




Corte C
Escala 1:100

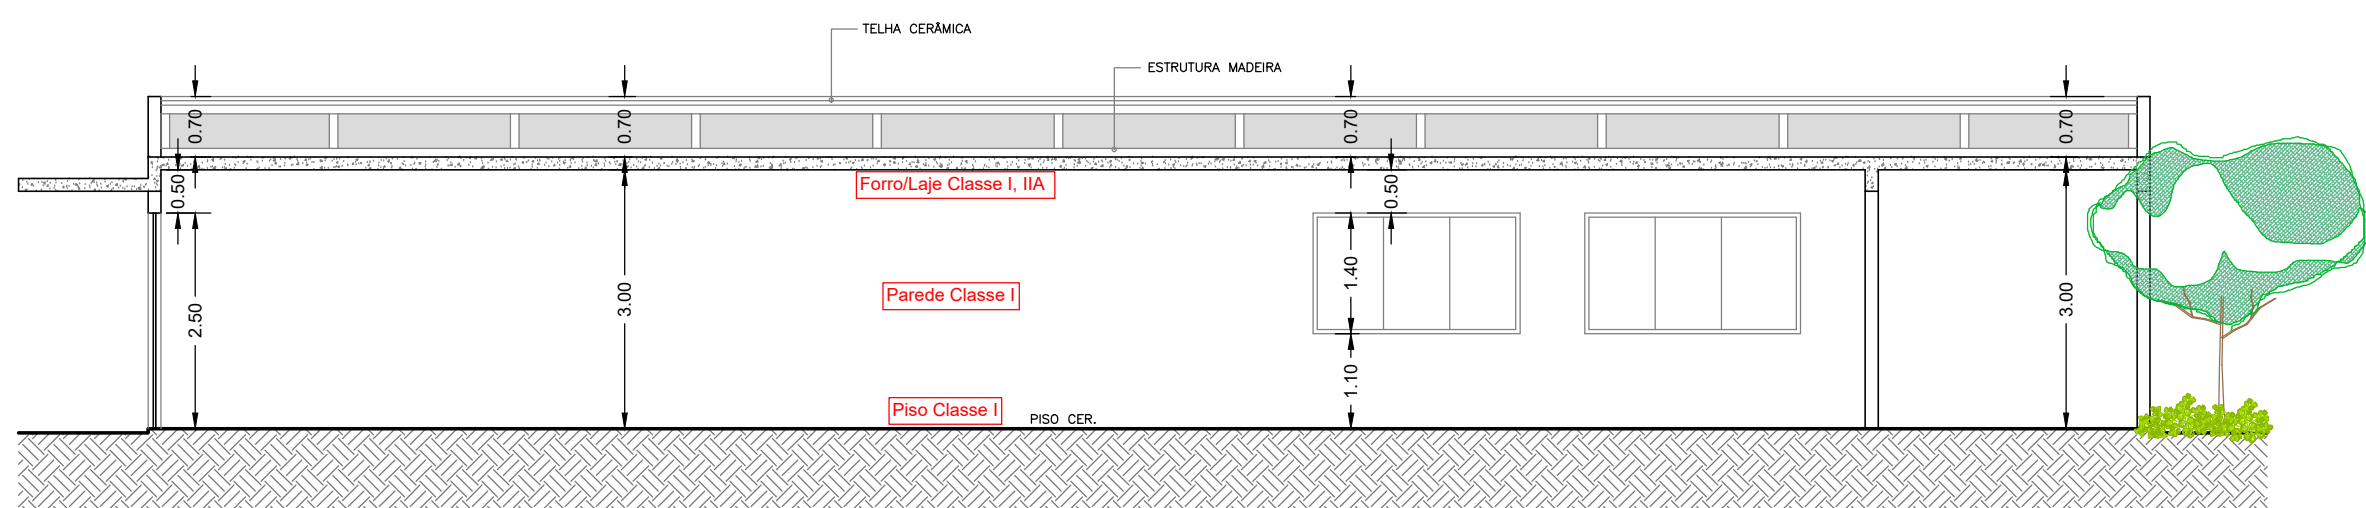


CORTE E
ESCALA 1 : 125

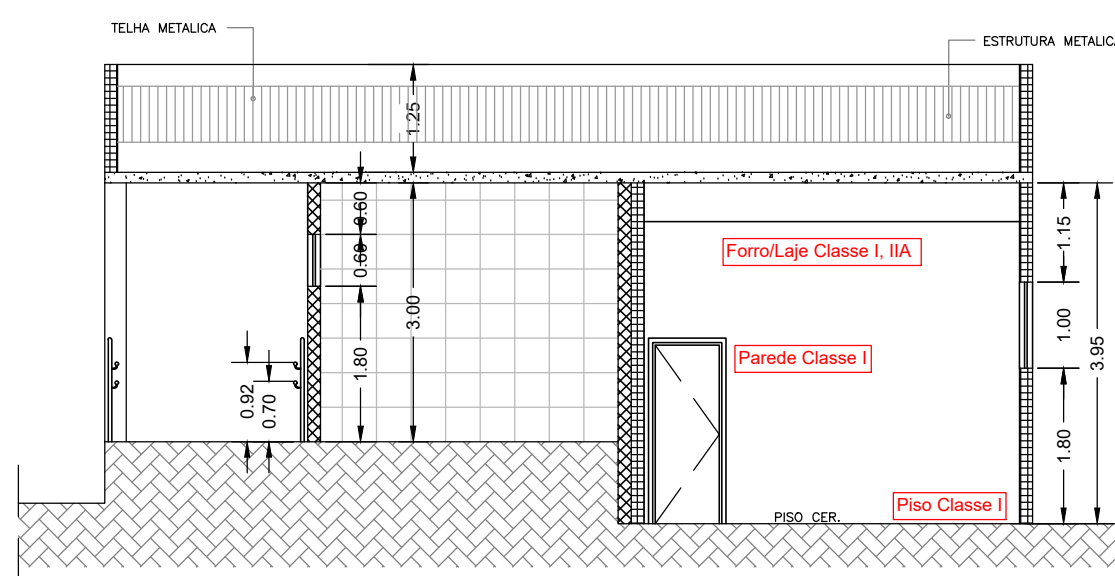

Corte F
Escala 1:100


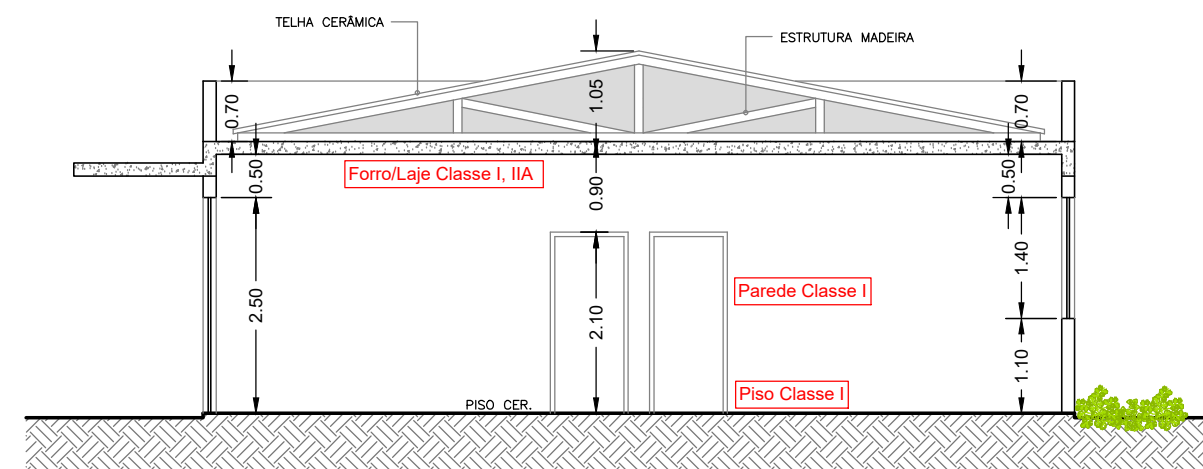


Corte D
Escala 1:100

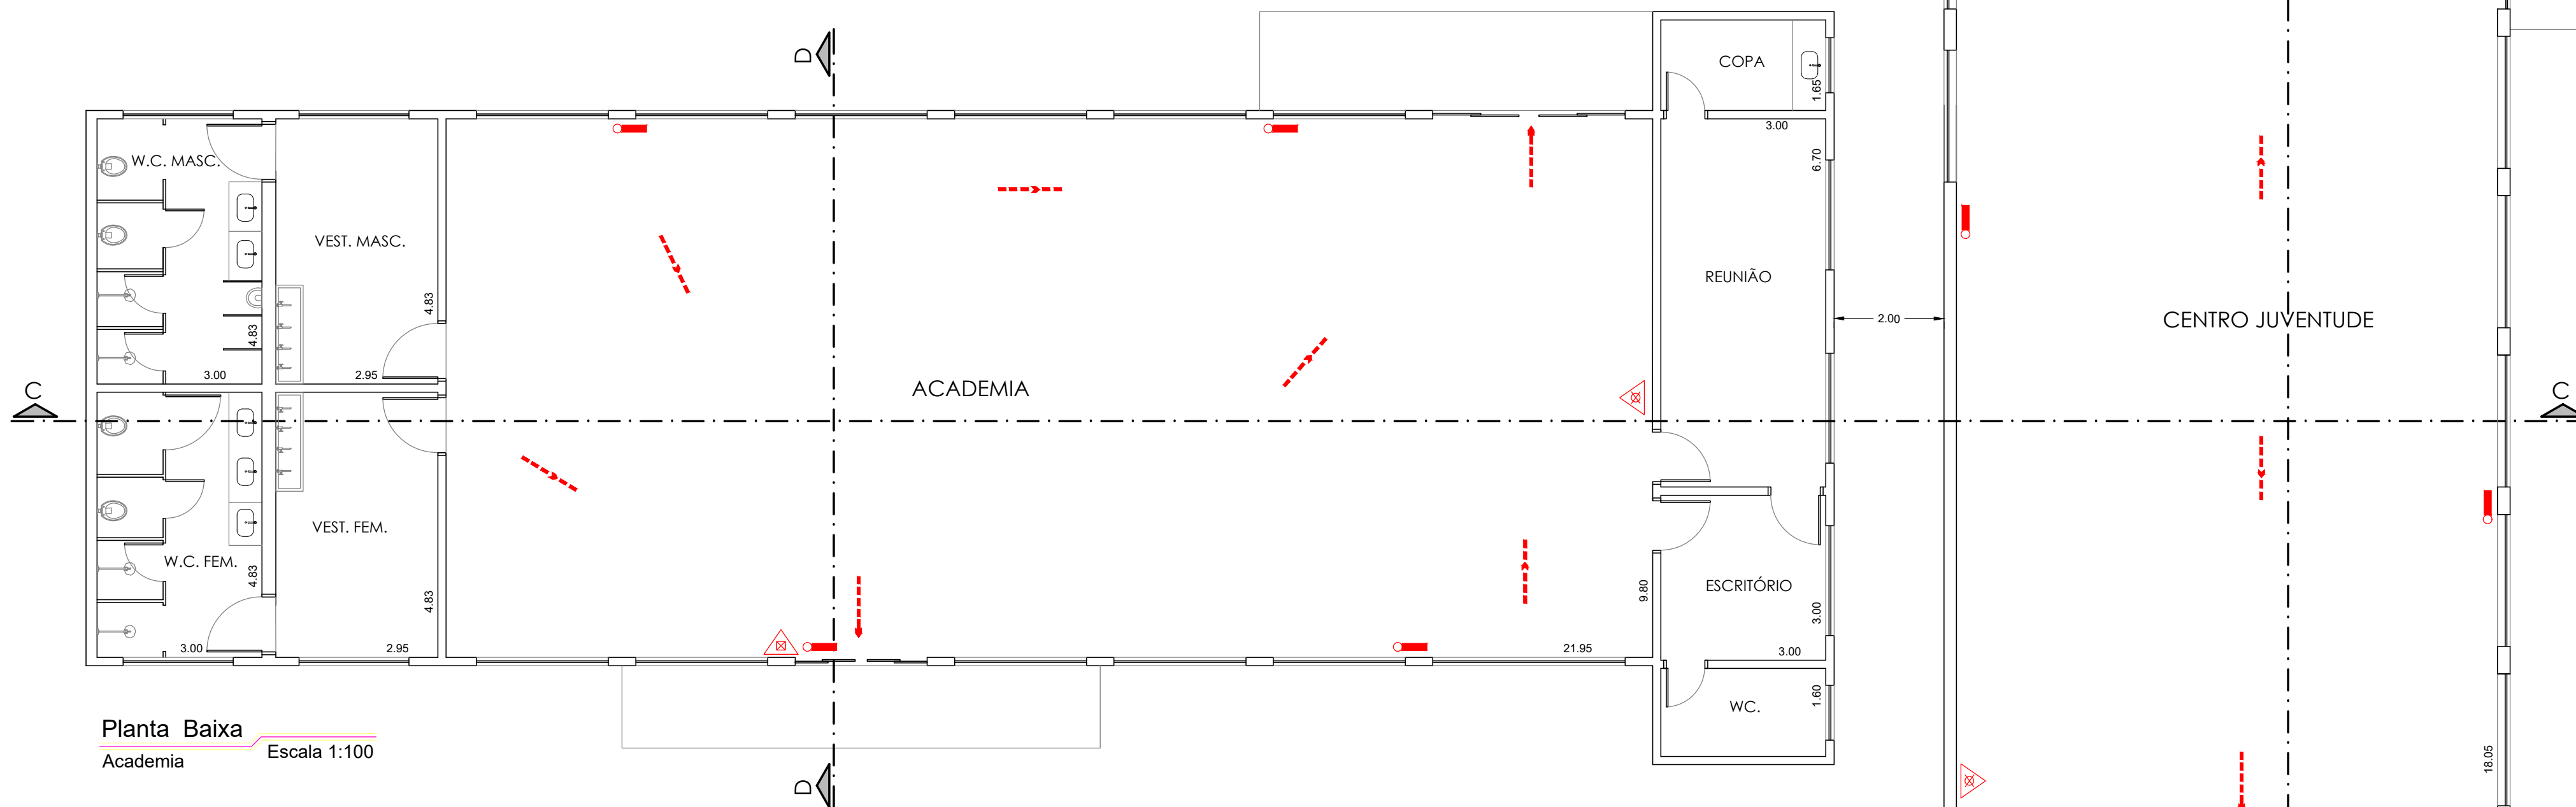

Planta Baixa
Academia
Escala 1:100

DETALHES CENTRAL DE GLP

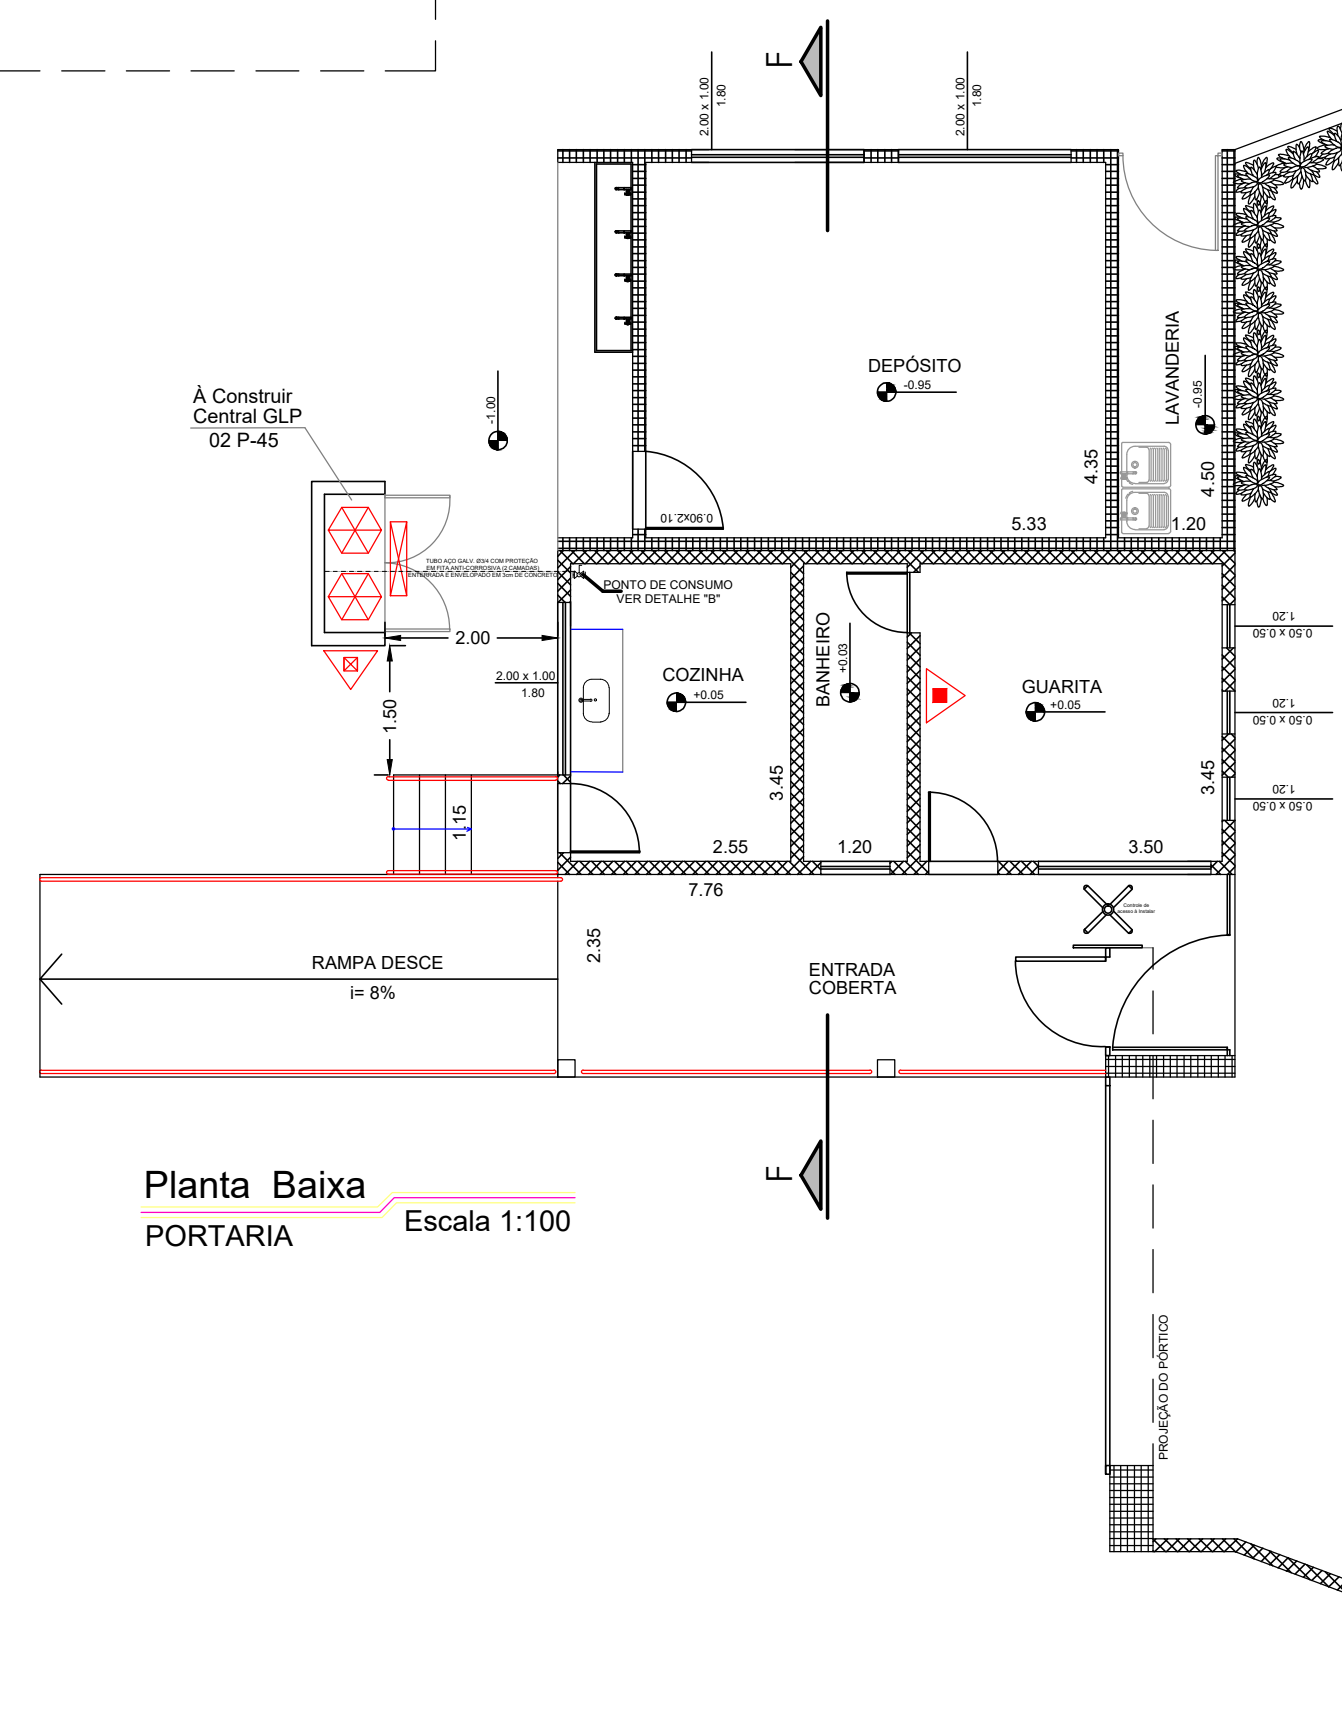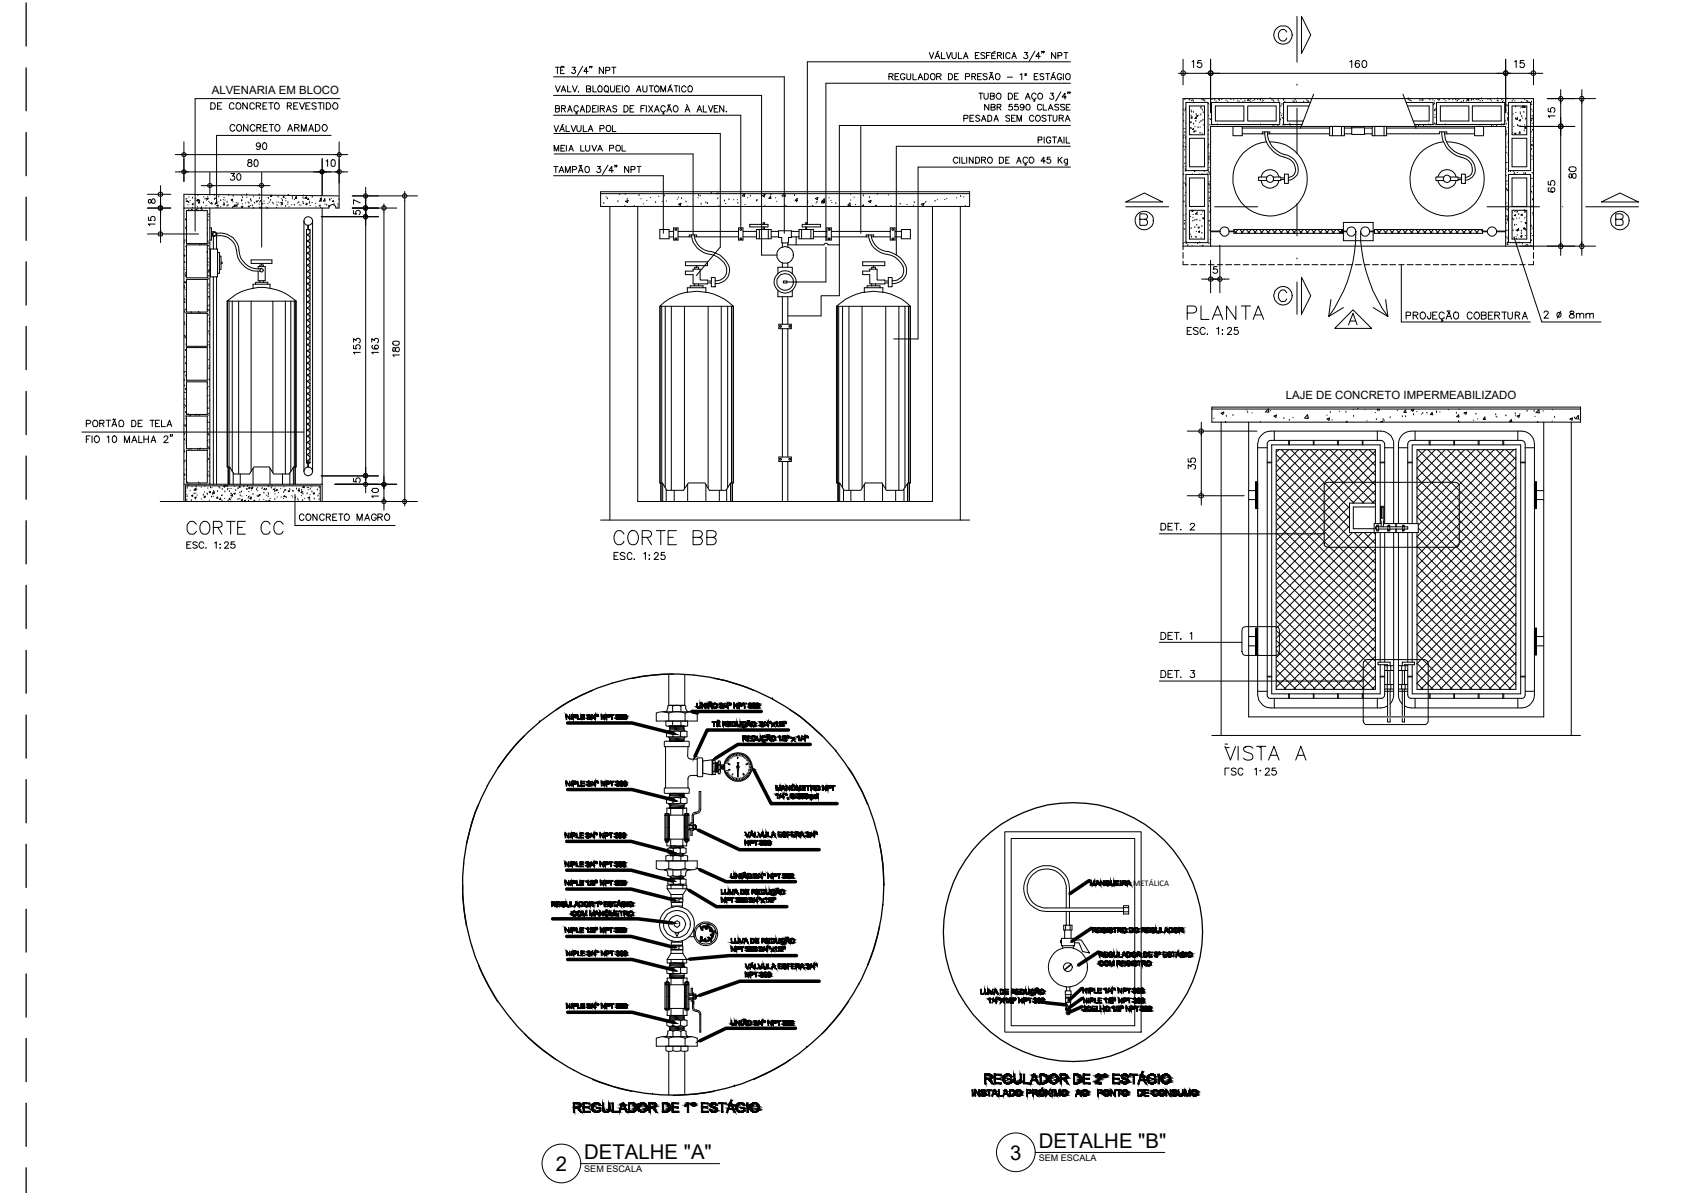

Planta Baixa
PORTARIA
Escala 1:100

LEGENDA DO SISTEMA DE SEGURANÇA	
	ACIONADOR DE BOMBA DE INCÊNDIO (BOTOEIRA TIPO LIGA DESLIGA)
	HIDRANTE SIMPLES
	BOMBA DE INCÊNDIO
	REGISTRO DE REGALQUE COM VÁLVULA DE RETENÇÃO
	ACIONADOR DO ALARME DE EMERGÊNCIA
	CARGA DE PÓ 20 - B-C
	CARGA D'ÁGUA 2 - A
	CARGA CO2 5 - C
	CARGA DE PÓ ABC 20 - B/C
	RESERVA DE INCÊNDIO
	PONTO DE ILUMINAÇÃO DE EMERGÊNCIA
	PONTO ILUMINAÇÃO EMERGÊNCIA TIPO ACLARAMENTO
	ILUMINAÇÃO EMERGÊNCIA TIPO CLIBRIM C/ 2 PROJETOR
	SIRENE DO ALARME DE EMERGÊNCIA
	AVISADOR SONORO E VISUAL TIPO SIRENE
	BATERIA DO SISTEMA DE ALARME DE EMERGÊNCIA
	CENTRAL DO ALARME DE EMERGÊNCIA
	DETECTOR DE FUMAÇA PONTUAL
	ACESSO PARA VIATURA DO CORPO DE BOMBEIROS
	CENTRAL PREDIAL DE GLP
	E EXPRESSAMENTE PROIBIDO O USO DE FOGO OU DE QUALQUER INSTRUMENTOS QUE PRODUZAM FAÍSCAS
	BARRA ANTI-PÂNICO
	CHAVE ELÉTRICA PRINCIPAL
	TUBULAÇÃO DESCE
	TUBULAÇÃO SOBE
	SAÍDA FINAL DA ROTA DE FUGA
	DIREÇÃO DE FLUXO DA ROTA DE FUGA

Proprietário e ou Responsável pelo uso
PREFEITURA MUNICIPAL DE GUARIBA

Resp. Técnico Crea: 5060714531
DANIELA DO CARMO MELO PINHEIRO

PROJETO DOS SISTEMAS DE PREVENÇÃO E COMBATE A INCÊNDIO
PLANTA BAIXA, CORTES, FACHADA E DETALHES

OCUPAÇÃO: CENTRO POLIESPORTIVO
LOCAL: RUA JOAQUIM CARLOS DE MATTOS, 1141 - JD. BOA VISTA - GUARIBA - SP
PROPRIETÁRIO: PREFEITURA MUNICIPAL DE GUARIBA
RESP. PELO USO: PREFEITURA MUNICIPAL DE GUARIBA
RESP. TÉCNICO: DANIELA DO CARMO MELO PINHEIRO RRT: 2620241336972 ESCALA: INDICADAS
ÁREA DO TERRENO: 34.507,34 m² ÁREA CONSTRUÍDA: 3.995,07 m² DATA: OUT. / 2024



Planta Baixa
Centro Juventude
Escala 1:100