

HISTÓRICO		
ALTERAÇÃO	REVISÃO	DATA
1.		
2.		
3.		
4.		
5.		

ENGENHEIRO(A) RESPONSÁVEL:	PROPRIETÁRIO:
PABLO HENRIQUE CASTRO SOARES CREA PI 1922310085	


SECRETARIA DA ASSISTÊNCIA TÉCNICA E DEFESA AGROPECUÁRIA - SADA

GOVERNO DO PIAUÍ

SECRETARIA DA ASSISTÊNCIA TÉCNICA E DEFESA AGROPECUÁRIA


DEPARTAMENTO: COORDENAÇÃO DE ENGENHARIA E PROJETOS ESTRUTURANTES-COENGE	DESENHO: PL. LAYOUT
TÍTULO DO PROJETO: DETALHAMENTO DA EQUIPAGEM DE POÇOS	PRANCHA: 01/02
ENDEREÇO DO SERVIÇO: DIVERSAS LOCALIDADES - ZONA RURAL	ESCALA: INDICADA
TÍTULO DO DESENHO: DETALHAMENTO DA EQUIPAGEM DE POÇOS	REVISÃO:
MUNICÍPIO: MONSENHOR GIL-PI	ZONA: RURAL
DESENHO: PABLO HENRIQUE	FASE: PEXEC
DATA: JANEIRO/2026	

COR PENA  
07 0.1  
07 0.2  
07 0.3  
07 0.4  
07 0.5  
07 0.6  
07 0.7  
07 0.8  
07 0.9  
07 1.0  
07 1.1  
07 1.2  
07 1.3  
07 1.4  
07 1.5  
07 1.6  
07 1.7  
07 1.8  
07 1.9  
07 2.0  
07 2.1  
07 2.2  
07 2.3  
07 2.4  
07 2.5


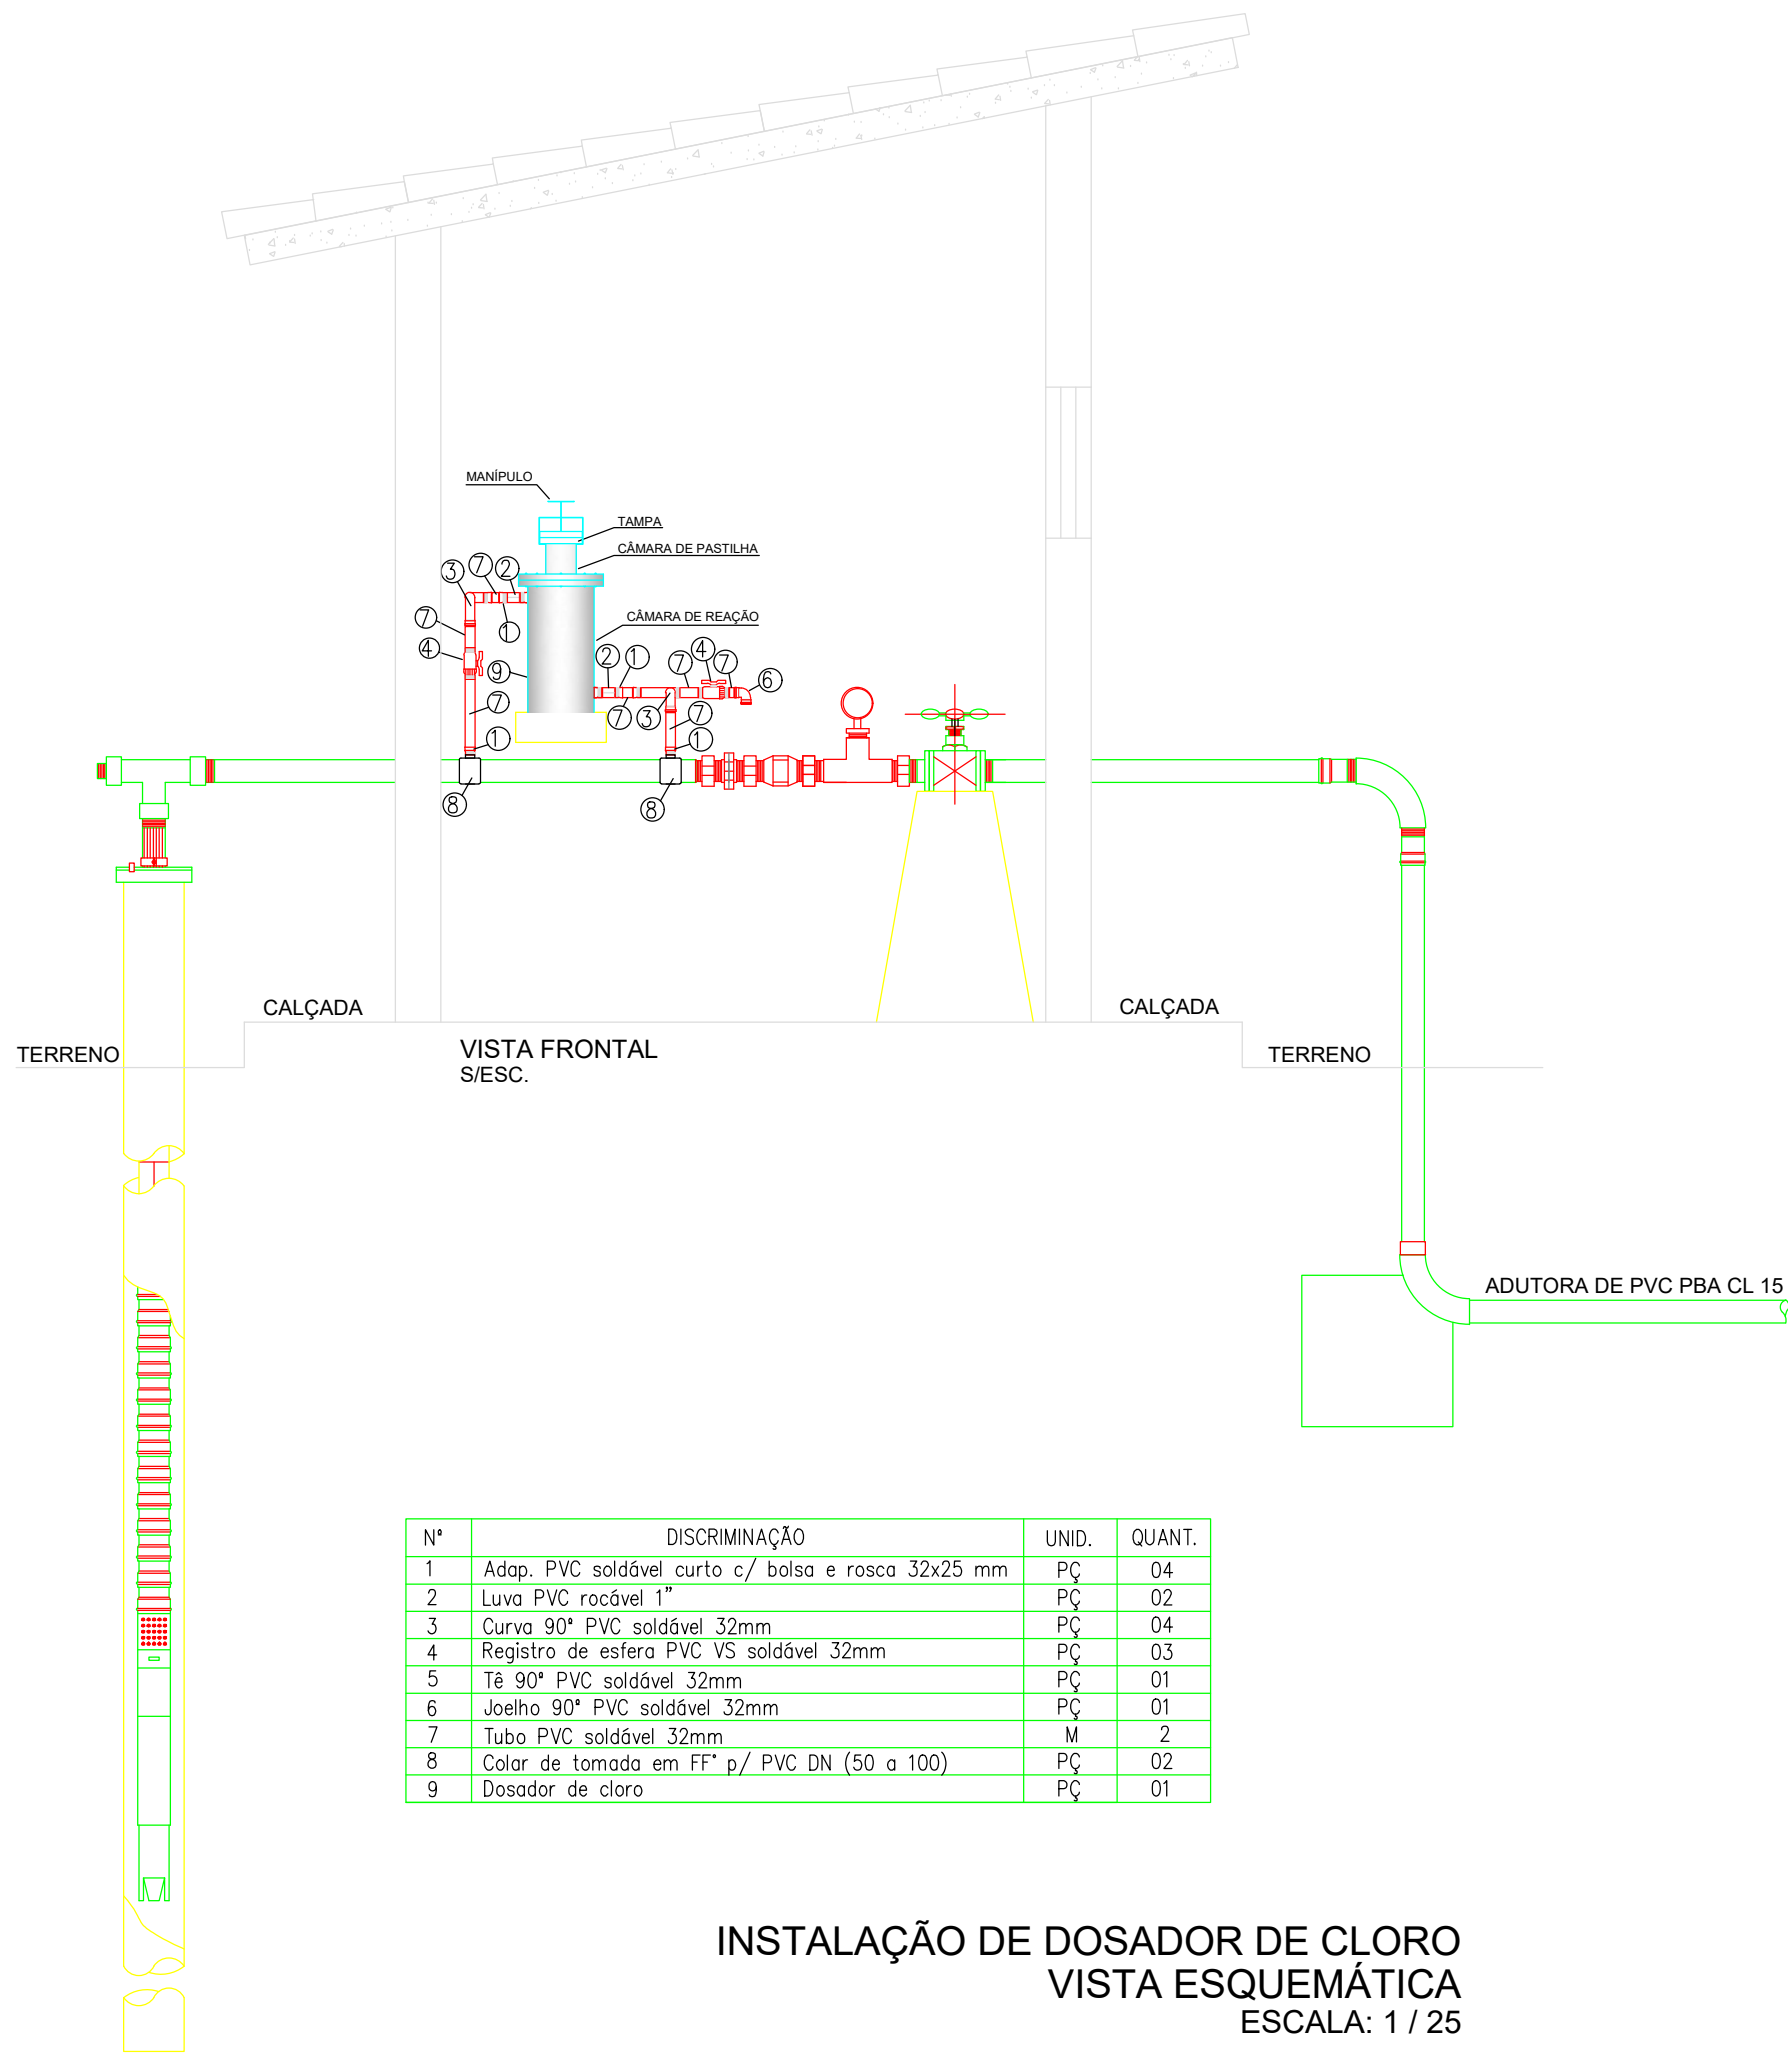


Nº	DISCRIMINAÇÃO	UNID.	QUANT.
1	Adap. PVC soldável curto c/ bolso e rosca 32x25 mm	PÇ	04
2	Luva PVC rocável 1"	PÇ	02
3	Curva 90° PVC soldável 32mm	PÇ	04
4	Registro de esfera PVC VS soldável 32mm	PÇ	03
5	Te 90° PVC soldável 32mm	PÇ	01
6	Joelho 90° PVC soldável 32mm	PÇ	01
7	Tubo PVC soldável 32mm	M	2
8	Calor de tomada em FT" p/ PVC DN. (50 a 100)	PÇ	02
9	Dosador de cloro	PÇ	01


INSTALAÇÃO DE DOSADOR DE CLORO  
VISTA ESQUEMÁTICA  
ESCALA: 1 / 25

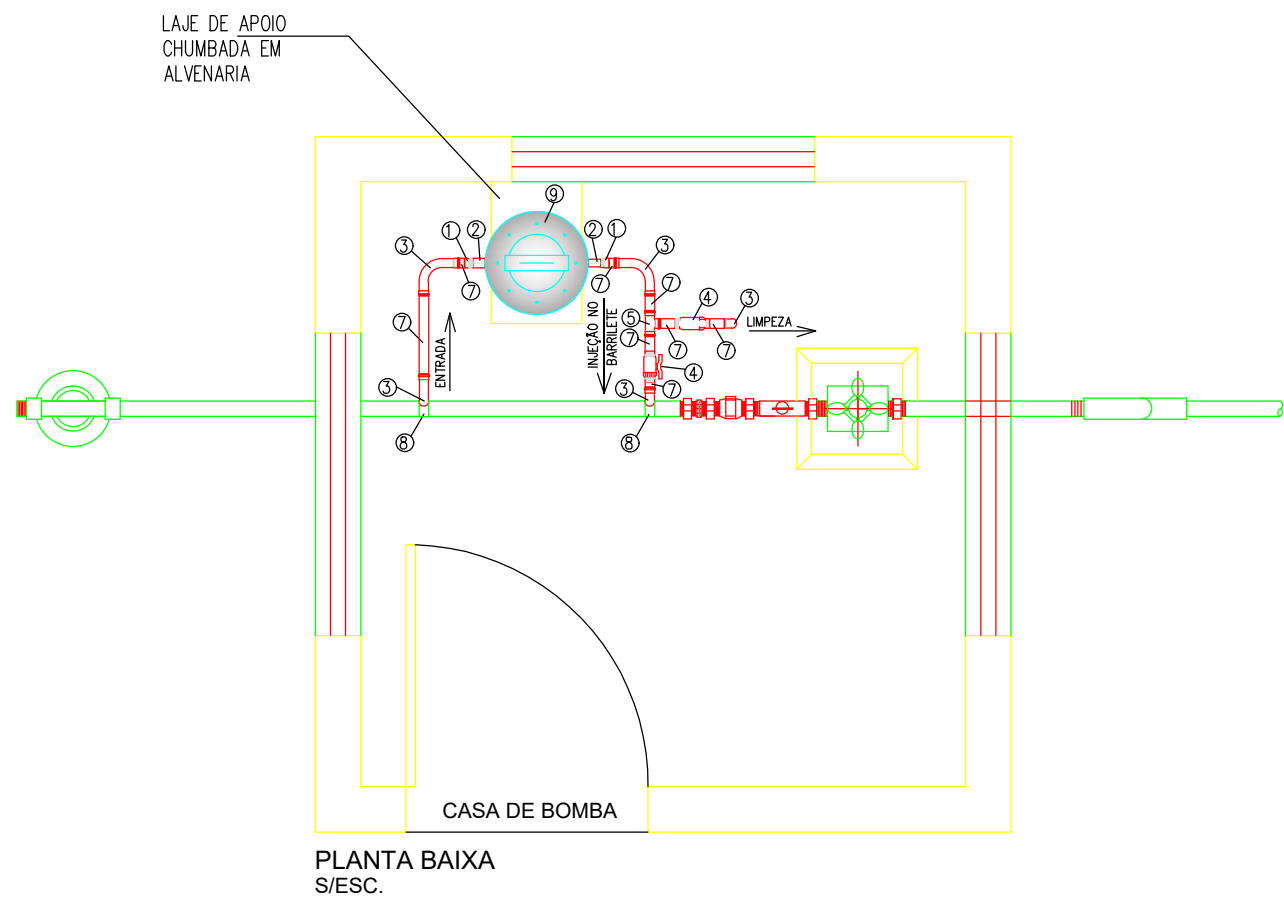

INSTALAÇÃO DE DOSADOR DE CLORO  
PLANTA BAIXA  
ESCALA: 1 / 25

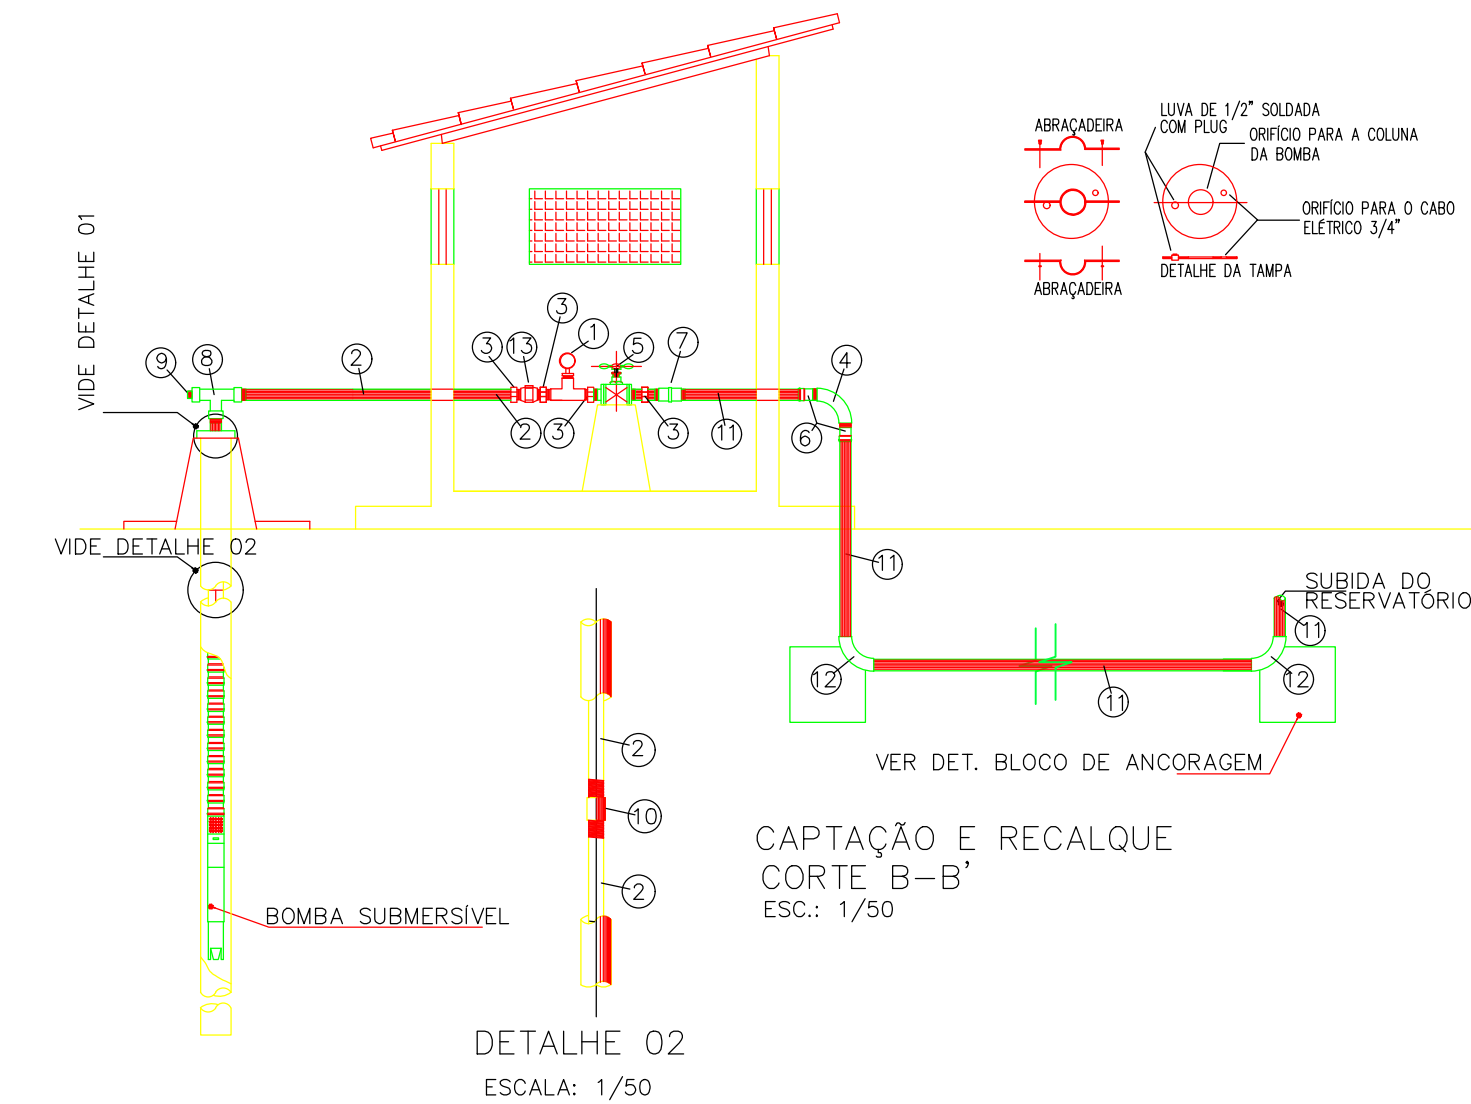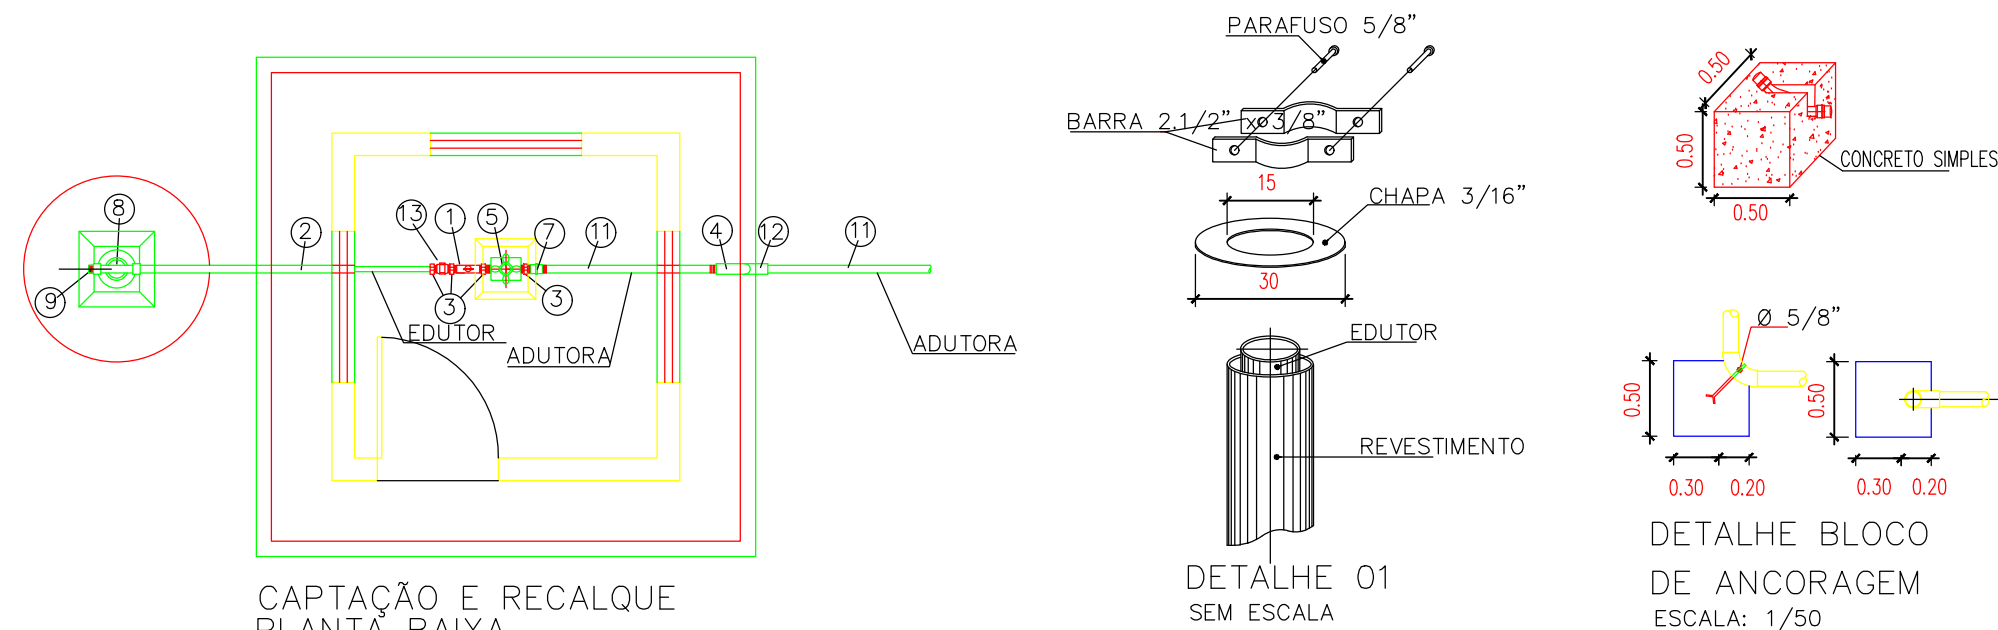

RELAÇÃO DE MATERIAIS			
ITEM	DESCRIÇÃO	UNID.	QUANT.
1	MANÔMETRO DE PRESSÃO ESCALA 0 a 10 Kg/ CM 2 COM ROSCA 1/2"	PÇ	01
2	TUBO EDITOR ( FERRO GALVANIZADO OU PVC GEO )	PÇ	VER PROJETO
3	NIPLE CINTURADO DE FERRO GALVANIZADO	PÇ	04
4	CURVA SIMPLES DE FERRO GALVANIZADO 90°	PÇ	01
5	REGISTRO DE GAVETA DE BRONZE	PÇ	01
6	ADAPTADOR COM ROSCA E BOLSA	PÇ	02
7	LUVA DE UNIÃO DE FERRO GALVANIZADO	PÇ	01
8	TE DE FERRO GALVANIZADO	PÇ	01
9	PLUG DE FERRO GALVANIZADO	PÇ	01
10	LUVA SIMPLES DE FERRO GALVANIZADO	PÇ	01
11	ADUTORA DE PVC PBA CLASSE 15	PÇ	VER PROJETO
12	CURVA SIMPLES DE PVC PBA CLASSE 15	PÇ	02
13	VALVULA DE RETENÇÃO HORIZONTAL COM PORTINHA DE BRONZE	PÇ	01

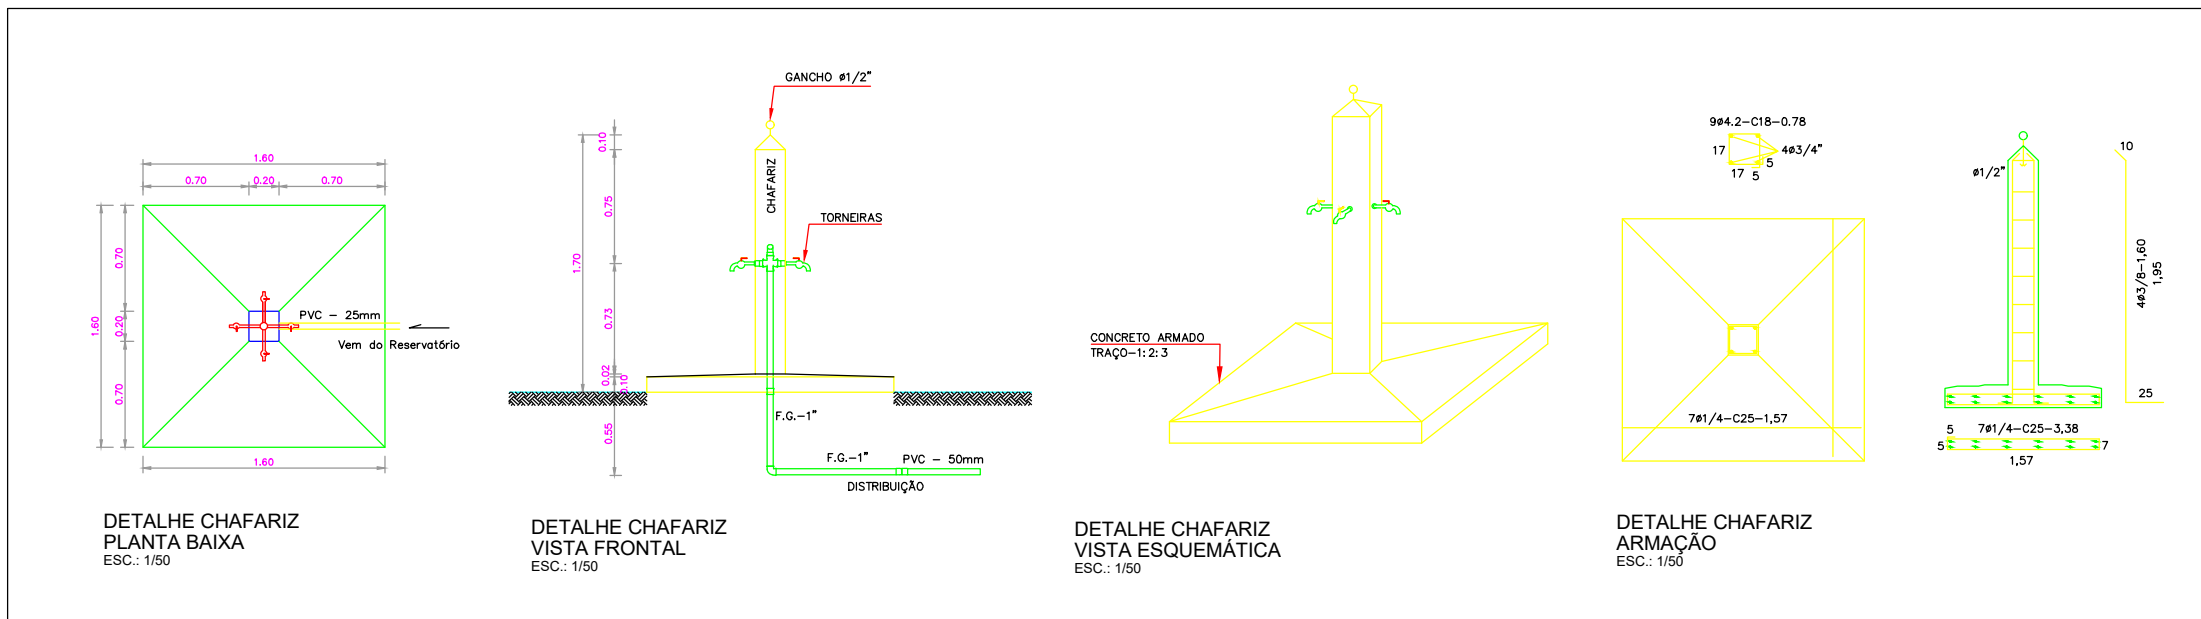

HISTÓRICO		
ALTERAÇÃO	REVISÃO	DATA
1.		
2.		
3.		
4.		
5.		

ENGENHEIRO(A) RESPONSÁVEL:	Documento assinado digitalmente PABLO HENRIQUE CASTRO SOARES Data: 03/02/2026 12:56:07 -0300 Verifique em https://validar.jt.gov.br	PROPRIETÁRIO:
PABLO HENRIQUE CASTRO SOARES CREA PI 1922310085		

SECRETARIA DA ASSISTÊNCIA TÉCNICA E DEFESA AGROPECUÁRIA - SADA	GOVERNO DO PIAUÍ AQUI TEM TRABALHO AQUI TEM FUTURO	GOVERNO DO ESTADO DO PIAUÍ SADA SECRETARIA DA ASSISTÊNCIA TÉCNICA E DEFESA AGROPECUÁRIA
--	---	---

DEPARTAMENTO: COORDENAÇÃO DE ENGENHARIA E PROJETOS ESTRUTURANTES-COENGE	DESENHO: PL. LAYOUT
TÍTULO DO PROJETO: DETALHAMENTO DA EQUIPAGEM DE POÇOS	PRANCHA: 02/02
ENDEREÇO DO SERVIÇO: DIVERSAS LOCALIDADES - ZONA RURAL	ESCALA: INDICADA
TÍTULO DO DESENHO: DETALHAMENTO DA EQUIPAGEM DE POÇOS	REVISÃO:
MUNICÍPIO: MONSENHOR GIL-PI	ZONA: RURAL
DESENHO: PABLO HENRIQUE	FASE: PEXEC
DATA: JANEIRO/2026	

COR PENA  
07 0.1  
red 07 0.2  
yellow 07 0.3  
green 07 0.4  
cyan 07 0.5  
blue 07 0.6  
magenta 07 0.7  
white 07 0.8  
04 0.1  
40 0.1  
94 0.1  
240 0.1  
253 0.1