


PLANTA BAIXA

ELÉTRICA
ESCALA 1:125

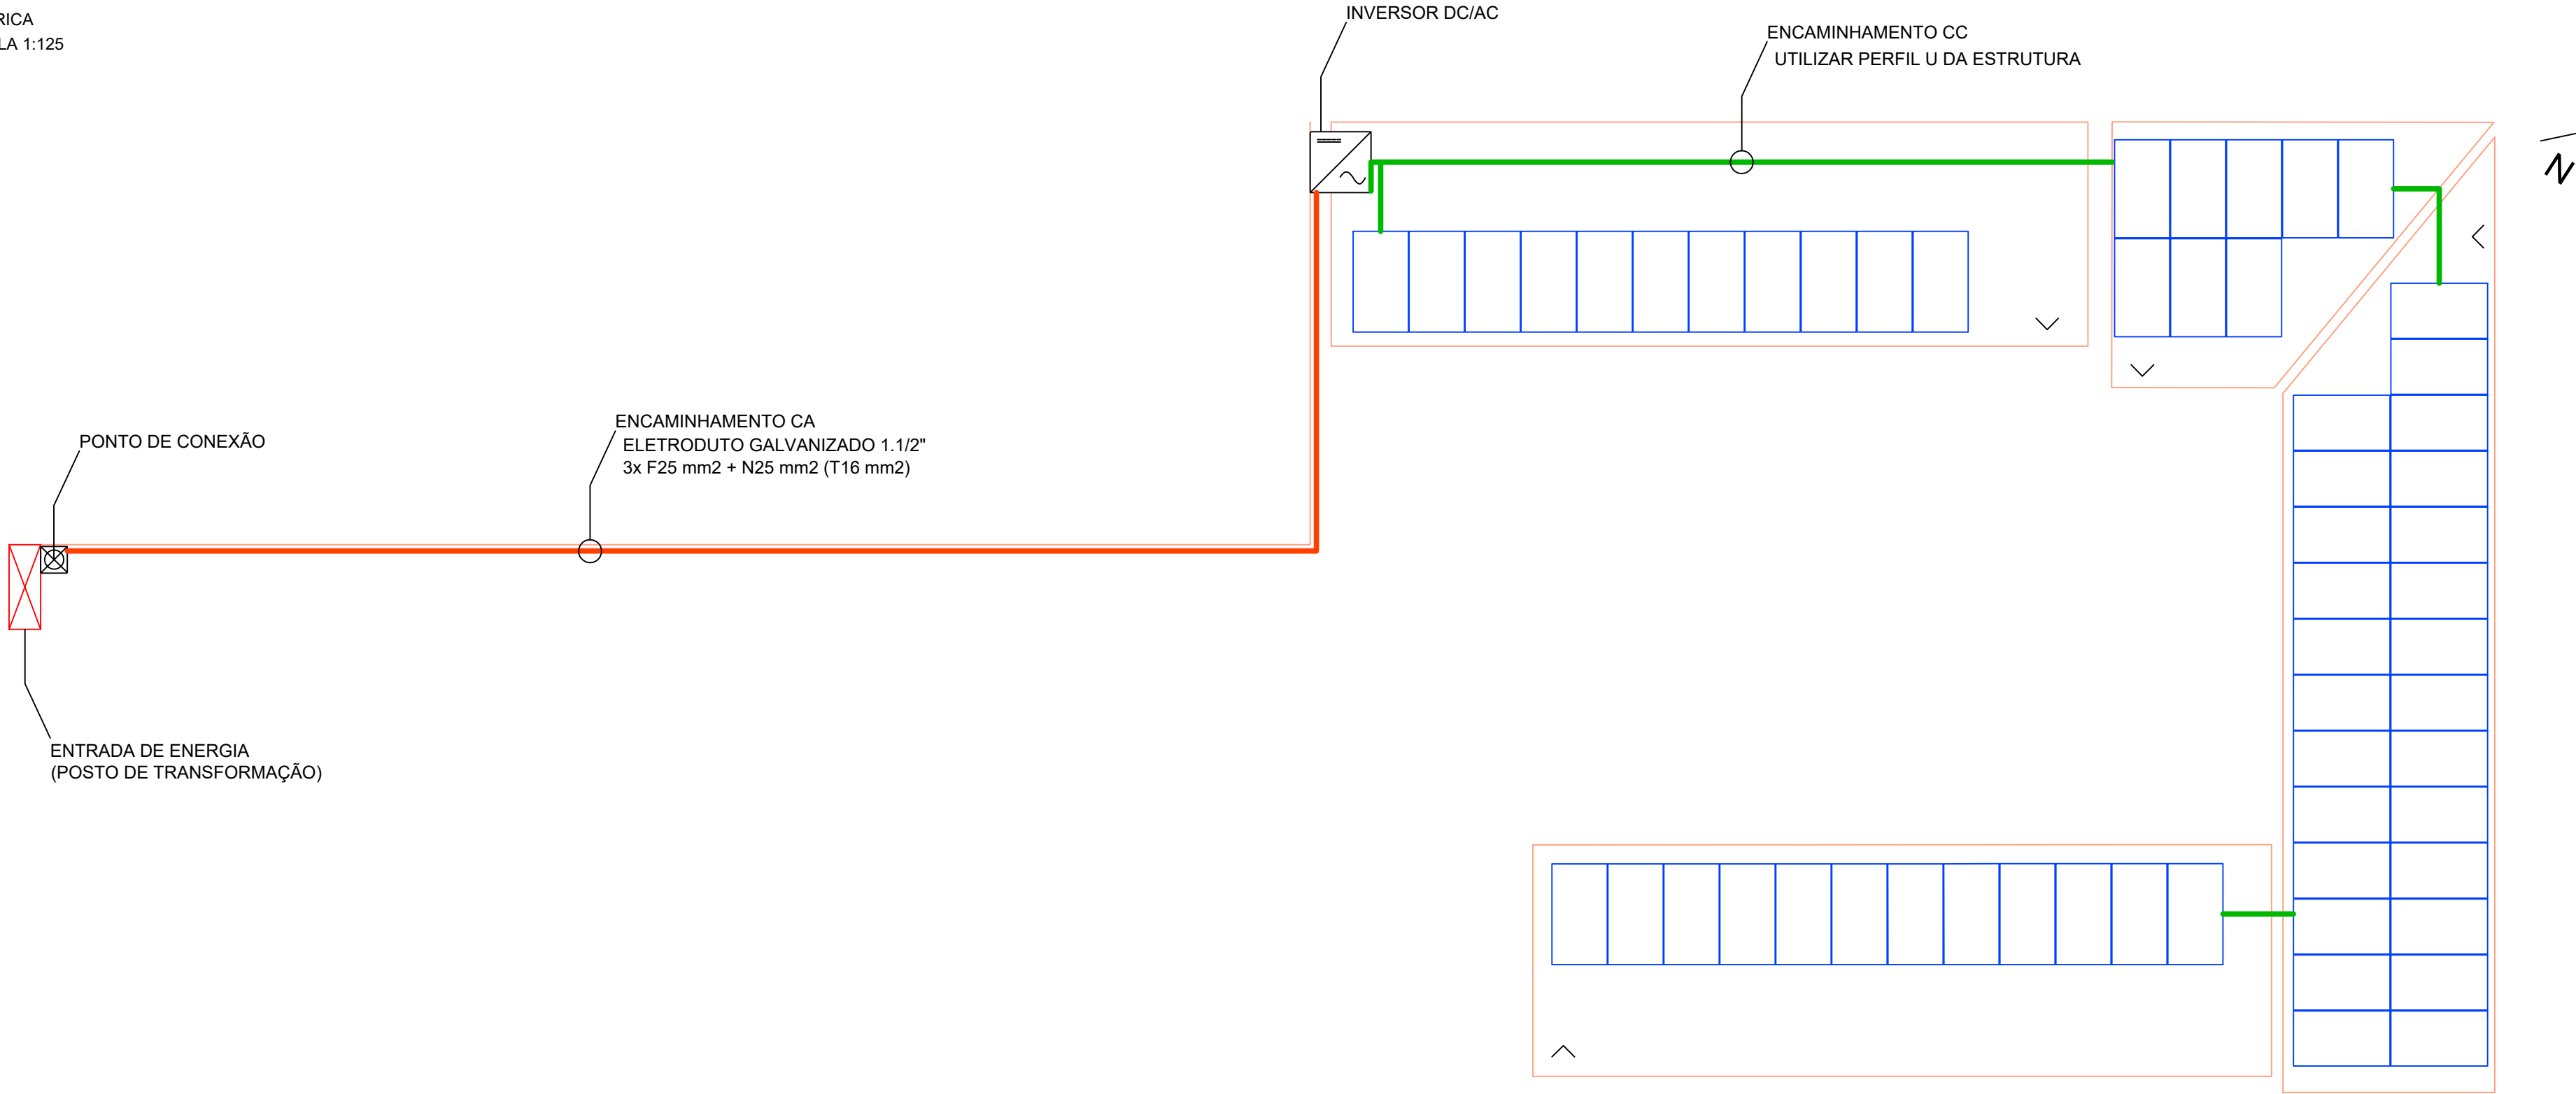

NOTAS

- O ENCAMINHAMENTO CC E CA TERÃO INFRAESTRUTURA SEPARADA COM ISOLAÇÃO GALVÂNICA.
- ATERRAR TODAS AS PARTES METÁLICAS DE INFRAESTRUTURA (ELETRODUTOS GALVANIZADOS, ELETROCALHAS, ETC).
- MATER DISTÂNCIA ENTRE A EXTREMIDADE DO PAINEL E O PONTO DE APOIO DO SUPORTE NO MÁXIMO 1/4 DO TAMANHO DO PAINEL.

LEGENDA

- MÓDULO FOTOVOLTAICO
- STRING 1
- STRING 2
- STRING 3
- STRING 4
- ENTRADA DE ENERGIA
- PONTO DE CONEXÃO
- INVERSOR DE FREQUÊNCIA CC/CA

REVISÃO:	DATA:
REVISÃO:	DATA:
REVISÃO:	DATA:
REVISÃO: 00 - EMISSÃO INICIAL	DATA: 26/11/2025
CF Engenharia Projetos e Implantações	
RESP. TÉCNICO: GUILHERME FREITAS	
TÍTULO: ENGENHEIRO ELETRICISTA	
RNP: 1713039583	CREA: PR-137973/D
PROJETO: GF-4201625	ART: 1720256940324
CLIENTE: CÂMARA MUNICIPAL DE LINS	
LOCAL: RUA MAESTRO CARLOS GOMES, 22, LINS/SP	
CONTEÚDO: PLANTA BAIXA ELÉTRICA	
ESCALA: INDICADA	FOLHA: 1/1