


PLANTA BAIXA

DIVISÃO DE STRINGS
ESCALA 1:75

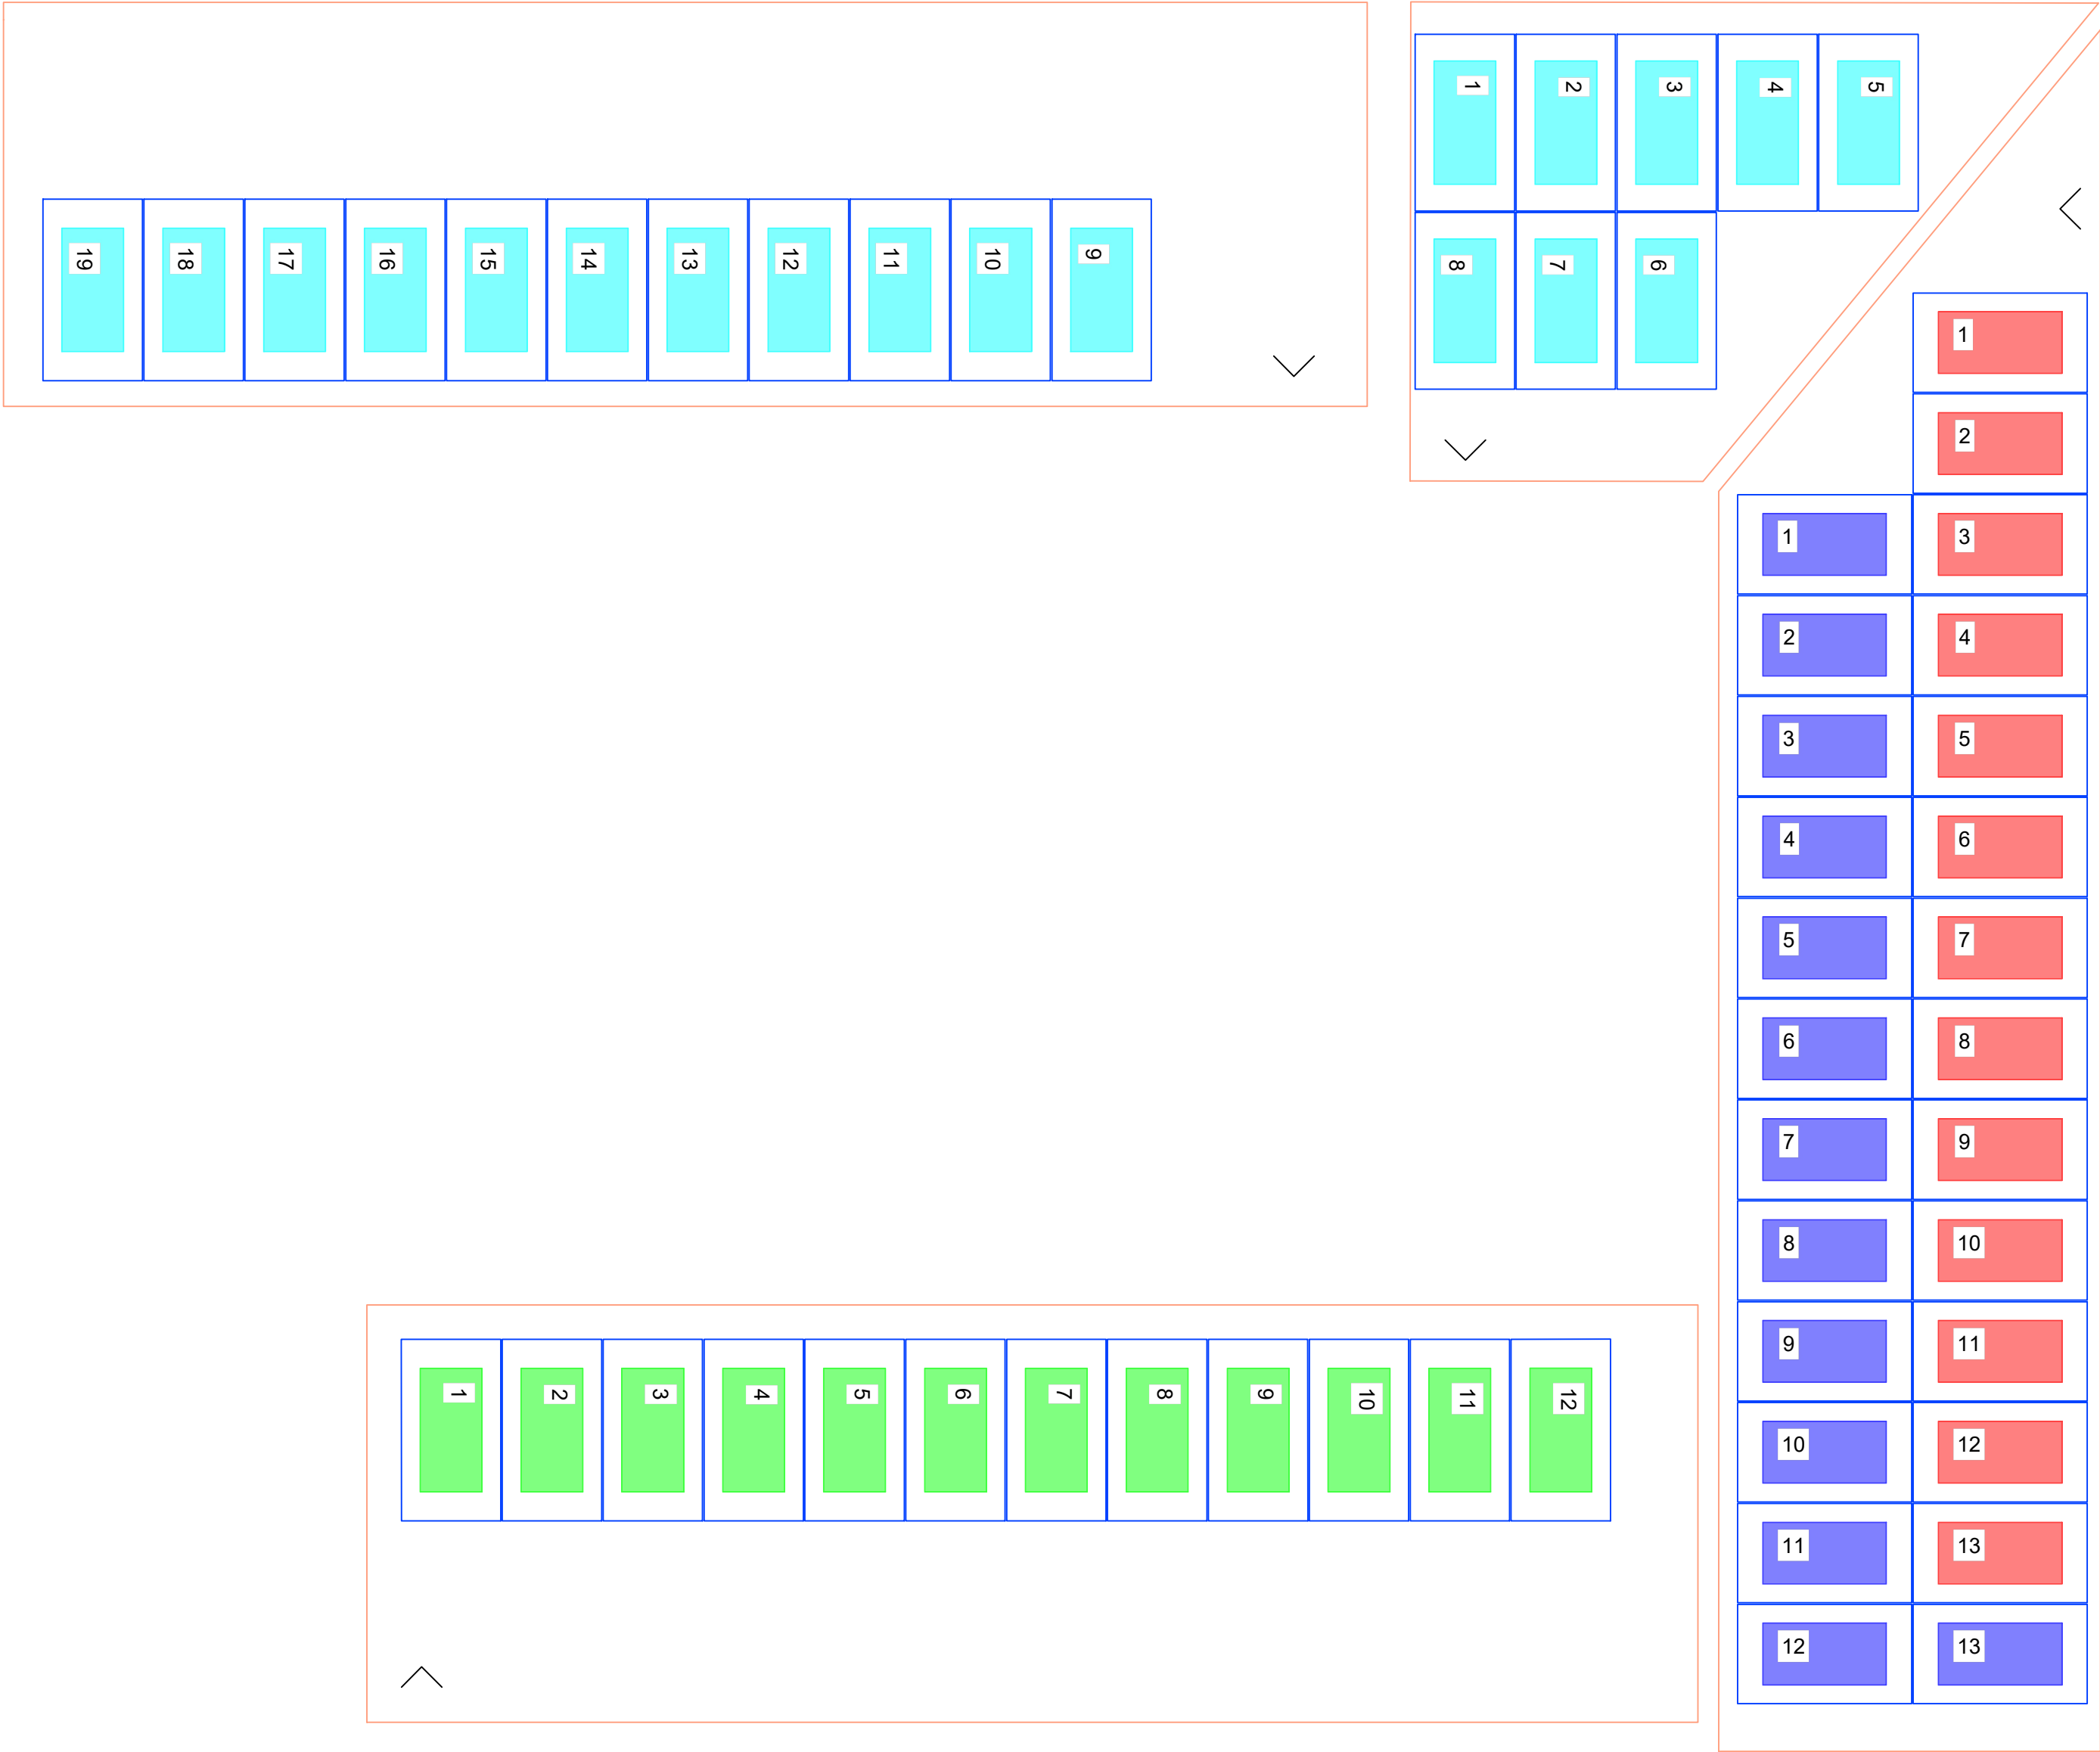

INVERSOR - SUNGROW SG36CX		
MPPT IN	STRING	QTDE PAINELIS
1 1	1	13
1 2	-	-
2 1	2	13
2 2	-	-
3 1	3	12
3 2	-	-
4 1	4	19
4 2	-	-

NOTAS
-O ENCAMINHAMENTO CC E CA TERÃO INFRAESTRUTURA SEPARADA COM ISOLAÇÃO GALVÂNICA.
-ATERRAR TODAS AS PARTES METÁLICAS DE INFRAESTRUTURA (ELETRODUTOS GALVANIZADOS, ELETROCALHAS, ETC).
-MATER DISTÂNCIA ENTRE A EXTREMIDADE DO PAINEL E O PONTO DE APOIO DO SUPORTE NO MÁXIMO 1/4 DO TAMANHO DO PAINEL.

LEGENDA
MÓDULO FOTOVOLTAICO STRING 1 STRING 2 STRING 3 STRING 4 ENTRADA DE ENERGIA PONTO DE CONEXÃO INVERSOR DE FREQUÊNCIA CC/CA

REVISÃO:	DATA:
REVISÃO:	DATA:
REVISÃO:	DATA:
REVISÃO: 00 - EMISSÃO INICIAL	DATA: 26/11/2025
GF Engenharia Projetos e Implantações	
PROJETO: GF-4201625	ART: 1720256940324
CLIENTE: CÂMARA MUNICIPAL DE LINS	
LOCAL: RUA MAESTRO CARLOS GOMES, 22, LINS/SP	
CONTEÚDO: PLANTA BAIXA DIVISÃO DE STRINGS	
ESCALA: INDICADA	
FOLHA: 1/1	