




PLANTA BAIXA  
ESCALA: 1:100

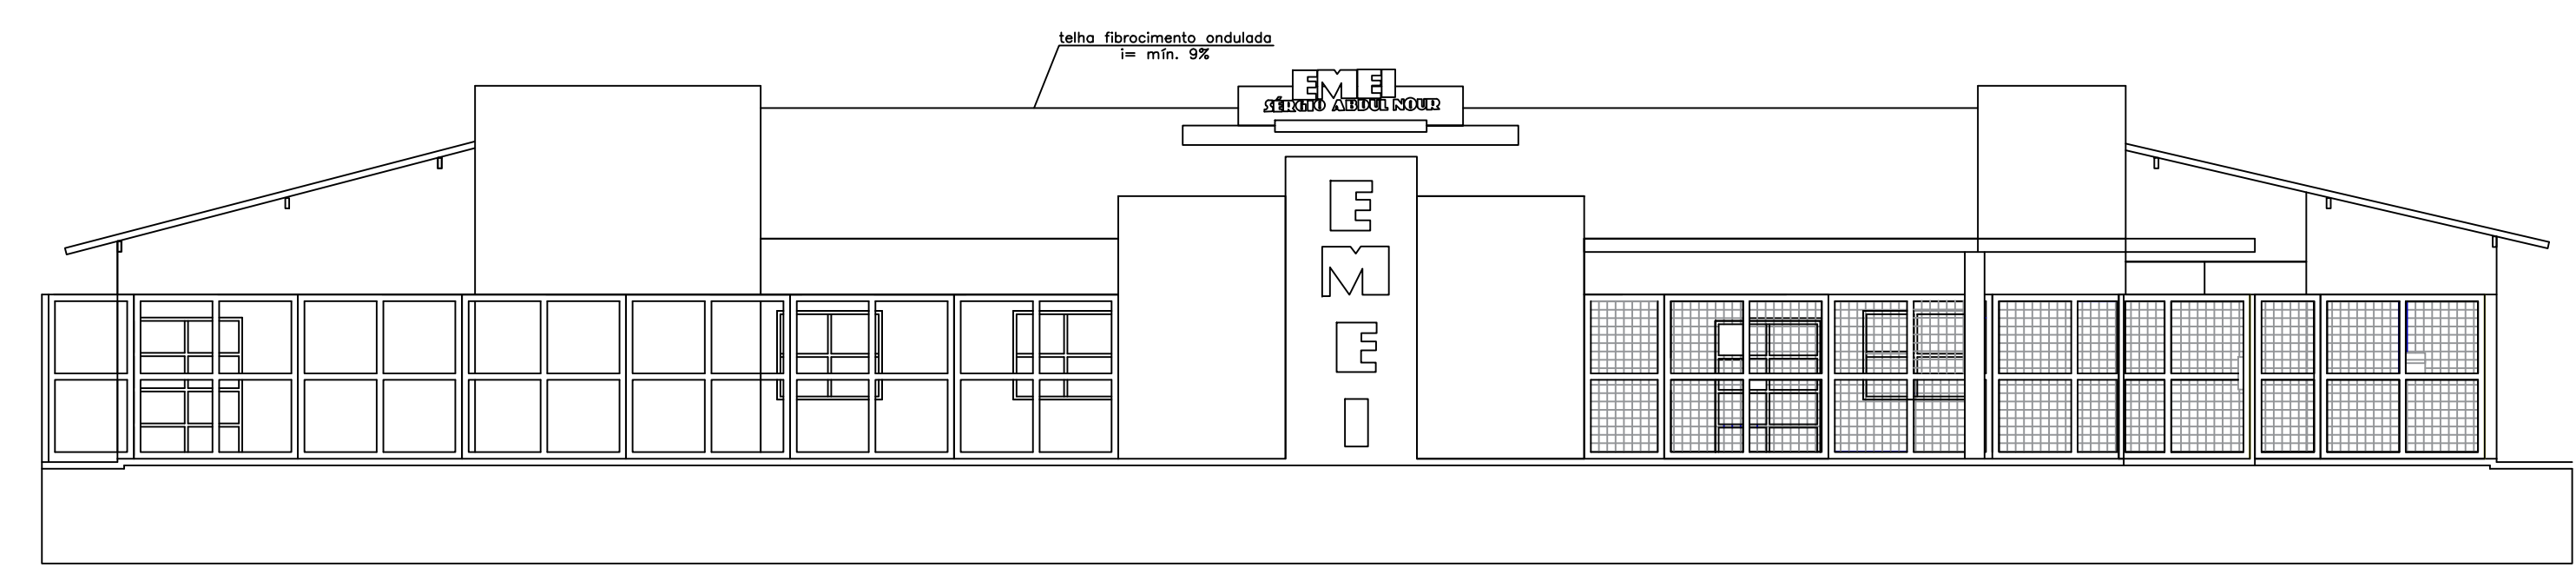


FACHADA  
ESCALA: 1:100

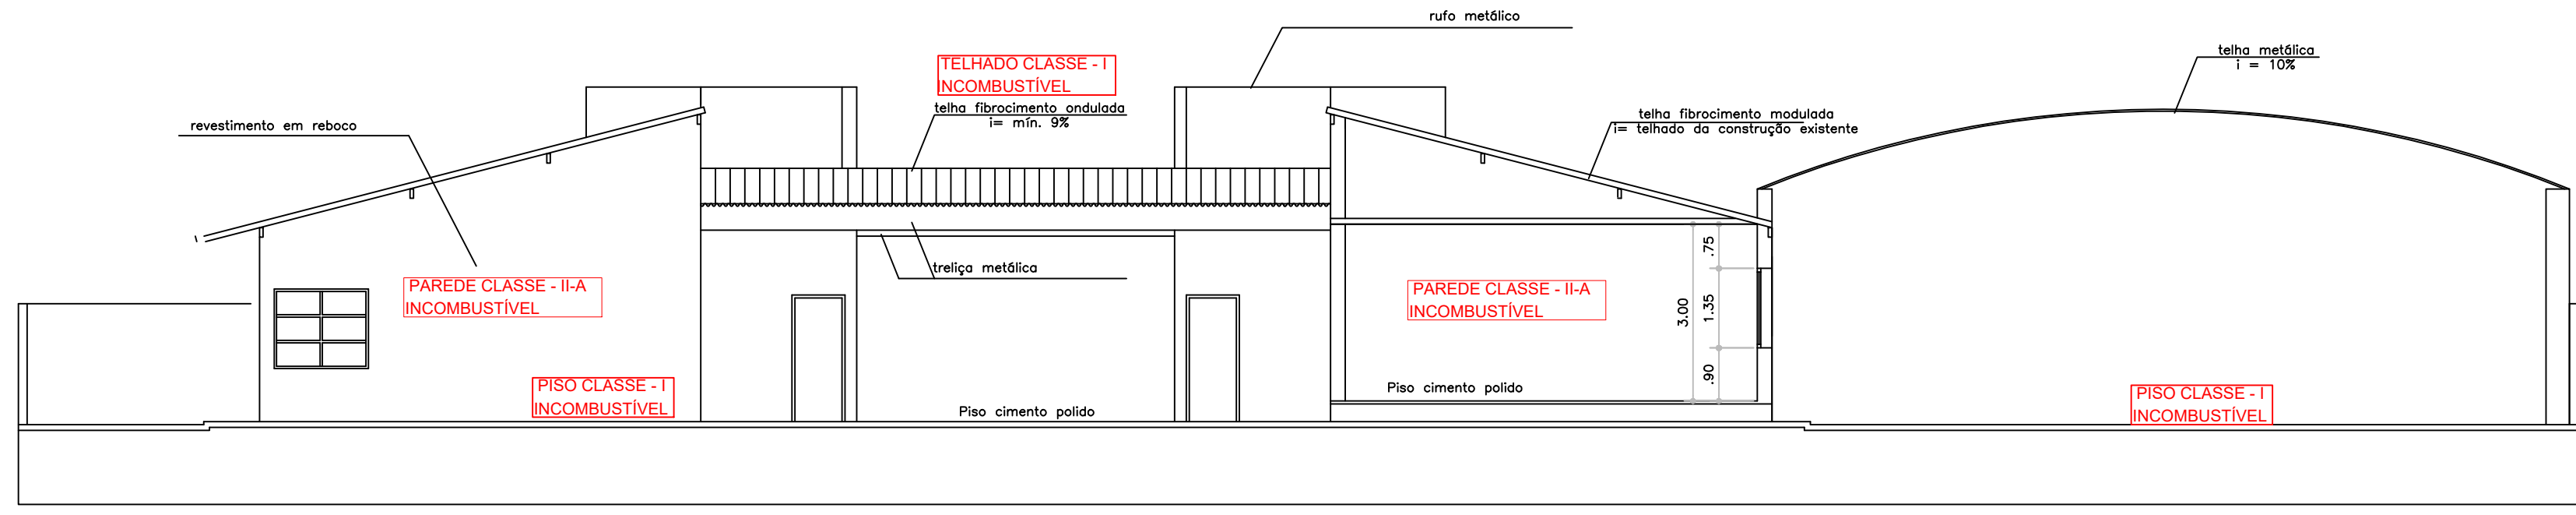

CORTE AA  
ESCALA: 1:100

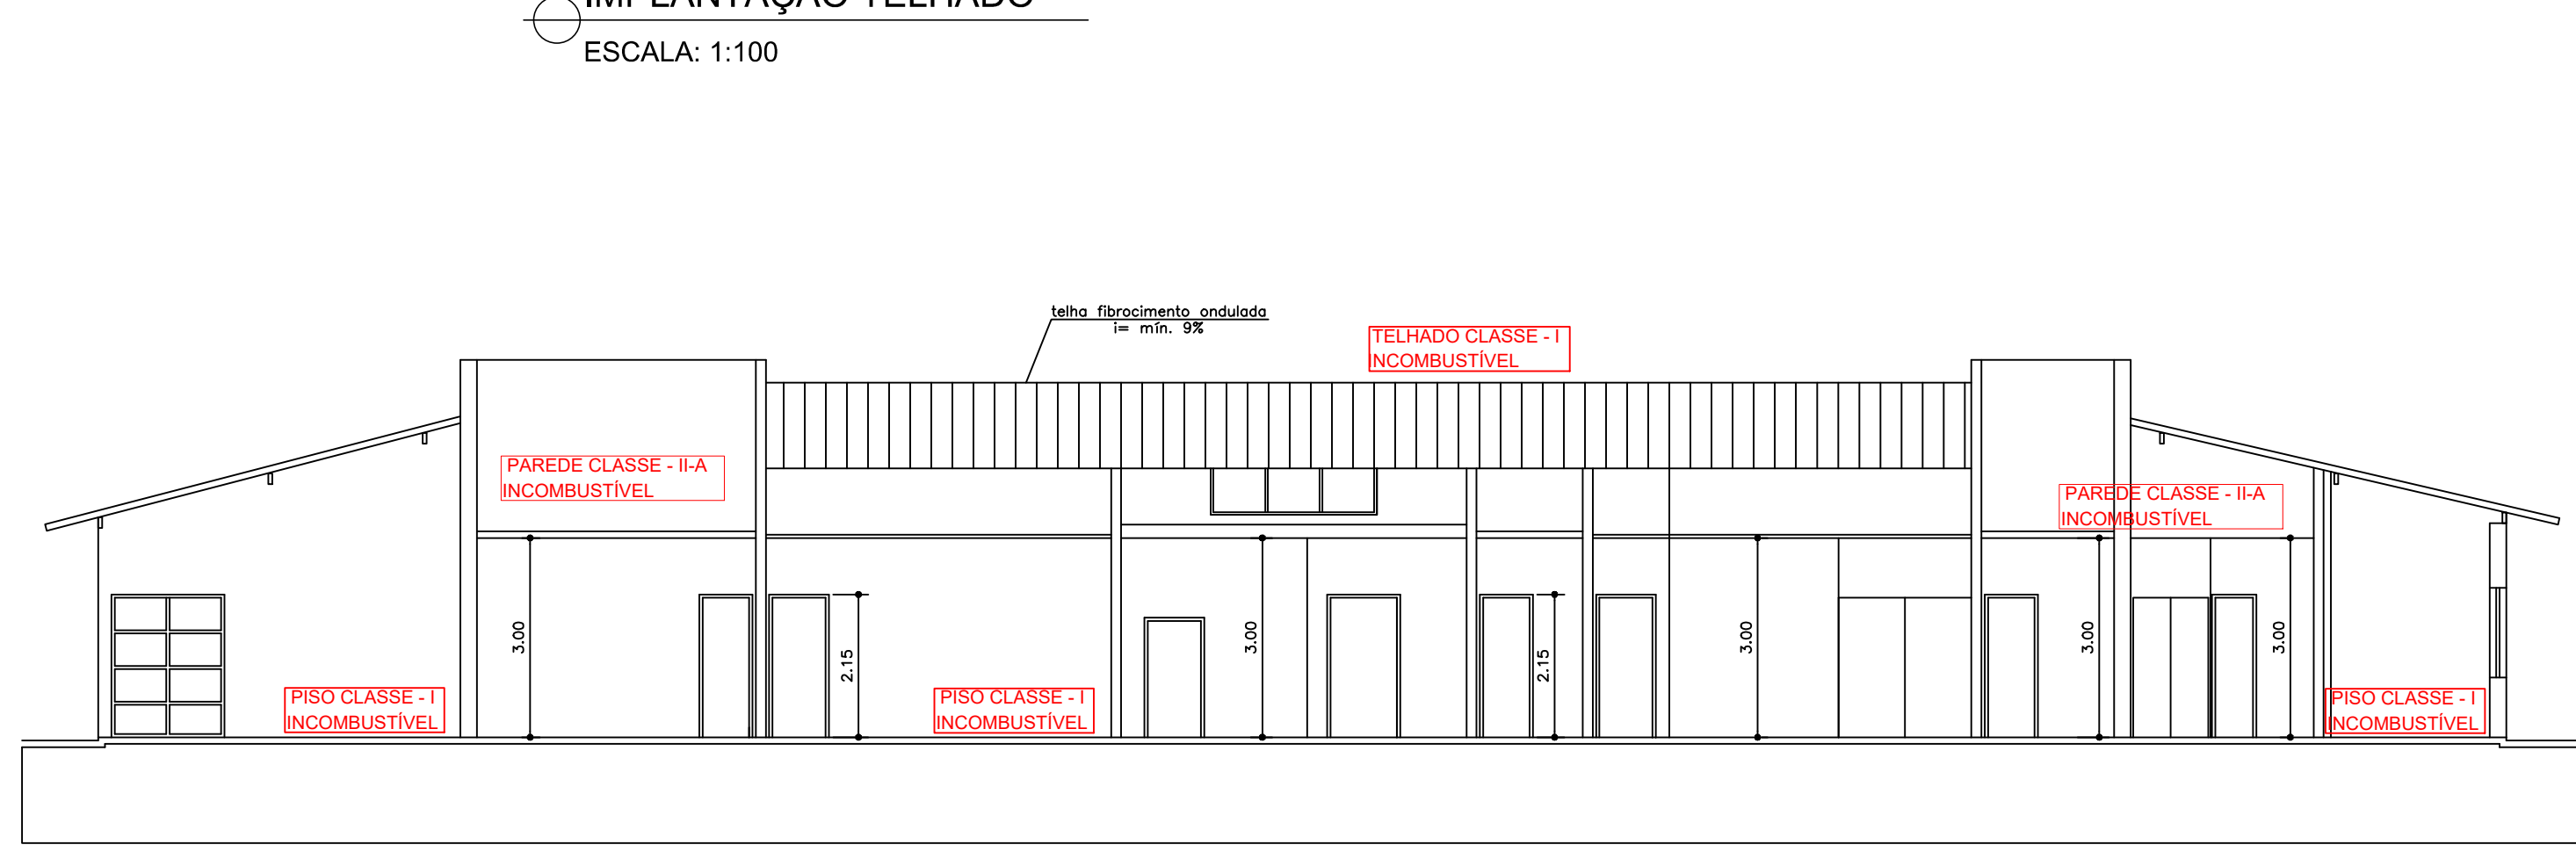

CORTE BB  
ESCALA: 1:100

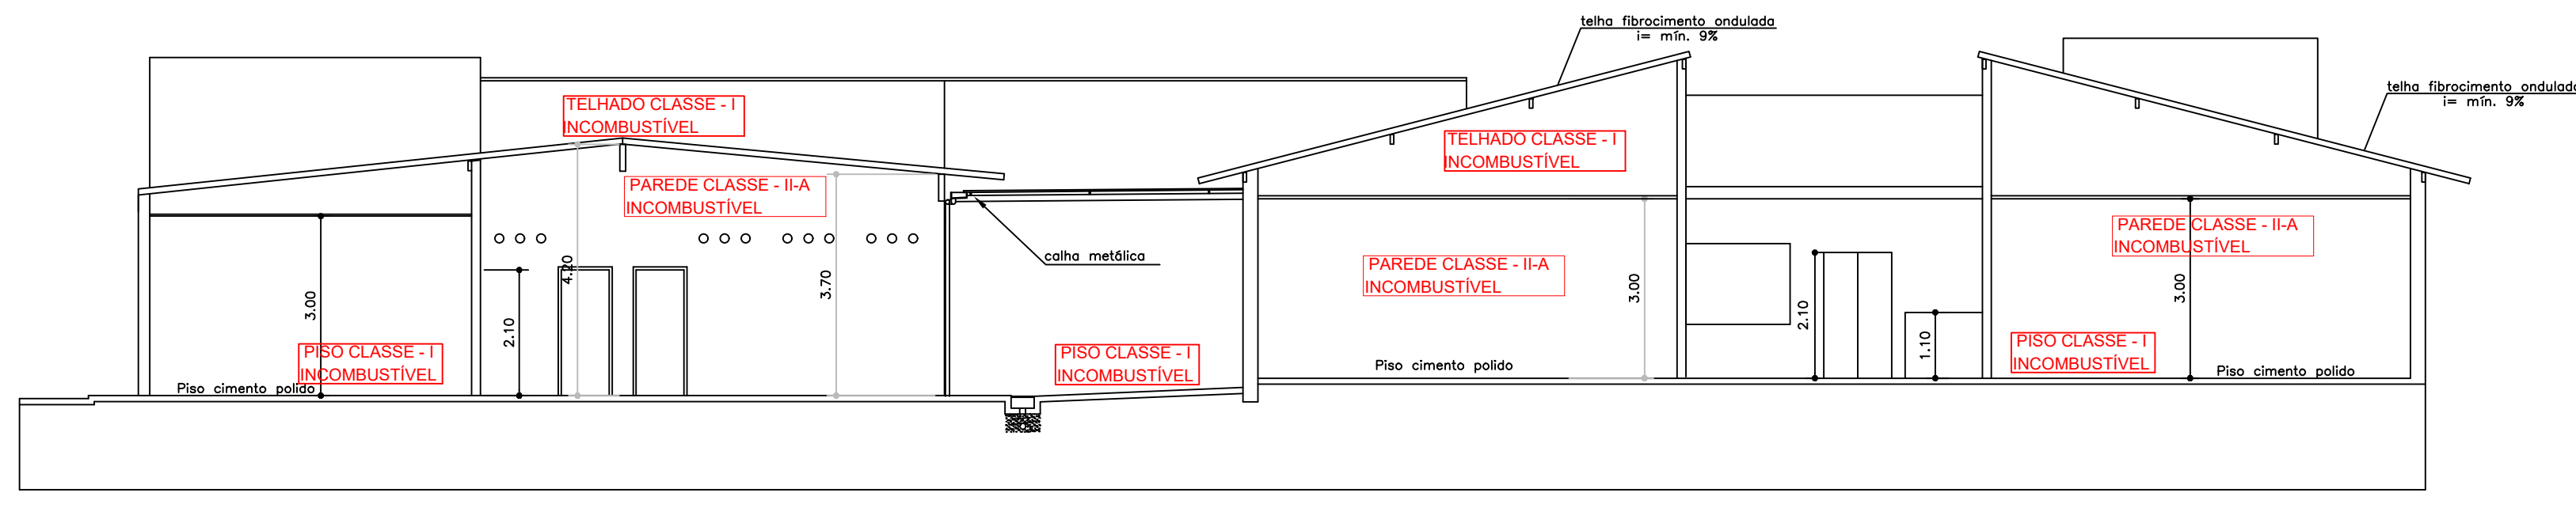

CORTE CC  
ESCALA: 1:100

IMPLANTAÇÃO TELhado  
ESCALA: 1:100

RUA RICIERI VESSONI

**PREFEITURA MUNICIPAL DE ITÁPOLIS**  
Secretaria Municipal de Educação  
Av. dos Amigos, 337 - Centro - Itópolis (SP) Tel: (16) 3362-2250  
CNPJ: 49.979.255/0001-37 E-mail: secretariadeducacao@itapolis.sp.gov.br

**Projeto de Proteção Contra Incêndio - PCICI**

Nome: PCICI - EMEI Sergio Abdul Hour Objeto: PLANTA BAIXA - CORTES - FACHADA

Proprietário: PREFEITURA MUNICIPAL DE ITÁPOLIS - ESTADO DE SÃO PAULO

Endereço: RUA RICIERI ANTONIO VESSONI, 349 - CENTRO

Escala: INDICADA Data: DEZEMBRO / 2024 ART: 2620251685522

APROVAÇÃO

Convenções:

Responsável Técnico: Eng. Civil - Luis Carlos Marini CREA/SP 060.799/05

**QUADRO DE ÁREAS**

TERREIRO: 1.884,50 m²


CONSTRUÇÃO EXISTENTE: 1.252,49 m²

TOTAL ÁREA CONSTRUÍDA: 3.137,00 m²









ÁREA LIVRE: 641,90 m²

TAXA OCUPAÇÃO: 66,12 %

Desenhista: LUCIANA LEAL Folha: 01 / 02 Formato: FOLHA A0

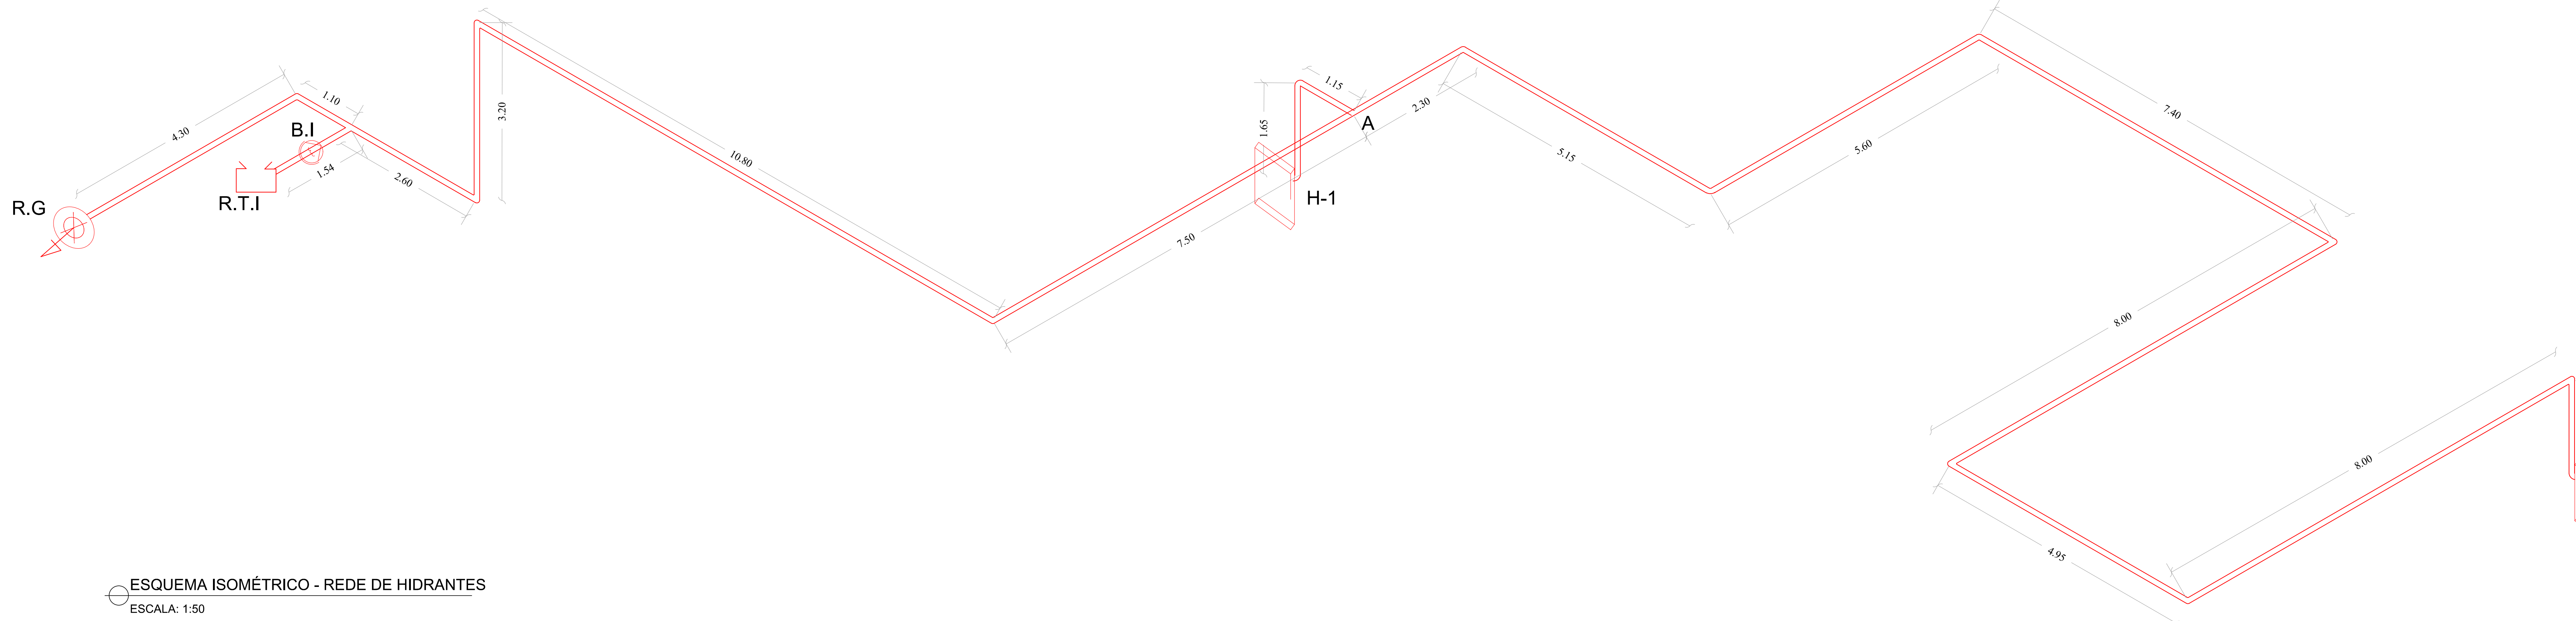

ESQUEMA ISOMÉTRICO - REDE DE HIDRANTES  
ESCALA: 1:50

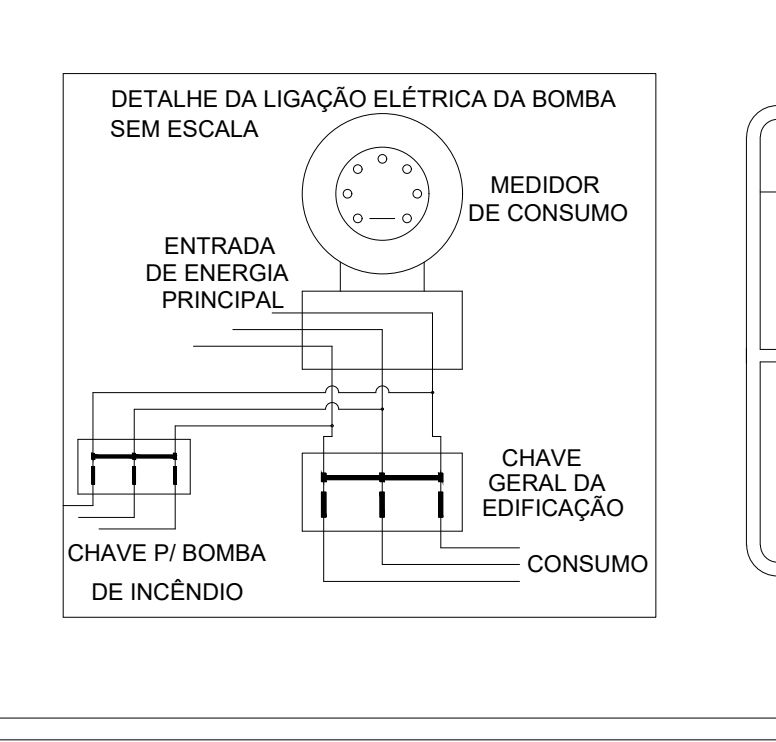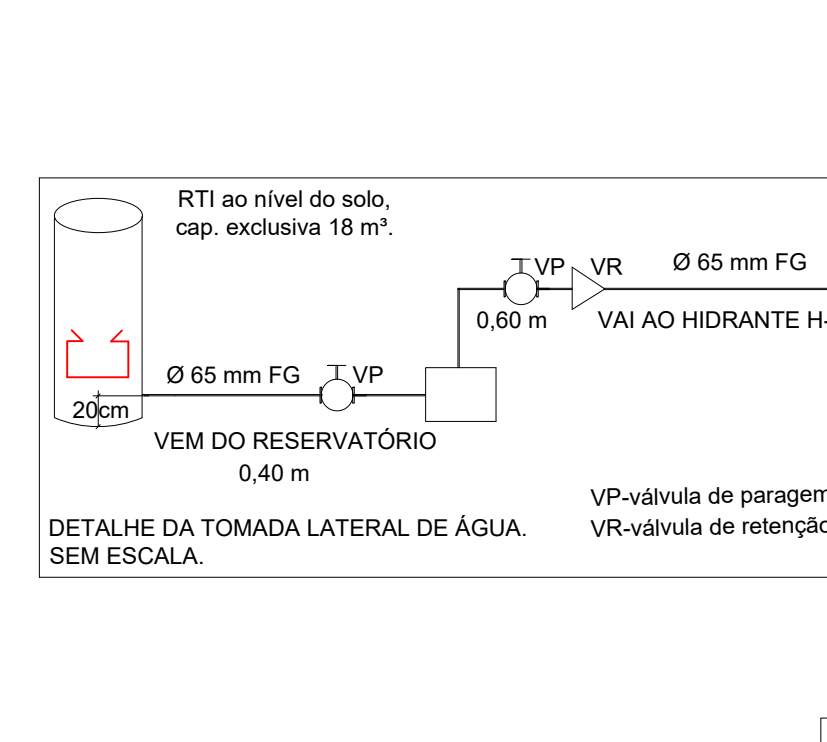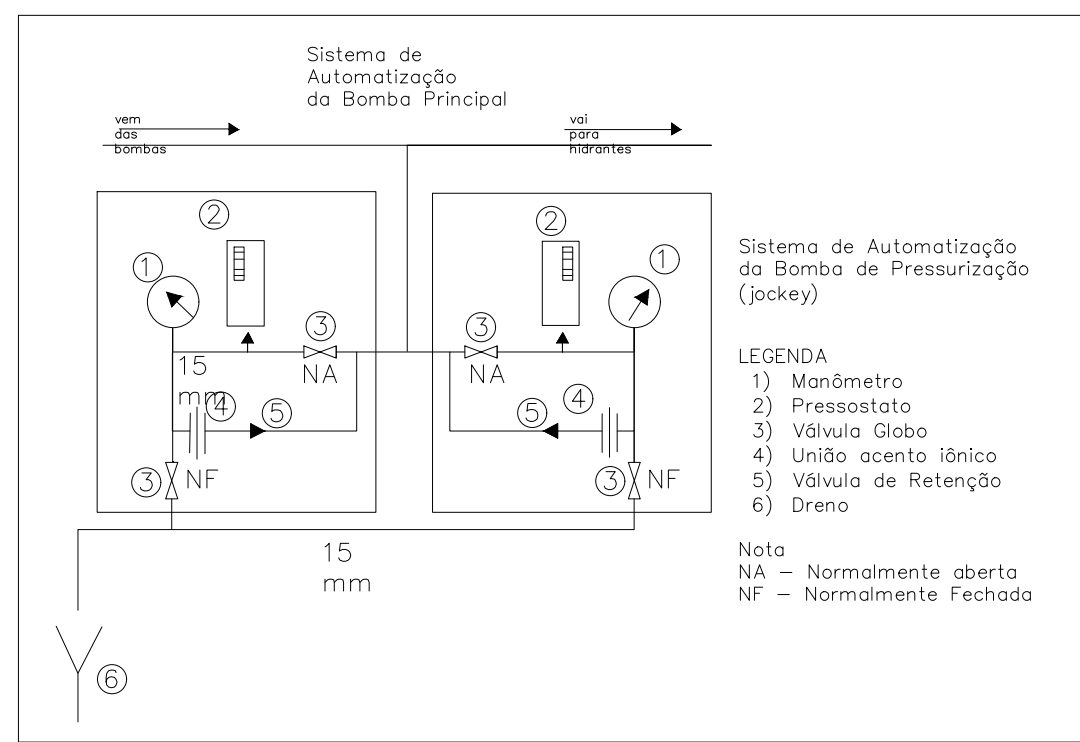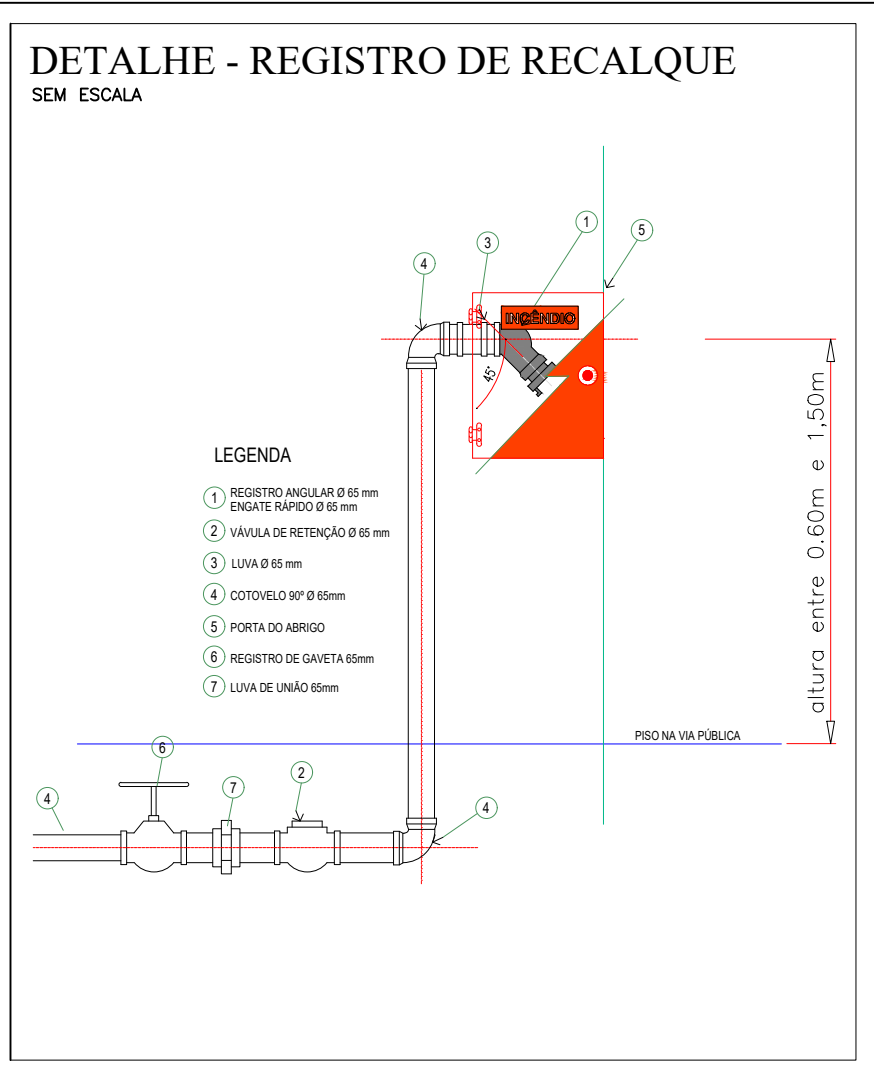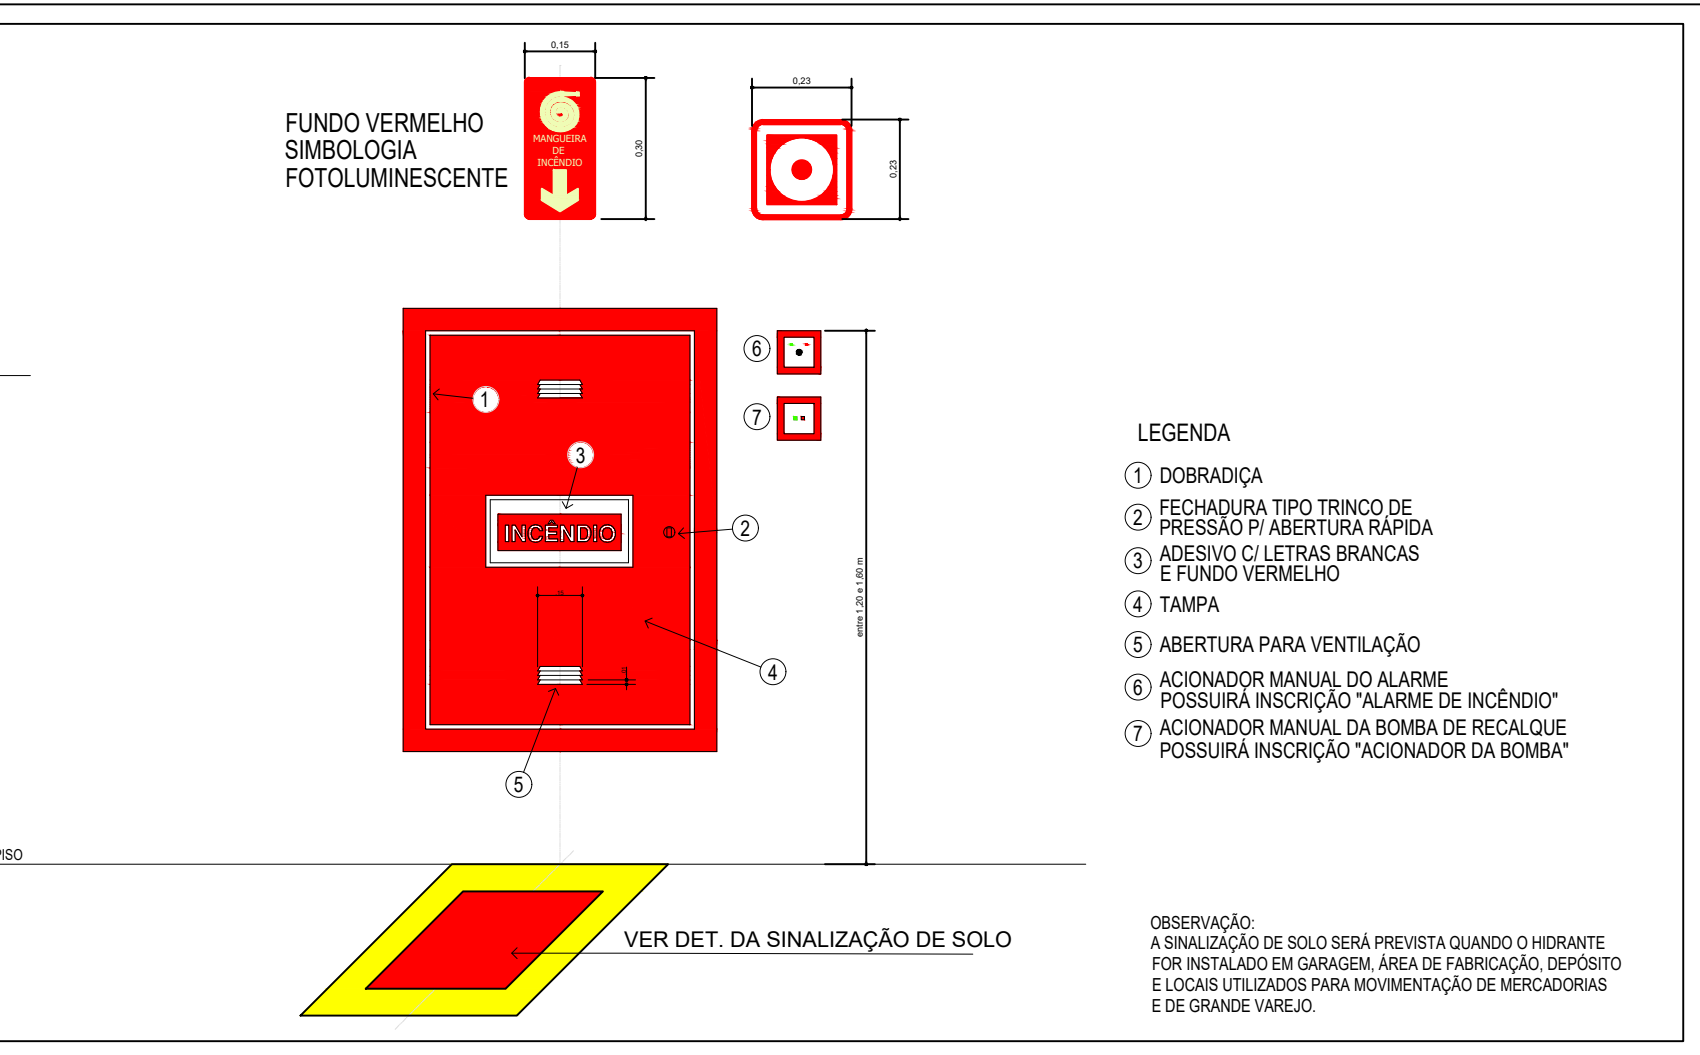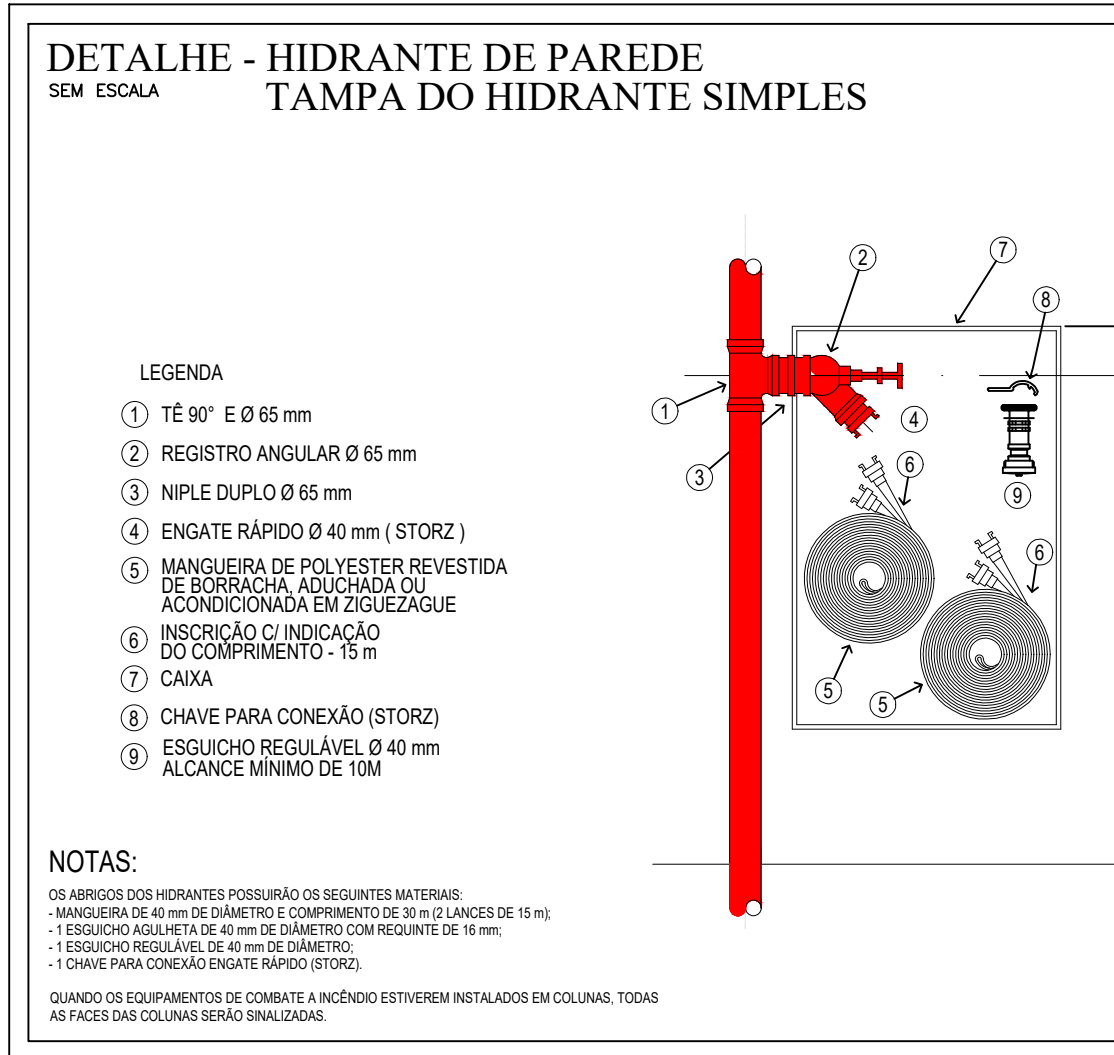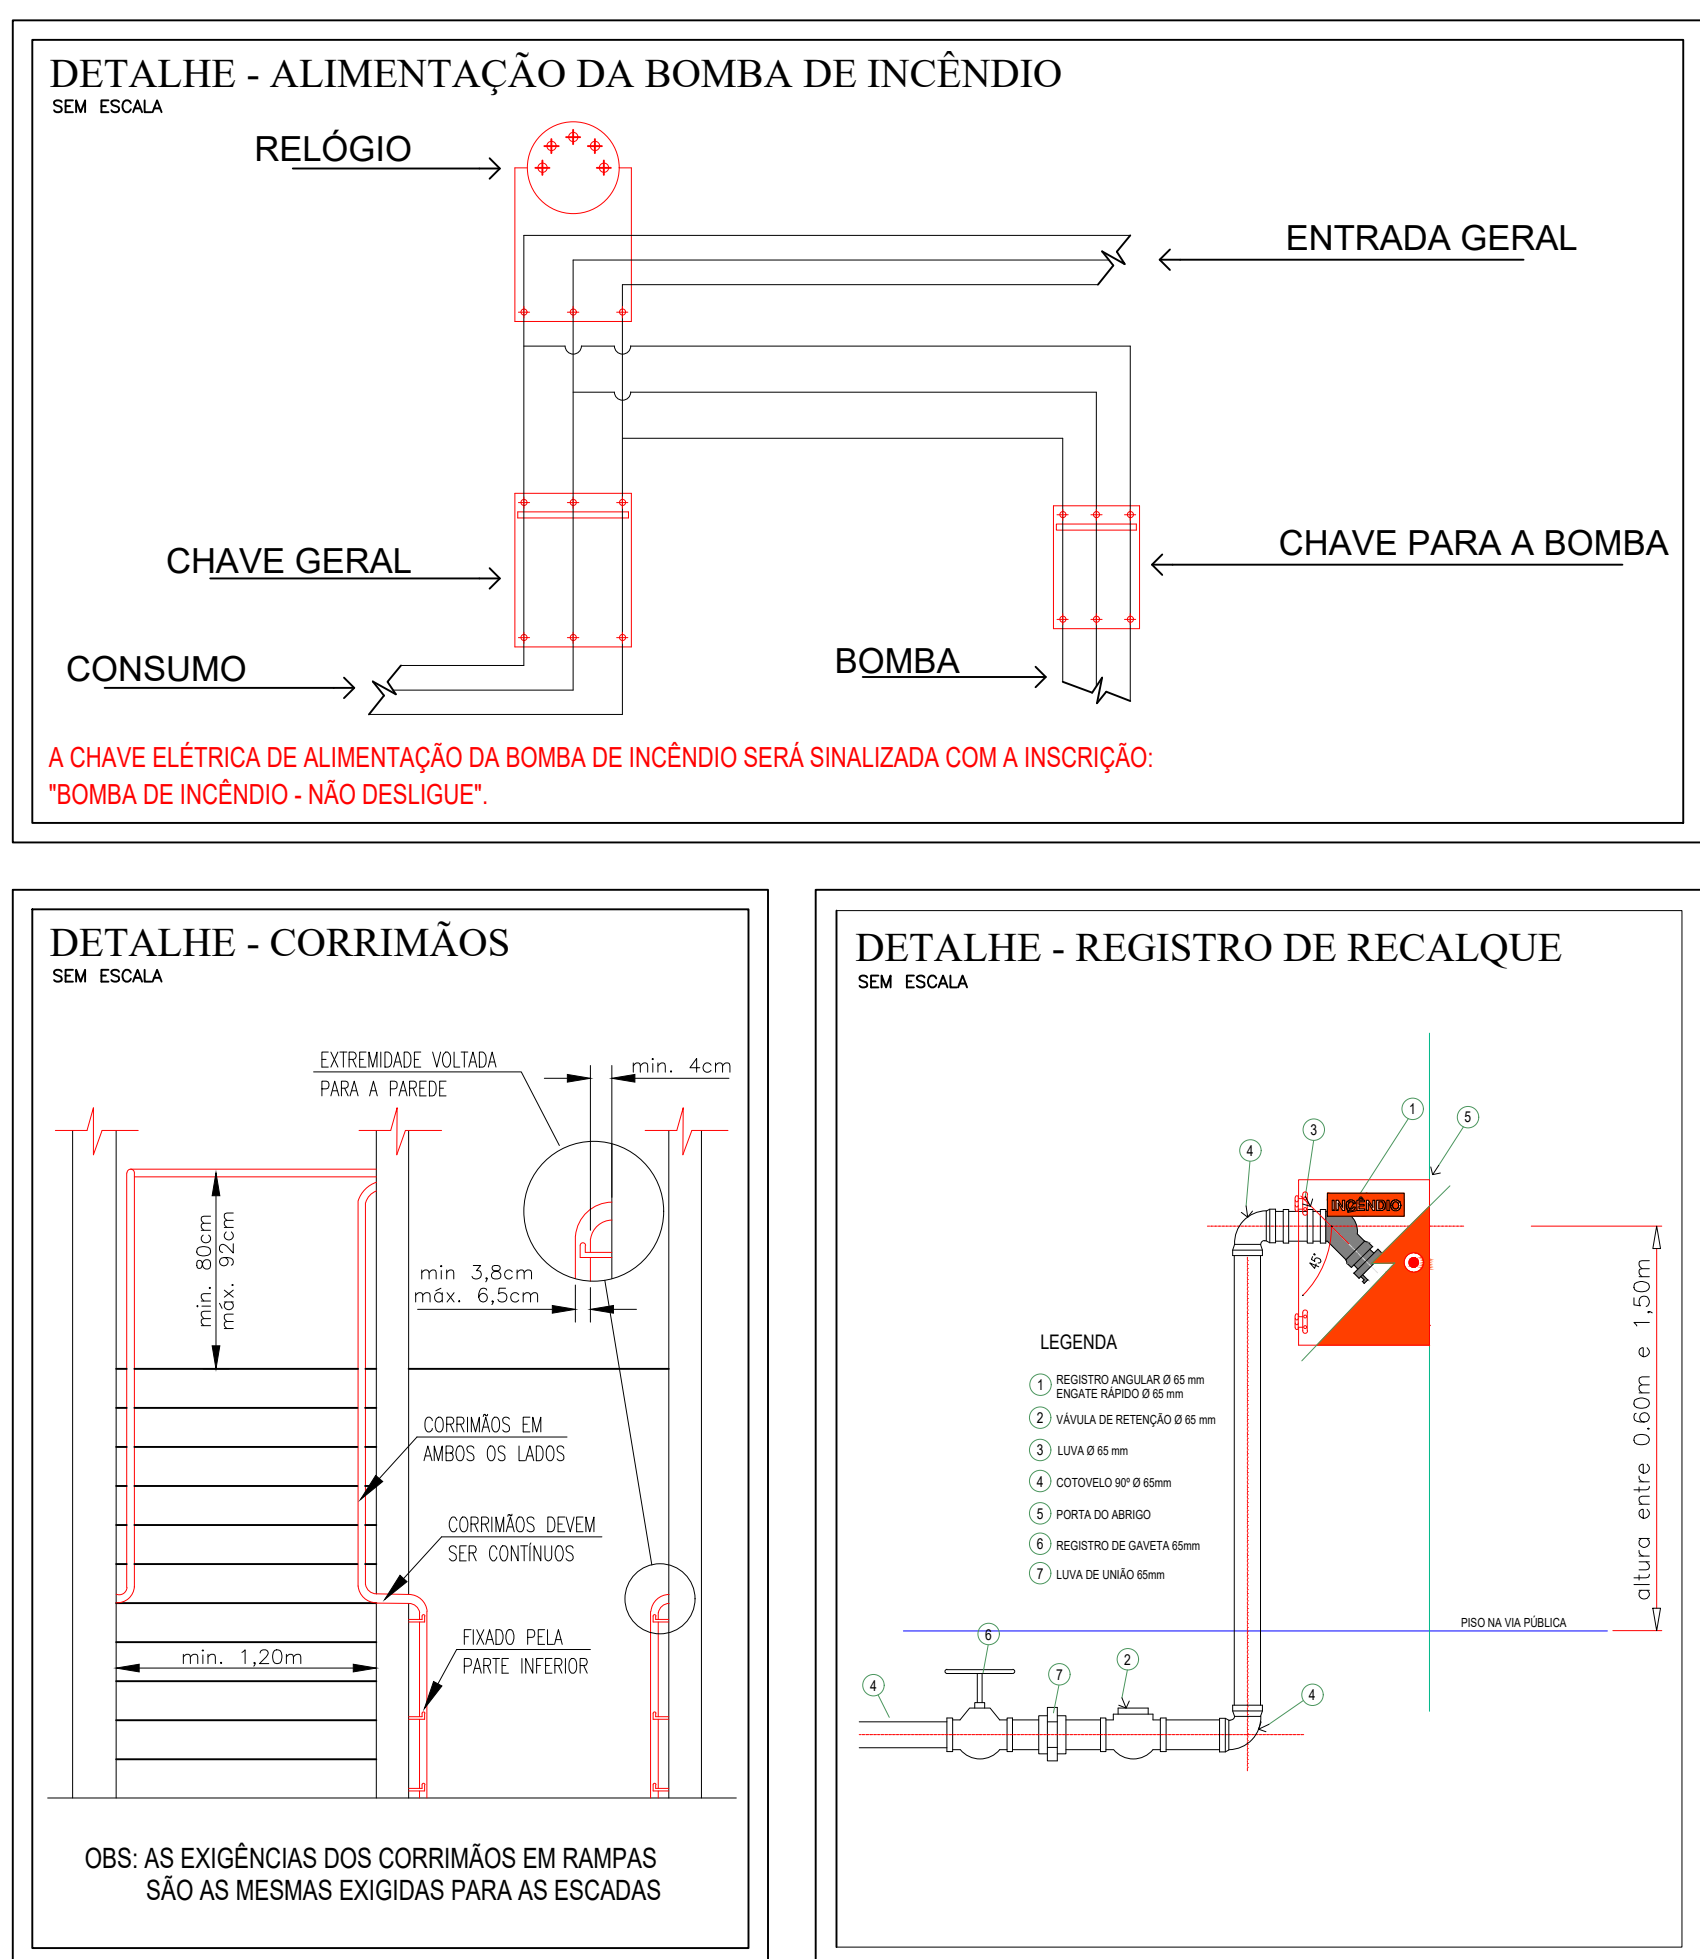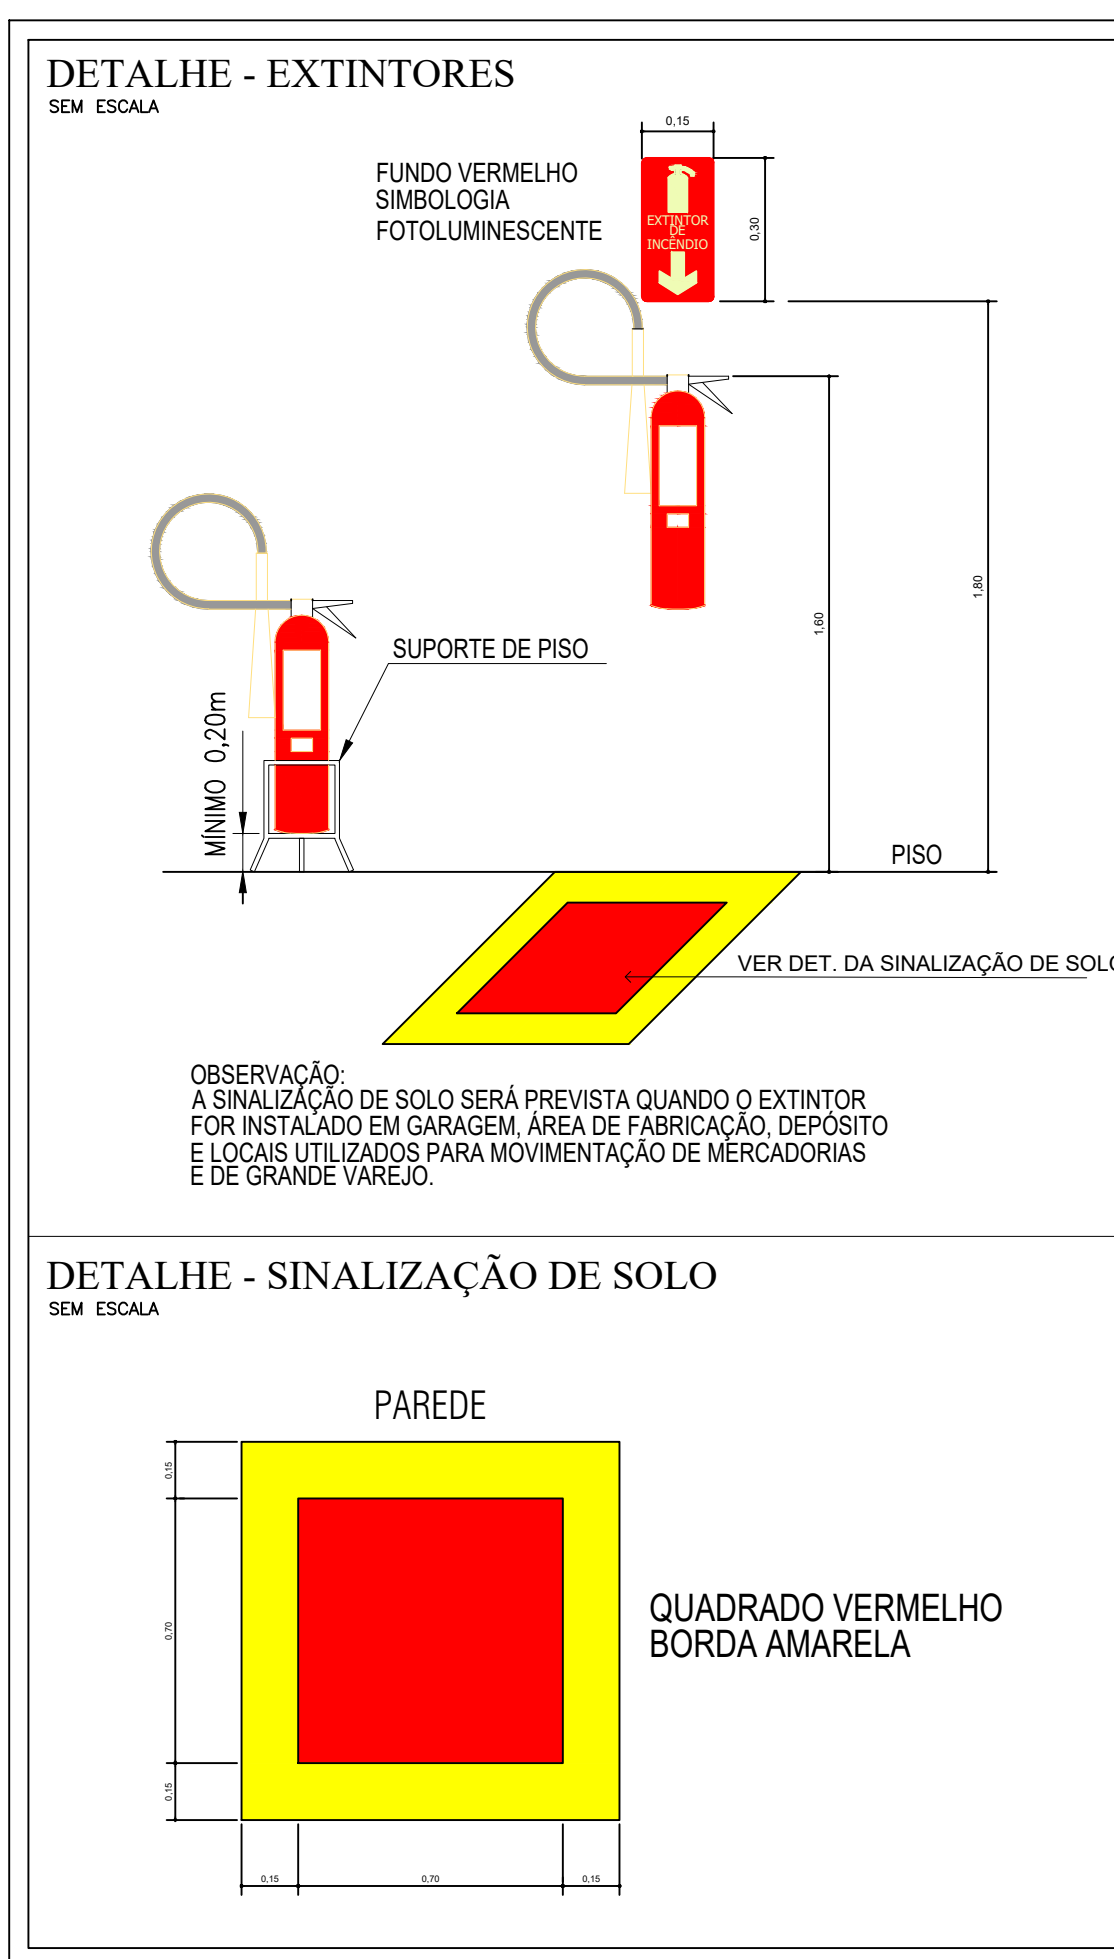


NOTA - RESERVA E BOMBA DE INCÊNDIO

- BOMBA DE INCÊNDIO: NÍVEL DO SOLO
- RESERVA DE INCÊNDIO: NÍVEL DO SOLO
- PROTEÇÕES CONTRA INTEMPÉRIAS, AÇÃO DO FOGO E DANOS MECÂNICOS E AGENTES QUÍMICOS

ITEM	QUANTIDADE	UNIDADE	VALOR UNITÁRIO	VALOR TOTAL
1	1	m	1,00	1,00
2	1	m	1,00	1,00
3	1	m	1,00	1,00
4	1	m	1,00	1,00
5	1	m	1,00	1,00
6	1	m	1,00	1,00
7	1	m	1,00	1,00
8	1	m	1,00	1,00
9	1	m	1,00	1,00
10	1	m	1,00	1,00

ITEM	QUANTIDADE	UNIDADE	VALOR UNITÁRIO	VALOR TOTAL
1	1	m	1,00	1,00
2	1	m	1,00	1,00
3	1	m	1,00	1,00
4	1	m	1,00	1,00
5	1	m	1,00	1,00
6	1	m	1,00	1,00
7	1	m	1,00	1,00
8	1	m	1,00	1,00
9	1	m	1,00	1,00
10	1	m	1,00	1,00

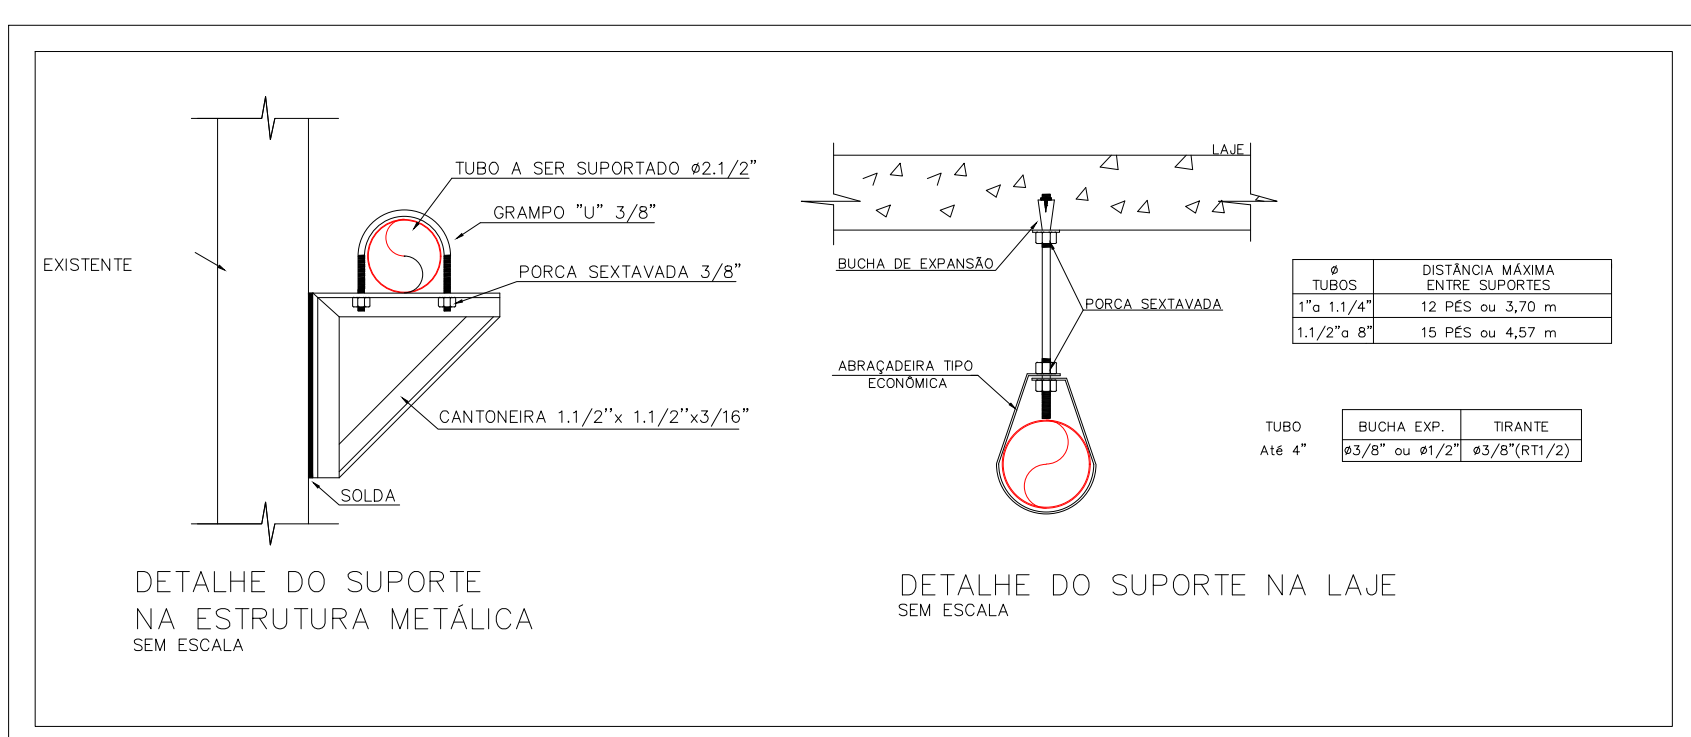

ESQUEMA HIDRÁULICO LIGAÇÃO RESERVATÓRIO  
ESCALA: 1:50

**PREFEITURA MUNICIPAL DE ITÁPOLIS**  
Secretaria Municipal de Educação  
Av. dos Amigos, 337 - Centro - Itópolis (SP) Tel: (16) 3362-2250  
CNPJ: 49.979.255/0001-37 E-mail: secretariadeducacao@itapolis.sp.gov.br

**Projeto de Proteção Contra Incêndio - PCICI**

Nome: PCICI - EMEI Sergio Abdul Hour Objeto: ISOMÉTRICO

Proprietário: PREFEITURA MUNICIPAL DE ITÁPOLIS - ESTADO DE SÃO PAULO

Endereço: RUA RICIERI ANTONIO VESSONI, 349 - CENTRO

Escala: INDICADA Data: DEZEMBRO / 2024 ART: 2620251685522

PROJETO APROVADO

Convenções:

Responsável Técnico: Eng. Civil - Luis Carlos Marini CREA/SP 060.799/05

**QUADRO DE ÁREAS**

TERREIRO: 1.884,50 m²

CONSTRUÇÃO EXISTENTE: 1.252,49 m²

TOTAL ÁREA CONSTRUÍDA: 3.137,00 m²

ÁREA LIVRE: 641,90 m²

TAXA OCUPAÇÃO: 66,12 %

Desenhista: FERNANDO H. FERNANDES Folha: 02 / 02 Formato: FOLHA A0