





**Planta Baixa - Caixa de Passagem Pluvial**  
1 : 10

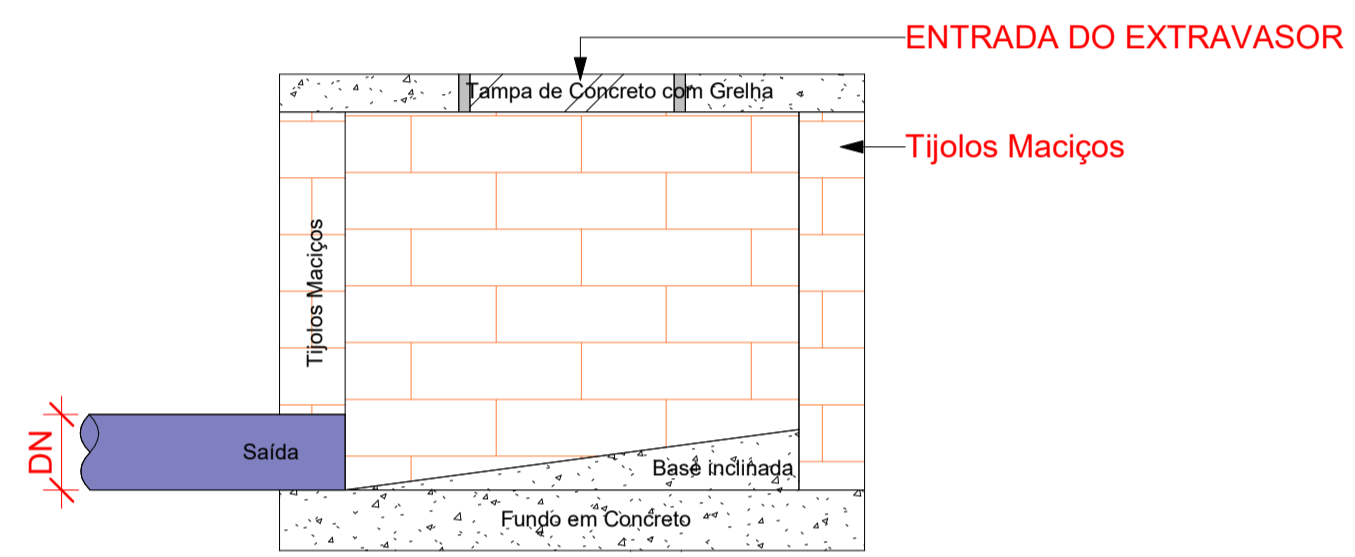

**Corte lateral - Caixa de Passagem Pluvial**  
1 : 10

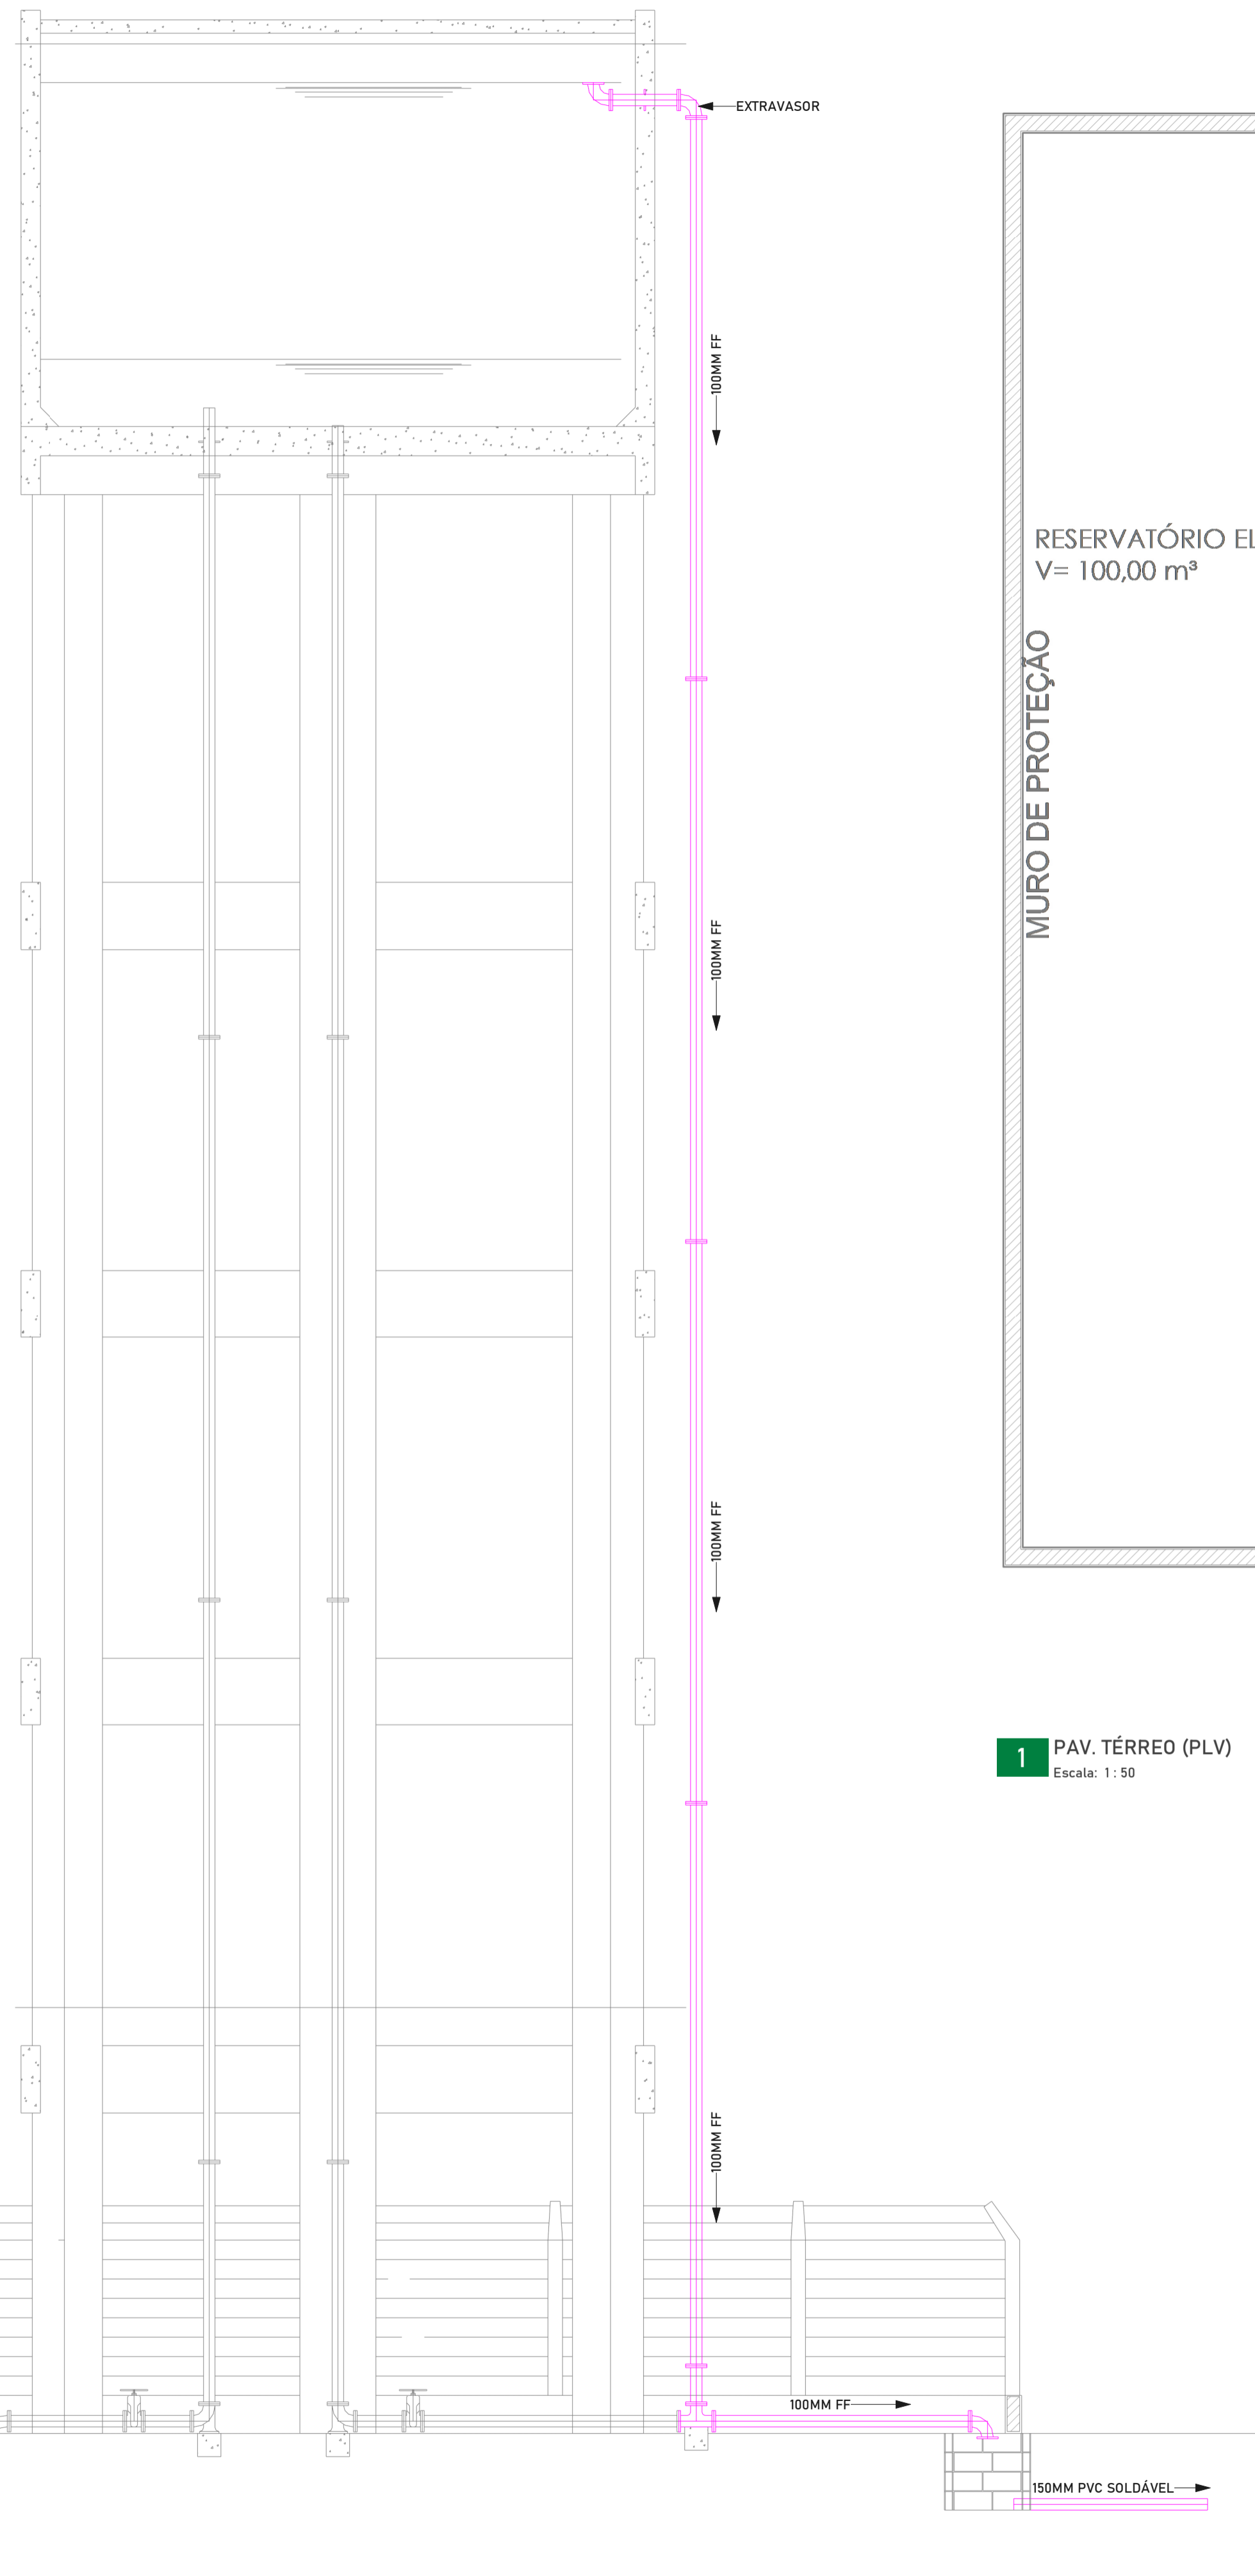

**1 PAV. TÉRREO (PLV)**  
Escala: 1:50

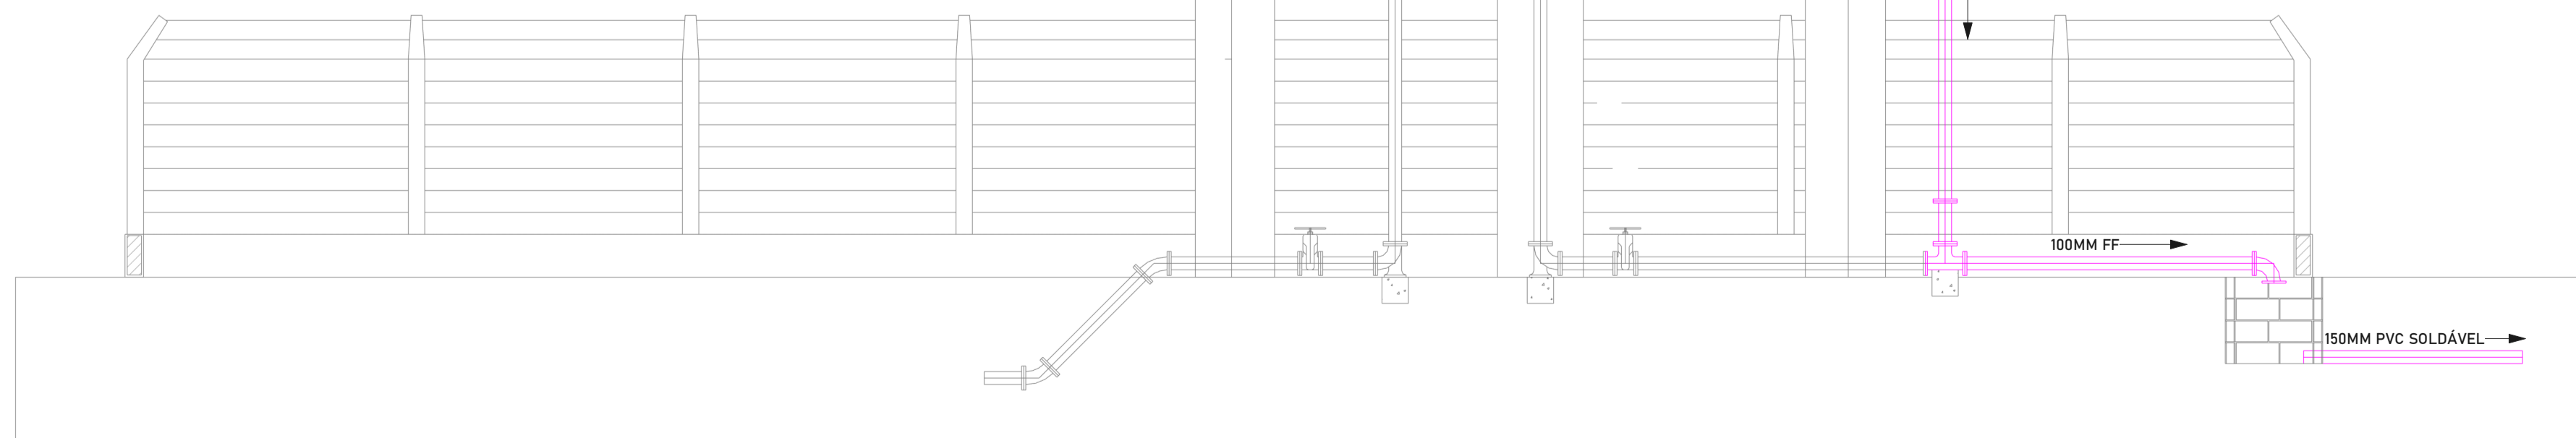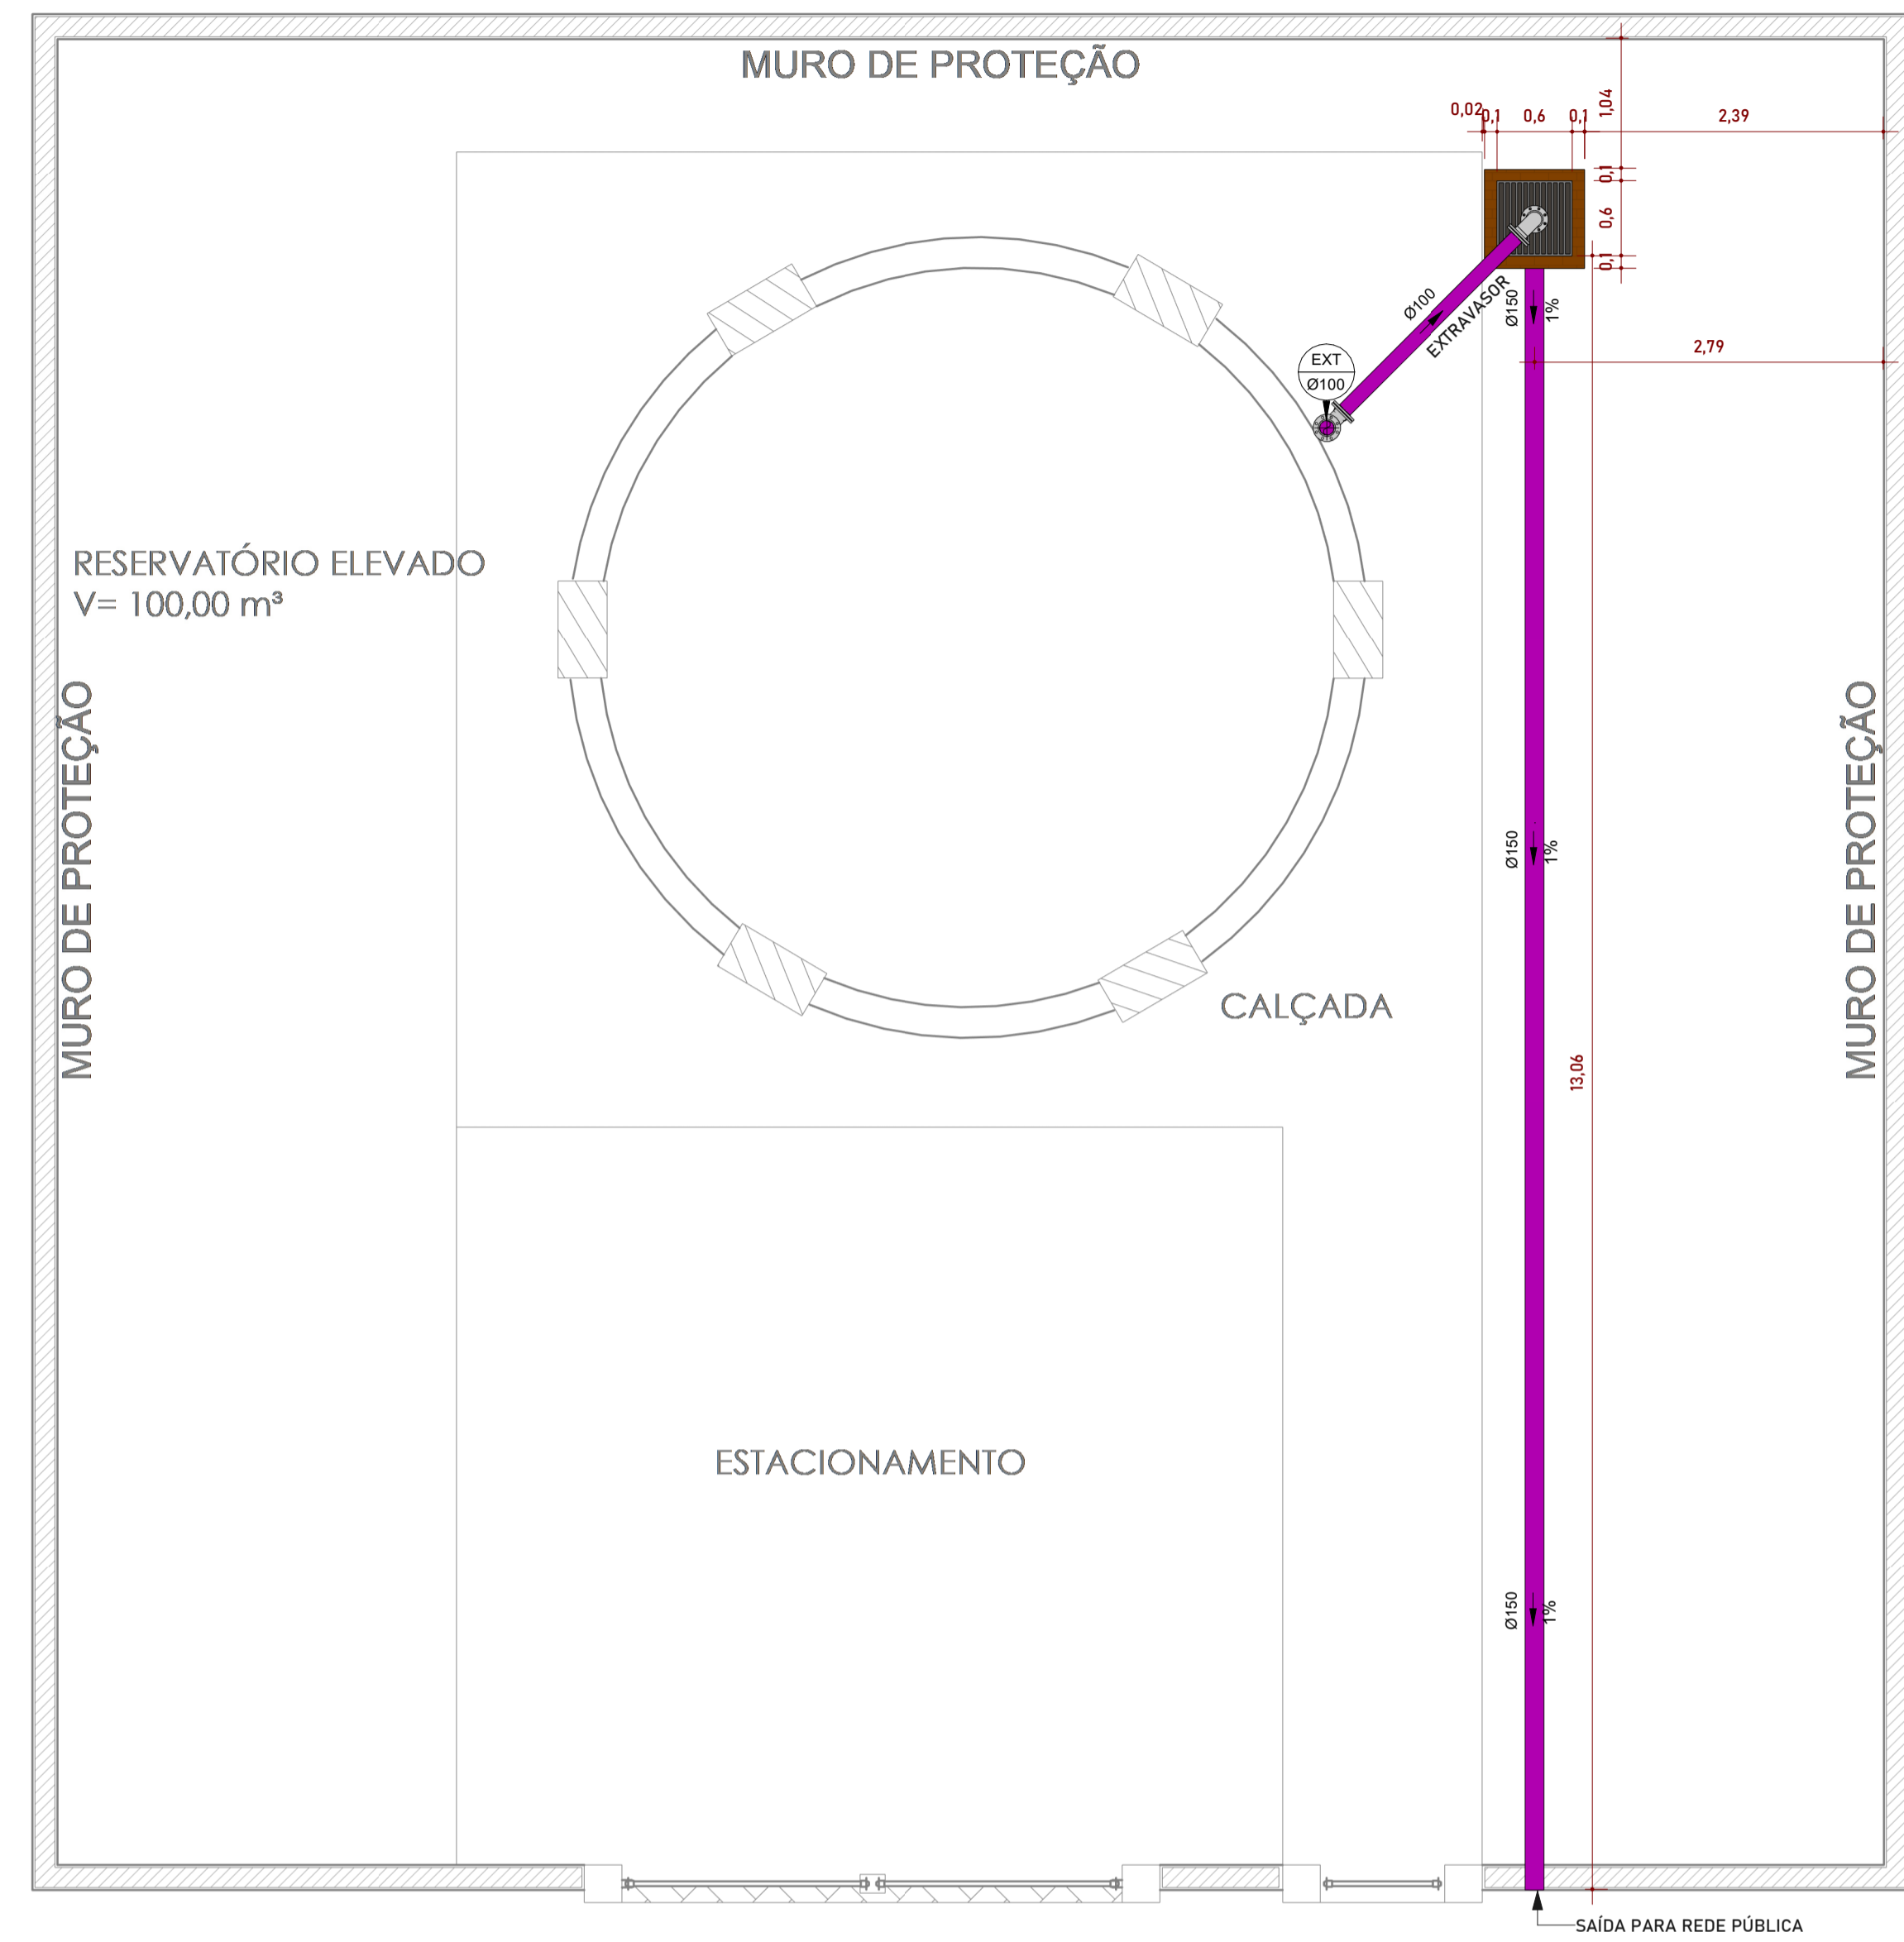

**2 PAV. TÉRREO (PLV) Copiar 1**  
Escala: 1:50

**COSAMA**  
COMPANHIA DE SANEAMENTO DO AMAZONAS

obra: Serviços de Engenharia para Construção de Estação Elevatória de Água Tratada, Adutora de Água Tratada e Centro de Reservação e Distribuição, no Município de Atalaia do Norte/AM

endereco: Av. Pedro Teixeira, S/N, Centro - Atalaia do Norte - AM

desenhos: 1.0 VISTA EM PLANTA  
2.0 VISTA EM CORTE  
3.0 VISTA DETALHAMENTO

autor do projeto: CAIO CORREA DINELLI  
área do terreno: 225m²  
escala: Como indicado

área construída:  
data: DEZ/2025

área intervirão:  
nome do arquivo: 005-SSA-CRD-PB-R00-DRE-001

**AMAZONAS**  
GOVERNO DO ESTADO

**GEPRO DRE01**  
DRENAGEM

Engenheiro Civil  
CREA 28474 AM

**PROJETO BÁSICO**