


Planta baixa pontos de iluminação  
Escala 1/100

LEGENDA ILUMINAÇÃO	
	Dicroica
	Spot quadrado com lâmpada de Led dicroica MR16 10° preto 3000K
	Plafon quadrado de sobrepôr 30x30 25W
	Plafon quadrado de embutir 30x30 25W
	Pendente retângular preto temp.4000K
	Spots de sobrepôr direcional lâmpada MR11 preto 3000K
	Pendente Led Carbon temp.3000K
	Perfil boleado 15w 3000K
	Perfil de LED de embutir
	Arandela box quadrada preta H=1,55m
	Arandela Led Joy linear H=2,00m
	Luz de emergência H=2,60m
	Interruptor simples - h=1,10m

OBS: Para as arandelas, não abrir caixinha, deixar apenas passagem para os fios.

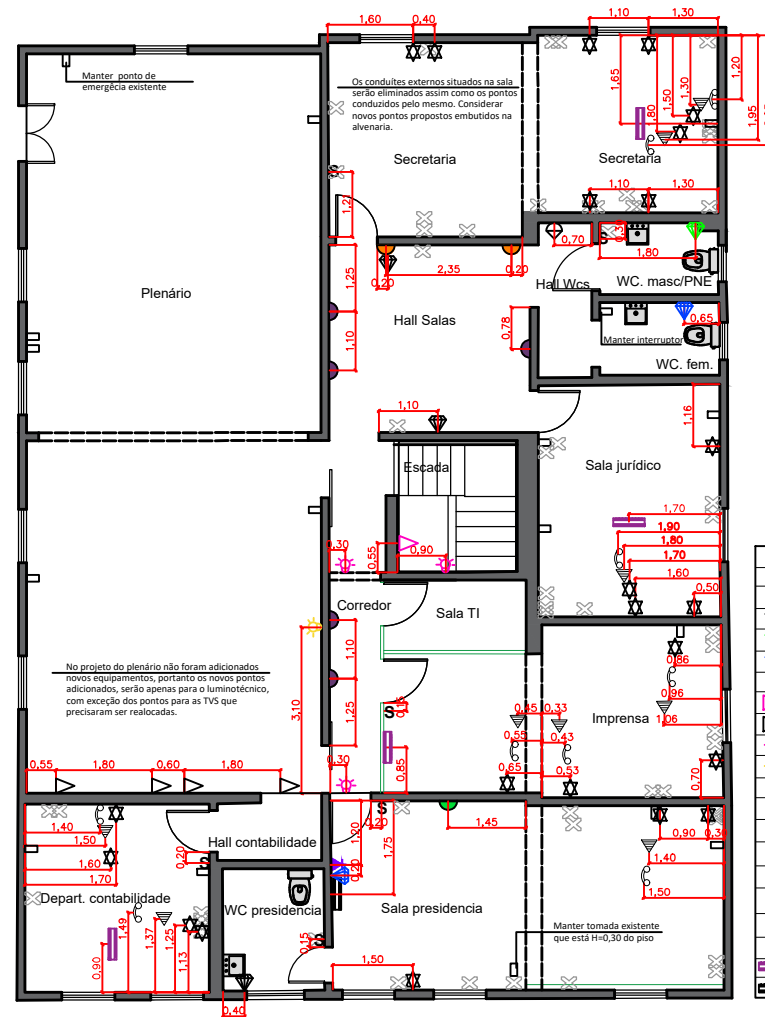

Planta baixa pontos elétricos  
Escala 1/100

LEGENDA PONTOS	
	Interruptor simples - h=1,10m
	Tomada universal 110v - baixa h=0,30m
	Tomada universal 110v - media h=1,10m
	Tomada universal 110v - alta h=1,45m
	Tomada universal 110v - media h=1,20m do piso do elevador
	Tomada universal 110v - alta h=2,00m do piso do elevador
	Tomada universal 110v - alta h=3,40cm
	Arandela box quadrada H=1,55m
	Arandela Led Joy linear H=2,00m
	Arandela spot de parede H=2,20m
	Ponto para TV - h= 1,30m
	Ponto para internet - h= 0,30m
	Ponto para telefone - h= 0,30m
	Pontos anulados
	Pontos a permanecer
	Ponto parar ar-condicionado h= 2,50m
	Ponto parar ar-condicionado h= 3,00m

**OBSERVAÇÕES:**

- \* AS MEDIDAS APRESENTADAS REFEREM-SE AOS DETALHES JÁ ACABADOS;
- \* CONFERIR TODAS AS MEDIDAS NO LOCAL ANTES DA EXECUÇÃO DA OBRA;
- \* QUALQUER DISCREPÂNCIA ENTRE AS MEDIDAS DO PROJETO COM O LOCAL, COMUNICAR O AUTOR DO PROJETO;
- \* O CONTRATADO NÃO SE RESPONSABILIZA POR ALTERAÇÕES OCORRIDAS DURANTE A OBRA QUE ESTIVEREM EM DESACORDO COM OS SERVIÇOS POR ELE EXECUTADOS;
- \* PARA OS PONTOS ELÉTRICOS, SEGUIR VOLTAM DOS APARELHOS E CONSIDERAR MEDIDAS NO EIXO DA CAIXINHA;
- \* O PROJETO DEVE SER COMPATIBILIZADO COM O ESTRUTURAL PARA SEGUIR TODOS OS DETALHES SOLICITADOS;
- \* NÃO TOMAR DESENHO EM ESCALA, SEGUIR COTAS INDICADAS;
- \* O ESCRITÓRIO NÃO SE RESPONSABILIZA PELA MÃO DE OBRA, ASSIM COMO FORNECEDORES. O PROJETO DEVE SER SEGUIDO E EM CASO DE DÚVIDAS ENTRAR EM CONTATO PELO NÚMERO (15)99767-1895

Assunto:	Planta baixa iluminação/pontos elétricos	
Cliente:	Câmara municipal	
Autor do projeto:	Francisco Ribas Arquiteto	
Desenho:	Francisco	
Cidade:	Apiaí - SP	
Escala-Indicada	Folha 02/04	



FRANCISCO RIBAS