


INSTALAÇÃO DE QGLF E LIGAÇÃO C/ TRANSFORMADOR

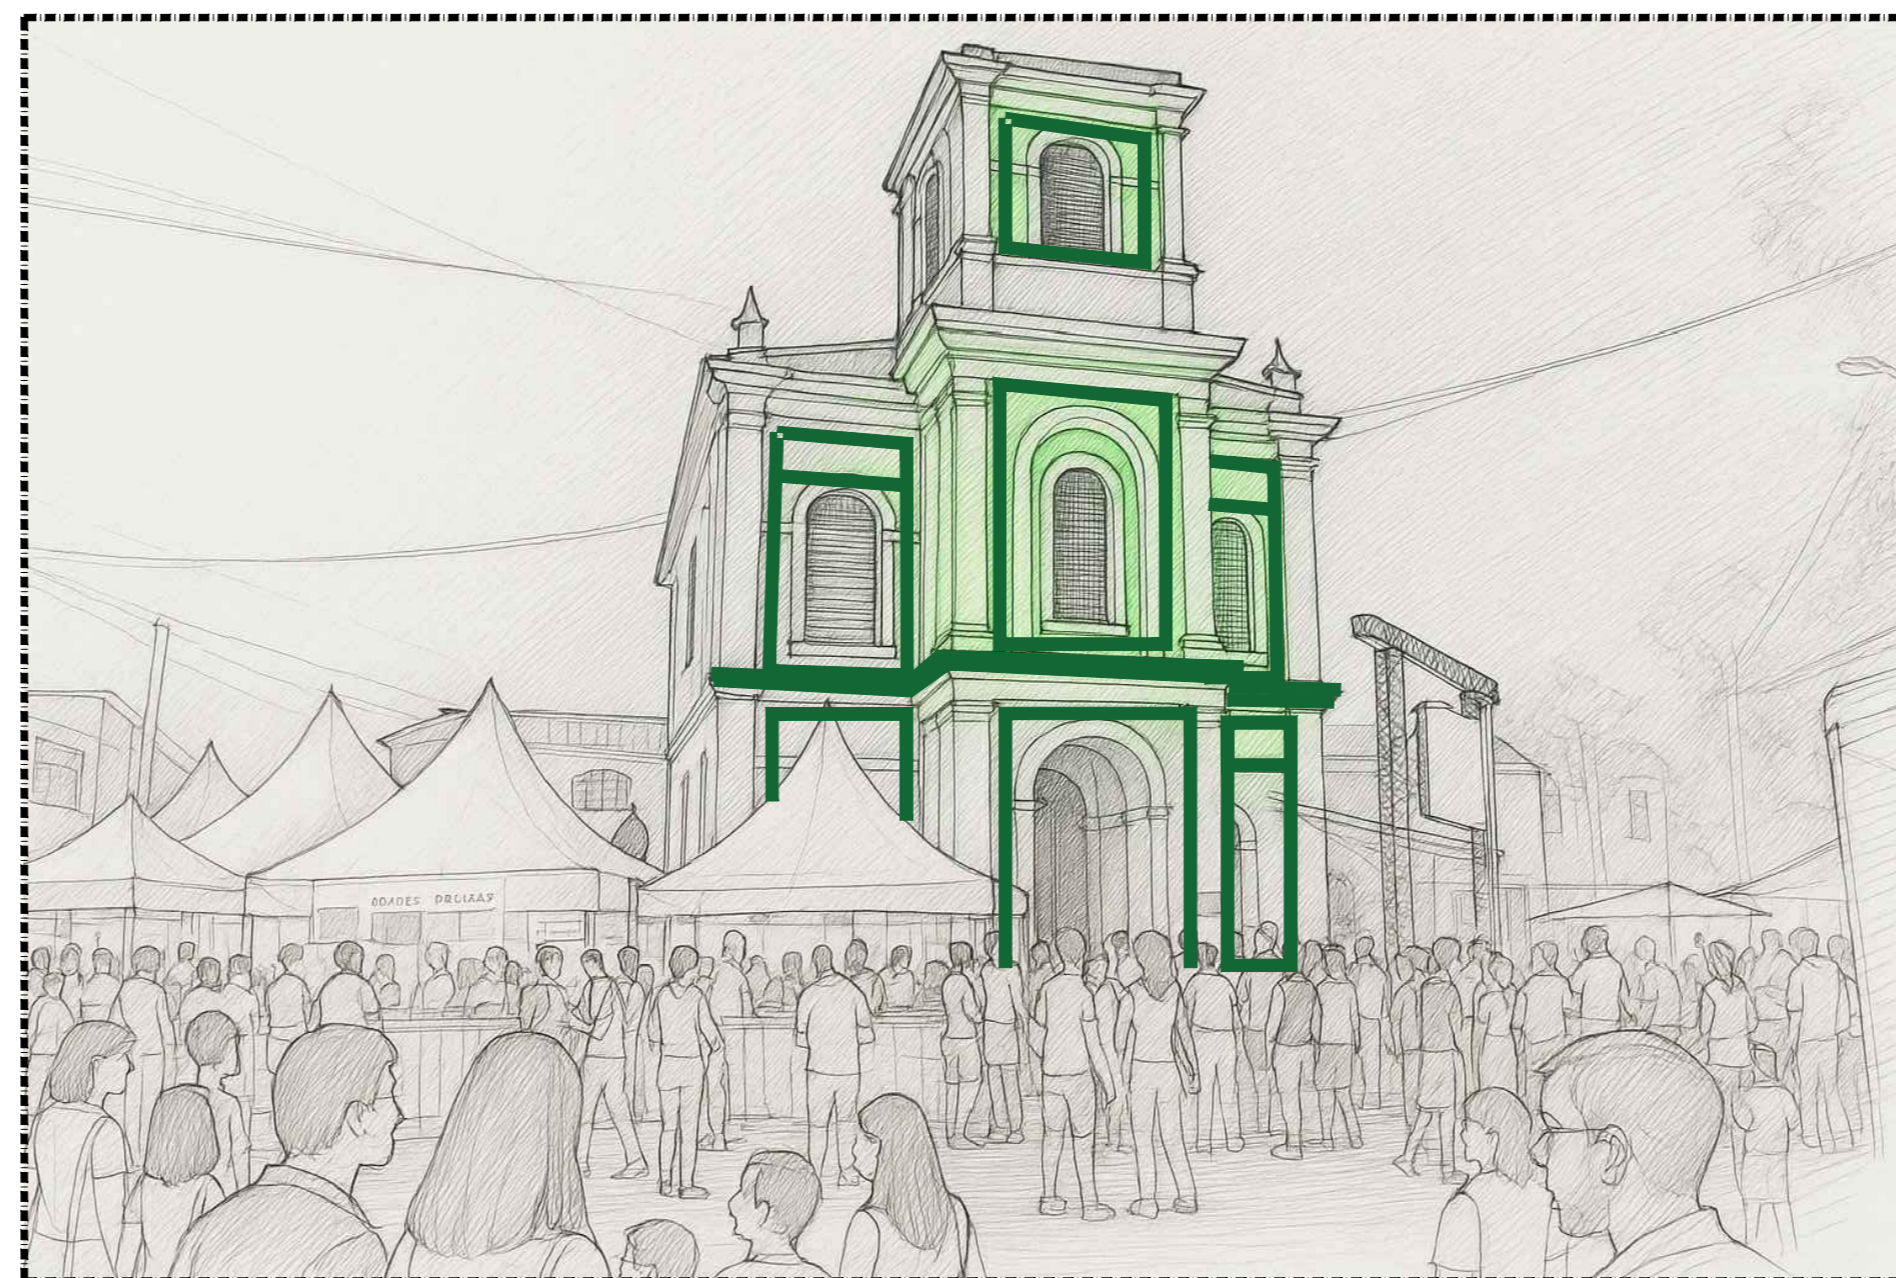

ILUMINAÇÃO DA FACHADA DA IGREJA EM MANGUEIRA LED COLORIDA

INSTALAÇÃO DE 2 REFLETORES, INTERRUPTOR E TOMADA ALTA P/ CÂMERA


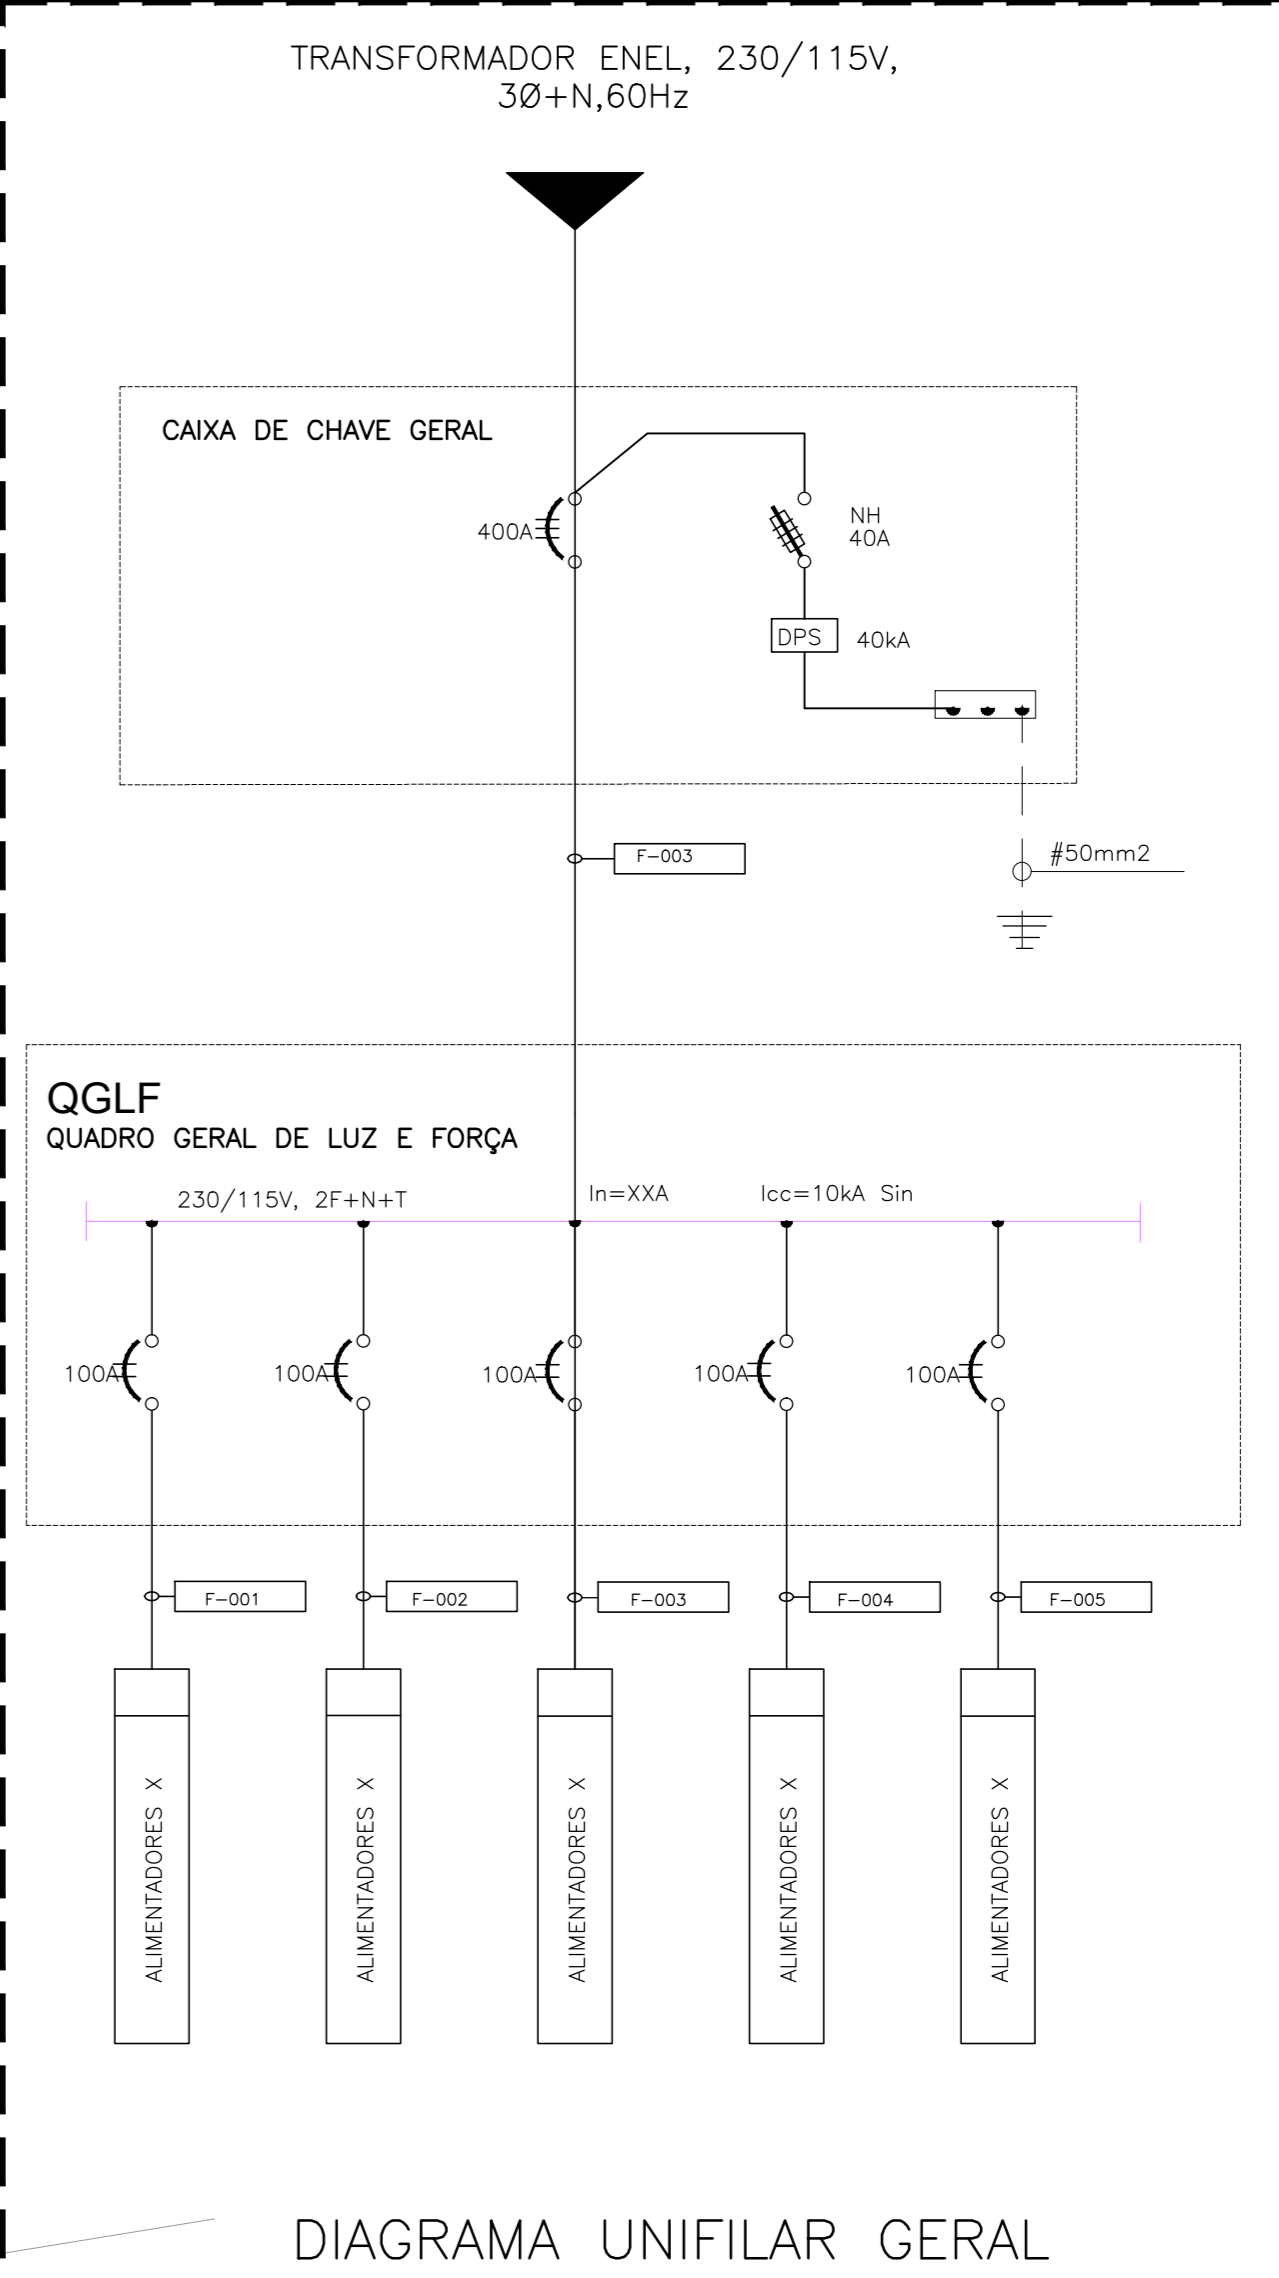


DIAGRAMA UNIFILAR GERAL

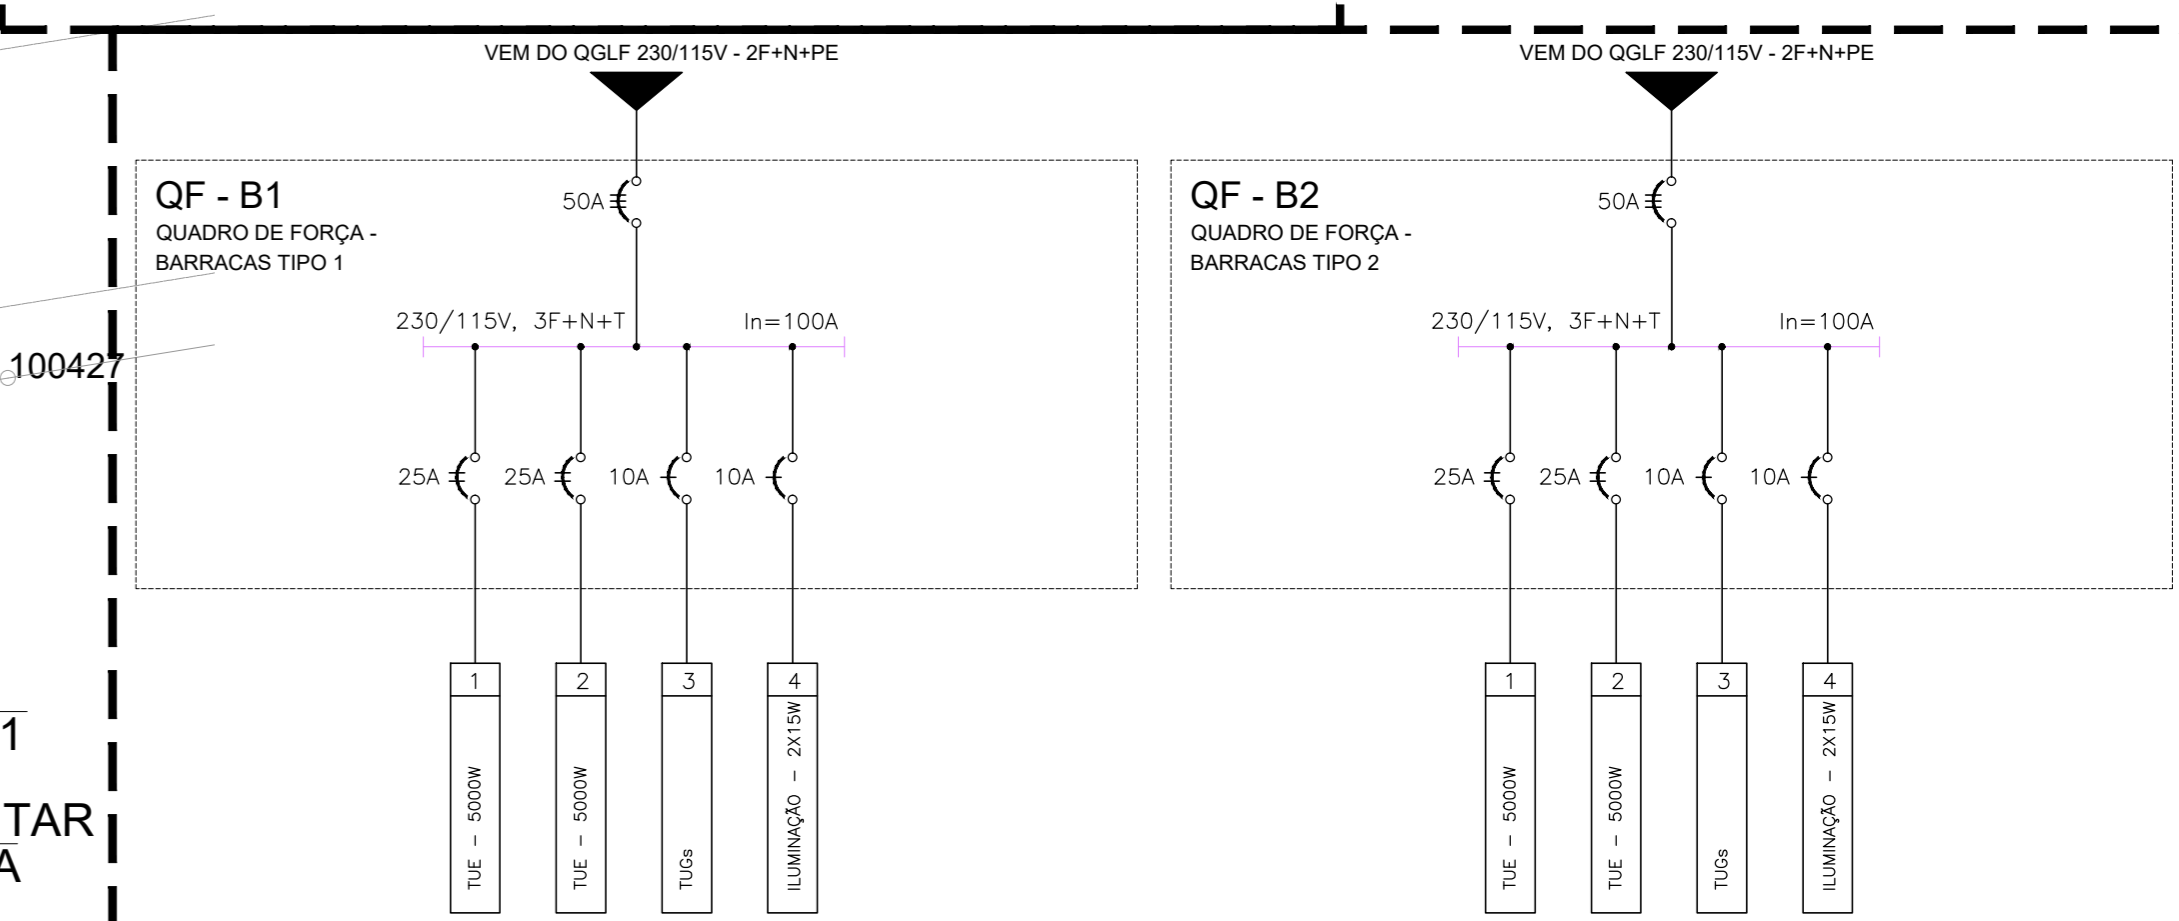


SETOR DE TENDAS DE APOIO TIPOLOGIA INSTALADA - BARRACAS TIPO 1
GCM / CONSELHO TUTELAR / POLÍCIA MILITAR DEFESA CIVIL / BOMBEIROS / AMBULÂNCIA


ENCAMINHAMENTO DE ALIMENTADORES P/ TOMADAS TUG E ILUMINAÇÃO DOS CONTAINERS DE APOIO

INSTALAÇÃO DE FESTÃO RAMAIS DEVERÃO SER TENSIONADOS C/ CABO DE AÇO

INSTALAÇÃO DE POSTES DE APOIO

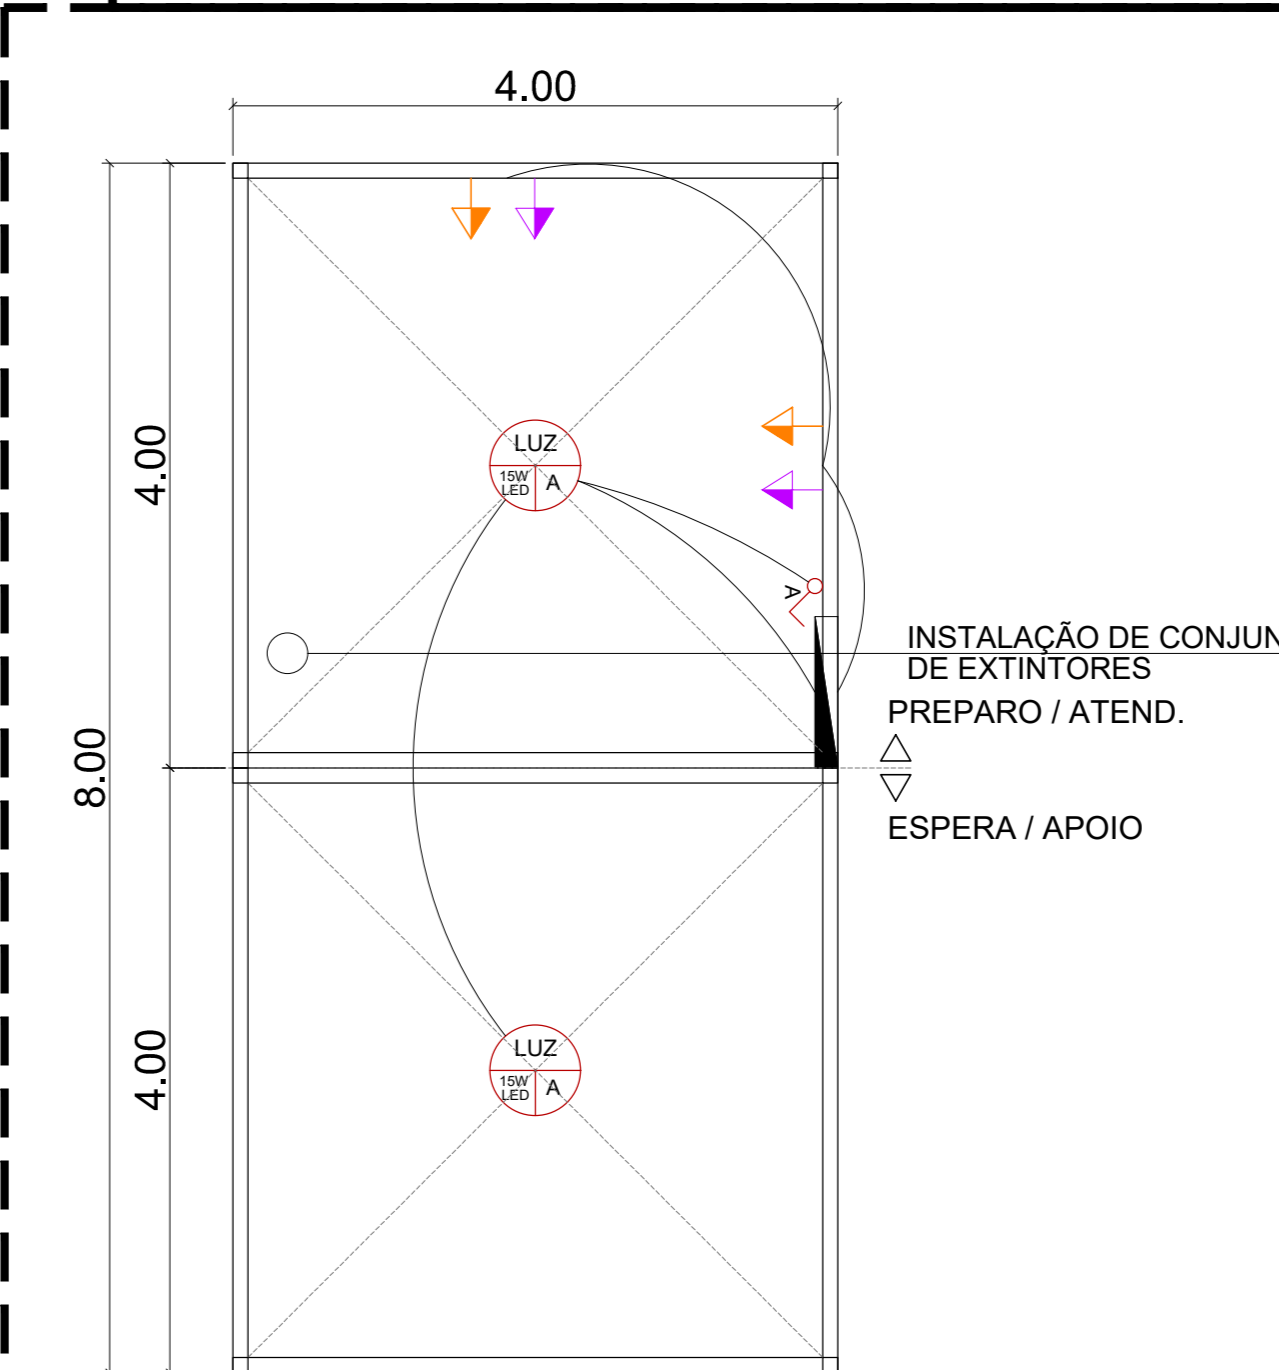

BARRACA - TIPO 1
ESCALA 1:50

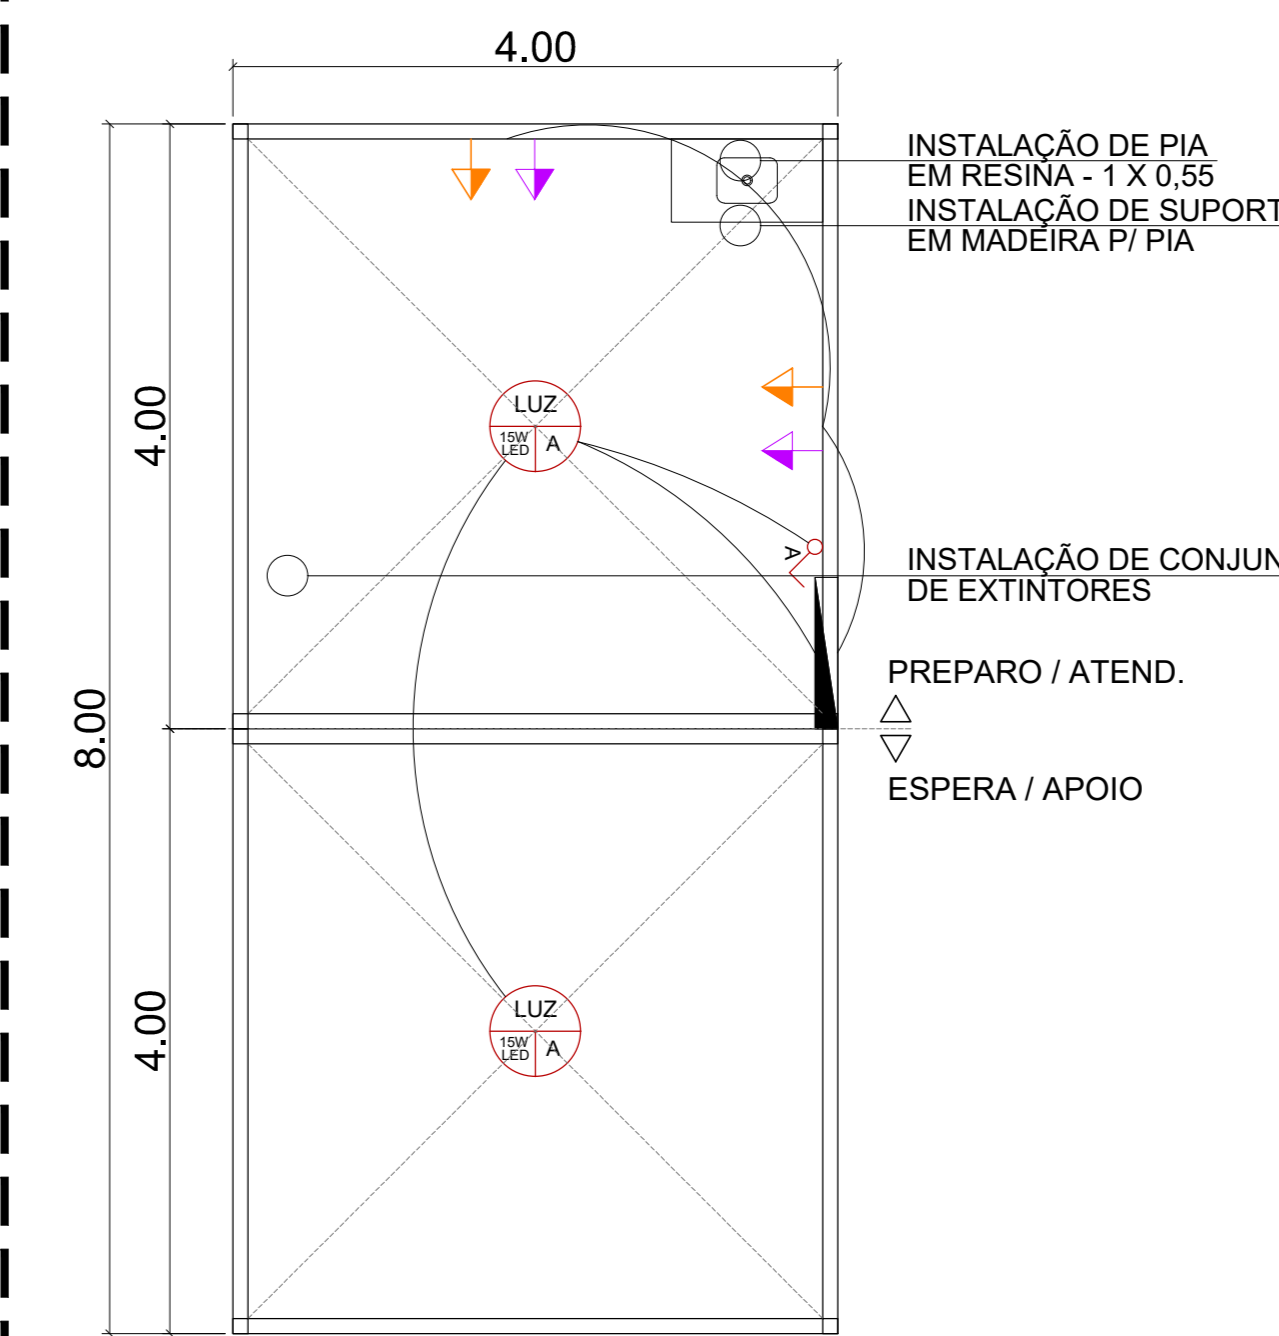

BARRACA - TIPO 2
ESCALA 1:50

NOTAS
01 - PARA A EXECUÇÃO, AS MEDIDAS DEVEM SER CONFERIDAS NO LOCAL.

LOCALIZAÇÃO	ÁREA DO TERRENO	0 m ²	SEOHAB
	ÁREA CONSTRUÍDA INICIAL	0 m ²	PROC.:
	AMPLIAÇÃO	0 m ²	FL.:
	DEMOLIÇÃO	0 m ²	RUBRICA:
	ÁREA CONSTRUÍDA FINAL	0 m ²	

REV.	EMISSÃO INICIAL	DESCRIÇÃO	DATA	POR	APROV.
00	EMISSÃO INICIAL				

ESTE DOCUMENTO É DE PROPRIEDADE DA PREFEITURA MUNICIPAL E SEU CONTEÚDO NÃO PODE SER REPRODUZIDO E/OU COPIADO A TERCEIROS SEM A DEVIDA AUTORIZAÇÃO DO ÓRGÃO COMPETENTE.

ASSINATURA E CARIMBO DO RESPONSÁVEL DA SECRETARIA REQUERENTE

Assinatura e Carimbo do Técnico Responsável da SEOHAB

Prefeitura Municipal de São Caetano do Sul
SEOHAB - Secretaria de Obras e Habitação
Diretoria de Obras
APROVADO

Processo nº
São Caetano do Sul, / /
Responsável p/ DO

PREFEITURA MUNICIPAL DE SÃO CAETANO DO SUL
SEOHAB - SECRETARIA DE OBRAS E HABITAÇÃO

OBRA: INSTALAÇÕES PROVISÓRIAS P/ FESTA DE RUA

ENDEREÇO: -

TÍTULO: INSTALAÇÕES PARA A FESTA ITALIANA 2026

RESPONSÁVEL	ARTIST	DESENHO	APROV.
ENG. ANDRÉ LIMA	2620261458984	-	-

ESCALA: INDICADA

INDICADA: 10806/2026-51

DATA: 28/05/2026

Projeto - Festa Italiana 2026_35_ENTIDADES

ÚNICA
R00