



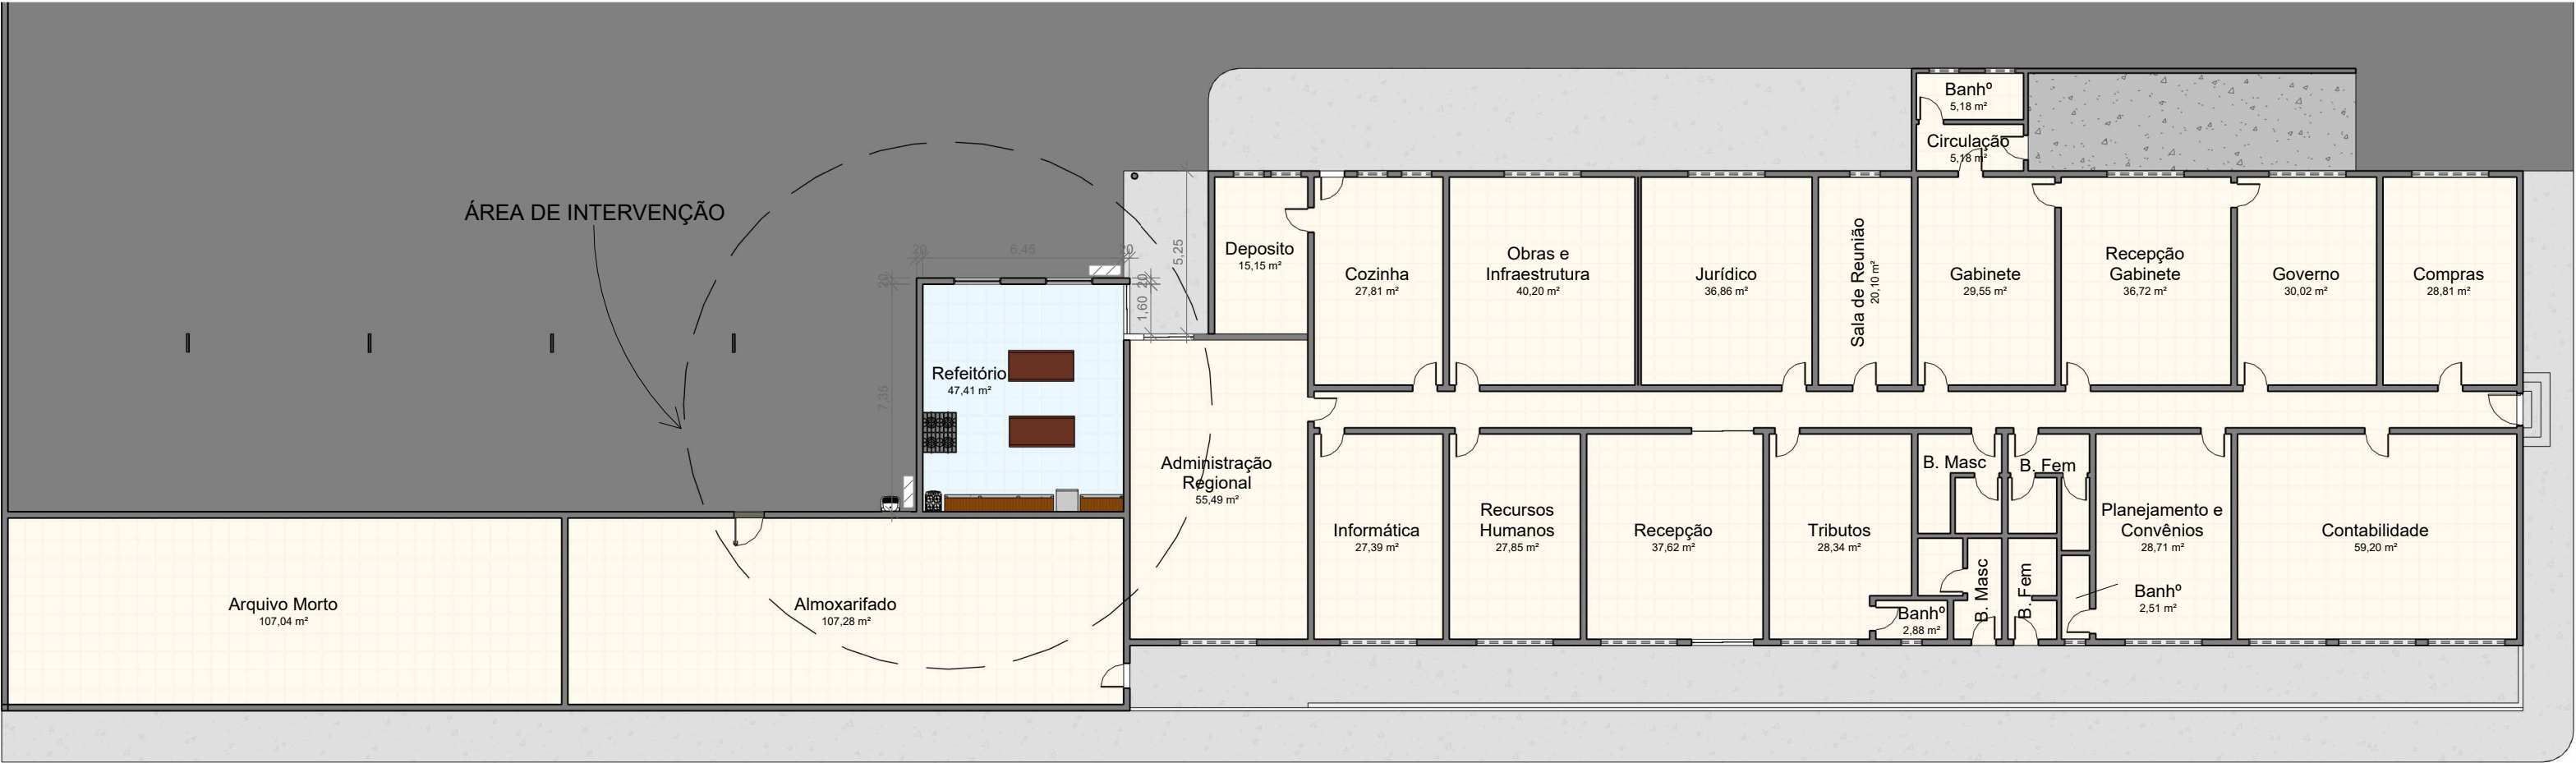


PORTAS					
CÓD	QT	COMP.	ALTURA	ÁREA	DESCRIÇÃO
P01	1	0,960	2,140	2,05 m²	PORTA LISA 01 FOLHA DE ABRIR
P02	1	1,600	2,100	3,36 m²	PORTA BLINDEX 02 FOLHAS

JANELAS						
CÓD	QT	COMP.	ALTURA	PEITORIL	ÁREA	DESCRIÇÃO
J01	2	1,500	1,000	1,000	1,50 m²	JANELA BLINDEX

1 IMPLANTAÇÃO
ESCALA 1 : 200

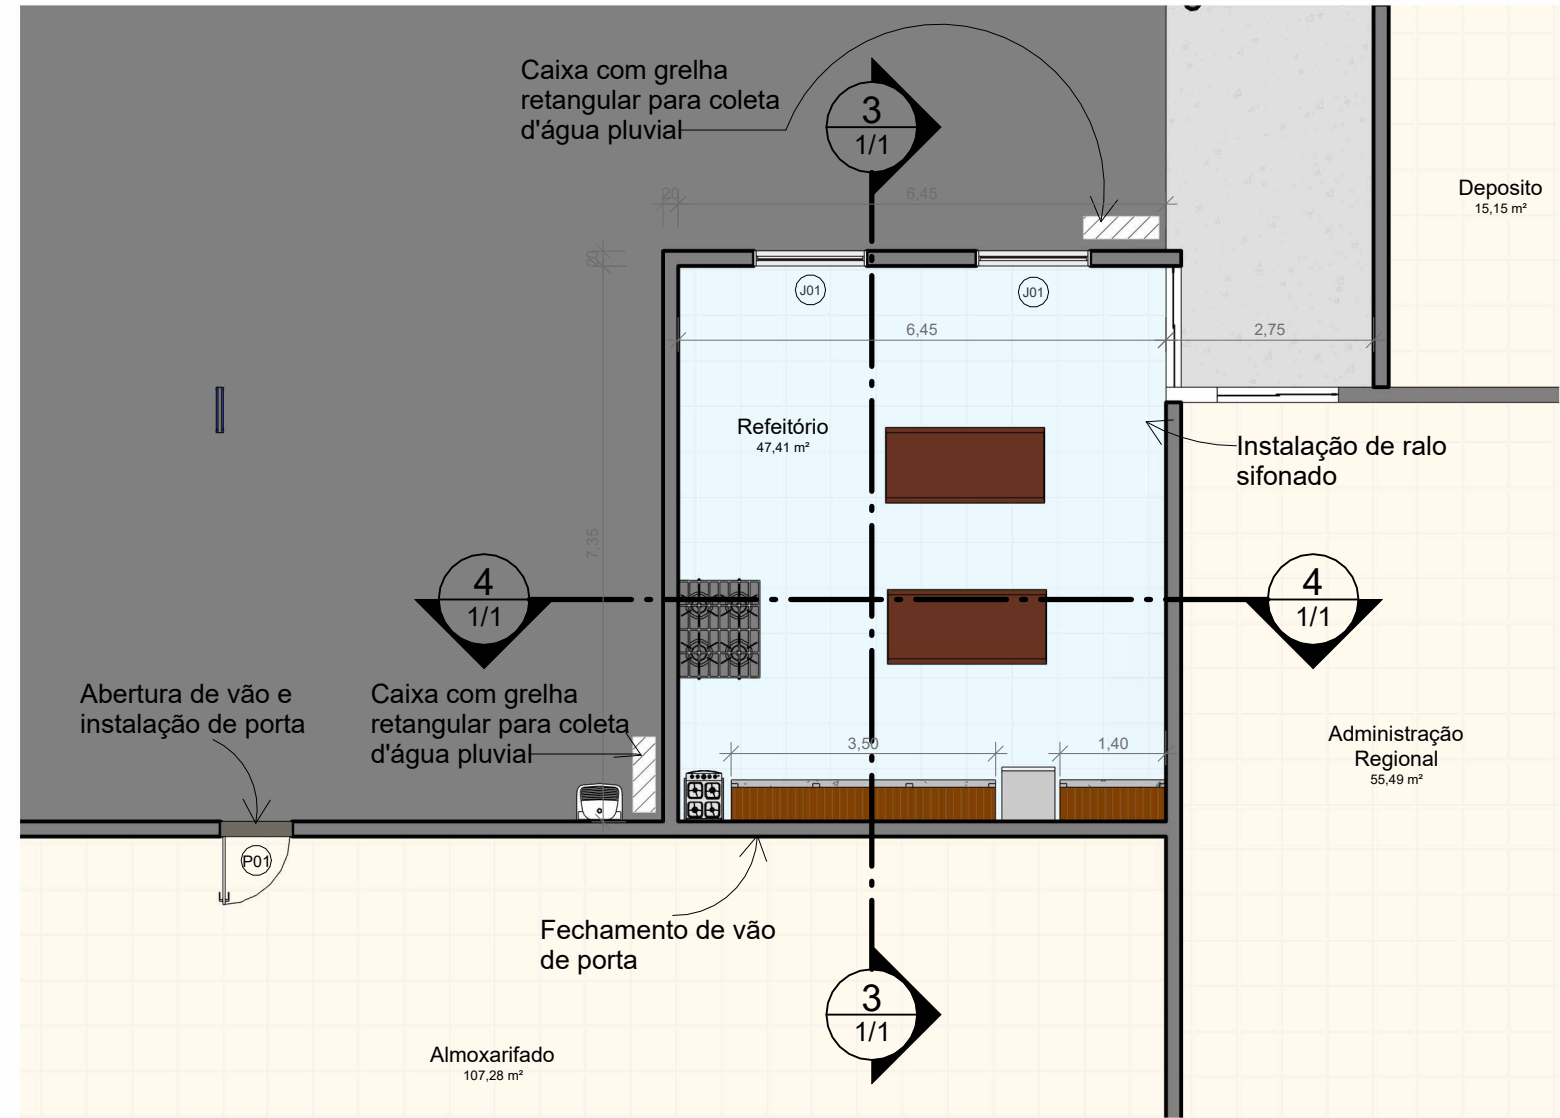


2 TÉRREO
ESCALA 1 : 100

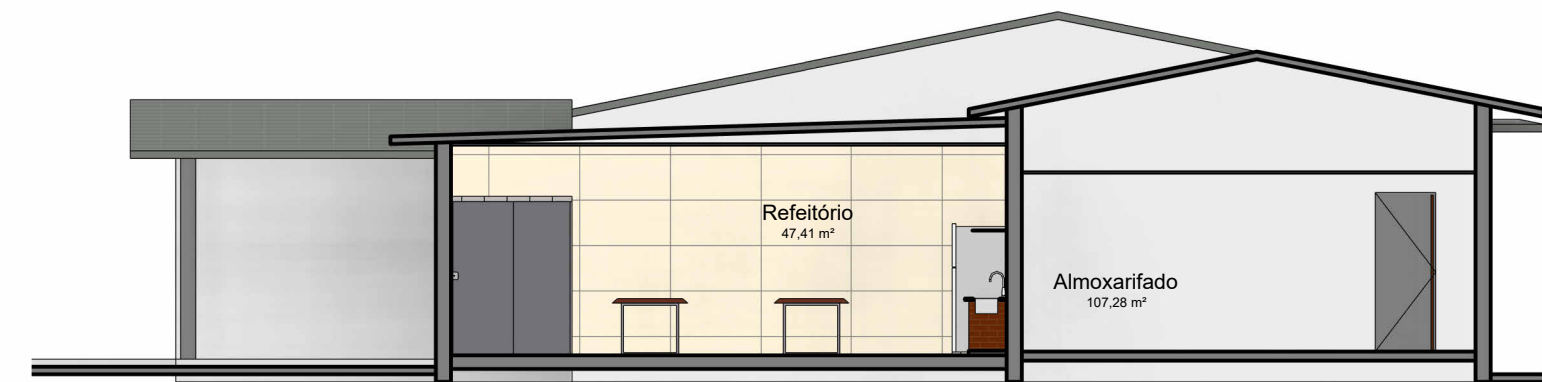


3 CORTE A
ESCALA 1 : 100



4 CORTE B
ESCALA 1 : 100

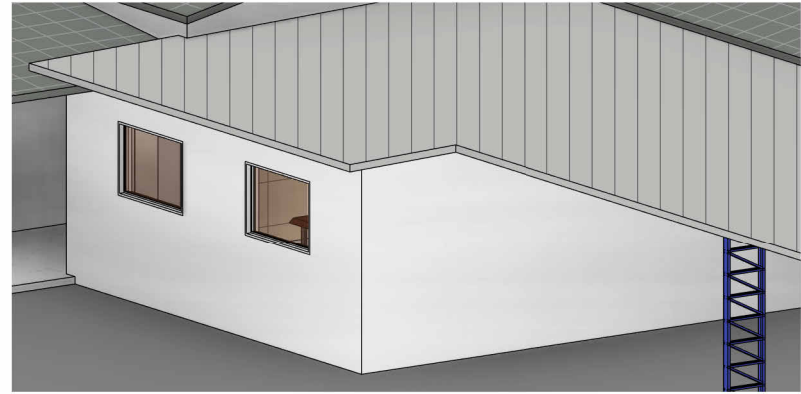

5 VISTA 3D
ESCALA

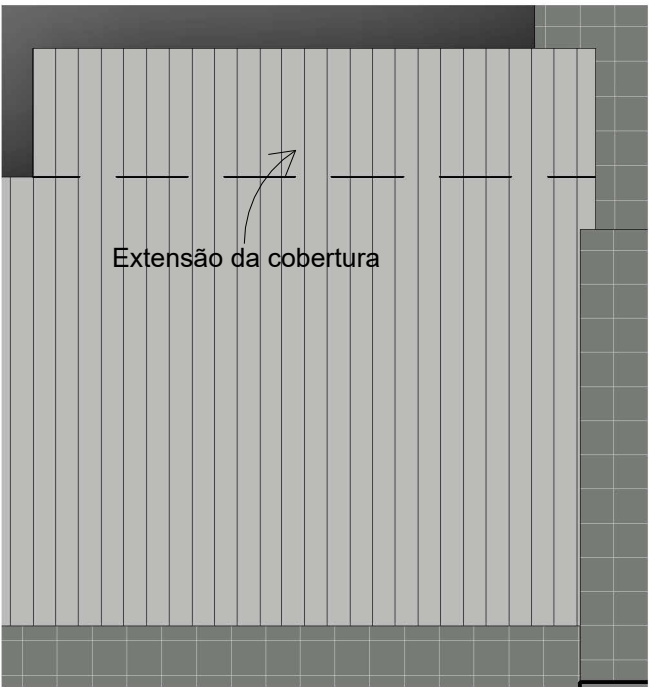


6 COBERTURA
ESCALA 1 : 100



7 PLANTA DE SITUAÇÃO
ESCALA 1 : 200

PREFEITURA MUNICIPAL DE NOVA CAMPINA - SP

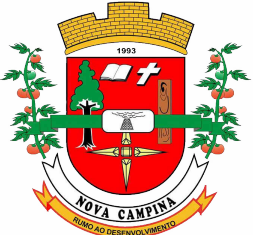

PREFEITURA MUNICIPAL DE NOVA CAMPINA

Av. Luiz Pastore, 240, Centro, CEP: 18.435-000
C.N.P.J. 60.123.072/0001-58

SECRETARIA MUNICIPAL DE OBRAS E INFRAESTRUTURA

PROJETO ARQUITETÔNICO

TÍTULO:
PROJETO DE CONSTRUÇÃO DE REFEITÓRIO

ASSUNTO:
Planta baixa, cortes e localização

ENDEREÇO:
Luís Pastore, nº 240, Pinheirinho, Nova Campina/SP

MEDIDA:	ESCALA:	DESENHISTA:	FOLHA:
38,28 m²	INDICADA	Clayton Borges Maciel	1/1
ART:			DATA:
-			02/07/2025

ASSINATURAS

PREFEITO MUNICIPAL
ANTONIO ISABEL DE OLIVEIRA JÚNIOR

RESPONSÁVEL TÉCNICO
CLAYTON BORGES MACIEL
Engenheiro Civil - CREA-SP 5070518930

OBSERVAÇÕES: