


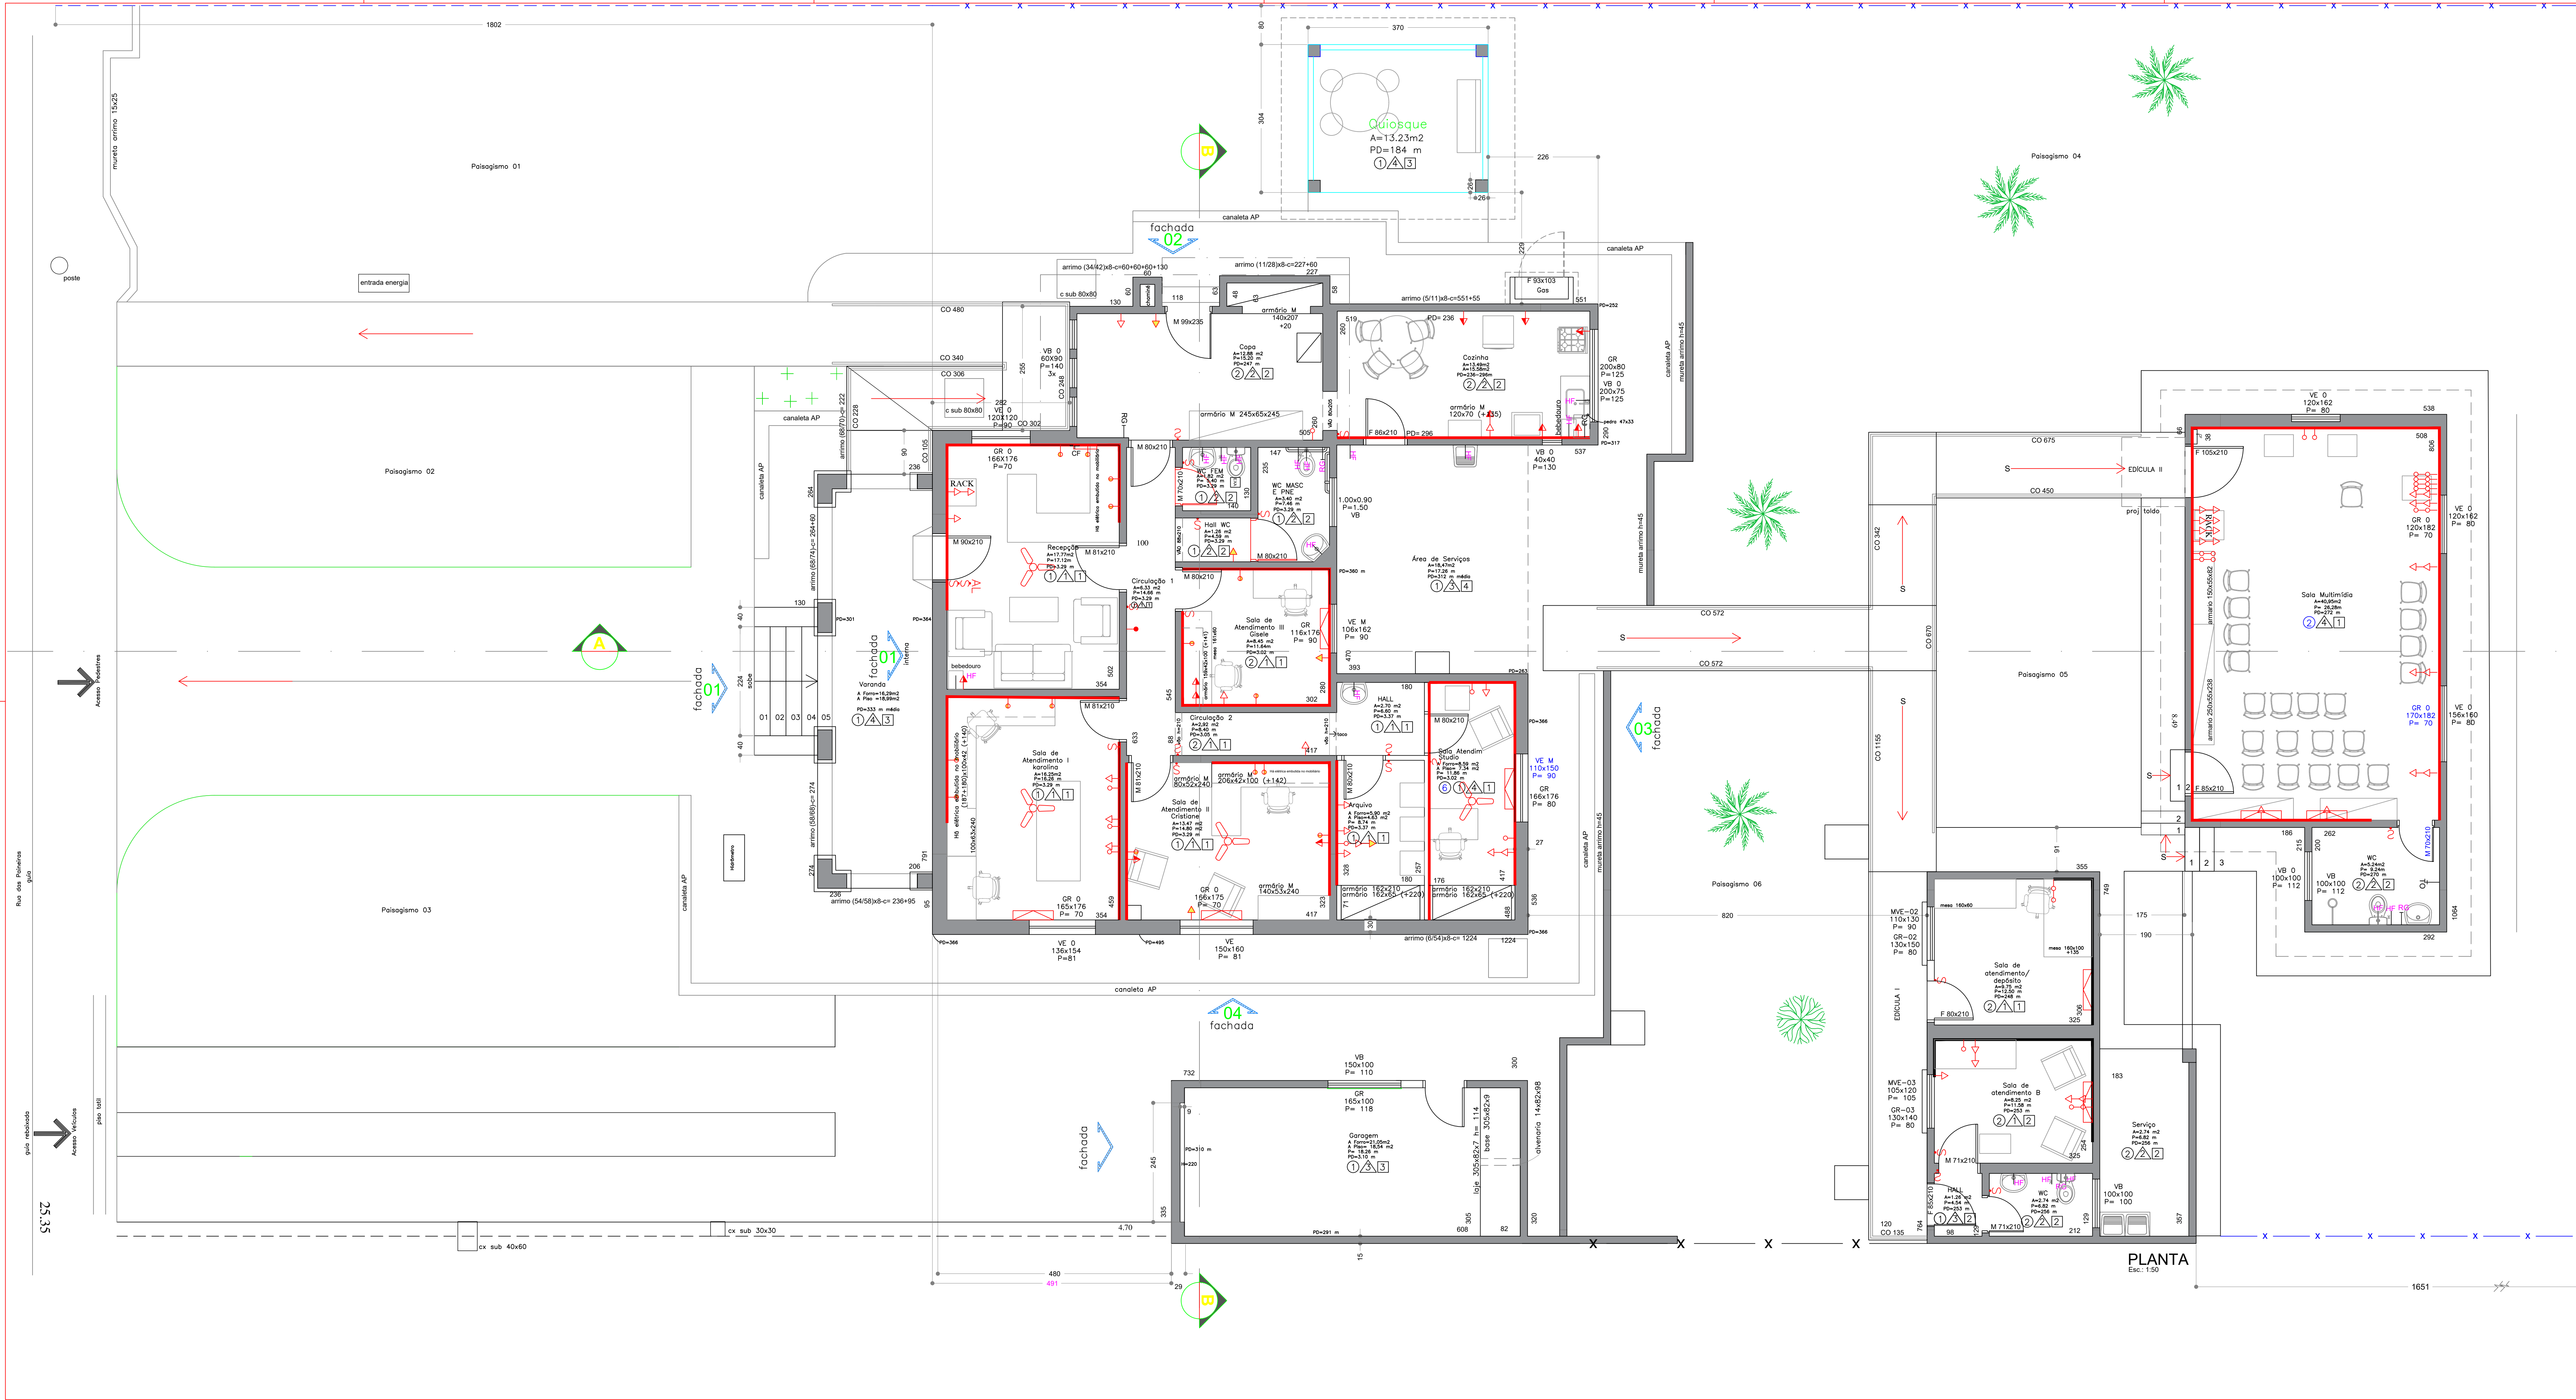

ESPECIFICAÇÃO BÁSICA DE ACABAMENTOS	
TETO	
①	Forro de madeira
②	Forro de PVC
③	Cobertura cerâmica
④	Forro de gesso em placas removíveis
⑤	Cobertura cerâmica com manta térmica
PAREDE	
△	Pintura látex acrílica semi-brilho
△	Revestimento cerâmico até 2.10 e pintura acrílica semi-brilho
△	Revestimento cerâmico
△	Tratamento Acústico
PISO	
1	Assoalho / tacos de madeira
2	revestimento cerâmico
3	Lajota Cerâmica
4	Cimentado
5	Porcelanato 80x80 e= 11mm cor cinza

JBC ASSESSORIA E CONSULTORIA EM OBRAS
LTD.A:13966861000170

Assinado de forma digital por
JBC ASSESSORIA E CONSULTORIA EM OBRAS
LTD.A:13966861000170
Dados: 2025.09.24 19:19:59
03'00'

597
CASA 08
GERAL

REVISÕES	
DATA	DESCRIÇÃO
R0 22/09/2025	VERSÃO FINAL PROJETO
R1 23/09/2025	CORREÇÕES FMRP


JBC ASSESSORIA E CONSULTORIA EM OBRAS LTDA
CRIA 190727-0 CNPJ 13.966.861/0001-70
RUA ADOLFO SERRA, 411 - ALTO DA BOA VISTA - RIBEIRÃO PRETO - SP - CEP 14025-520
vinholis@vinholis.com.br (16) 992090565 abbarianq@vinholis.com.br (16) 992090204
associados
BARRETO VINHOLIS RRT 16013784

**FACULDADE DE MEDICINA DE RIBEIRÃO PRETO USP**
ENGENHARIA E ARQUITETURA

Local: Casa 08 da Rua Paineiras - FMRP-USP	Responsável do Setor:	Ass: Responsável pelo setor
Descrição: PROJETO DE REFORMA LOCAL: Casa 8 Paineiras PLANTA BAIXA LEVANTAMENTO FÍSICO-CADASTRAL	Autor do Projeto:	Ass: Luiz Carlos Barreto Vinholis Arquiteto - CREA/SP A131320-0 eng.º de CREA/SP 090308073
Solução: FMRP	Coordenador:	Ass: Coordenador Assistência técnica administrativa
Desenho: CAA	Revisão: 01	Escala: 1:50
Data Inicial: 24/07/2025	Data: 23/09/2025	Folha: 01/09


DIMENSÕES EM CENTÍMETROS EXCETO QUANDO INDICADO
OBRIGATORIO CONFERIR MEDIDAS NA OBRA

FORMATO A 4

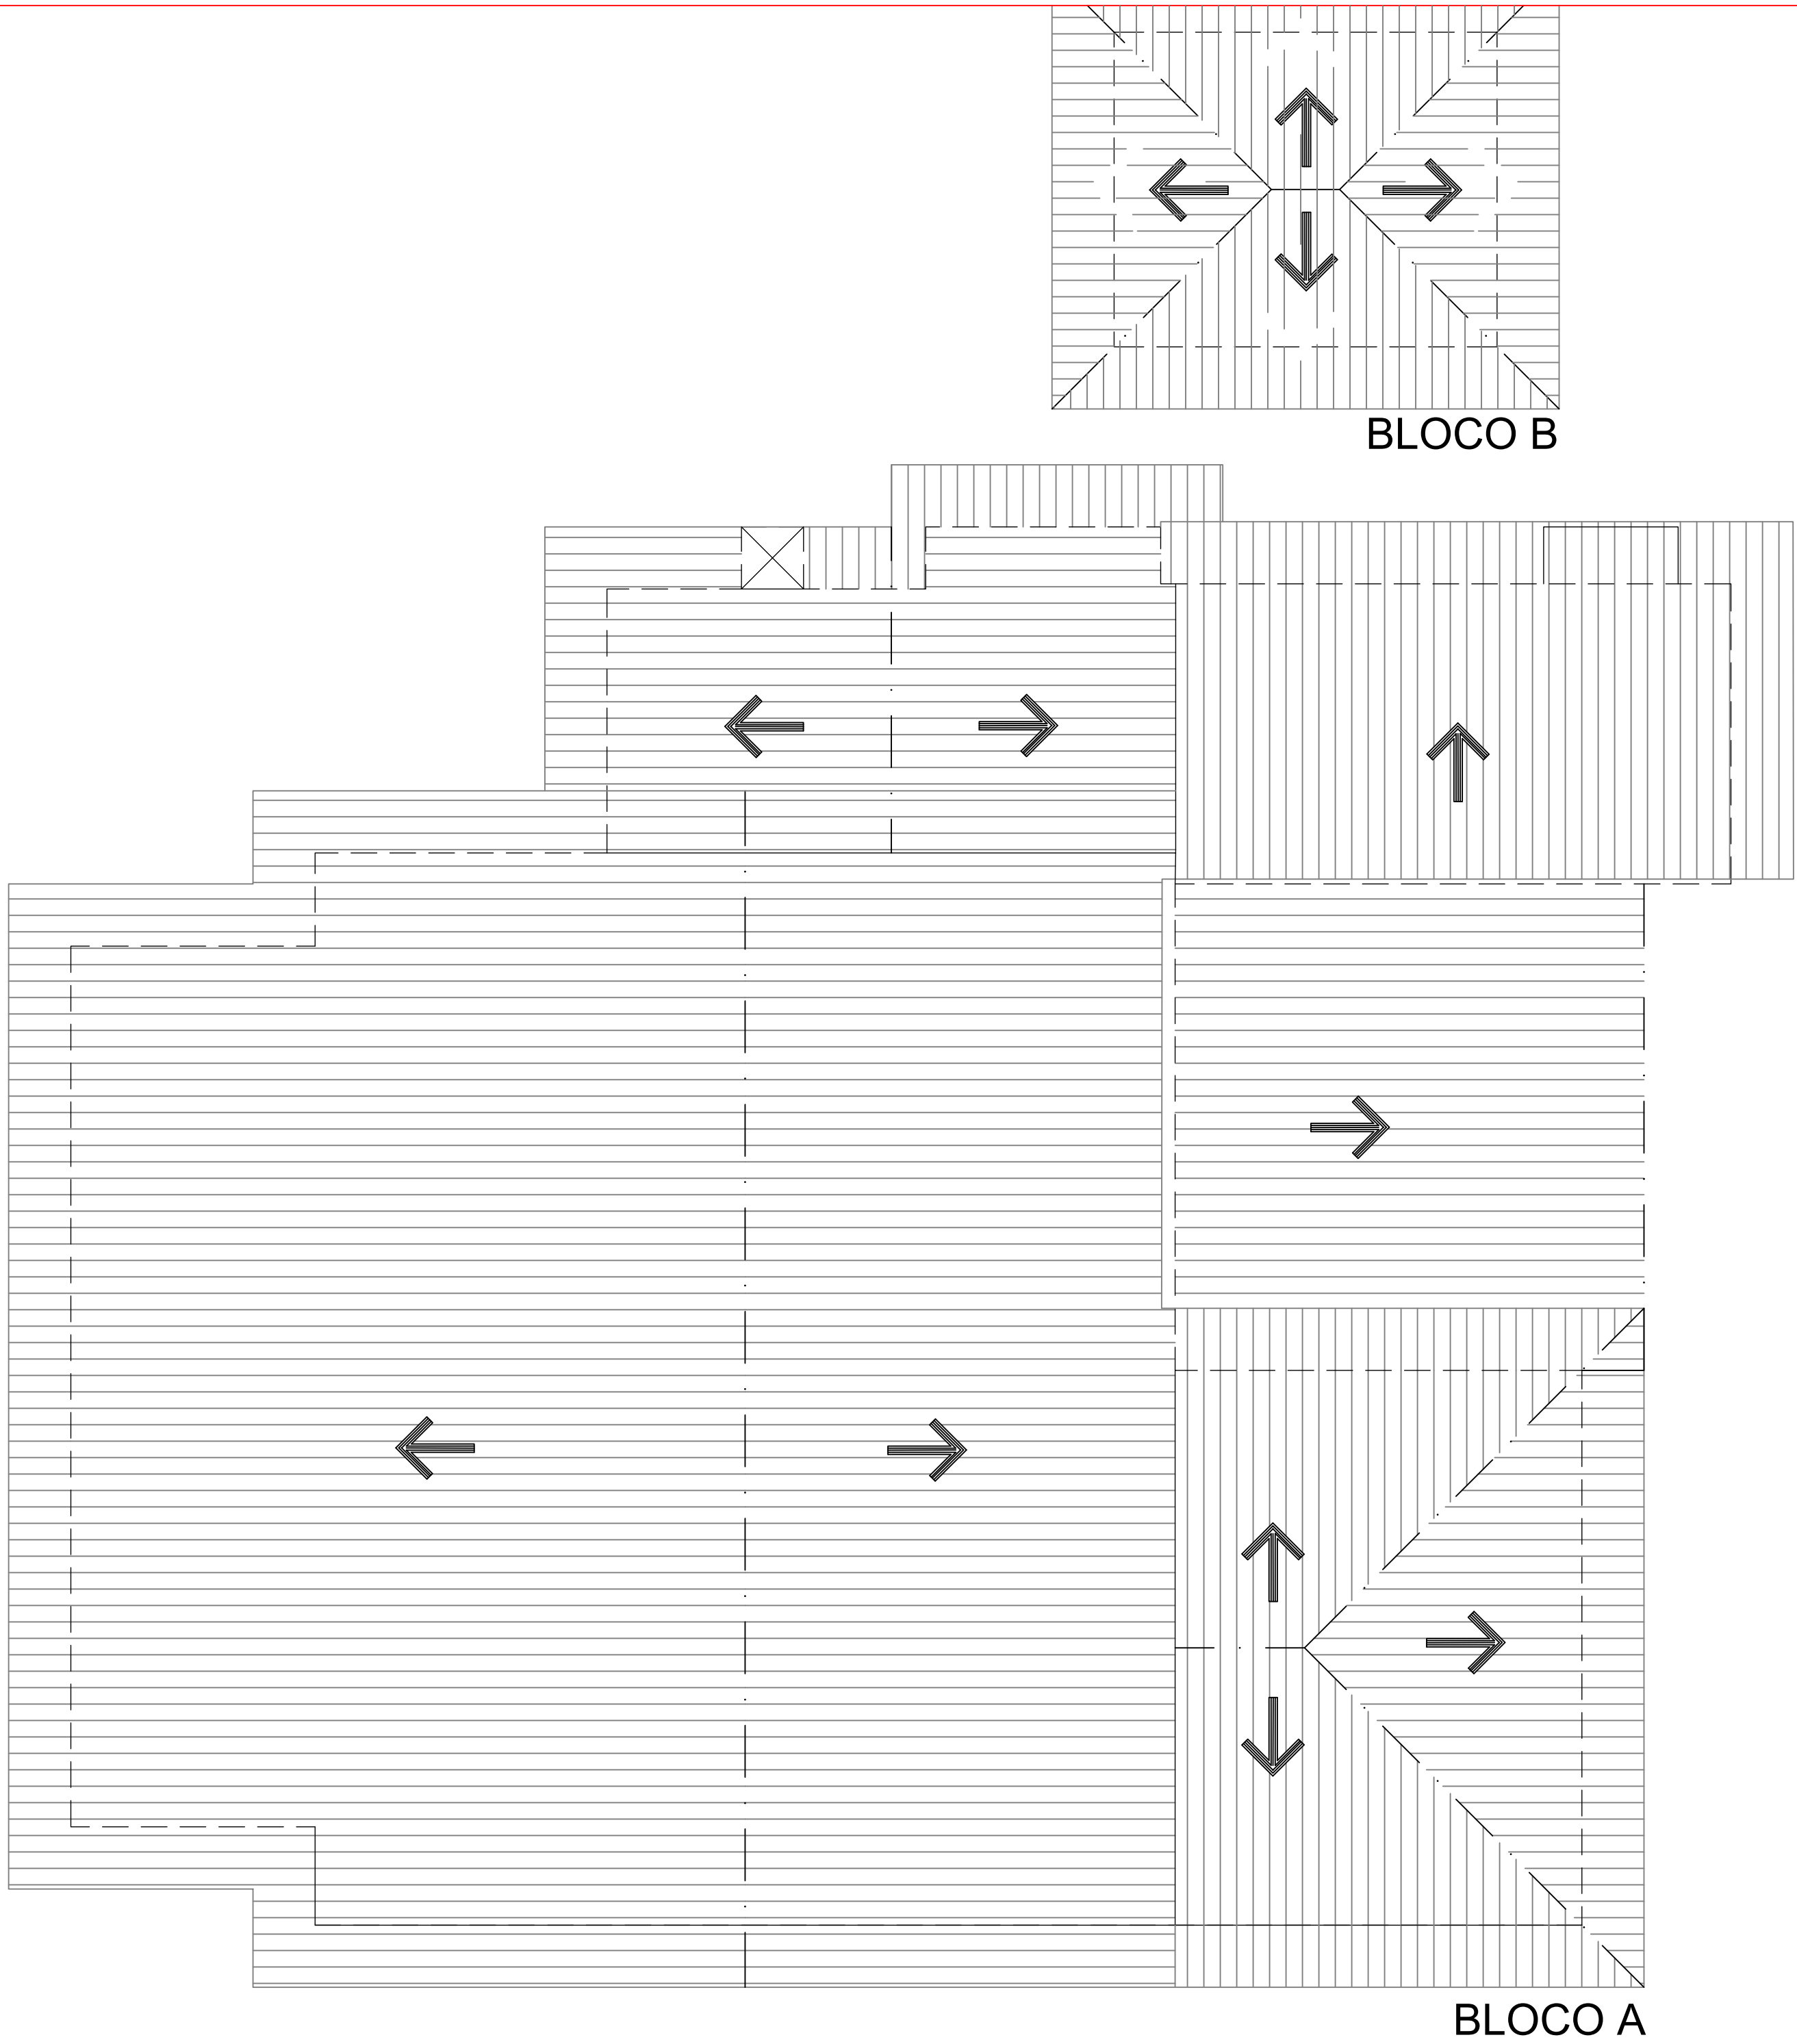


BLOCO B


BLOCO A

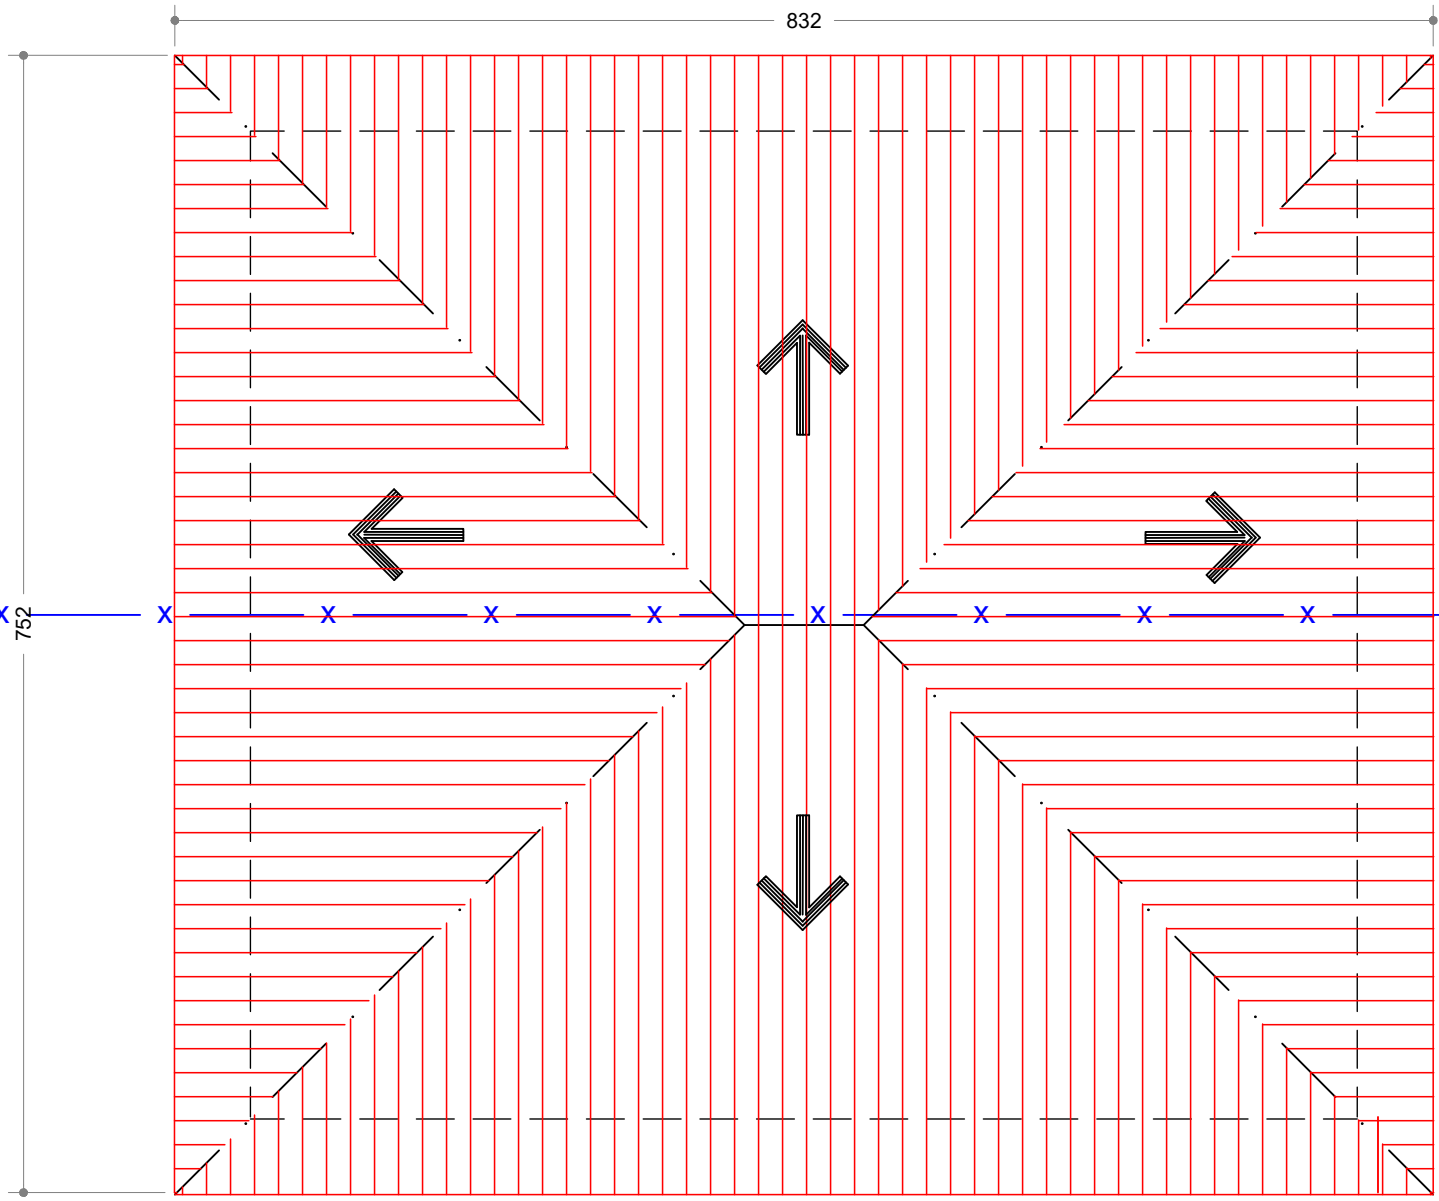


BLOCO C

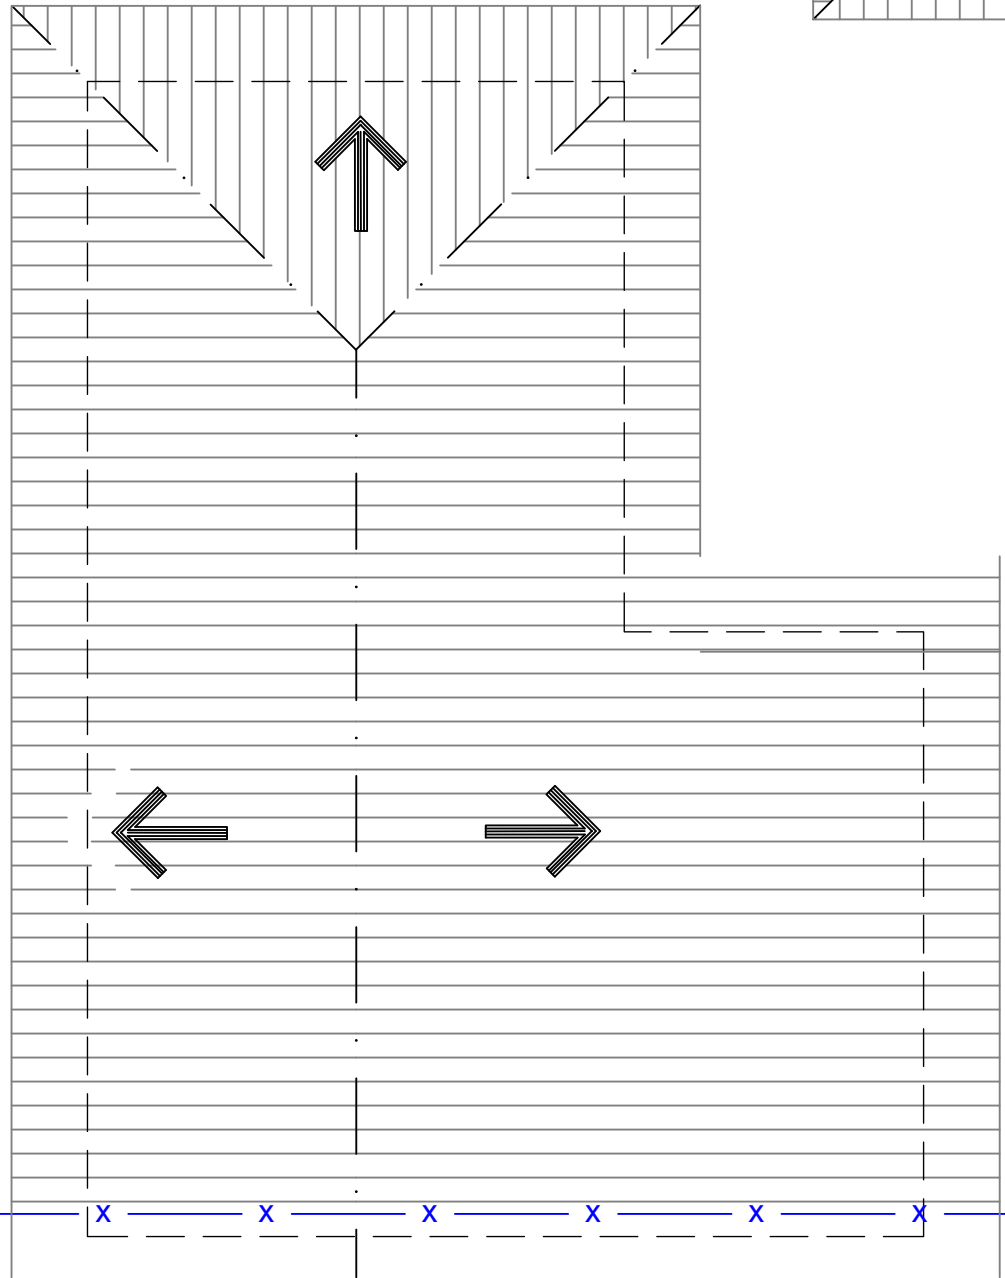

BLOCO E

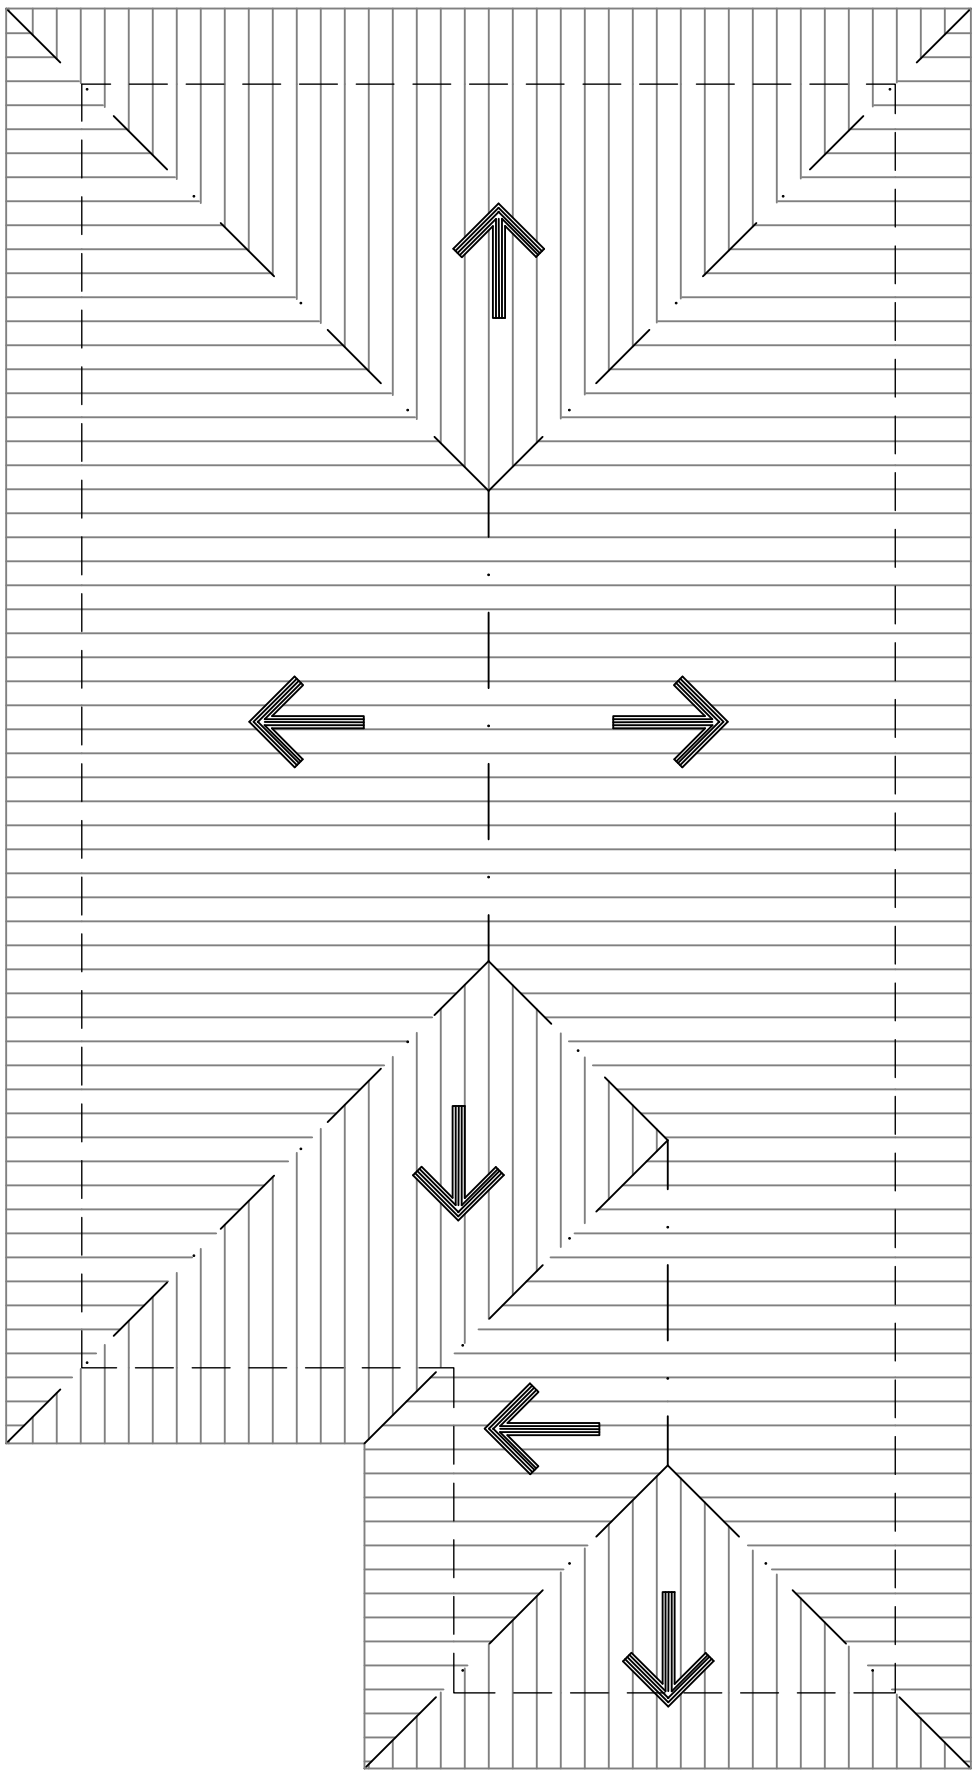

BLOCO D

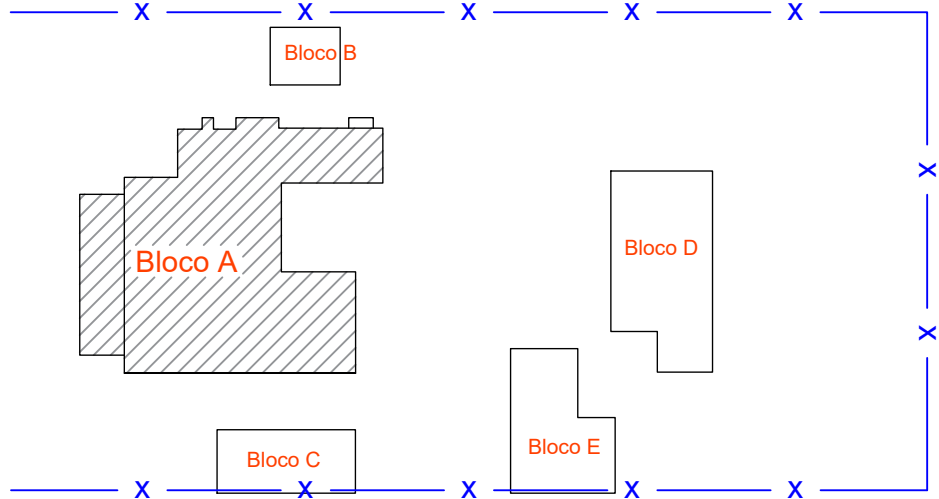

PLANTA CHAVE
Sem Esc.

LEGENDA PAISAGISMO	
SÍMBOLO	DESCRIÇÃO
	Grama Existente
	Grama Nova
	Remoção de arbusto
	Remoção de tronco
	Palmeira existente
	Plantar Jerivá novo
	Plantar Bico de papagaio novo
	Plantar Ixora novo

JBC ASSESSORIA E CONSULTORIA EM OBRAS LTDA:13966861000170

Assinado de forma digital por JBC ASSESSORIA E CONSULTORIA EM OBRAS LTDA:13966861000170
Dados: 2025.09.24 19:25:23 -03'00'

597
CASA 08
GERAL

REVISÕES		
	DATA	DESCRIÇÃO
R0	22/09/2025	VERSÃO FINAL PROJETO
R1	23/09/2025	CORREÇÕES FMRP

JBC
CREA 190727-0
RUA ADOLFO SERRA, 411 - ALTO DA BOA VISTA - RIBEIRÃO PRETO - SP - CEP 14025-520
vinholisarq@vinholis.com.br (16) 992090555
associados

BARRETO VINHOLIS
RRT 16013784

FACULDADE DE MEDICINA DE RIBEIRÃO PRETO USP
ENGENHARIA E ARQUITETURA

EXISTENTE
ESTUDO
ANTE PROJETO
EXECUTIVO
AS BUILT

Local:
Casa 08 da Rua Paineiras - FMRP-USP

Responsável do Setor

Ass.:

Responsável pelo setor

Descrição:
PROJETO DE REFORMA LOCAL: Casa 8 Paineiras BLOCOS COBERTURAS

Autor do Projeto

Ass.:

Coordenador:

Ass.:

Coordenador
Assistência técnica administrativa

Solitação:
FMRP

Desenho:
CAA


Revisão:
01

Escala:
1:50

Data Inicial:
24/07/2025

Data:
23/09/2025

Folha:
03/09

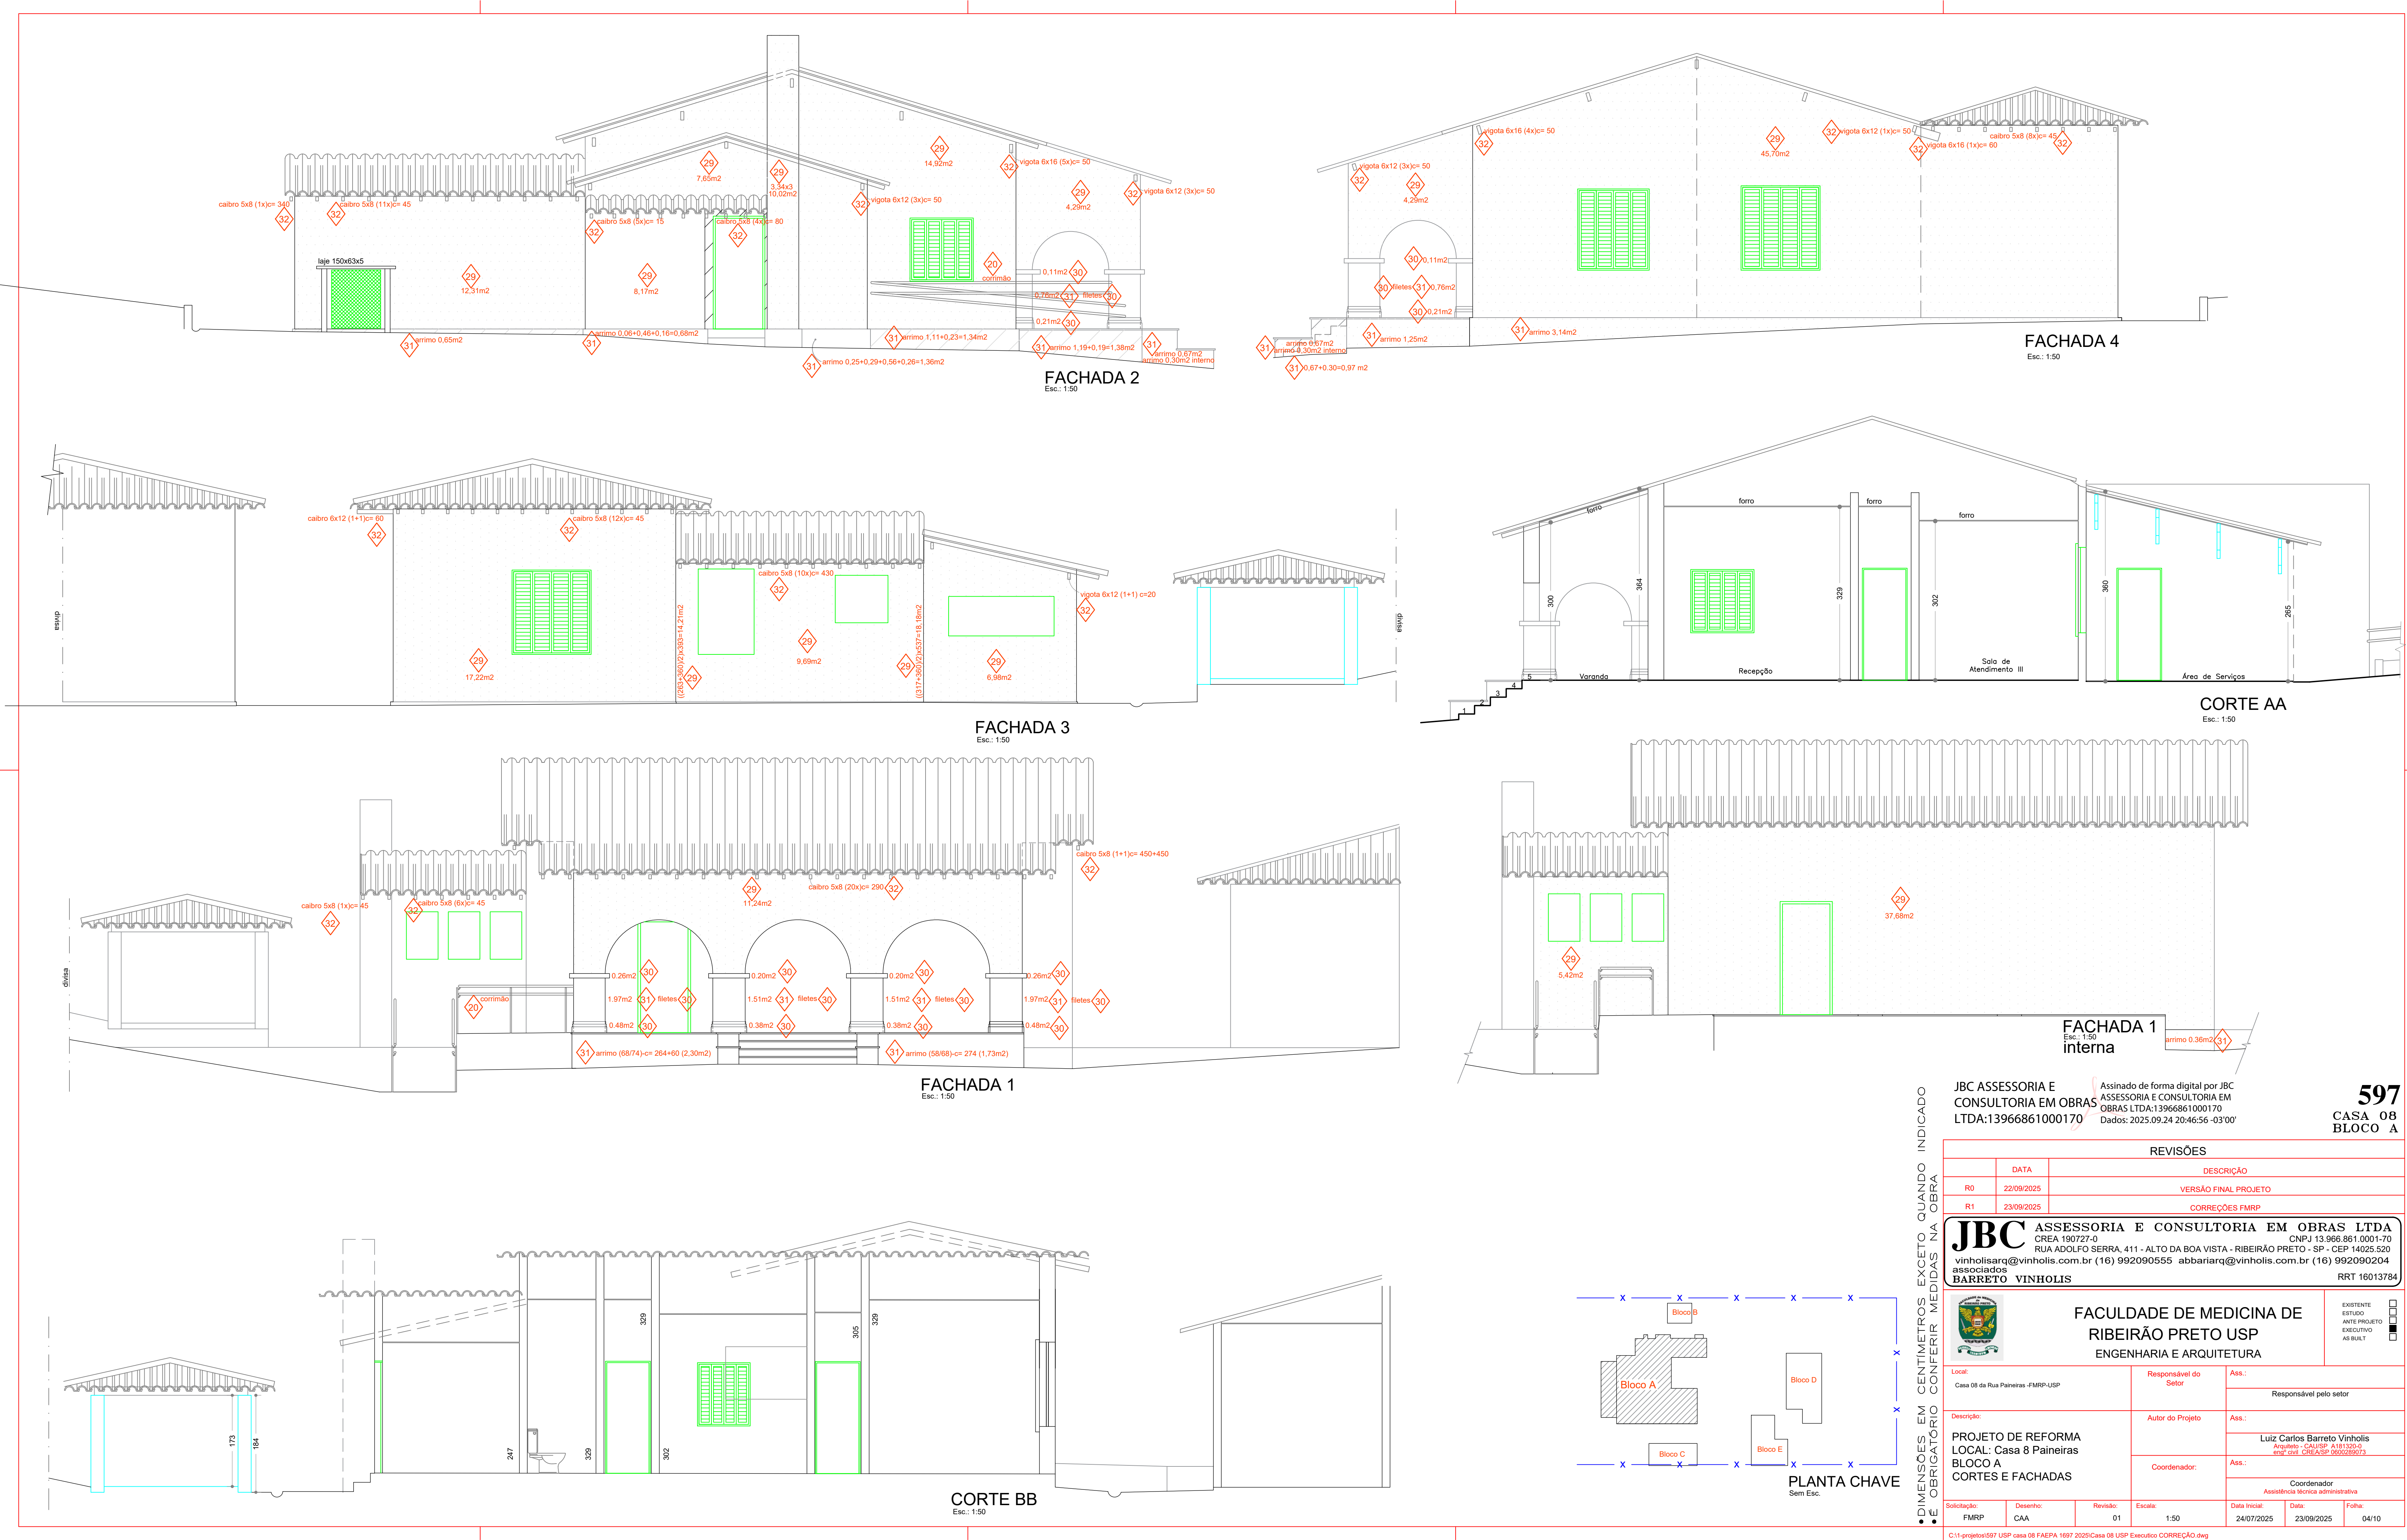

JBC ASSESSORIA E CONSULTORIA EM OBRAS

Assinado de forma digital por JBC ASSESSORIA E CONSULTORIA EM OBRAS LTDA:13966861000170

Assinado de forma digital por JBC ASSESSORIA E CONSULTORIA EM OBRAS LTDA:13966861000170

Dados: 2025.09.24 20:46:56 -03'00'

597

CASA 08 BLOCO A

REVISÕES	
DATA	DESCRIÇÃO
R0	22/09/2025
VERSÃO FINAL PROJETO	
R1	23/09/2025
CORREÇÕES FMRP	

JBC

ASSESSORIA E CONSULTORIA EM OBRAS LTDA

CREA 190727-0

RUA ADOLFO SERRA, 411 - ALTO DA BOA VISTA - RIBEIRÃO PRETO - SP - CEP 14025-520

vinholisarg@vinholis.com.br (16) 992090555

associados

BARRETO VINHOLIS

RRT 16013784

FACULDADE DE MEDICINA DE RIBEIRÃO PRETO USP

ENGENHARIA E ARQUITETURA

Local:

Casa 08 da Rua Paineiras - FMRP-USP

Responsável do Setor

Ass.:

Responsável pelo setor

Descrição:

PROJETO DE REFORMA LOCAL: Casa 8 Paineiras BLOCO A CORTES E FACHADAS

Coordenador:

Ass.:

Coordenador

Assistência técnica administrativa

Solicição:

FMRP

CAA

Revisão:

01

Escala:

1:50

Data Inicial:

24/07/2025

Data:

23/09/2025

Folha:

04/10

C:\11-projetos\597 USP casa 08 FAEPA 1697 2025\Casa 08 USP Execucao CORREÇÃO.dwg

BLOCO B

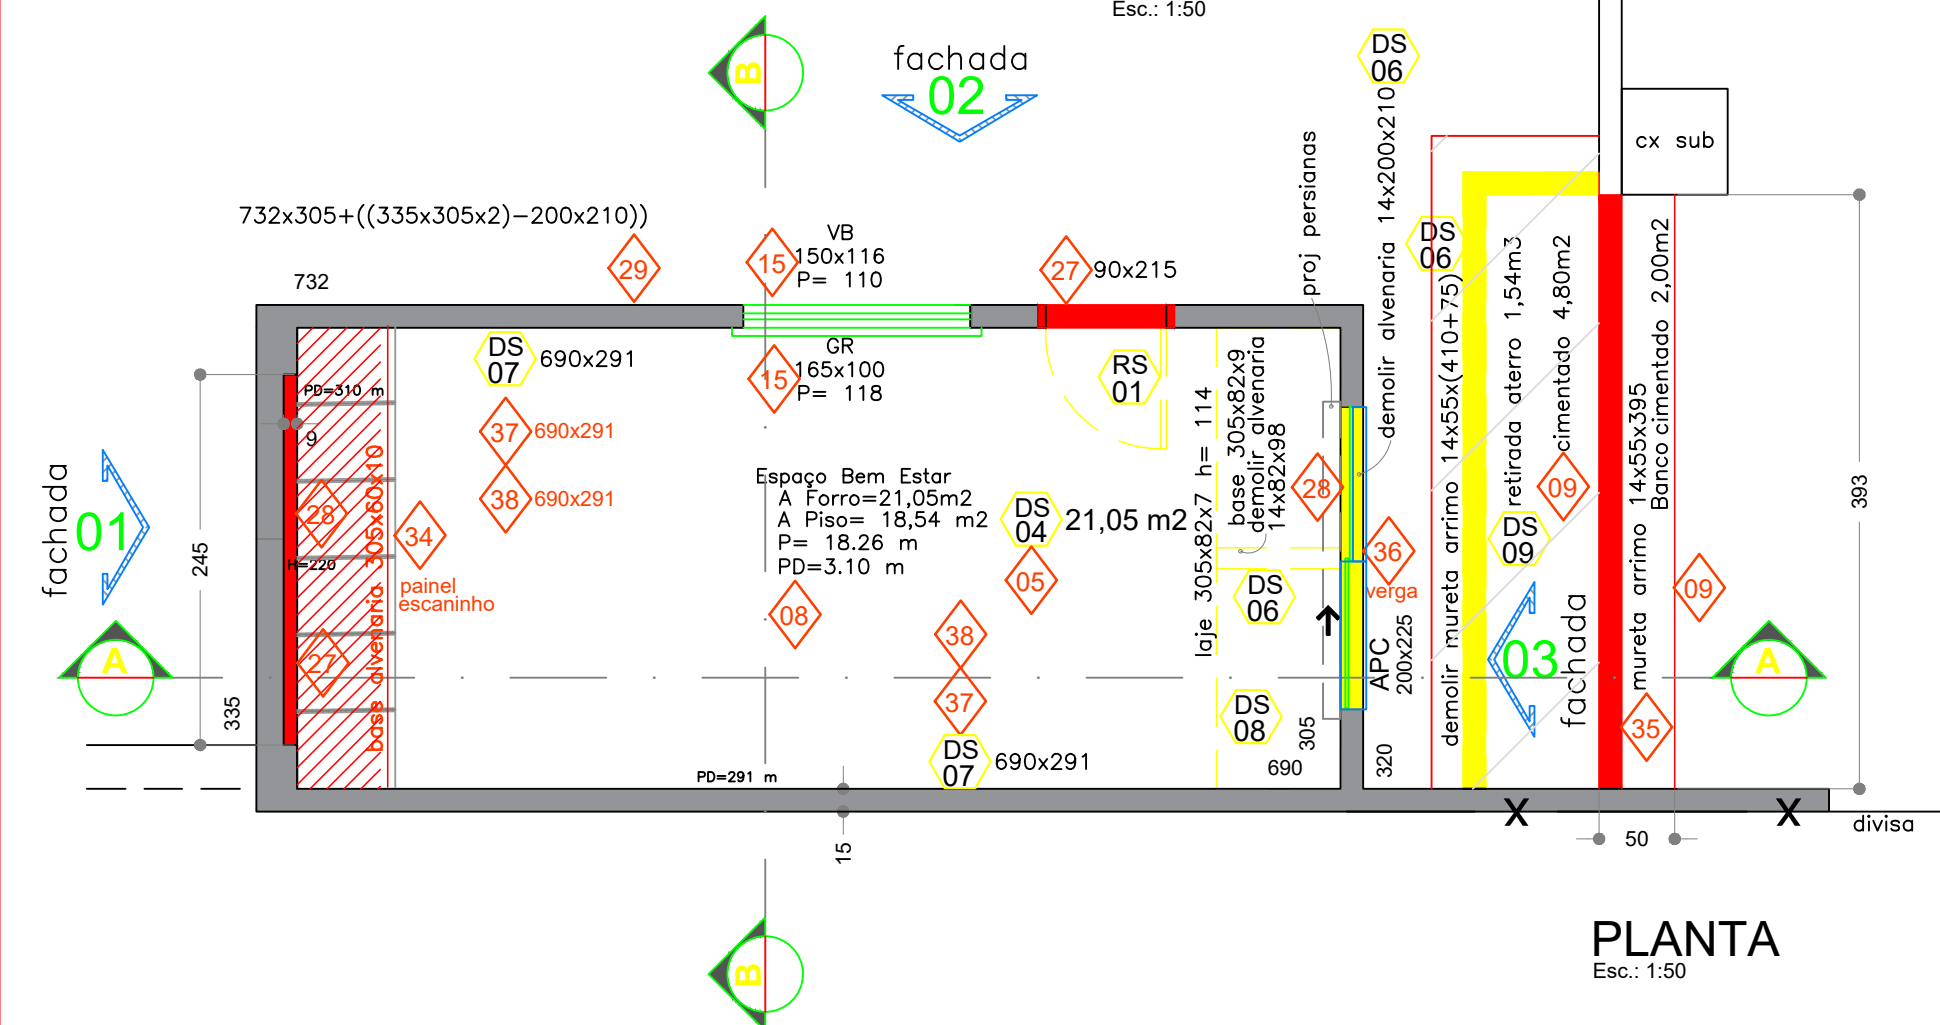
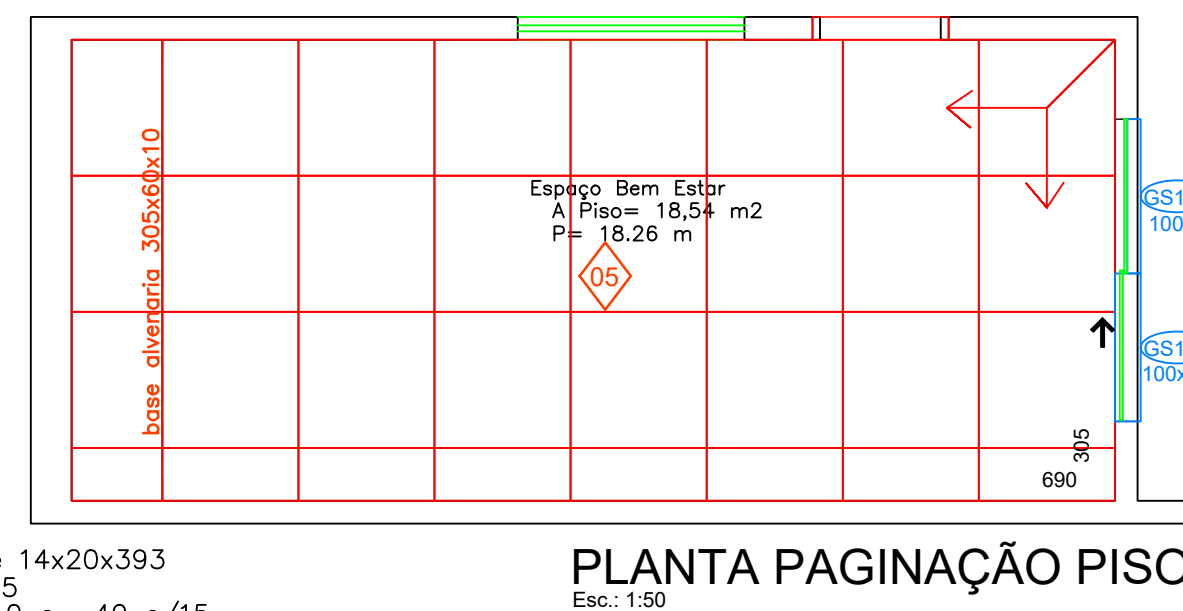
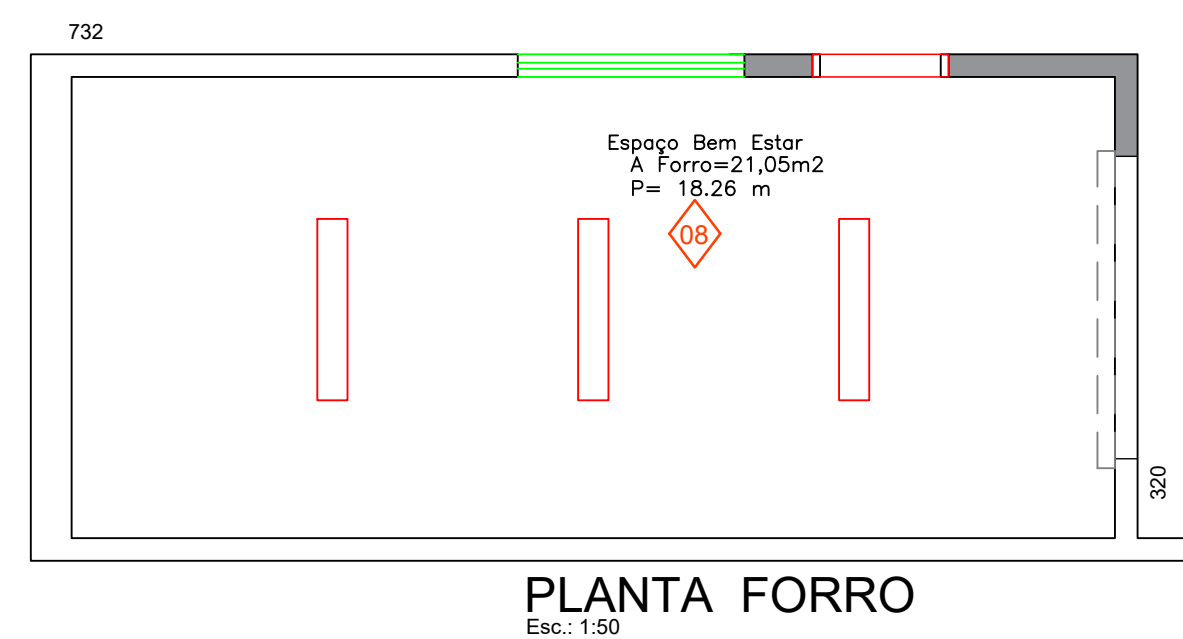
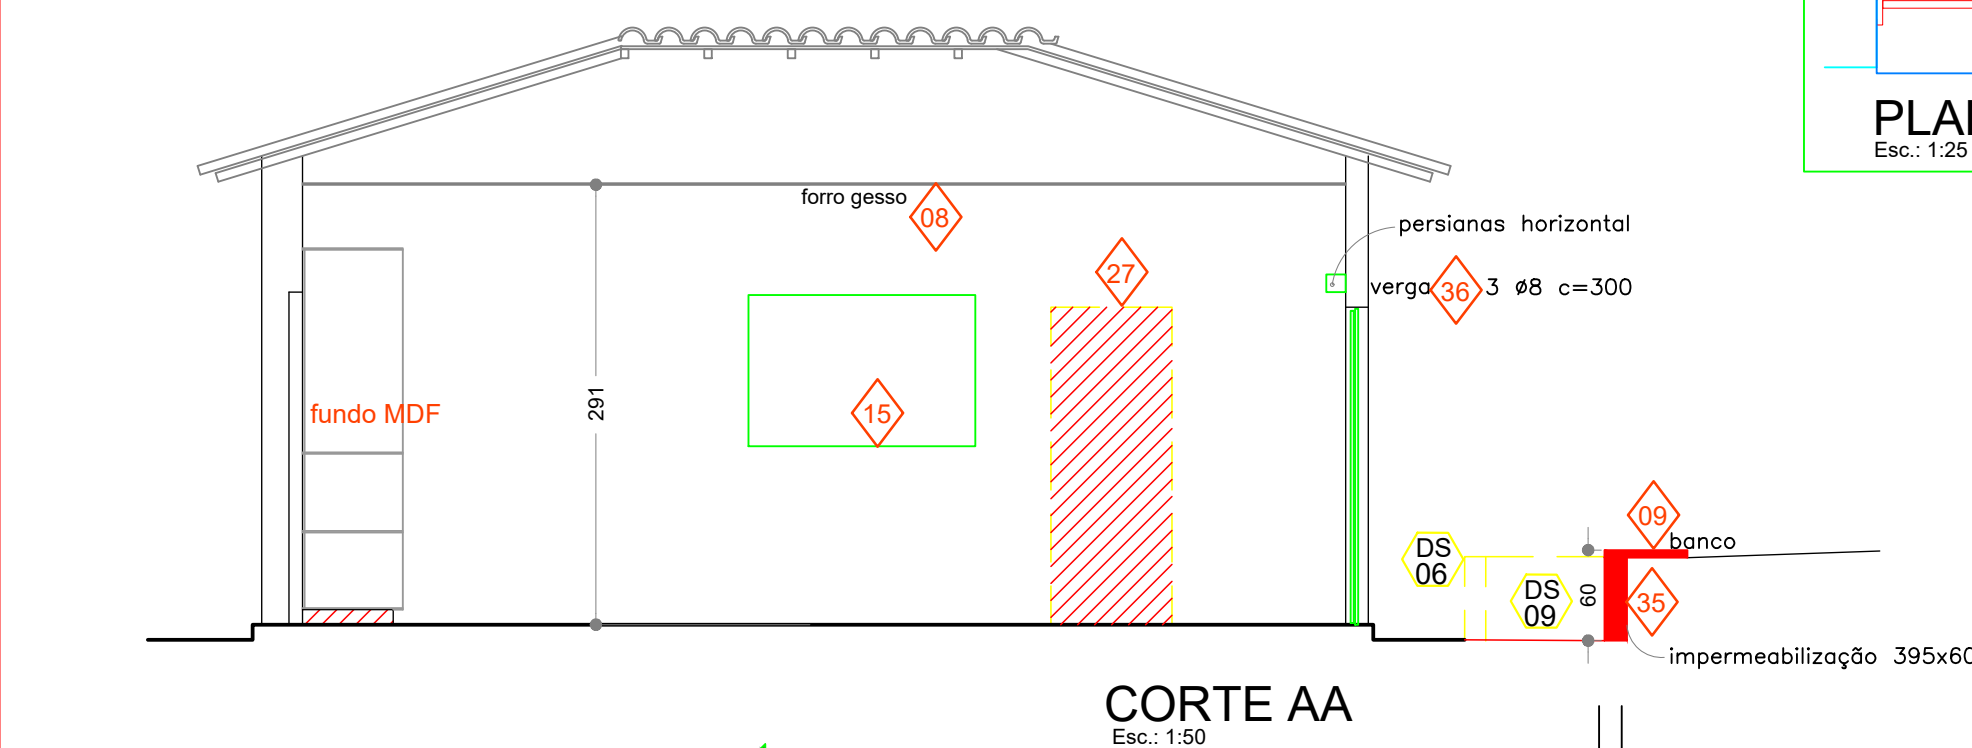
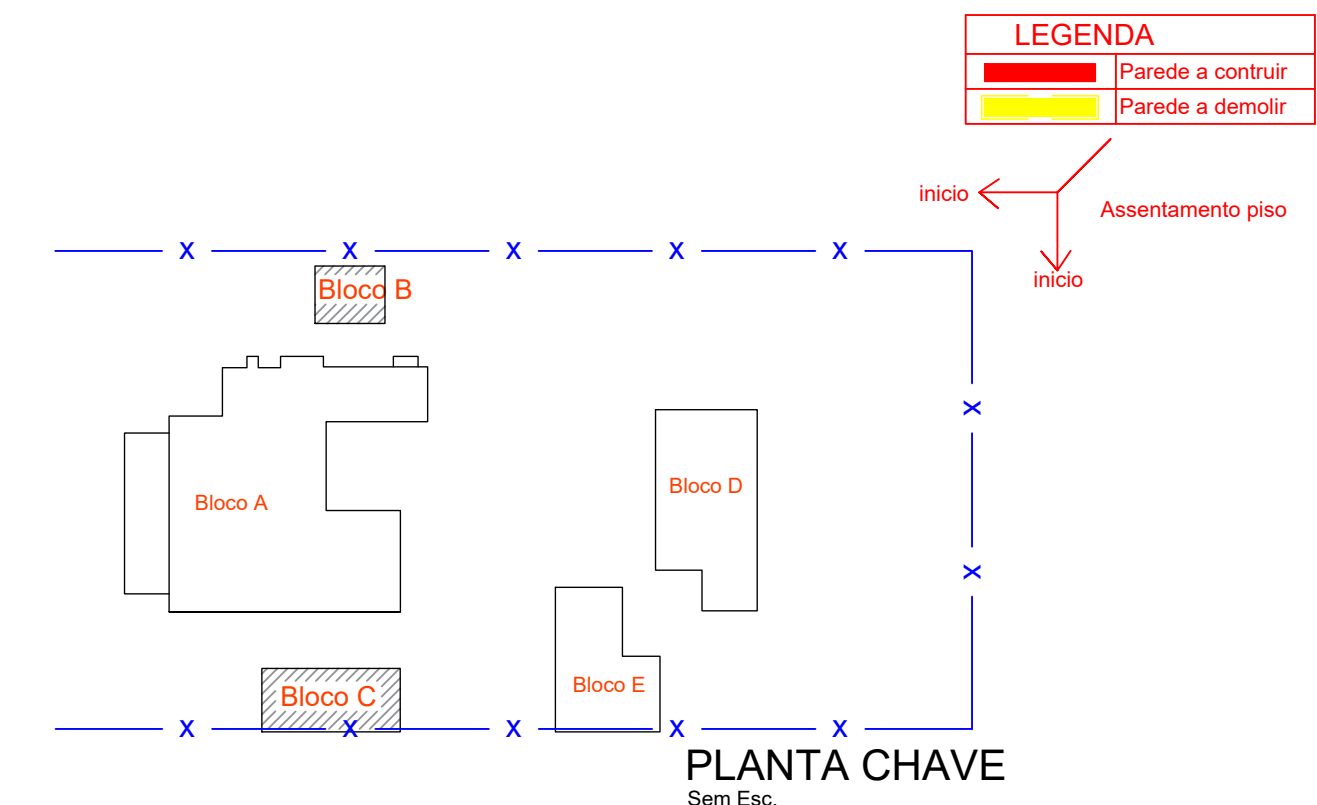
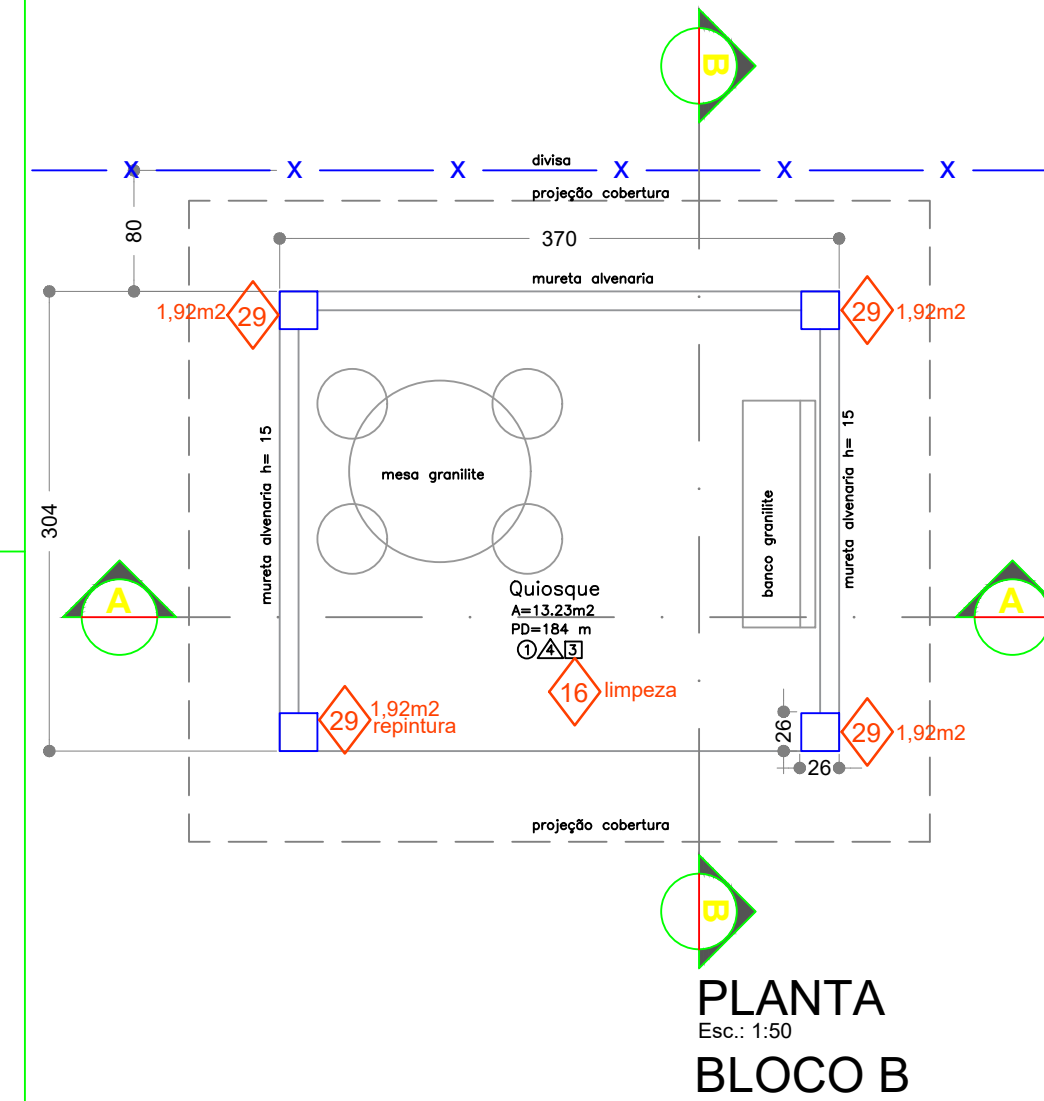
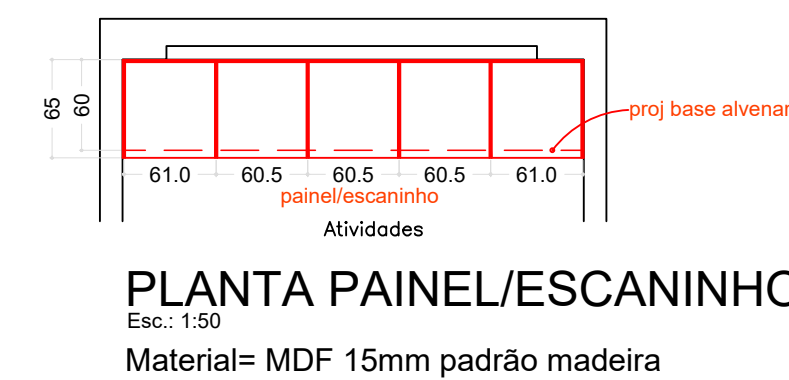
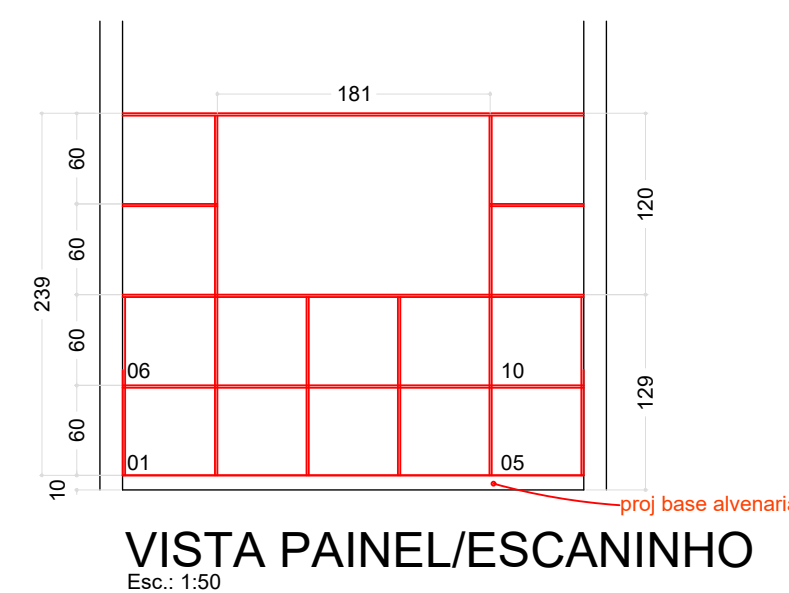
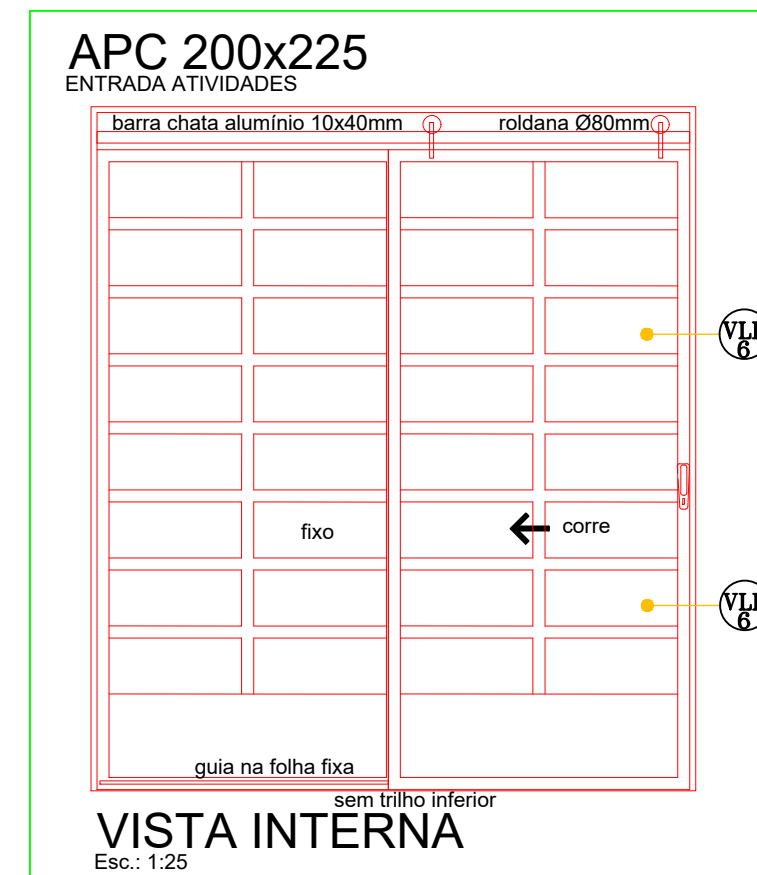
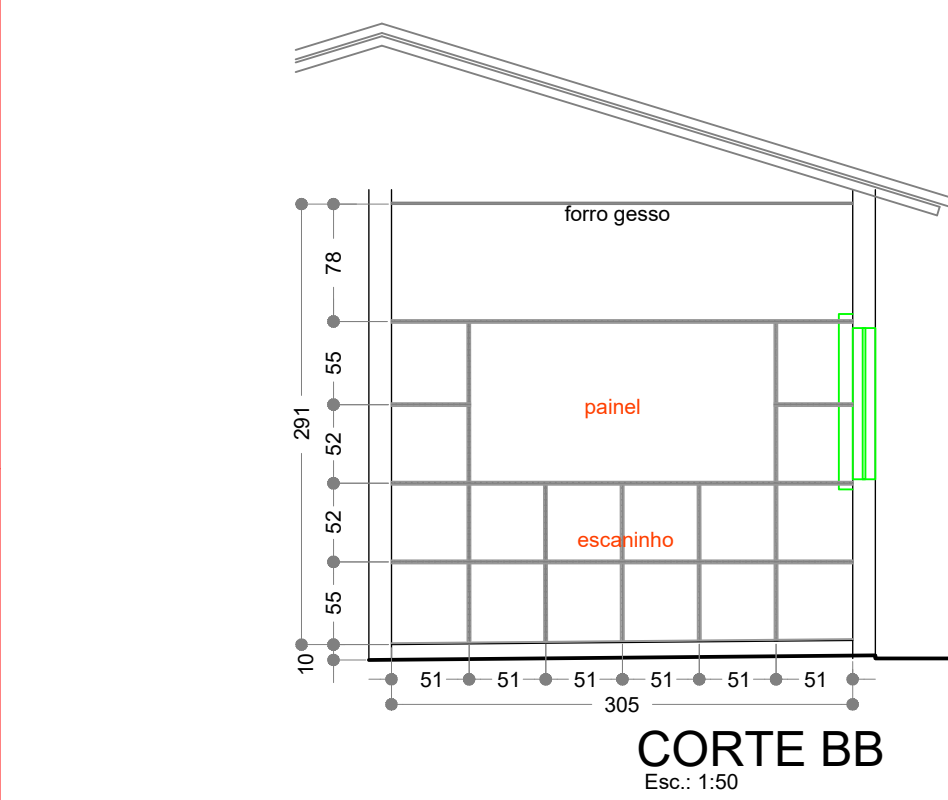
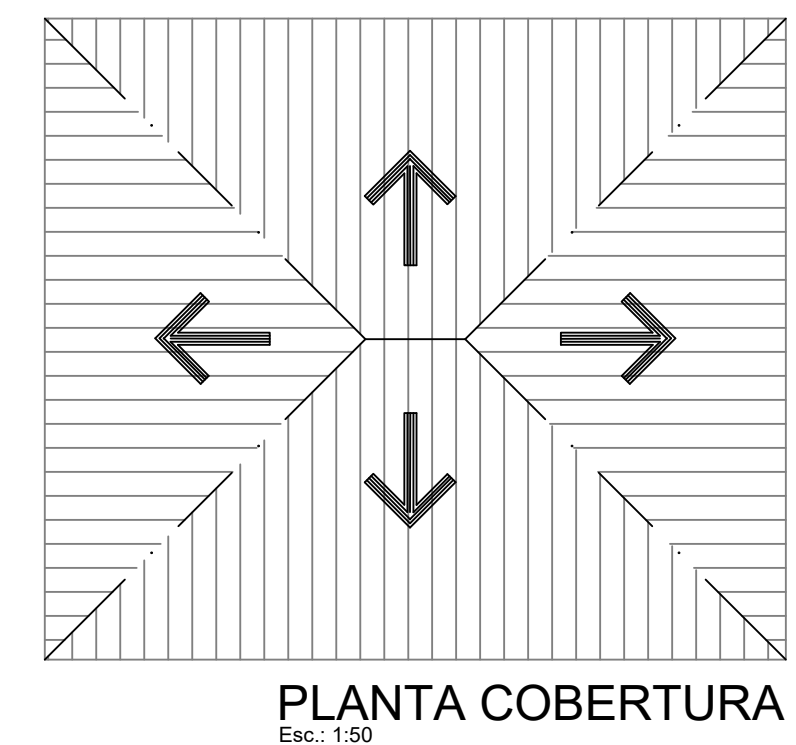
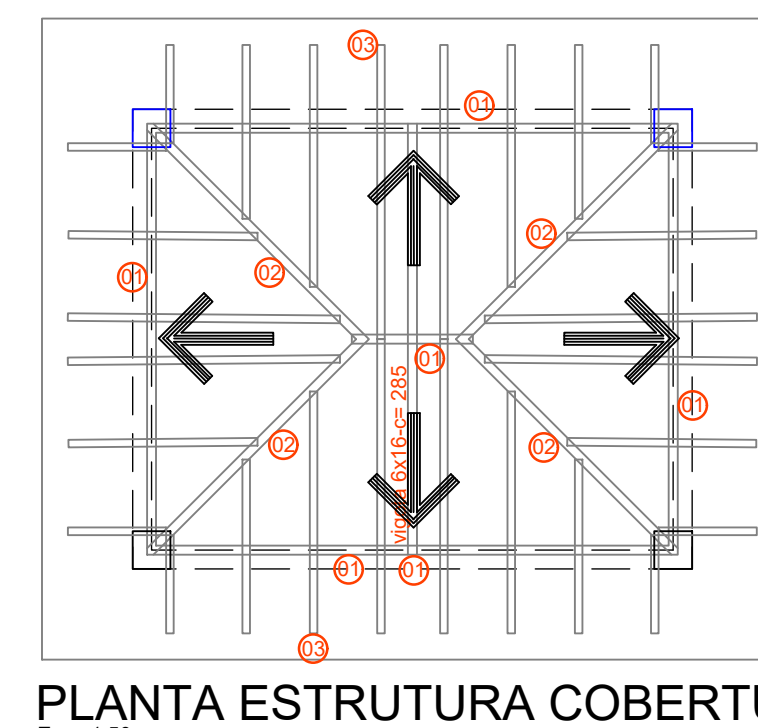
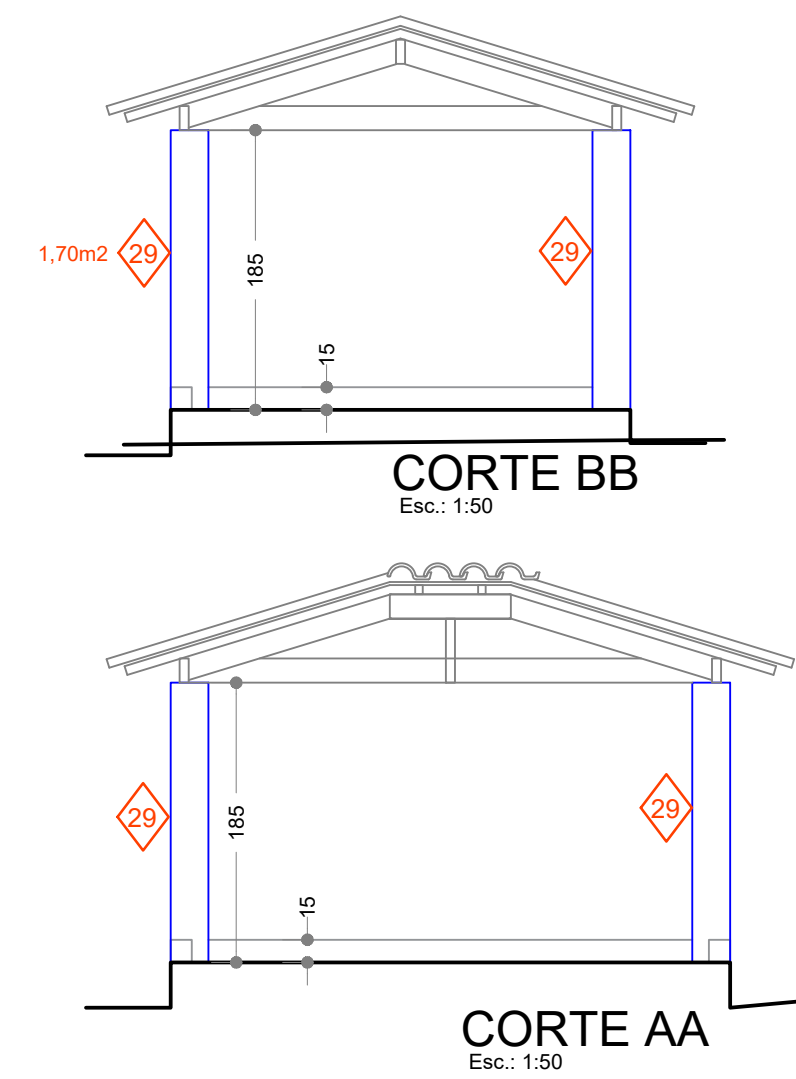
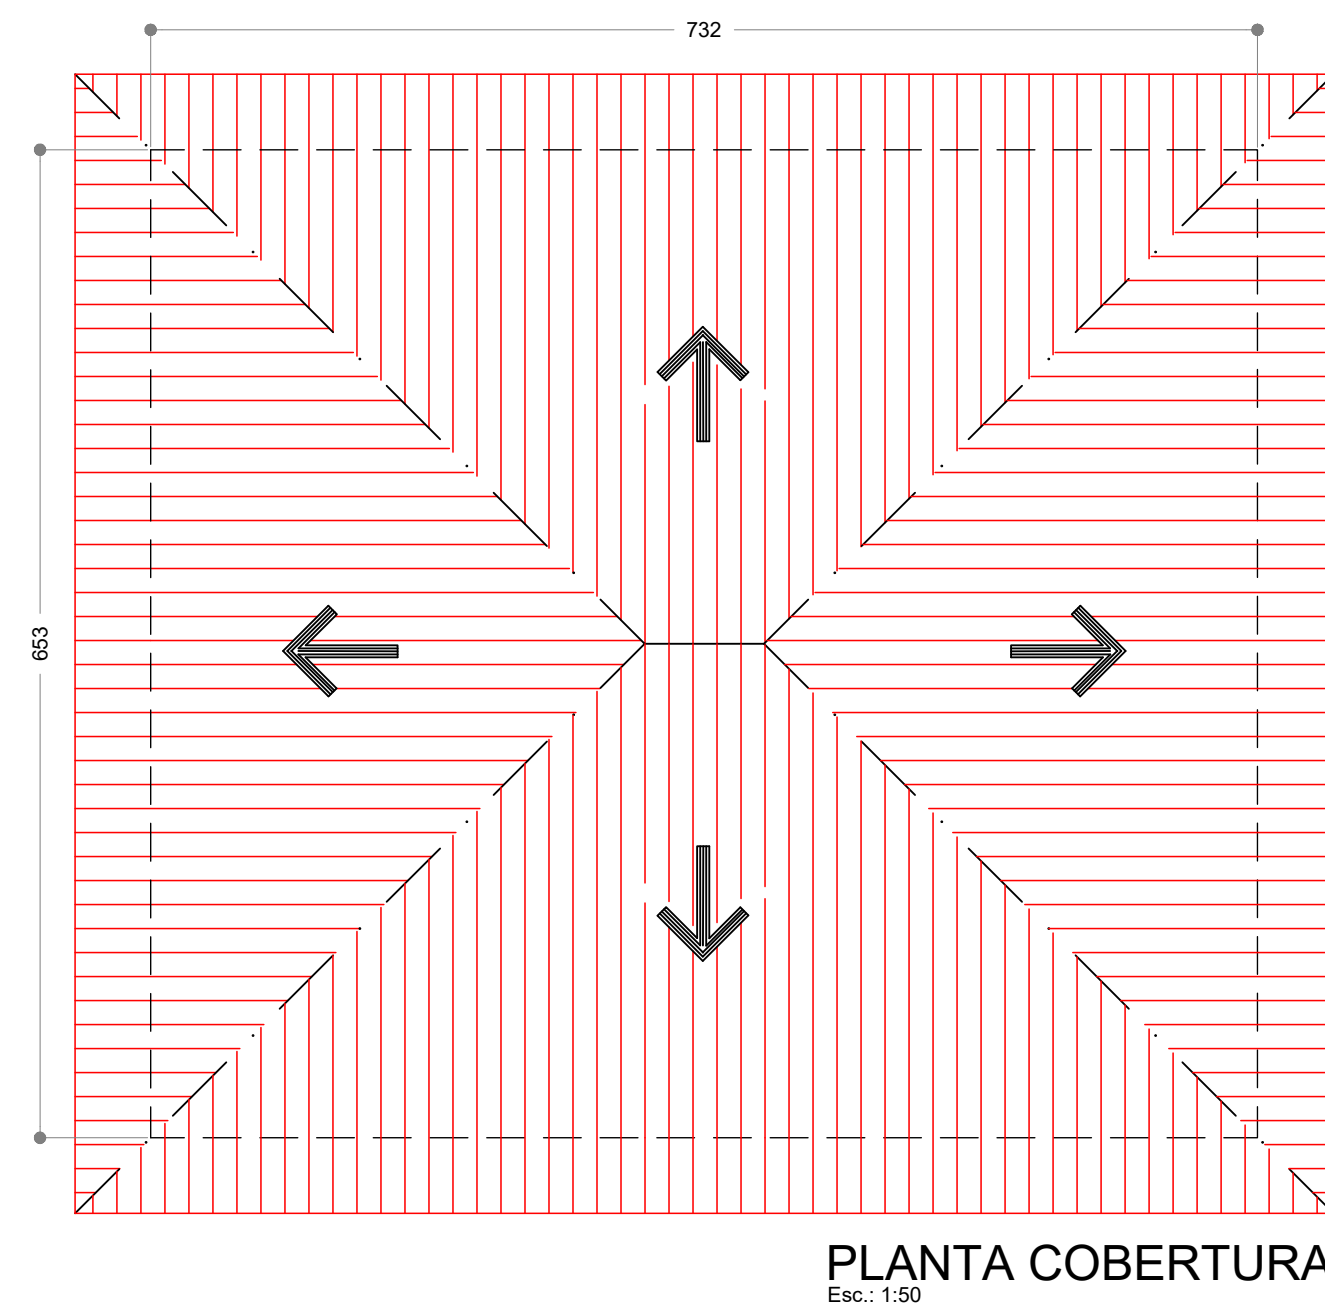


TABELA ARMATURAÇÕES							
EDIFICAÇÃO	APLICAÇÃO	N	Ø (mm)	QUANT N (pc)	QUANT (pc)	UNIT (cm)	TOTAL (m)
Mureta arrimo	BROCA Ø 25 cm (prof=2,00 m)	1	8,0	4	4	170	27,20
	VIGA-FILARETES VB (14x20)	2	8,0	4	1	405	4,05
		3	5,0	21	1	40	8,40
						comprimento total aço	12,39
RESUMO ARMATURAÇÕES							
Ø diâmetro (mm)	5,0	6,3	8,0	10,0	12,5	16,0	20,0
comprimento (m)	8,35	-	31,36	-	-	-	39,71
peso (kg/m) Sardaui	0,154	0,245	0,395	0,617	0,963	1,578	2,468
peso/(kg)	1,29	-	12,39	-	-	-	13,68
peso/por tipo arm (kg)	1,29	-	-	-	-	-	12,39
tipo armação	CA 60	-	-	-	-	-	CA 50

JBC ASSESSORIA E
CONSULTORIA EM OBRAS
LTDA:13966861000170

Assinado de forma digital por JBC
ASSESSORIA E CONSULTORIA EM
OBRAS LTDA:13966861000170
Dados: 2025.09.24 20:47:50
-03'00'

597

CASA 08
BLOCO B e C


REVISÕES		
	DATA	DESCRIÇÃO
R0	22/09/2025	VERSÃO FINAL PROJETO
R1	23/09/2025	CORREÇÕES FMRP

JBC ASSESSORIA E CONSULTORIA EM OBRAS LTDA
 CREA 190727-0 CNPJ 13.966.861.0001-70
 RUA ADOLFO SERRA, 411 - ALTO DA BOA VISTA - RIBEIRÃO PRETO - SP - CEP 14025 520
 vinholisrq@vinholis.com.br (16) 992090555 abbaiarq@vinholis.com.br (16) 992090204
 associados
BARRETO VINHOLIS RRT 16013784


	FACULDADE DE MEDICINA DE RIBEIRÃO PRETO USP ENGENHARIA E ARQUITETURA				EXISTENTE ☐ ESTUDO ☐ ANTE PROPOSTA ☐ EXECUTIVO ☐ AS BUILT	
	Local: Casa 08 da Rua Paineiras -FMRP-USP		Responsável do Setor		Ass.: Responsável pelo setor	
	Descrição: PROJETO DE REFORMA LOCAL: Casa 8 Paineiras BLOCO B e C PLANTA, CORTES E FACHADAS INTERVENÇÕES		Autor do Projeto		Ass.: Luiz Carlos Barreto Vinhóis Arquiteto - CAU/SP A181320-0 enrº civil - CR\$A-SP 0603269073	
			Coordenador:		Ass.: Coordenador Assistência Médica administrativa	
Solicitação: FMRP	Desenho: CAA	Revisão: 01	Escala: 1:50	Data Inicial: 23/09/2025	Data: 23/09/2025	Folha: 05/10

C:\1-projetos\597 USP casa 08 FAEPA 1697 2025\Casa 08 USP Executiva CORREÇÃO.dwg


FORMATO A1

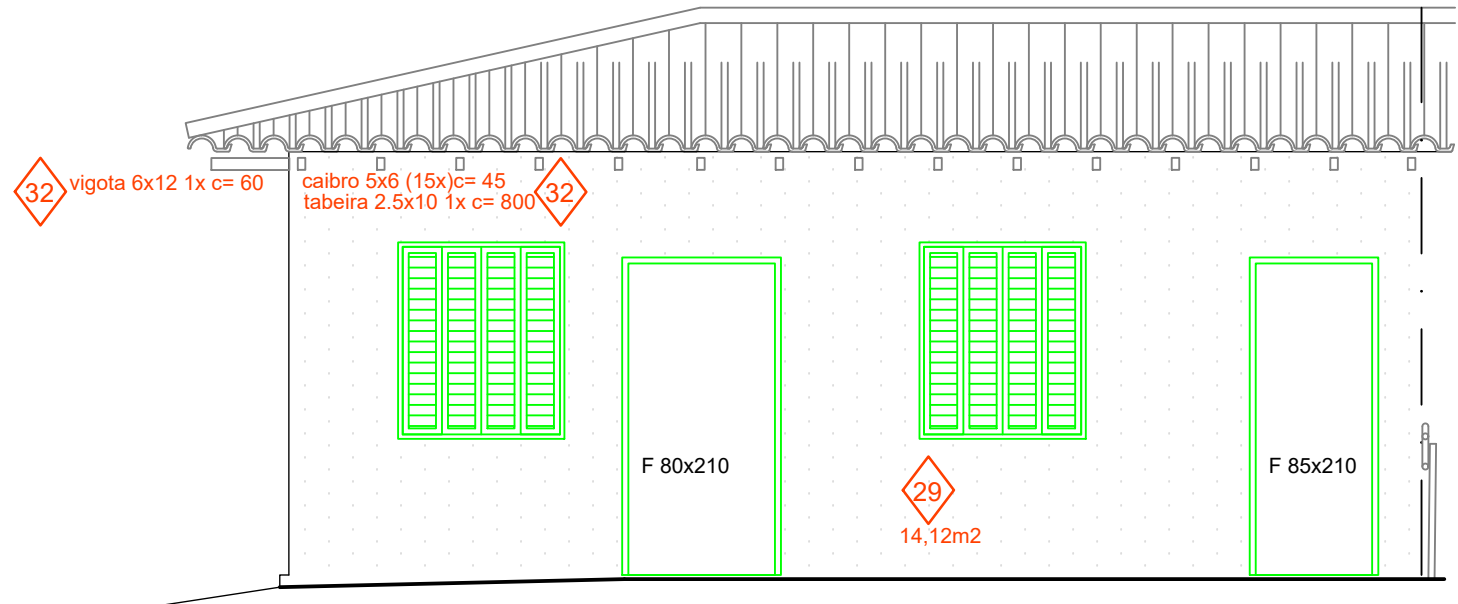


FACHADA 1
Esc.: 1:50

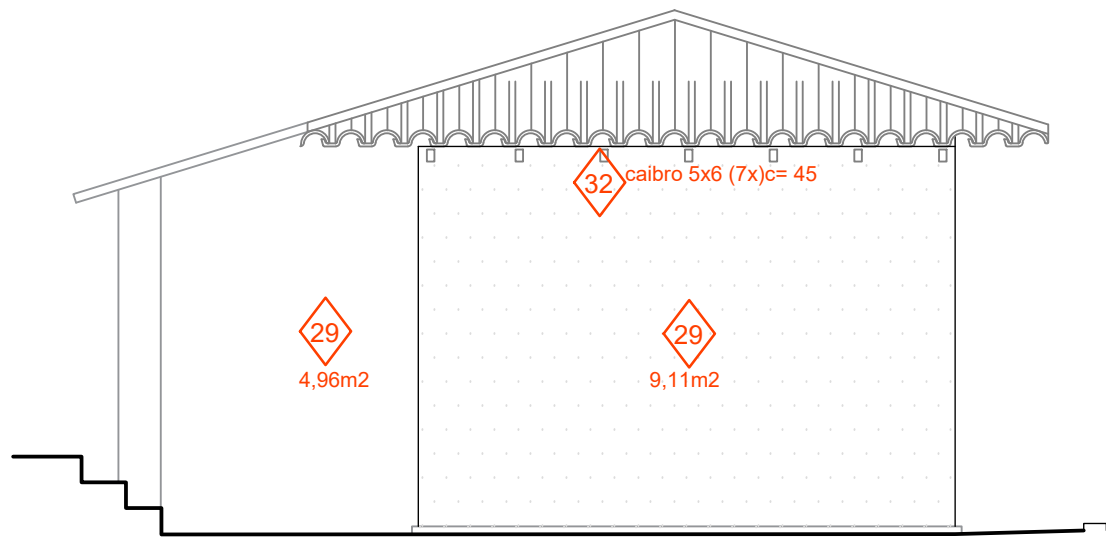


FACHADA 2
Esc.: 1:50

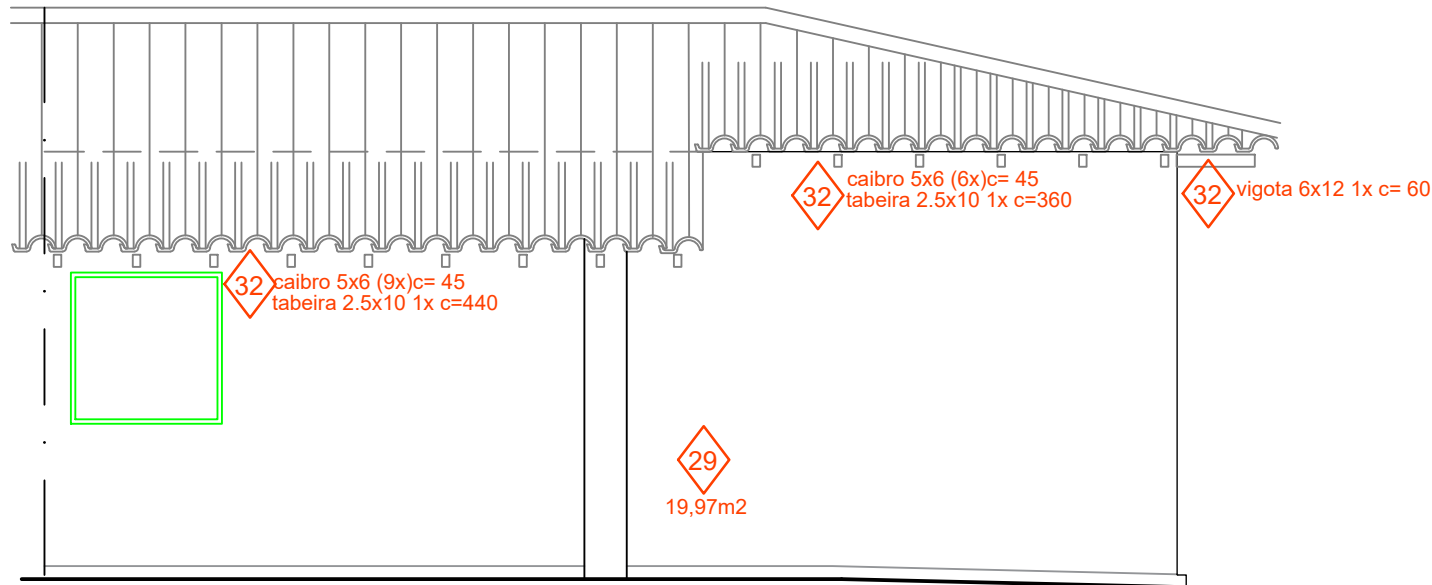


FACHADA 3
Esc.: 1:50

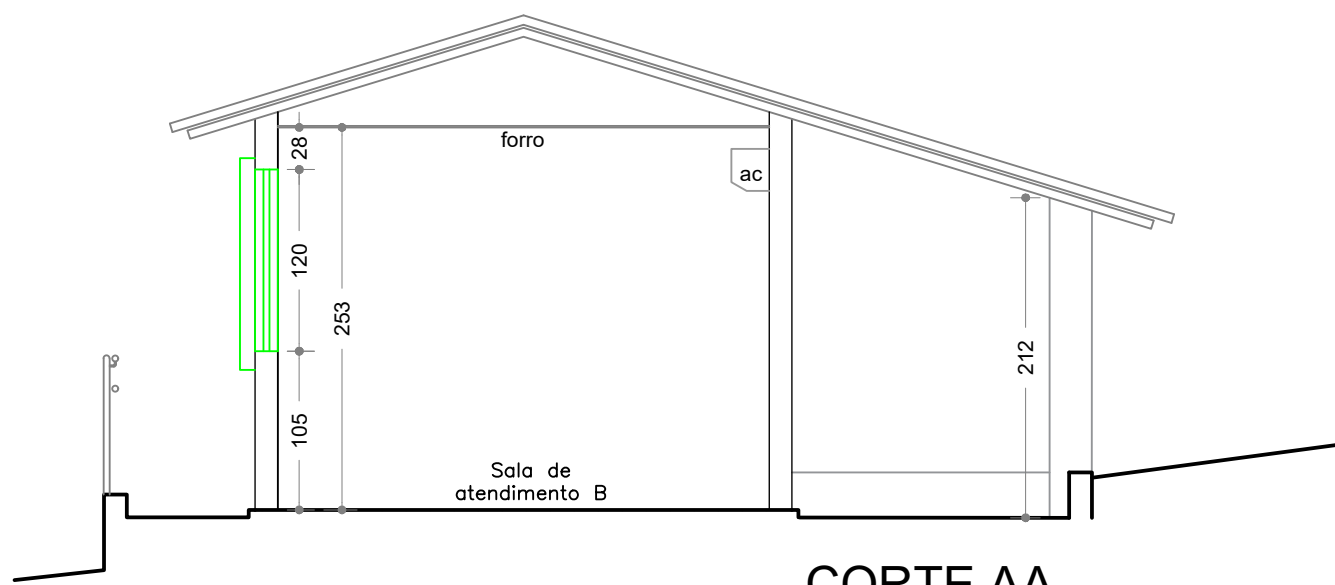


CORTE AA
Esc.: 1:50

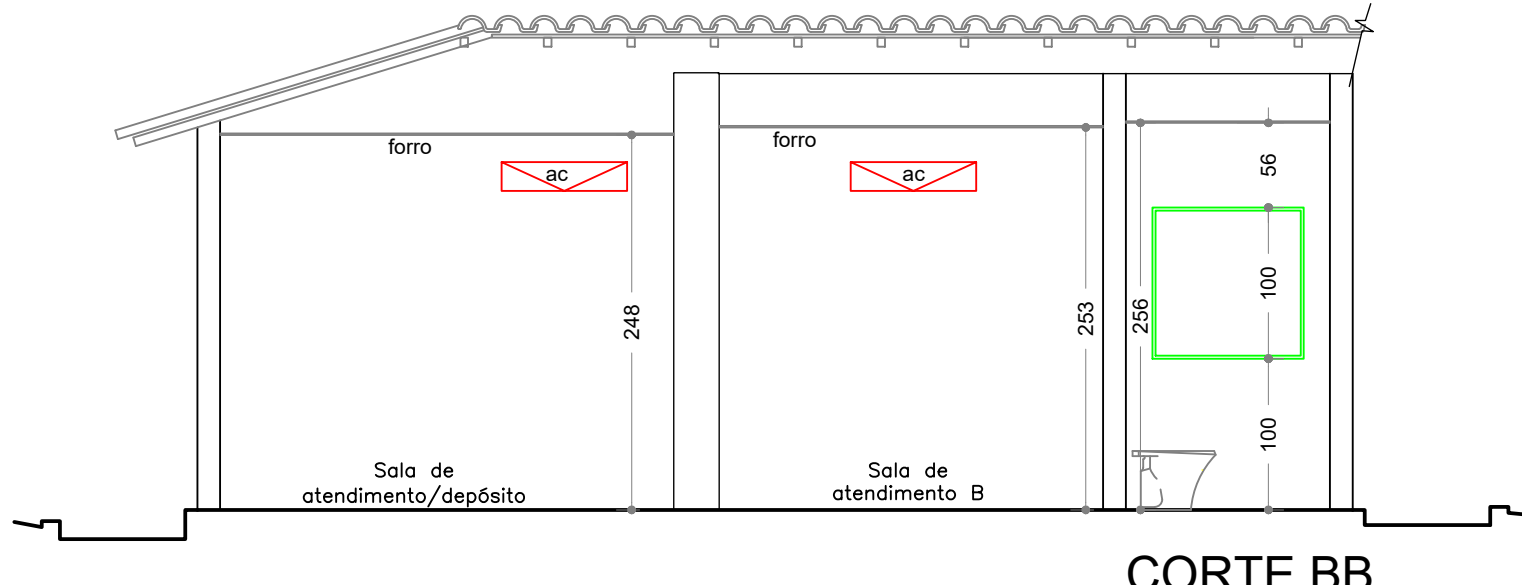


CORTE BB
Esc.: 1:50

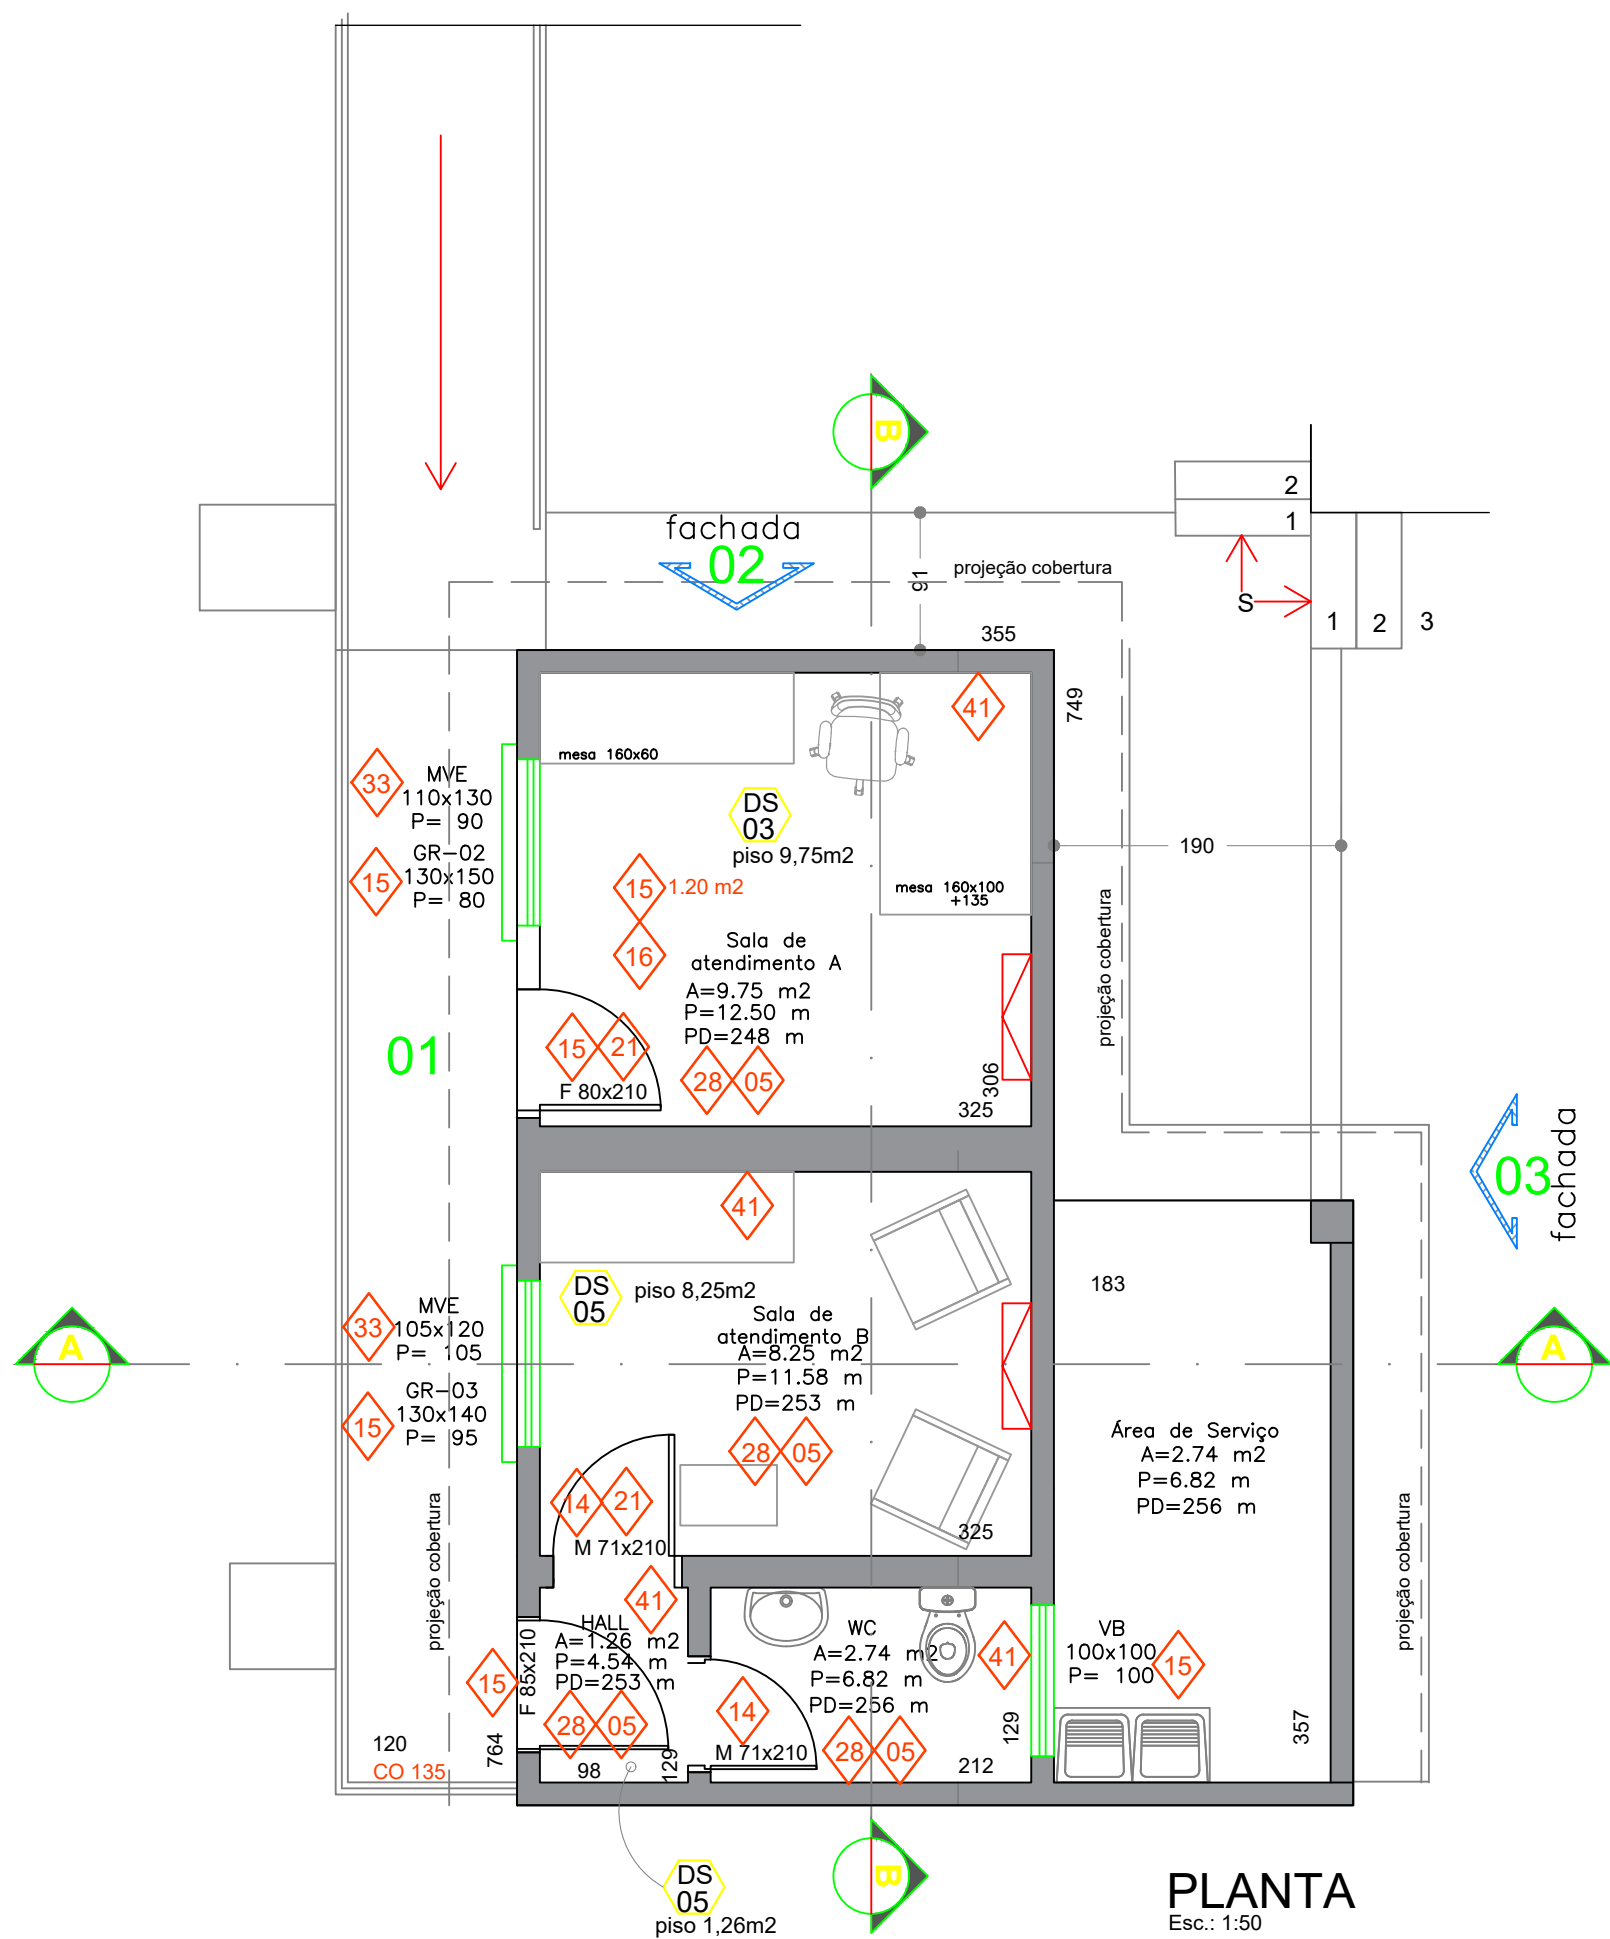

PLANTA
Esc.: 1:50

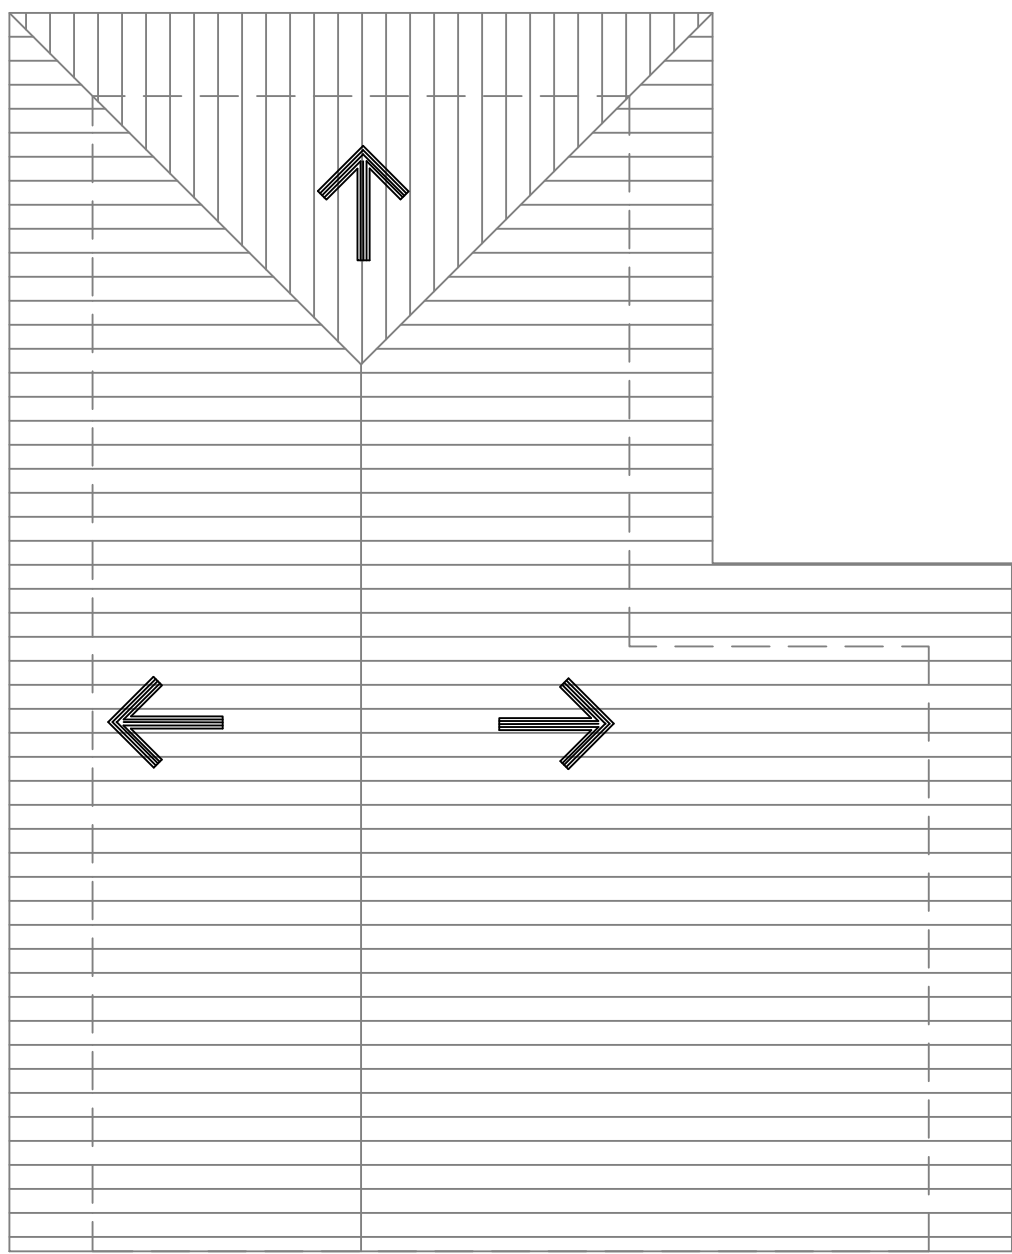

PLANTA COBERTURA
Esc.: 1:50

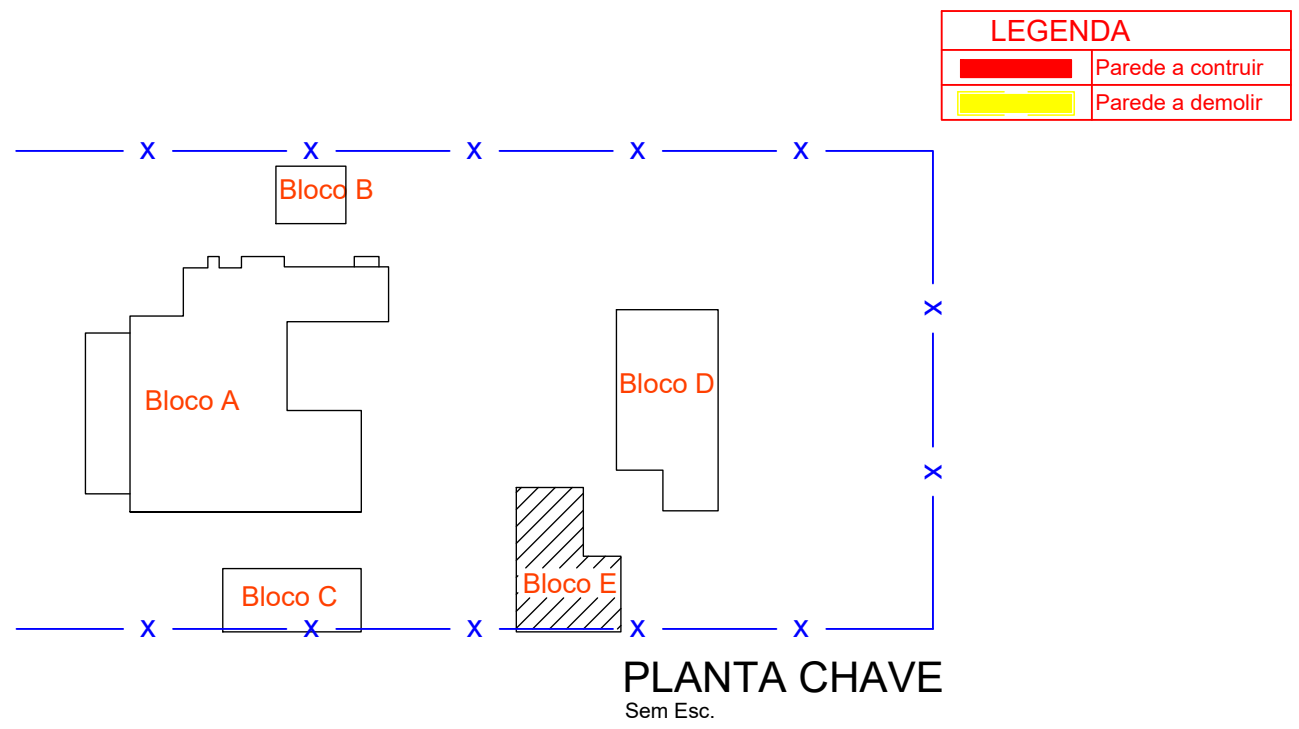


JBC ASSESSORIA E CONSULTORIA EM OBRAS LTDA:13966861000170

Assinado de forma digital por JBC ASSESSORIA E CONSULTORIA EM OBRAS LTDA:13966861000170

597 CASA 08 BLOCO E

REVISÕES			
	DATA	DESCRIÇÃO	
R0	22/09/2025	VERSÃO FINAL PROJETO	
R1	23/09/2025	CORREÇÕES FMRP	
JBC ASSESSORIA E CONSULTORIA EM OBRAS LTDA CREA 190727-0 RUA ADOLFO SERRA, 411 - ALTO DA BOA VISTA - RIBEIRÃO PRETO - SP - CEP 14025.520 vinholisarg@vinholis.com.br (16) 992090555 abbbariarq@vinholis.com.br (16) 992090204 associados BARRETO VINHOLIS Assessoria e Consultoria em Obras Ltda CNPJ 13.966.861.0001-70 RUA ADOLFO SERRA, 411 - ALTO DA BOA VISTA - RIBEIRÃO PRETO - SP - CEP 14025.520 abbbariarq@vinholis.com.br (16) 992090204 RRT 16013784			
 FACULDADE DE MEDICINA DE RIBEIRÃO PRETO USP ENGENHARIA E ARQUITETURA		EXISTENTE ESTUDO ANTE PROJETO EXECUTIVO AS BUILT ☐ ☐ ☐ ☒ ☐	
Local: Casa 08 da Rua Paineiras -FMRP-USP		Responsável do Setor	Ass.: Responsável pelo setor
Descrição: PROJETO DE REFORMA LOCAL: Casa 8 Paineiras BLOCO E PLANTA, CORTES E FACHADAS INTERVENÇÕES		Autor do Projeto	Ass.: Luiz Carlos Barreto Vinholis Arquiteto - CREA/SP A161320-6 engº civil CREA/SP 0600289073
Solicitação: FMRP		Coordenador:	Ass.: Coordenador Assistência técnica administrativa
Desenho: CAA	Revisão: 01	Escala: 1:50	Data Inicial: 24/07/2025 Data: 23/09/2025 Folha: 07/10

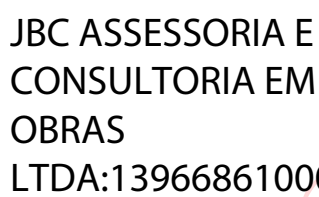

SOLEIRAS	
DIM	QUANT
70x15	2
71x15	2
80x15	3
81x15	3
85x15	2
85x18	1
88x15	1
100x9	1
100x18	1
105x18	1
90x30	1

Assinado de forma digital por JBC
ASSESSORIA E CONSULTORIA EM
OBRAS LTDA:13966861000170
Dados: 2025.09.24 20:50:16 -03'00

597
CASA 08
BLOCO A

REVISÕES		
	DATA	DESCRIÇÃO
R0	22/09/2025	VERSÃO FINAL PROJETO
R1	23/09/2025	CORREÇÕES FMRP

JBC ASSESSORIA E CONSULTORIA EM OBRAS LTDA
 CREA 190727-0 CNPJ 13.966.861.0001-70
 RUA ADOLFO SERRA, 411 - ALTO DA BOA VISTA - RIBEIRÃO PRETO - SP - CEP 14025.520
 vinholisarg@vinholis.com.br (16) 992090555 abbariarq@vinholis.com.br (16) 992090204
 associados
BARRETO VINHOLIS RRT 16013784



FACULDADE DE MEDICINA DE
RIBEIRÃO PRETO USP
ENGENHARIA E ARQUITETURA


EXISTENTE	☐
ESTUDO	☐
ANTE PROJETO	☐
EXECUTIVO	☒
AS BUILT	☐

Local: Casa 08 da Rua Paineiras -FMRP-USP		Responsável do Setor		Ass.:	
				Responsável pelo setor	
Descrição: PROJETO DE REFORMA LOCAL: Casa 8 Paineiras BLOCO A PAGINAÇÃO PISO E FORRO		Autor do Projeto		Ass.:	
				Luiz Carlos Barreto Vinholis Arquiteto - CAUSP At181320-3 mat.civil_CICRASP 9600208033	
		Coordenador:		Ass.:	
				Coordenador Assistência técnica administrativa	
Solicitação: FMRP		Desenho: CAA		Revisão: 01	
		Escala: 1:50		Data/Iniciat: 24/07/2025	
				Data: 23/09/2025	
				Folha: 08/10	

- DIMENSÕES EM CENTÍMETROS EXCETO QUANDO INDICADO
- É OBRIGATÓRIO CONFERIR MEDIDAS NA OBRA

C:\1-projetos\597 USP casa 08 FAEPA 1697 2025\Casa 08 USP Executiva CORREÇÃO.dwg

FORMATO A1

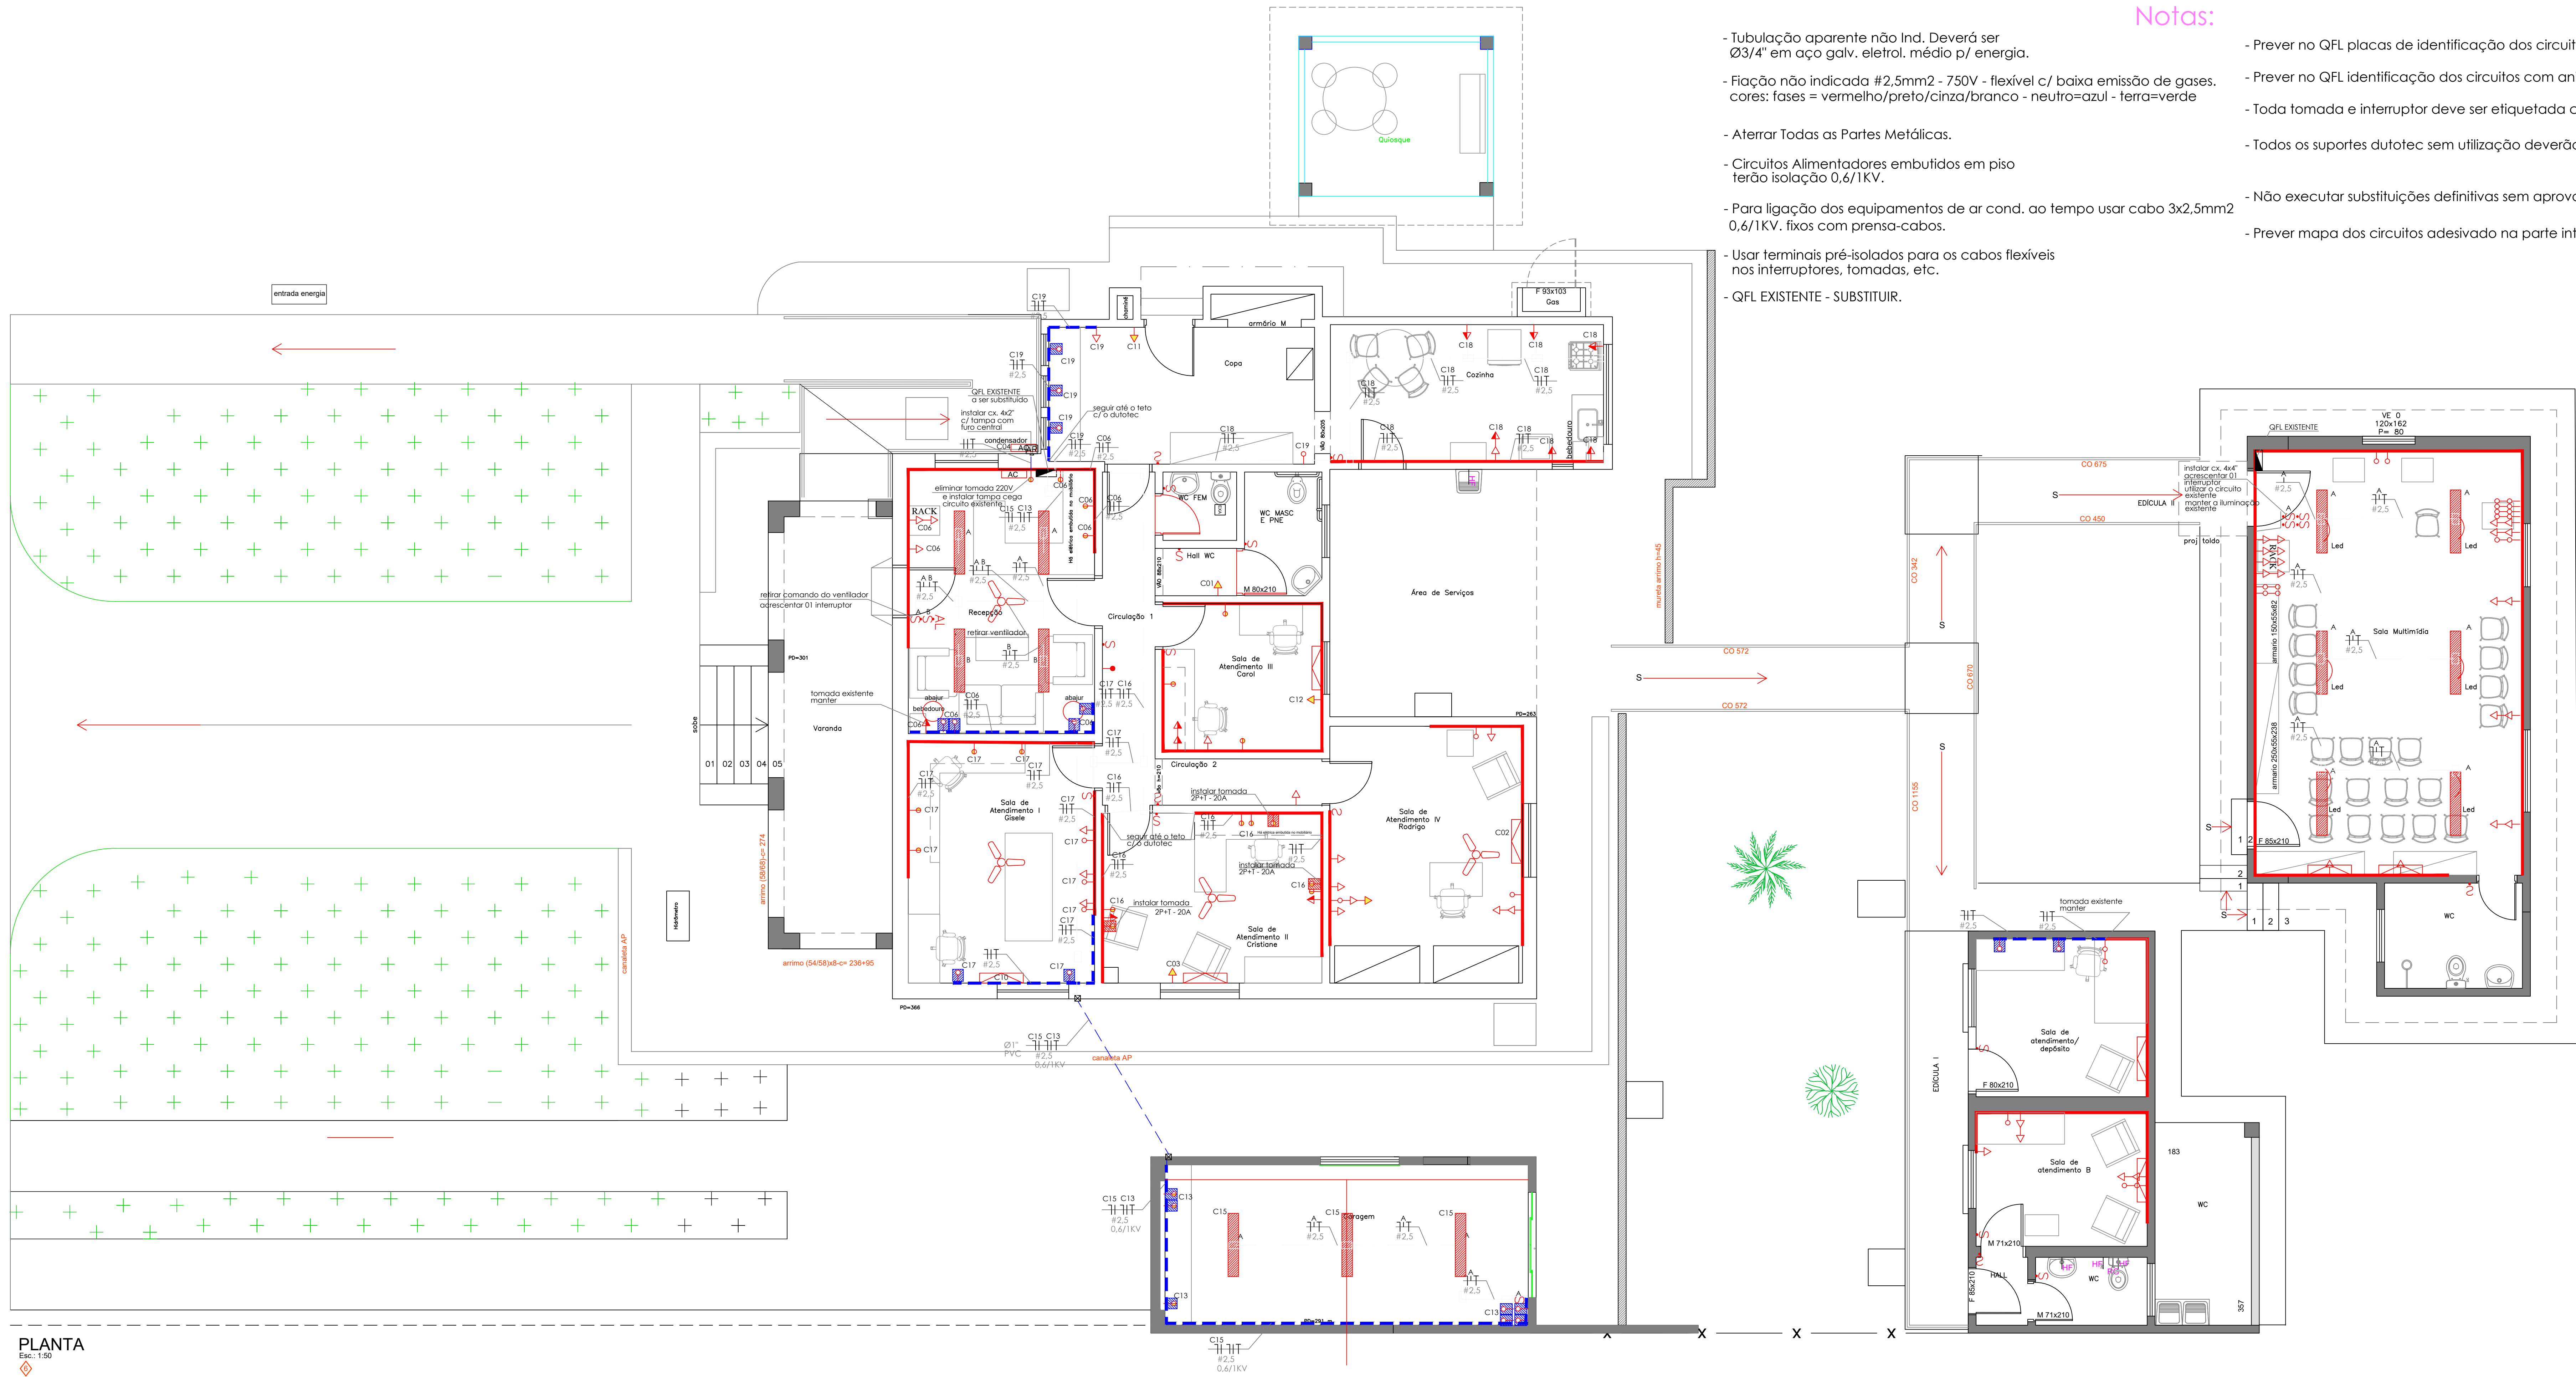


PLANTA
Esc.: 1:50

Notas:

- Tubulação aparente não Ind. Deverá ser Ø3/4" em aço galv. eletrol. médio p/ energia.
- Fiação não indicada #2,5mm2 - 750V - flexível c/ baixa emissão de gases. cores: fases = vermelho/preto/cinza/branco - neutro=azul - terra=verde
- Aterrar Todas as Partes Metálicas.
- Circuitos Alimentadores embutidos em piso terão isolamento 0,6/1KV.
- Para ligação dos equipamentos de ar cond. ao tempo usar cabo 3x2,5mm2 0,6/1KV. fixos com prensa-cabos.
- Usar terminais pré-isolados para os cabos flexíveis nos interruptores, tomadas, etc.
- QFL EXISTENTE - SUBSTITUIR.
- Prever no QFL placas de identificação dos circuitos, disjuntor geral, DR e DPS.
- Prever no QFL identificação dos circuitos com anilhas nos cabos de saída dos disjuntores.
- Toda tomada e interruptor deve ser etiquetada com o número do circuito.
- Todos os suportes dutotec sem utilização deverão ser adequados com caixas/tampas cegas.
- Não executar substituições definitivas sem aprovação prévia da fiscalização.
- Prever mapa dos circuitos adesivado na parte interior do QFL.

Legenda

- Dutolec existente, manter
- Rodapé em alumínio da Dutotec, duplo tipo D - 25mm com tampa e cor (ver padrão US7)
- c/ caixa em termoplástico c/ OI tomada 10A - 127V - 2P+1 - tipo central para rodapé e cores em termoplástico DUTOTEC NOVO
- Tomada 2P+1 - 20A - em DUTOTEC novo.
- TOMADA 2P+1 - 20A - em DUTOTEC existente.
- TOMADA 2P+1 em caixa 4x2" existente.
- Luminária LED embutir 2x28Wx127V.
- eletroduto c/ energia em PVC flex, classe B - laranja - no piso - não ind. Ø3/4".
- eletroduto p/ energia em aço galv. médio aparente ou sobre forro não ind. Ø3/4" c/ cabo flexível - 750V - AFUMEX nos cores: Neutro (Azul) - Fases (vermelho/amarelo) - Retorno (Branco) e Terra (Verde).
- Condutite c/ 1 tomada - 2P+1 - 10A - 127V - sobre o forro.
- Cabo triplex 1KV - #1,5mm2 c/ plug 2P+1-10A - AFUMEX para ligação das luminárias.
- Quadro de distribuição de força e luz existente
- Caixa passagem 4x4" embutida c/ tampa - h=0,30m
- Piso, para ar condicionado na condensadora em cx. 4x4" embutida.

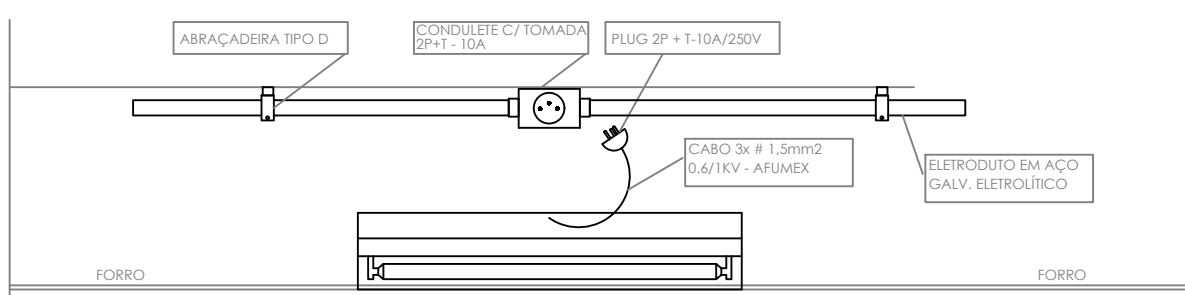

Det. Instalação Luminária forro
Sem Escala

JBC ASSESSORIA E CONSULTORIA EM OBRAS LTDA
LTD A:13966861000170

Assinado de forma digital por JBC ASSESSORIA E CONSULTORIA EM OBRAS LTDA:13966861000170
Dados: 2025.09.24 21:37:03 -03'00'

597
CASA 08
B

REVISÕES	
DATA	DESCRIÇÃO
R1	
R2	

JBC ASSESSORIA E CONSULTORIA EM OBRAS LTDA
CREA 100727-0 CNPJ 13.966.861.0001-70
RUA ADOLFO SERRA, 411 - ALTO DA BOA VISTA - RIBEIRÃO PRETO - SP - CEP 14025-520
vinholisarg@vinholis.com.br (16) 992090555 abbariarg@vinholis.com.br (16) 992090204
associados
BARRITO VINHOLIS RRT 16013784

FACULDADE DE MEDICINA DE RIBEIRÃO PRETO USP
ELÉTRICA

Local:
Casa 08 da Rua Painéis - FMRP-USP

Responsável do Setor:
Ass.:
Responsável pelo setor

Descrição:
PROJETO DE REFORMA LOCAL: Casa 8 Painéis PLANTA BAIXA ELÉTRICA-INTERVENÇÕES

Autor do Projeto:
Ass.:
Luiz Carlos Barreto Vinholis
Arquiteto - CREA/SP A15335-2
Proj. Civil - CREA/SP 000059573

Coordenador:
Ass.:
Coordenador Assistência técnica administrativa

Seleção:
FMRP

Desenho:
CAIO

Revisão:
00

Escala:
1:50


Data Inicial:
Data:
Folha:
08/10

DETALHE DA CAIXA
DE EQUALIZAÇÃO PRINCIPAL

LEGENDA

	- CABO DE COBRE NÚ #50mm2 A PROFUNDIDADE DE 0,60M NO SOLO.
	- CX. DE INSPEÇÃO EM PVC C/ TAMPA DE F.FUNDIDO DIÂMETRO DE 300mm C/ HASTE TERRA 5/8X2,40m + DREN.

ANEXO G (NBR 5410)
ESQUEMA GÊNÉRICO DE EQUIPOTENCIALIZAÇÃO PRINCIPAL DA EDIFICAÇÃO

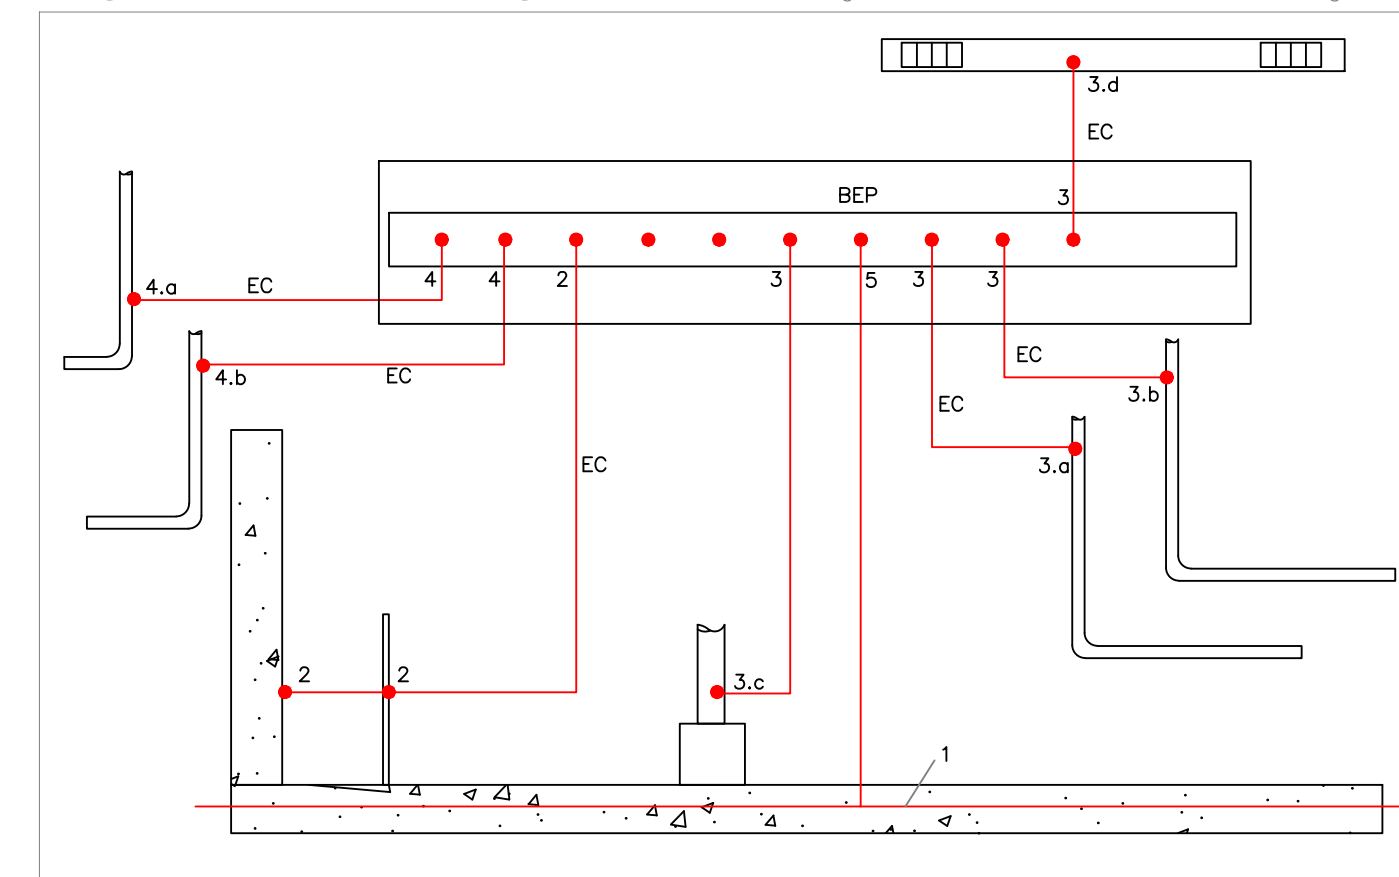

LEGENDA

800 = ARRABOAMENTO DE EQUIPOTENCIALIZAÇÃO PRINCIPAL
80 = CONDUZIDOR DE EQUIPOTENCIALIZAÇÃO

1 = ESTUDO DE ARRABOAMENTO (INIBIDOR INDICAÇÕES)

2 = ANÁLISE CONJUNTO E OUTRAS ESTRUTURAS DEBILITADAS NA EDIFICAÇÃO

3 = TUBULAÇÃO METÁLICA UTILIZADA, SEM COMO ELEMENTOS ESTRUTURAS METÁLICAS
ALIAS ASSOCIADAS, POR EXEMPLO:

3.0 = ÁGUA

3.0 + GAS (USAR LIGA SOLARME COM. NOTA 2 DE 6.4.2.1 - NR 484)

3.0 = ESQUITO


3.0 = AR CONDICIONADO

4 = CONDUZIDORES METÁLICOS, BUNDINGS, ARMADURAS, COBRITURAS E CAPAS METÁLICAS DOS CARRO

4.0 = LINHA ELÉTRICA DE CENAL

4.0 = LINHA D'ÁGUA DE CENAL

ESQUEMA DE LIGAÇÃO TN-S

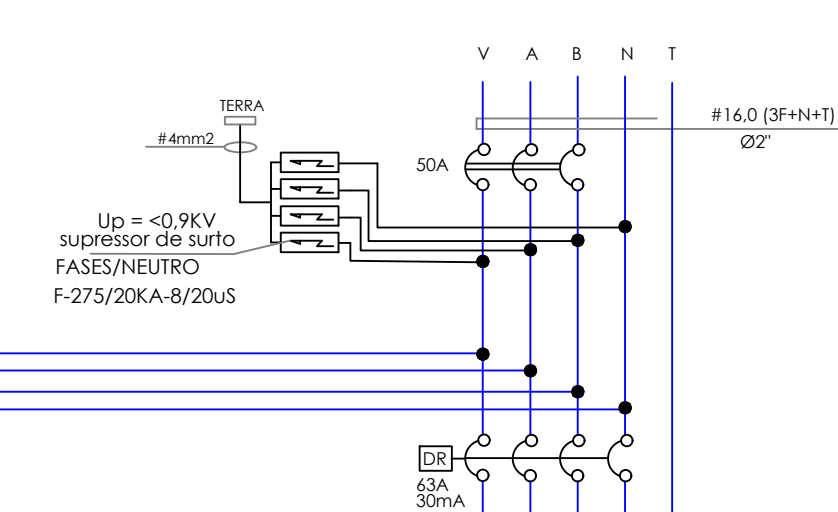


Q.F.L. - RES. 08
 Quadro de Embutir p/ 44 Disj.
 Barramento - Trifásico +N+T - 120A
 Disjuntor DIN-curve C
 Icu=45 KA - 415V

USO/OCUPAÇÃO	TIPO DE CARGA	POTÊNCIA VA	TENSÃO VOLT	CORRENTE AMP	DESL. PROTEÇÃO							DESL. PROTEÇÃO	TENSÃO VOLT	CORRENTE AMP	TIPO DE CARGA	USO/OCUPAÇÃO	
C01	tom. hall	1000	220	2,5	16A							16A	2,5	127	1000	tom. recepção	C06
C02	ar cond. studio	1200	220	2,5	16A							16A	2,5	127	384	lum. cond. recep/ sala	C07
C03	ar cond. sala atendimento II	1200	220	2,5	16A							16A	2,5	127	240	lum. recepção/ exterior	C08
C04	ar cond. recepção	1200	220	2,5	16A							16A	2,5	127	1000	tom. salas	C09
C05	ar cond. sala atendimento I	1200	220	2,5	16A							16A	2,5	220	1200	ar cond. sala atendimento I	C10
C06	ar cond. copa	1200	220	2,5	16A							16A	2,5	220	1200	ar cond. copa	C11
C13	tomadas garagem	1000	127	2,5	16A							16A	2,5	220	1200	ar cond. sala atendimento II	C12
C14	tomadas sala II atendimento	1000	127	2,5	16A							16A	2,5	127	1000	tom. sala studio	C13
C16	tomadas sala II atendimento II	1000	127	2,5	16A							16A	2,5	127	1200	tom. sala studio	C14
C17	tomadas cozinha	1000	127	2,5	16A							16A	2,5	127	1200	tom. sala studio	C15
C18	tomadas cozinha	1000	127	2,5	16A							16A	2,5	127	1200	iluminação garagem	C16
C19	reserva	1000	127	2,5	16A							16A	2,5	127	1200	reserva	C17
	reserva															reserva	
	reserva															reserva	
	reserva															reserva	

NÚMERO GRUPO	TPO DE CARGA	POTÊNCIA VA	TENSÃO VOLT	ÁREA CONDUTOR	DELI FREGUEÇÃO
C05	QEI sala multimídia	12720	220	16,0	50A

círculo	descrição	potência (VA)	fator de demanda	demand	tensão do circuito(V)	corrente do círculo (A)	Queda de tensão (V) (circuito %)	Queda de tensão (V) (TA/TA%)	corrente fase V (A)	corrente fase W (A)	corrente fase B (A)
C01	tom. hall	1000	0,5	500	220	2,27	0,34	0,93	1,14	1,14	
C02	ar cond. sala	1200	0,8	960	220	4,36	0,61	1,00			
C03	ar cond. sala atendimento II	1200	0,8	960	220	4,36	0,61	0,99	2,18		2,18
C04	recepção	1200	0,8	960	220	4,36	0,20	0,79	2,18	2,18	
C13	tomadas garagem	1000	0,5	500	127	3,94	1,07	1,66			3,94
C16	tomada sala de atendimento II	1000	0,5	500	127	3,94	0,60	1,19	3,94		
C17	tomadas cozinha atendimento II	1000	0,5	500	127	3,94	0,59	1,18			3,94
C18	tomadas cozinha	1000	0,5	500	127	3,94	0,99				
C19	tomadas copa	1000	0,5	500	127	3,94	0,29	0,88	3,94		3,94
C06	tom. recepção	1000	0,5	500	127	3,94	0,20	0,79	3,94		
C07	lum.coz/copa/ sala	336	1	336	127	2,65	0,40	0,99		2,65	
C08	extens. recepção/ atendimento I	260	1	260	127	2,05	0,26	0,85			2,05
C09	tom. sala	1000	0,5	500	127	3,94	0,59	1,18	3,94		
C10	ar cond. sala atendimento I	1200	0,8	960	220	4,36	0,41	1,00		2,18	2,18
C11	ar cond. sala atendimento II	1200	0,8	960	220	4,36	0,39	0,98	2,18	2,18	
C12	ar cond. sala atendimento II	1200	0,8	960	220	4,36	0,39	0,98	2,18		2,18
C14	tom. sala estudo	1200	1	1200	127	4,36	0,69	1,28		4,36	
C15	luminaria garagem	120	1	120	127	0,93	0,08	0,47			0,93
C16	QFI sala multipista	12720	0,5	6360	220	16,74	0,45	1,04	5,58	5,58	5,58
TOTAL	ALIMENTADOR	32836		17496	(3F+T)	46,04		0,59	27,26	26,39	25,18

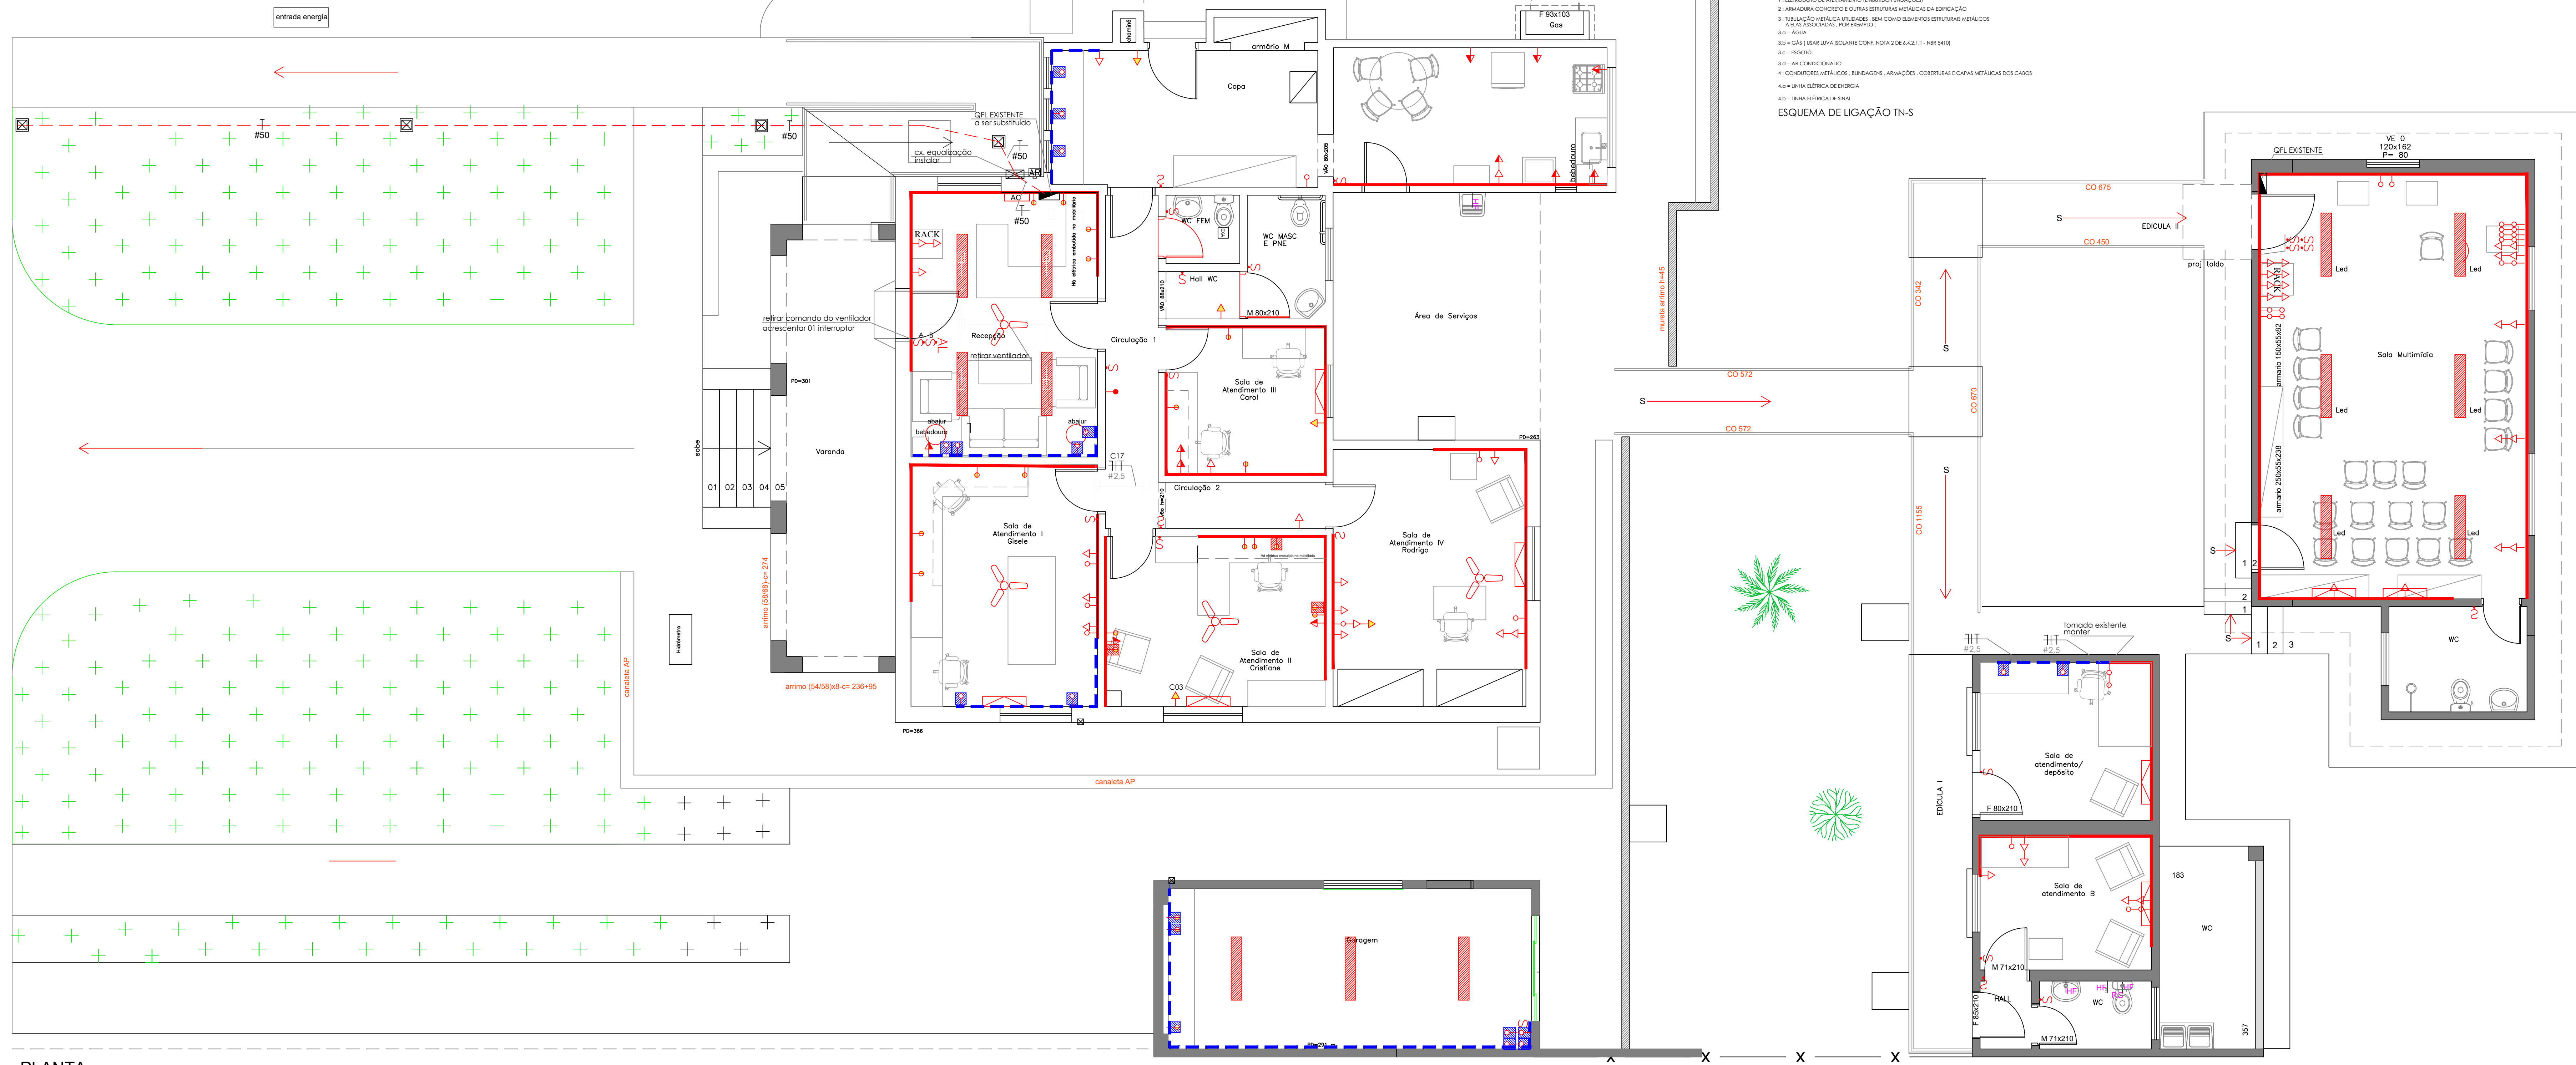

PLANTA
Esc.: 1:50

JBC ASSESSORIA E
CONSULTORIA EM OBRAS
LTDA:13966861000170

Assinado de forma digital por JBC
ASSESSORIA E CONSULTORIA EM
OBRAS LTDA:13966861000170
Dados: 2025.09.24 21:37:52 -03'00'

597
CASA 08
B

REVISÕES		
	DATA	DESCRIÇÃO
R1		
R2		

JBC ASSESSORIA E CONSULTORIA EM OBRAS LTDA
CREA 190727-0 CNPJ 13.966.861.0001-70
RUA ADOLFO SERRA, 411 - ALTO DA BOA VISTA - RIBEIRÃO PRETO - SP - CEP 14025.520
vinholisarq@vinholis.com.br (16) 992090555 abbariaraq@vinholis.com.br (16) 992090204
associados
BARRETO VINHOLIS RRT 16013784



FACULDADE DE MEDICINA DE
RIBEIRÃO PRETO USP
ELÉTRICA

EXISTENTE	☐
ESTUDO	☐
ANTE PROJETO	☐
EXECUTIVO	☒
AS BUILT	☐

Local Casa 08 da Rua Paineiras -FMRP-USP			Responsável do Setor		Ass :	
Descrição: PROJETO DE REFORMA LOCAL: Casa 8 Paineiras PLANTA BAIXA ELÉTRICA-ATERRAMENTO			Autor do Projeto		Responsável pelo setor	
Coordenador:			Ass :		Luiz Carlos Barreto Vinholis Ampliar - CAUSAR A18112010 mod. cad - CHIA-SAP 000000007	
Assessoria:			Ass :		Coordenador Assistência técnica administrativa	
Subprojetos:		Desenho:	Revisão:	Escala:	Data Inicial:	Data Final:
FMRP		CAIO	00	1:50	10/10	10/10

FORMATO A1