



OBS:
NÃO HAVERÁ A NECESSIDADE DE APROVAÇÃO DESTE PROJETO JUNTO AO CORPO DE BOMBEIROS , POIS O MESMO ATENDE AO ITEM 4.1.2 E 4.1.2.1 IT42/2025


NOTAS CENTRAL DE GLP
- A CENTRAL DEVERÁ FICAR A UMA DISTÂNCIA DE 1,50m DE ABERTURAS NO PISO COMO (CAIXA DE GORDURA - CX DE PASSAGEM) E 3,00m DE QUALQUER FONTE DE IGNIÇÃO COMO (AR CONDICIONADO E ETC.), SALVO AS INFORMAÇÕES CONTIDAS NA NOTA (J) ANEXO B IT28/2025
NOTA (J) ANEXO B IT28/2025
(J) Para recipientes transportáveis contidos em abrigos, paredes laterais e cobertura resistentes ao fogo interpondo-se entre os recipientes e o ponto considerado a distância pode ser reduzida à metade.

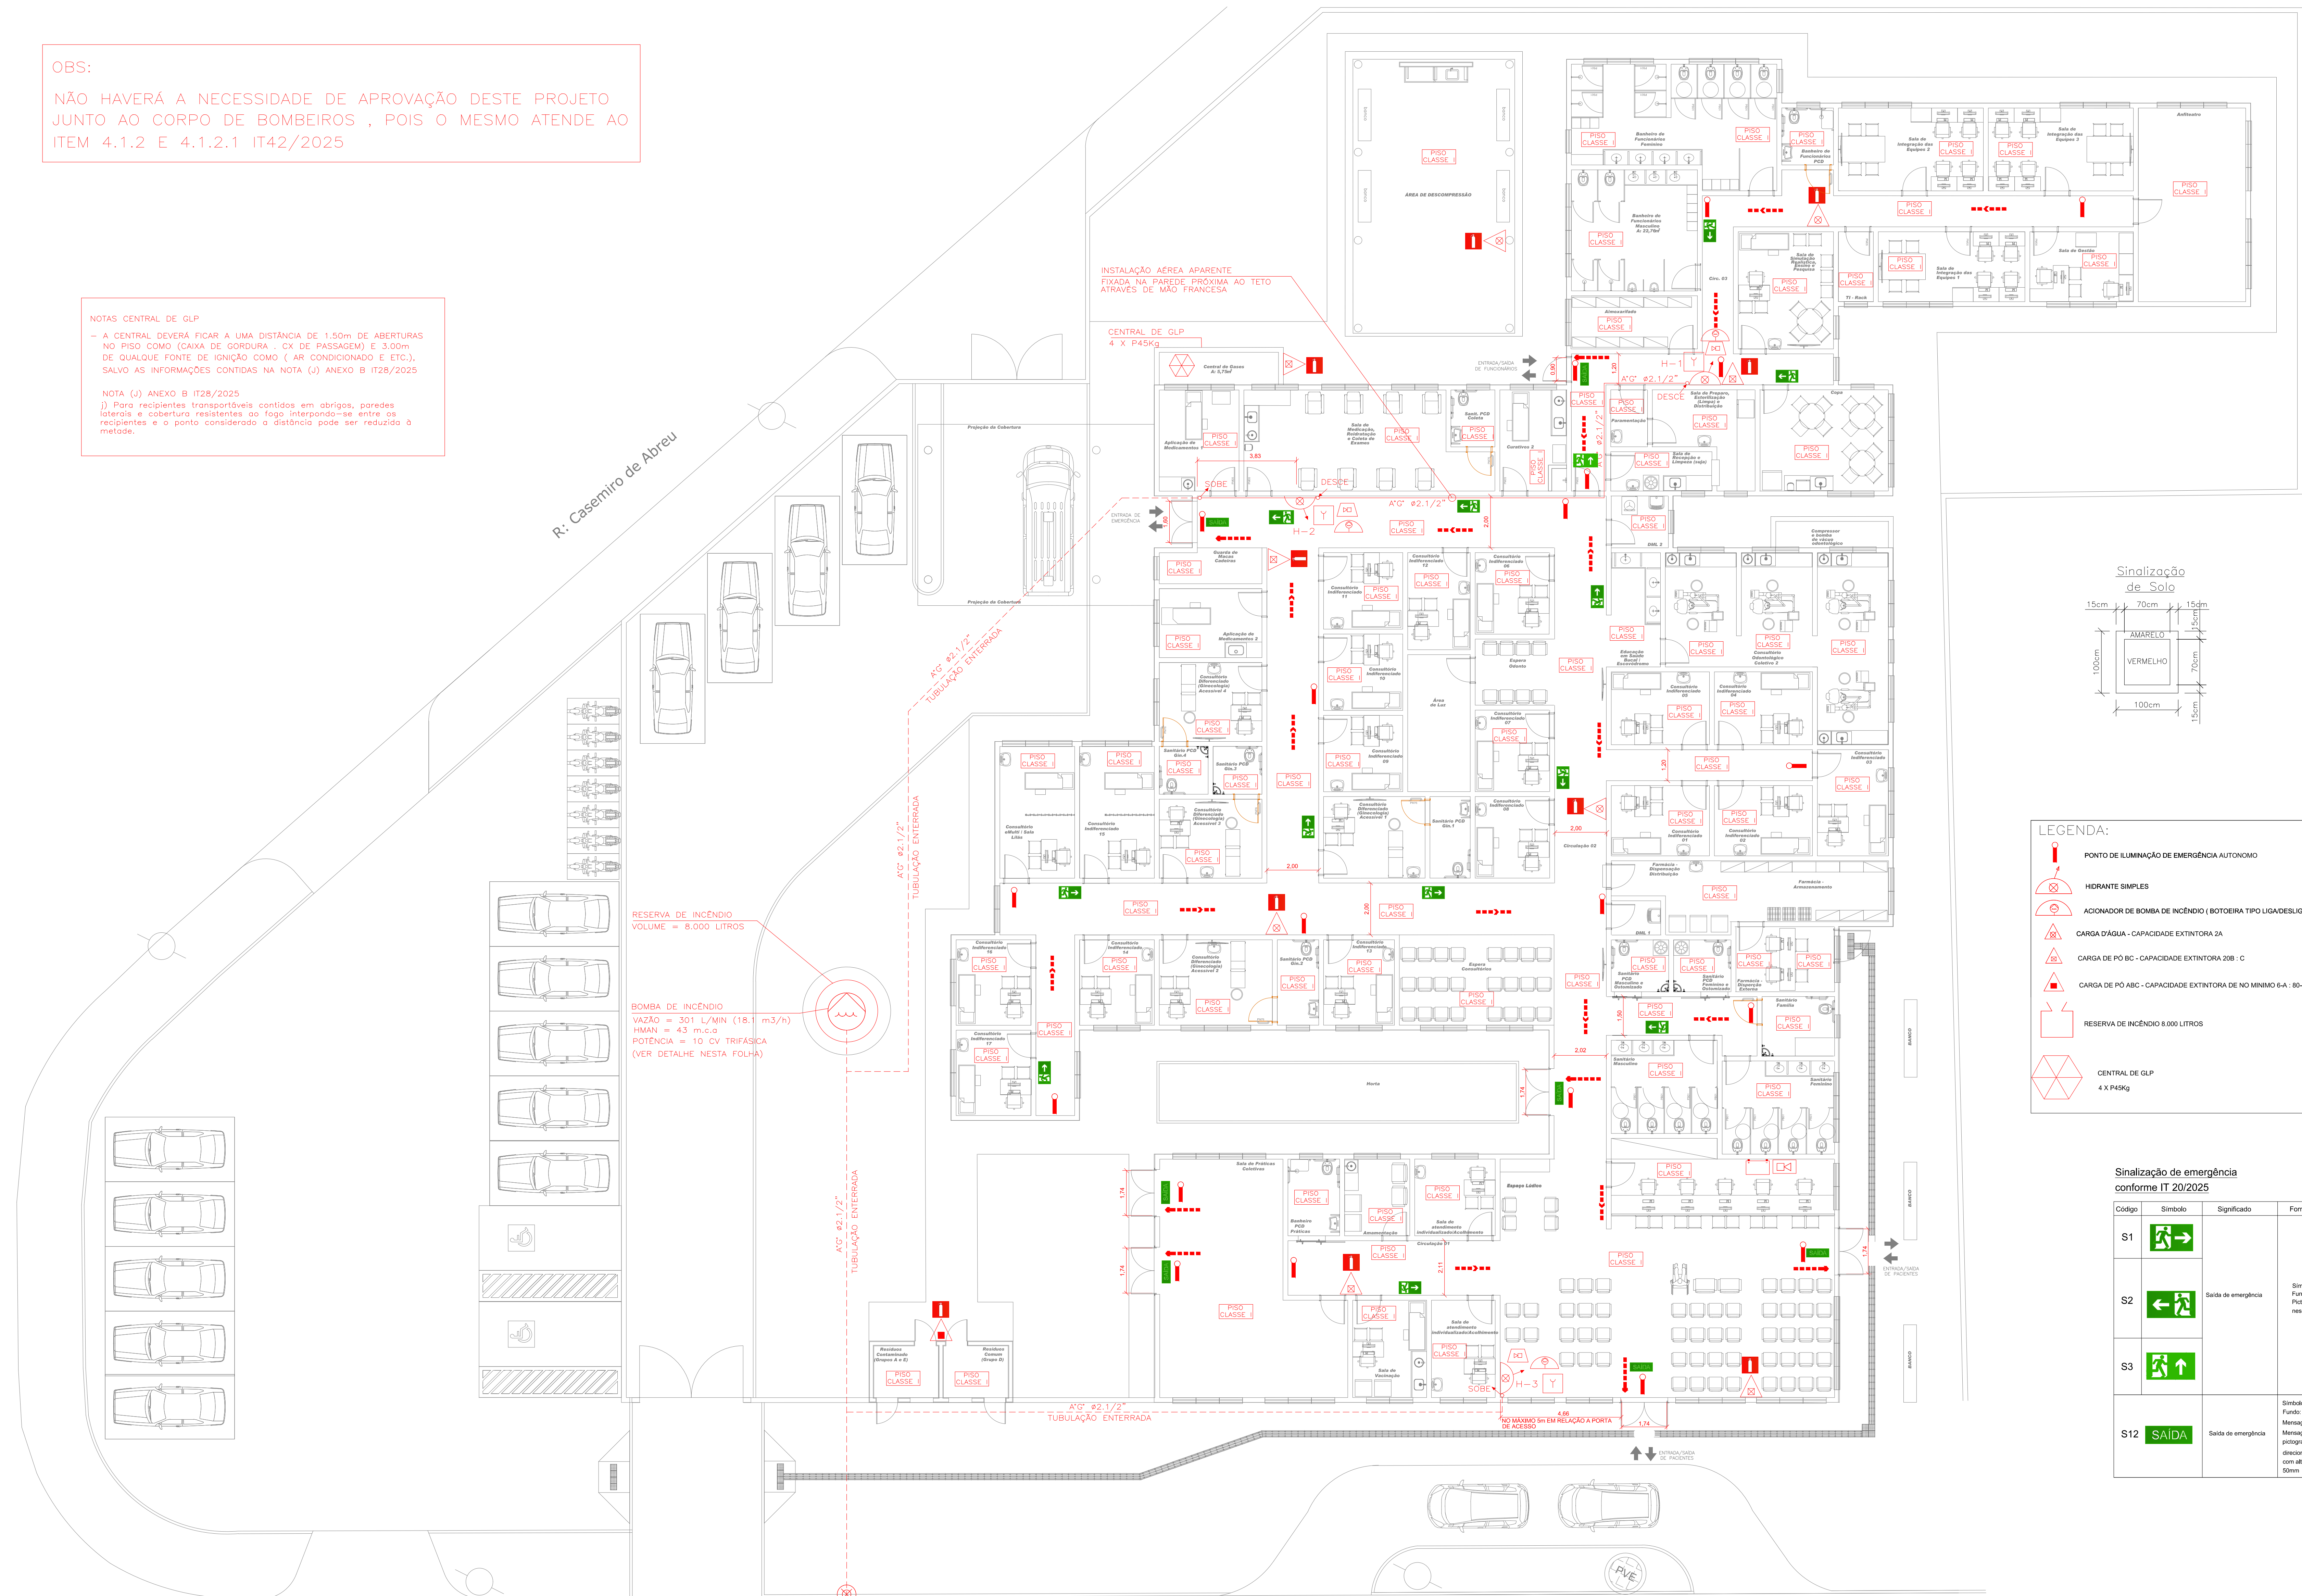

PLANTA BAIXA
Escala 1:100

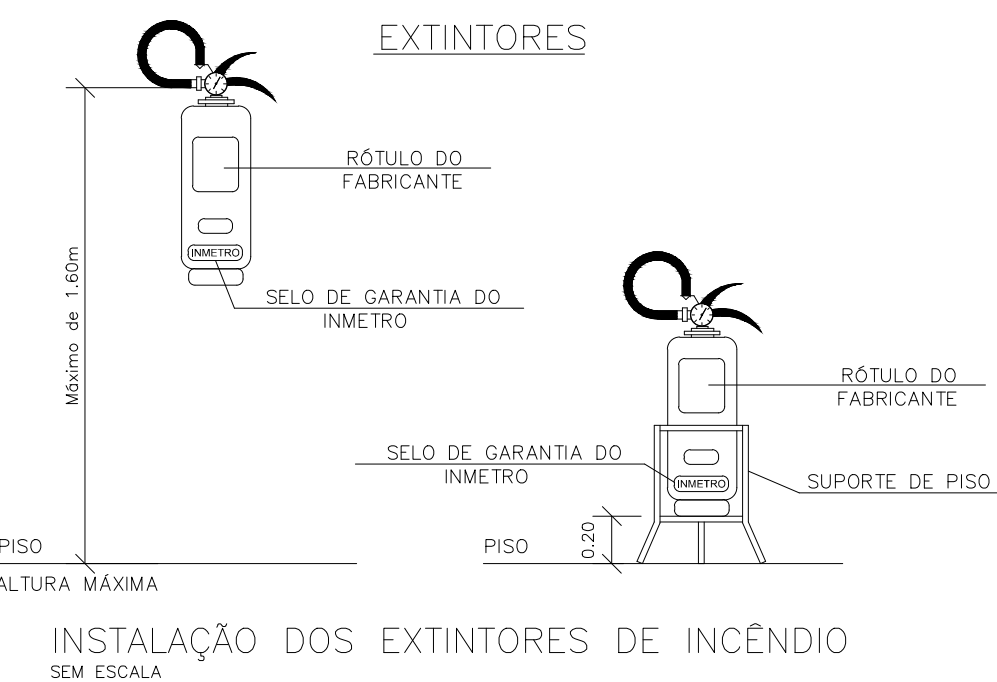



INSTALAÇÃO DOS EXTINTORES DE INCÊNDIO
SEM ESCALA

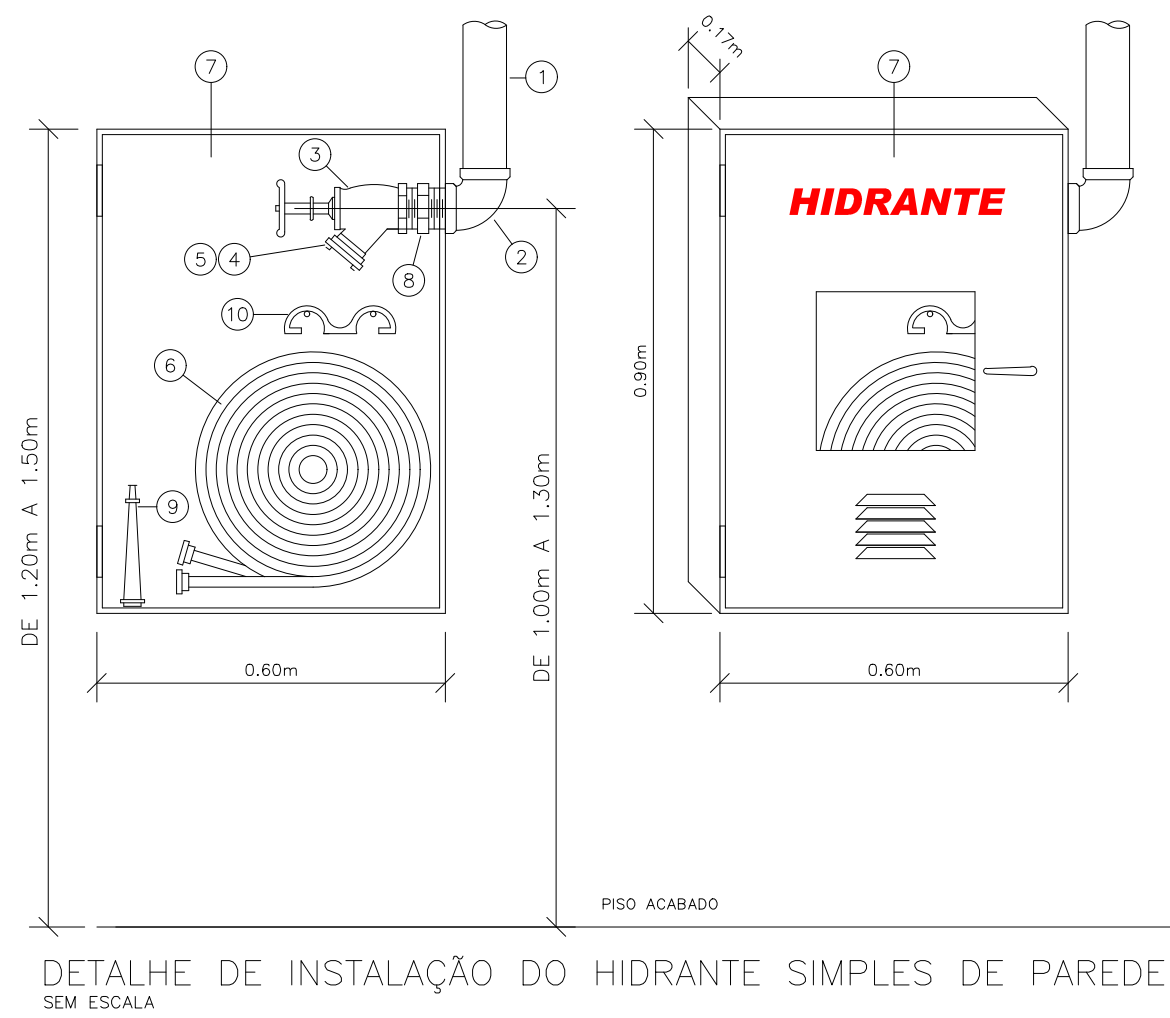

DETALHE DE INSTALAÇÃO DO HIDRANTE SIMPLES DE PAREDE
SEM ESCALA

SIMBOLOGIA PARA A SINALIZAÇÃO DE EMERGÊNCIA


Sinalização de Proibição Sinalização de Alerta

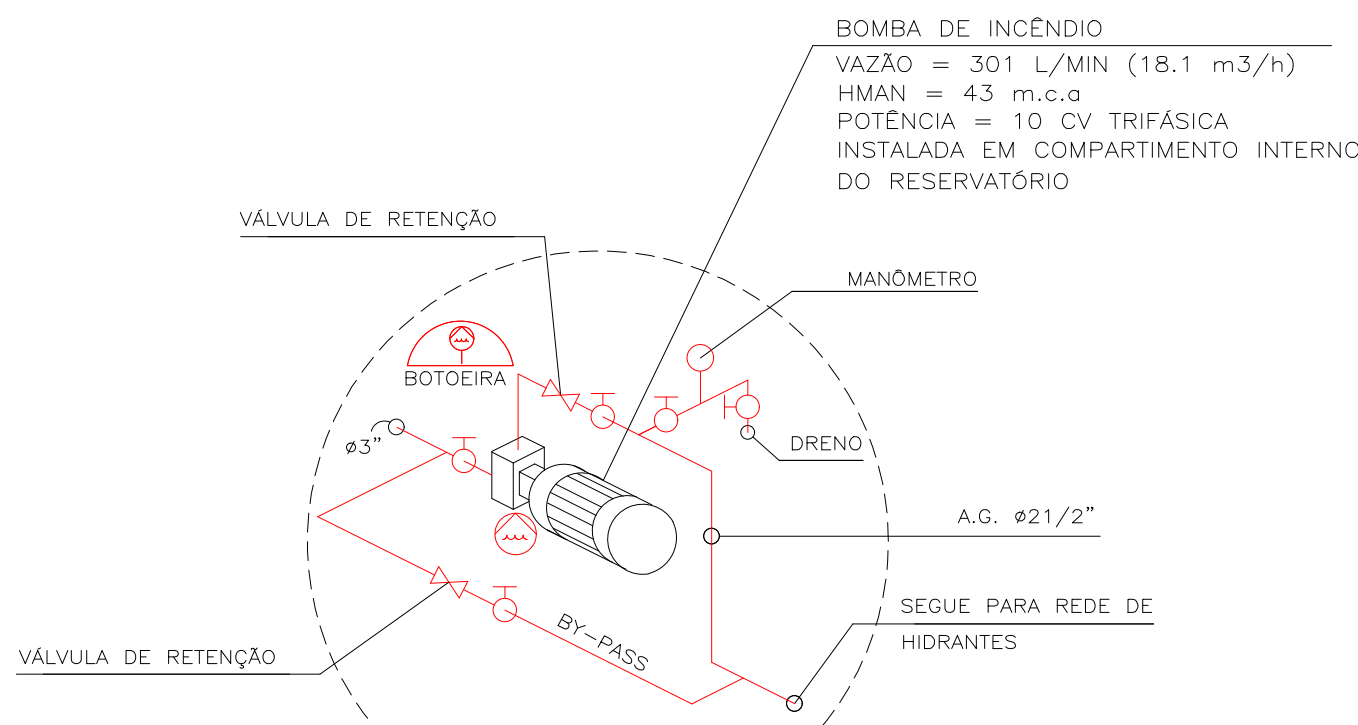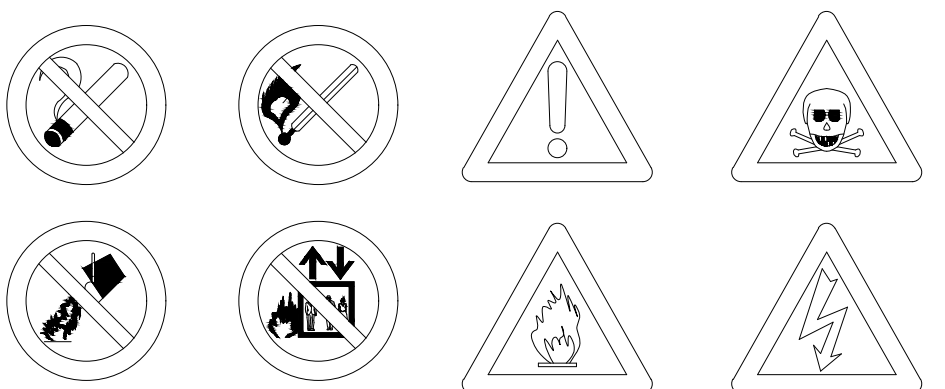

DETALHE A
SEM ESCALA



DETALHE DE INSTALAÇÃO DO ACIONADOR MANUAL DO ALARME E DA BOTOEIRA DA BOMBA DE INCÊNDIO
SEM ESCALA

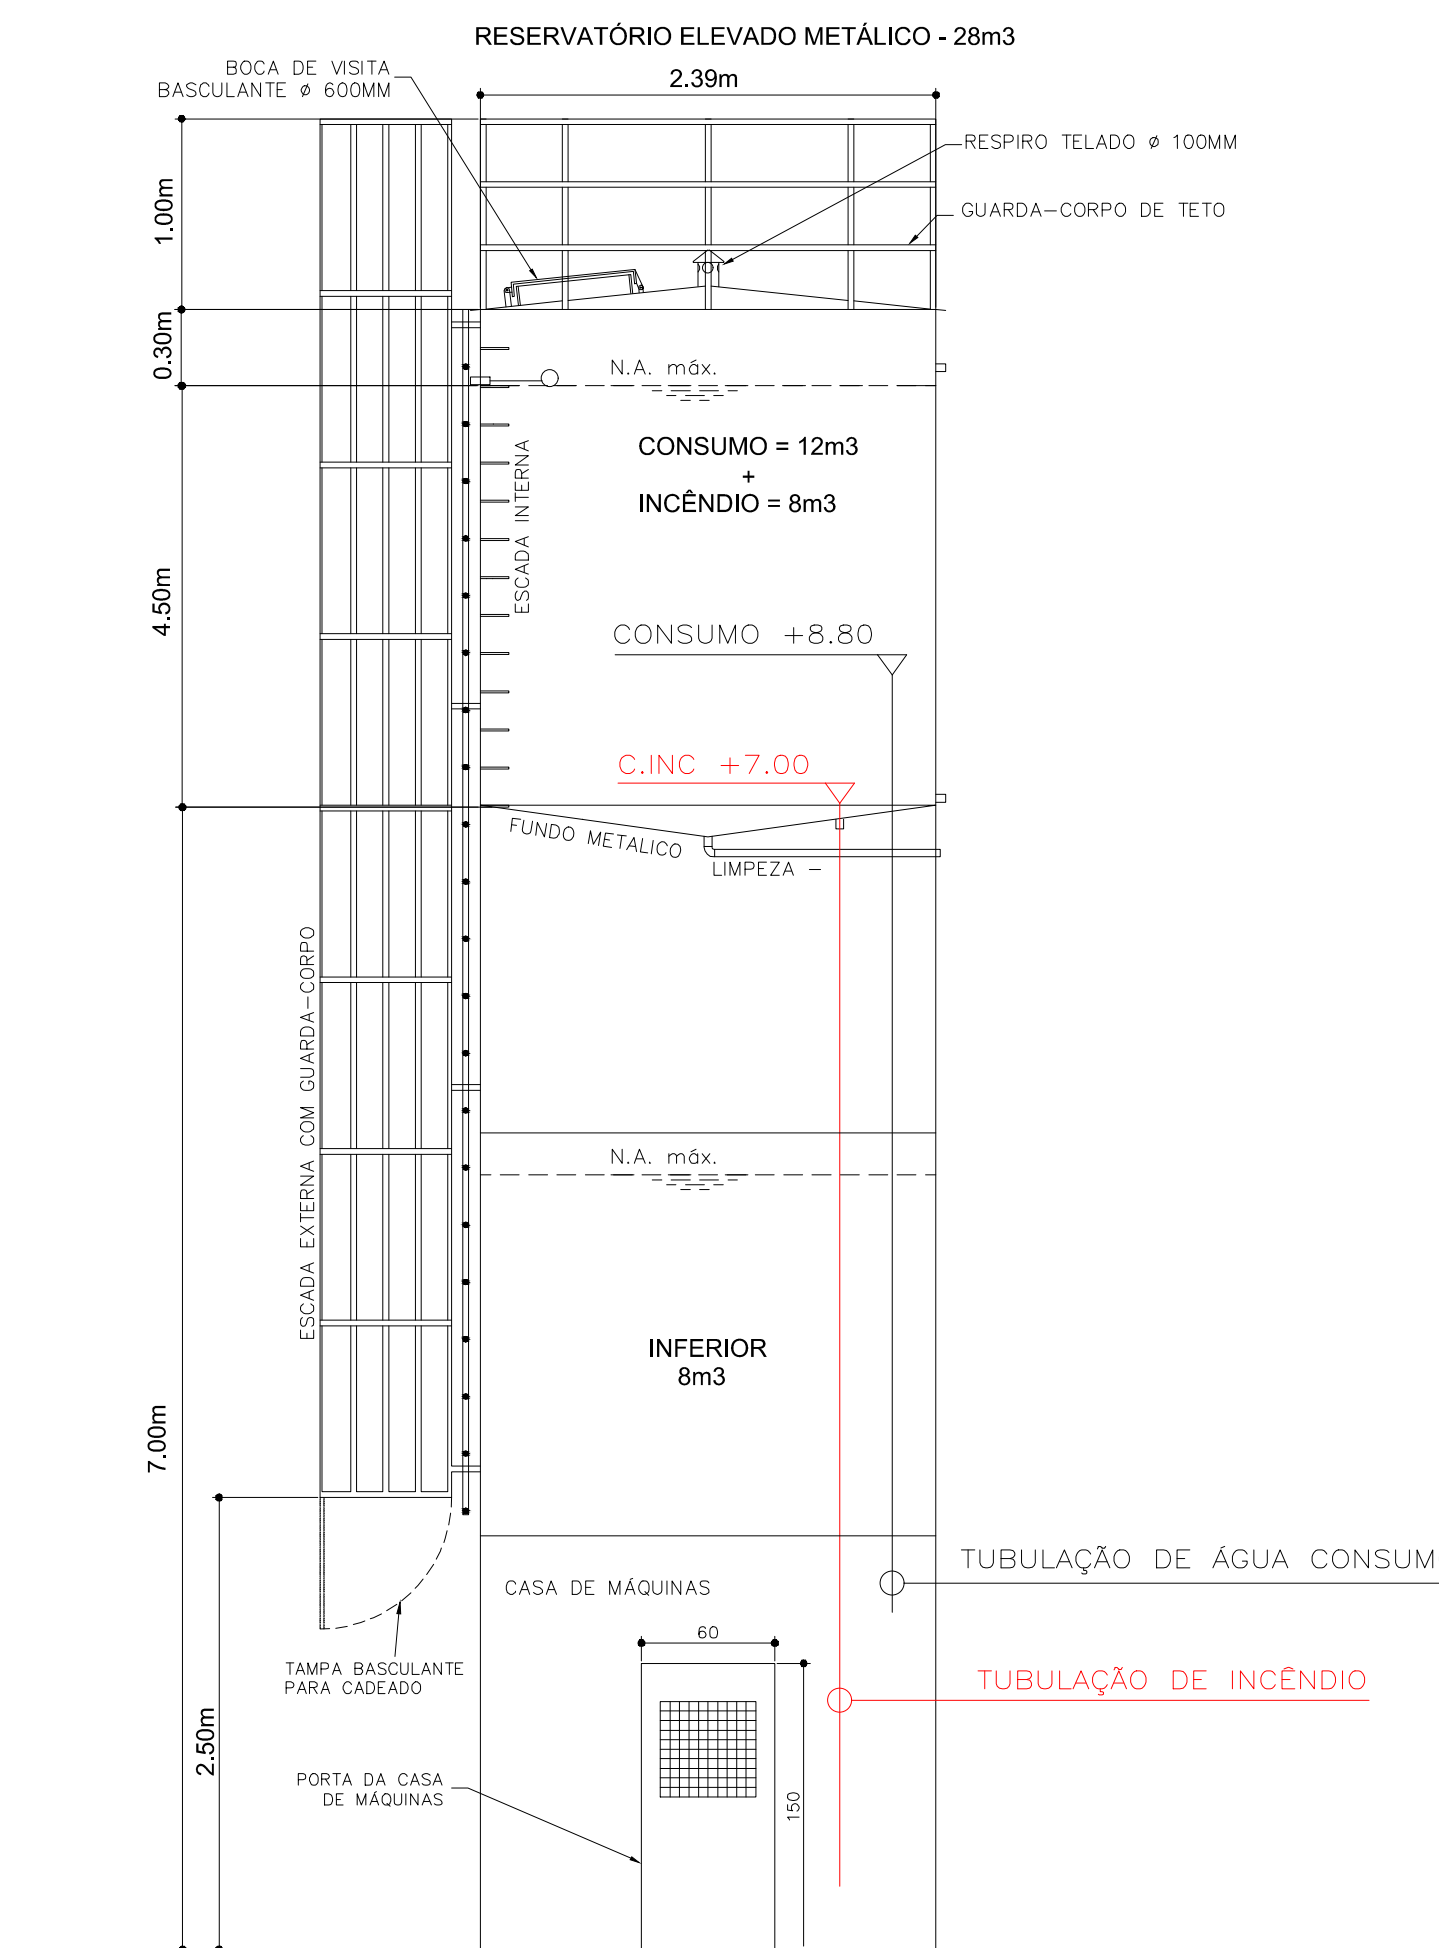

RESERVATÓRIO ELEVADO - 23.000 LITROS
SEM ESCALA

Sinalização de equipamentos
conforme IT 20/2025

Código	Símbolo	Significado	Forma e cor
E1		Alarme de incêndio	Símbolo: quadrado Fundo: vermelho Bordas: amarelo Letras: pretas
E5		Extintor de incêndio	Círculo Fundo: vermelho Letras: brancas Fundo: amarelo Bordas: pretas
E17		Sinalização de saída para evacuação em caso de incêndio	Símbolo: quadrado Fundo: vermelho Bordas: amarelo Letras: pretas
E2		Contador manual de alarme de incêndio	Símbolo: quadrado Fundo: vermelho Bordas: amarelo Letras: pretas
E3		Contador manual de bomba	Símbolo: quadrado Fundo: vermelho Bordas: amarelo Letras: pretas
E7		Aberto de mangueira de incêndio	Símbolo: quadrado Fundo: vermelho Bordas: amarelo Letras: pretas

MODELO DA PLACA DE SINALIZAÇÃO M1
SEM ESCALA

ESTA EDIFICAÇÃO ESTÁ DOTADA DOS SEGUINTE SISTEMAS DE SEGURANÇA CONTRA INCÊNDIOS

- ACESSO VIATURAS NA EDIFICAÇÃO
- SEGURANÇA ESTRUTURAL CONTRA INCÊNDIO
- SAÍDAS DE EMERGÊNCIA
- BRIGADA DE INCÊNDIO
- ILUMINAÇÃO DE EMERGÊNCIA
- ALARME DE INCÊNDIO
- SINALIZAÇÃO DE EMERGÊNCIA
- EXTINTORES
- HIDRANTES

EDIFICAÇÃO EM CONCRETO ARMADO

EM CASO DE EMERGÊNCIA

LIGUE 193- CORPO DE BOMBEIROS

LIGUE 190- POLÍCIA MILITAR

LETRAS NA COR BRANCA

FUNDO DA PLACA NA COR VERDE

PROJETO TÉCNICO DE SEGURANÇA CONTRA INCÊNDIO
PLANTA BAIXA

Ocupação:	H6 - Unidade Básica de Saúde - LUIS AMANDA
Local:	Rua Brigadero Faria Lima, 280, Jardim Amândia 1 - HORTOLÂNDIA - SP
Proprietário:	PREFEITURA MUNICIPAL DE HORTOLÂNDIA
Responsável pelo uso:	PREFEITURA MUNICIPAL DE HORTOLÂNDIA
Responsible técnico:	Eng. Eduardo José Barbosa O. Prata - CREA: 0681930774
Área do terreno:	6.718,07m²
Área construída:	1.464,07m²
Desenho:	EXATA ENG. ESCALA 1:100

02/02