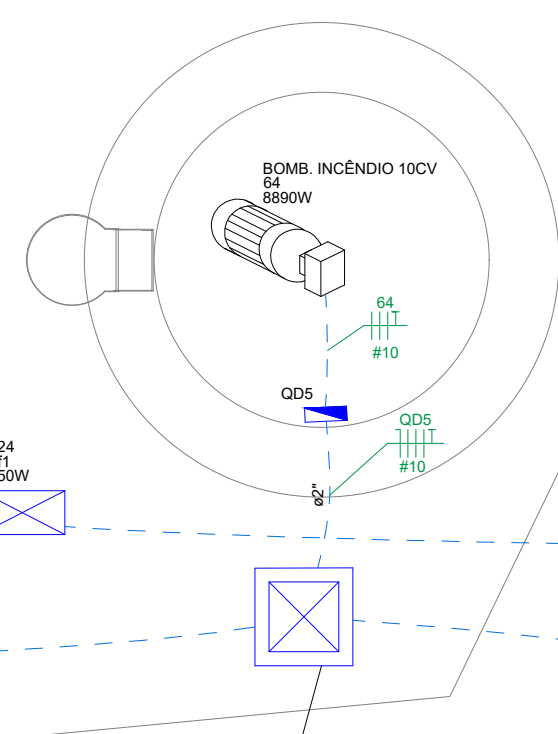
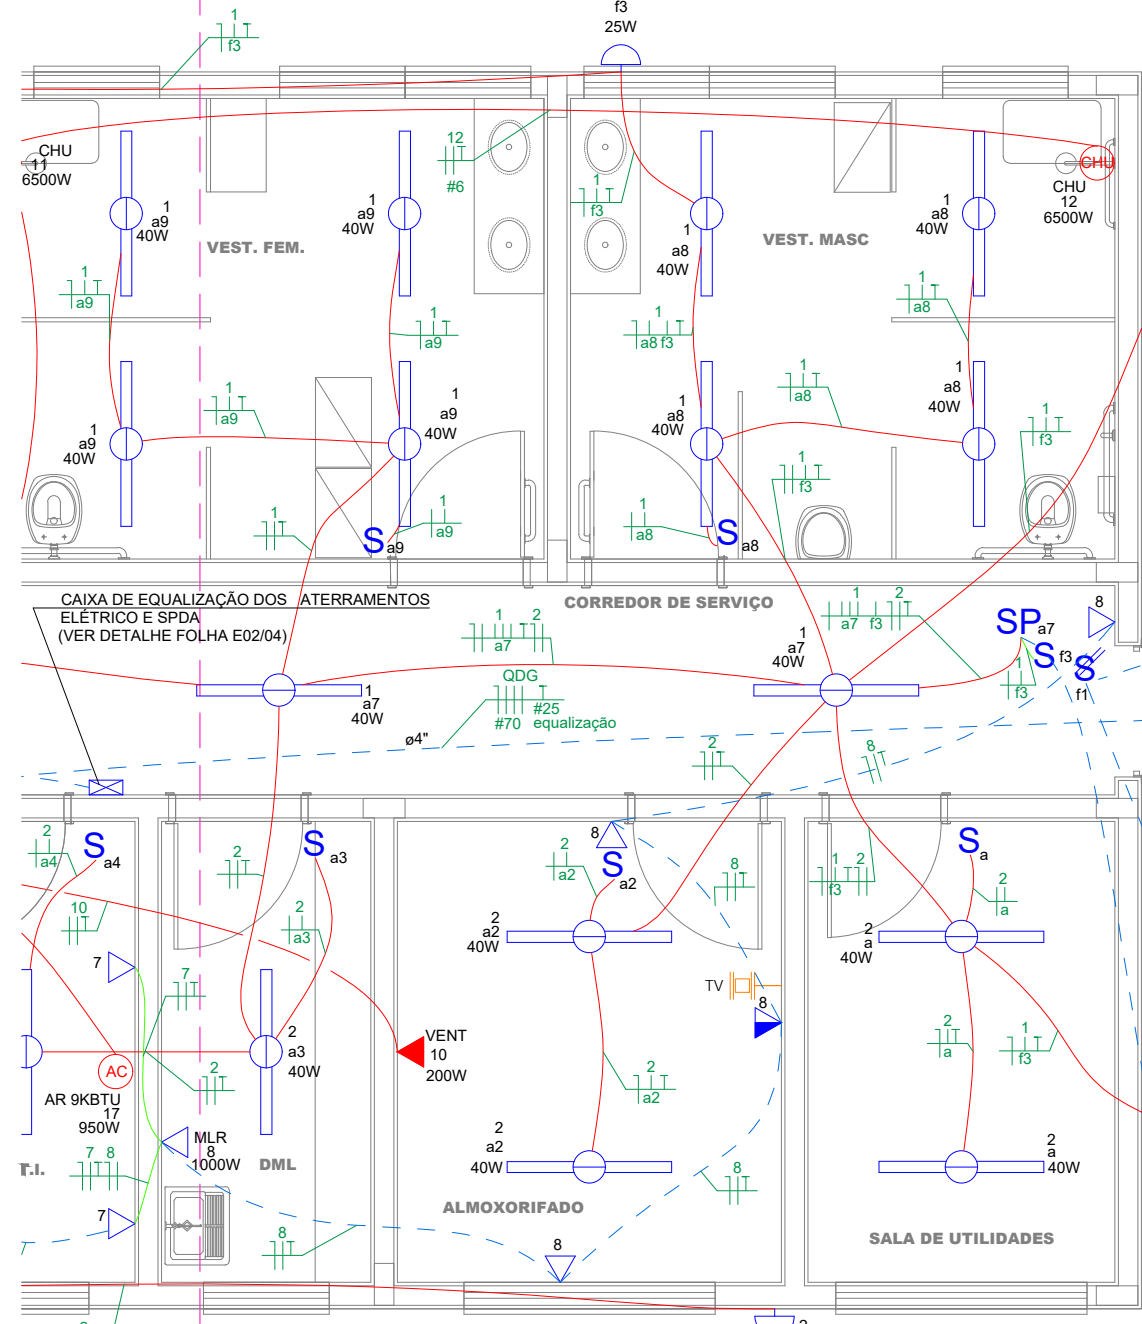
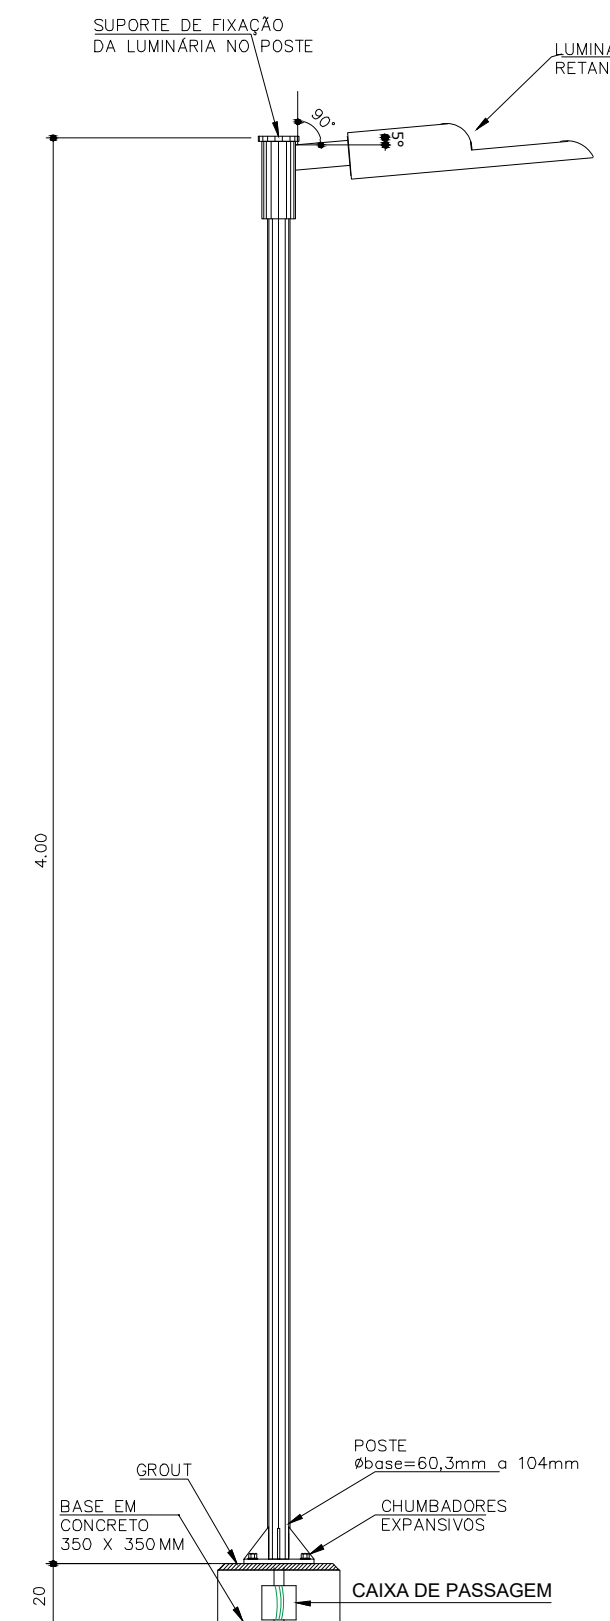
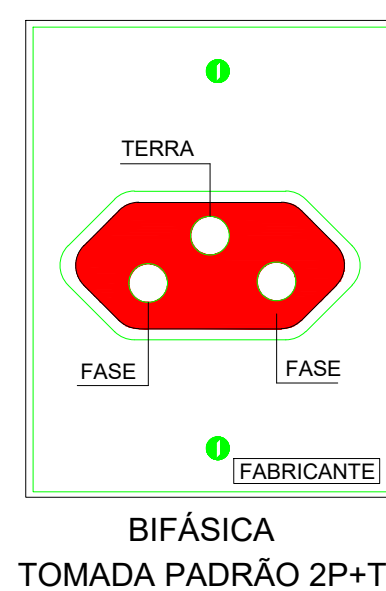
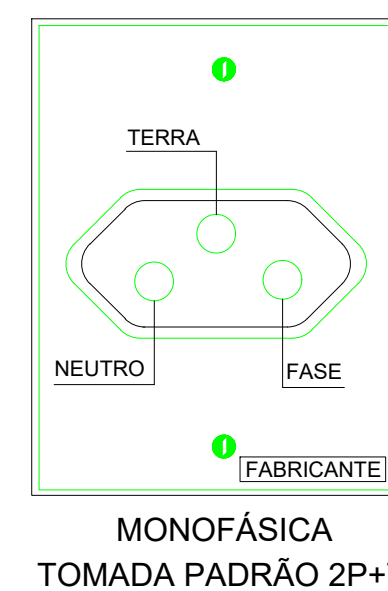
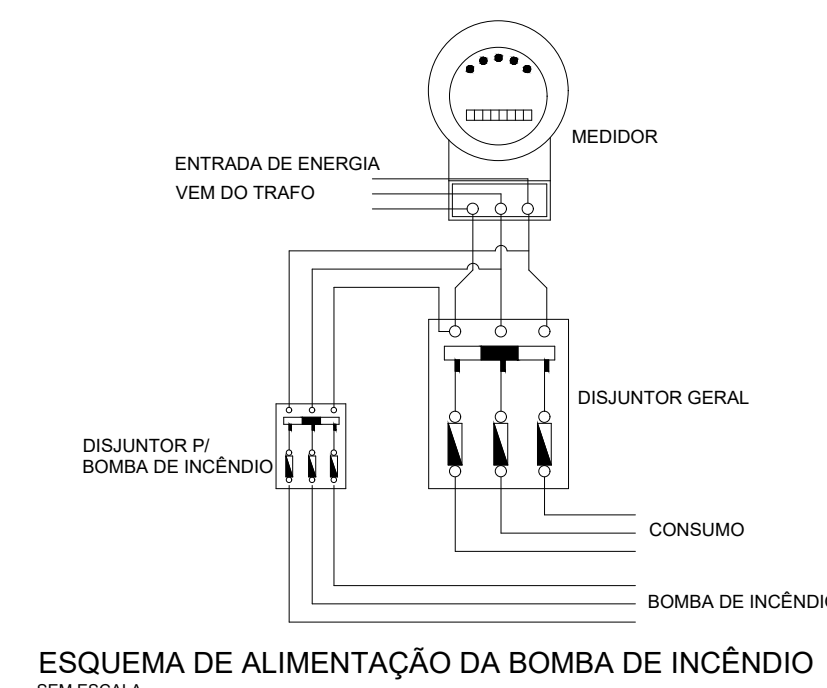
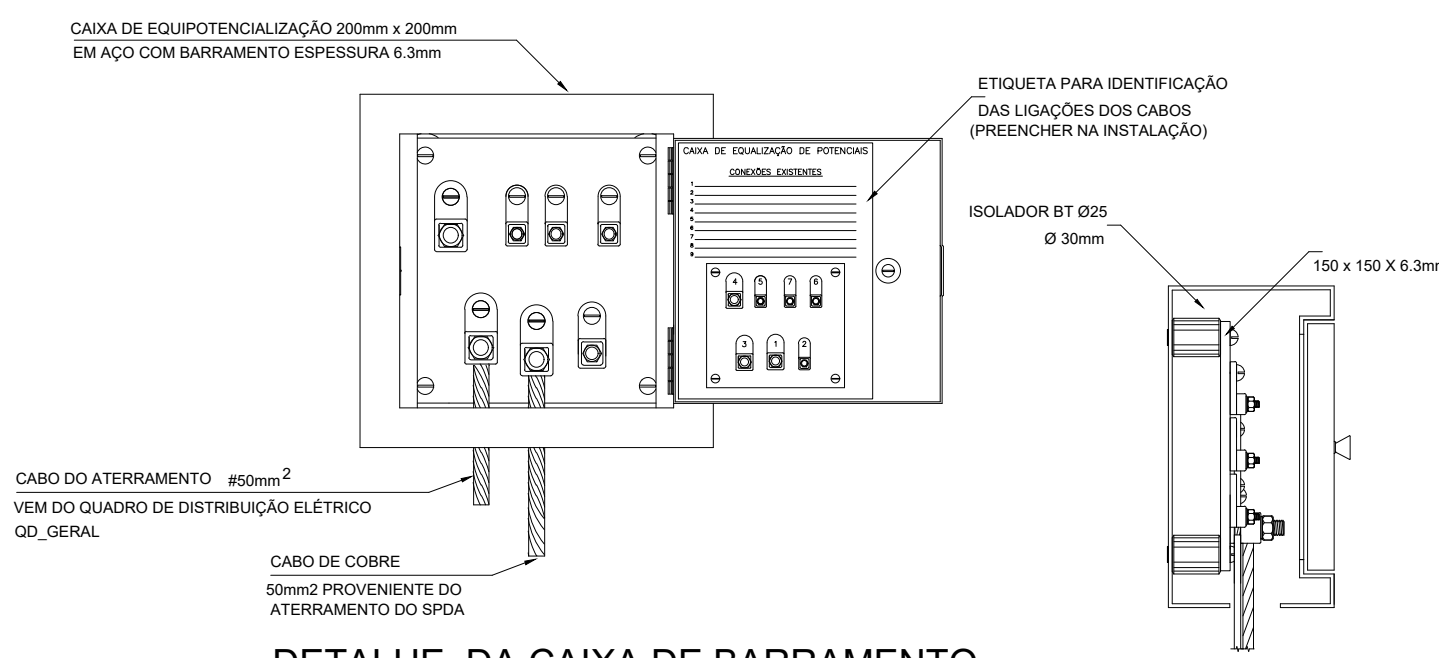


ENTRADA DE ENERGIA TIPO A
CATEGORIA 100
(1F + N) 100V/200V - DISJUNTOR 100ADETALHE POSTE DE ILUMINAÇÃO EXTERNA
PADRÃO FDE - IL 107
SEM ESCALABIFÁSICA
TOMADA PADRÃO 2P+TMONOFÁSICA
TOMADA PADRÃO 2P+TESQUEMA DE ALIMENTAÇÃO DA BOMBA DE INCÊNDIO
SEM ESCALASEÇÕES DOS CONDUTORES
DE PROTEÇÃO


SEÇÃO DO CONDUTOR FASE (mm²)	SEÇÃO MÍNIMA DO CONDUTOR DE PROTEÇÃO (mm²)
1,5	1,5
2,5	2,5
4	4
6	6
10	10
16	16
25	25
35	35
50	50
70	70
95	95
120	120
150	150
185	185
240	240
300	300

DETALHE DA CAIXA DE BARRAMENTO
(EQUALIZAÇÃO) - ATERRAMENTOS
SEM ESCALA

Legenda	
	1/2 / 3 Tomadas - 2P+T - 10A (FTT - 220V)
	1/2 / 3 Tomadas - 2P+T - 10A (FTT - 220V)
	1/2 / 3 Tomadas - 2P+T - 20A (FTT - 220V)

NOTAS

- OS CONDUTORES DE ALIMENTAÇÃO DOS QUADROS DEBEM OBRIGATORIAMENTE ISOLAR DE 0,6V 0,6V
- OS CONDUTORES DOS CIRCUITOS DE DISTRIBUIÇÃO TERÃO ISOLAMENTO DE PVC 750 V - ANTI - CHAMA. FOSFORO PRETENSE A NOTA DO ITEM 2.11.1.1 DA NBR 5410
- ELETRODUTOS NÃO COTADOS 0,8"
- CONDUTORES NÃO COTADOS 42,5mm²
- TODAS AS TOMADAS DE USO ESPECÍFICO ESTÃO DISCRIMINADAS, AS DEMAIS FORAM CONSIDERADAS COM POTÊNCIA DE 1000W
- NÃO UTILIZAR DISJUNTORES UNIPOLARES EM ACRAPLAMENTO PARA SUBSTITUIÇÃO DE DISJUNTORES TRIPOLARES OU TRIPOLARES
- PARALONIZAÇÃO DE COR DOS CONDUTORES:
 - CONDUTOR FASE - PRETO, BRANCO, VERMELHO OU CINZA
 - CONDUTOR NEUTRO - AZUL CLARO
 - CONDUTOR TERRA - VERDE
 - RETORNO - AMARELO
- TODAS AS MASSAS METÁLICAS DEVERÃO SER ATERRADAS
- OS PONTOS DE CONSUMO E SUAS ESPECIFICAÇÕES FORAM FORNECIDOS E/OU APROVADOS PELO CONTRATANTE
- VERIFICAR AS ALTURAS E ESPECIFICAÇÕES DAS TOMADAS / INTERRUPTORES / E ILUMINAÇÕES NO PROJETO DE ARQUITETURA

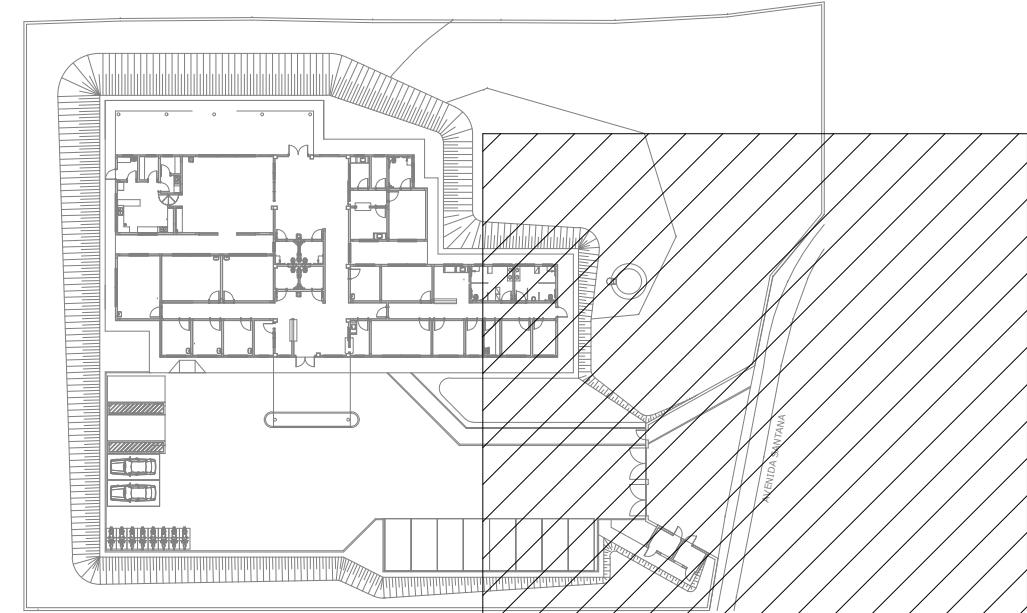

MAPA DE LOCALIZAÇÃO

FOLHA E02

PLANTA BAIXA - ILUMINAÇÃO E TOMADAS

Escala 1:50

EDUARDO JOSE BARBOZA DE OLIVEIRA
PRATA-30924256850
Responsável Técnico - Eng. Eduardo Prata - CREA 5061939774

Responsável Legal

REVISÃO	DATA	DESCRIÇÃO	REVISOR

EXATA
ENGENHARIA E PROJETOS LTDA.

CONTRATANTE
PREFEITURA MUNICIPAL DE HORTOLÂNDIA
LOCAL
Av. Santana, 1990 - Jardim Golden Park - Hortolândia/SP
CAPS ij

OBRA
INSTITUCIONAL
TÍTULO
CAPS ij
FOLHA
Nº OBRA
03724-06
INSTALAÇÕES ELÉTRICAS

Nº ART
2620250357459
PLANTA BAIXA
ILUMINAÇÃO E TOMADAS

AUTOR DO PROJETO
EDUARDO PRATA
DATA
03/2025
DESENHO
EXATA ENGENHARIA
ESCALA
INDICADA

E02
04



EXATA



LOCAL
Av. Santana, 1990 - Jardim Golden Park - Horto
CAPS ij

Nº OBRA	03724-06	INSTALAÇÕES ELÉTRICAS
Nº ART		DIAGRAMAS MULTIFILARES

EDUARDO FRATA	03/2023
DESENHO EXATA ENGENHARIA	ESCALA INDICA
