


LEGENDA	
	Caixa Sifonada c/ ralo
	Caixa de Gordura
	Caixa de Inspeção
	Coluna de Água Fria
	Coluna de Ventilação

OBSERVAÇÕES:
Sifonar todas as saídas de pias, lavatórios, tanques de lavar roupas e máquinas de lavar. Utilizar conexões azuis com bucha latão para acoplamento com peças metálicas como: registros, torneiras, válvulas, hastes de chuveiro.

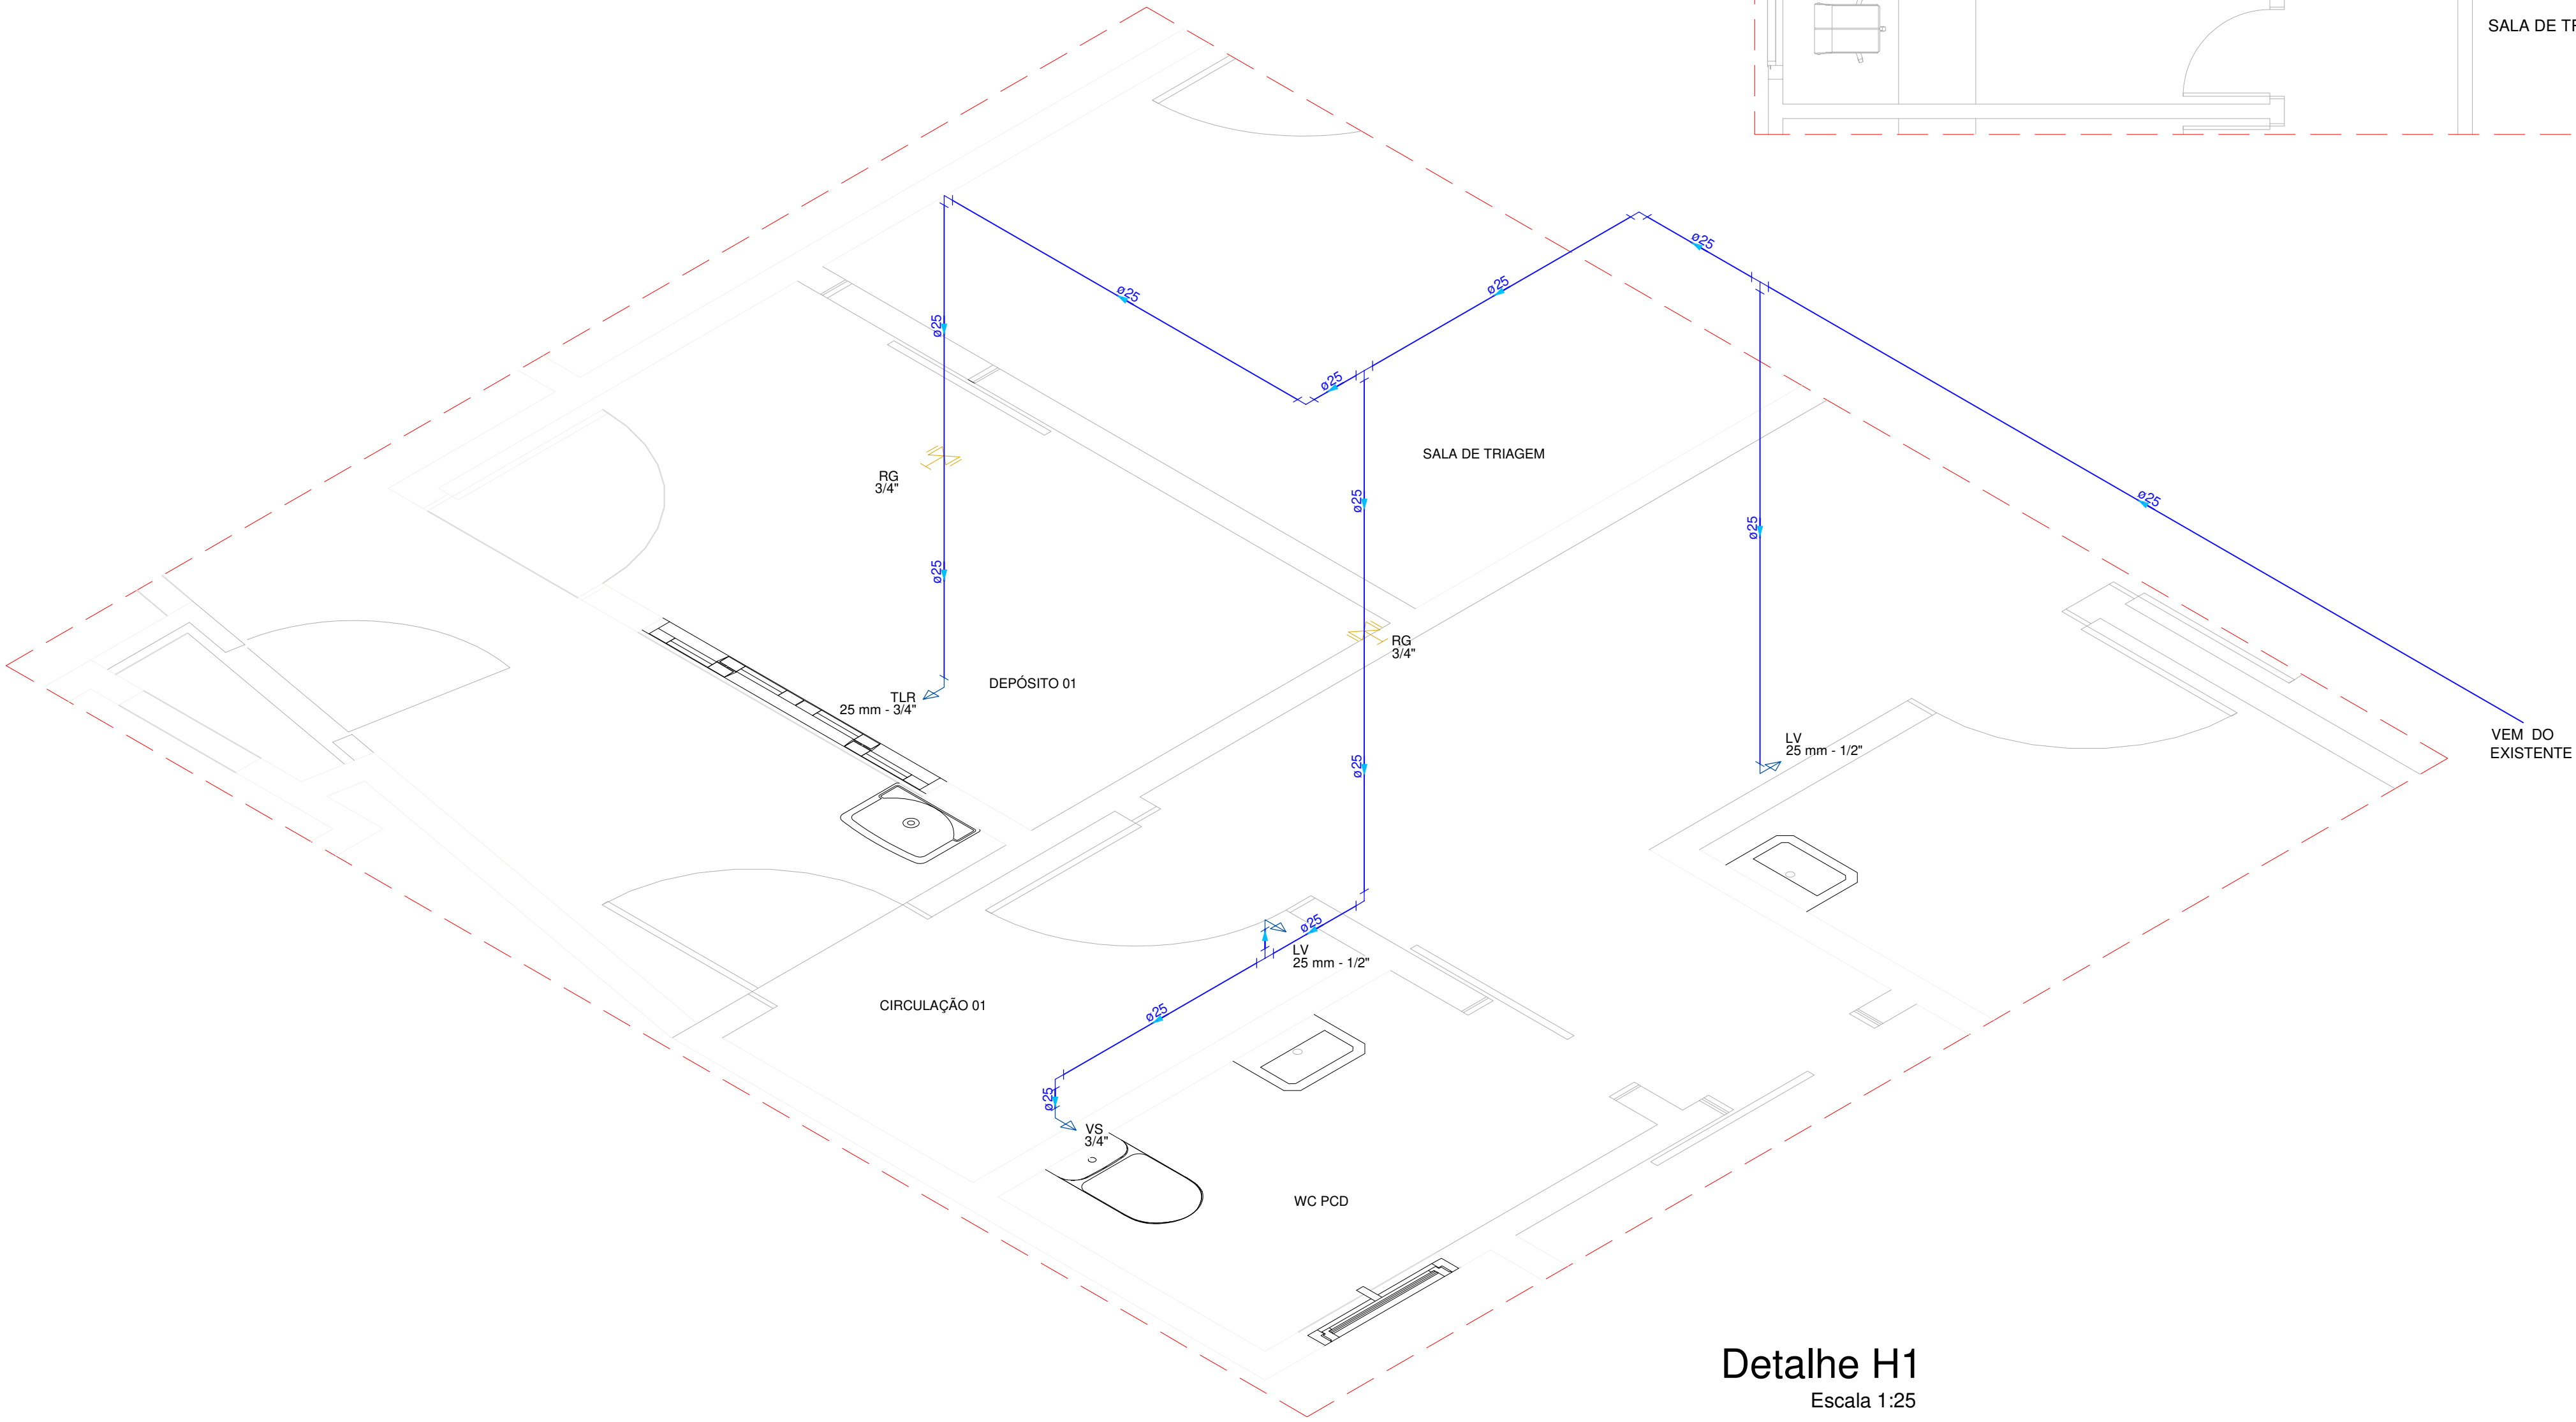

Detalhe H1
Escala 1:25

Aprovações:



Rua Roberto Trompowski, 68 - 2º andar / Tel: 49 3522-2800 - www.ammoc.org.br - e-mail: ammoc@ammoc.org.br - Joaçaba/SC

PREFEITURA MUNICIPAL DE OURO

Obra:
REFORMA DA UNIDADE BÁSICA DE SAÚDE (UBS) CENTRAL

Local da Obra:
RUA GOVERNADOR JORGE LACERDA, BAIRRO CENTRO - OURO / SANTA CATARINA

- Conteúdo:
- PLANTA BAIXA HIDROSSANITÁRIA: PAVIMENTO INFERIOR
 - DETALHE HIDRÁULICO EM PERSPECTIVA: H1

Responsável Técnico:
Ana Júlia U. de Carvalho - Eng. Civil - CREA-SC 105.295-8
André Brito Dotti - Eng. Civil - CREA-SC 162.237-5
André Felipe Kasteller - Eng. Civil - CREA-SC 201.019-5
Camila Zagonel - Eng. Civil - CREA-SC 112.963-0
Denir Narcizo Zulian - Eng. Civil - CREA-SC 50.805-8
Felipe L. Parisoto - Eng. Agrônomo - CREA-SC 183.059-9
Max Mooshammer - Eng. Civil - CREA-SC 139.164-0
Suelen Karine Cervelin - Eng. Civil - CREA-SC 166.933-0

Quaisquer alterações consulte os responsáveis técnicos:

Assinatura Responsável Técnico		Assinatura Prefeito(a) Municipal	
Desenho:	Data:	Escala:	Área Total:
ANDRÉ DOTTI	NOVEMBRO / 2025	Indicada (s)	605,62 m²

HID
01/02