




PROJETO DE DRENAGEM
ESCALA: 1/100

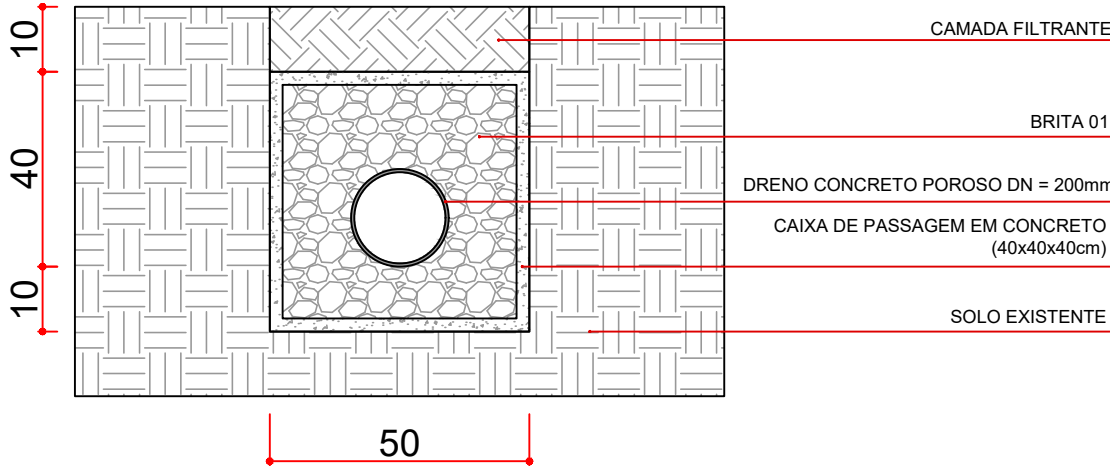

CAIXA CAPTAÇÃO DE CONCRETO
DETALHE DE INSTALAÇÃO
sem escala

LEGENDA	
	Tubo de concreto Ø 200mm
	Caixa de passagem com tampa de grelha
	Canaleta com grelha (150x1000mm)
	Muro de contenção em bloco vazado (19x39x39)

OBRA: REVITALIZAÇÃO PÁTIO ESCOLA MUNICIPAL PROF. HUGO GUILHERME JAEGER		CPF/CNPJ: 75.688.366/0001-02
PROPRIETÁRIO: MUNICÍPIO DE PORTO VITÓRIA		TERRENO: 8.322,00 m²
ENDEREÇO DA OBRA: RUA ARLINDO AZEREDO, N° 153, LOTEAMENTO SÃO JOSÉ, PORTO VITÓRIA		DATA: 11 / 03 / 2026
	REFERÊNCIA: PLANTA BAIXA SISTEMA DE DRENAGEM DETALHES SISTEMA DE DRENAGEM	ÁREA CONSTRUÍDA: 1.843,13 m² ÁREA A CONSTRUIR: 585,43 m²
	GESTOR MUNICIPAL: PREFEITURA MUNICIPAL DE PORTO VITÓRIA RUA OSVALDO GOMES DA SILVA, 717 - FONE (42)3573-1212 CEP: 84615-000 - PORTO VITÓRIA - PR	LOCAL: PORTO VITÓRIA ESCALA: INDICADA PRANCHA:
RESPONSÁVEL TÉCNICO: RICARDO MARTINS FERREIRA CREA 168389/D		01 /01 PROJETO DE DRENAGEM