
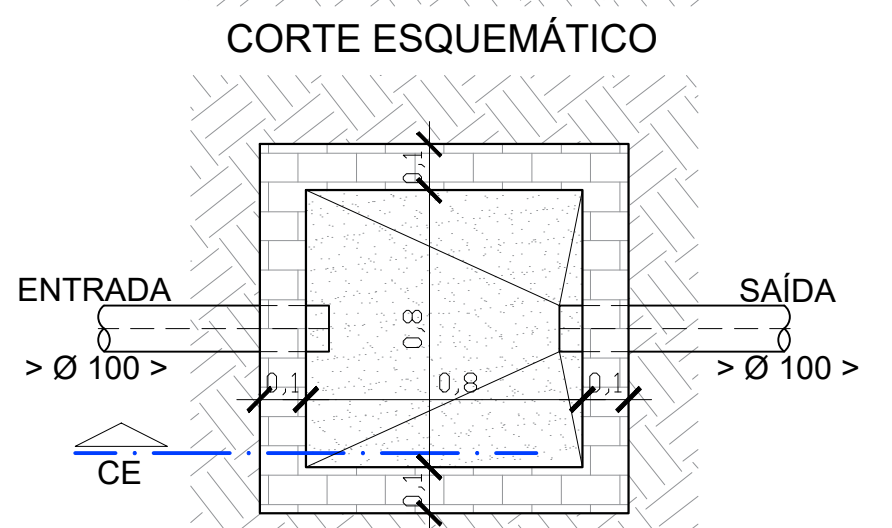
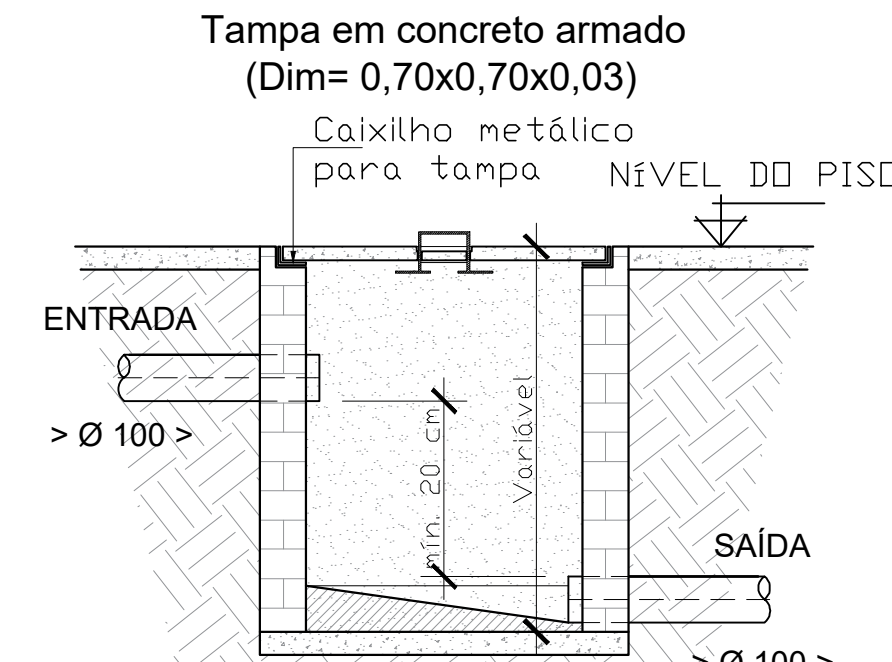


DETALHE DE DRENO
ESCALA: 1:25

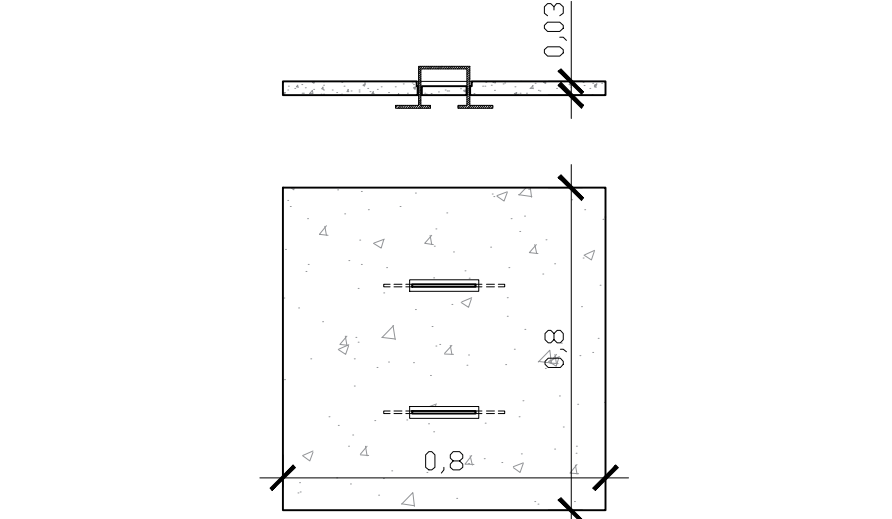

PLANTA BAIXA
(0,80 x 0,80)

CAIXA DE PASSAGEM
ESCALA: 1:25

APPROVAÇÃO:

PREFEITURA MUNICIPAL DE FLÓRIDA

PROJETO APROVADO!

DATA: / /

GUSTAVO HENRIQUE BERALDI MARALDI

ENGENHEIRO CIVIL - CREA-PR 175.155/D

VOLTRA ARQUITETURA

JOÃO IGLESIAS - (47) 99102-3138

PROJETO HIDROSSANITÁRIO E DRENAGEM

ÁREA INSTITUCIONAL

PROJETO/OBRA:
QUADRA DE AREIA

LOCAL DA OBRA:
FLÓRIDA-PR. CEP.:86780-000

CONTEÚDO:
PLANTA DE INSTALAÇÕES DE ESGOTO E DRENAGEM

PRINCHA:
02

02

ESCALA:
INDICADA

DATA:
JUNHO 2025

MUNICÍPIO DE FLÓRIDA

CNPJ: 75.772.400/0001-14