


D

C

B

A

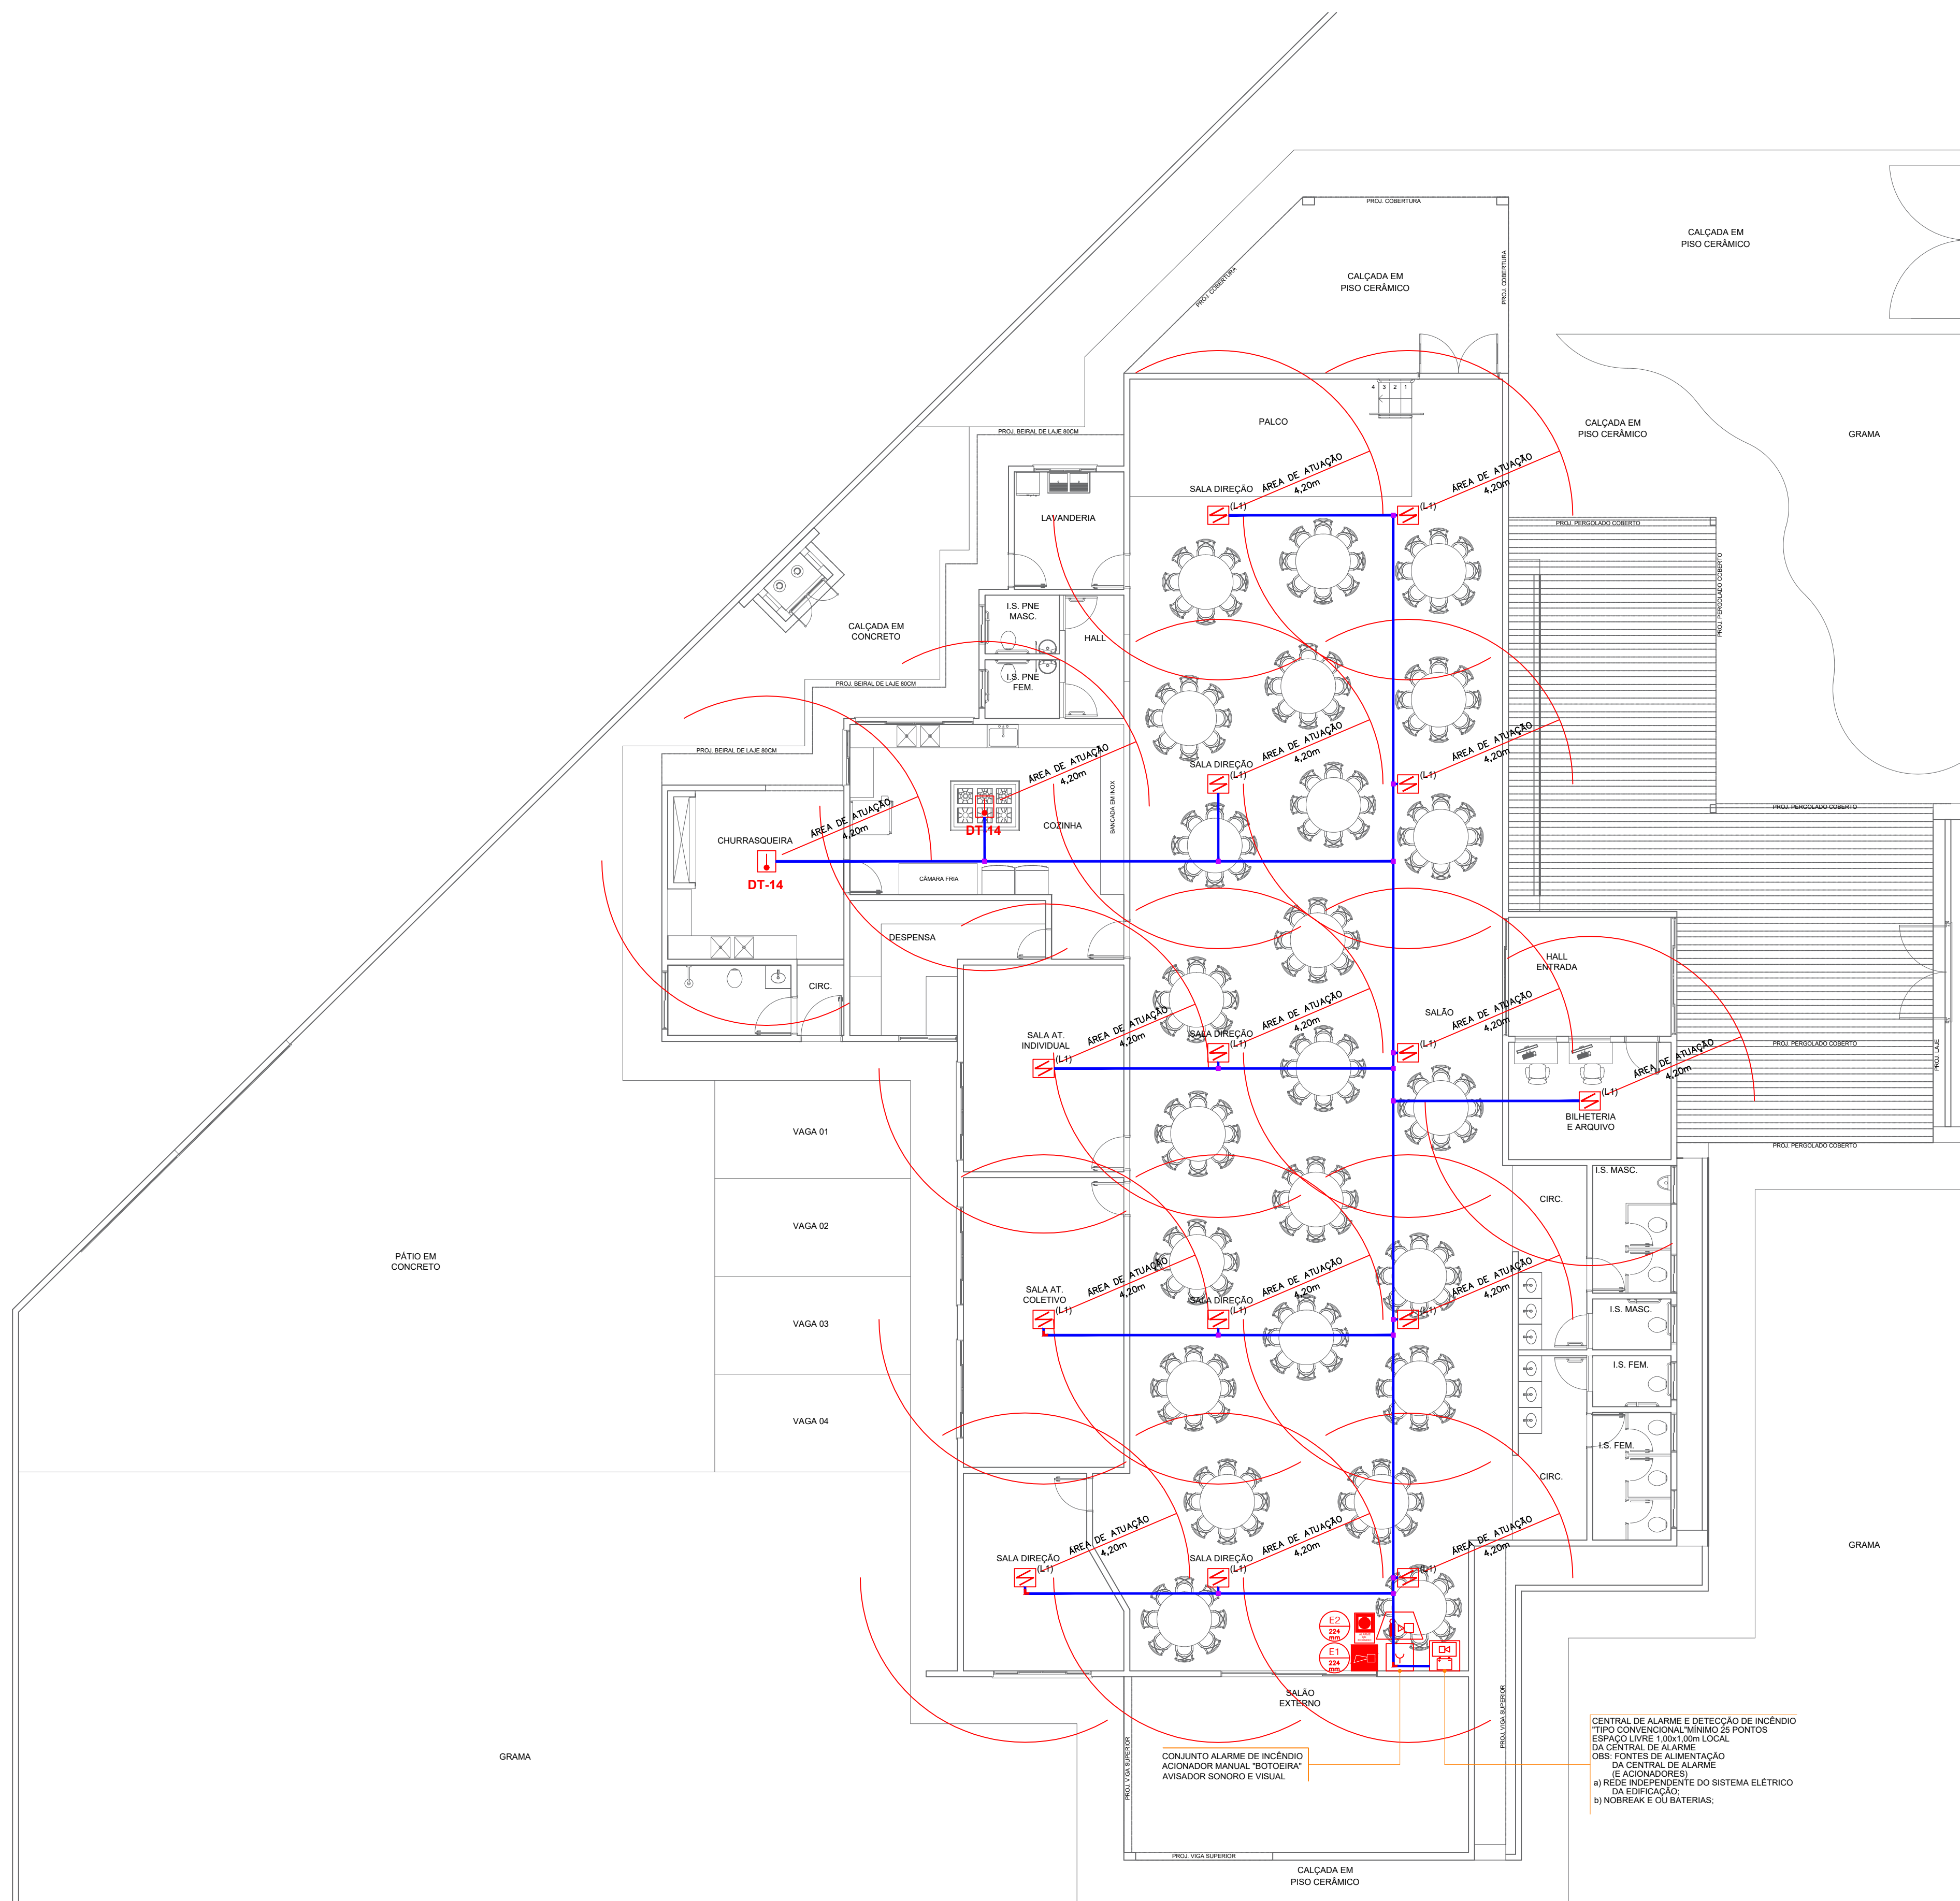

PLANTA BAIXA

ESCALA 1:100

Lista de Materiais

Alarme de Incêndio e Detecção

Central de alarme de incêndio 125 endereços IP20 24v com bateria	01 un.
Acionador manual com sirene IP20 24v endereçável	01 un.
Detector de temperatura IP20 24v endereçável	02 un.
Detector óptico de fumaça IP20 24v endereçável	14 un.
Sirene audiovisual 24v IP20 endereçável	01 un.
Cabo Blindado p/ Alarme de Incêndio 4 vias 600v End.-2x0,75mm/2x1,50mm	100 m
ELETRODUTO PVC VERMELHO SEM ROSCA 3 METROS	100 m
Cotovelo 90° PVC vermelho sem rosca (com abertura) 3/4 pol.	03 un.
Caixa 5 entradas PVC vermelho sem rosca com tampão 1/2"- 3/4"	15 un.

LEGENDA DE EQUIPAMENTOS UTILIZADOS

ALARME DE INCÊNDIOS		BOTÃO DE ACIONAMENTO DO ALARME DE INCÊNDIOS
		AVISADOR SONORO E VISUAL SISTEMA DE ALARME DO ALARME
		DETECTOR DE FUMAÇA PONTUAL
		DETECTOR DE CALOR PONTUAL
		CENTRAL DE DETECÇÃO E ALARME BATERIAS DO SISTEMA DE DETECÇÃO DE ALARME.

HISTÓRICO DE ATUALIZAÇÃO/SUBSTITUIÇÃO DO PTPID

Data	Discriminação da atualização/ substituição	Nº do PTPID

Obra/Endereço: **CENTRO DO IDOSO**
AV. VISCONDE DE GUARAPUAVA ESQ. AV. DR. , GASTÃO VIDIGAL ESQ. RUA GEN. OZÓRIO,
QUADRA 6A, CEP: 87230-000, JUSSARA-PR

Área		767,41M²	Ocupação F - LOCAL DE REUNIÃO DE PÚBLICO F-11	PARA USO DO CBMPR
Prancha		Conteúdo da Prancha		
06 08		PLANTA BAIXA DE DETECÇÃO DE FUMAÇA DIAGRAMA UNIFILAR DE DETECÇÃO E ALARME		
Proprietário		PREFEITURA MUNICIPAL DE JUSSARA CNPJ: 75.789.552/0001-20		
Escala	INDICADA	Responsável Técnico		Data
		GUSTAVO HENRIQUE BARRETO ENGENHEIRO CIVIL - CREA-PR 228307/D		07/2025