




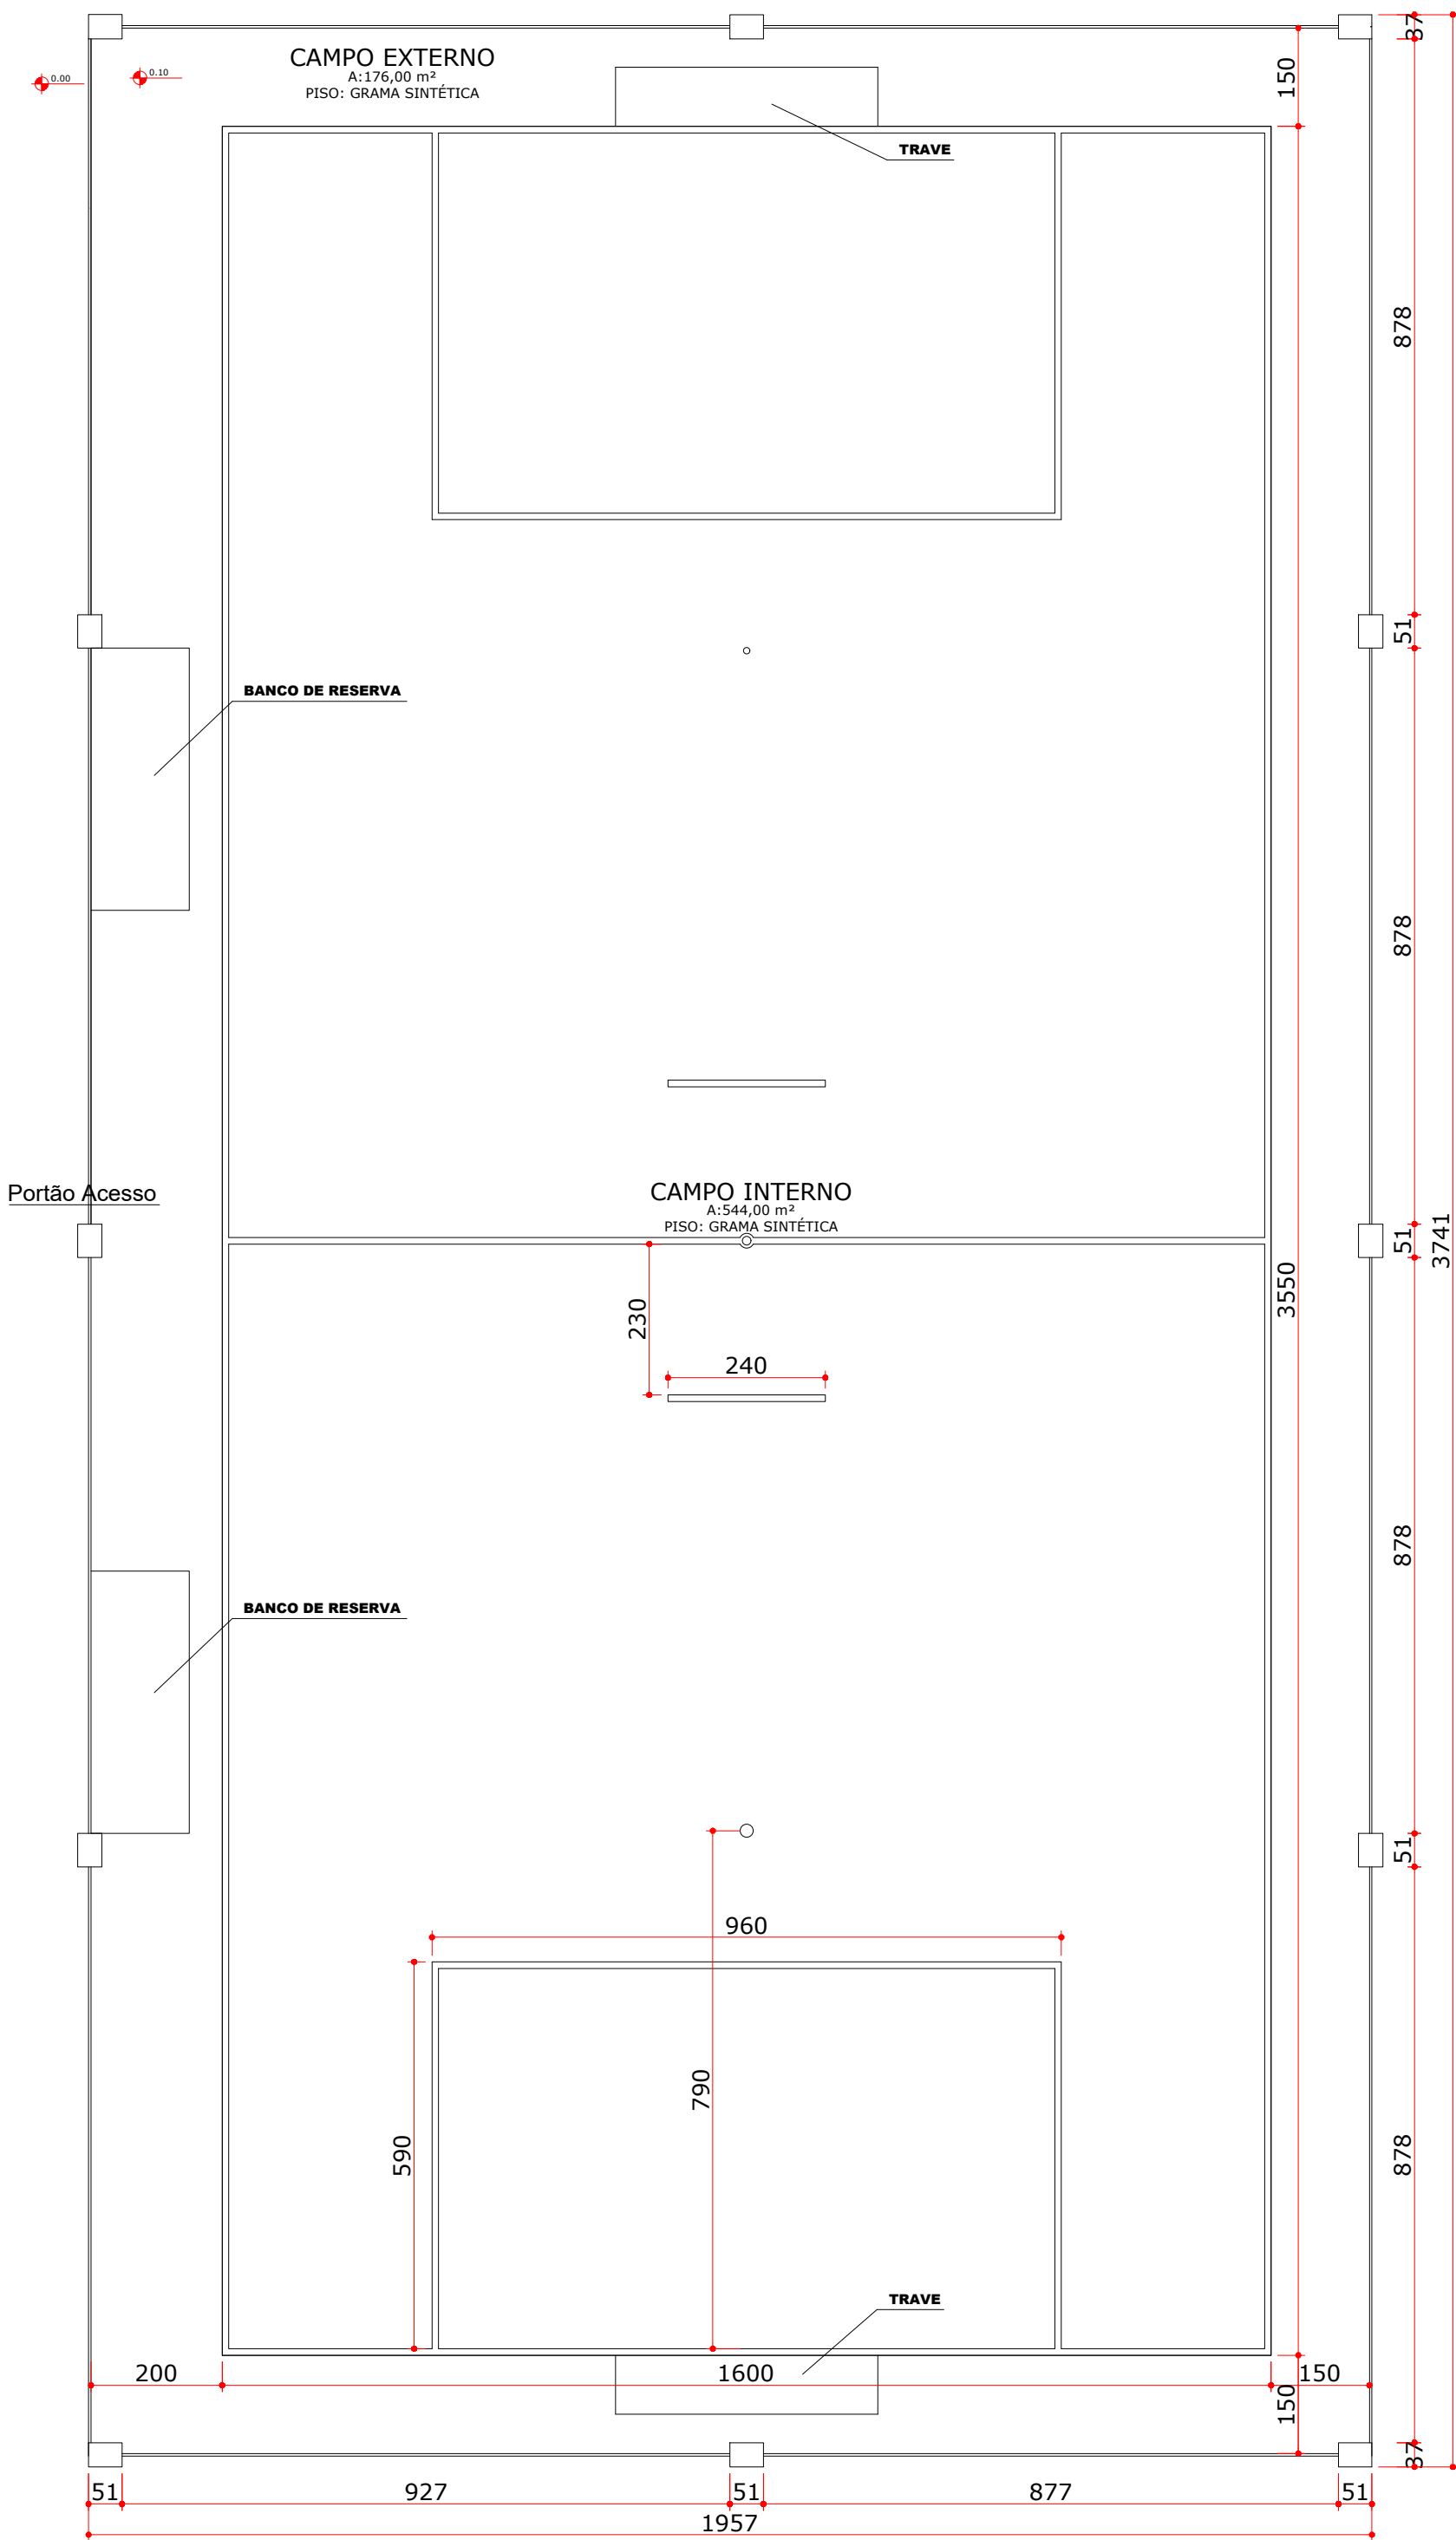

TÉRREO - 720m²
escala 1:100

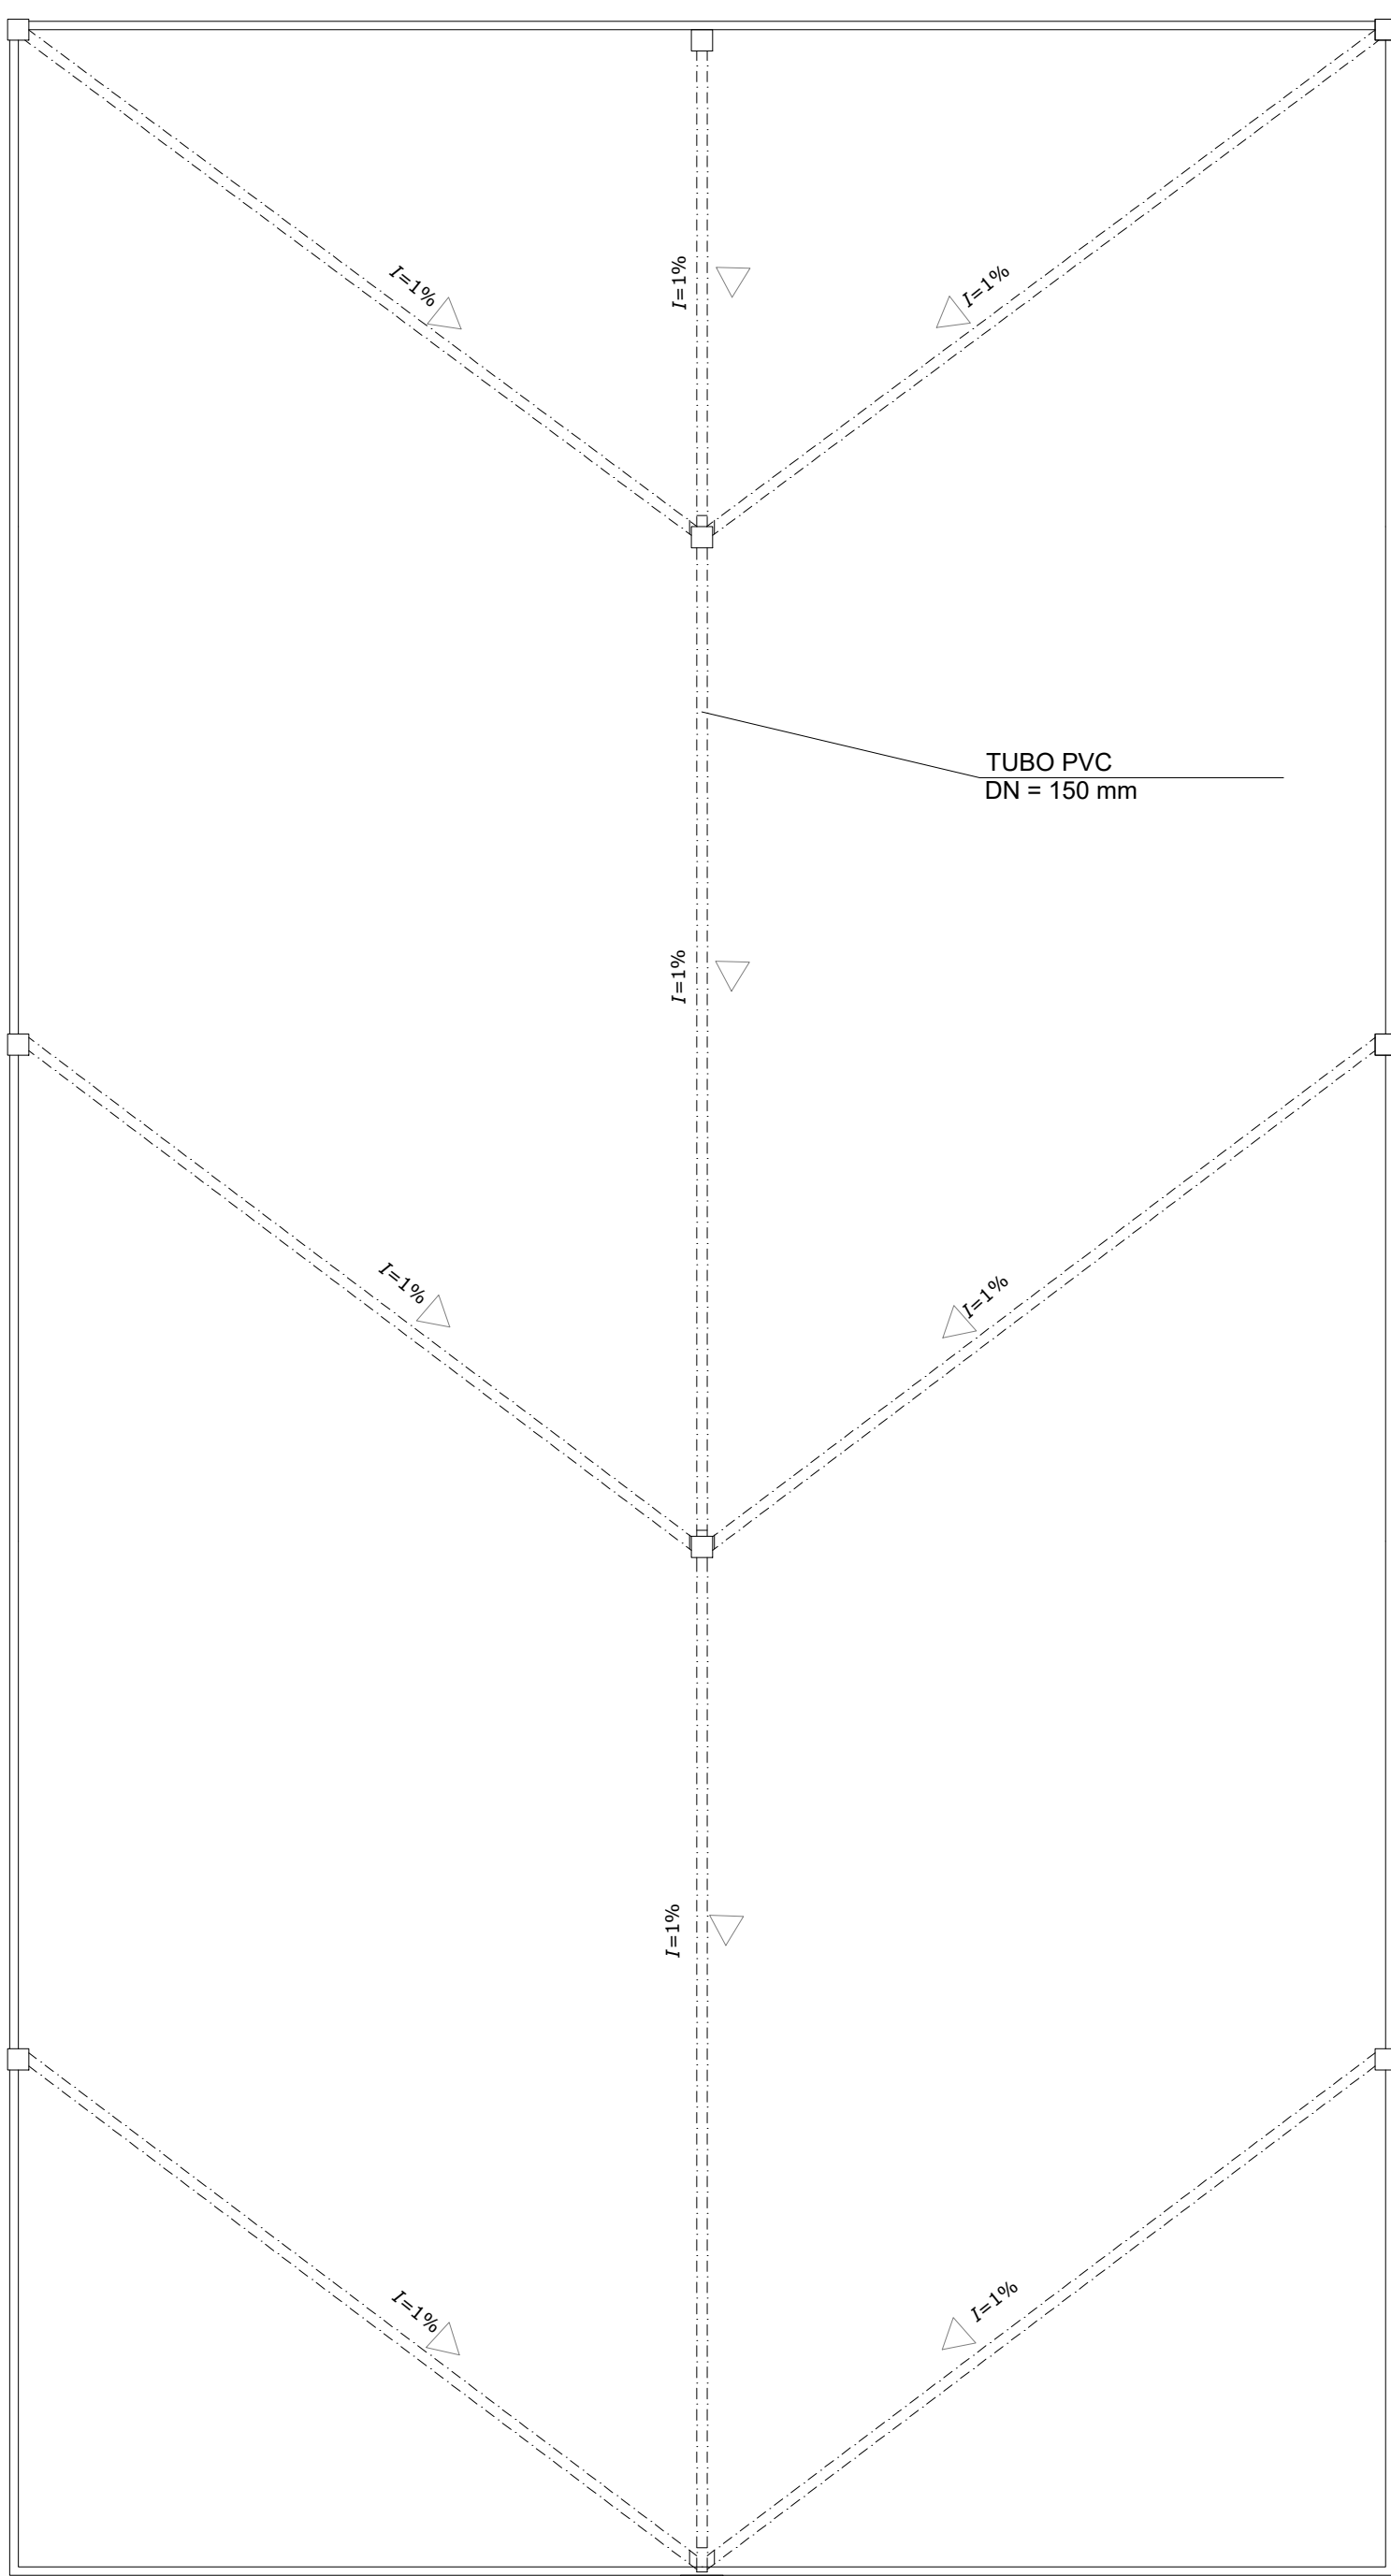

DRENAGEM - 720m²
escala 1:100
caixa em concreto de captação drenô
60cm x 60cm x 70cm
destinar a local apropriado

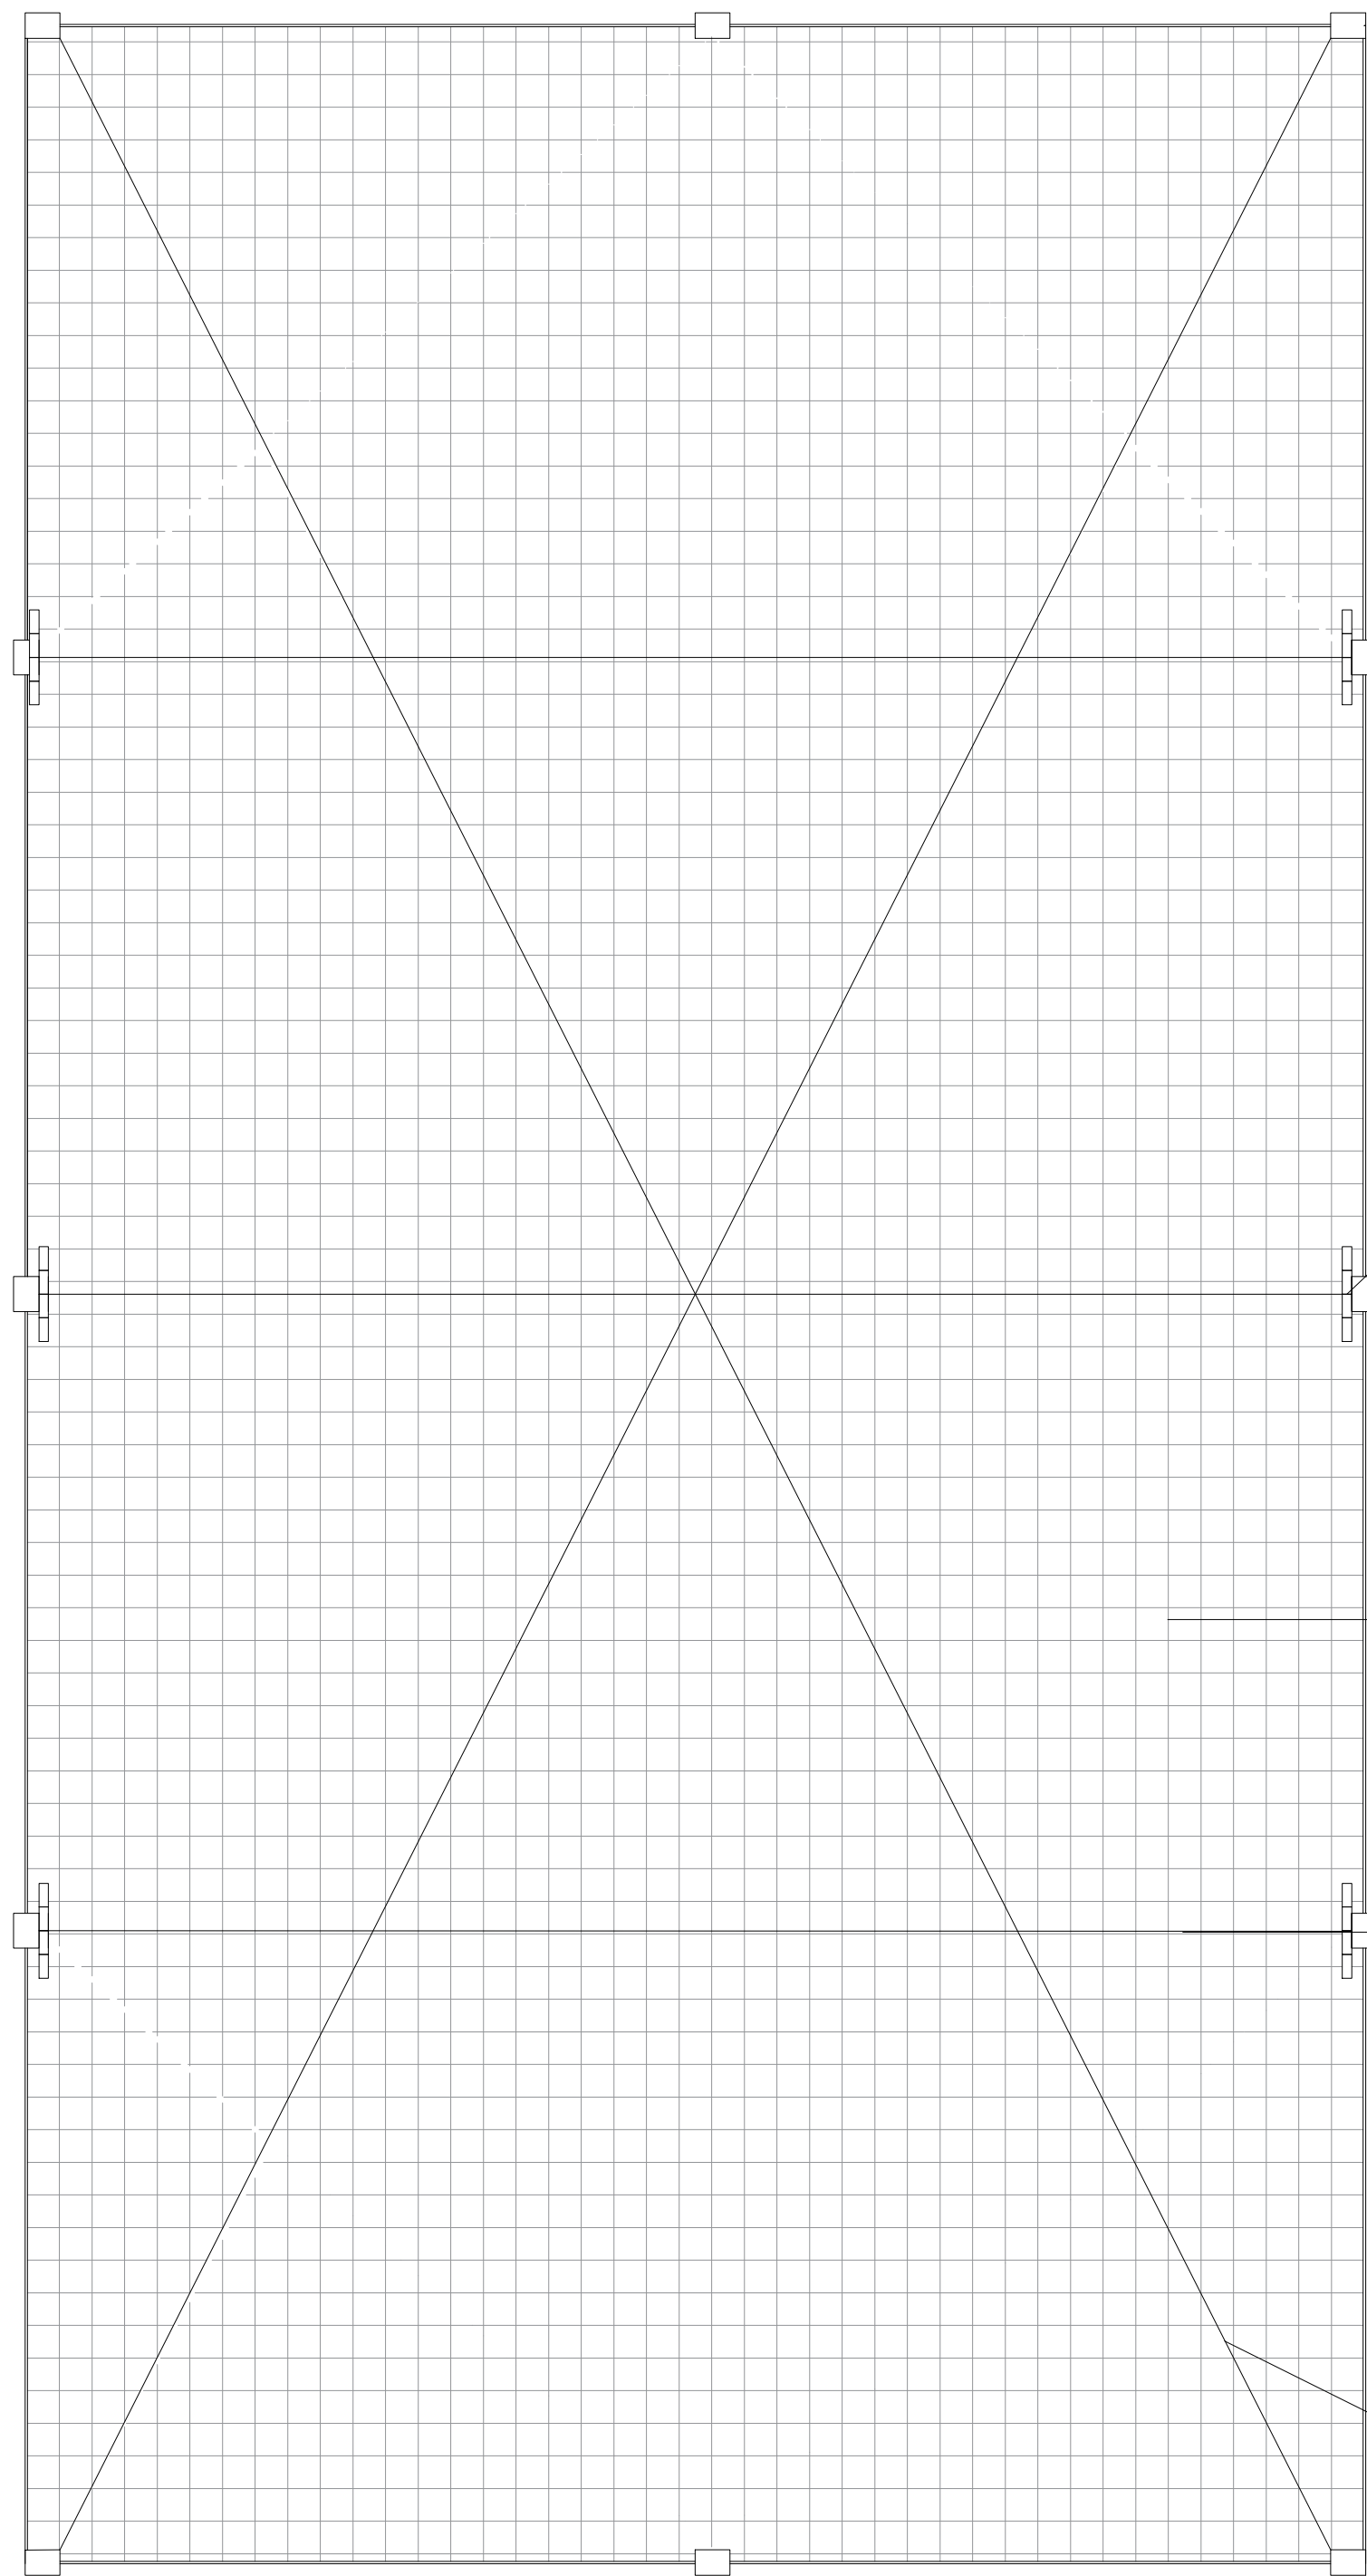

COBERTURA - 720m²
escala 1:100

- sistema de projetores p/ iluminação
leds 200w
- rede de cobertura polietileno
malha 10 x 10cm - fio 4mm
- tirantes sustentação rede cobertura
AÇO GALVANIZADO COM ALMA
DE FIBRA 3,2mm
- tirantes sustentação rede cobertura
AÇO GALVANIZADO COM ALMA
DE FIBRA 3,2mm

endereço:**PREFEITURA MUNICIPAL DE SÃO MATEUS DO SUL**
RUA BARÃO DO RIO BRANCO, 431 - CEP: 83.900.000 - SÃO MATEUS DO SUL-PR

obra
MEU CAMPINHO - PROJETO PADRÃO

01

02

escala
INDICADAS
JULHO/2024
DOUGLAS

folha
escala
INDICADAS
JULHO/2024
DOUGLAS

referencia
PLANTA BAIXA, DRENAGEM E COBERTURA

projeto
GUILHERME DISTEFANO SANTOS - ARQUITETO E URBANISTA- CAU: A70153-0