



PLANTA DRENAGEM | PROJETO PADRÃO COBERTURA DE QUADRA ESCOLAR
ESCALA 1/100

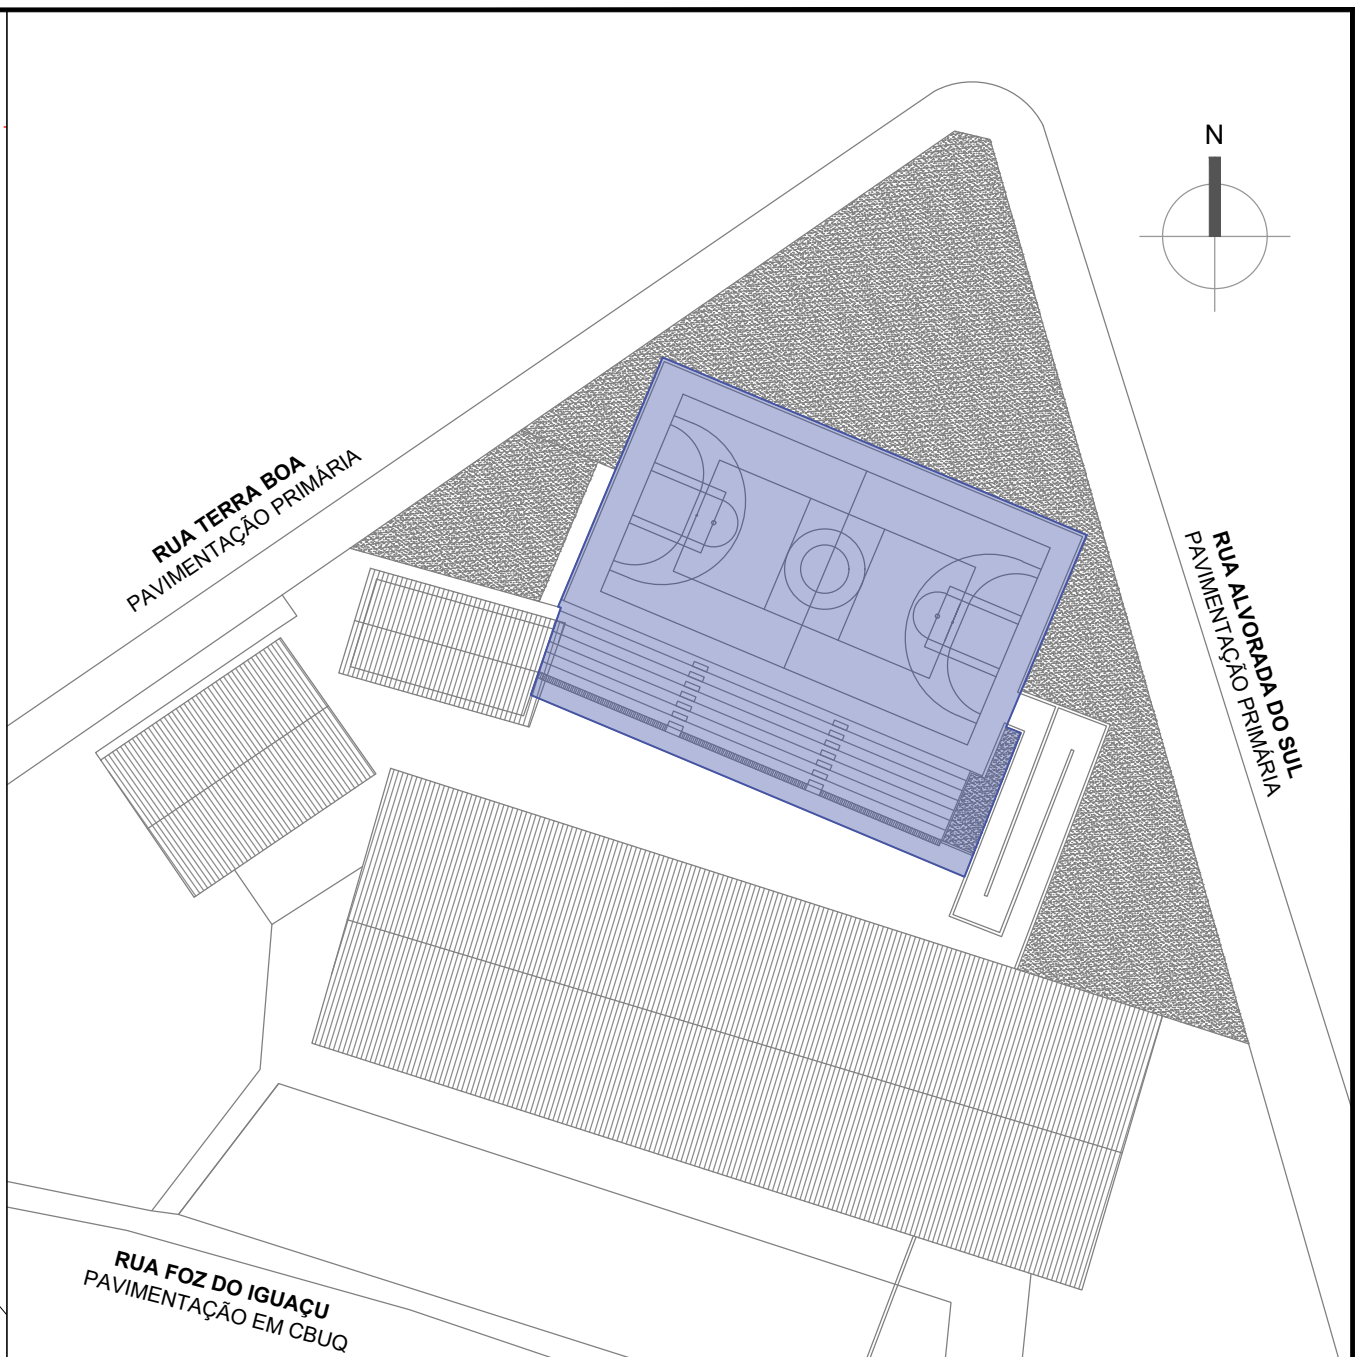


SITUAÇÃO | LOCAL DE INTERVENÇÃO DA OBRA
ESCALA 1/500


- LEGENDA | PLANTA DE ILUMINAÇÃO
- REFLETOR LED SLIM 200W, BRANCO FRIO REF. ILUMINAÇÃO FIXADO À 7,00m DO PISO ACABADO
 - QUADRO GERAL DE DISTRIBUIÇÃO QDG DE SOBREPOR

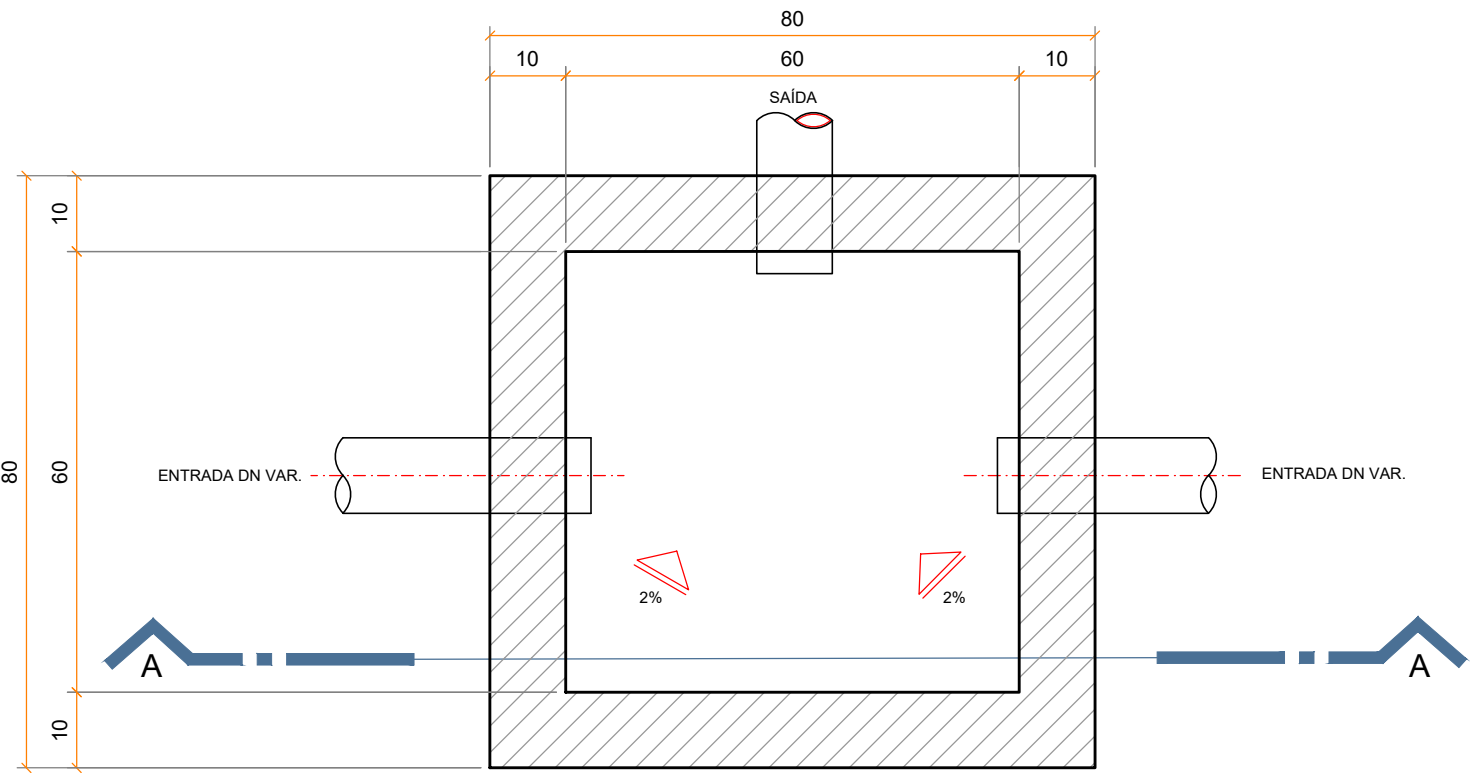


PLANTA BAIXA | CAIXA DE INSPEÇÃO
ESCALA 1/10

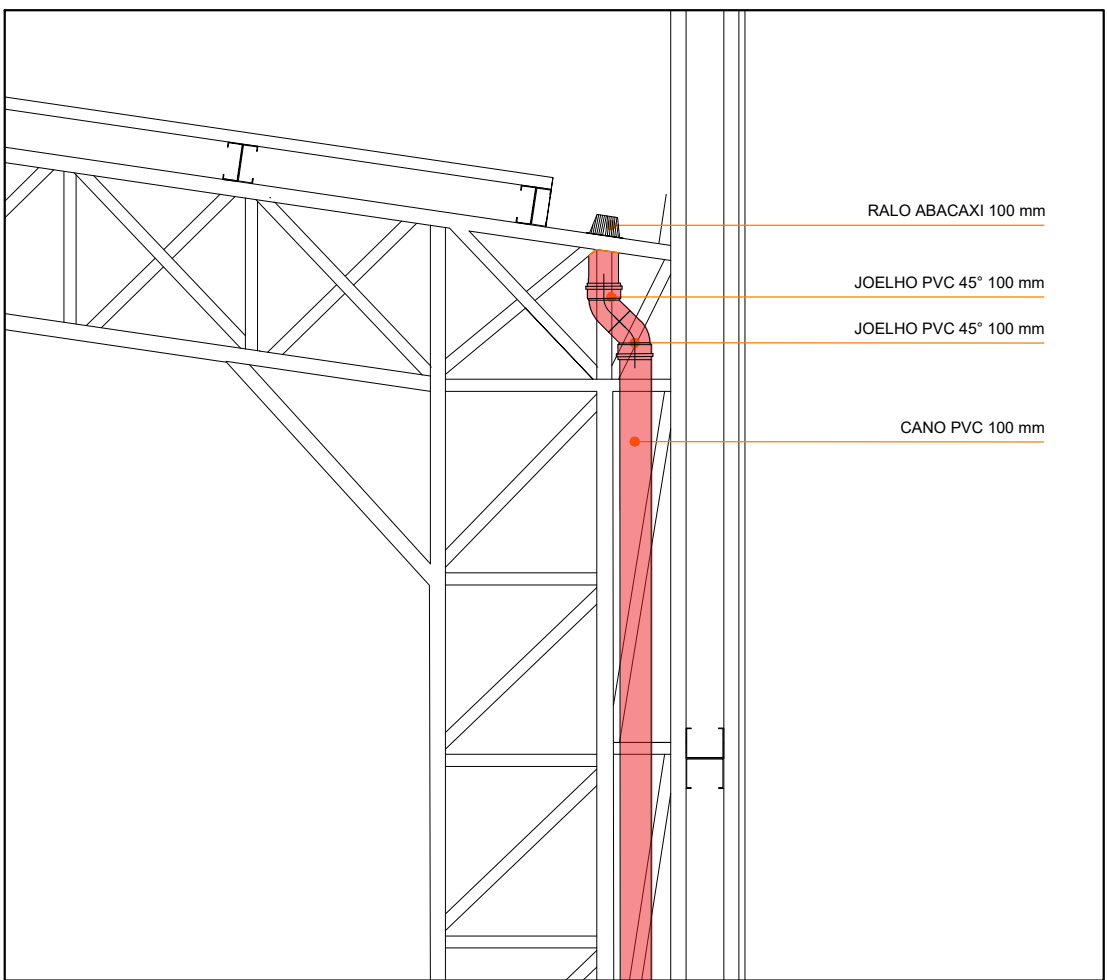


DETALHAMENTO | DRENAGEM 1
ESCALA 1/25

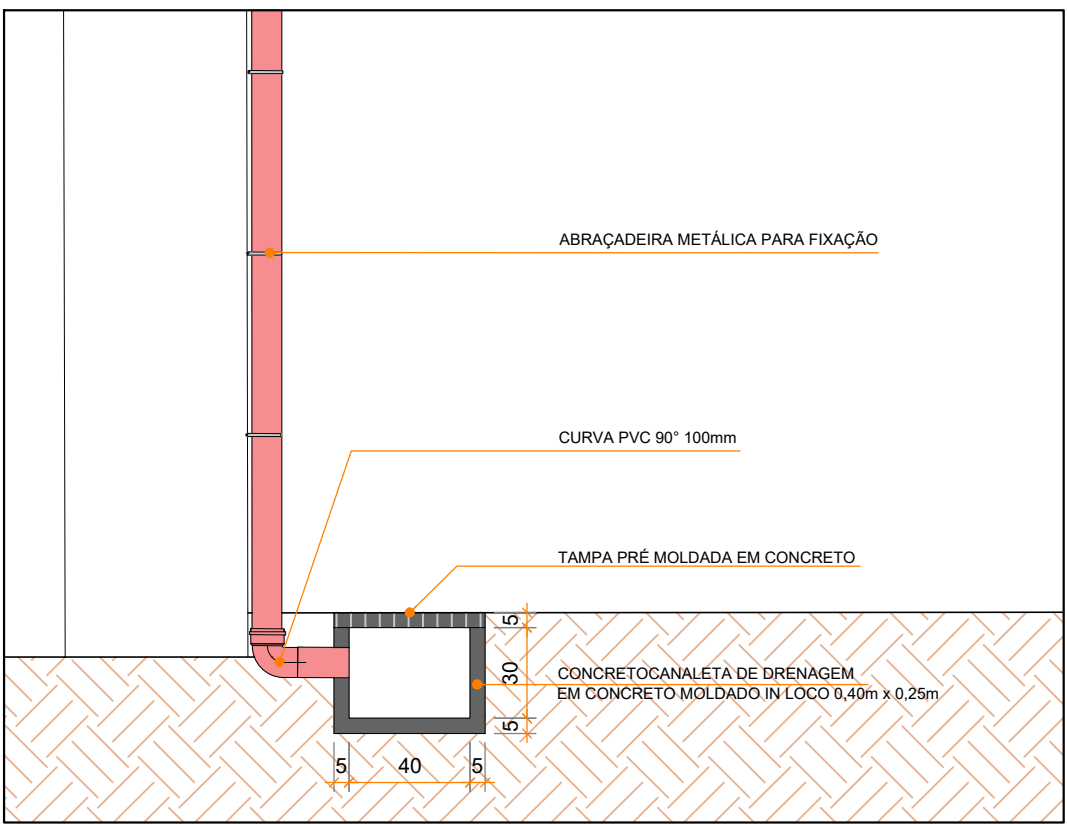

DETALHAMENTO | DRENAGEM 2
ESCALA 1/25

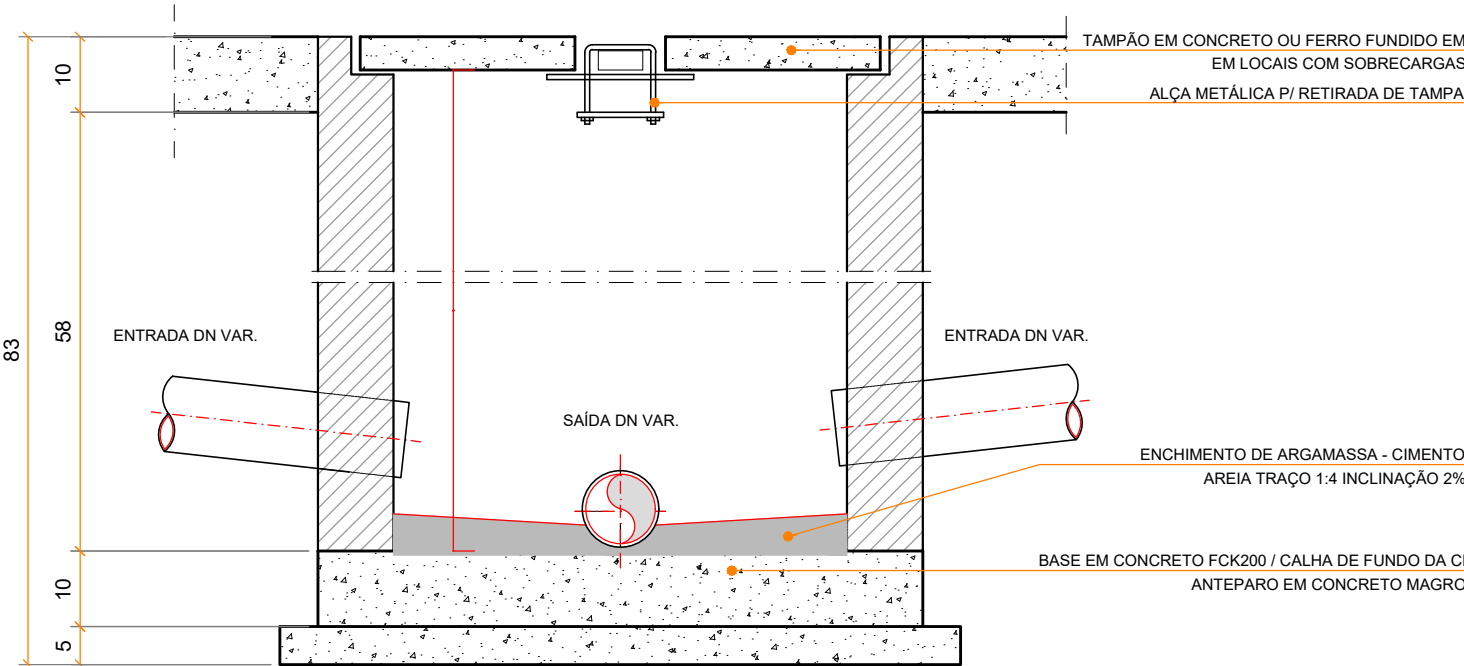

CORTE | CAIXA DE INSPEÇÃO
ESCALA 1/10

 INSTITUTO DE PESQUISA E PLANEJAMENTO URBANO DE PONTA GROSSA	IPLAN - INSTITUTO DE PESQUISA E PLANEJAMENTO URBANO DE PONTA GROSSA		
	OBRA	COBERTURA PADRÃO - QUADRA ESCOLAR PG - ESCOLA DR. JOSÉ PINTO ROSAS	SET PROJETO
	PROJETO	ARQUITETÔNICO	16455517
	AUTOR DO PROJETO	JULIANNA PEDROSO MENDES CAU:67.940-4	05/07