


PLANTA DRENAGEM | PROJETO PADRÃO COBERTURA DE QUADRA ESCOLAR
ESCALA 1/100

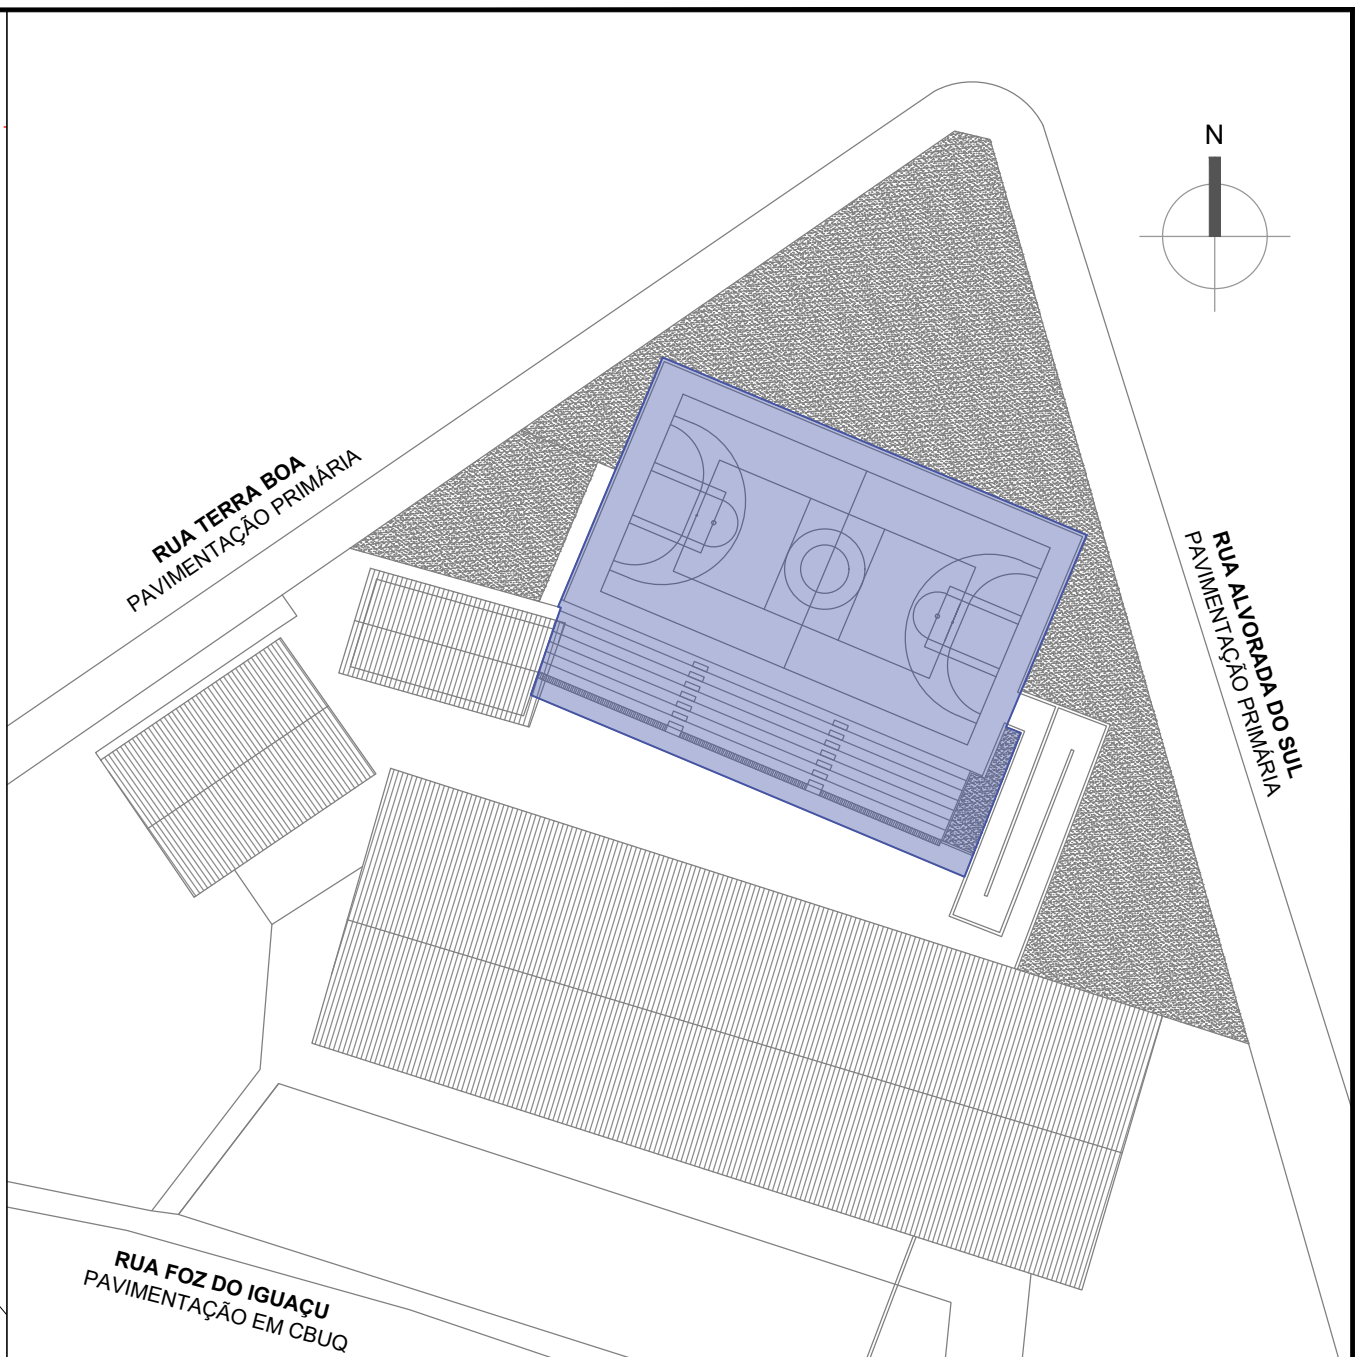


SITUAÇÃO | LOCAL DE INTERVENÇÃO DA OBRA
ESCALA 1/500


LEGENDA | PLANTA DE ILUMINAÇÃO

REFLETOR LED SLIM 200W, BRANCO FRIO REF. ILUMINAÇÃO
FIXADO À 7,00m DO PISO ACABADO


QUADRO GERAL DE DISTRIBUIÇÃO
QDG DE SOBREPOR

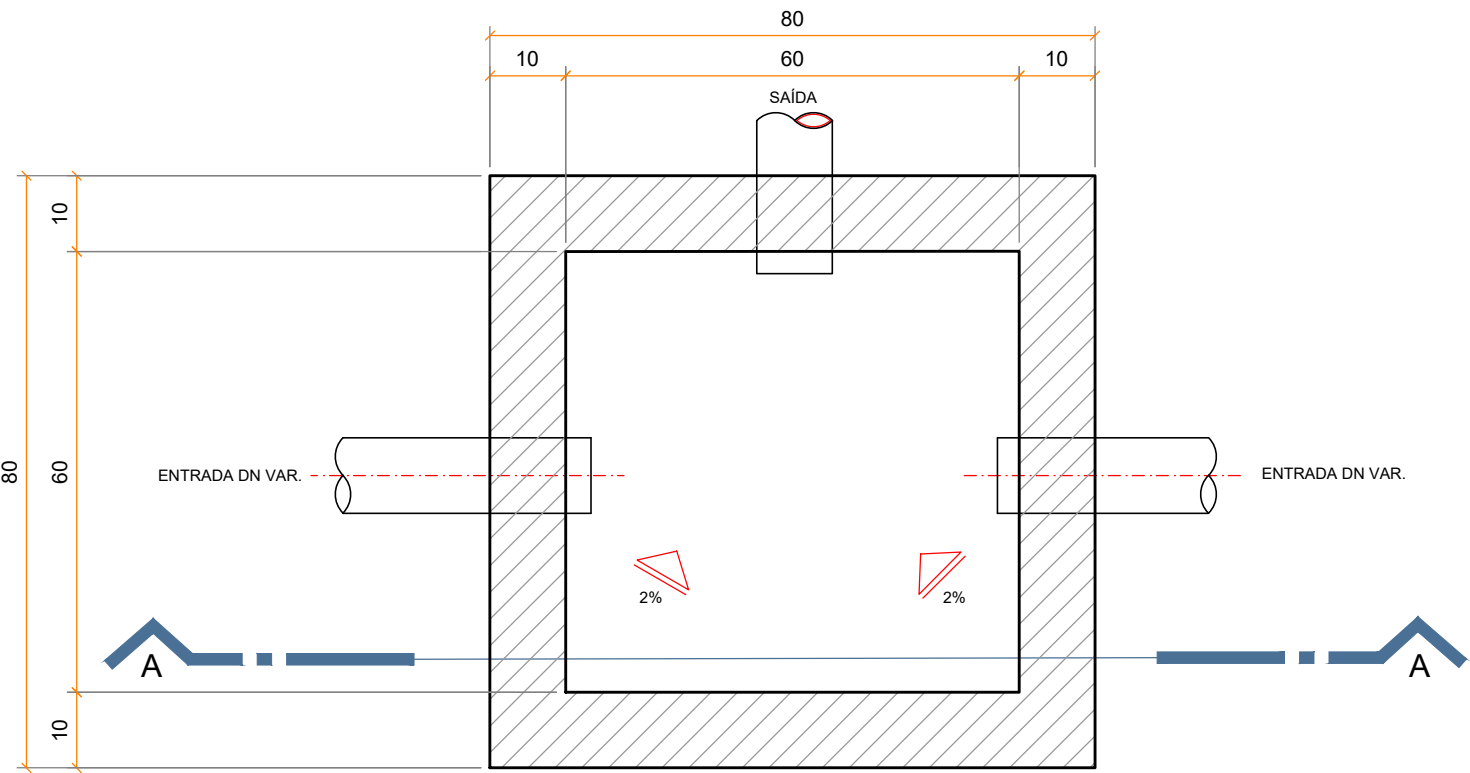


PLANTA BAIXA | CAIXA DE INSPEÇÃO
ESCALA 1/10

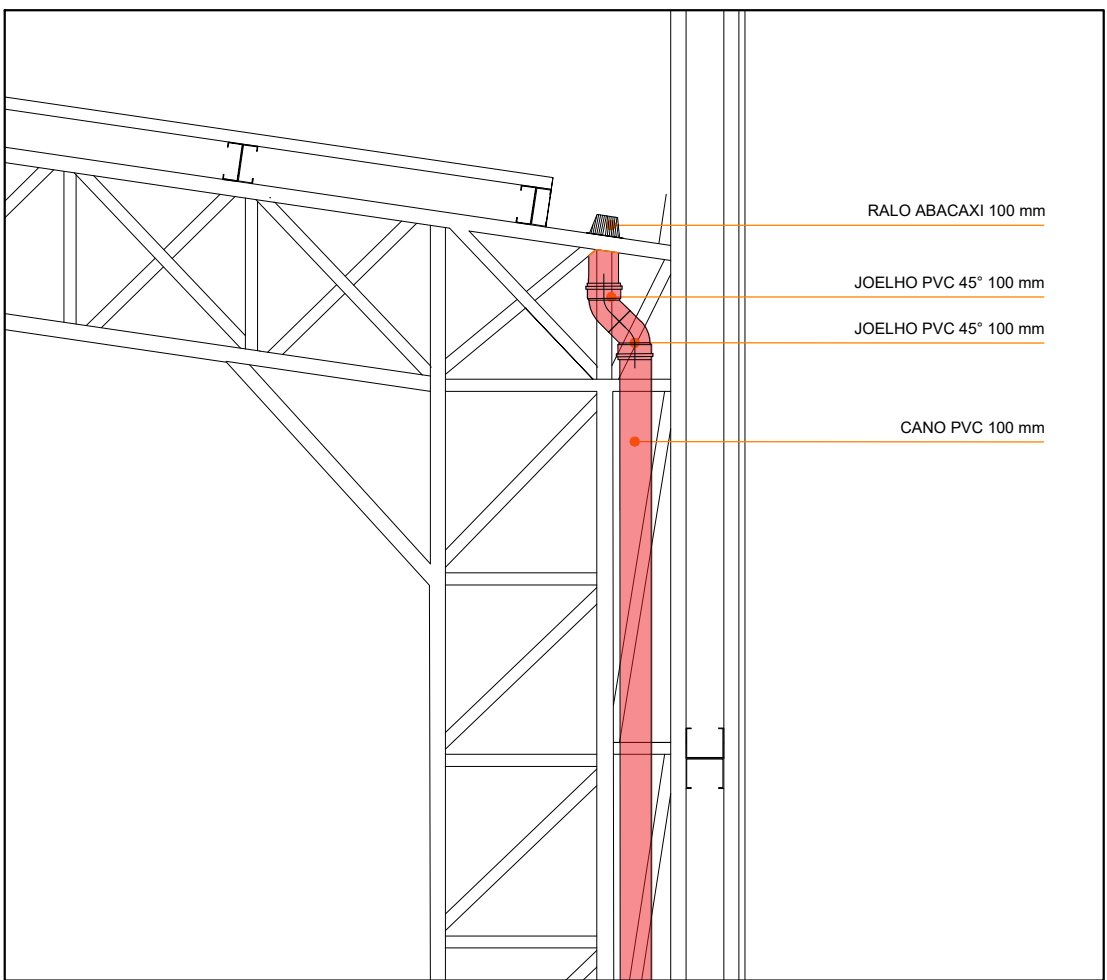


DETALHAMENTO | DRENAGEM 1
ESCALA 1/25

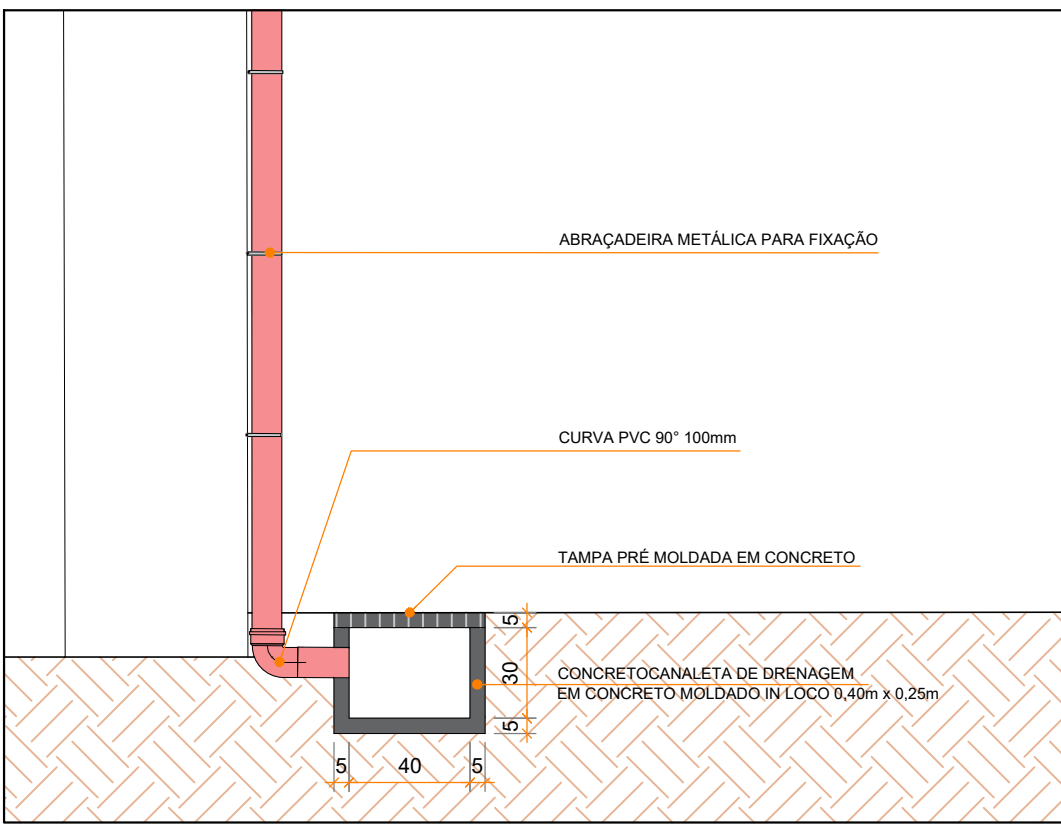

DETALHAMENTO | DRENAGEM 2
ESCALA 1/25

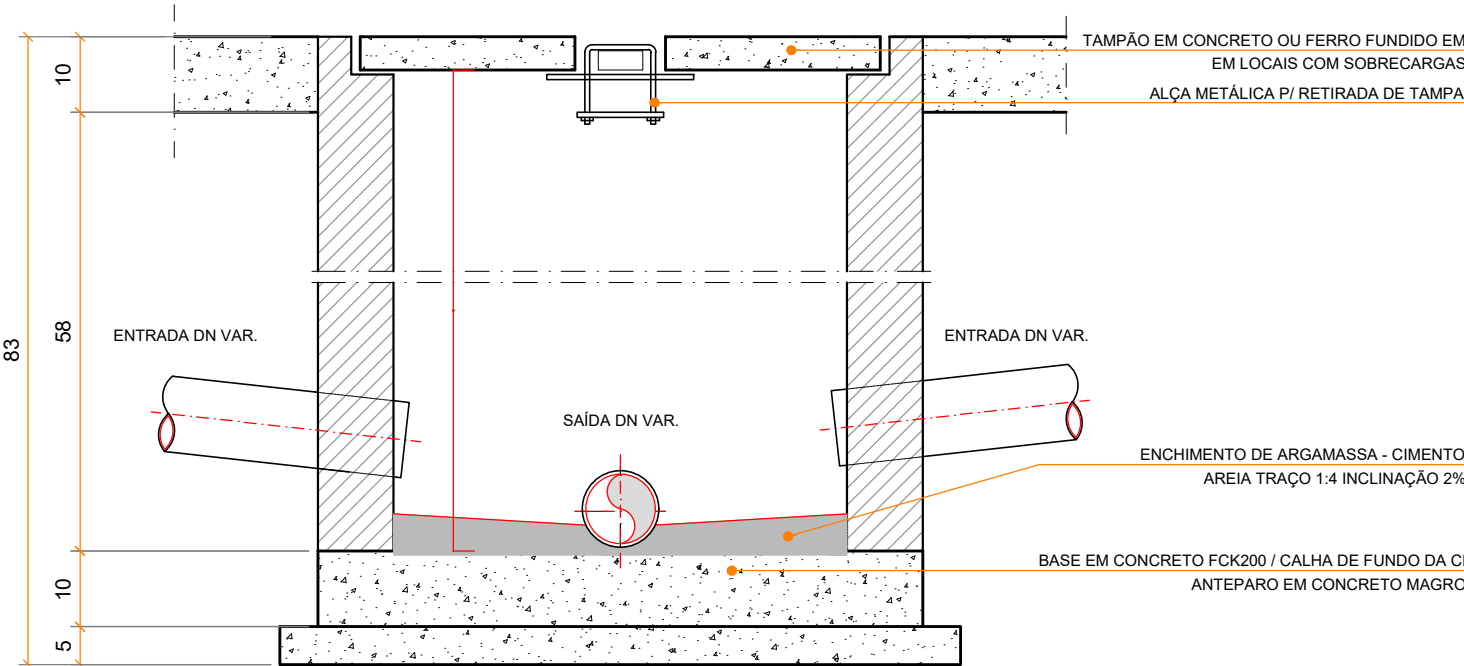

CORTE | CAIXA DE INSPEÇÃO
ESCALA 1/10

 INSTITUTO DE PESQUISA E PLANEJAMENTO URBANO DE PONTA GROSSA	IPLAN - INSTITUTO DE PESQUISA E PLANEJAMENTO URBANO DE PONTA GROSSA		
	OBRA	COBERTURA PADRÃO - QUADRA ESCOLAR PG - ESCOLA DR. JOSÉ PINTO ROSAS	SET. PROJETO
	PROJETO	ARQUITETÔNICO	16455517
	AUTOR DO PROJETO	JULIANNA PEDROSO MENDES	05/07