

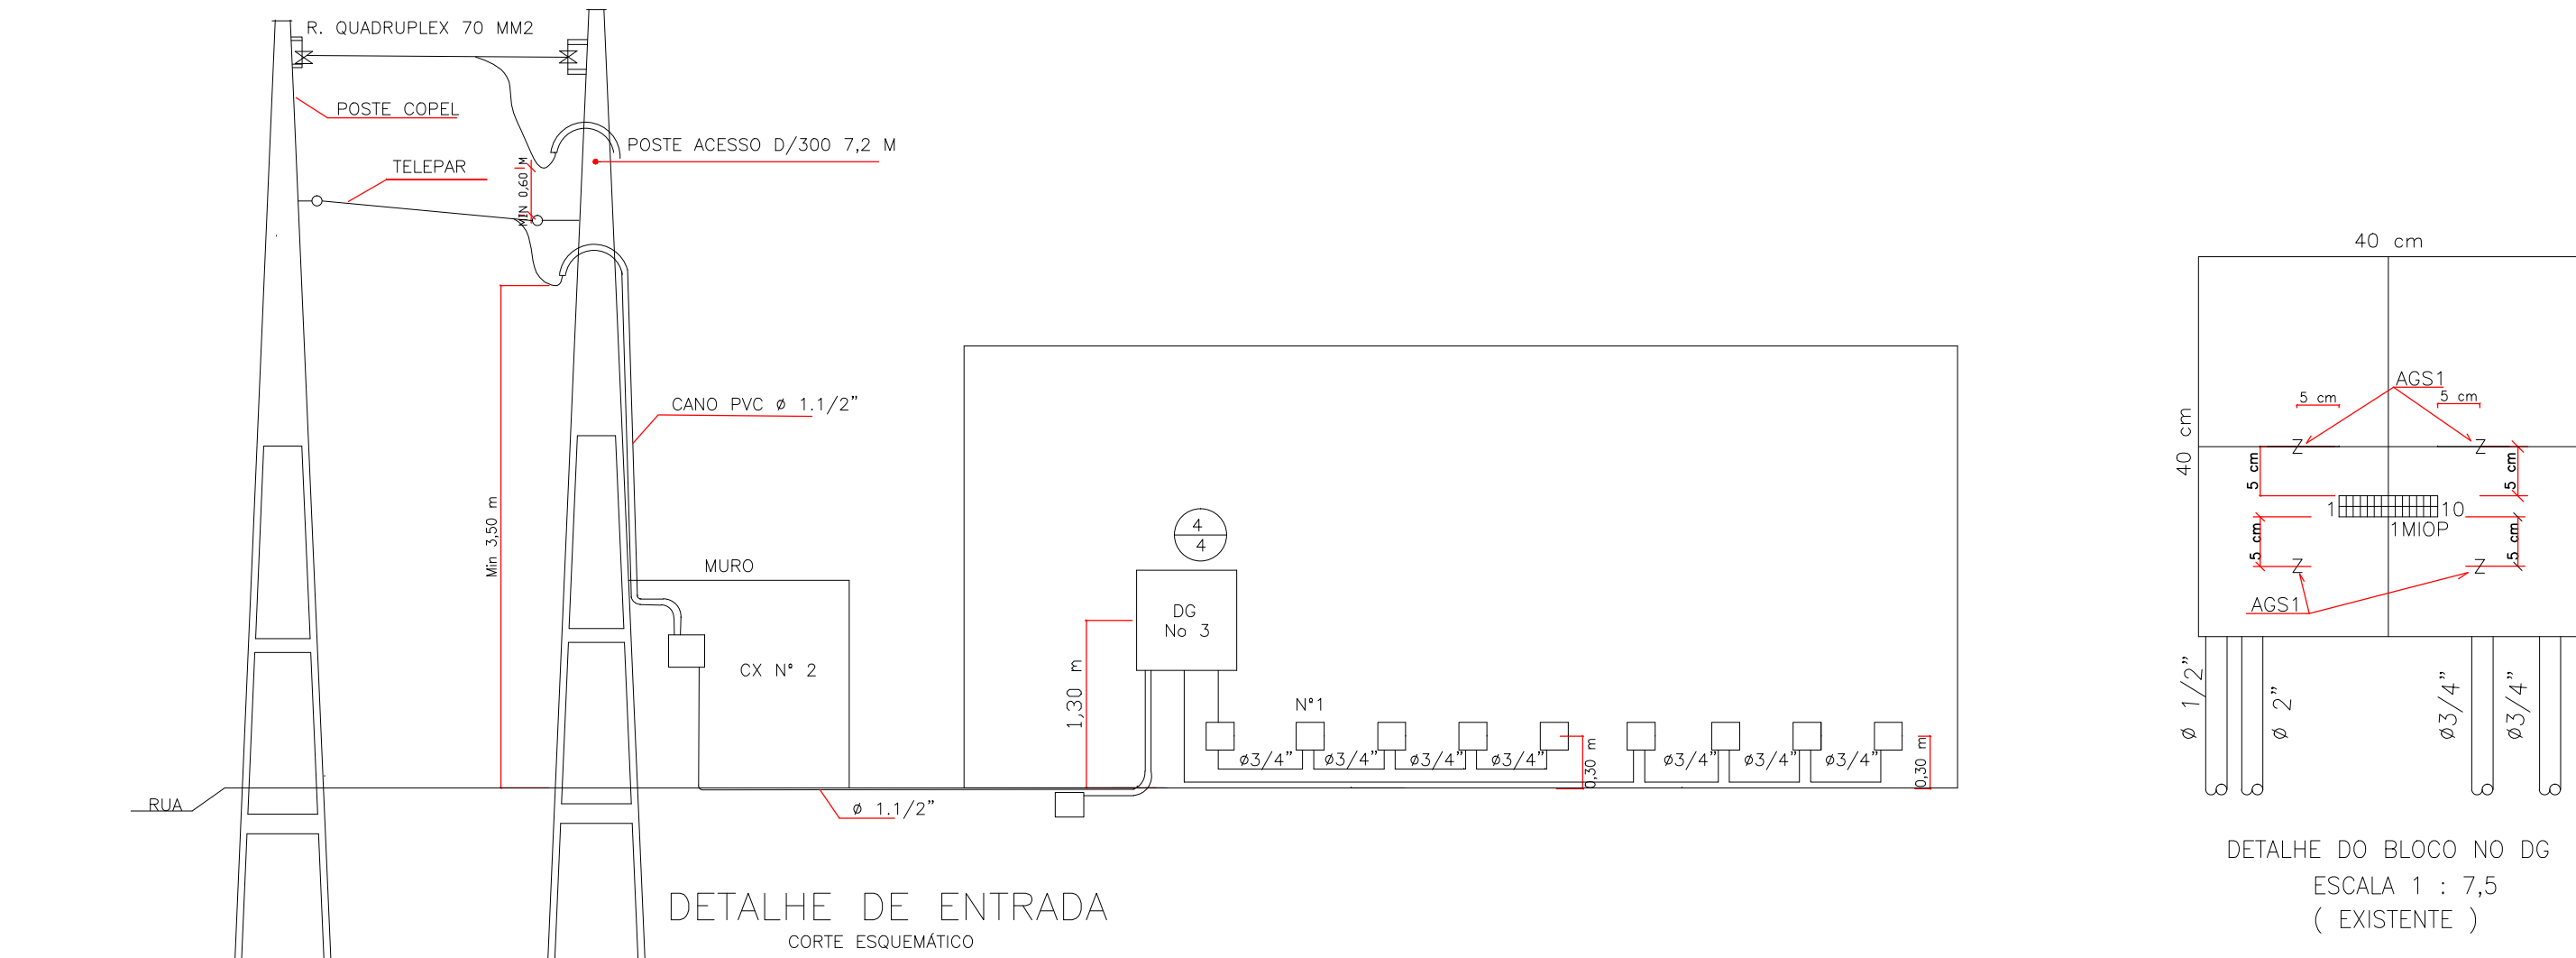


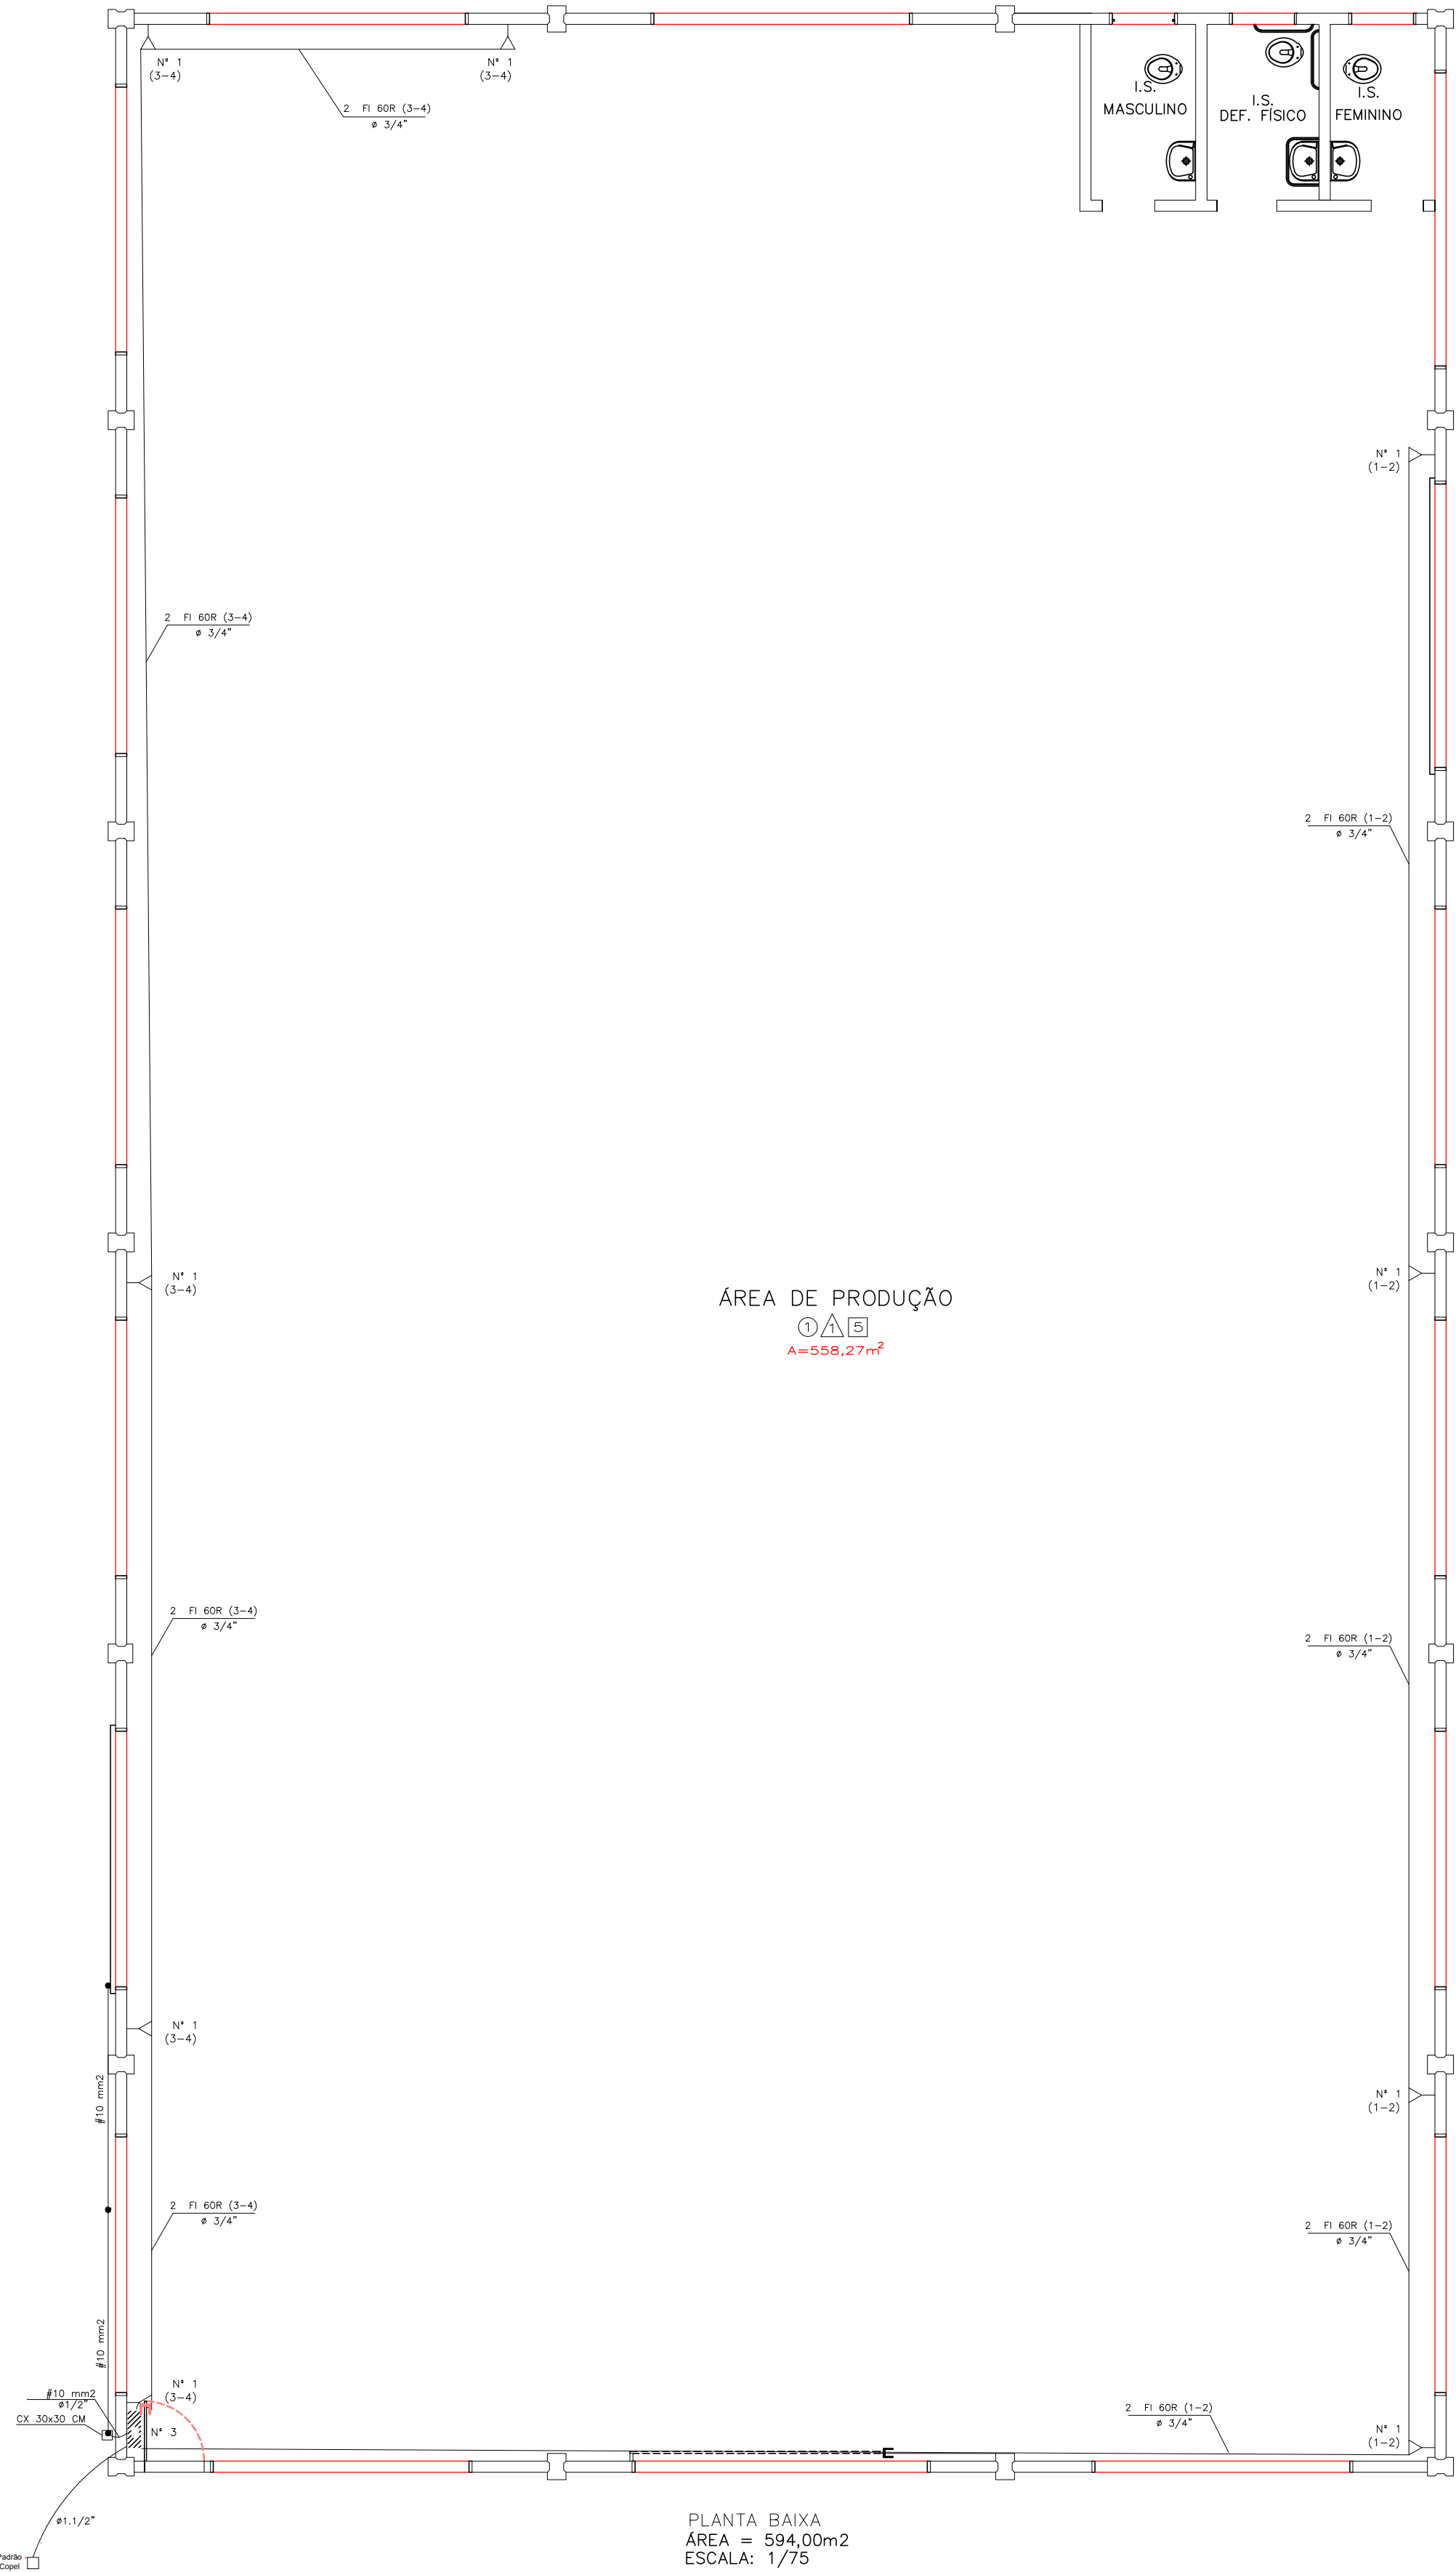

DETALHE DO BLOCO NO DG
ESCALA 1 : 7,5
(EXISTENTE)

DESCRIÇÃO	SIMBOLOGIA	
	PLANTA	ELEVACAO
CX. DISTRIBUIÇÃO GERAL		
CX. SAÍDA OU PASSAGEM P/ FIOS COM TOMADA NA PAREDE A 0,30 cm DO PISO ACABADO TEL. DIRETO		
CX. SAÍDA OU PASSAGEM P/ FIOS COM TOMADA NA PAREDE A 1,30 cm DO PISO ACABADO TEL. DIRETO		
TUBULAÇÃO PELO PISO		
SUMÁRIO DE CONTA GEM	A - PONTOS DISTRIBUIDOS PELA CAIXA B - PONTOS ACUMULADOS NA CAIXA	
TUBULAÇÃO SOBE		
TUBULAÇÃO DESCE		
TRECHO DE FI	QUANTIDADE DE FIOS 2	TIPO FIO FT 60R (1-2) CONTAGEM SECUNDÁRIA Ø 3/4\"/>

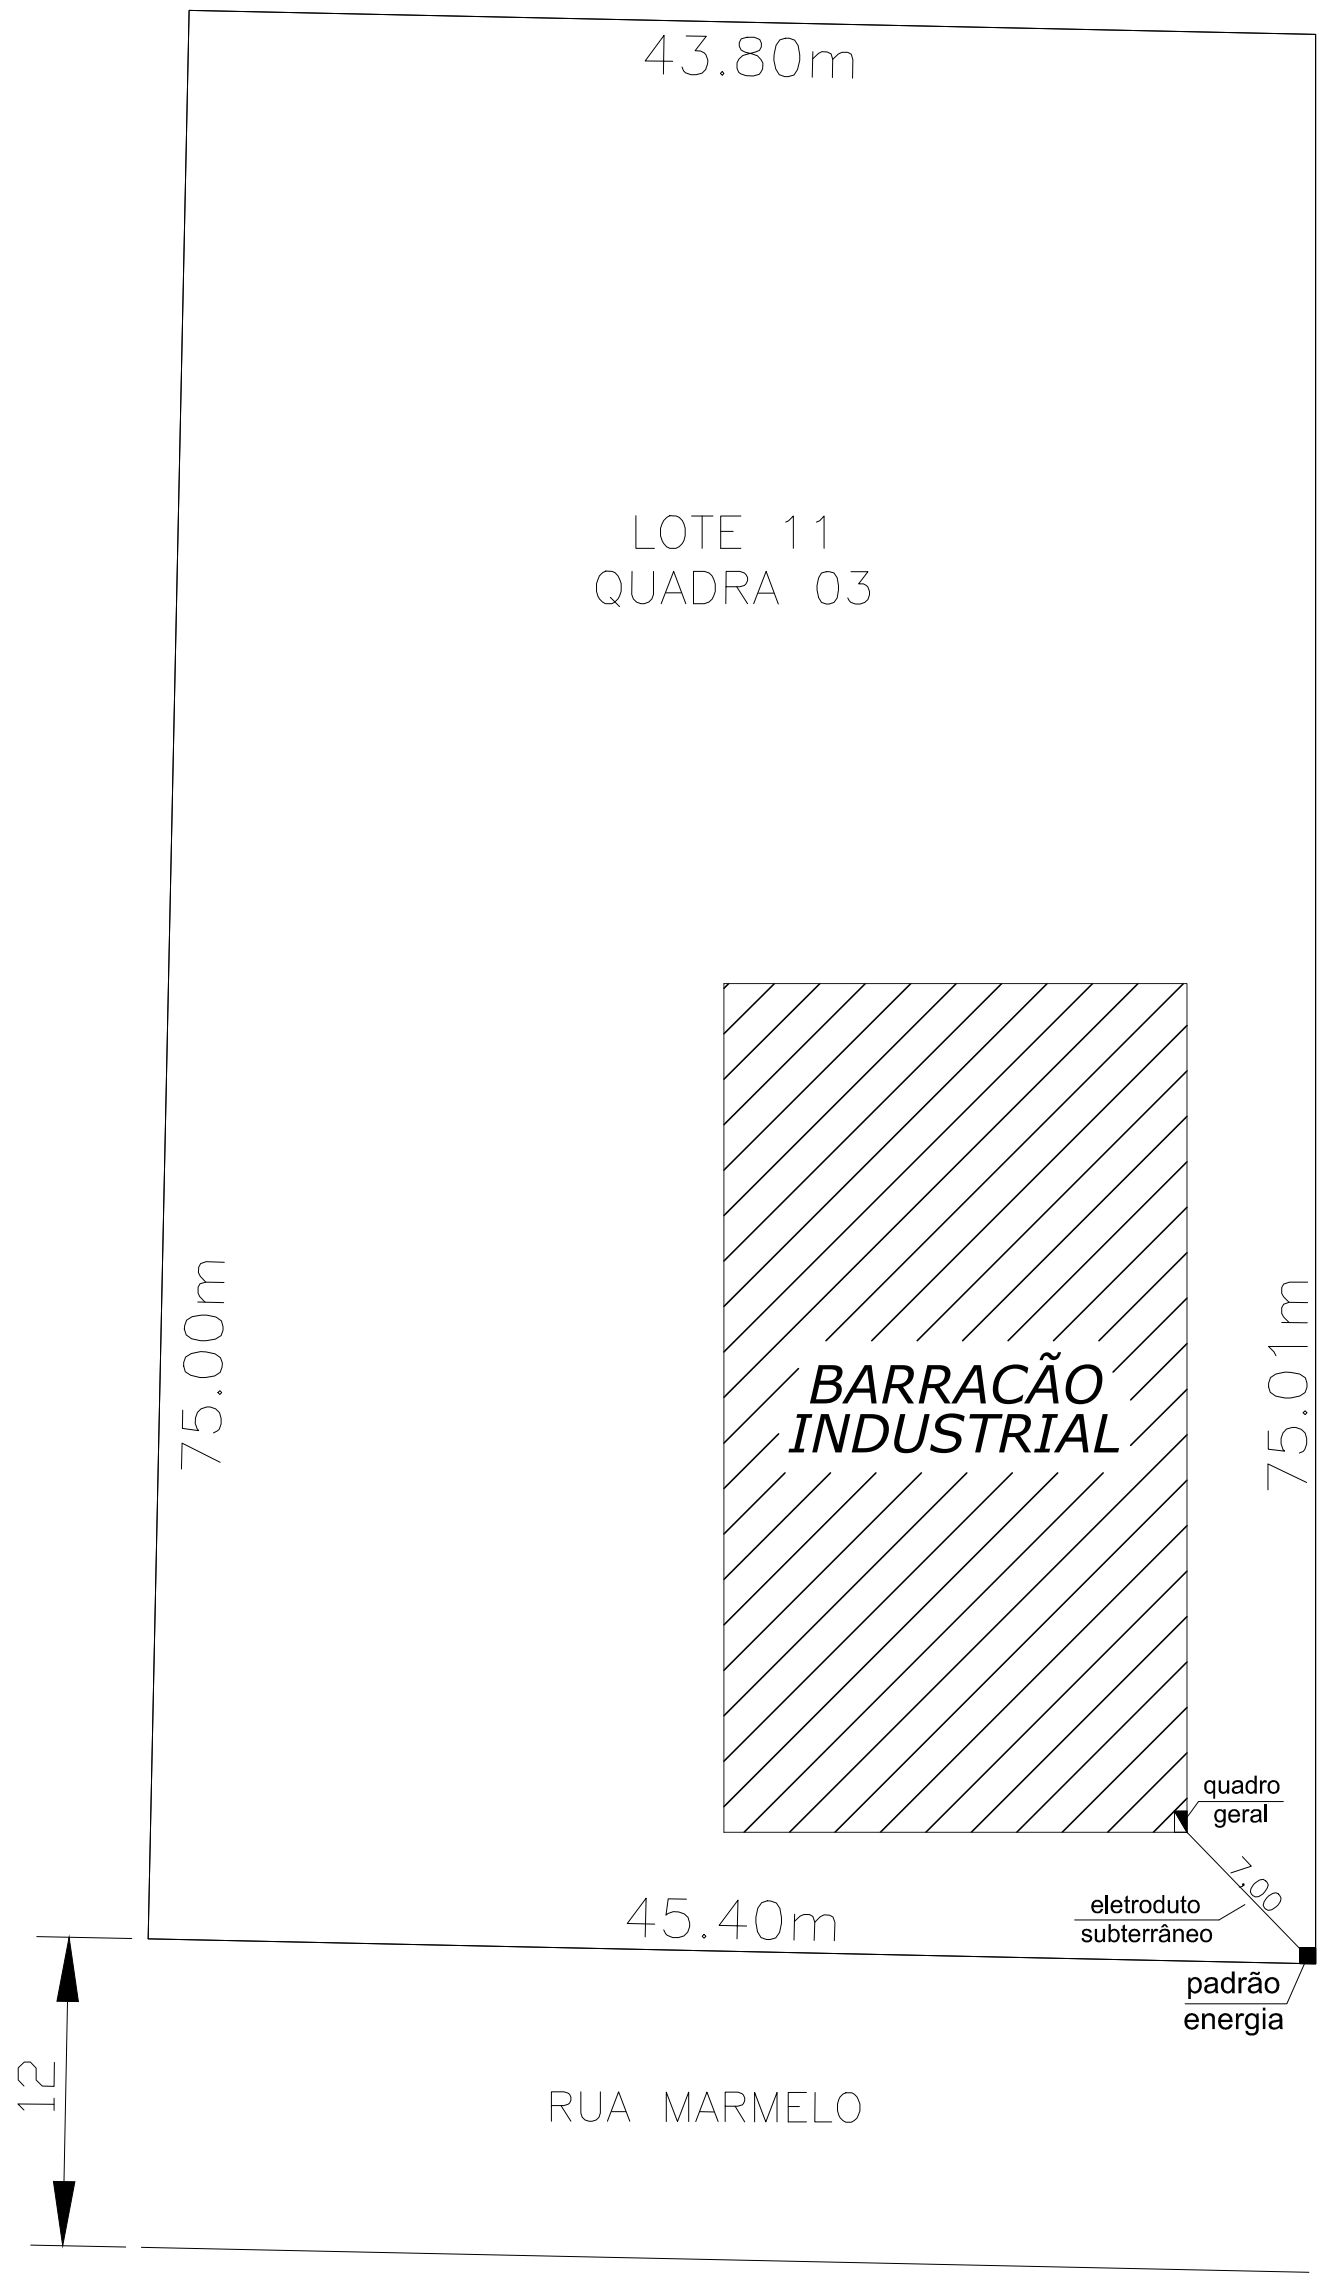

PLANTA DE IMPLANTAÇÃO
ESCALA 1: 500

CARIMBO DE APROVAÇÃO DA PREFEITURA:		CARIMBO DE APROVAÇÃO DA SAÚDE:	
PREFEITURA MUNICIPAL DE QUEDAS DO IGUAÇU			
RUA JUAZEIRO, 1065 85.460-000		CNPJ-MF 76.205.962/0001-49 FONE (46) 3532-8228 QUEDAS DO IGUAÇU E-MAIL: engenhariapmi@gmail.com	
DEN - DEPARTAMENTO DE ENGENHARIA			
OBRA: BARRACÃO INDUSTRIAL			
Estrada Municipal - Linha Planalto LOTE Nº 44-B-3 e 44-A-1-A-2 - Matricula 18.046			
PROJETO RESPONSÁVEL TÉCNICO:		EXECUÇÃO RESPONSÁVEL TÉCNICO:	
WILLIAN GABRIEL HOFFMANN ENGENHEIRO CIVIL - CREA-PR - 186323/D			
PROPRIETÁRIO:		ÁREA CONSTRUIDA:	
MUNICÍPIO DE QUEDAS DO IGUAÇU CNPJ-MF 76.205.962/0001-49		594,00 M2	
REFERÊNCIA:		PE DIREITO:	
PROJETO TELEFÔNICO		6,00 M2	
- PLANTA BAIXA - PLANTA DE SITUAÇÃO - DETALHES - SIMBOLOGIA		TAXA DE OCUPAÇÃO:	
		38,37%	
		ESCALAS:	
		INDICADA	
		DATA:	
		JULHO/2023	
		DESENHO:	
		WILLIAN GABRIEL HOFFMANN	
		LOTE Nº: 44-B-3 e 44-A-1-A-2	
		PRANCHA:	
		1/1	
PARA EXECUÇÃO VERIFICAR MEDIDAS NO LOCAL			