


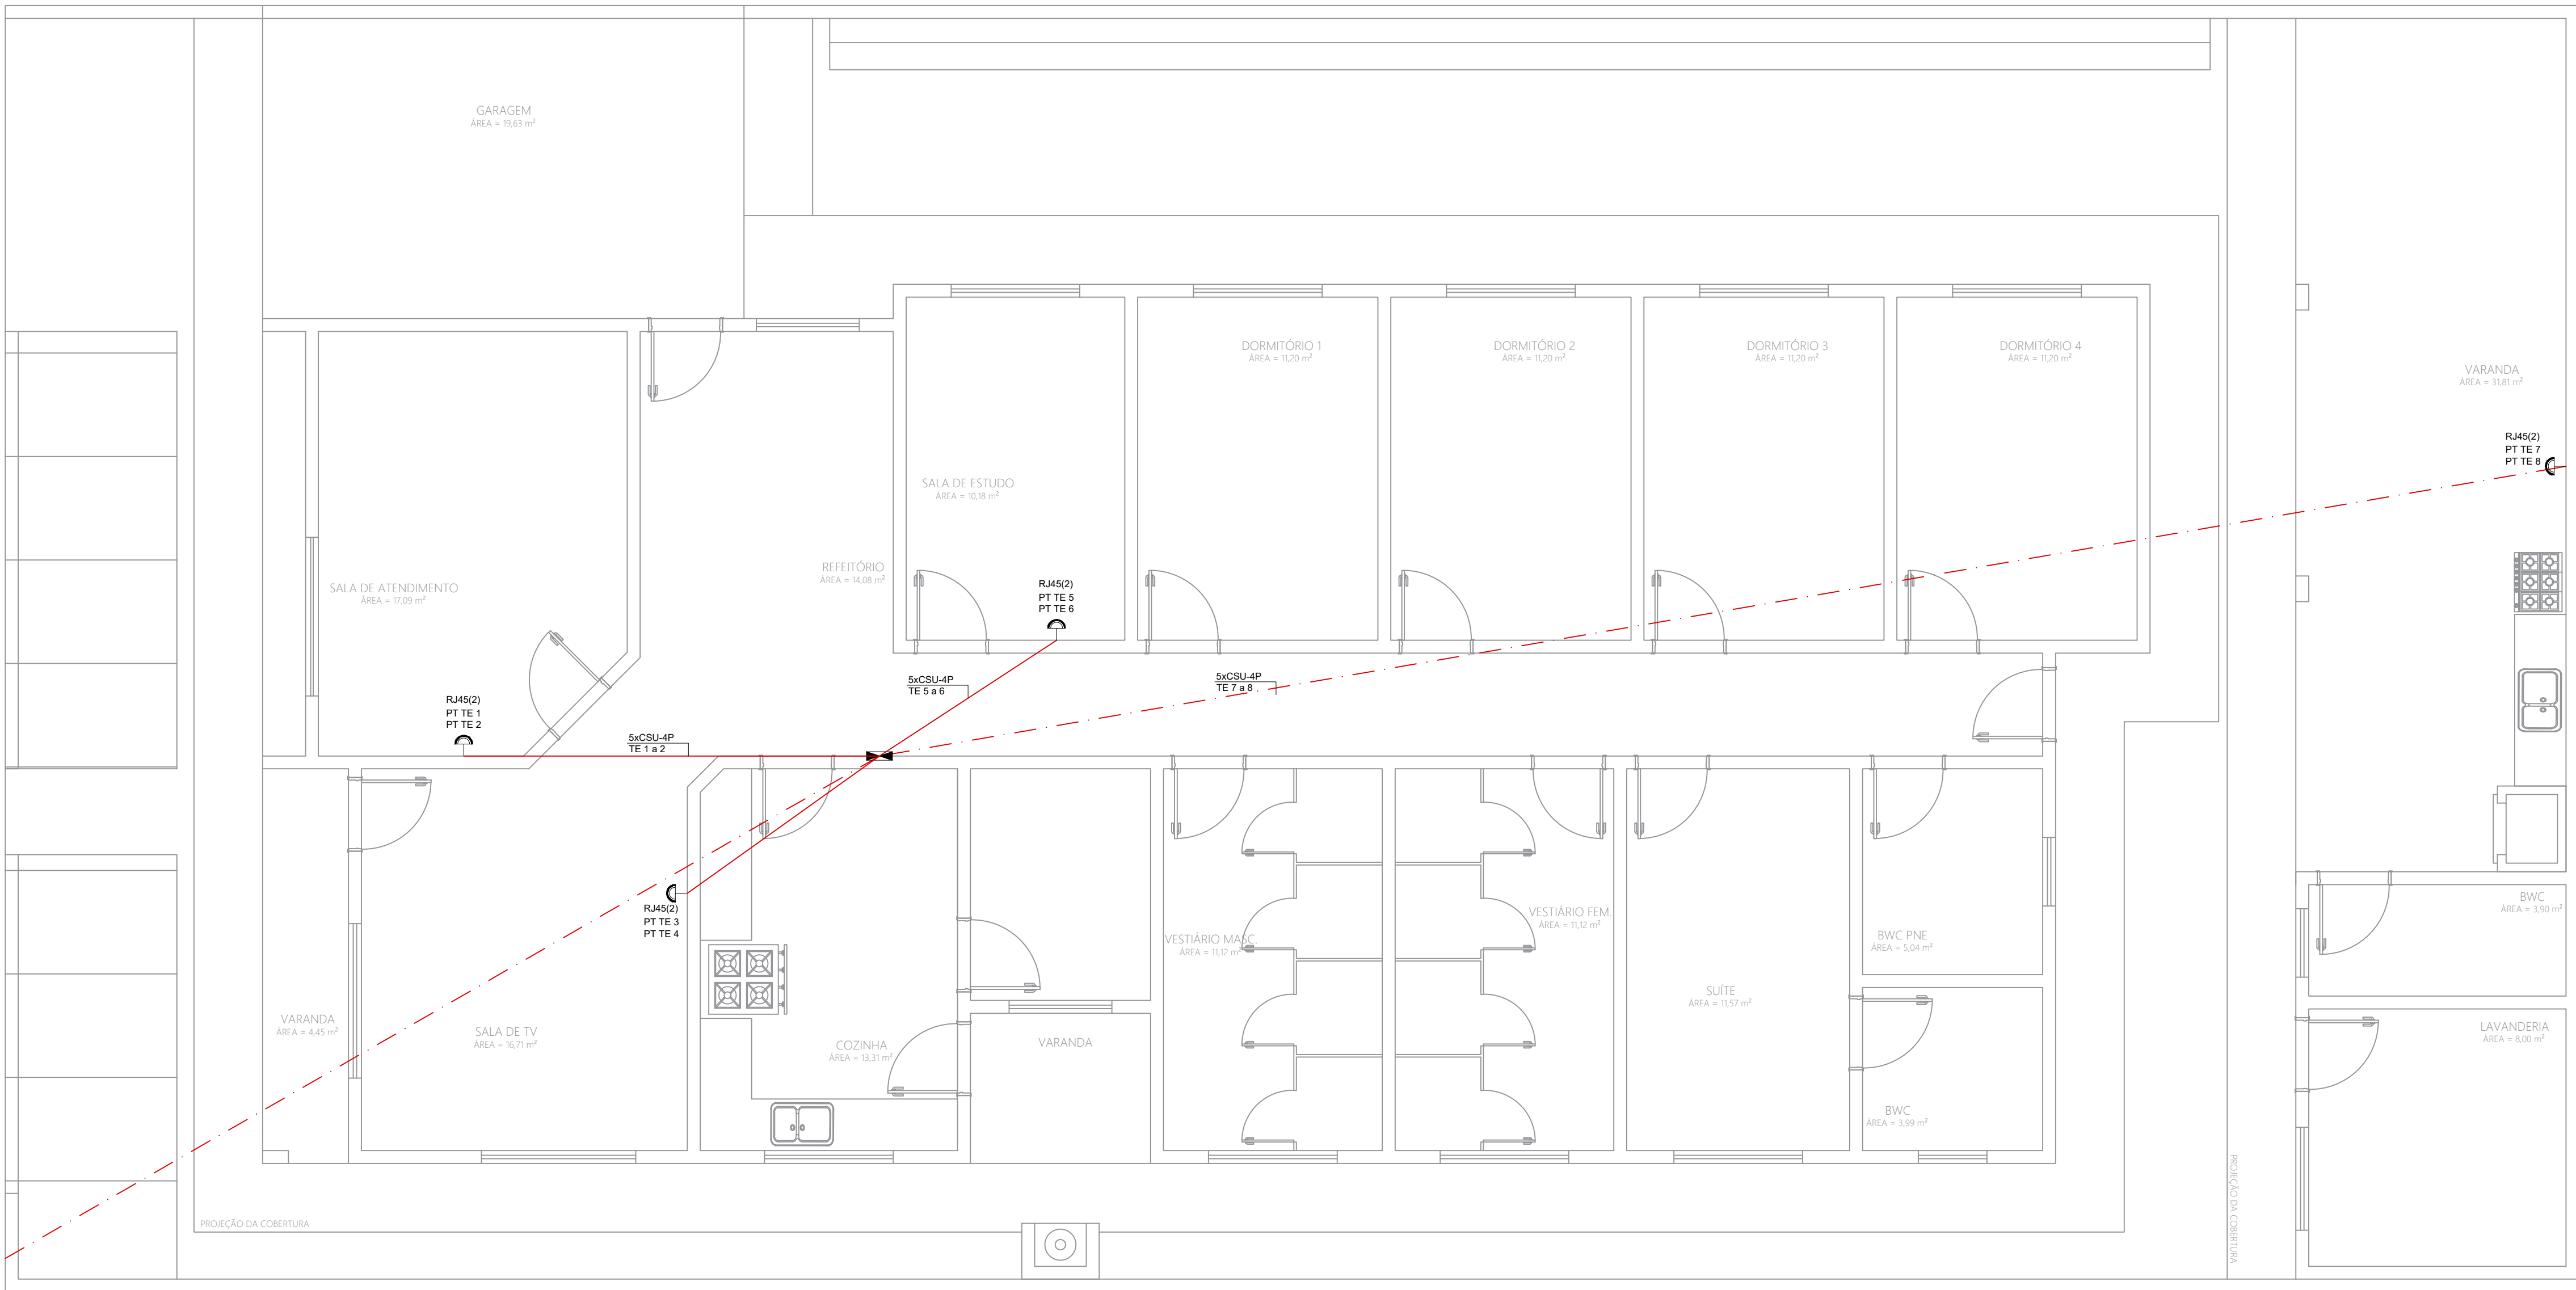

PLANTA BAIXA - TELEFONIA E LÓGICA
ESCALA 1:50

SÍMBOLO	DESCRIÇÃO
	Mini Rack de parede
	Tomada RJ45 - 1,30 m do piso para telefone e lógica (internet)

LEGENDA DOS PONTOS ELÉTRICOS

SÍMBOLO	DESCRIÇÃO
	TETO
	PAREDE
	PISO

LEGENDA DA FIAÇÃO

LÓG.
01/01

PLANTA E DETALHAMENTOS DAS INSTALAÇÕES
DE INTERNET E LÓGICA

OBRA: CENTRO DE ATENDIMENTO À INFÂNCIA E ADOLESCÊNCIA
ENDEREÇO: RUA RIO BRANCO, LOTE 19, QUADRA 15, CENTRO, CEP 85830-000
FORMOSA DO OESTE / PR
ÁREA DO TERRENO: 450,00 M² ÁREA A CONSTRUIR: 283,08 M²
COORDENADAS GEOGRÁFICAS: 24° 17' 57,09" S e 53° 18' 49,00" O

PREFEITURA MUNICIPAL DE FORMOSA DO OESTE
ÉVERTON SOUZA RAMOS
ENGENHEIRO CIVIL | CREA PR-164198/D
AV. SEVERIANO BONFIM DOS SANTOS, 111 | CENTRO | FORMOSA DO OESTE / PR
FONE: (44) 3526-8350 | engenharia@formosadooeste.pr.gov.br

ÉVERTON SOUZA RAMOS
ENG CIVIL | CREA PR-164198/D

MUNICÍPIO DE FORMOSA DO OESTE
CNPJ 76.208.495/0001-00

DESENHO Nº: 01 FOLHA: 01/01 REV.: 0

PROJETO: ÉVERTON DESENHO: ÉVERTON ARQUIVO: CIA_LOG_R00 ESCALA: INDICADA