


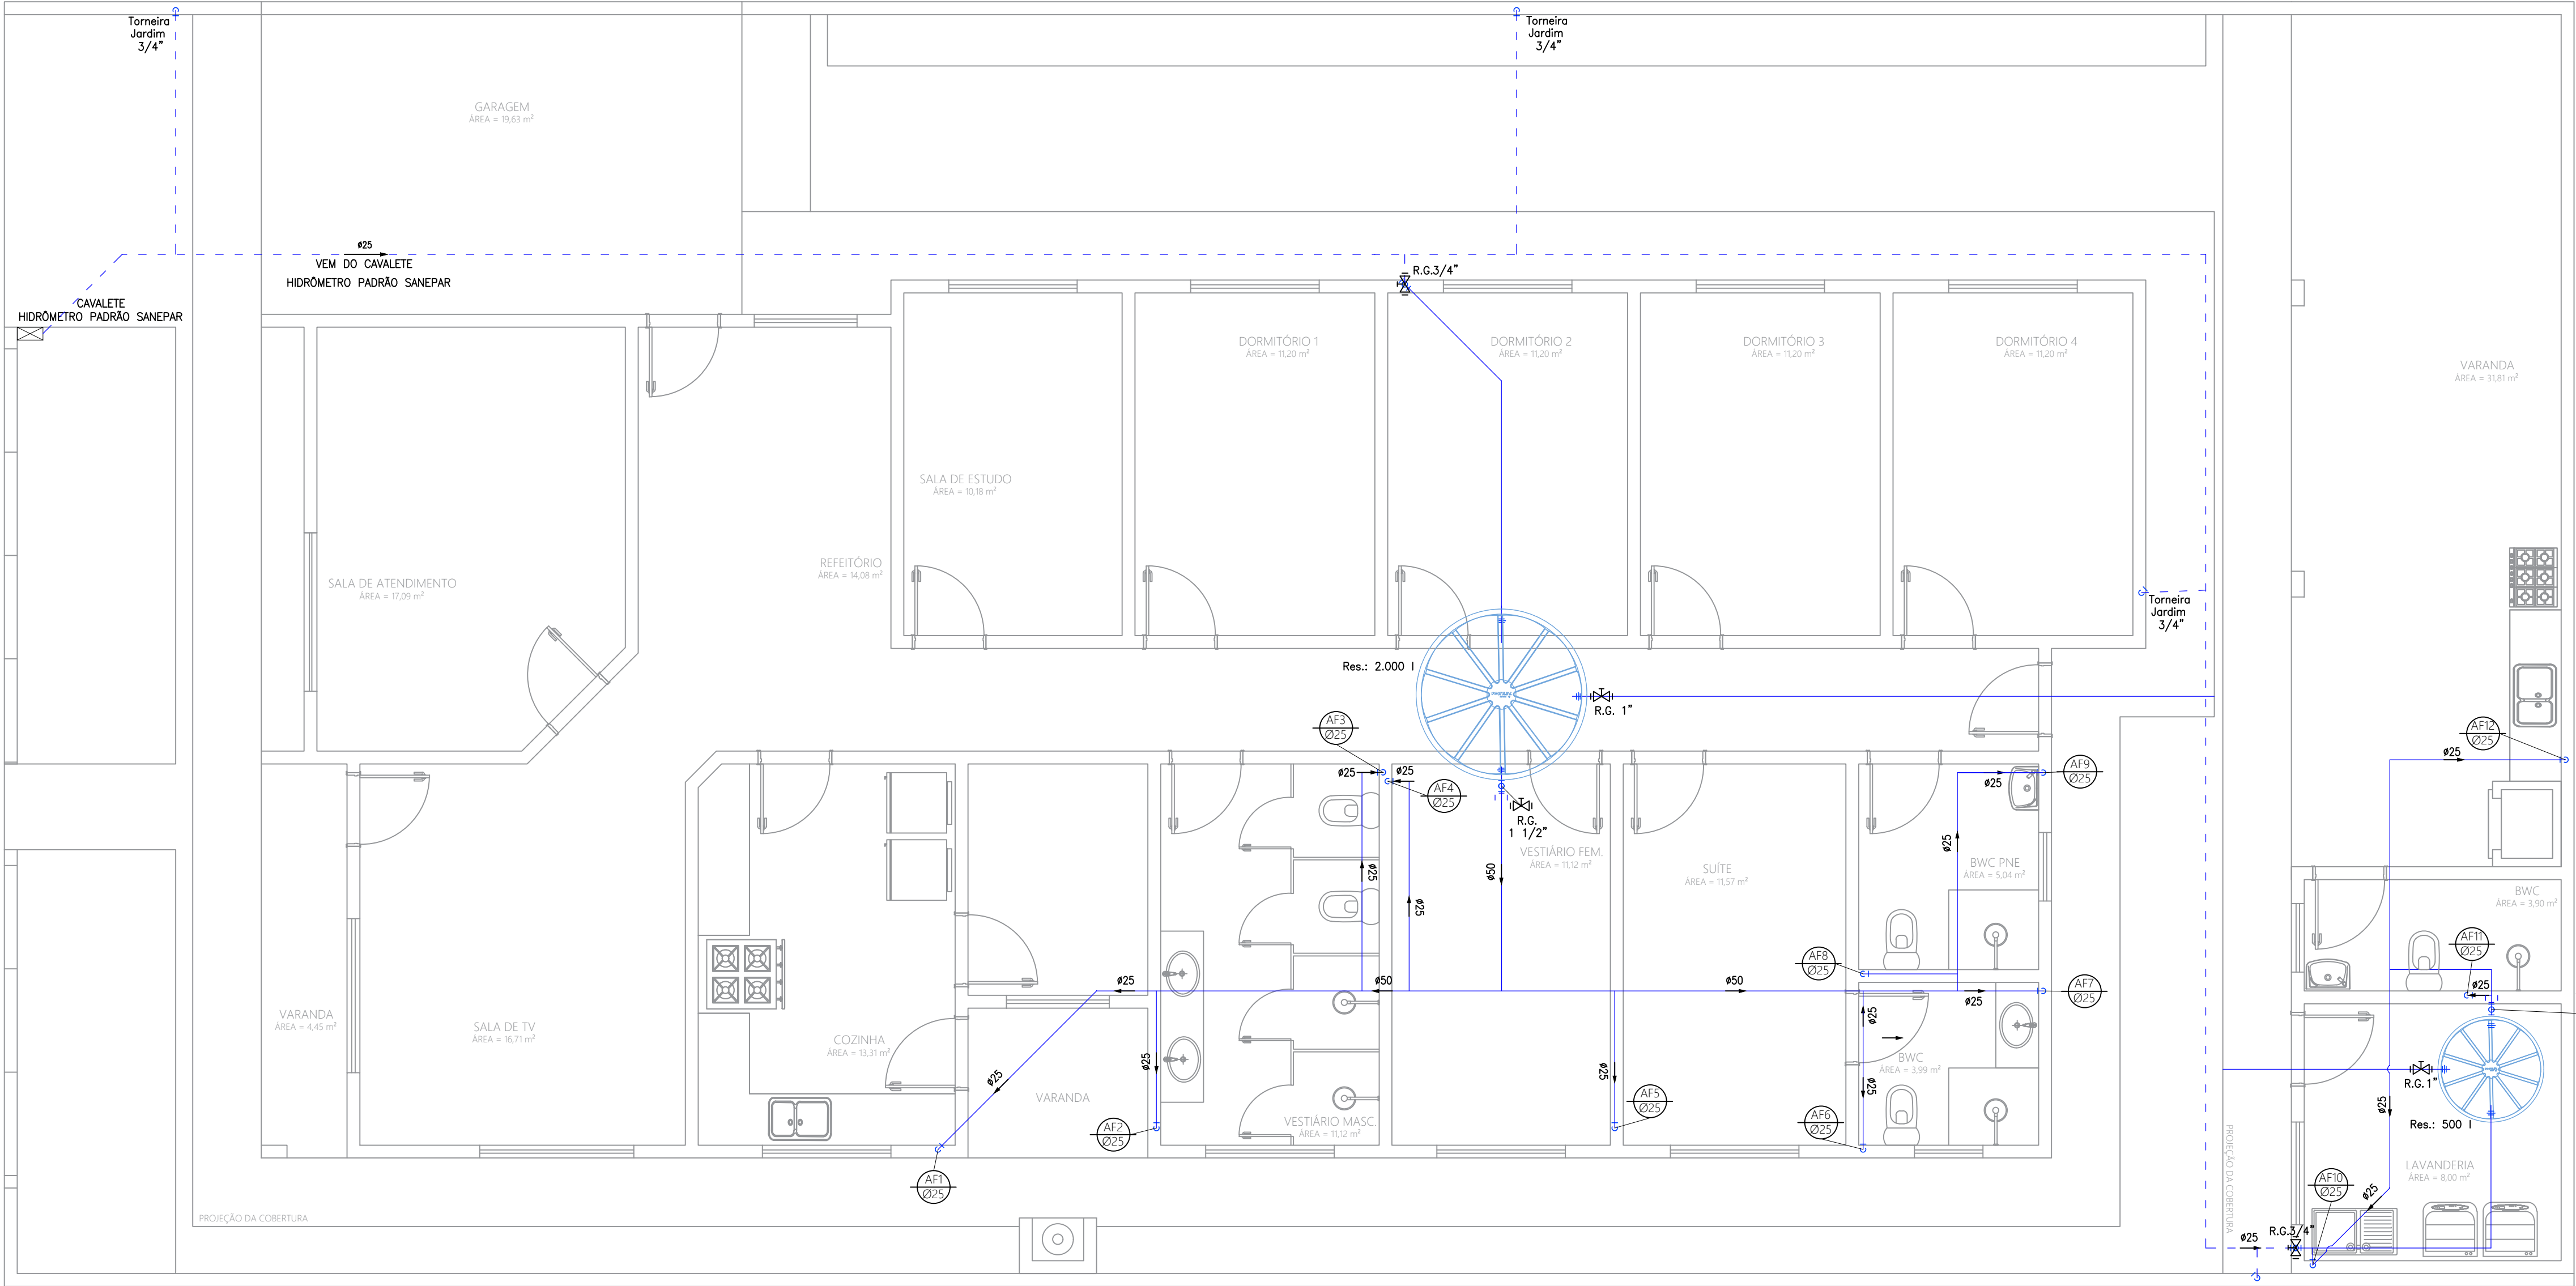


PLANTA BAIXA - ÁGUA FRIA
ESCALA 1:50

DESCRIÇÃO PRUMADAS	
AF1	COZINHA
AF2	VEST. MASC. LAVATÓRIOS
AF3	VEST. MASC. V.S. E CHUVEIROS
AF4	VEST. FEM. V.S. E CHUVEIROS
AF5	VEST. FEM. LAVATÓRIOS
AF6	BWC
AF7	BWC LAVATÓRIO
AF8	BWC
AF9	BWC PNE LAVATÓRIO
AF10	LAVANDERIA
AF11	BWC VARANDA
AF12	VARANDA



DESCRIÇÃO DAS COLUNAS DE ÁGUA FRIA

SÍMBOLO	DESCRIÇÃO
	TETO - BARRILETE
	PSO - RAMAL DE ALIMENTAÇÃO

LEGENDA DE TUBULAÇÃO

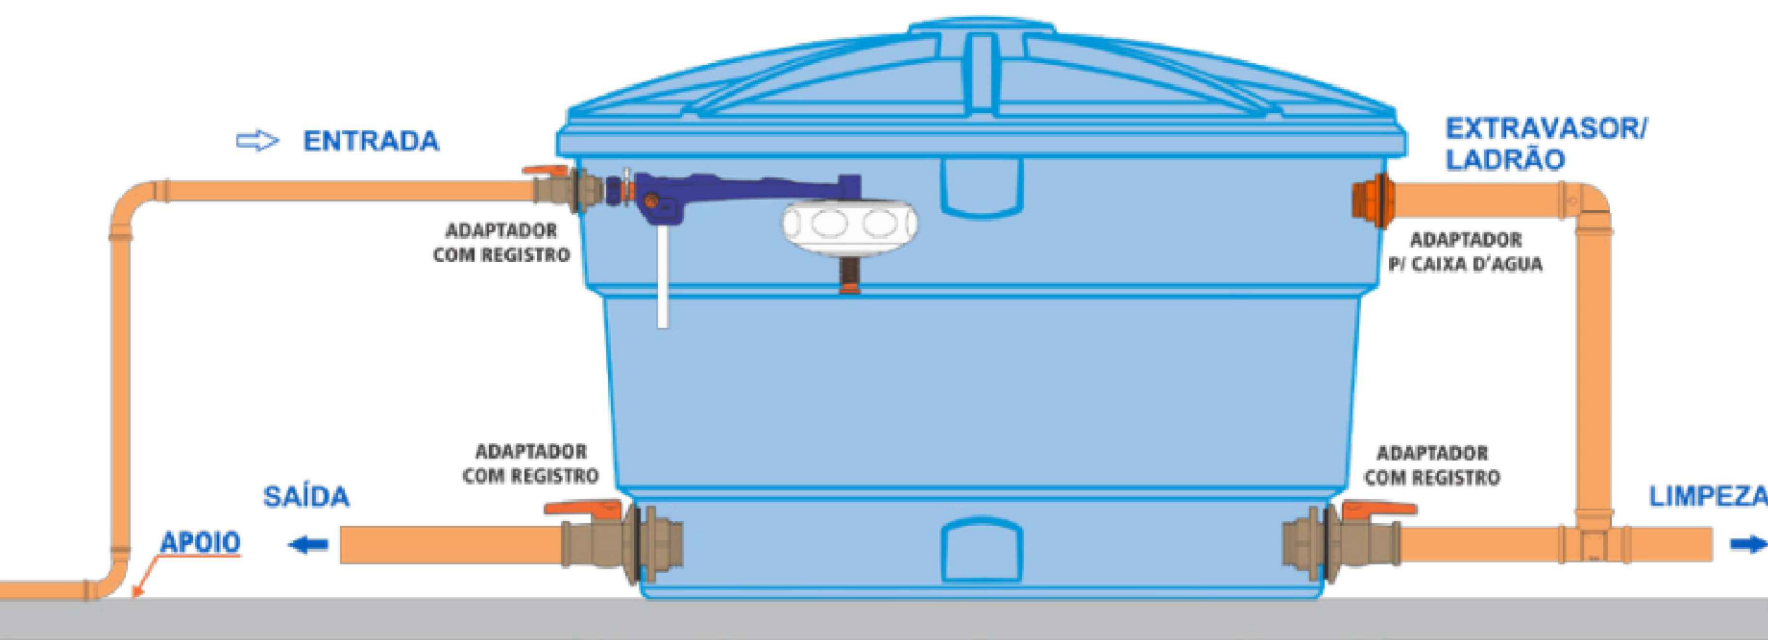

DETALHAMENTO DO REPRESENTATIVO DOS RESERVATÓRIOS
SEM ESCALA

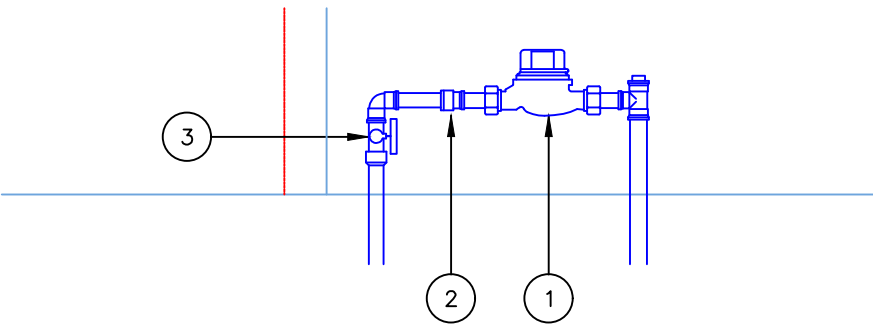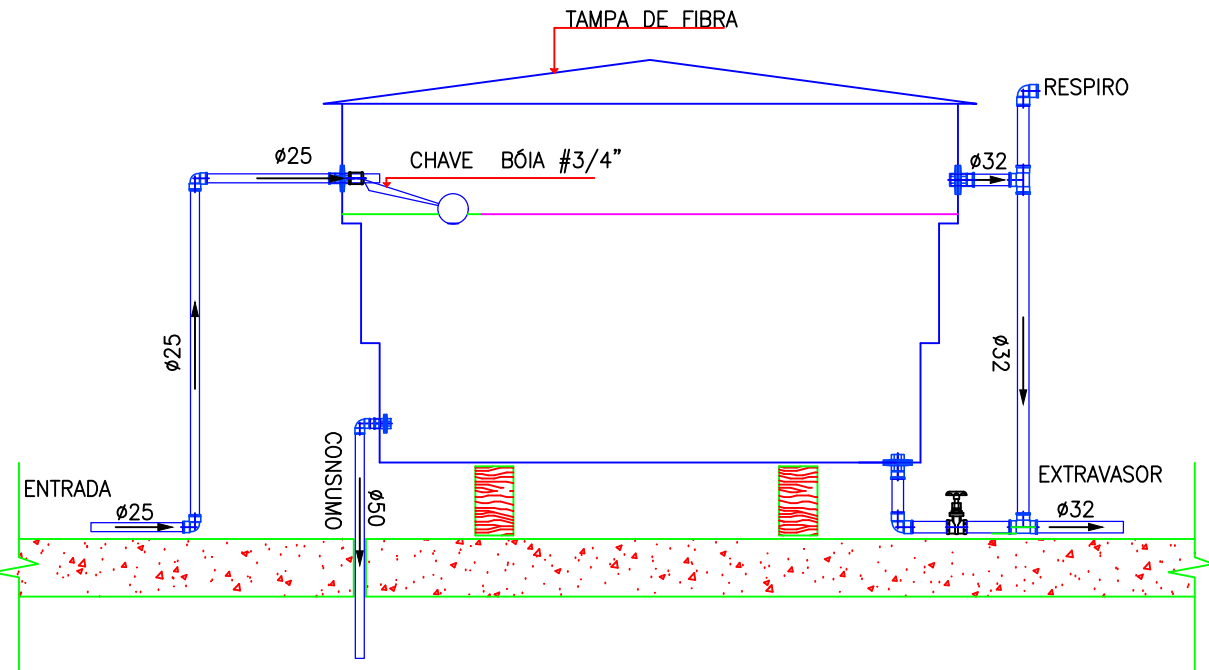

ITEM	DISCRIMINAÇÃO
1	HIDRÔMETRO MULTIUSO øn=1" E Qn=5,0m3/h FABR. LAO
2	LUVA EM BRONZE COM ANEL DE PVC 25x3/4", FABR. ELUMA
3	REGISTRO ESFERA COM BORBOLETA

DETALHAMENTO DO CAVALETE
SEM ESCALA

HID. 01/03

INSTALAÇÕES DE ÁGUA FRIA - DISTRIBUIÇÃO

OBRA: CENTRO DE ATENDIMENTO À INFÂNCIA E ADOLESCÊNCIA
ENDEREÇO: RUA RIO BRANCO, LOT E19, QUADRA 15, CENTRO, CEP 85830-000
FORMOSA DO OESTE / PR
ÁREA DO TERRENO: 450,00 M² ÁREA A CONSTRUIR: 283,08 M²
COORDENADAS GEOGRÁFICAS: 24° 17' 57,09" S e 53° 18' 49,00" O



PREFEITURA MUNICIPAL DE FORMOSA DO OESTE
ÉVERTON SOUZA RAMOS
ENGENHEIRO CIVIL | CREA PR-164198/D
AV. SEVERIANO BONFIM DOS SANTOS, 111 | CENTRO | FORMOSA DO OESTE / PR
FONE: (44) 3526-8350 | engenharia@formosadooeste.pr.gov.br


ÉVERTON SOUZA RAMOS
ENG CIVIL | CREA PR-164198/D
MUNICÍPIO DE FORMOSA DO OESTE
CNPJ 76.208.495/0001-00

DESENHO N°: 01 FOLHA: 01/03 REV.: 0

PROJETO: ÉVERTON DESENHO: ÉVERTON ARQUIVO: CAJ_HID_R00 ESCALA: INDICADA



— LISTA DE MATERIAIS — HIDRÁULICÓ—			
Quant.	Und.	Dimensão	Descrição
65,90	m	25mm	Tube PVC Soldável marrom (NBR 5648/pe CP19)
17	pc	25mm	Joelho 90
26	pc	25mmx3/4"	Joelho 90 com bucha de latão soldavel roscavel
1	pc	25mmx3/4"	Tê com bucha de latão soldavel roscavel
13	pc	25mm	Tê
— Registros,Valv.,Hid —			
Quant.	Und.	Dimensão	Descrição
12	pc	3/4"	Registro de Gaveta base c/canopla
7	pc	3/4"	Registro de Pressão

 


PREFEITURA MUNICIPAL DE FORMOSA DO OESTE
ÉVERTON SOUZA RAMOS
ENGENHEIRO CIVIL | CREA PR-164198/D
AV. SEVERIANO BONFIM DOS SANTOS, 111 | CENTRO | FORMOSA DO OESTE / PR
FONE: (44) 3526-8350 | engenharia@formosadooeste.pr.gov.br

ÉVERTON SOUZA RAMOS ENG CIVIL CREA PR-164198/D	MUNICÍPIO DE FORMOSA DO OESTE CNPJ 76.208.495/0001-00
---	--

DESENHO N°: 01	FOLHA: 02/03	REV.: 0
----------------	--------------	---------

PROJETO: ÉVERTON	DESENHO: ÉVERTON	ARQUIVO: CAI_HID.R00	ESCALA: INDICADA
------------------	------------------	----------------------	------------------

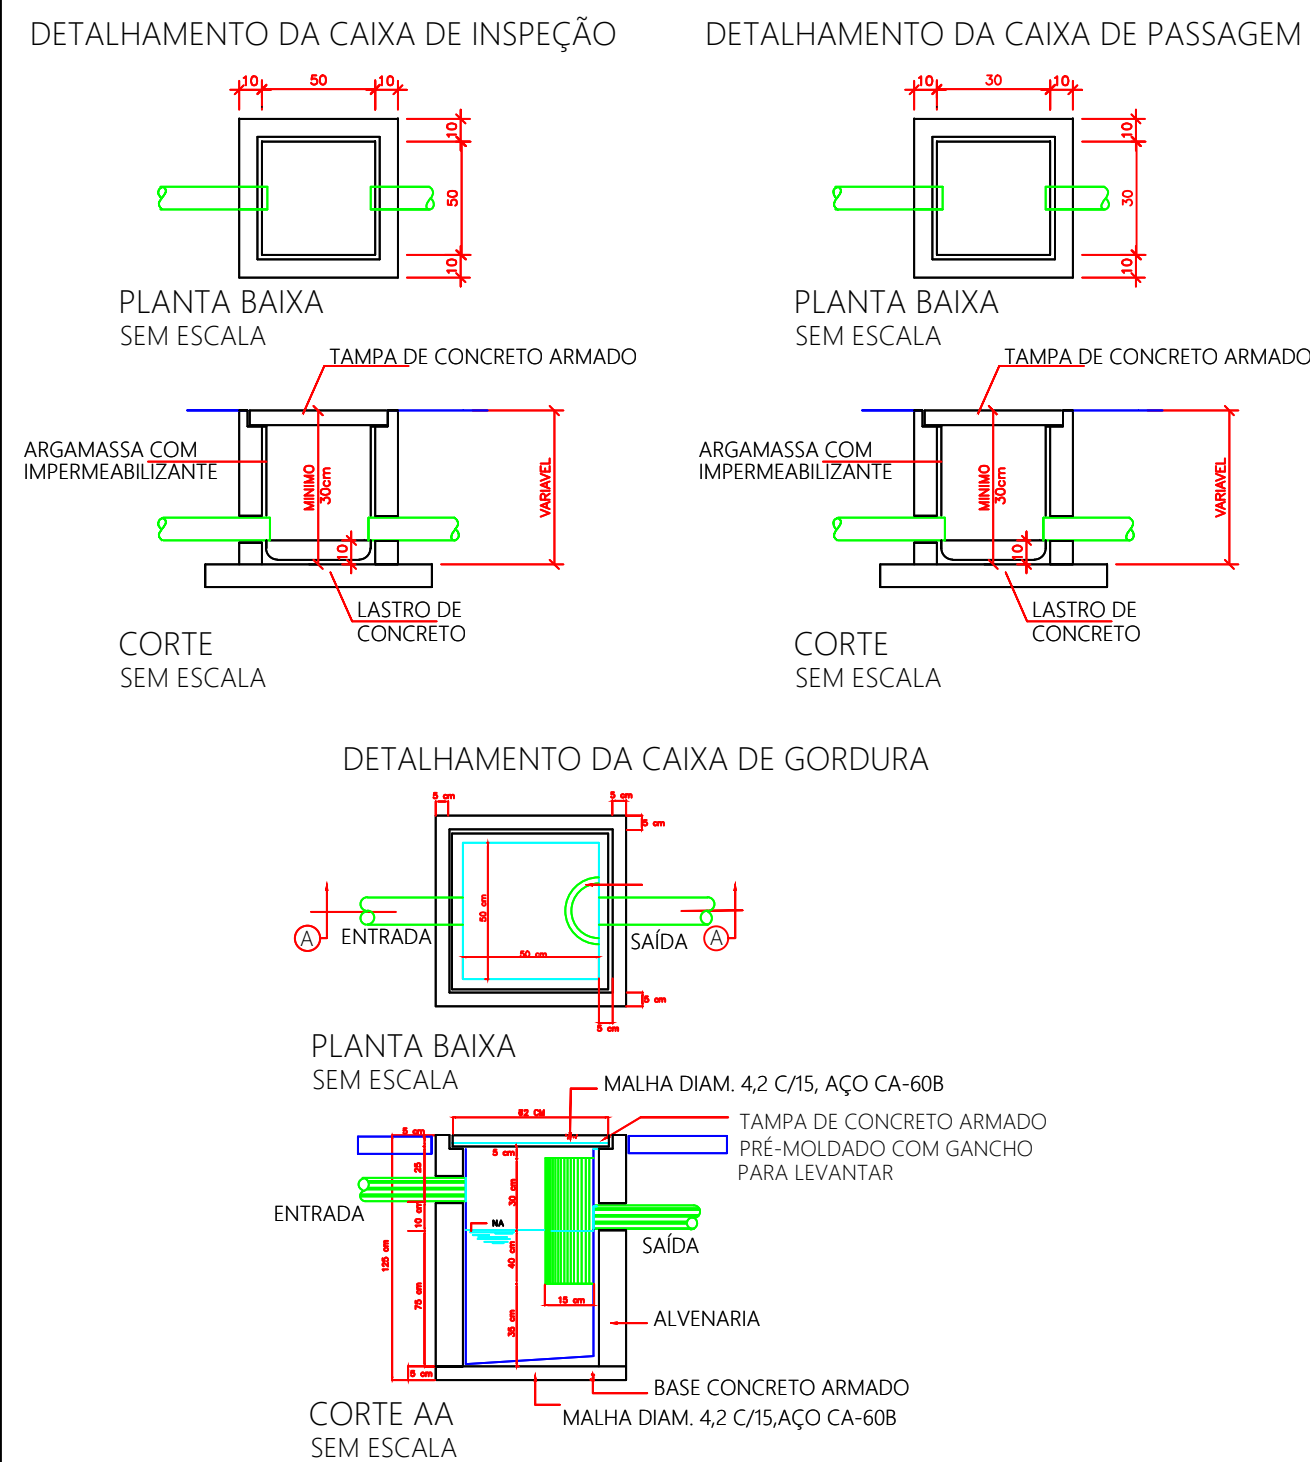

OBSERVAÇÕES:
Como solução técnica o tanque séptico resultou nas seguintes dimensões:
2,00 m (comprimento) x 1,00 m (largura) x 2,00 m (altura útil)

OBSERVAÇÕES:
Como solução técnica adotou-se sumidouro retangular com nas seguintes dimensões:
2,60 m (comprimento) x 1,00 m (largura) x 2,50 m (altura útil)

HID. 03/03		INSTALAÇÕES DE ESGOTO SANITÁRIO	
OBRA: TERMO DE ATENDIMENTO À INFÂNCIA E ADOLESCÊNCIA ENDEREÇO: RUA RIO BRANCO, LOT E19, QUADRA 15, CENTRO, CEP 85830-000 FORMOSA DO OESTE / PR ÁREA DO TERRENO: 450,00 M² ÁREA A CONSTRUIR: 283,08 M² COORDENADAS GEGRÁFICAS: 24° 17' 57,09" S e 53° 18' 49,00" O			
		PREFEITURA MUNICIPAL DE FORMOSA DO OESTE ÉVERTON SOUZA RAMOS ENGENHEIRO CIVIL CREA PR-164198/D AV. SEVERIANO BONFIM DOS SANTOS, 111 CENTRO FORMOSA DO OESTE / PR FONE: (44) 3526-8350 engenharia@formosadooeste.pr.gov.br	
ÉVERTON SOUZA RAMOS ENG CIVIL CREA PR-164198/D		MUNICÍPIO DE FORMOSA DO OESTE CNPJ 76.208.495/0001-00	
DESENHO N°: 01		FOLHA: 03/03	
PROJETO: ÉVERTON		ARQUIVO: CAI_HID_R00	
DESENHO: ÉVERTON		ESCALA: INDICADA	