



CORTE TRANSVERSAL – LAGOA AERADA
Escala 1:100

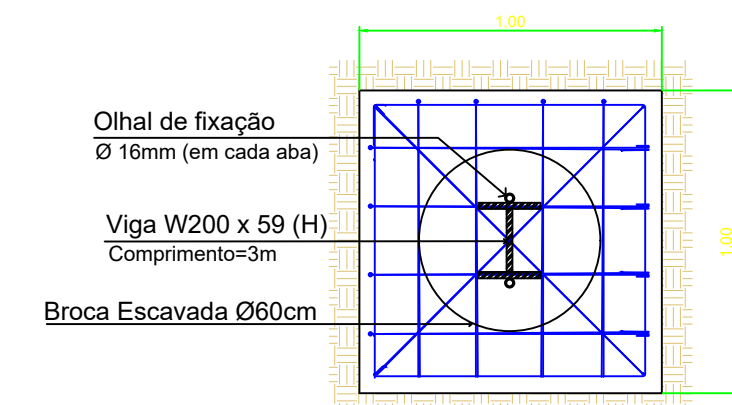


Planta Baixa
Bloco de Ancoragem

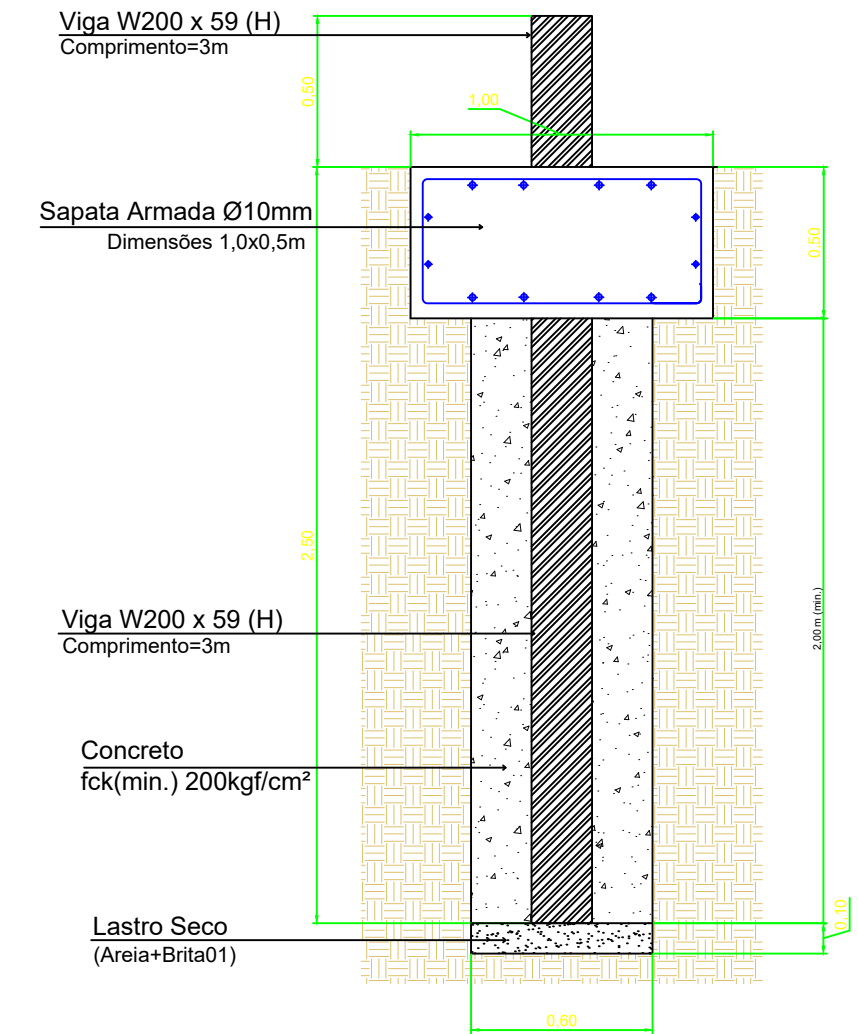

Perfil Lateral

DETALHE ANCORADORES
Escala 1:25

TABELA DE QUANTITATIVOS		
DETALHAMENTO	UNIDADE	QUANTIDADE
Escavação mecânica trado Ø60cm, prof. 2,5m	m	30,00
Concreto Usinado, fck 25 MPa – BLOCO	m³	6,00
Concreto Usinado – fck 20 MPa – ESTACA	m³	6,7856
Viga perfil metálico H – W200x59 (H)	m	36,00
Aço CA-50 Ø 10mm, armadura bloco (gaiola)	kg	292,44
Colza de passagem em alvenaria 60 x 60 cm	unid.	11,00
Eletroduto corrugado 3" com cabo guia	m	500,00

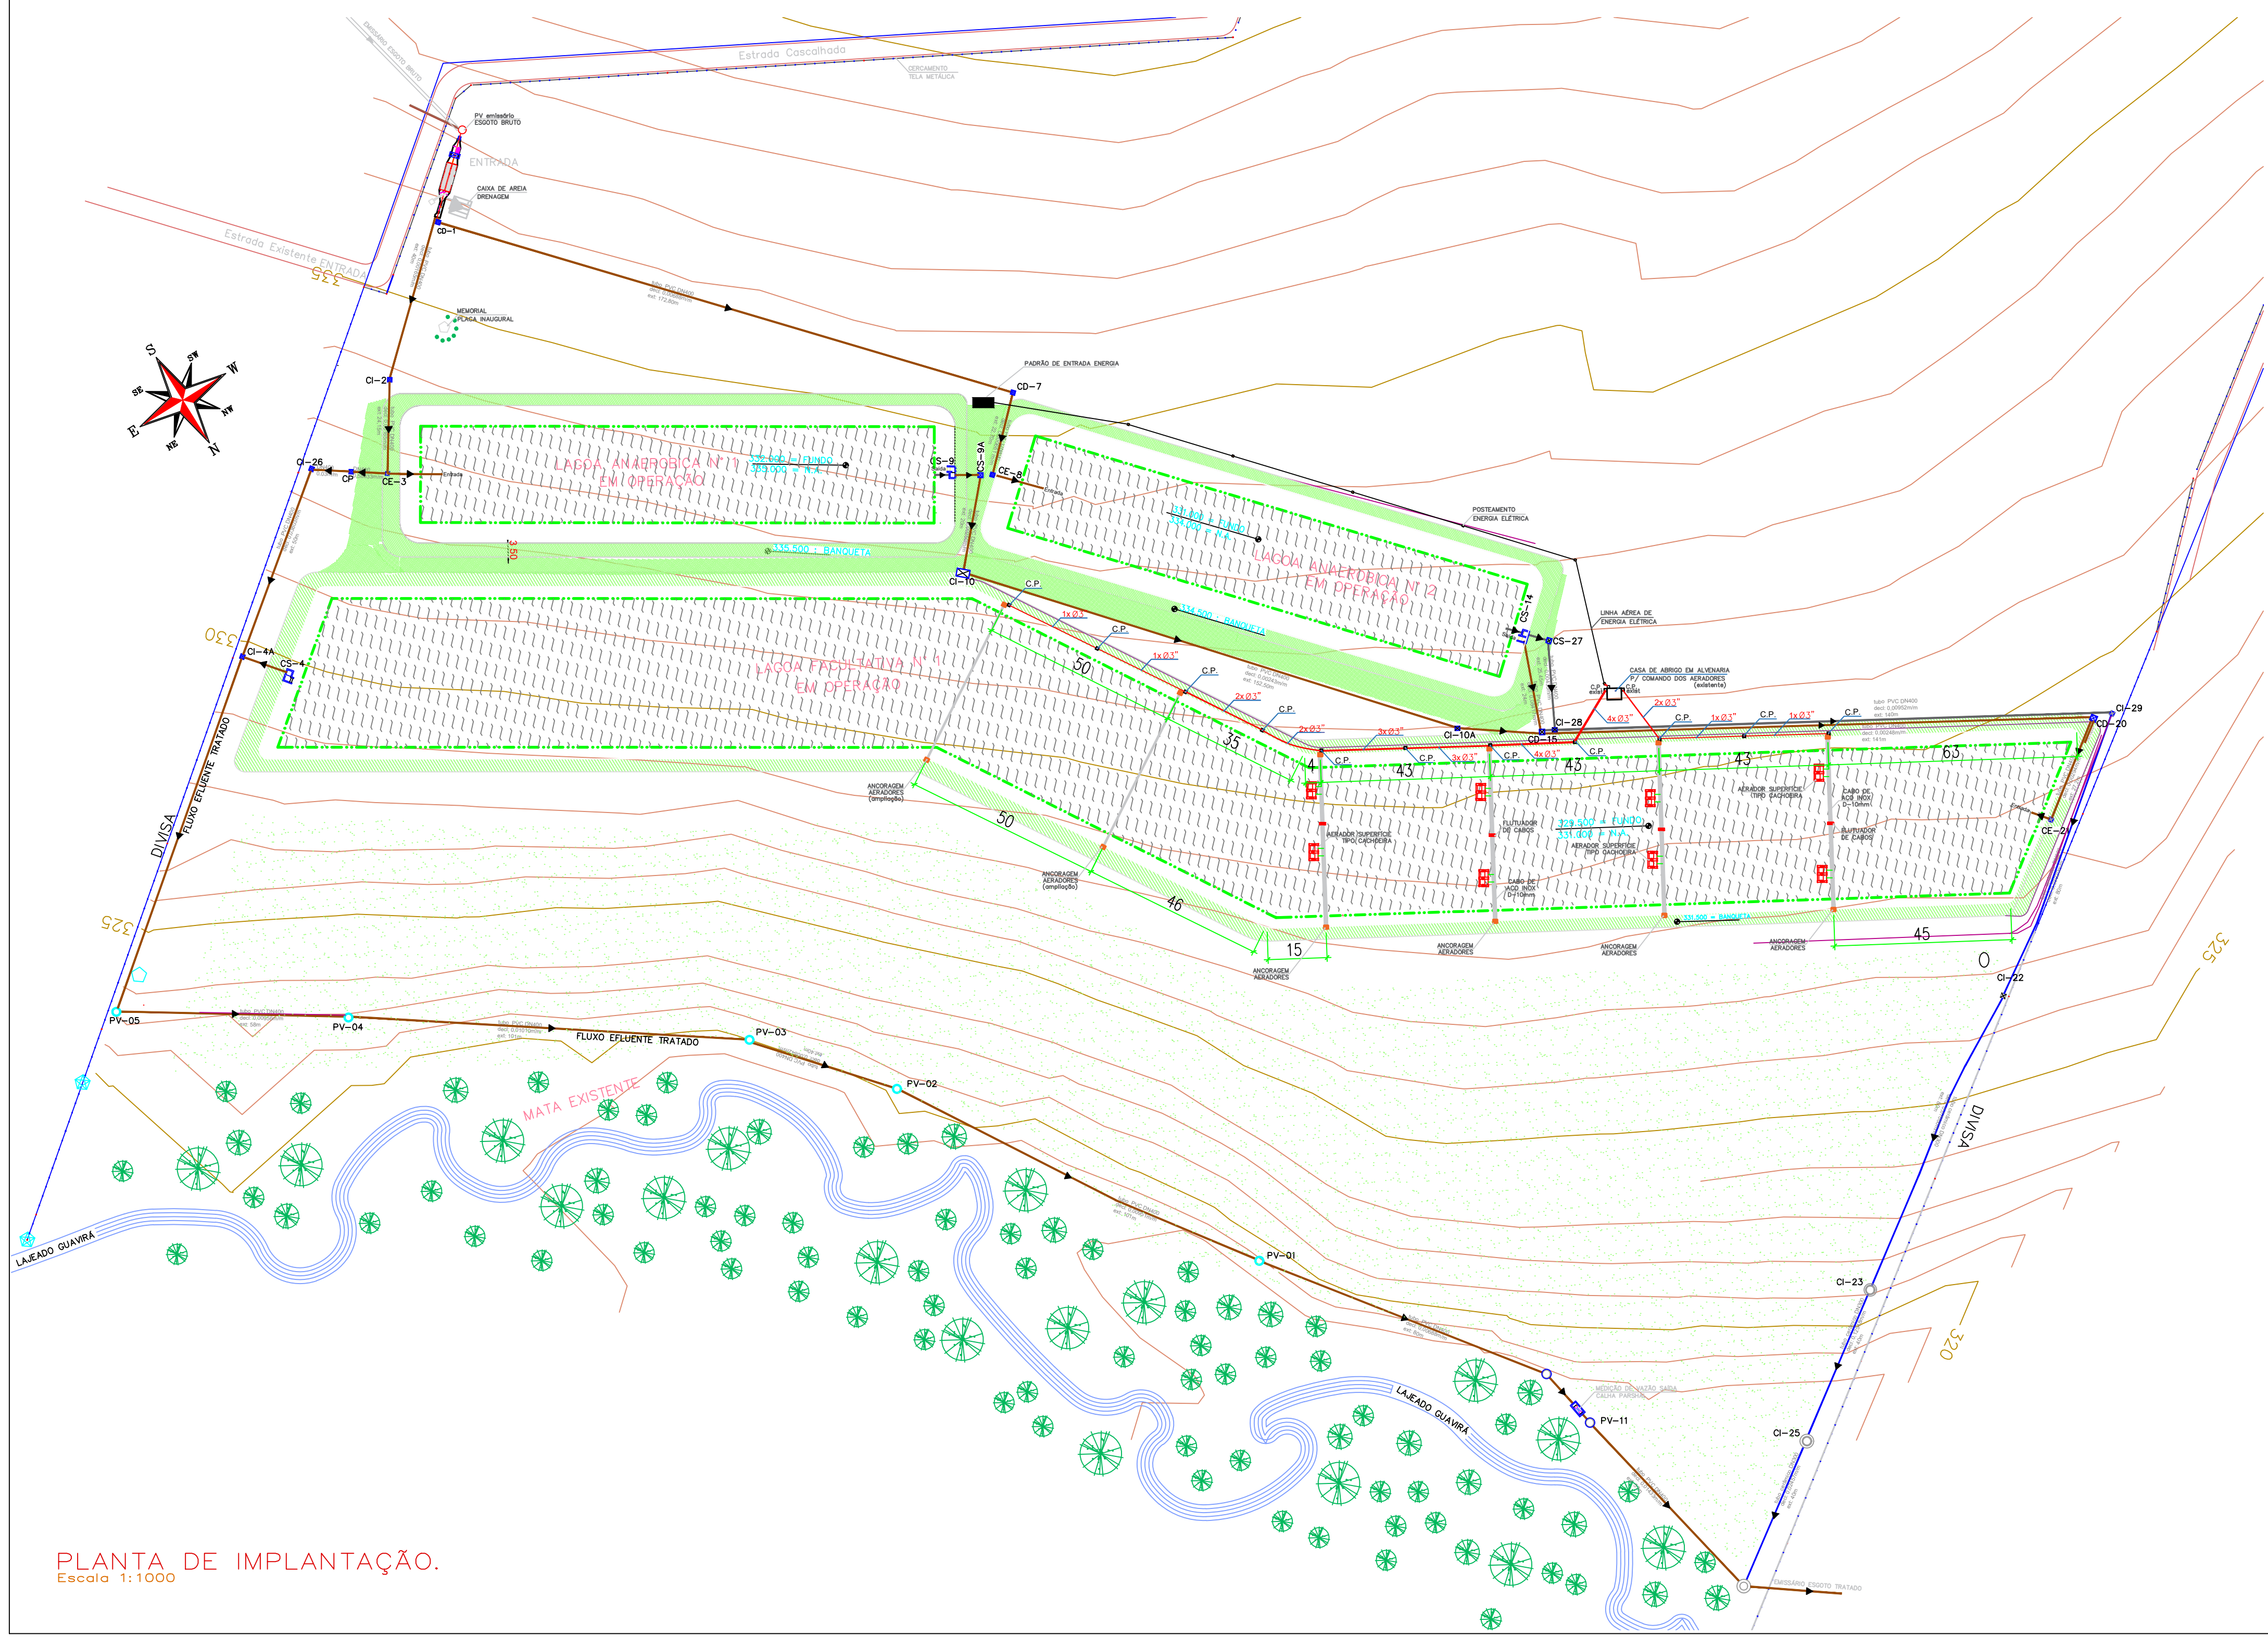

PLANTA DE IMPLANTAÇÃO.
Escala 1:1000

APROVAÇÃO:

**SERVIÇO AUTÔNOMO
DE ÁGUA E ESGOTO**

Marechal Cândido Rondon - Paraná

PROJETO AERAÇÃO MECÂNICA

Obra: **ETE 001 - GUAIVIRÁ**
ESTAÇÃO DE TRATAMENTO DE ESGOTO
LAGOAS DE ESTABILIZAÇÃO - FACULTATIVA AERADA

Local:

UNIDADE OPERACIONAL DO SISTEMA DE ESGOTAMENTO SANITÁRIO
LOTE RURAL 283/A E 283/B, 12º PERÍMETRO
MUNICÍPIO DE MARECHAL CÂNDIDO RONDON - PR.

Conteúdo:

- PLANTA GERAL
- PLANTA AERADORES
- REDE FLUXO DE OPERAÇÃO
- DETALHES

Projeto:

CARLOS EDUARDO KOZERSKI
ENGENHEIRO CIVIL - CREA PR-696450
SERVIÇO AUTÔNOMO DE ÁGUA E ESGOTO

Proprietário:

ANDERSON LOFFI SCHMOELLER
DIRETOR EXECUTIVO
SERVIÇO AUTÔNOMO DE ÁGUA E ESGOTO

Execução:

CONTRATADO

Estatística:

-

Desenho:

CEK

Data:

maio / 2024

Escala:

INDICADA.

Prancha:

ÚNICA