



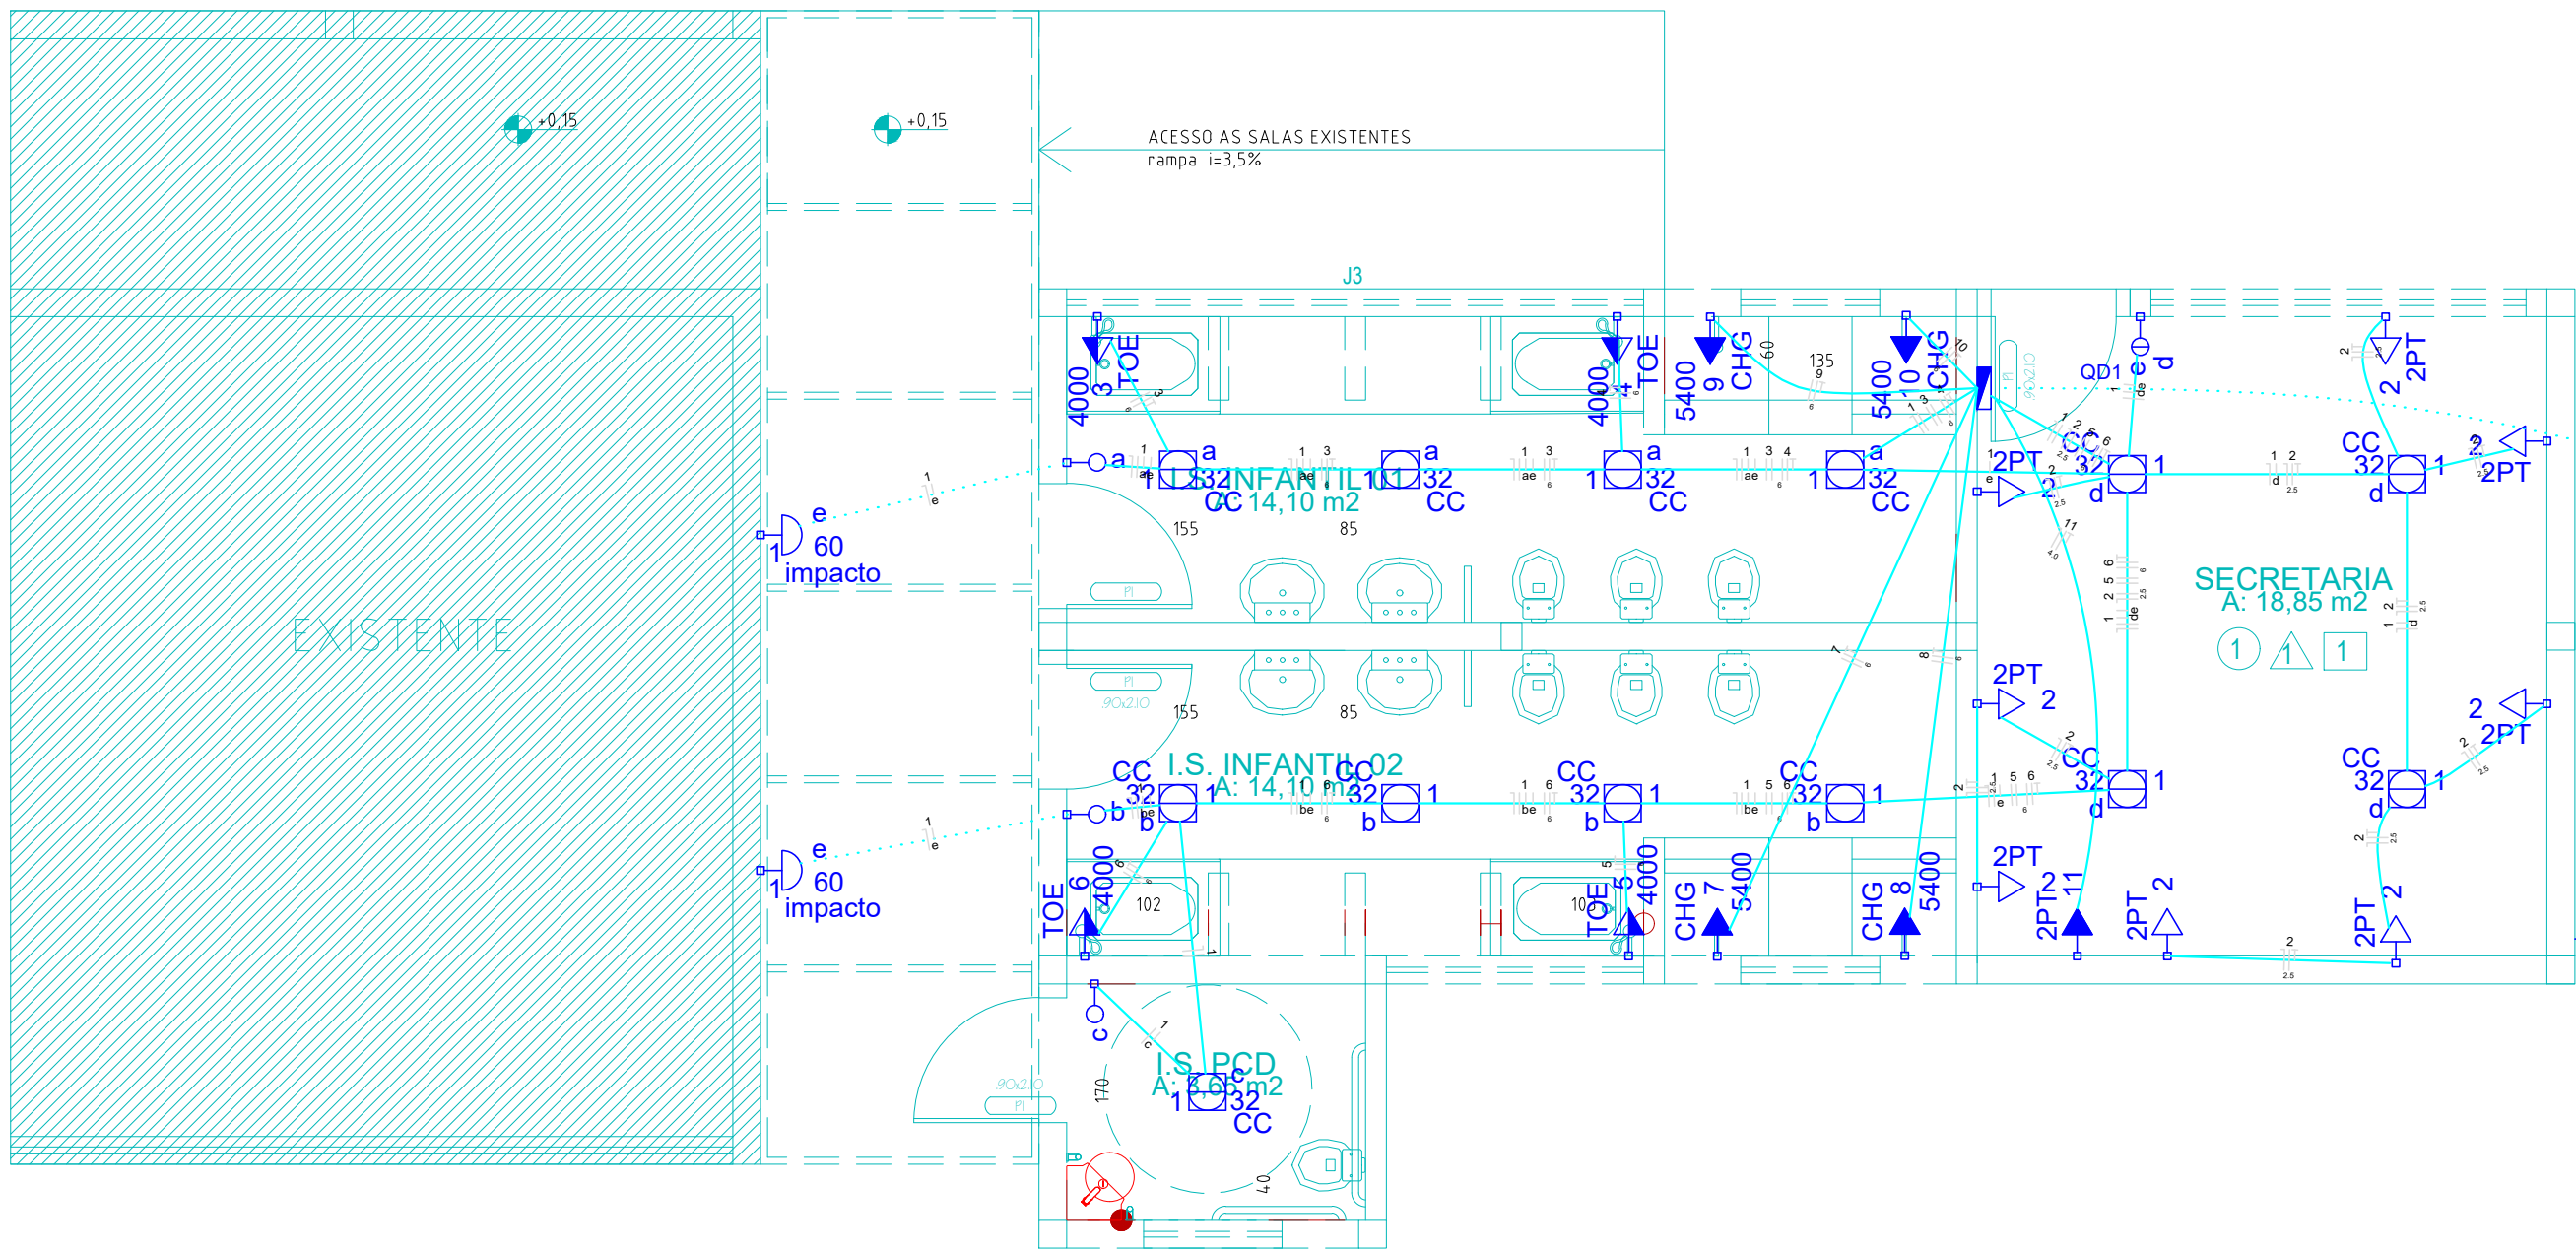

Legenda	
	Caixa de medição embutir a 1,50m do piso
	Entrada de serviço aérea
	Interruptor simples 1 tecla - 1,10m do piso
	Interruptor simples 2 teclas - 1,10m do piso
	Luminária p/ lâmp. fluor. circular - sobrepor teto
	Luminária p/ lâmp. incand. anti-impacto - parede
	Ponto 2P+T a 2,20m do piso
	Ponto 2P+T a 1,10m do piso
	Quadro de distribuição - embutir a 1,50m do piso
	Tomada 2P+T a 0,30m do piso

PLANTA BAIXA - Cotas pontos hidraulicos

ESCALA 1/50

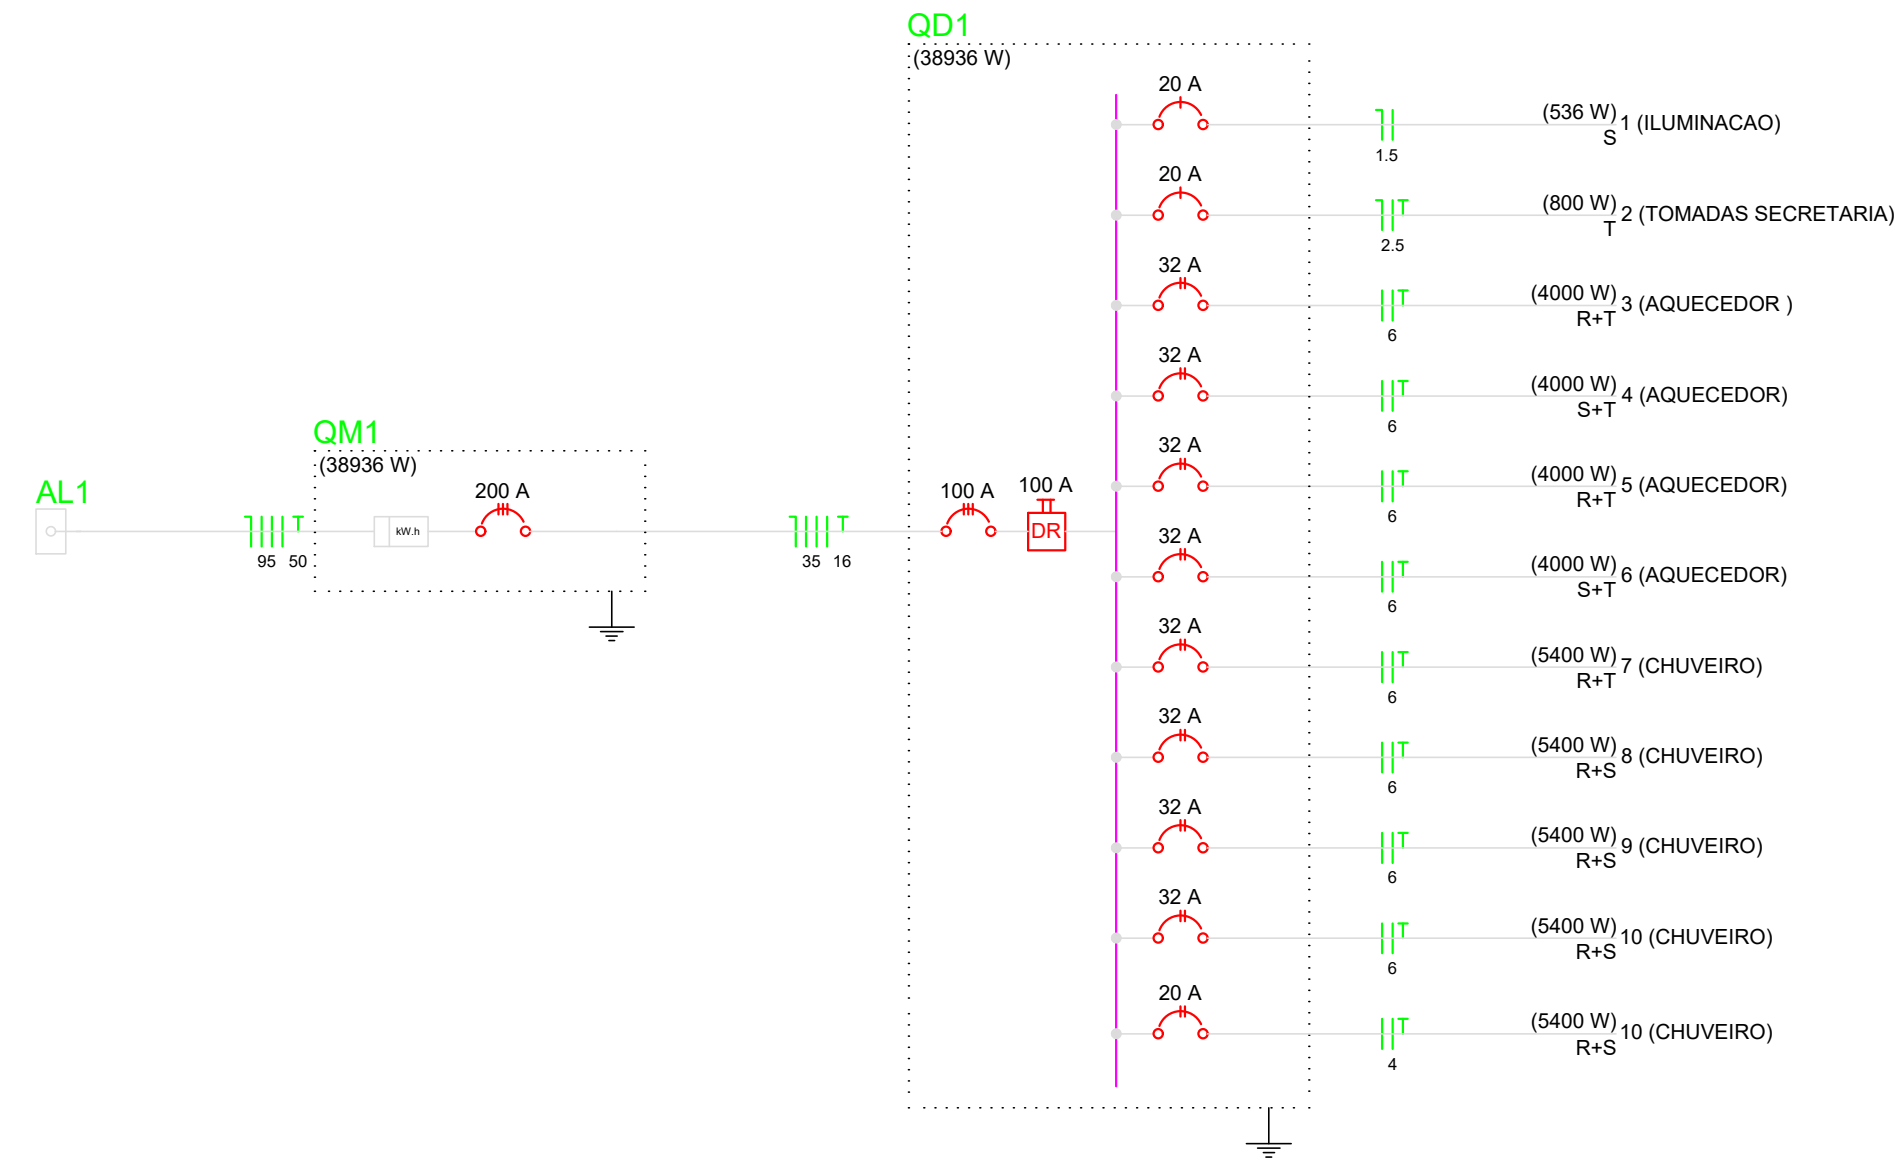

Quadro de Cargas (QD1)

Circuito	Descrição	Esquema	Método de inst.	V (V)	Iluminação (W)		Tomadas (W)		Pot. total (VA)	Pot. total (W)	Fases	Pot - R (W)	Pot - S (W)	Pot - T (W)	FCT	FCA	In' (A)	Seção (mm2)	Ic (A)	Disj (A)	dV parc (%)	dV total (%)	Status	
					32	60	100	4000																5400
1	ILUMINACAO	F+N	B1	127 V	3	2			647	536	S		536			1,00	0,65	5,9	1,5	23,0	20,0	0,71	1,30	Ok
	a				4				162	128	S		128				0,70	1,8	1,5	23,0			Ok	
	b				4				162	128	S		128				0,70	1,8	1,5	23,0			Ok	
	c				1				41	32	S		32				1,00	0,3	1,5	23,0			Ok	
	d				4				162	128	S		128				0,65	2,0	1,5	23,0			Ok	
e						2			120	120	S		120				0,65	1,5	1,5	23,0			Ok	
2	TOMADAS SECRETARIA+N+T	B1	127 V				8		1000	800	T				800	1,00	0,65	12,1	2,5	31,0	20,0	0,49	1,07	Ok
3	AQUECEDOR	F+F+T	B1	220 V				1	5000	4000	R+T	2000			2000	1,00	0,70	32,5	6	54,0	32,0	0,58	1,17	Ok
4	AQUECEDOR	F+F+T	B1	220 V				1	5000	4000	S+T	2000			2000	1,00	0,70	32,5	6	54,0	32,0	0,35	0,94	Ok
5	AQUECEDOR	F+F+T	B1	220 V				1	5000	4000	R+T	2000			2000	1,00	0,65	35,0	6	54,0	32,0	0,65	1,24	Ok
6	AQUECEDOR	F+F+T	B1	220 V				1	5000	4000	S+T		2000		2000	1,00	0,65	35,0	6	54,0	32,0	0,88	1,47	Ok
7	CHUVEIRO	F+F+T	B1	220 V				1	5400	5400	R+T	2700			2700	1,00	1,00	24,5	6	54,0	32,0	0,39	0,98	Ok
8	CHUVEIRO	F+F+T	B1	220 V				1	5400	5400	R+S	2700	2700			1,00	1,00	24,5	6	54,0	32,0	0,36	0,95	Ok
9	CHUVEIRO	F+F+T	B1	220 V				1	5400	5400	R+S	2700	2700			1,00	1,00	24,5	6	54,0	32,0	0,21	0,80	Ok
10	CHUVEIRO	F+F+T	B1	220 V				1	5400	5400	R+S	2700	2700			1,00	1,00	24,5	6	54,0	32,0	0,12	0,71	Ok
11	AR CONDICIONADO	F+F+T	B1	220 V															4	54,0	20,0	0,12	0,71	Ok
TOTAL					13	2	8	4	4	43247	38936	R+S+T	14800	12636	11500									

PROJETO ELETRICO

OBRA:		CMEI NOSSO LAR	
ENDEREÇO:		Av. João Medeiros Q 154 L 01 a 18 Vila Recife Ubatatã PR	
RESPONSÁVEL TÉCNICO:		ARQ. MONIKA A AMARO GALÃO - CAU/PR A18613-9	
Conteúdo:		PLANTAS	
		DETALHES GERAIS	
PAYMENTO:		TERREO	UNIDADE: cm TOTAL DE PRANCHAS: 01
PROPRIETÁRIO:		PREFEITURA MUNICIPAL DE UBIRATÃ	
DESENHO:		DATA: março 2024	FOLHA: 01 / 01