


A

B

C

D

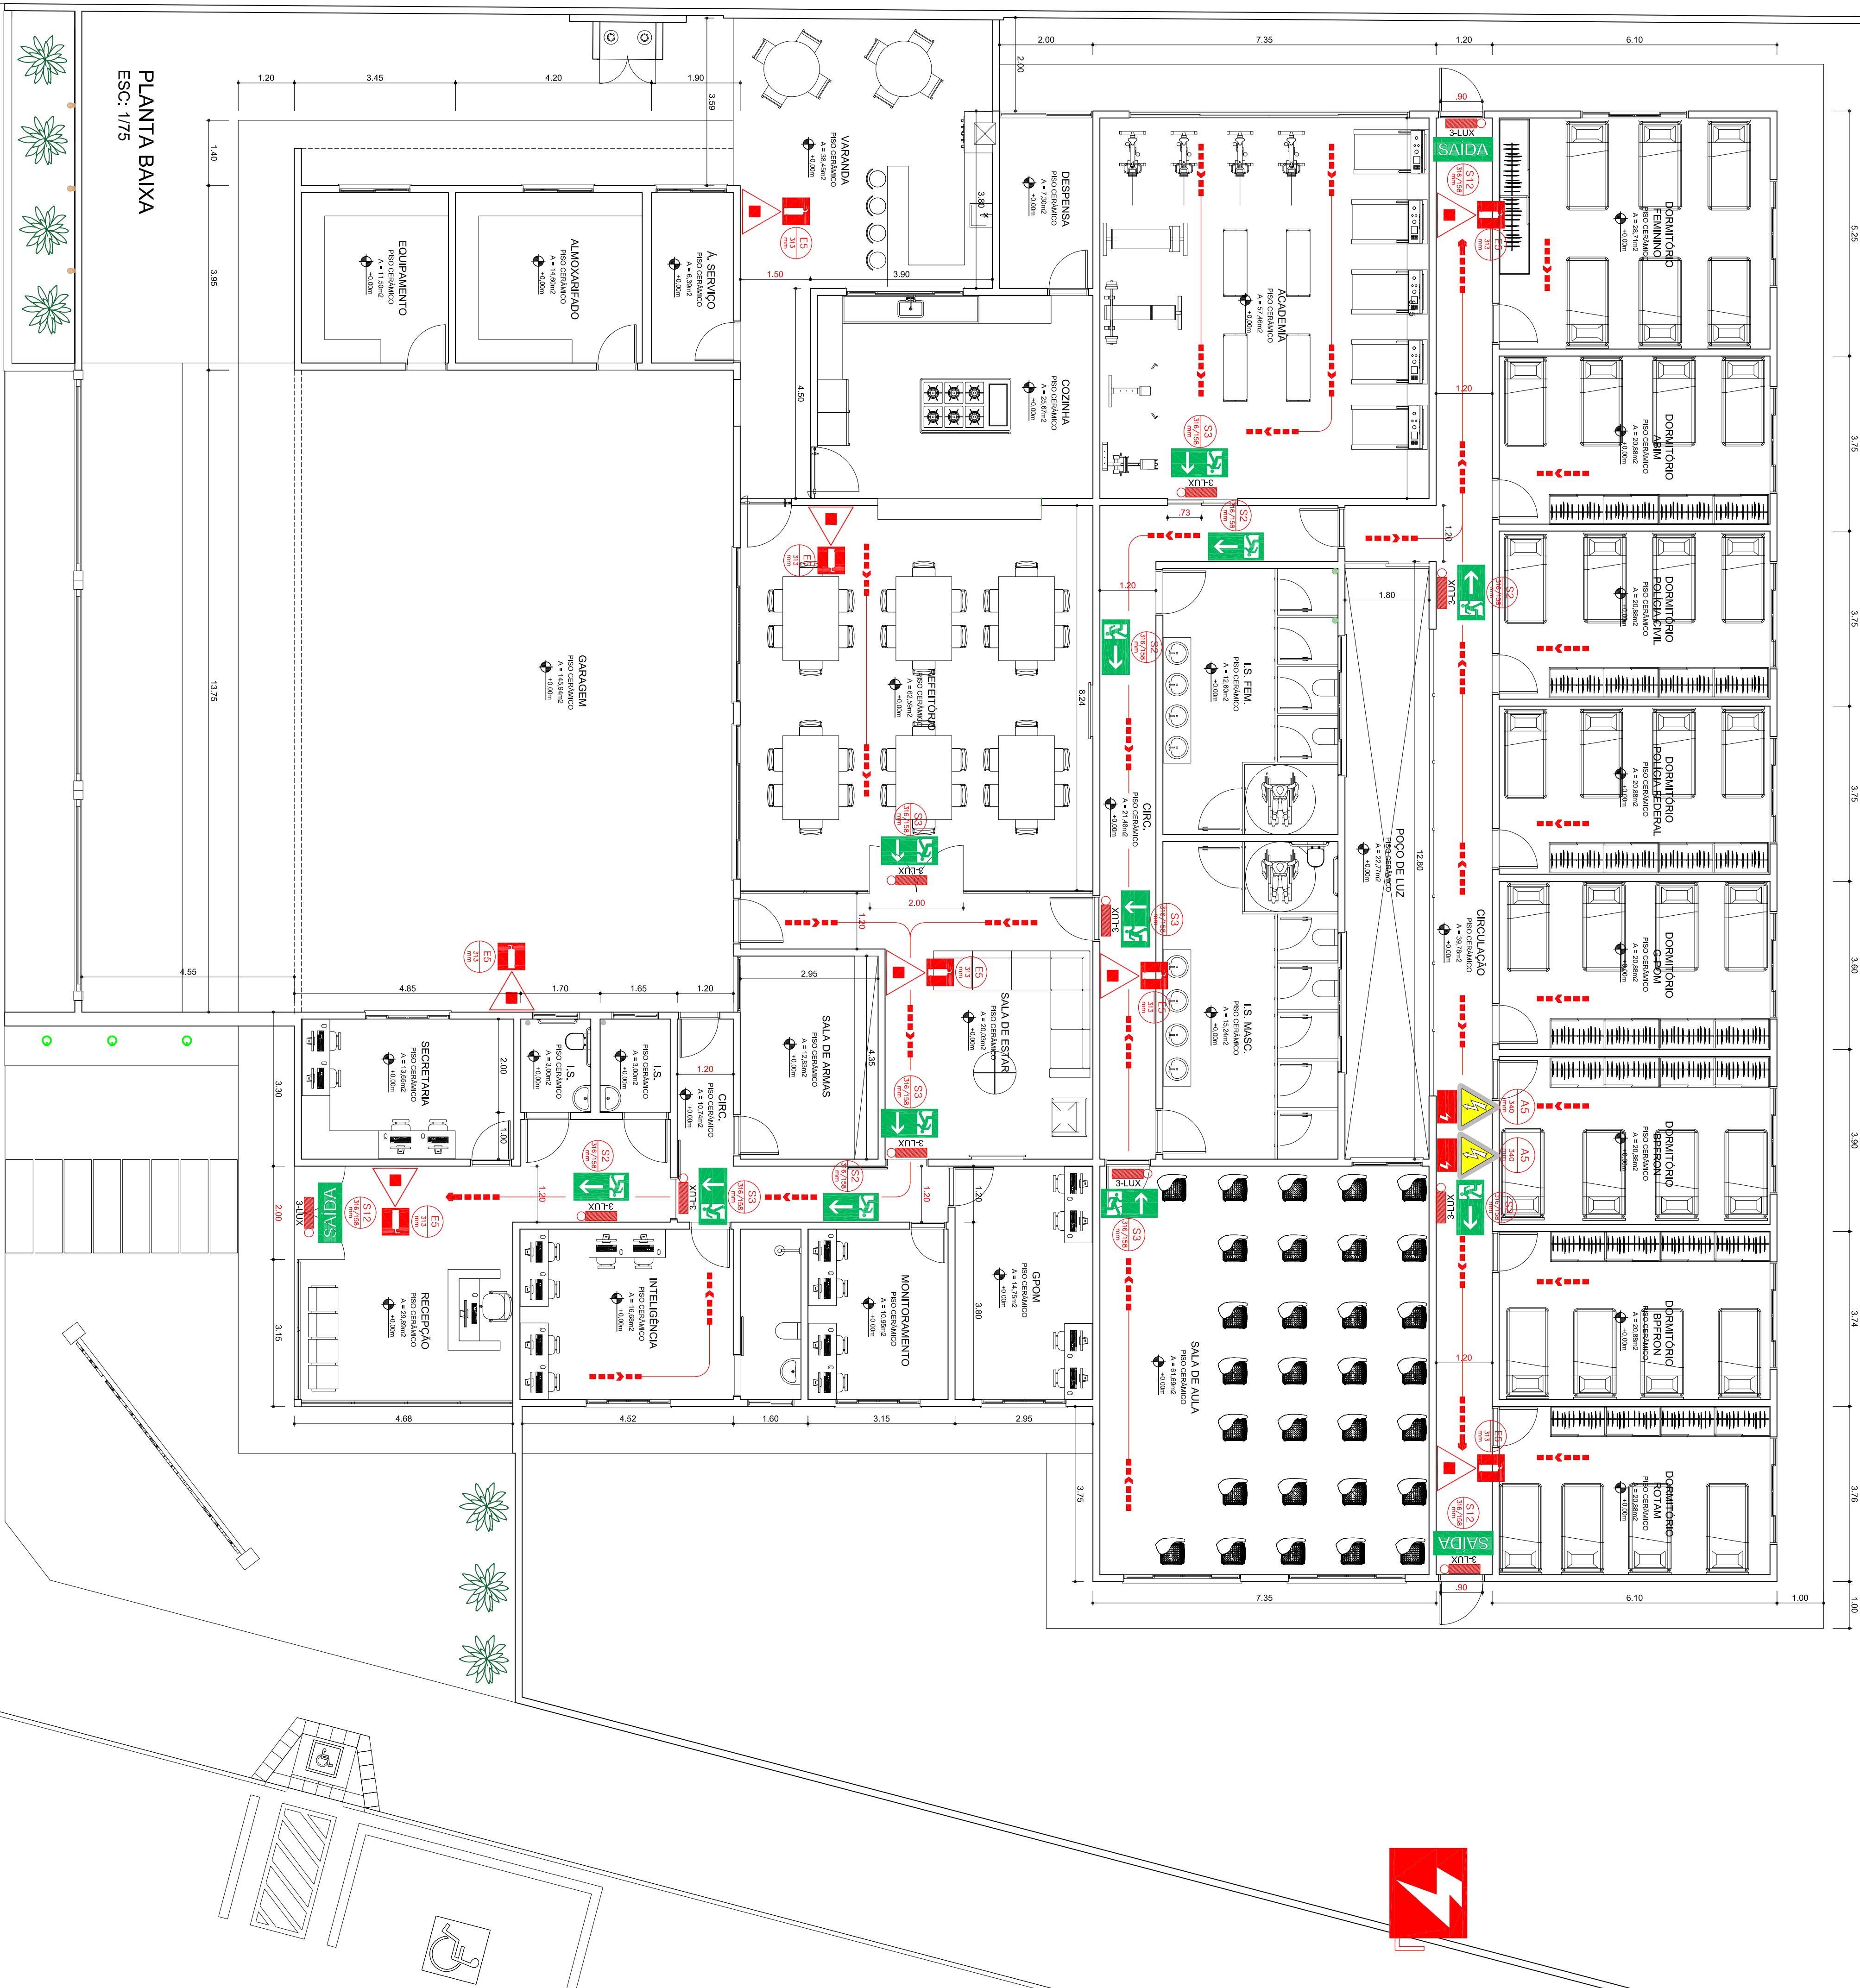

NOTA: NPT 018 - ILUMINAÇÃO DE EMERGÊNCIA

O SISTEMA DE ILUMINAÇÃO DE EMERGÊNCIA PARA A ESTA EDIFICAÇÃO ESTA PREVISTO PARA ATENDER AS CONDIÇÕES NECESSÁRIAS PARA O PROJETO E INSTALAÇÃO DO SISTEMA DE ILUMINAÇÃO DE EMERGÊNCIA EM EDIFICAÇÕES E ÁREAS DE RISCO, ATENDENDO AO PREVISTO NO CÓDIGO DE SEGURANÇA CONTRA INCÊNDIOS E PÂNICO DO CORPO DE BOMBEIROS DA POLÍCIA MILITAR DO PARANÁ

NOTA: NPT 020 - SINALIZAÇÃO DE EMERGÊNCIA

O SISTEMA DE SINALIZAÇÃO DE EMERGÊNCIA PARA A ESTA EDIFICAÇÃO, ESTA PREVISTO CONFORME AS CONDIÇÕES MÍNIMAS EXIGÍVEIS NA NPT 020, CONFORME O CÓDIGO DE SEGURANÇA CONTRA INCÊNDIOS E PÂNICO DO CORPO DE BOMBEIROS DA POLÍCIA MILITAR DO PARANÁ.

NOTA: NPT 021 - SISTEMA MÓVEL (EXTINTORES)

TODOS O SISTEMA MÓVEL (EXTINTORES) ESTA PREVISTO DE ACORDO PARA O COMBATE A PRINCÍPIOS DE INCÊNDIOS, ATENDENDO AS EXIGÊNCIAS DA NPT 021 DO CÓDIGO DE SEGURANÇA CONTRA INCÊNDIOS E PÂNICO DO CORPO DE BOMBEIROS DA POLÍCIA MILITAR DO PARANÁ.

NOTA: SAÍDA DE EMERGÊNCIA

5.5.4.7 É VEDADA A UTILIZAÇÃO DE PEÇAS PLÁSTICAS EM FECHADURAS, ESPELHOS, MAÇANETAS, DOBRADIÇAS E OUTROS, NAS PORTAS DOS SEGUINTES LOCAIS:

- A) ROTAS DE SAÍDAS;
- B) ENTRADA EM UNIDADES AUTÔNOMAS;
- C) SALAS COM CAPACIDADE ACIMA DE 50 PESSOAS.

5.5.4.8 A COLOCAÇÃO DE FECHADURAS NAS PORTAS DE ACESSO E DESCARGAS É PERMITIDA, DESDE QUE SEJA POSSÍVEL A ABERTURA PELO LADO INTERNO, SEM NECESSIDADE DE CHAVE ADICIONADO-SE QUE A ABERTURA PELO LADO EXTERNO SEJA FEITA APENAS POR MEIO DE CHAVE, DISPENSANDO-SE MAÇANETAS, ETC.

LEGENDA DE EQUIPAMENTOS UTILIZADOS:

 EXTINTORES PORTÁTEIS EXTINTOR DE GÁS DE HALOALC 22420-B/C	 ROTA DE FUGA SAÍDA FINAL DA ROTA DE FUGA
 ILUMINAÇÃO DE EMERGÊNCIA PONTO DE ILUMINAÇÃO DE EMERGÊNCIA 3-UX - LOCAS PLANOS ILUMINAÇÃO DE EMERGÊNCIA TIPO HOLOCORTE	 SINALIZAÇÃO DE EMERGÊNCIA ORIENTAÇÃO E SALVAMENTO DST: MAX. DE OBSERVAÇÃO: 10m SÍMBOLO DE EQUIPAMENTOS DE COMBATE A INCÊNDIOS E ALARME DST: MAX. DE OBSERVAÇÃO: 10m PROIBIÇÃO DE ALERTA DST: MAX. DE OBSERVAÇÃO: 10m
 SISTEMA ELÉTRICO QUADRO DE DISTRIBUIÇÃO DE LUC (QDU)	

HISTÓRICO DE ATUALIZAÇÃO/SUBSTITUIÇÃO DO PSS

Data	Discriminação da atualização/ substituição	Nº do PSS

Onde/Endereço: **BASE OPERACIONAL INTEGRADA**

MAQUETE: S/Nº 107E 0304MDA-01

VILA RURAL, QUERÊNCIA UNIDA, QUERÊNCIA DO NORTE - PR.

Área: 1.104,30M²

Propriedade: PREFEITURA MUNICIPAL DE QUERÊNCIA DO NORTE

Planta: 02

Conteúdo da Planta: PLANTA BAIXA

04

Legenda e Notas: LEGENDA E NOTAS

Detalhes: DETALHES

Responsável Técnico: ARQUITETO EMBUSCA/CA/16.46894-4

Escala: 1/100

Data: 11/2021