
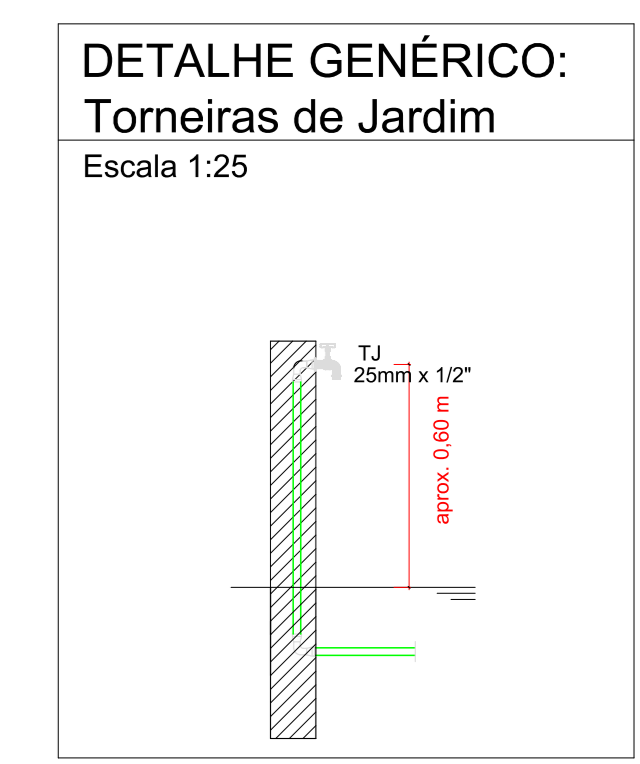


1 PLANTA BAIXA - PROJETO HIDRÁULICO
Escala 1/100

Legenda	
Alimentação de água fria	
TJ	
Torneira de jardim - 25mm	


Lista de materiais	
Alimentação de água fria	
Aparelho	
Kit Hidrometro, cavalete, caixa	1 pç
25mm	1 pç
Torneira de jardim	3 pç
25mm - 1/2"	
PVC rígido soldável	
Joelho 90° soldável	4 pç
25 mm	
Joelho 45° soldável	2 pç
25 mm	
Tª 90° soldável	2 pç
25 mm	
Tubos	70,77 m
25 mm	
PVC soldável azul c/ bucha latão	
Joelho 90° soldável com bucha de latão	3 pç
25 mm - 1/2"	
Vão de escavação + reaterro com preparação do fundo com areia	
30x40	70,77 m
Base das torneiras	
Tubo	3,60 m
150 mm	
Concreto	0,064 m³
Tinta	0,2 litros

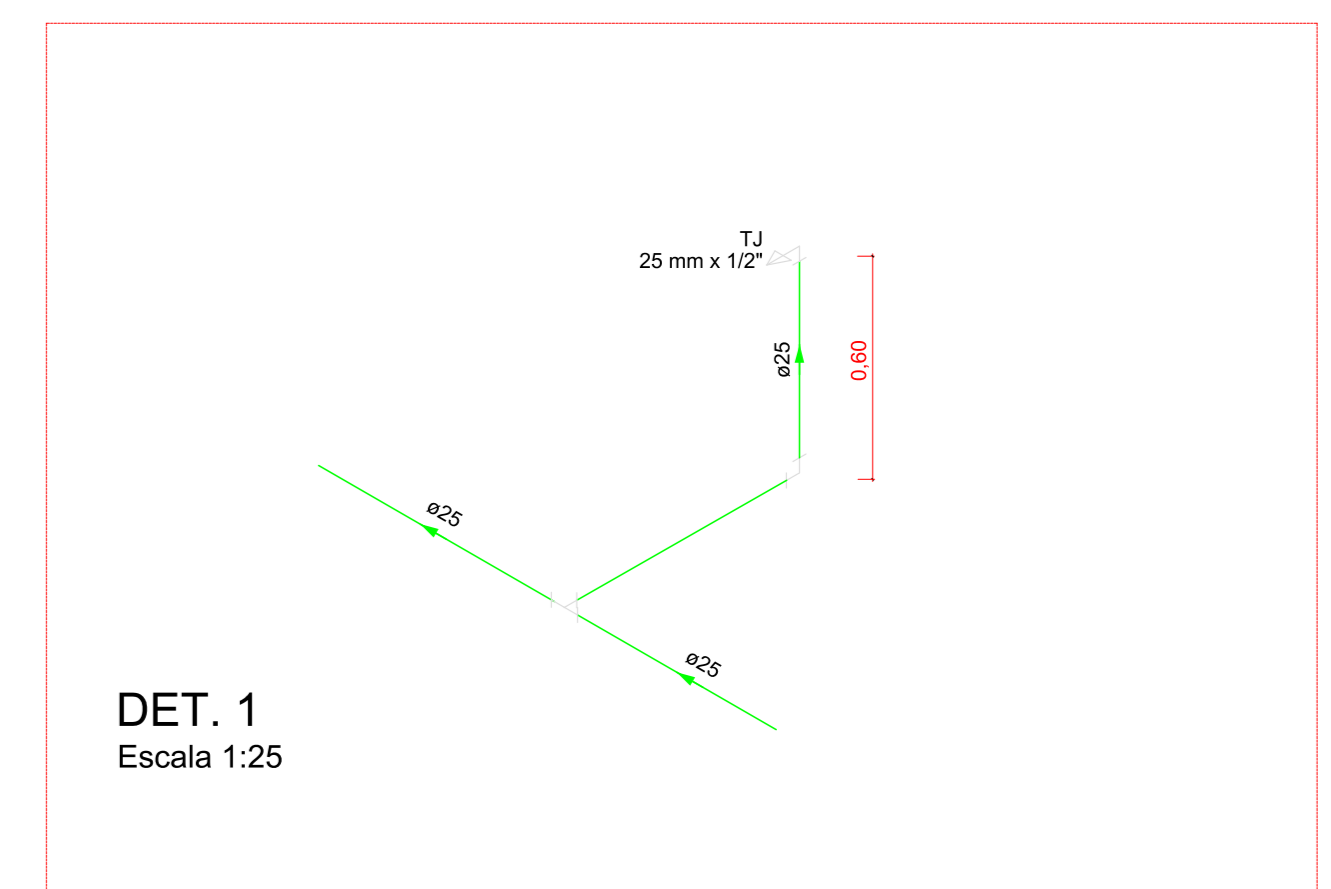

Execução da base das torneiras: encher um tubo PVC de 150mm com concreto para formar o suporte das torneiras, sendo 0,50m abaixo do solo e 0,70 acima, totalizando 1,20m por torneira. Após a cura do concreto, retirar tubo e aplicar pintura em tinta acrílica na cor verde em duas demãos.

OBS: CONFIRMAR NECESSIDADE DE EXTENSÃO DE REDE DE ESGOTO/ÁGUA FRIA.
A EXECUÇÃO DE EXTENSÃO SERÁ A CARGO DO MUNICÍPIO.

CONVENÇÃO GERAL
AF - REDE DE ÁGUA FRIA
AL - REDE DE ALIMENTAÇÃO PREDIAL

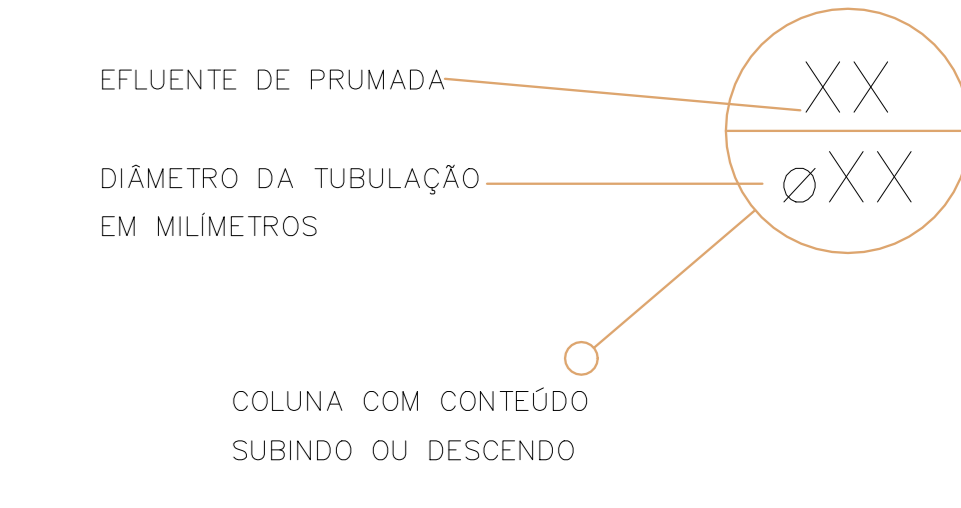

- NOTAS
- DIÂMETROS DAS TUBULAÇÕES DE PVC EM MILÍMETROS.
 - OBSERVAR CONCRETAGEM DE TUBOS E CONEXÕES COM ELEMENTOS ESTRUTURAIS.
 - TODAS AS TUBULAÇÕES DE ÁGUA E PLUVIAL SERÃO EM PVC RÍGIDO.
 - PARA EFEITOS DE EXECUÇÃO, ATENTAR-SE AOS DETALHAMENTOS.
 - CASO HAJA DÓVIDAS, CONSULTAR O PROJETISTA RESPONSÁVEL ANTECIPADAMENTE A EXECUÇÃO.

PREFEITURA DE PARANAVÁI Rua São João, 100 - Centro São João do Boqueirão, Paraná	PROJETO DE INST. HIDRÁULICAS		
	OBRA: CONSTRUÇÃO DE CAMPO DE FUTEBOL, PLAYGROUND E ATJ <small>NOTA: O REFERIDO PROJETO TRATA-SE DE UMA ADAPTAÇÃO DE PROJETO PADRÃO</small>		
	ENDEREÇO: AV. CARLOS GOMES, S/N, JARDIM SÃO JORGE - PARANAVÁI/PR - 87.711-040		
	RESPONSÁVEL TÉCNICO: Eng. Civil Sara Andreza Consani CREA-PR: 167662/D		
FRANQUIA: Projeto de Instalações Água Fria			
ESCALA: Indicada	UNIDADE: -	CONJUNTO: X	
PROPRIETÁRIO: Prefeitura Municipal de Paranavai PR			
DESENHO: Sara	DATA: 04/11/2025	FOLHA: 02/02	