



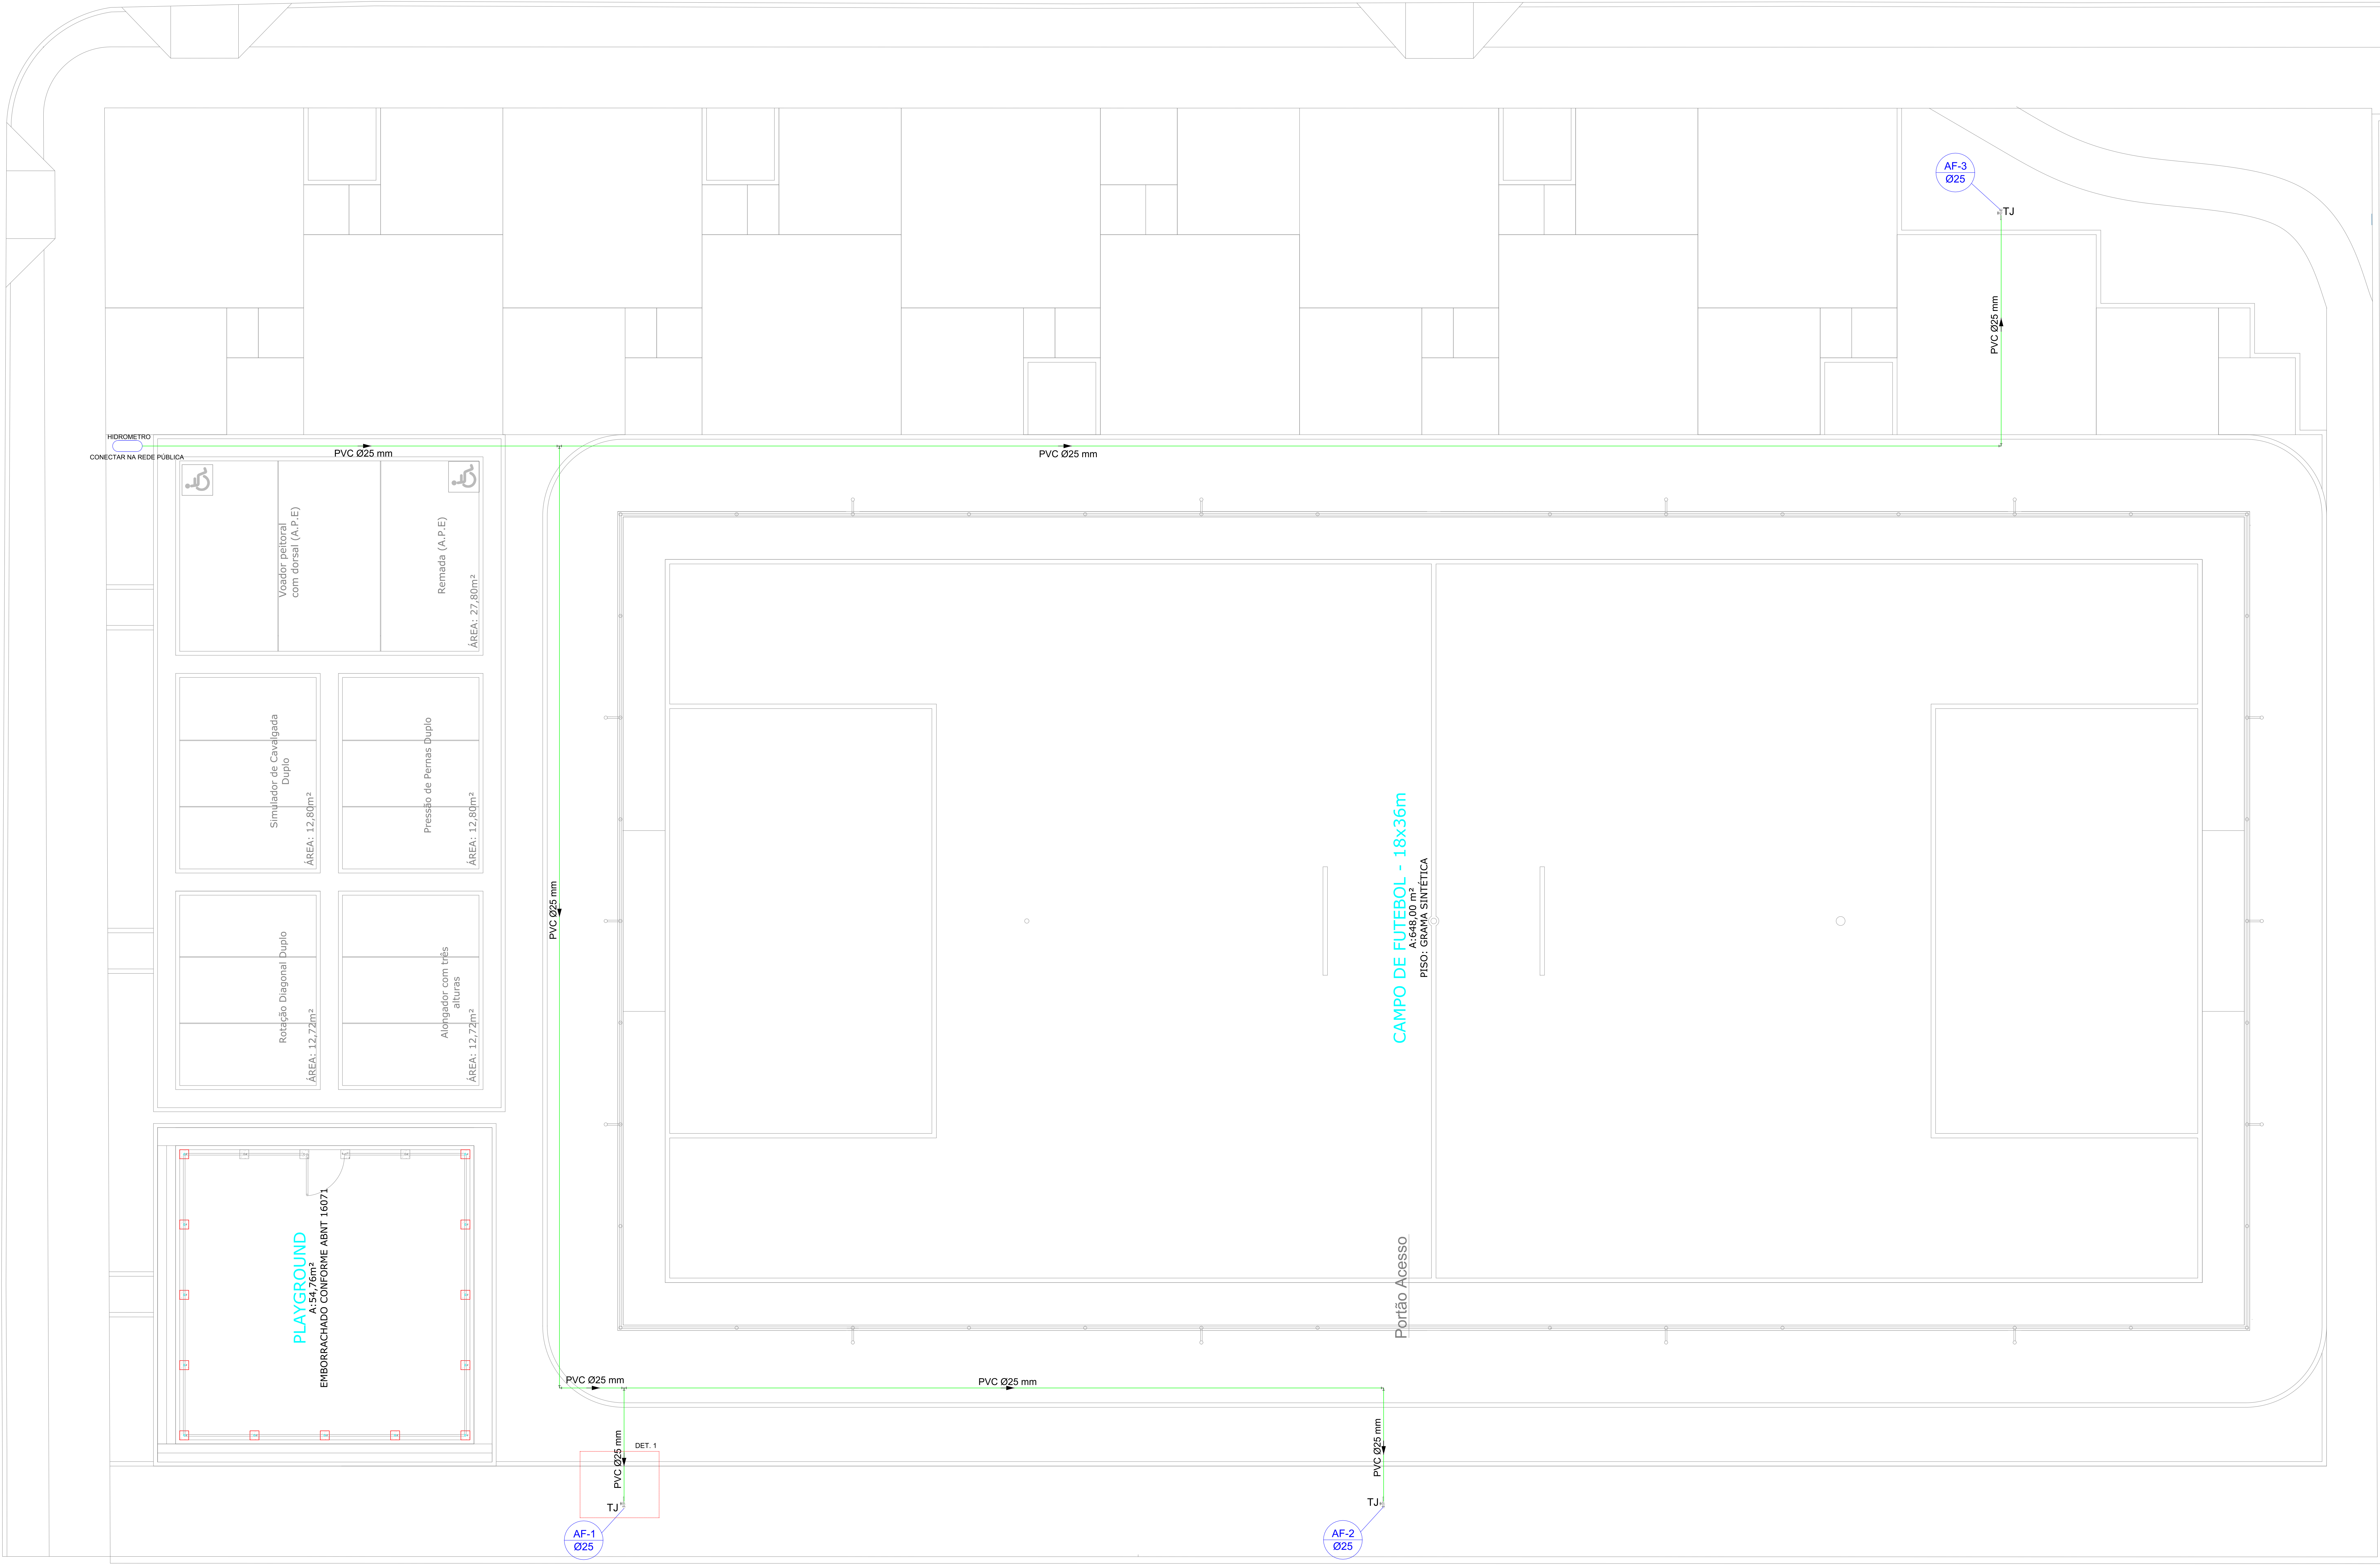

1 PLANTA BAIXA - PROJETO HIDRÁULICO
Escala 1/50

Legenda
Alimentação de água fria
TJ
Torneira de jardim - 25mm

Lista de materiais		
Alimentação de água fria		
Aparelho		
Kit Hidrometro, cavalete, caixa	1	pc
25mm		
Torneira de jardim	3	pc
25mm - 1/2"		
PVC rígido soldável		
Joelho 90° soldável	6	pc
25 mm		
Tê 90° soldável	2	pc
25 mm		
Tubos	86,53	m
25 mm		
PVC soldável azul c/ bucha latão		
Joelho 90° soldável com bucha de latão	3	pc
25 mm- 1/2"		
Vala de escavação + reaterro com preparação do fundo com areia		
30x40	86,53	m
Base das torneiras		
Tubo		
150 mm	3,60	m
Concreto	0,064	m³
Tinta	0,2	litros

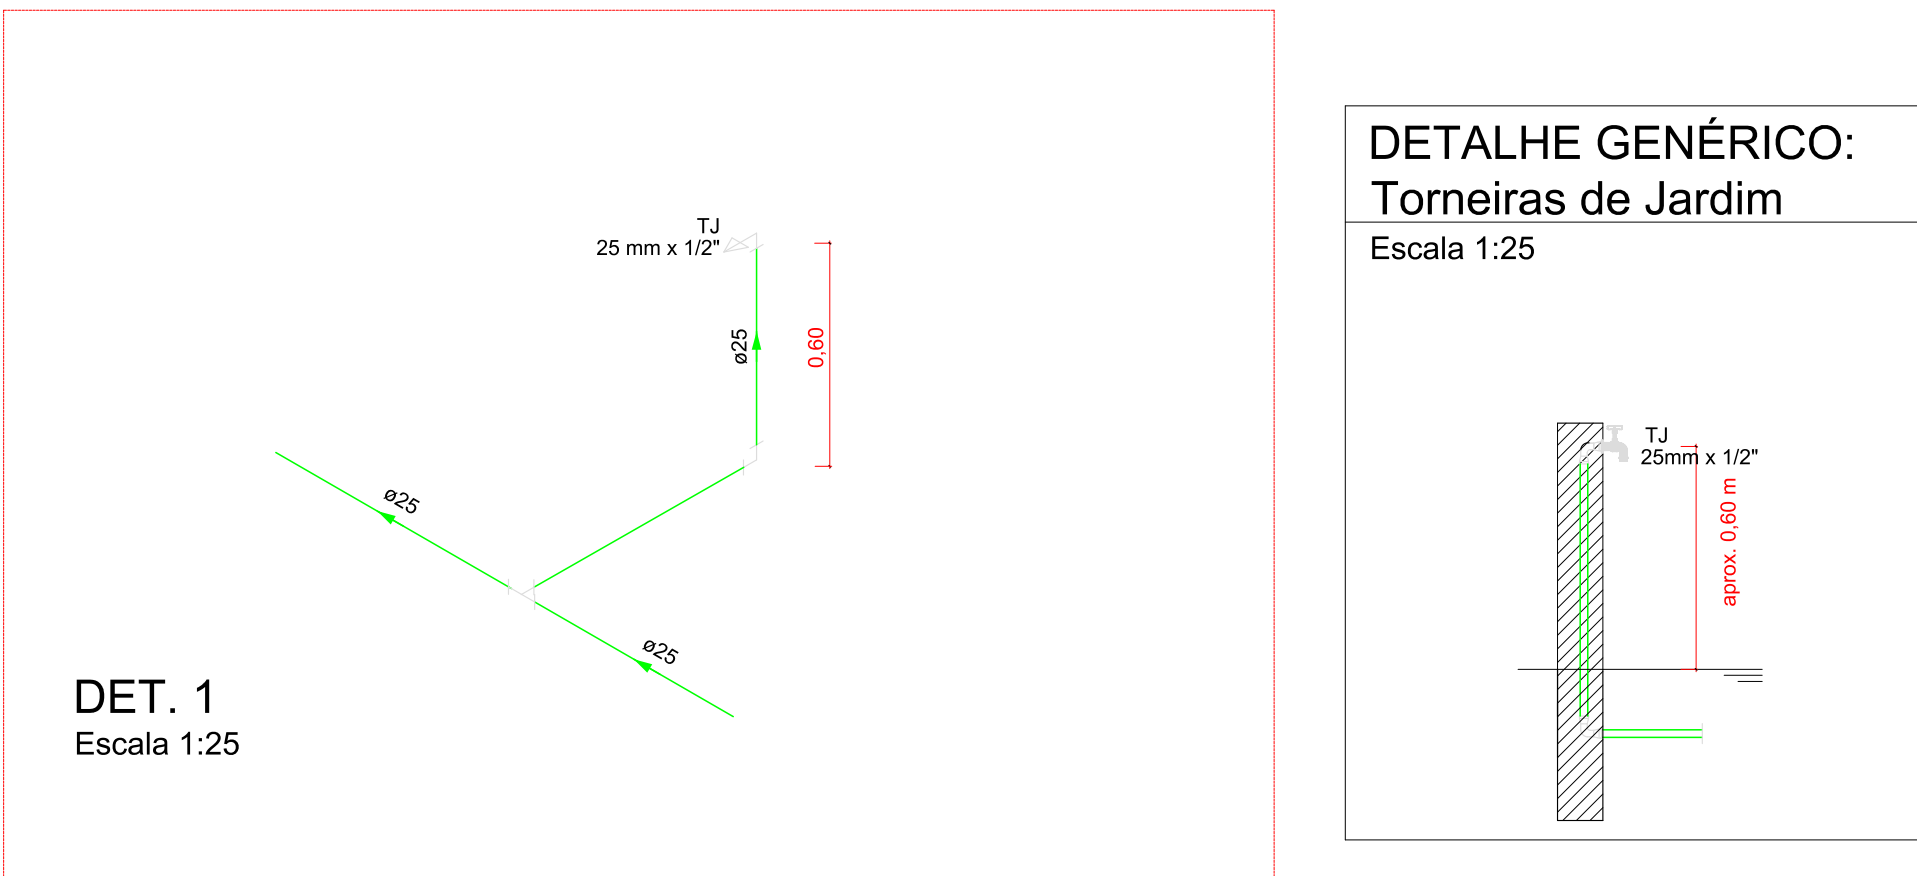


Execução da base das torneiras: encher um tubo PVC de 150mm com concreto para formar o suporte das torneiras, sendo 0,50m abaixo do solo e 0,70 acima, totalizando 1,20m por torneira. Após a cura do concreto, retirar tubo e aplicar pintura em tinta acrílica na cor verde em duas demãos.

OBS.: CONFIRMAR NECESSIDADE DE EXTENSÃO DE REDE DE ESGOTO/ÁGUA FRIA.
A EXECUÇÃO DE EXTENSÃO SERÁ A CARGO DO MUNICÍPIO.

CONVENÇÃO GERAL
AF - REDE DE ÁGUA FRIA
AL - REDE DE ALIMENTAÇÃO PREDIAL

NOTAS

- DIÂMETROS DAS TUBULAÇÕES DE PVC EM MILÍMETROS.
- OBSERVAR CONCRETAGEM DE TUBOS E CONEXÕES COM ELEMENTOS ESTRUTURAIS.
- TODAS AS TUBULAÇÕES DE ÁGUA E PLUVIAL SERÃO EM PVC RÍGIDO
- PARA EFEITOS DE EXECUÇÃO, ATENTAR-SE AOS DETALHAMENTOS.
- CASO HAJA DÓVDAS, CONSULTAR O PROJETISTA RESPONSÁVEL ANTECIPADAMENTE A EXECUÇÃO.

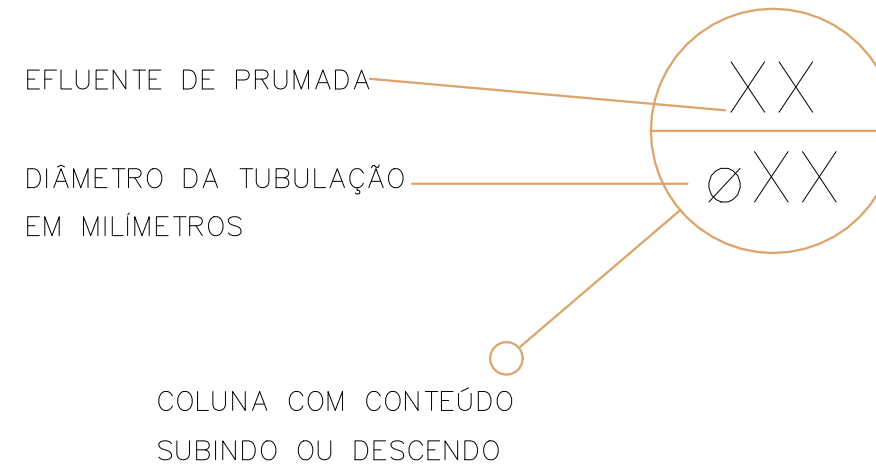

PROJETO DE INST. HIDRÁULICAS

PREFEITURA DE PARANAVAI Rua Municipal, 100 - Centro - Paranavai/PR Secretaria de Desenvolvimento Urbano	OBRAS:	CONSTRUÇÃO DE CAMPO DE FUTEBOL, PLAYGROUND E ATJ	
	ENGENHEIRO:	RUA MARIO MIOLA, S/N, RES. LUIZ LORENZETTI - PARANAVAI/PR - 87.712-509	
	RESPONSÁVEL TÉCNICO:	Eng. Civil Sara Andressa Consani	CREA/PR: 167662/D
	PRANCHAS:	Projeto de Instalações Água Fria	
	ESCALA:	Indicada	UNIDADE: -
	PROPRIETÁRIO:	Prefeitura Municipal de Paranavai/PR	CONJUNTO: X
DESENHO: Sara		DATA: 04/11/2025	FOLHA: 02/02