



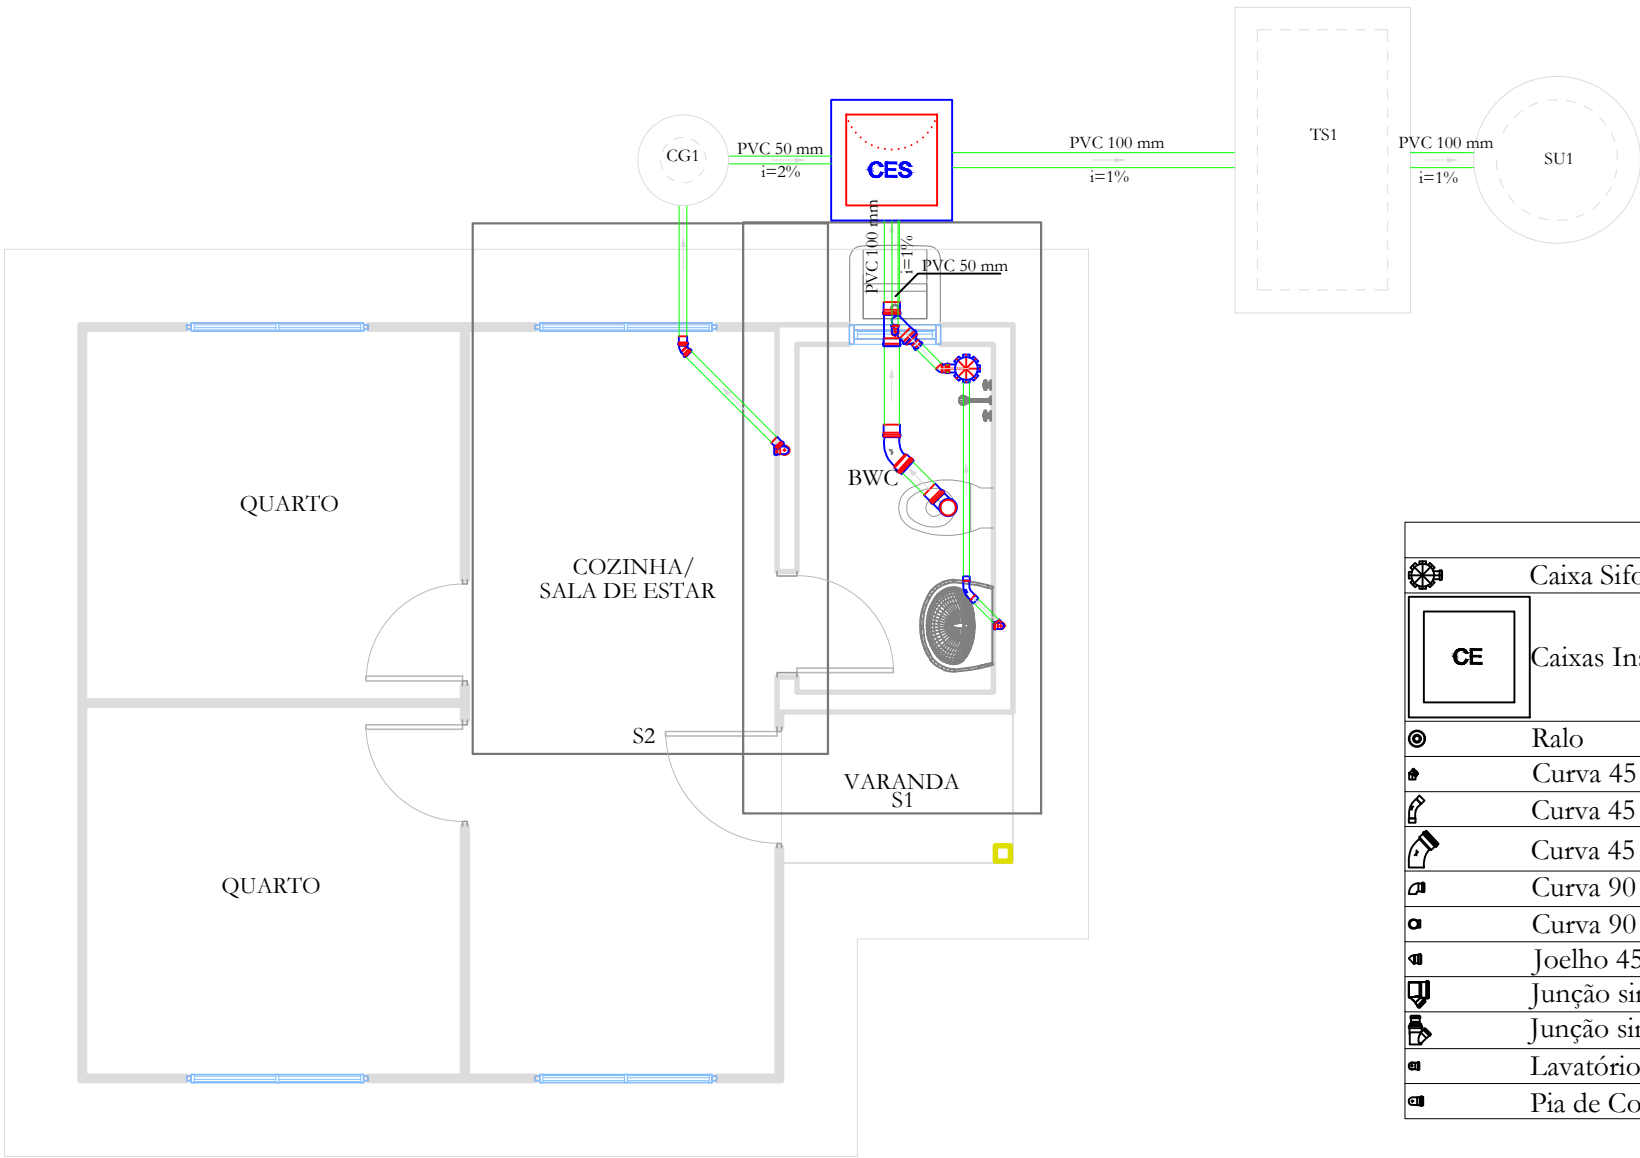


Legenda	
	Caixa Sifonada
	Caixas Inspeção Esgoto Simples
	Ralo
	Curva 45
	Curva 45 longa Amanco
	Curva 45 curta Amanco
	Curva 90 curta
	Curva 90 curta- coluna
	Joelho 45
	Junção simples
	Junção simples c/ redução
	Lavatório Residencial com sifão
	Pia de Cozinha Residencial com sifão 50mm




Detalhe S2
Escala 1:25

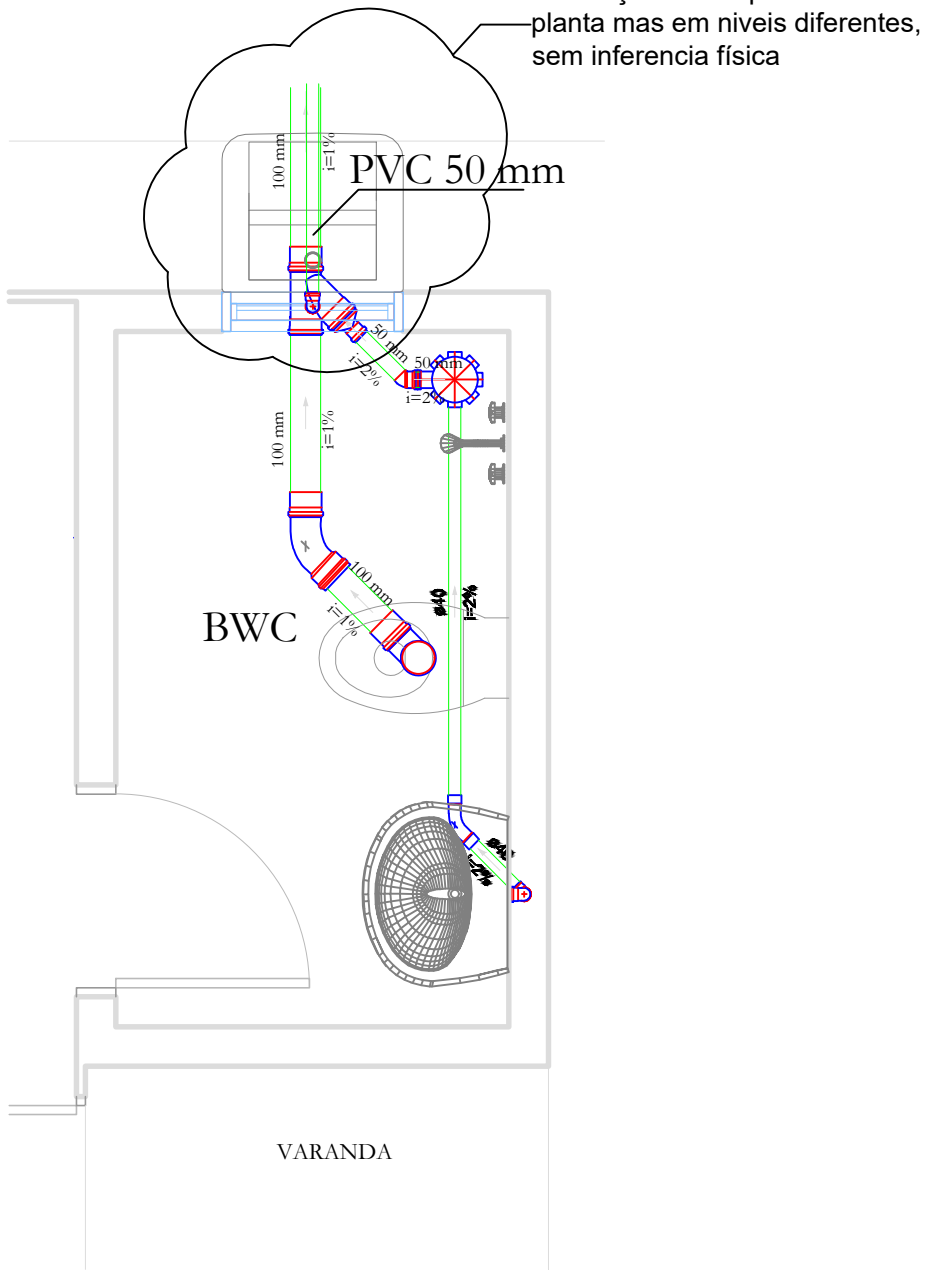


Detalhe S1
Escala 1:25

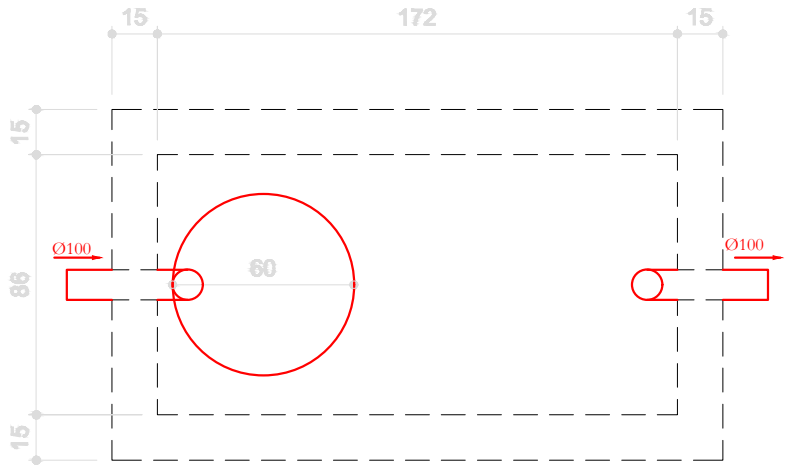


Tanque séptico
Planta baixa - ESC. 1:25

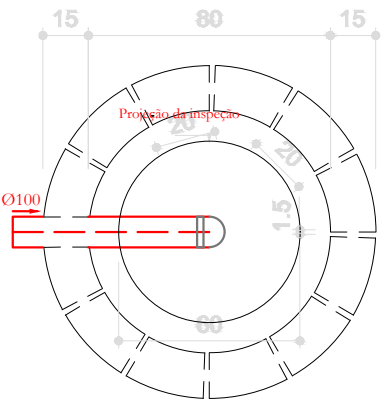

Sumidouro
Planta baixa - ESC. 1:25

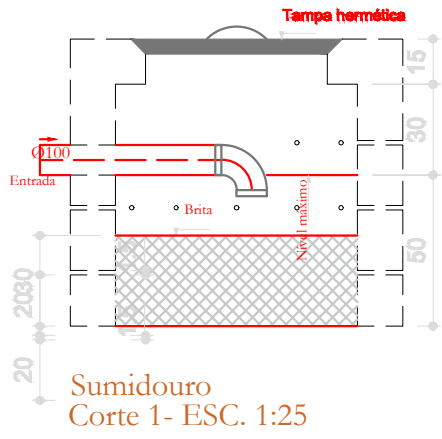

Sumidouro
Corte 1- ESC. 1:25

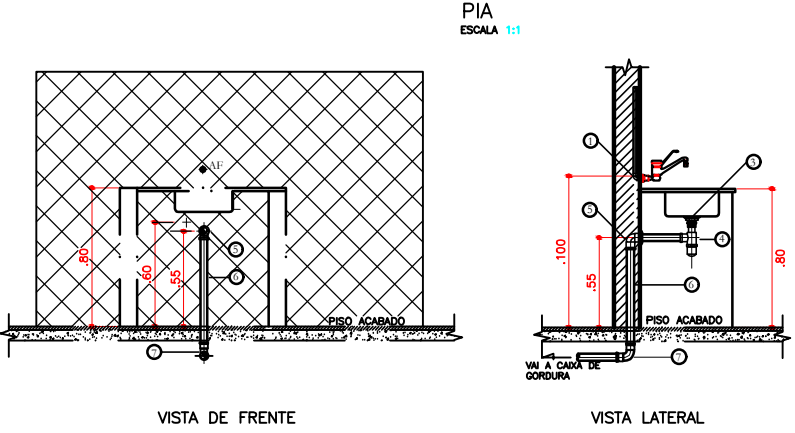


VISTA DE FRENTE


VISTA LATERAL

- LEGENDA
- 1- JOELHO 90° PVC SOLDÁVEL E COM ROSCA METÁLICA Ø 25mm/3/4
 - 2- LIGAÇÃO FLEXÍVEL
 - 3- VALVULA DE ESCOAMENTO PARA LAVATÓRIO
 - 4- SIFÃO PARA LAVATÓRIO Ø1x1 1/2"
 - 5- JOELHO 90° PVC SOLDÁVEL E COM ROSCA Ø 40mm/1 1/2"
 - 6- TUBO PVC PARA ESGOTO SECUNDÁRIO Ø 40mm
 - 7- CURVA 90° PVC CURTA Ø 40mm

LAVATÓRIO DE COLUNA
ESCALA 1:1

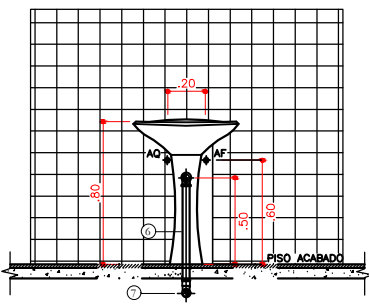


VISTA DE FRENTE

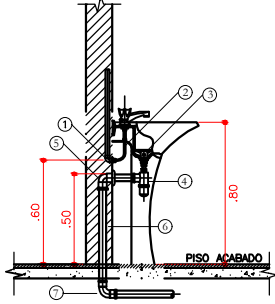


VISTA LATERAL

- LEGENDA
- 1- JOELHO 90° PVC SOLDÁVEL E COM ROSCA METÁLICA Ø 25mm/3/4
 - 2- LIGAÇÃO FLEXÍVEL
 - 3- VALVULA DE ESCOAMENTO PARA LAVATÓRIO
 - 4- SIFÃO PARA LAVATÓRIO Ø1x1 1/2"
 - 5- JOELHO 90° PVC SOLDÁVEL E COM ROSCA Ø 40mm/1 1/2"
 - 6- TUBO PVC PARA ESGOTO SECUNDÁRIO Ø 40mm
 - 7- CURVA 90° PVC CURTA Ø 40mm


DETALHE CAIXA DE INSPEÇÃO
ESC. 1:20

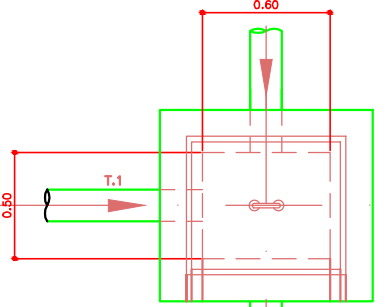


PLANTA
ESC. 1:20

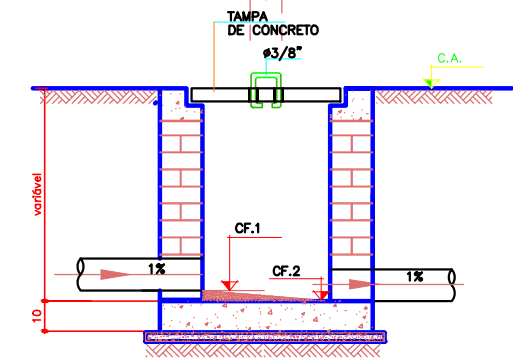


CORTE
ESC. 1:20

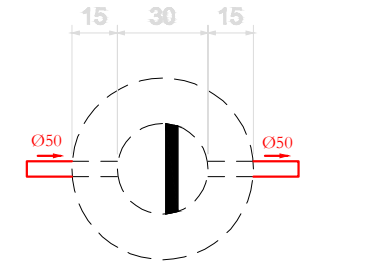

Caixa de gordura
Planta baixa - ESC. 1:25

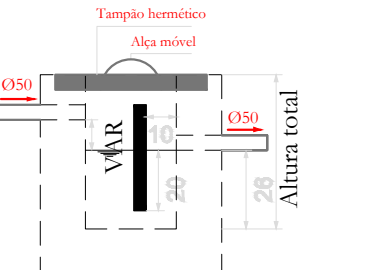

Caixa de gordura
Corte 1- ESC. 1:25

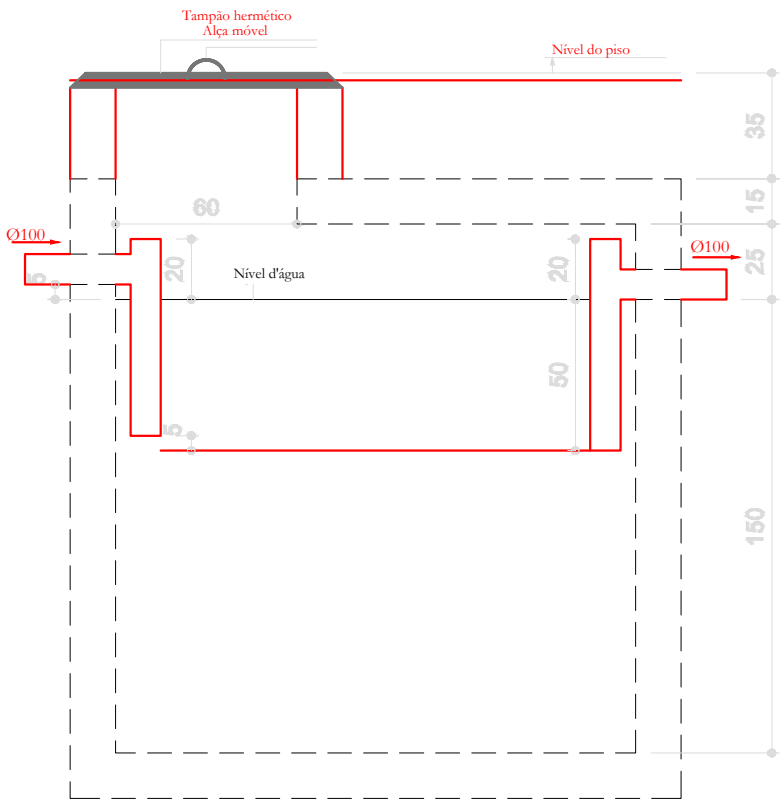

Tanque séptico
Corte 1- ESC. 1:25

APROVAÇÃO:

MUNICÍPIO DE REBOUÇAS
VIGILANCIA SANITÁRIA
APROVADO
10 de Abril de 2026
EDUARDO FERREIRA SANTOS
Engenheiro Civil
CREA 172.442/D

MUNICÍPIO DE REBOUÇAS
Sec. de Obras e Infraestrutura
APROVADO
10 de Abril de 2026
EDUARDO FERREIRA SANTOS
Engenheiro Civil
CREA 172.442/D

PROJETO HIDROSSANITÁRIO

EDIFICAÇÃO RESIDENCIAL EM PRÉ-FABRICADA EM CONCRETO

PREFEITURA MUNICIPAL DE REBOUÇAS

AUTORA DO PROJETO E RESPONSÁVEL TÉCNICA		SEC RESPONSÁVEL	DATA
HELLEN KARINE FERREIRA Engenheira Civil CREA 232.053/D		Paulo César Cabral Secretário de Obras e Infraestrutura/ Eng. Civil CREA 145.604/D	ABRIL/2026
LAERCIO ANTONIO CIPRIANO PREFEITO MUNICIPAL DE REBOUÇAS CPF: 937.977.379-04			LOCAL REBOUÇAS/PR
			ESCALA INDICADA
			DESENHO HELLEN KARINE FERREIRA
			PRANCHA



PREFEITURA MUNICIPAL DE REBOUÇAS
RUA JOSÉ AFONSO VIEIRA LOPES Nº 96, CENTRO REBOUÇAS-PR
CEP 84.550-000 - FONE: (42) 3457-1299

03/05
PLANTA BAIXA
DET. ISOMÉTRICOS

Consulte autenticidade do arquivo através do QR Code, ou copie e cole o link no navegador:
<https://reboucas.oxy.elotech.com.br/protocolo/consulta-autenticidade?identificador=e315442f-73b1-493e-8426-9832c6cad867>

