

AF-1
25 mm

PVC 25 mm

VEM DA REDE
HIDRÁULICA EXISTENTE

PLANTA BAIXA - PROJETO HIDRÁULICO SALA 01
ESCALA 1:50

Lista de materiais - TERREO		
Água fria		
Aparelho		
Torneira de lavatório	25 mm - 1/2"	1 pç
Metais		
Registro de gaveta bruto ABNT	3/4"	1 pç
PVC Acessórios		
Engate flexível plástico	1/2 - 30cm	1 pç
PVC rígido soldável		
Adapt sold.curto c/bolsa-rosca p registro	25 mm - 3/4"	2 pç
Joelho 90° soldável	25 mm	1 pç
Luva de correr p/ tubo	25 mm	1 pç
Tubos	25 mm	17.06 m
PVC soldável azul c/ bucha latão		
Joelho de redução 90° soldável com bucha de latão	25 mm- 1/2"	1 pç

Legenda - TERREO
<input checked="" type="checkbox"/> Registro bruto gaveta ABNT c/PVC soldável


Legenda de condutos - TERREO
Água fria

Lista de Materiais	
PVC Esgoto	
Joelho 45° 40 mm	1 pç
Joelho 90° 40 mm	1 pç
Joelho 90 c/anel p/ esgoto secundário 40 mm - 1.1/2"	1 pç
Tubo rígido c/ ponta lisa 40 mm	6.00 m

LIGAR NA REDE DE
ESGOTO EXISTENTE

PVC 40 mm
i=2%

PLANTA BAIXA - PROJETO SANITÁRIO SALA 01
ESCALA 1:50

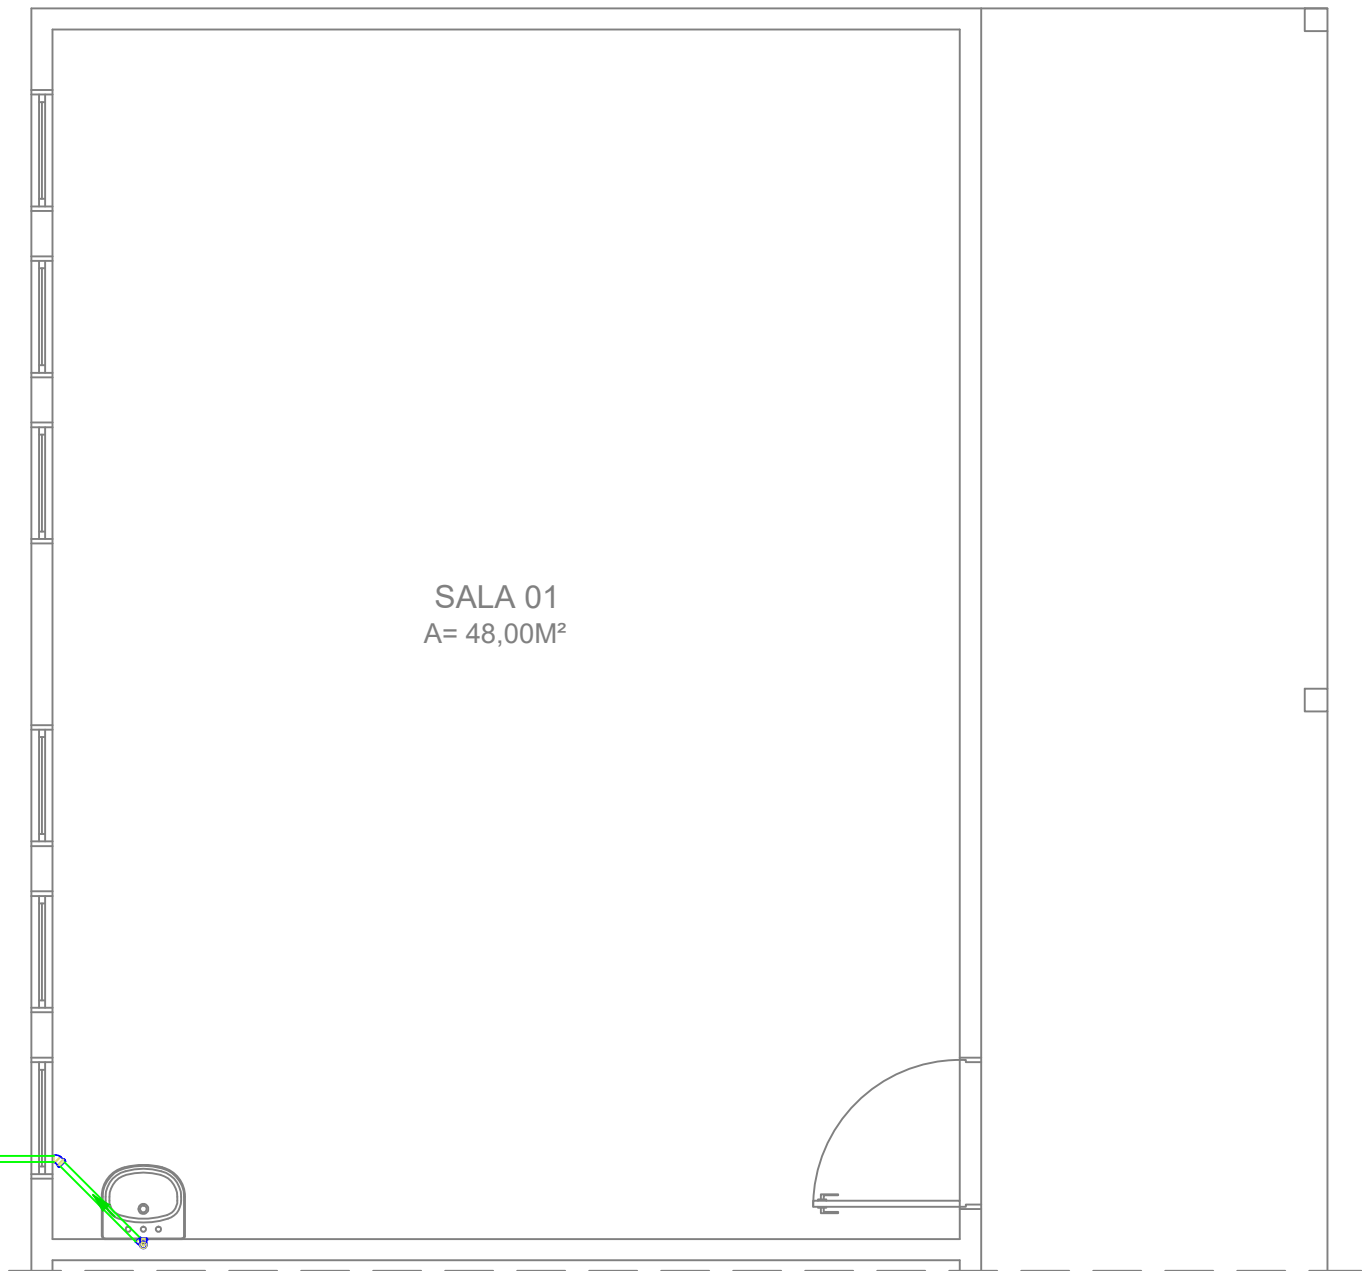

SALA 01
A= 48,00M²

AMURES



ASSOCIAÇÃO DE MUNICÍPIOS
DA REGIÃO SERRANA

PREFEITURA MUNICIPAL DE
URUPEMA (SC)

06/13

ASSESSORIA TÉCNICA

OBRA :

PROJETO:

James Andre Clauberg
Eng. Civil - CREA 45.160-6

PREFEITA:

Cristiane Muniz Pagani Almeida

Projeto Hidráulico e
Sanitário da Ampliação
Escola do Cedro

Planta Baixa - Projeto Sanitário Sala 01
Planta Baixa - Projeto Hidráulico Sala 01
Listas de Materiais
Legendas

DESENHO :

Mariane de Moraes Mota

Escala:

Como indicado

DATA :

DEZ/2024