




Detalhe Altura das Instalações Hidráulicas
S/ESC

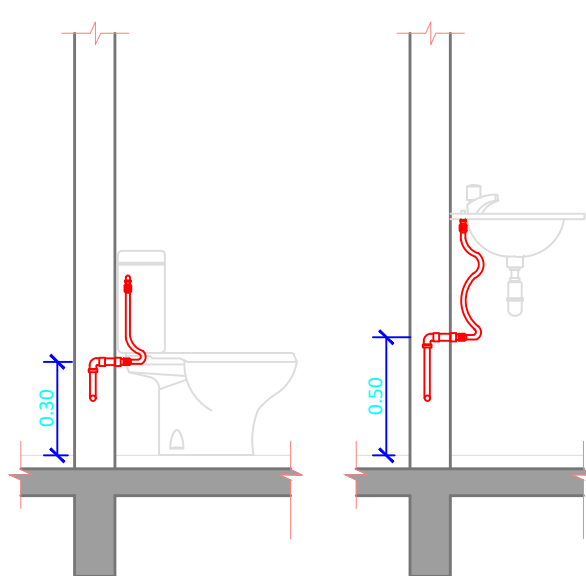


DETALHE BANHO
S/ESC

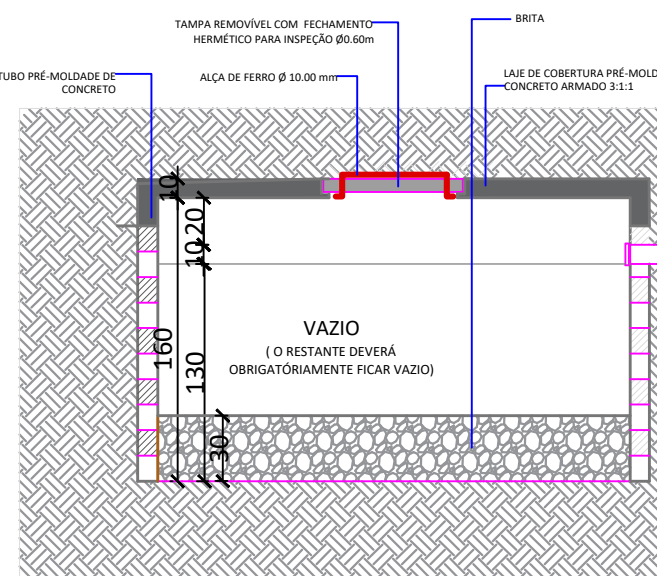

CORTE SUMIDOURO
S/ESC

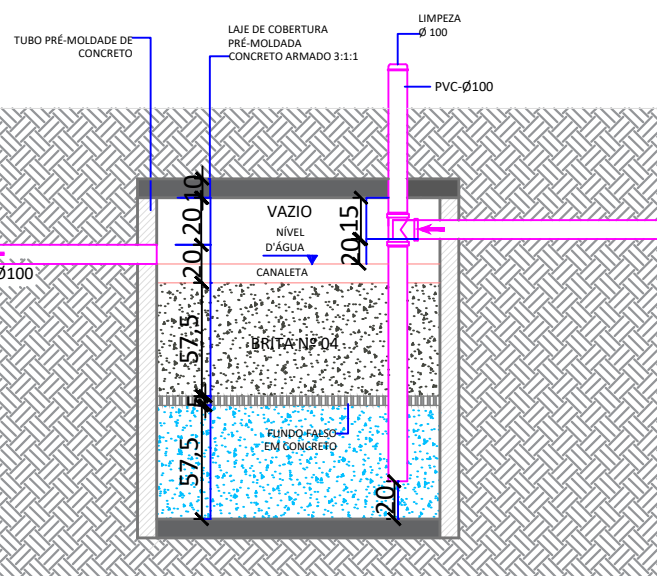

CORTE FILTRO ANAERÓBIO
S/ESC

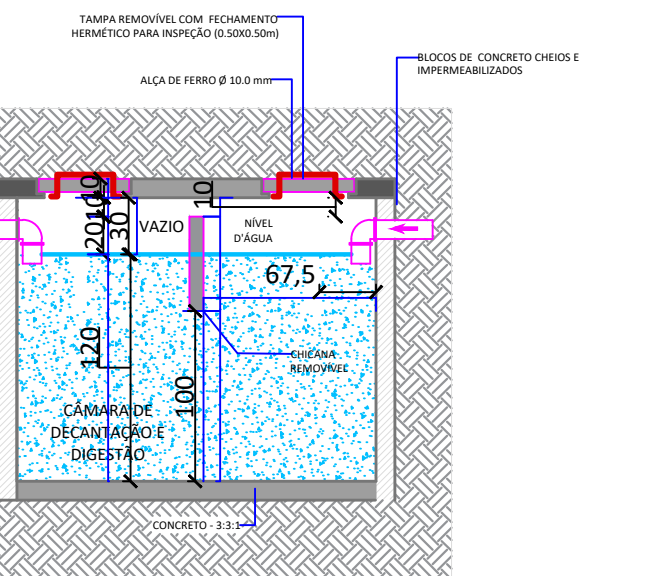



CORTE FOSSA SÉPTICA
S/ESC

LEGENDA HIDRÁULICA	
(T.A.F.)	TUBULAÇÃO DE ÁGUA FRIA
(T.A.Q.)	TUBULAÇÃO DE ÁGUA QUENTE
(T.A.R.)	TUBULAÇÃO DE ÁGUA REAPROVEITADA
(T.A.F.)	TUBO DE QUEDA ESGOTO/ÁGUA FRIA/VENTILAÇÃO/ÁGUAS PLUVIAIS
(R.G.A.F.)	REGISTRO GAVETA ÁGUA FRIA
(R.G.A.Q.)	REGISTRO GAVETA ÁGUA QUENTE
(R.G.)	REGISTRO DE ÁGUA FRIA
(R.A.Q.)	REGISTRO DE ÁGUA QUENTE
T	TORNEIRA
TM	TORNEIRA MÁQUINAS
CA	CAIXA ACOPLADA
LV	LAVATÓRIO


LEGENDA SANITÁRIA	
(C.I.)	CAIXA DE INSPEÇÃO
(C.G.)	CAIXA DE GORDURA
(RS)	CAIXA SIFONADA (RS)
(TE)	TUBULAÇÃO DE ESGOTO 100mm
(TV)	TUBULAÇÃO DE VENTILAÇÃO
(TE)	TUBULAÇÃO DE ESGOTO 40 e 50 mm

INCLINAÇÃO PARA TUBOS Ø 150mm -> I = 1%
INCLINAÇÃO PARA TUBOS Ø 100mm -> I = 2%
INCLINAÇÃO PARA TUBOS Ø 75mm -> I = 2%
INCLINAÇÃO PARA TUBOS Ø 50mm -> I = 2%


Abastecimento da caixa d'água
Instalações Hidráulicas
ESC = 1 : 50

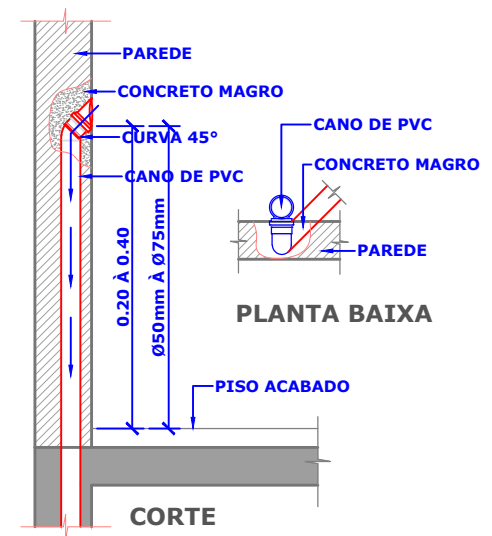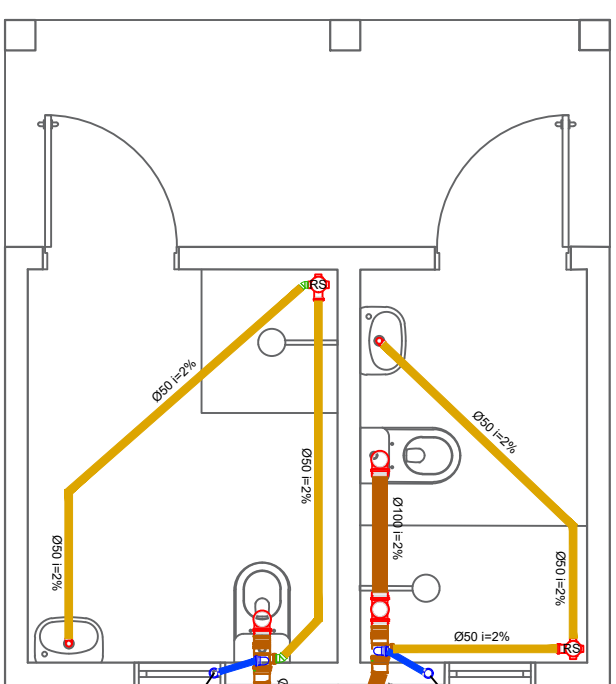


DETALHE SAÍDA EMBUTIDA
S/ESC

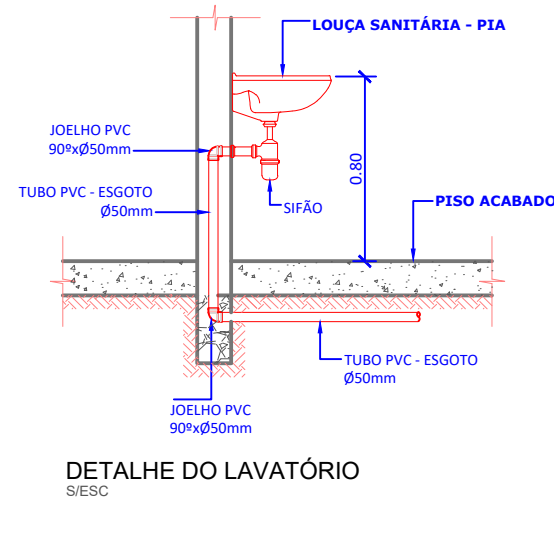


DETALHE DO LAVATÓRIO
S/ESC

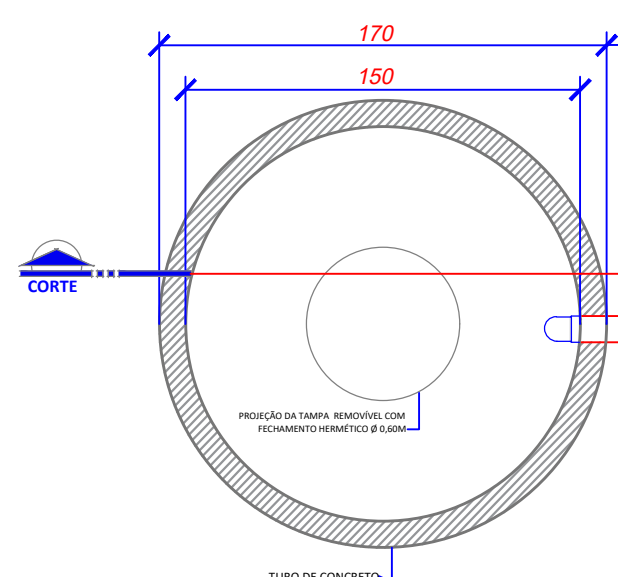

PLANTA BAIXA SUMIDOURO
S/ESC

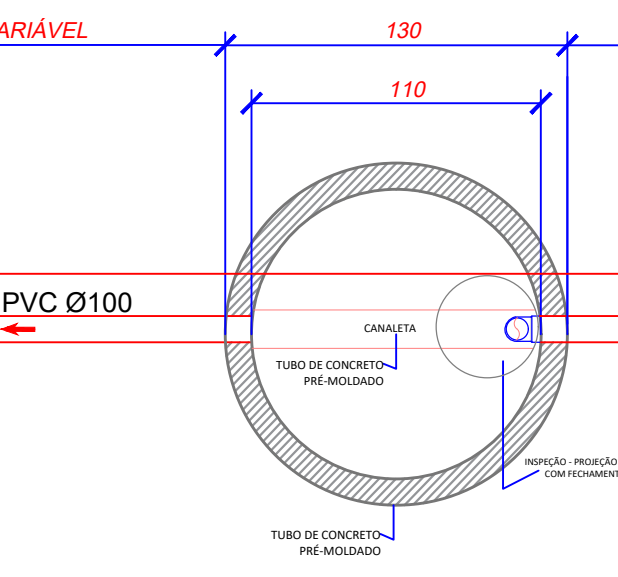

PLANTA BAIXA FILTRO ANAERÓBIO
S/ESC

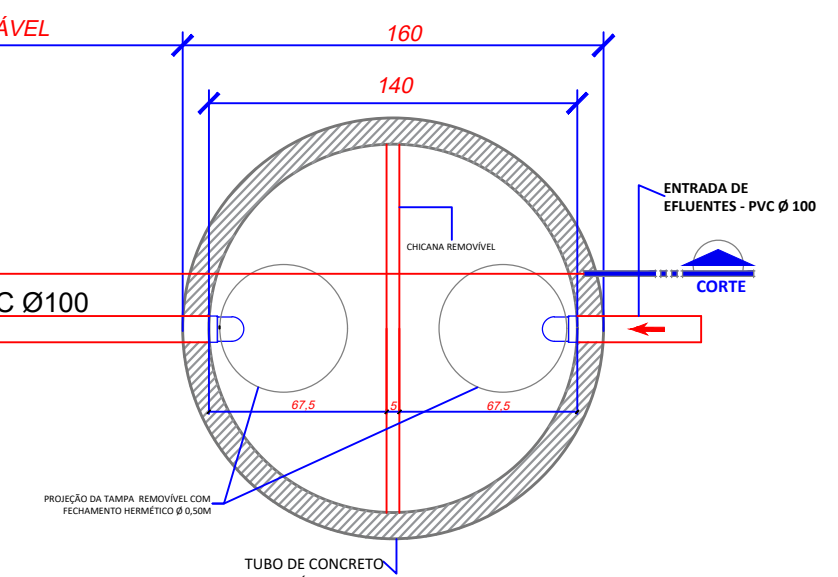

PLANTA BAIXA FOSSA SÉPTICA
S/ESC



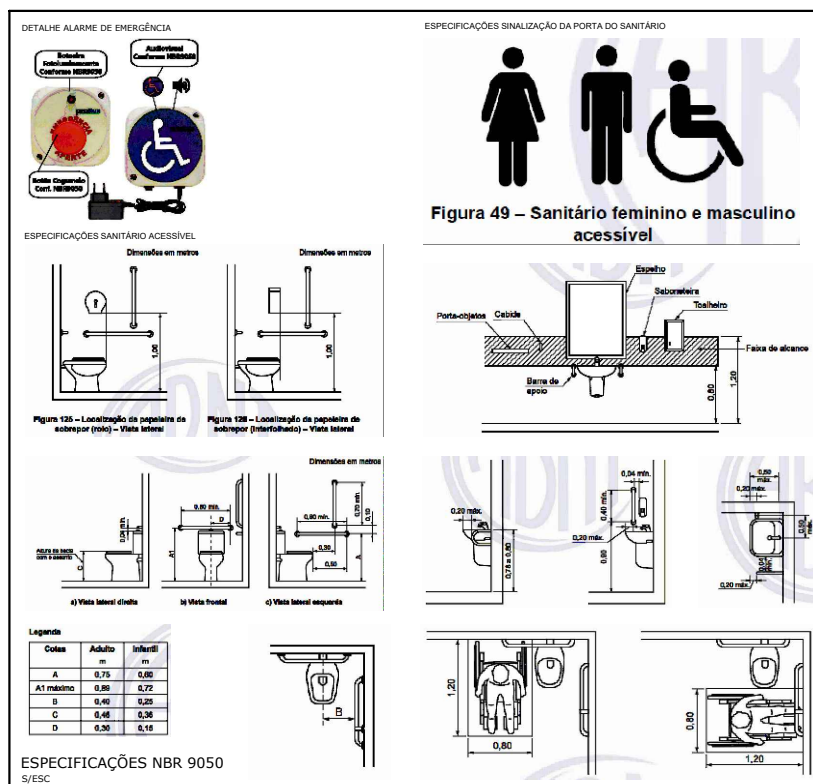



Figura 49 - Sanitário feminino e masculino acessível

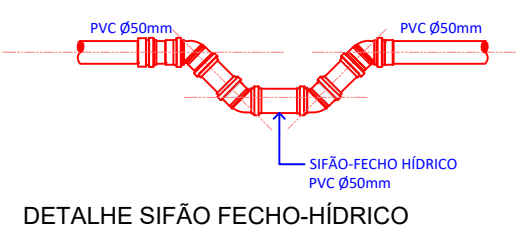

DETALHE SIFÃO FECHO-HÍDRICO
S/ESC

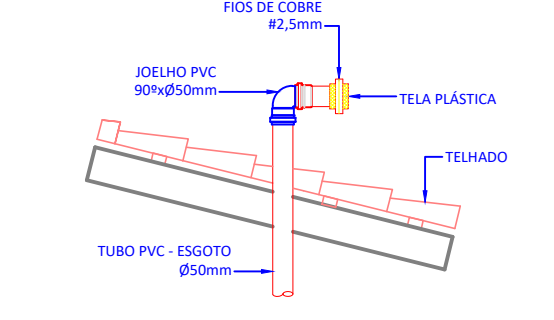


DETALHE EXTREMIDADE DA VENTILAÇÃO
S/ESC

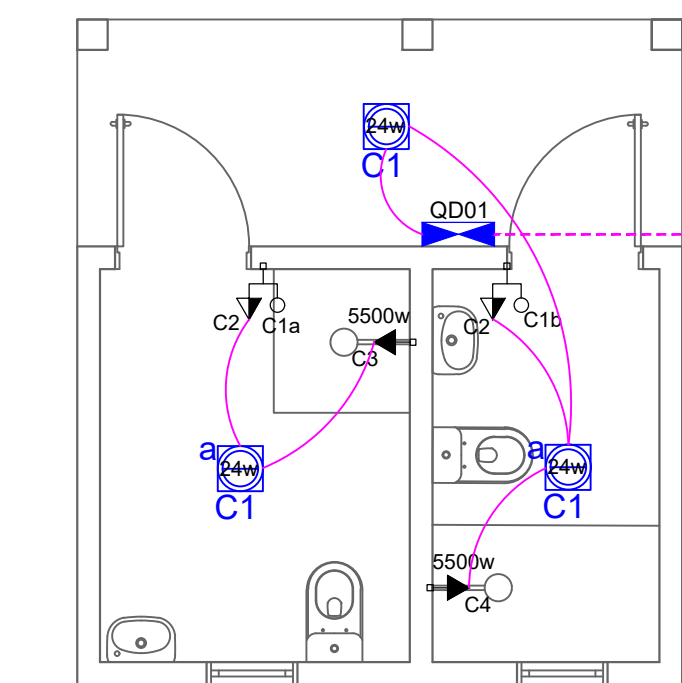


Instalações Elétricas
ESC = 1 : 50

Quadro de Cargas e Distribuição (QD1)									
CIRCUITO	LAMPADAS	TOMADAS	Potência (W)	CONDUTOR (mm²)	PROTEÇÃO A	FASE (A)	FINALIDADE		
1	12W 24W 40W 100W 200W 600W 1400W 5500W		72	1,5	15	A	ILUMINAÇÃO		
2			200	2,5	20	A	TOMADA USO GERAL		
3			01 5500	6,0	32	A	CHUVEIRO		
4			01 5500	6,0	32	A	CHUVEIRO		
5							RESERVA		
TOTAL	3	2	05 11272	10	40	A	ALIMENTADOR		


LEGENDA ELÉTRICA	
SÍMBOLO	ESPECIFICAÇÃO
▷	TOMADA BAIXA - a 40 cm
▷	TOMADA MÉDIA - a 110 cm
▷	TOMADA ALTA - a 210 cm
◁	SAÍDA PARA TELEFONE
o	INTERRUPTOR SIMPLES
o	INTERRUPTOR DUPLO
+	INTERRUPTOR PARALELO SIMPLES
+	INTERRUPTOR PARALELO DUPLO
o	LUMINÁRIA LED
o	REFLETOR EM LED
o	ARANDELA
o	QUADRO DE MEDIÇÃO
o	QUADRO DE DISTRIBUIÇÃO
o	ELETROTUTO PI PAREDE-LAJE-FORRO
o	ELETROTUTO PI TELEFONE
o	ELETROTUTO PI PISO
o	CONTUTOR FASE-NEUTRO-RETORNO-TERRA
o	ATERRAMENTO

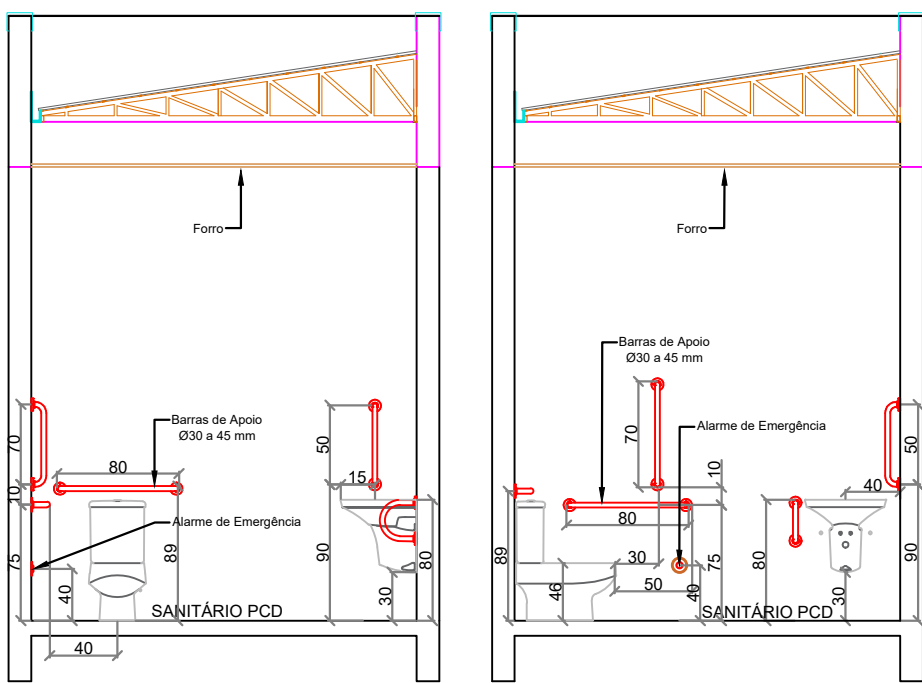


Detalhes Sanitário PCD
ESC = 1 : 50

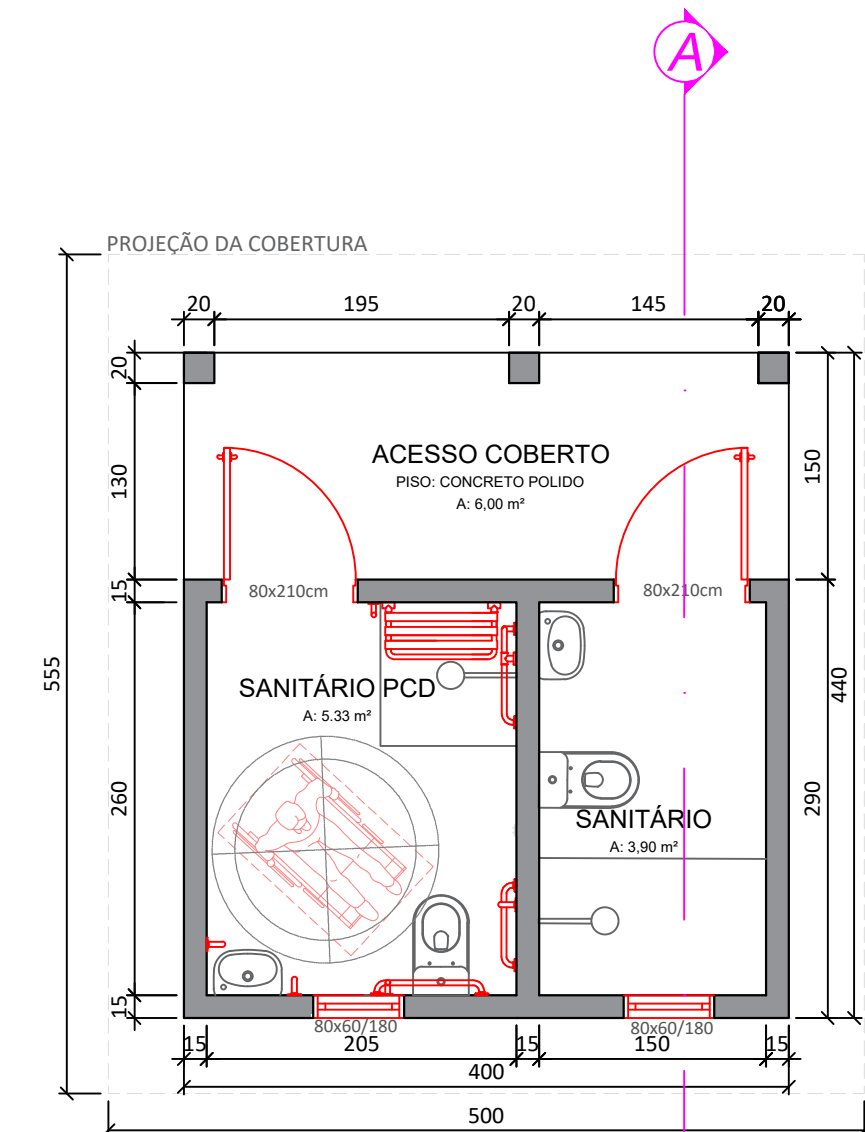

Planta Baixa
Área: 17,60 m²
ESC = 1 : 50

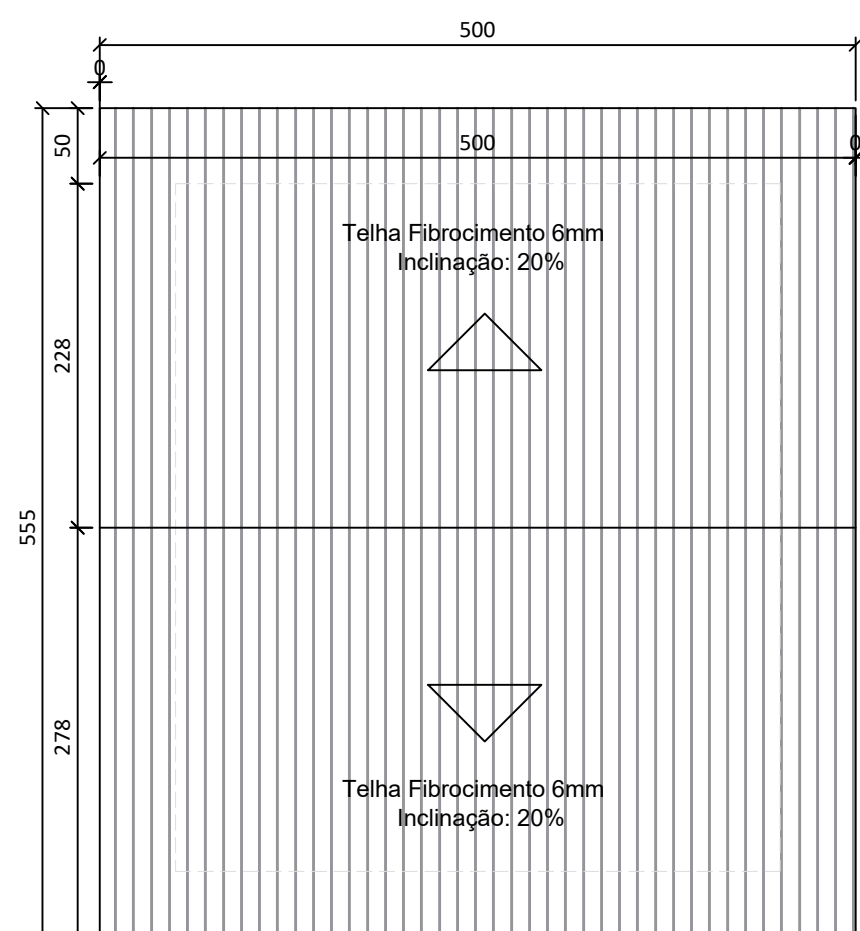

Planta de Cobertura
Área: 27,75 m²
ESC = 1 : 50

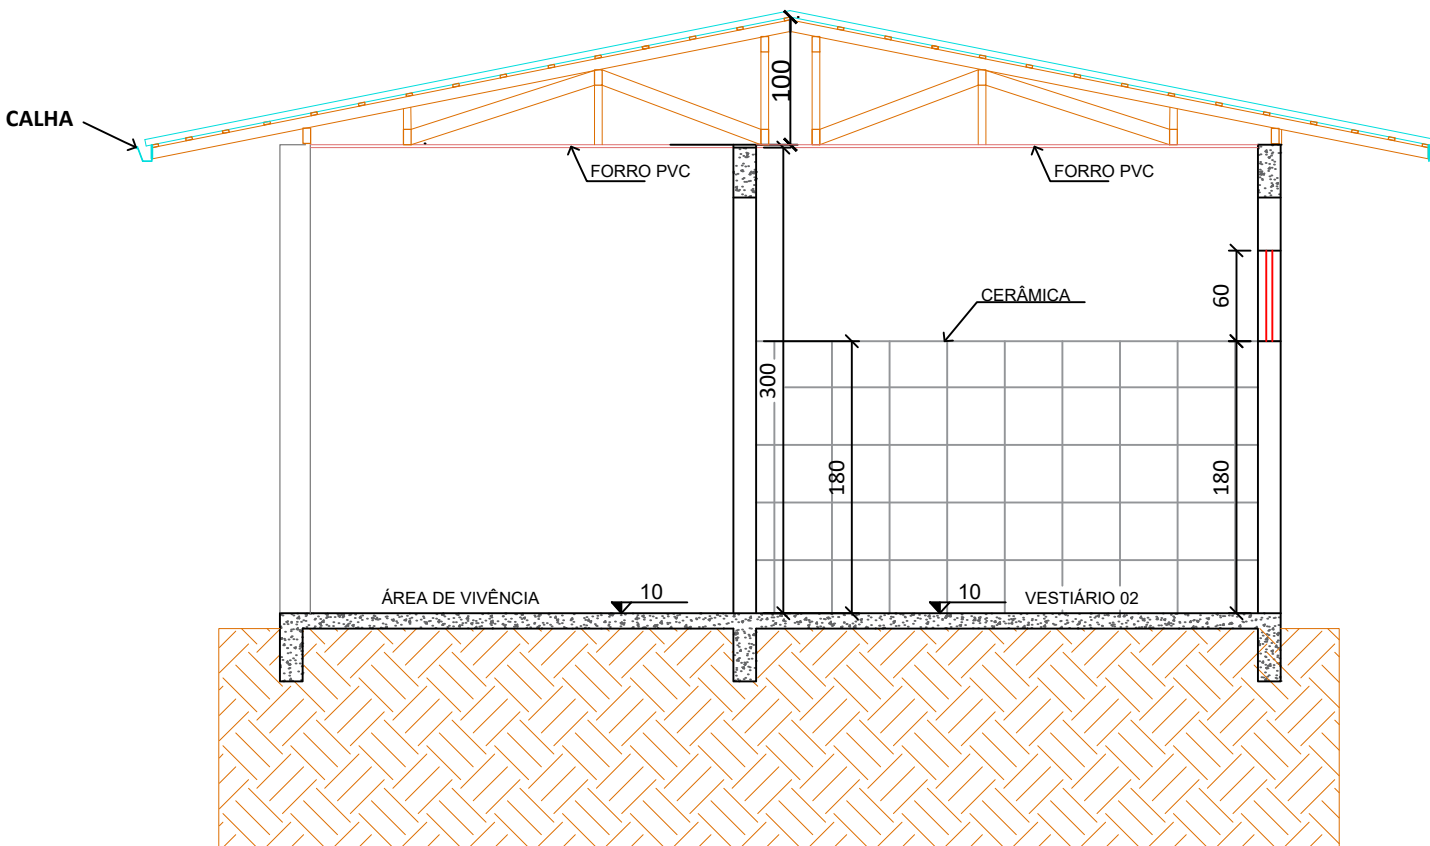

Corte A-A
ESC = 1 : 50



Fachada
ESC = 1 : 50

ASSOCIAÇÃO DOS MUNICÍPIOS DO PLANALTO SUL DE SANTA CATARINA
CNPJ 02.061.040/0001-79
Rua São João Batista, 347 - Centro - CEP 89620-000 - Campos Novos - SC
www.amplasc.org.br - Fone: (49) 3541-0855

SOLICITANTE DA DEMANDA:
PREFEITURA MUNICIPAL DE CELSO RAMOS - SC

OBRA/LOCAL:
PROJETO PARA CONSTRUÇÃO DE SANITÁRIOS PARA CAMPO SOCIETY
Rua Municipal, esquina com Rua Gabriel Spiazzi - Anexo Campo Society

DISCRIMINAÇÃO:
Planta Baixa, Planta de Cobertura, Corte, Fachada e Complementares

PRONCHAI:
SANITÁRIOS

AGENTE PROMOTOR:
Prefeitura Municipal de Celso Ramos
CNPJ: 78.493.343/0001-22

DESENHO:
Nathan

DATA:
Maio/2025

ESCALA:
1/50

ÁREA EDIFICAÇÃO:
17,60 m²

ÁREA DO TERRENO:
17,60 m²

RESPONSÁVEIS TÉCNICOS:
Juliana Aísi Breger Cenci
CREA/SC 58714-5
Nathan Santin Gonçalves
CREA/SC 197325-9

Direitos autorais reservados, não podendo ser ampliado, reproduzido ou cedido sem autorização do autor - cabendo sanções penais a quem descumprir.