



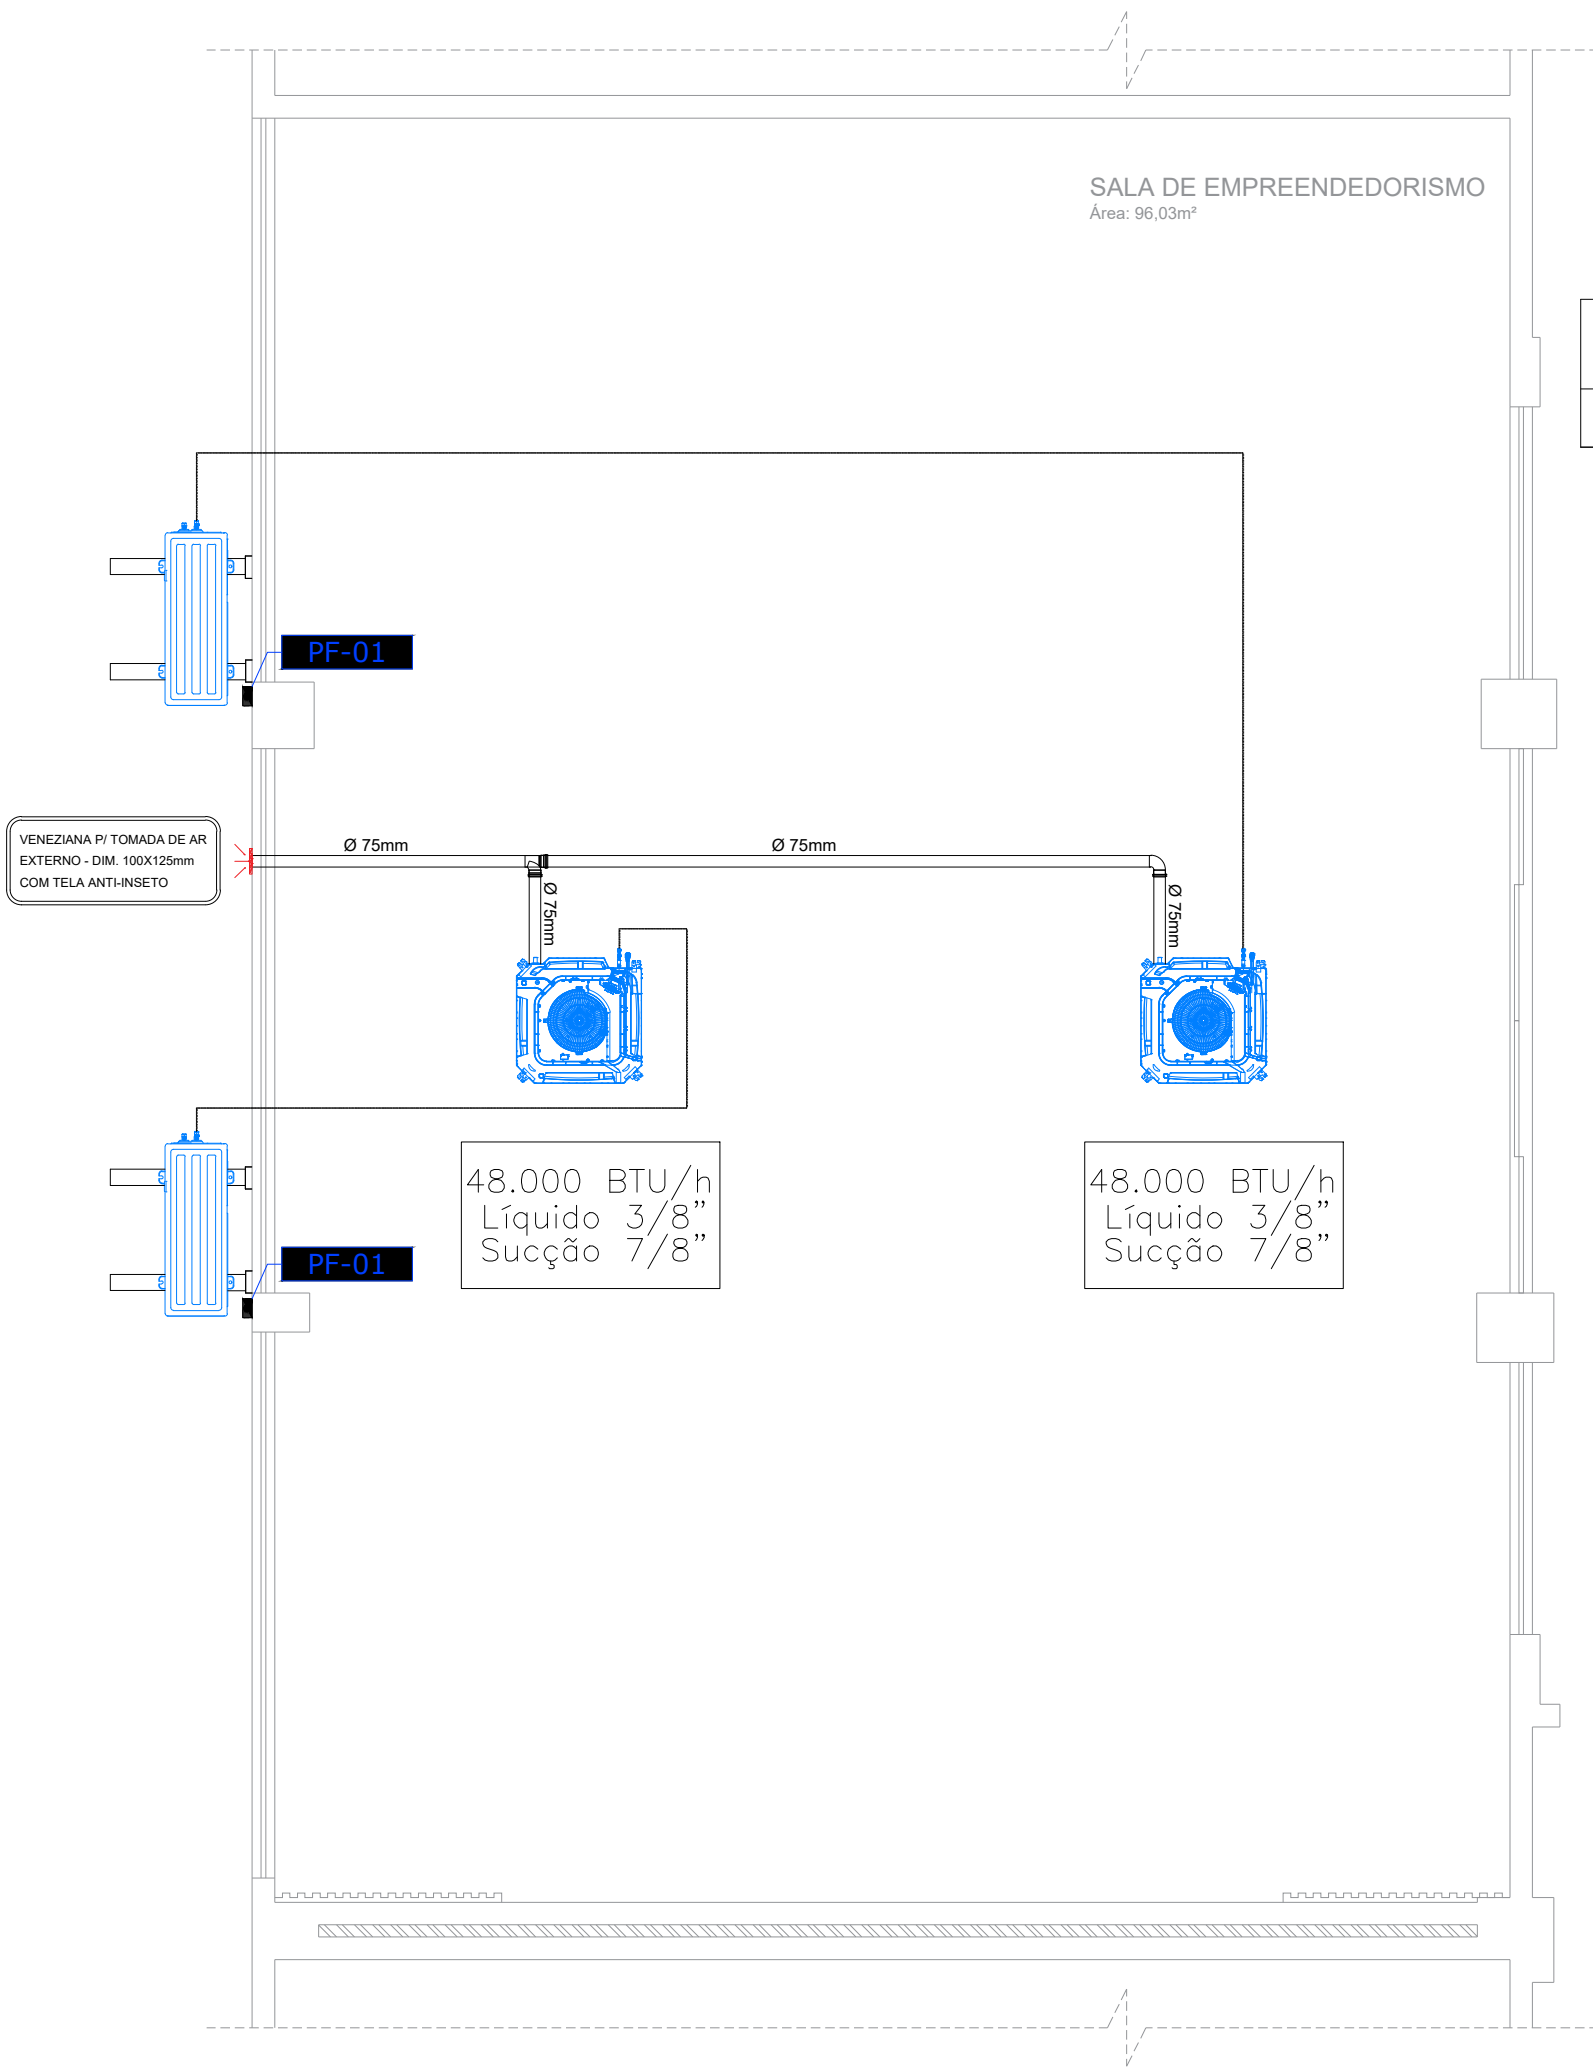


PLANTA BAIXA - SALA DE EMPREENDEDORISMO
ESCALA 1:50

01	02	UNIDADE AR CONDICIONADO CAP. 48.000BTU/h, TIPO SPLIT CASSETTE INVERTER. CICLO QUENTE E FRIO. REFERÊNCIA MARCA MIDEA CARRIER OU EQUIVALENTE.
ITEM	QUANTIDADE	ESPECIFICAÇÕES

PF-01	220/01/60
ÍTEM	ALIMENTAÇÃO V/PH/Hz
PONTOS DE FORÇA	

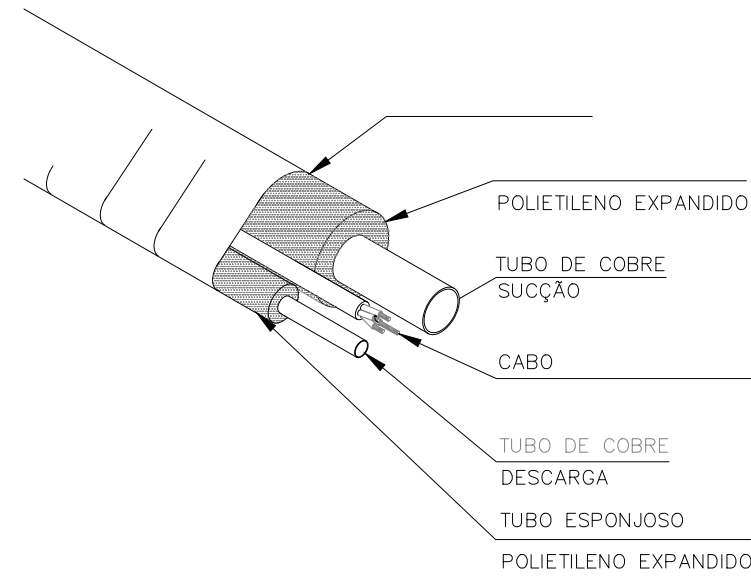


DETALHAMENTO - LINHA FRIGORÍGENA
SEM ESCALA

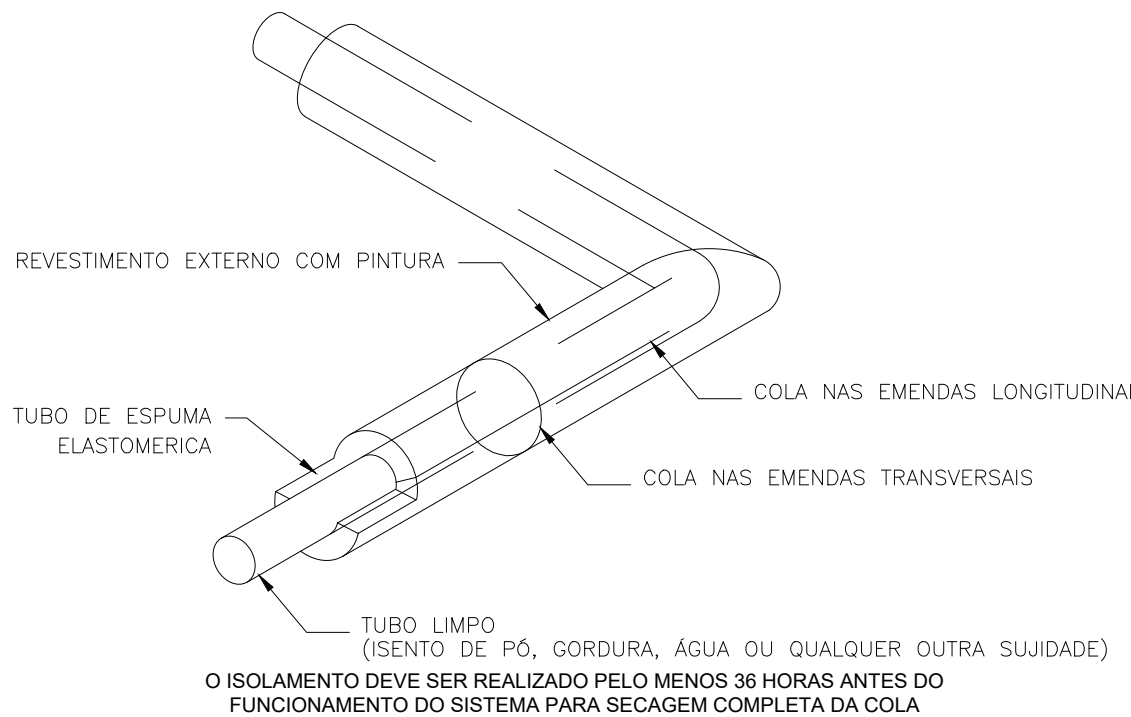

DETALHAMENTO
ISOLAMENTO DE TUBULAÇÃO FRIGORÍFICA
SEM ESCALA

PROJETO DE CLIMATIZAÇÃO

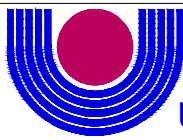

unioeste

Universidade Estadual do Oeste do Paraná

CONTEÚDO
PLANTA BAIXA E DETALHAMENTO.

OBRA
REFORMA DA SALA B201 - SALA DE EMPREENDEDORISMO - E-PROT. 20.777.819-2

PROJETO DE CLIMATIZAÇÃO E RENOVAÇÃO DE AR

EMPRESA: UNIVERSIDADE ESTADUAL DO OESTE DO PARANÁ
ENDEREÇO: RUA UNIVERSITÁRIA, Nº1619, BAIRRO UNIVERSITÁRIO, CASCAVEL - PR
CNPJ: 78.680.337/0001-84
E-MAIL: OBRAS@UNIOESTE.BR
TELEFONE: (45) 3220-3006

AUTOR DO PROJETO

ENGº MEC. DIEGO DE O. CARDOSO
CREA: 194.033/D

PROPRIETÁRIO

UNIVERSIDADE ESTADUAL DO OESTE DO PARANÁ
CNPJ 78.680.337/0001-84

DESENHO
DIEGO DE O. CARDOSO

ESCALA
INDICADA

DATA





21/05/2024

PRANCHA
01

cum

A2 (420x594mm)

DETALHAMENTO - INSTALAÇÃO DE EVAPORADORA SEM ESCALA

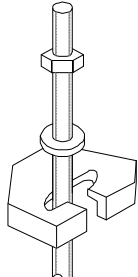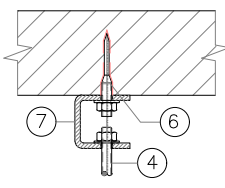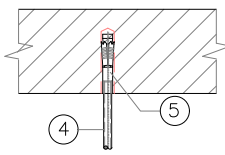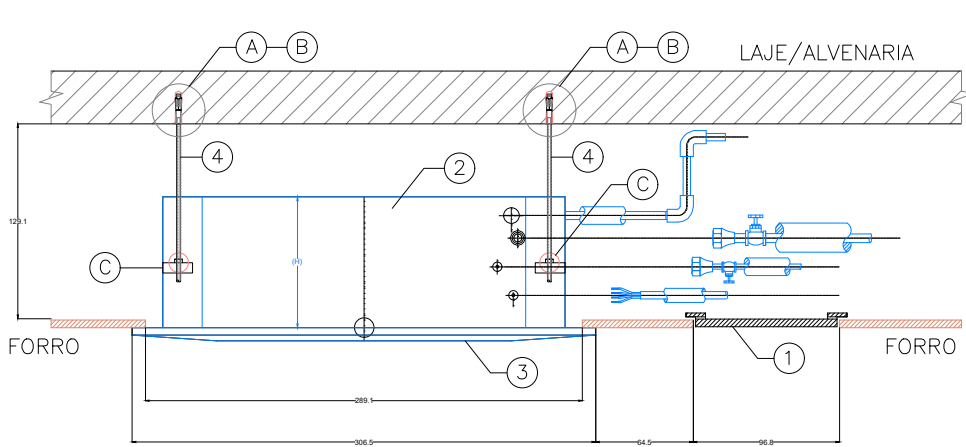

ITEM	QTDE.	UND.	DESCRIÇÃO
7	-	pg	SUPORE TIPO "U"
6	-	pg	PINO COM ROSCA WALSYWA
5	-	pg	CHUMBADOR TIPO WDI DA WALSYWA OU SIMILAR
4	-	pg	PARAFUSO DE SUSPENSÃO M10 OU ARRANJO LOCAL W3/8
3	-	pg	GRADE EVAPORADORA MODELO CASSETTE INVERTER - TAMANHO PADRÃO REF. TOSHIBA (950x950mm)
2	-	pg	CAIXA EVAPORADORA MODELO CASSETTE INVERTER EQUIPADA COM BOMBA DE DRENO DE FÁBRICA
1	-	pg	PORTA DE INSPEÇÃO/SERVIÇO NO FORRO COM TAMANHO MÍNIMO DE (300x300mm)

Documento: **CLIM.SALAB201.pdf**.

Assinatura Avançada realizada por: **Diego de Oliveira Cardoso (XXX.061.289-XX)** em 21/05/2024 17:11 Local: UNIOESTE/DPF.

Inserido ao protocolo **20.777.819-2** por: **Diego de Oliveira Cardoso** em: 21/05/2024 17:09.



Documento assinado nos termos do Art. 38 do Decreto Estadual nº 7304/2021.

A autenticidade deste documento pode ser validada no endereço:
<https://www.eprotocolo.pr.gov.br/spiweb/validarDocumento> com o código:
f7edf65958b6847c863a68ce53c0d29f.