




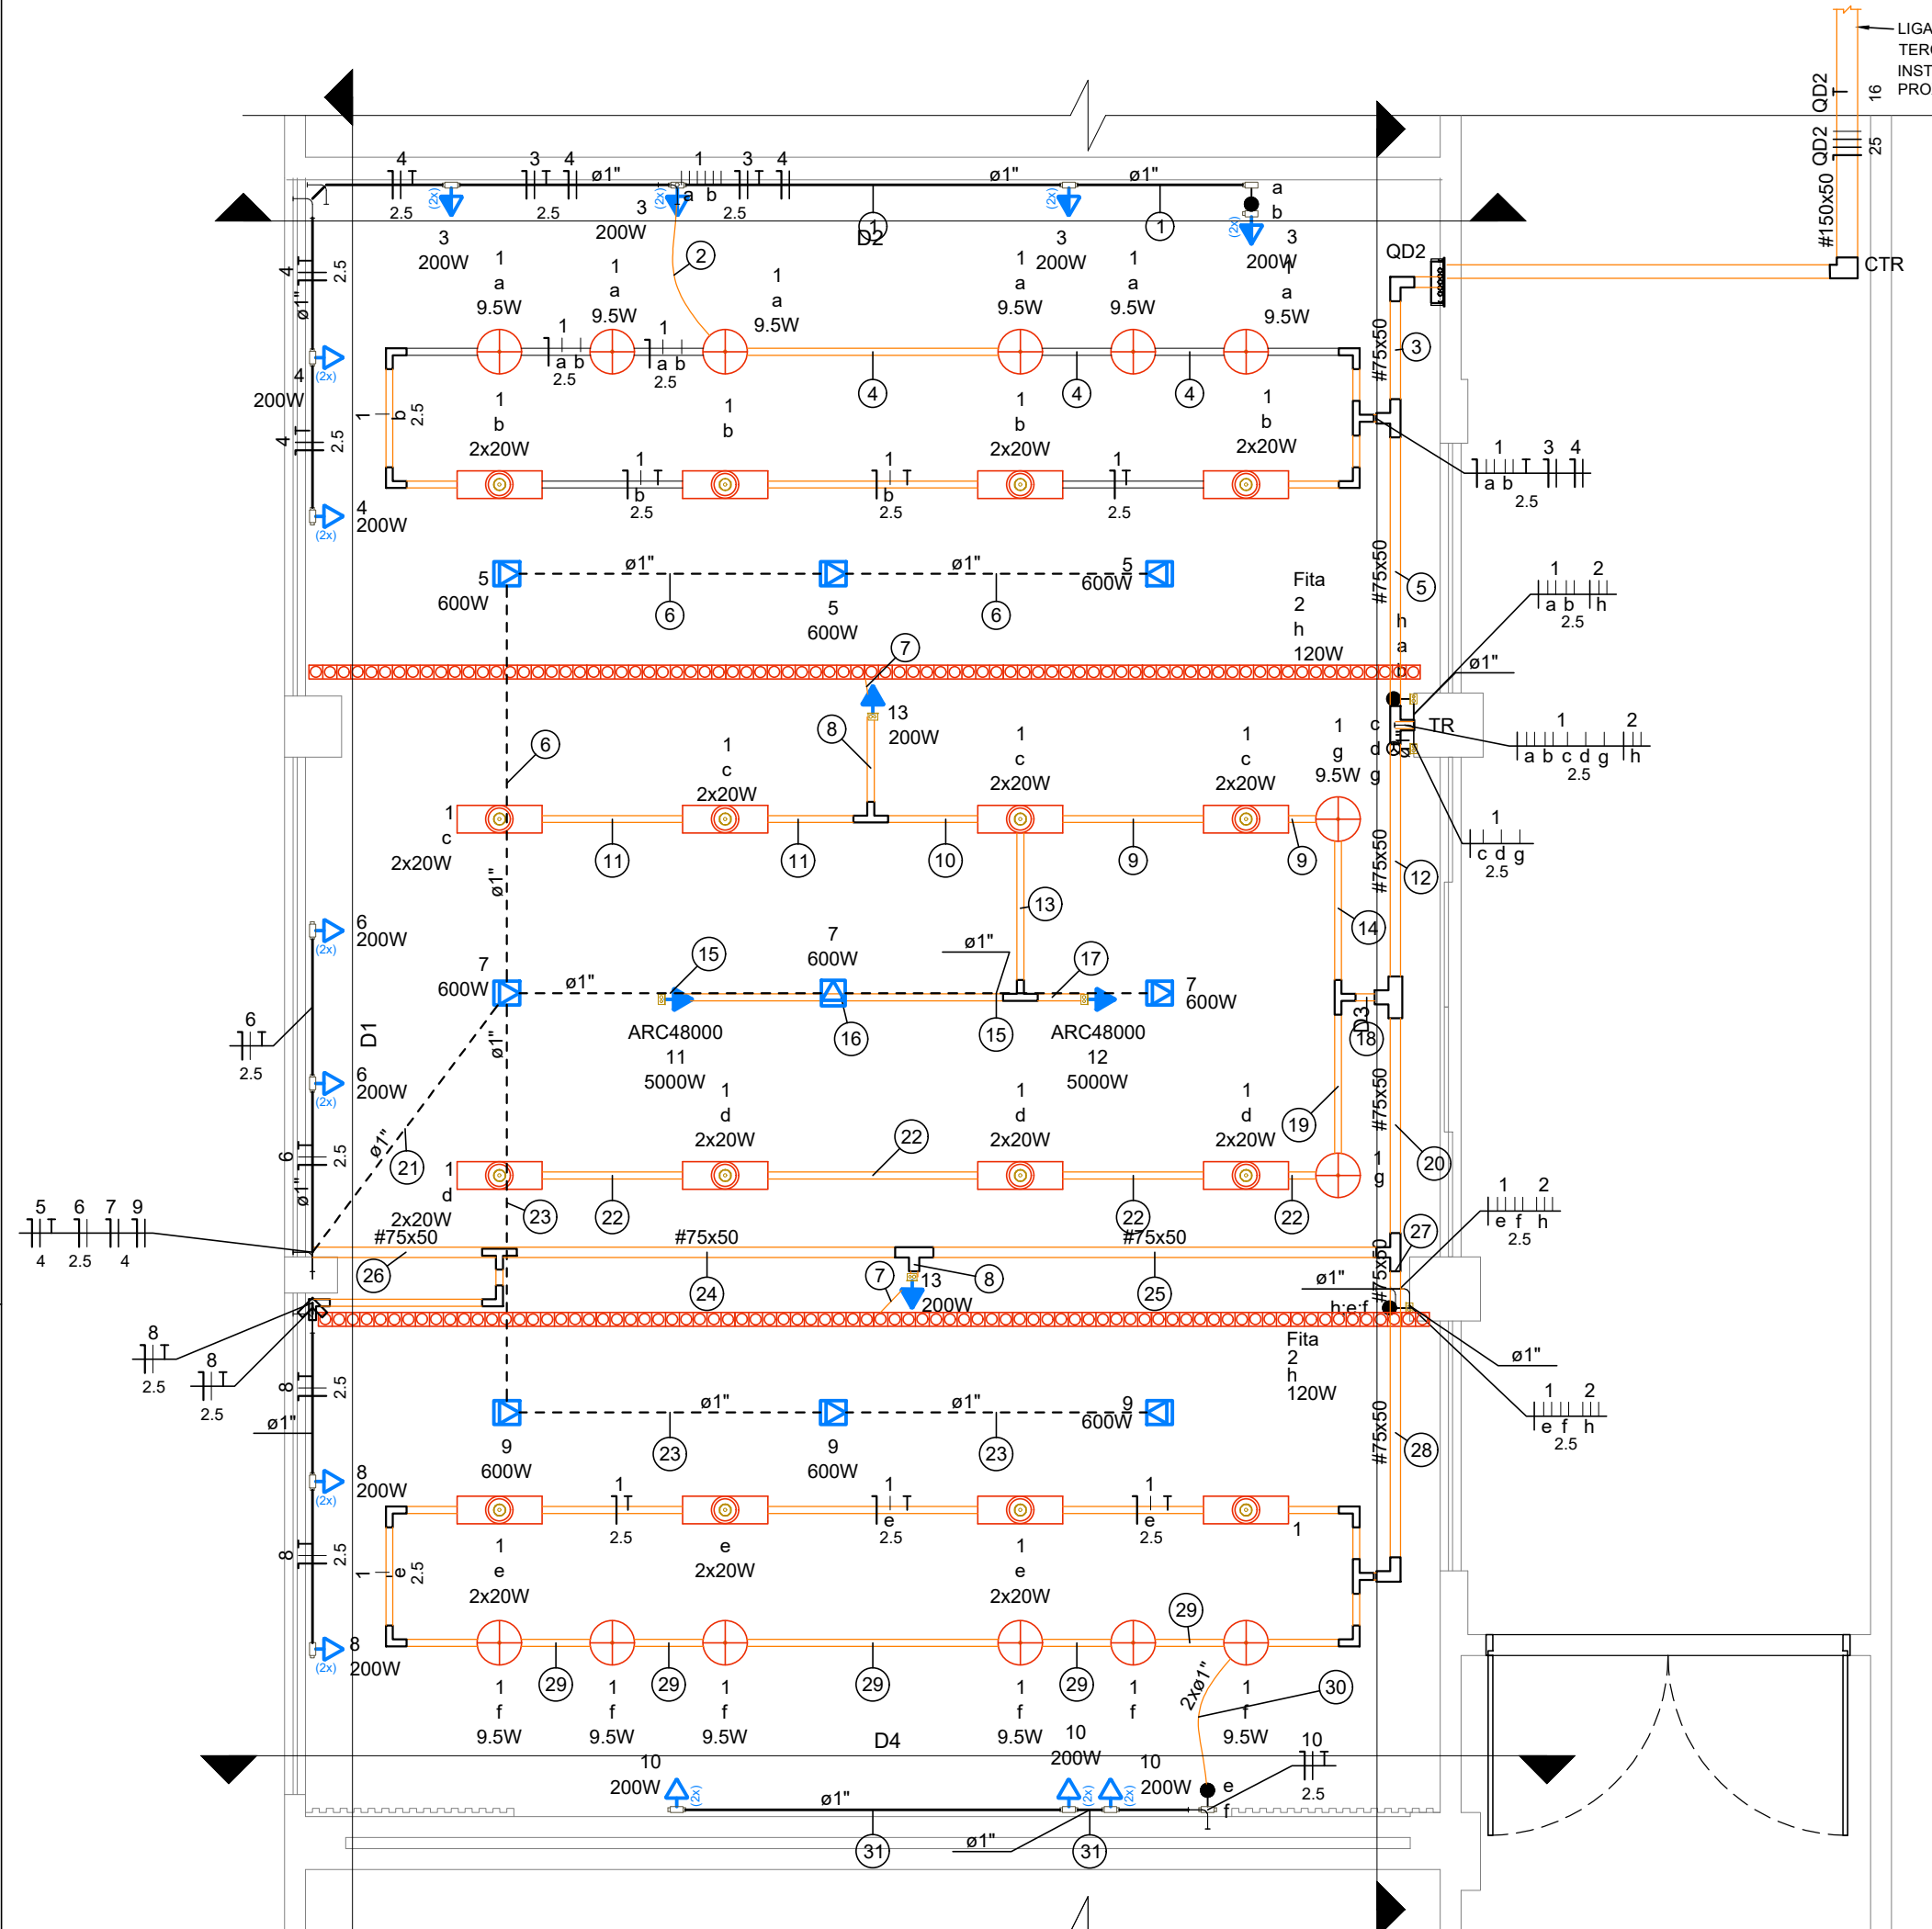


PLANTA BAIXA - INSTALAÇÕES ELÉTRICAS - CCSA EMPREENDEDORISMO

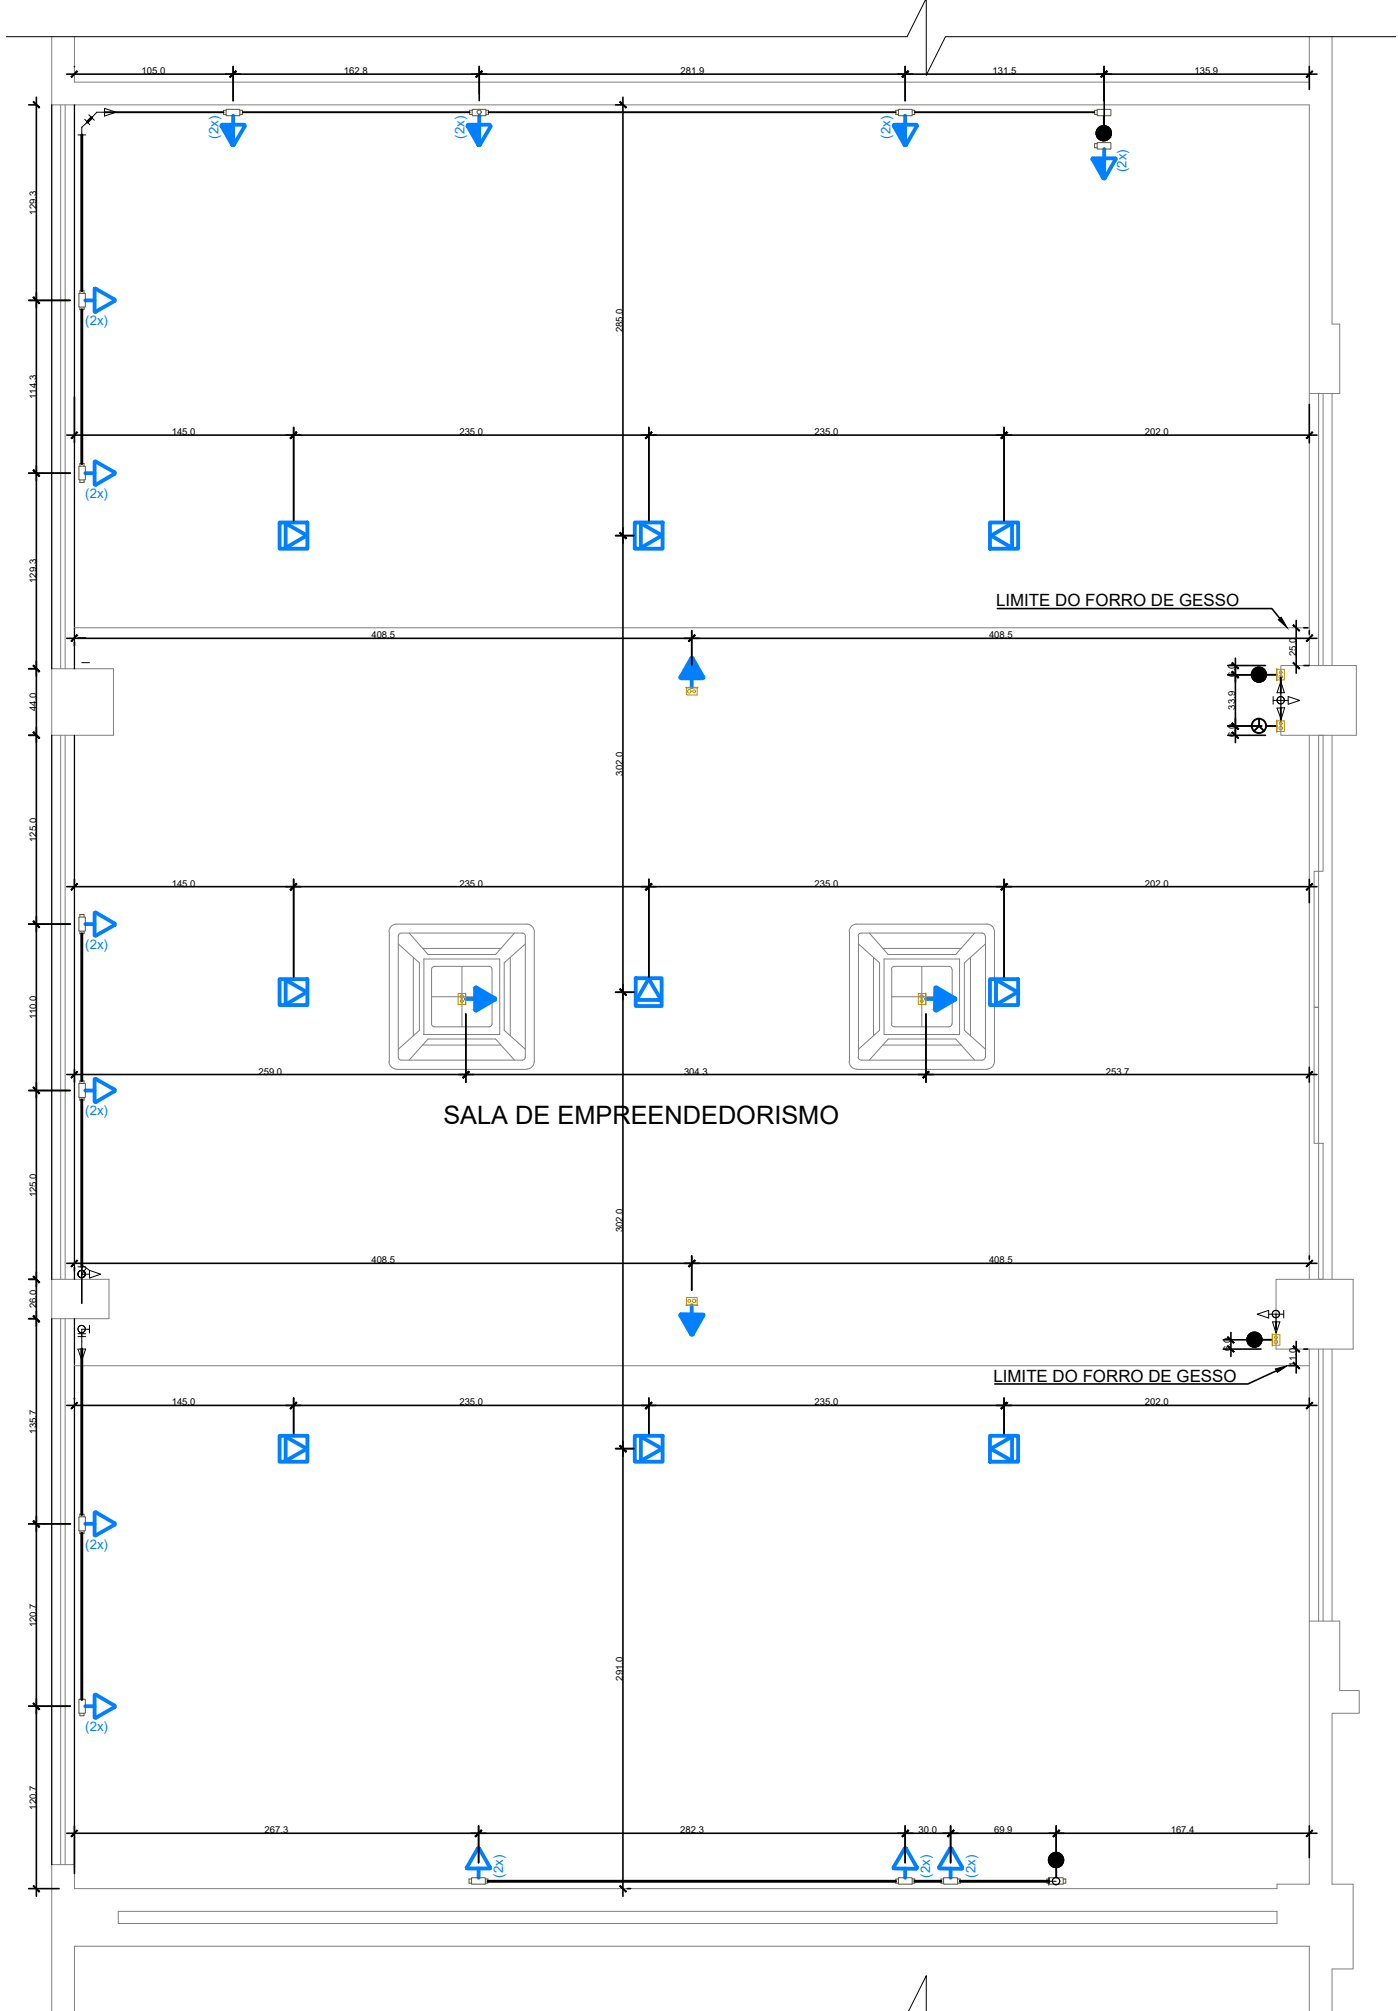


COTAS DAS TOMADAS E INTERRUPTORES - CCSA EMPREENDEDORISMO

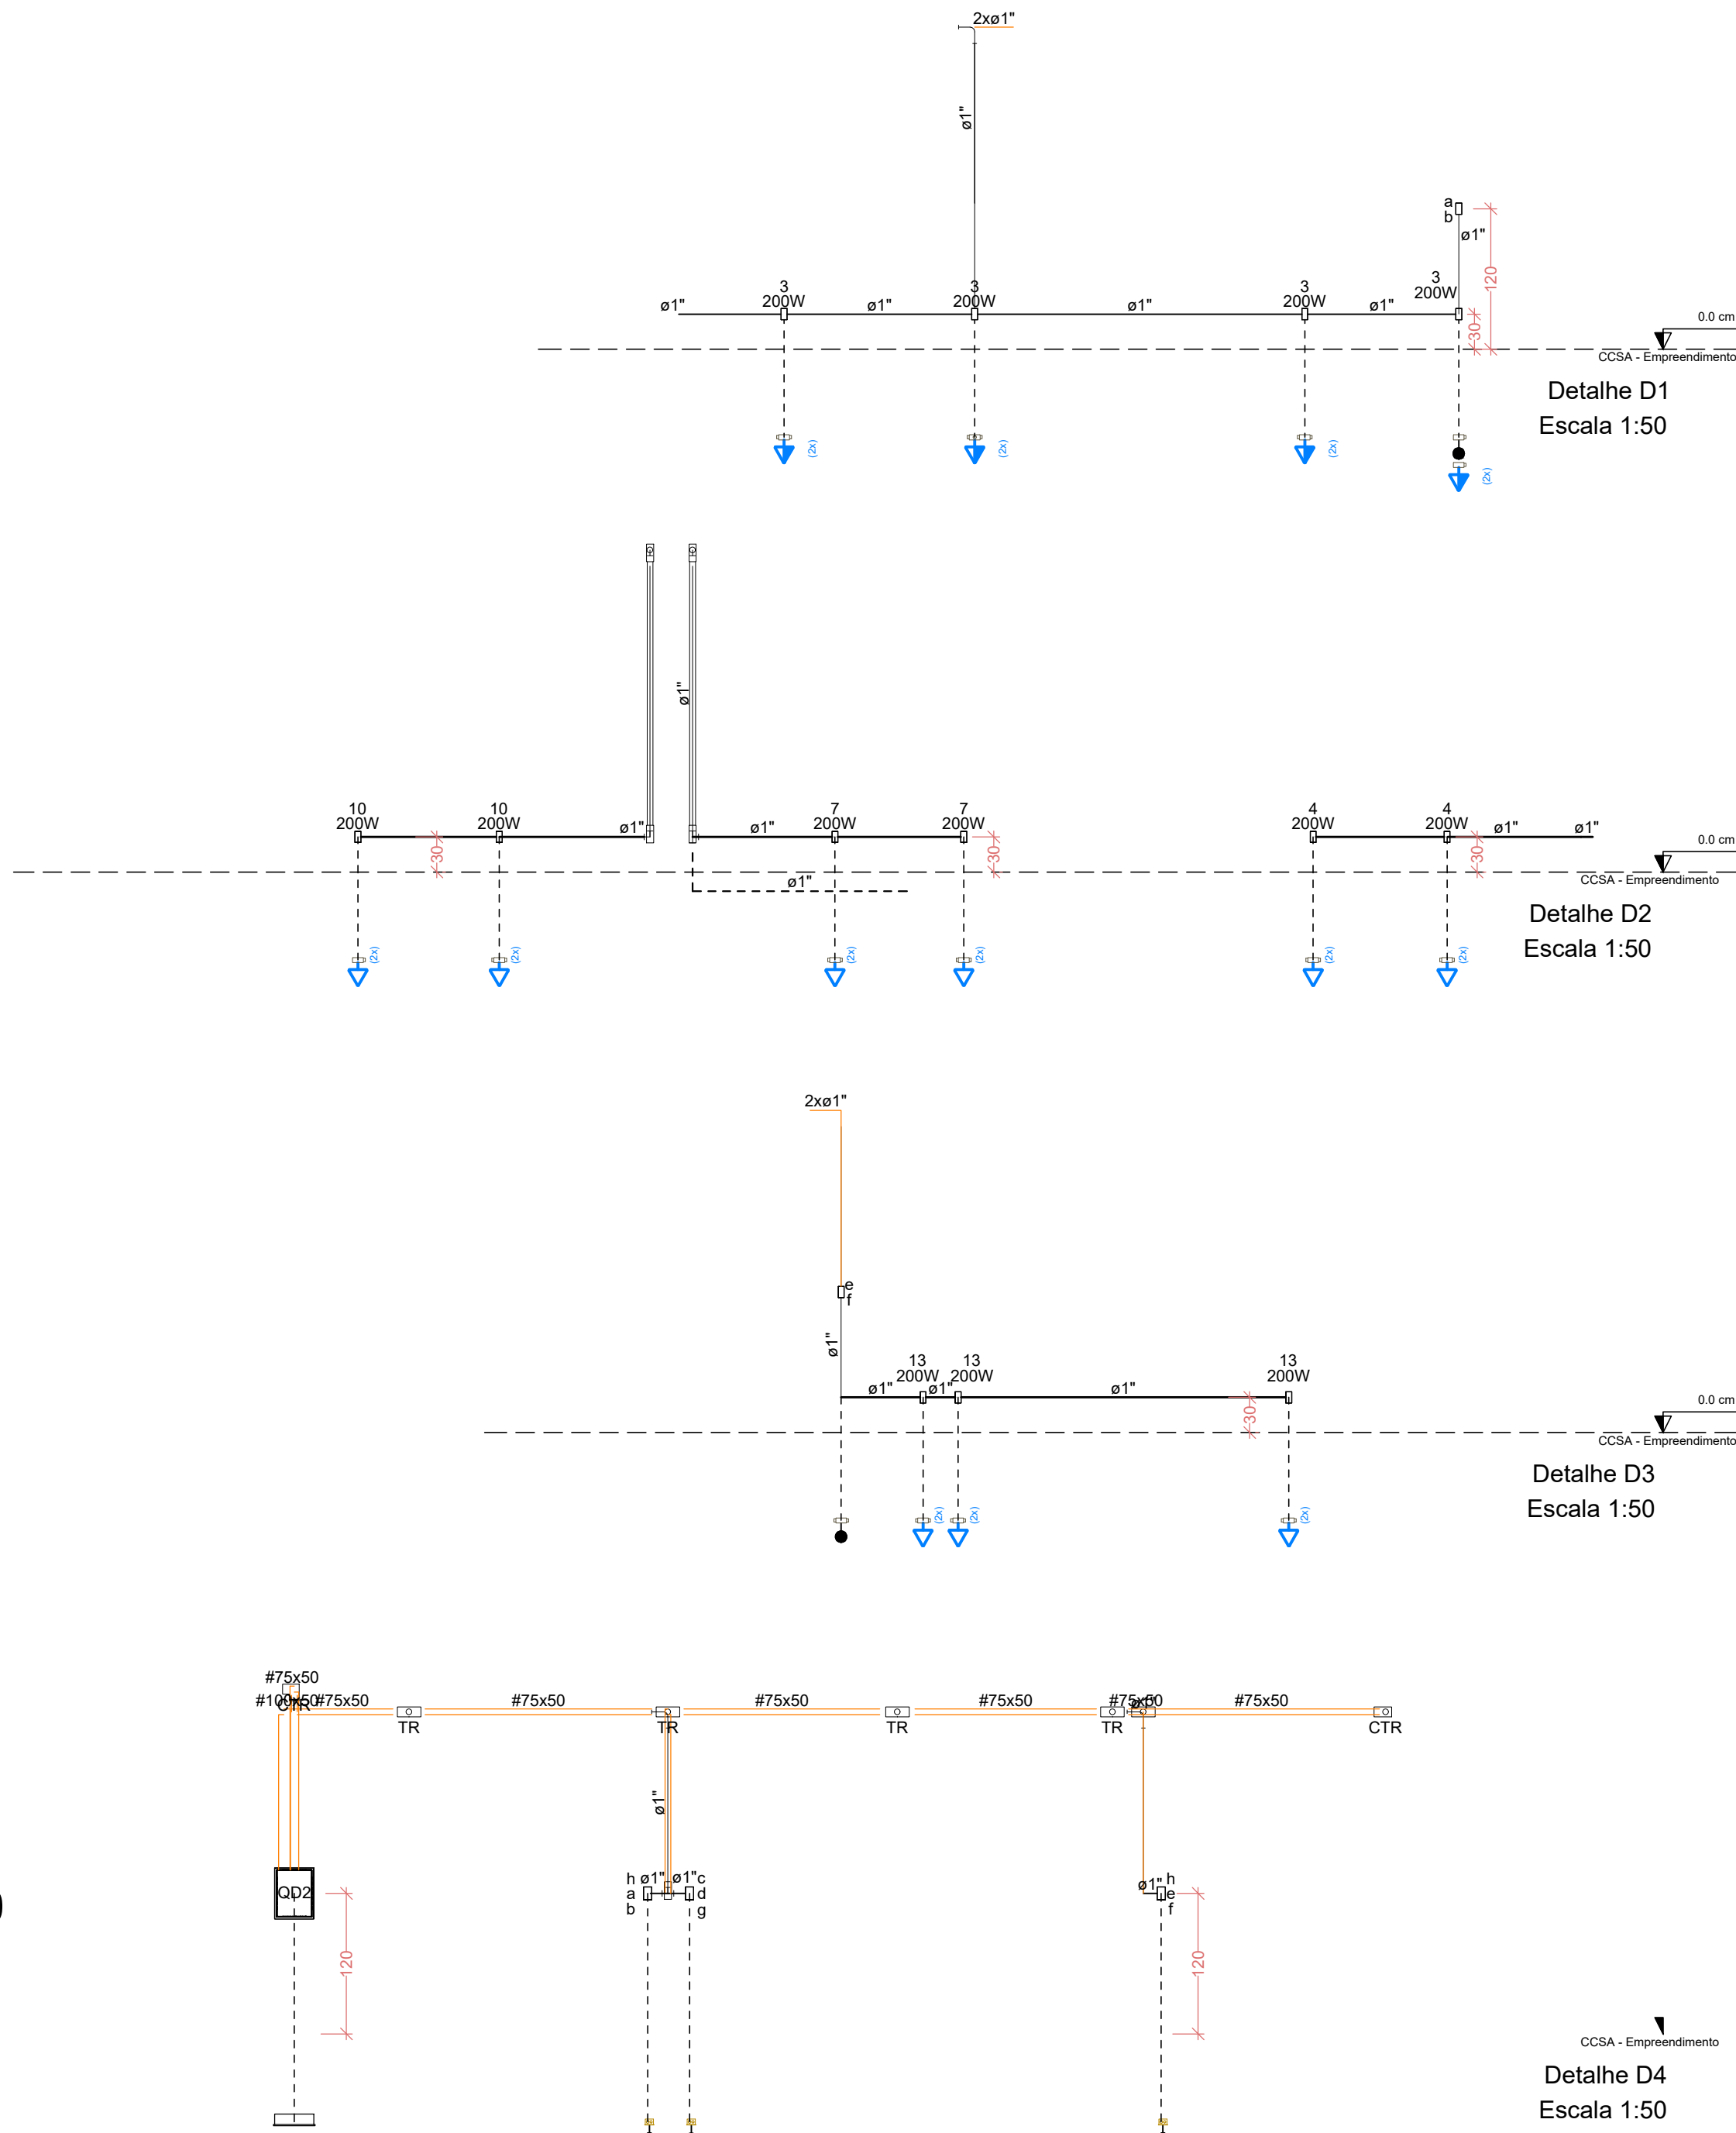

CCSA - Empreendedorismo
Detalhe D4
Escala 1:50

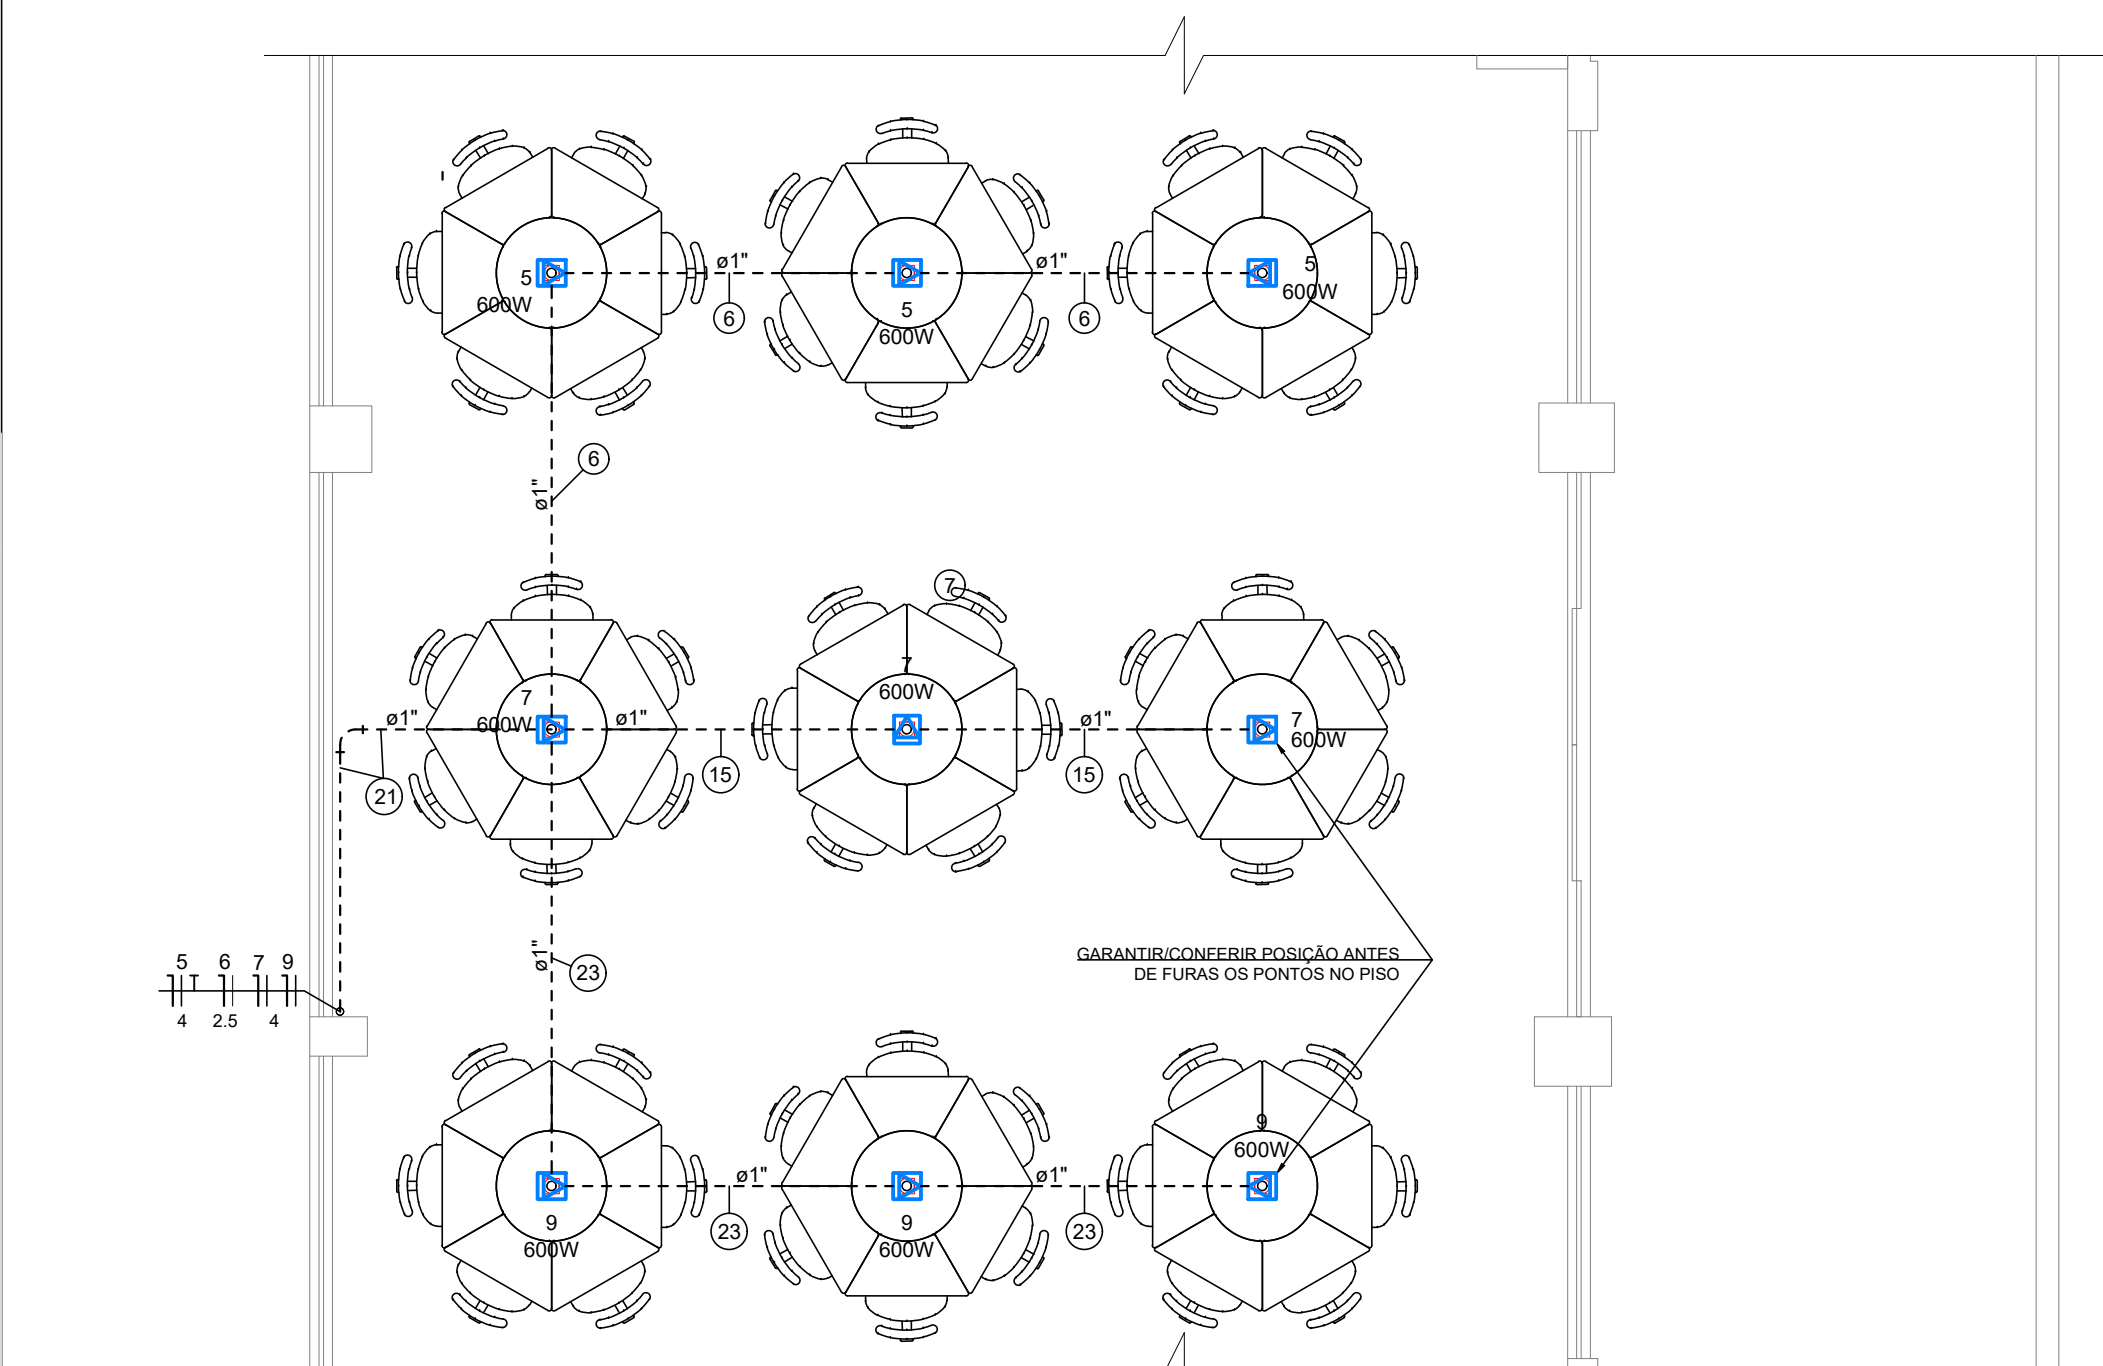


DETALHE DAS TOMADAS NO PISO - CCSA EMPREENDEDORISMO

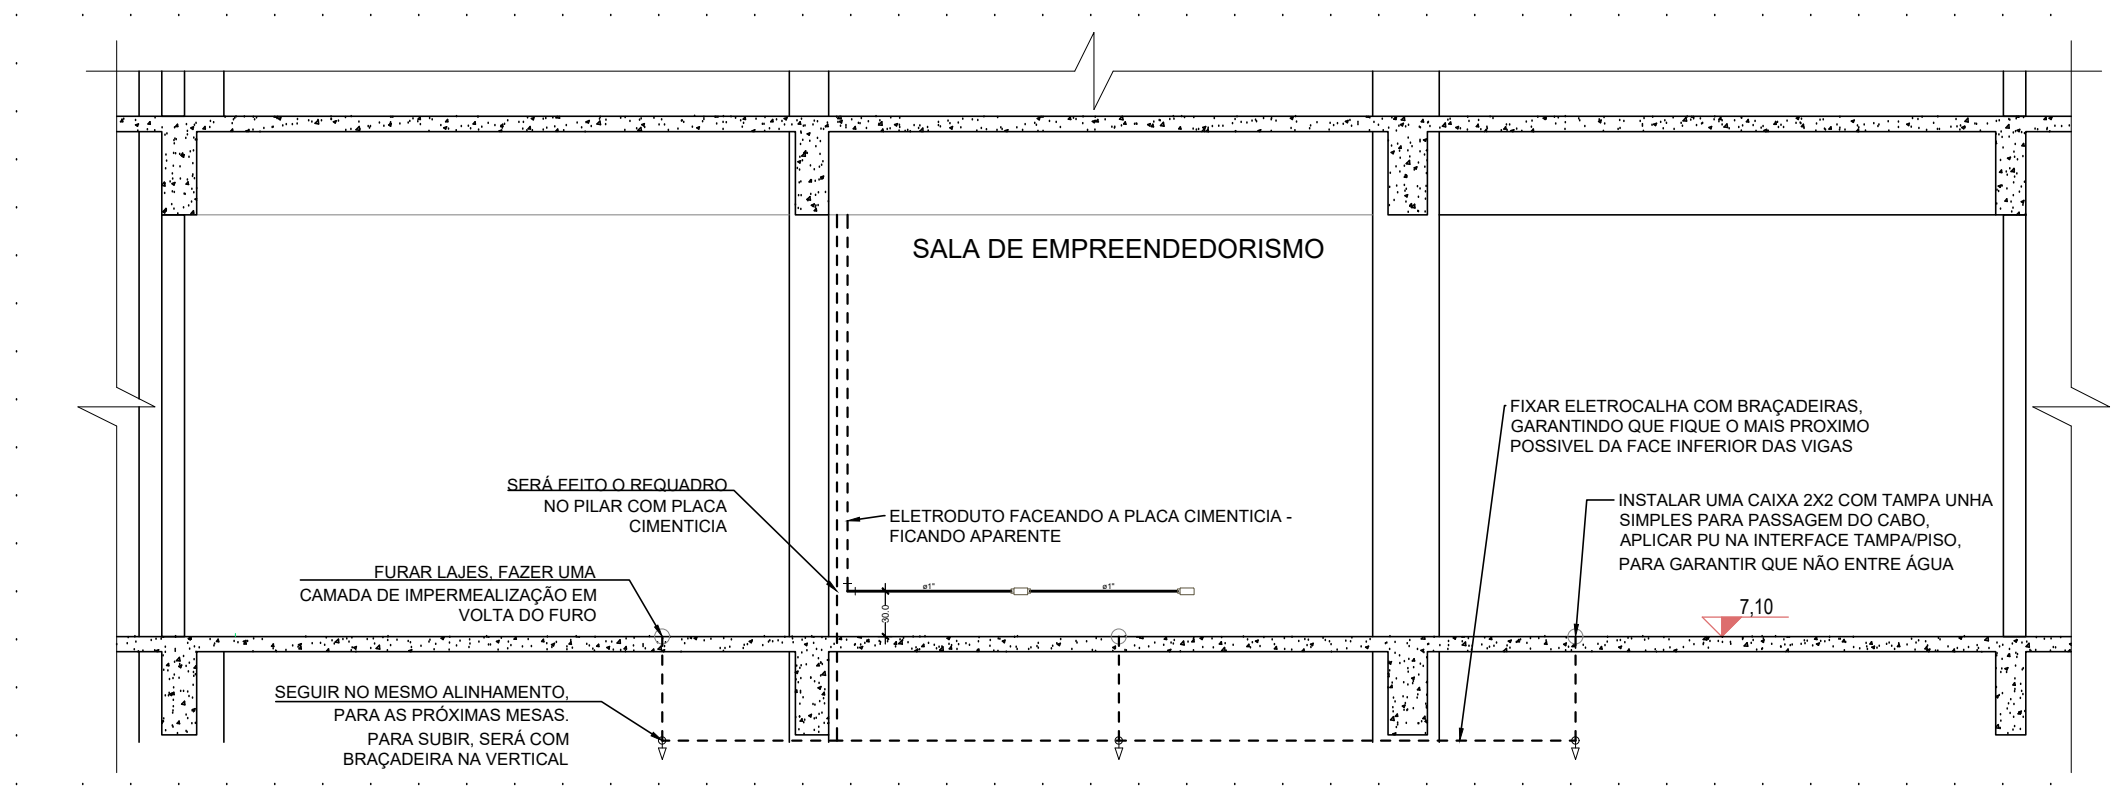

Detalhe da instalação elétrica referente ao circuito 3 - Tomadas no piso - Requadro do pilar
•ELETRODUTO RÍGIDO NO TETO DO PAVIMENTO INFERIOR, PARA FACILITAR A FIXAÇÃO

Quadro de Cargas (QD1) - embaixo da laje									
Circuito	Descrição	Esquema	Método de inst.	Tensão (V)	Pot. total (W)	Fases	Pot. - A (W)	Pot. - B (W)	Pot. - C (W)
QD2	Quadro dentro da sala	F+N+T	B1	220/127 V	22013	A+B+C	8013	7000	7000
TOTAL					22013	A+B+C	8013	7000	7000

Quadro de Cargas (QD2) - embaixo da laje													
Circuito	Descrição	Esquema	Método de inst.	Tensão (V)	Iluminação (W)	Tomadas (W)	Pot. total (W)	Fases	Pot. - A (W)	Pot. - B (W)	Pot. - C (W)	Sigla (W)	Disj (A)
1	Iluminação	F+N+T	B1	127 V	14	32	22013	A+B+C	8013				
2	Iluminação Led	F+N	B1	127 V				A	240			2,5	2,0
3	Tomadas 01	F+N+T	B1	127 V		2	1	800				2,5	2,0
4	Tomadas 02	F+N+T	B1	127 V		2	1	800			800	2,5	2,0
5	Tomadas Piso 01-1	F+N+T	B1	127 V		3	1800	A	1800			4	3,32
6	Tomadas 03	F+N+T	B1	127 V		4	3	1800	A			2,5	2,0
7	Tomadas Piso 02-1	F+N+T	B1	127 V		4	3	1800	A		800	2,5	2,0
8	Tomadas 04	F+N+T	B1	127 V		4	4	800	C			2,5	2,0
9	Tomadas Piso 03-1	F+N+T	B1	127 V		3	1800	A				4	3,32
10	Tomadas 05	F+N+T	B1	127 V		6	1200	B		1200		2,5	2,0
11	Ar-Cond 01	F+N+T	B1	220 V		1	5000	B+C		2500		4	3,32
12	Ar-Cond 02	F+N+T	B1	220 V		2	5000	B+C		2500		4	3,32
13	Projeto	F+N+T	B1	127 V		2	400	C			400	2,5	2,0
TOTAL					14	32	2	28	9	20013	8013	7000	7000

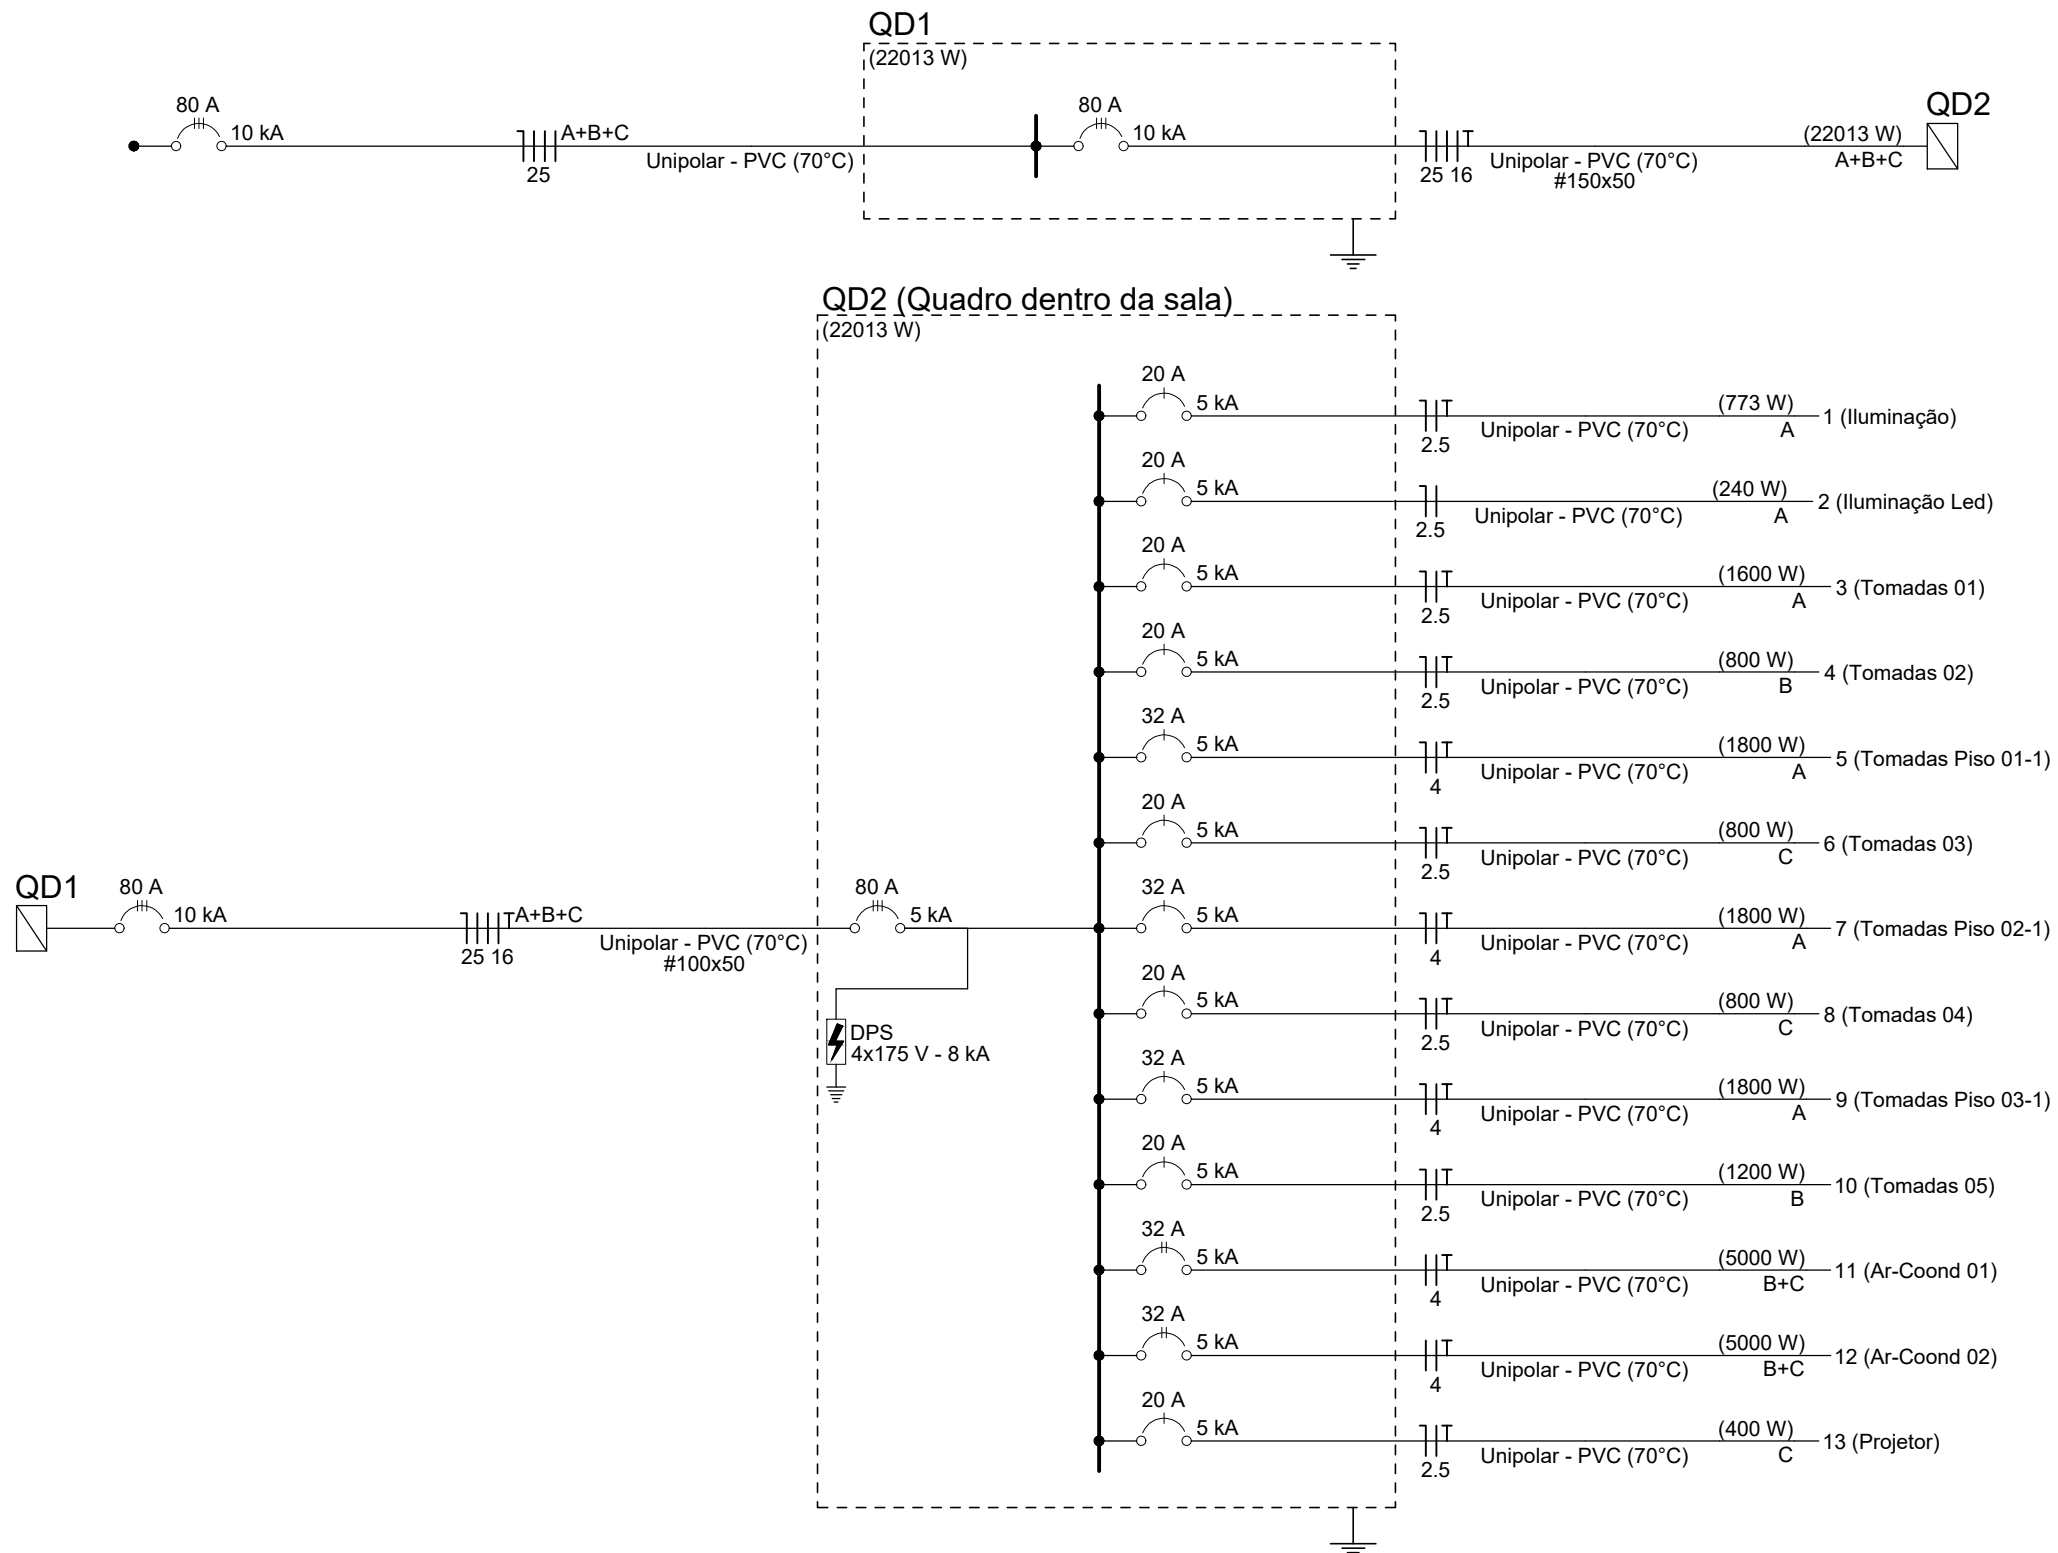

Legenda									
1	1	1	1	1	1	1	1	1	1
2	2	2	2	2	2	2	2	2	2
3	3	3	3	3	3	3	3	3	3
4	4	4	4	4	4	4	4	4	4
5	5	5	5	5	5	5	5	5	5
6	6	6	6	6	6	6	6	6	6
7	7	7	7	7	7	7	7	7	7
8	8	8	8	8	8	8	8	8	8
9	9	9	9	9	9	9	9	9	9
10	10	10	10	10	10	10	10	10	10
11	11	11	11	11	11	11	11	11	11
12	12	12	12	12	12	12	12	12	12
13	13	13	13	13	13	13	13	13	13
14	14	14	14	14	14	14	14	14	14
15	15	15	15	15	15	15	15	15	15
16	16	16	16	16	16	16	16	16	16
17	17	17	17	17	17	17	17	17	17
18	18	18	18	18	18	18	18	18	18
19	19	19	19	19	19	19	19	19	19
20	20	20	20	20	20	20	20	20	20
21	21	21	21	21	21	21	21	21	21
22	22	22	22	22	22	22	22	22	22
23	23	23	23	23	23	23	23	23	23
24	24	24	24	24	24	24	24	24	24
25	25	25	25	25	25	25	25	25	25
26	26	26	26	26	26	26	26	26	26
27	27	27	27	27	27	27	27	27	27
28	28	28	28	28	28	28	28	28	28
29	29	29	29	29	29	29	29	29	29
30	30	30	30	30	30	30	30	30	30
31	31	31	31	31	31	31	31	31	31

Legenda									
1	1	1	1	1	1	1	1	1	1
2	2	2	2	2	2	2	2	2	2
3	3	3	3	3	3	3	3	3	3
4	4	4	4	4	4	4	4	4	4
5	5	5	5	5	5	5	5	5	5
6	6	6	6	6	6	6	6	6	6
7	7	7	7	7	7	7	7	7	7
8	8	8	8	8	8	8	8	8	8
9	9	9	9	9	9	9	9	9	9
10	10	10	10	10	10	10	10	10	10
11	11	11	11	11	11	11	11	11	11
12	12	12	12	12	12	12	12	12	12
13	13	13	13	13	13	13	13	13	13
14	14	14	14	14	14	14	14	14	14
15	15	15	15	15	15	15	15	15	15
16	16	16	16	16	16	16	16	16	16
17	17	17	17	17	17	17	17	17	17
18	18	18	18	18	18	18	18	18	18
19	19	19	19	19	19	19	19	19	19
20	20	20	20	20	20	20	20	20	20
21	21	21	21	21	21	21	21	21	21
22	22	22	22	22	22	22	22	22	22
23	23	23	23	23	23	23	23	23	23
24	24	24	24	24	24	24	24	24	24
25	25	25	25	25	25	25	25	25	25
26	26	26	26	26	26	26	26	26	26
27	27	27	27	27	27	27	27	27	27
28	28	28	28	28	28	28	28	28	28
29	29	29	29	29	29	29	29	29	29
30	30	30	30	30	30	30	30	30	30
31	31	31	31	31	31	31	31	31	31

Observações:
1- OS ELETRODUTOS SEM DESCRIÇÃO DEVEM SER DE 1".

PROJETO ELÉTRICO E SPDA

UNIOESTE

UNIVERSIDADE ESTADUAL DO OESTE DO PARANÁ

REFORMA DA SALA B201 - CCSA EMPREENDEDORISMO DA UNIVERSIDADE ESTADUAL DO OESTE DO PARANÁ CAMPUS CASCAVEL.

EMPRESA: UNIVERSIDADE ESTADUAL DO OESTE DO PARANÁ
ENDEREÇO: RUA UNIVERSITÁRIA, 1519 - JARDIM UNIVERSITÁRIO
CNPJ: 16.940.335/0001-44
E-MAIL: oueste@unioeste.br
TELEFONE: (45) 3221-5716

CONTÉUDO
Projeto Elétrico

AUTOR DO PROJETO

ENC: RAFAEL AUGUSTO MICH

PROPRIETÁRIO

UNIVERSIDADE ESTADUAL DO OESTE DO PARANÁ

DESENHO
RAPHAEL

ESCALA
1:100

PRANCHA
01

DATA
08/2024

Documento: **ProjetoEletrico_CCSAEmpreendedorismo.pdf**.

Assinatura Simples realizada por: **Raphael Augusto Mohr (XXX.083.669-XX)** em 19/08/2024 10:56 Local: UNIOESTE/DPF.

Inserido ao protocolo **20.777.819-2** por: **Raphael Augusto Mohr** em: 19/08/2024 10:55.



Documento assinado nos termos do Art. 38 do Decreto Estadual nº 7304/2021.

A autenticidade deste documento pode ser validada no endereço:
<https://www.eprotocolo.pr.gov.br/spiweb/validarDocumento> com o código:
1a56304e7f67163c4d3ccaac4402fae6.