



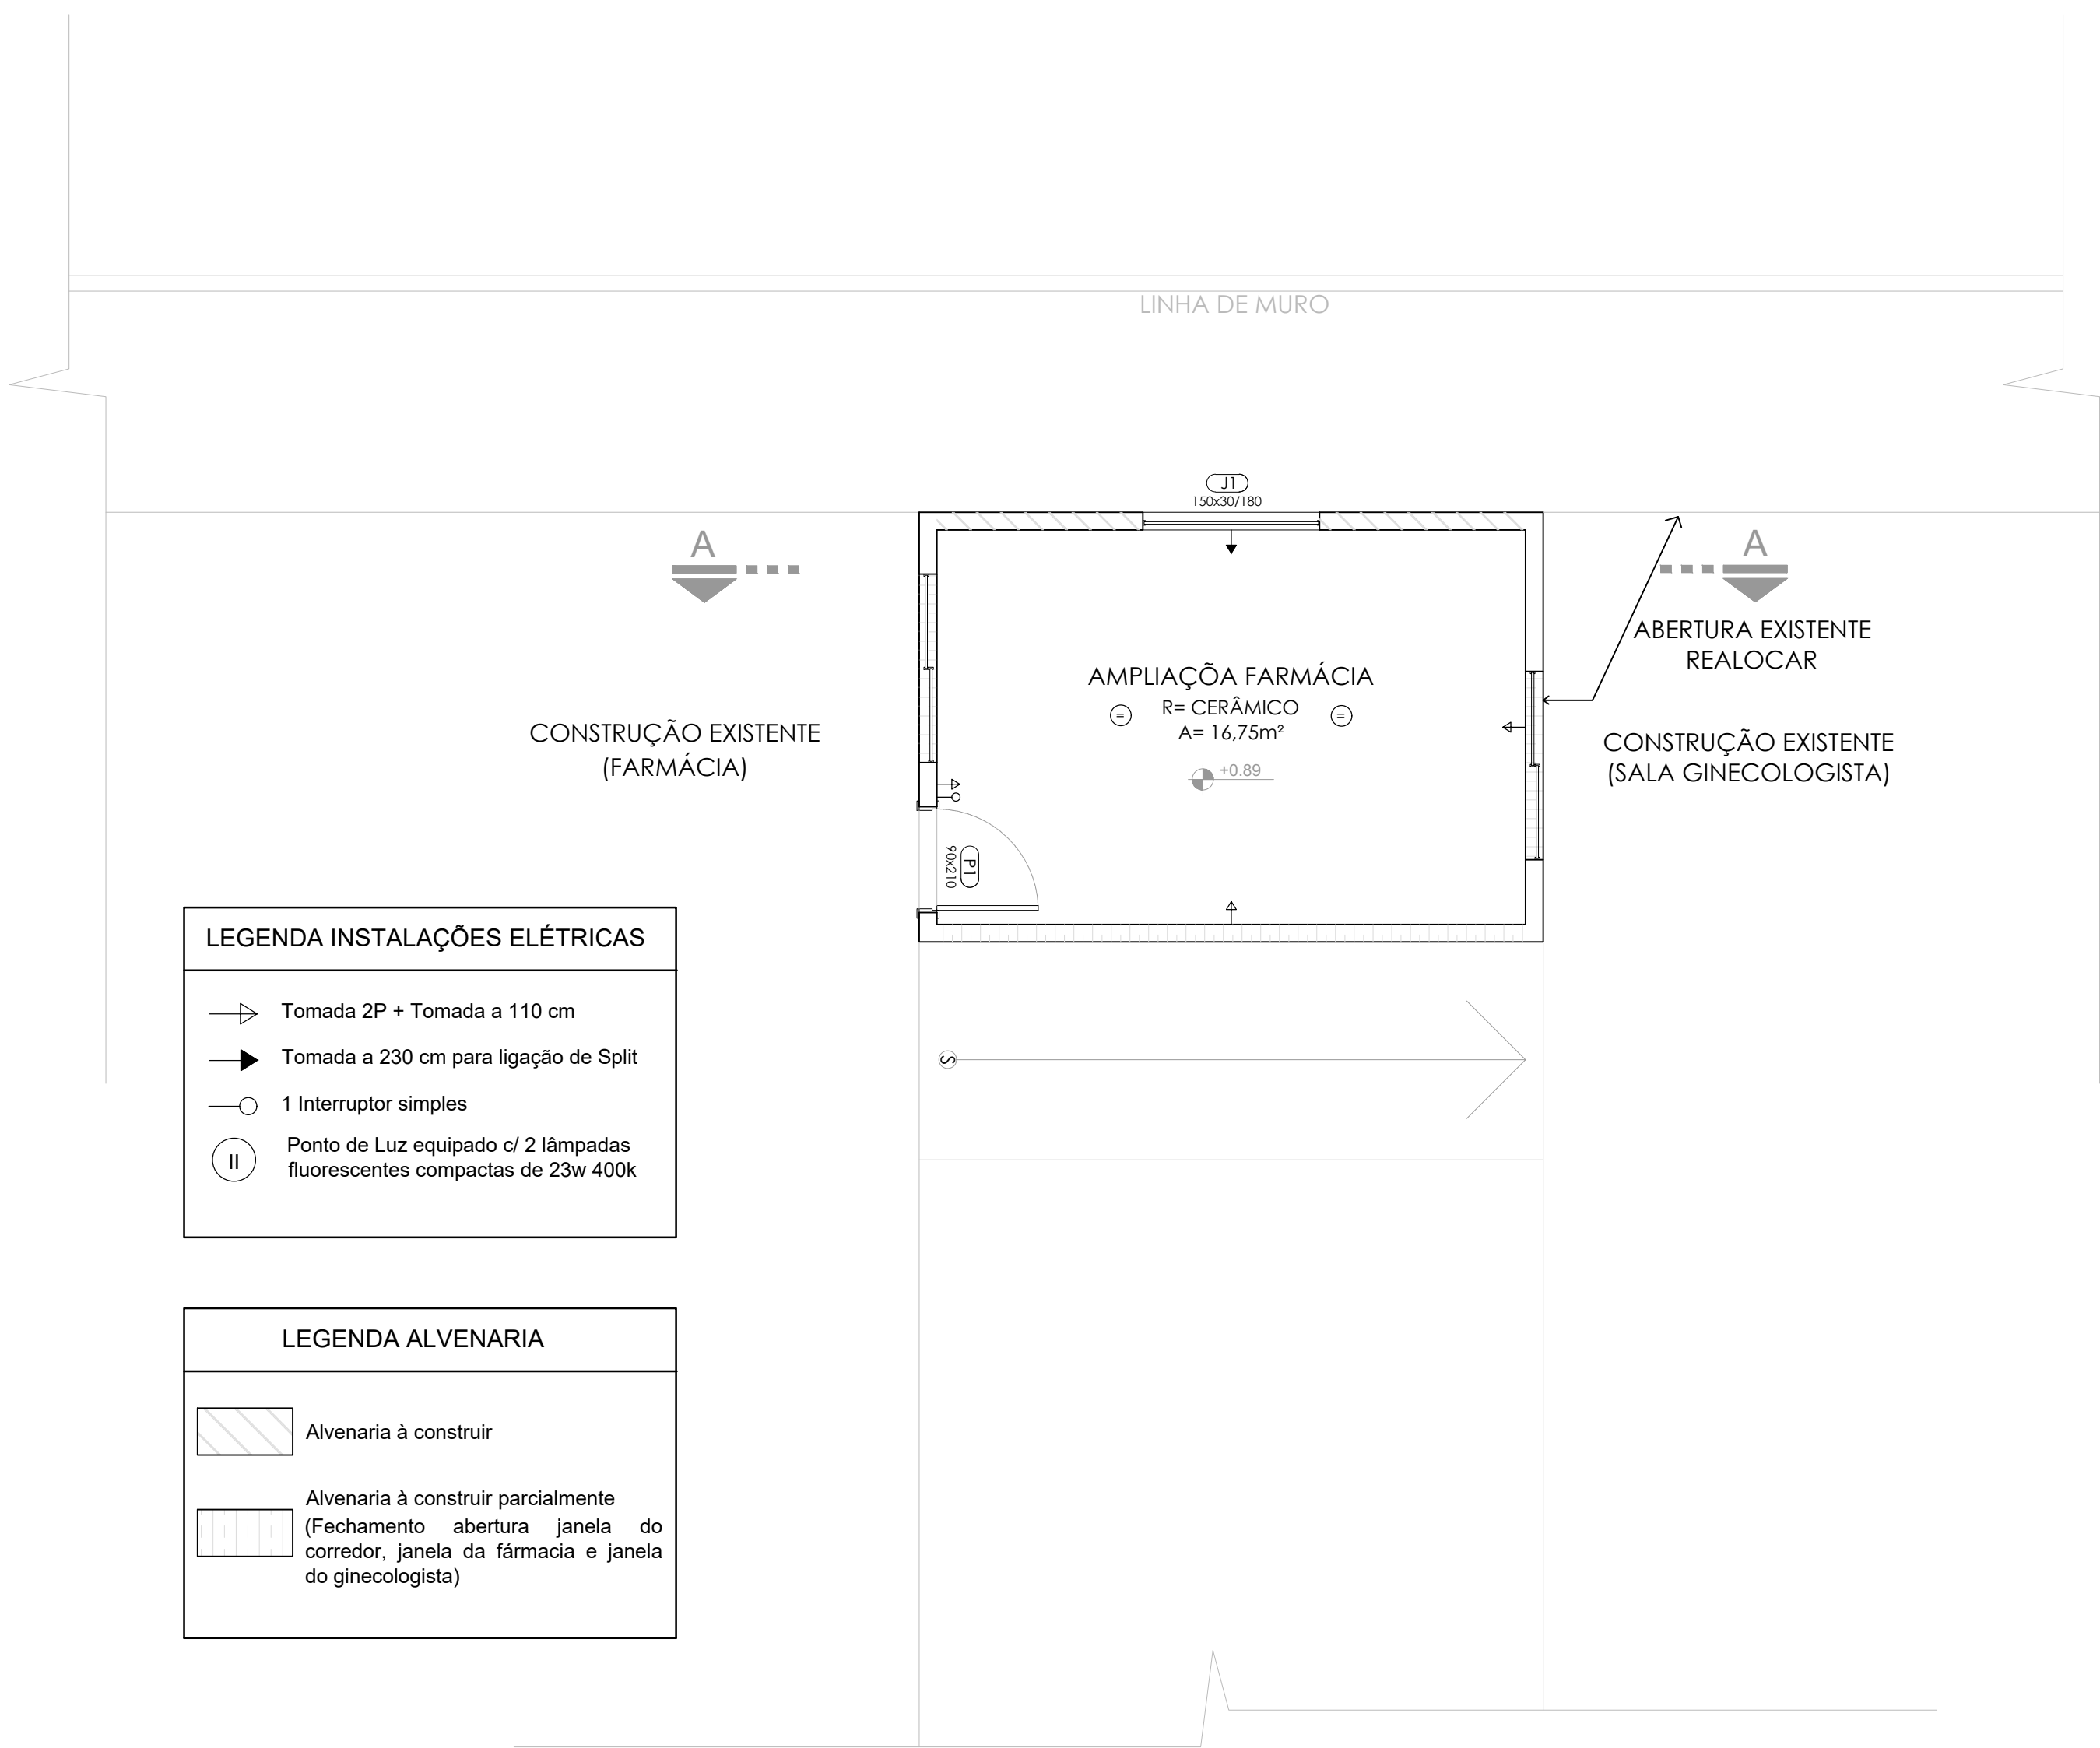


LEGENDA INSTALAÇÕES ELÉTRICAS	
	Tomada 2P + Tomada a 110 cm
	Tomada a 230 cm para ligação de Split
	1 Interruptor simples
	Ponto de Luz equipado c/ 2 lâmpadas fluorescentes compactas de 23w 400k

LEGENDA ALVENARIA	
	Alvenaria à construir
	Alvenaria à construir parcialmente (Fechamento abertura janela do corredor, janela da farmácia e janela do ginecologista)

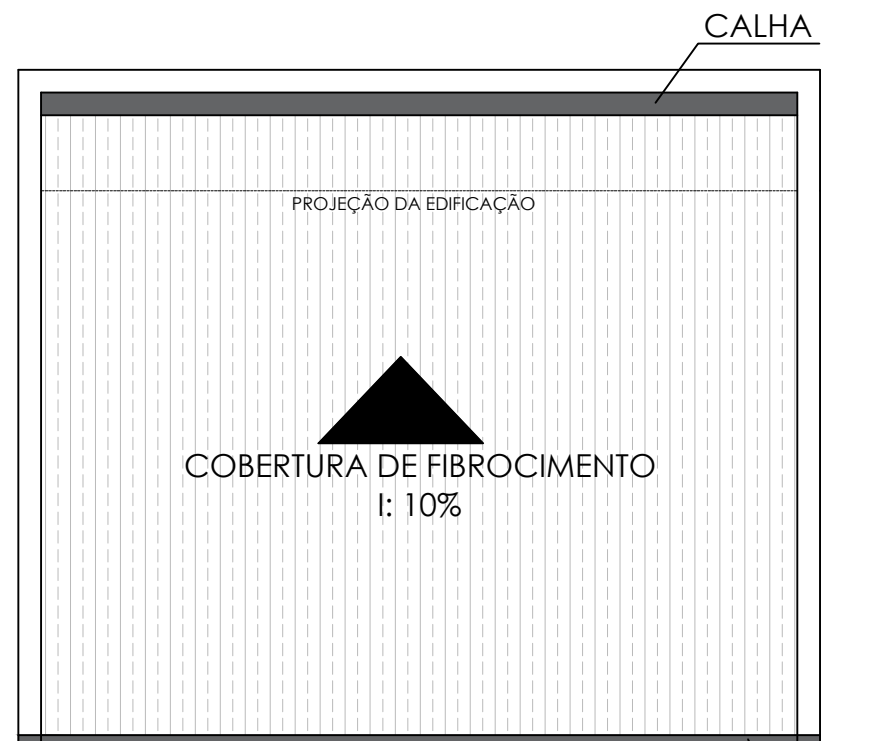


COBERTURA
ESCALA:1/50

PLANTA BAIXA AMPLIAÇÃO
ESCALA:1/50

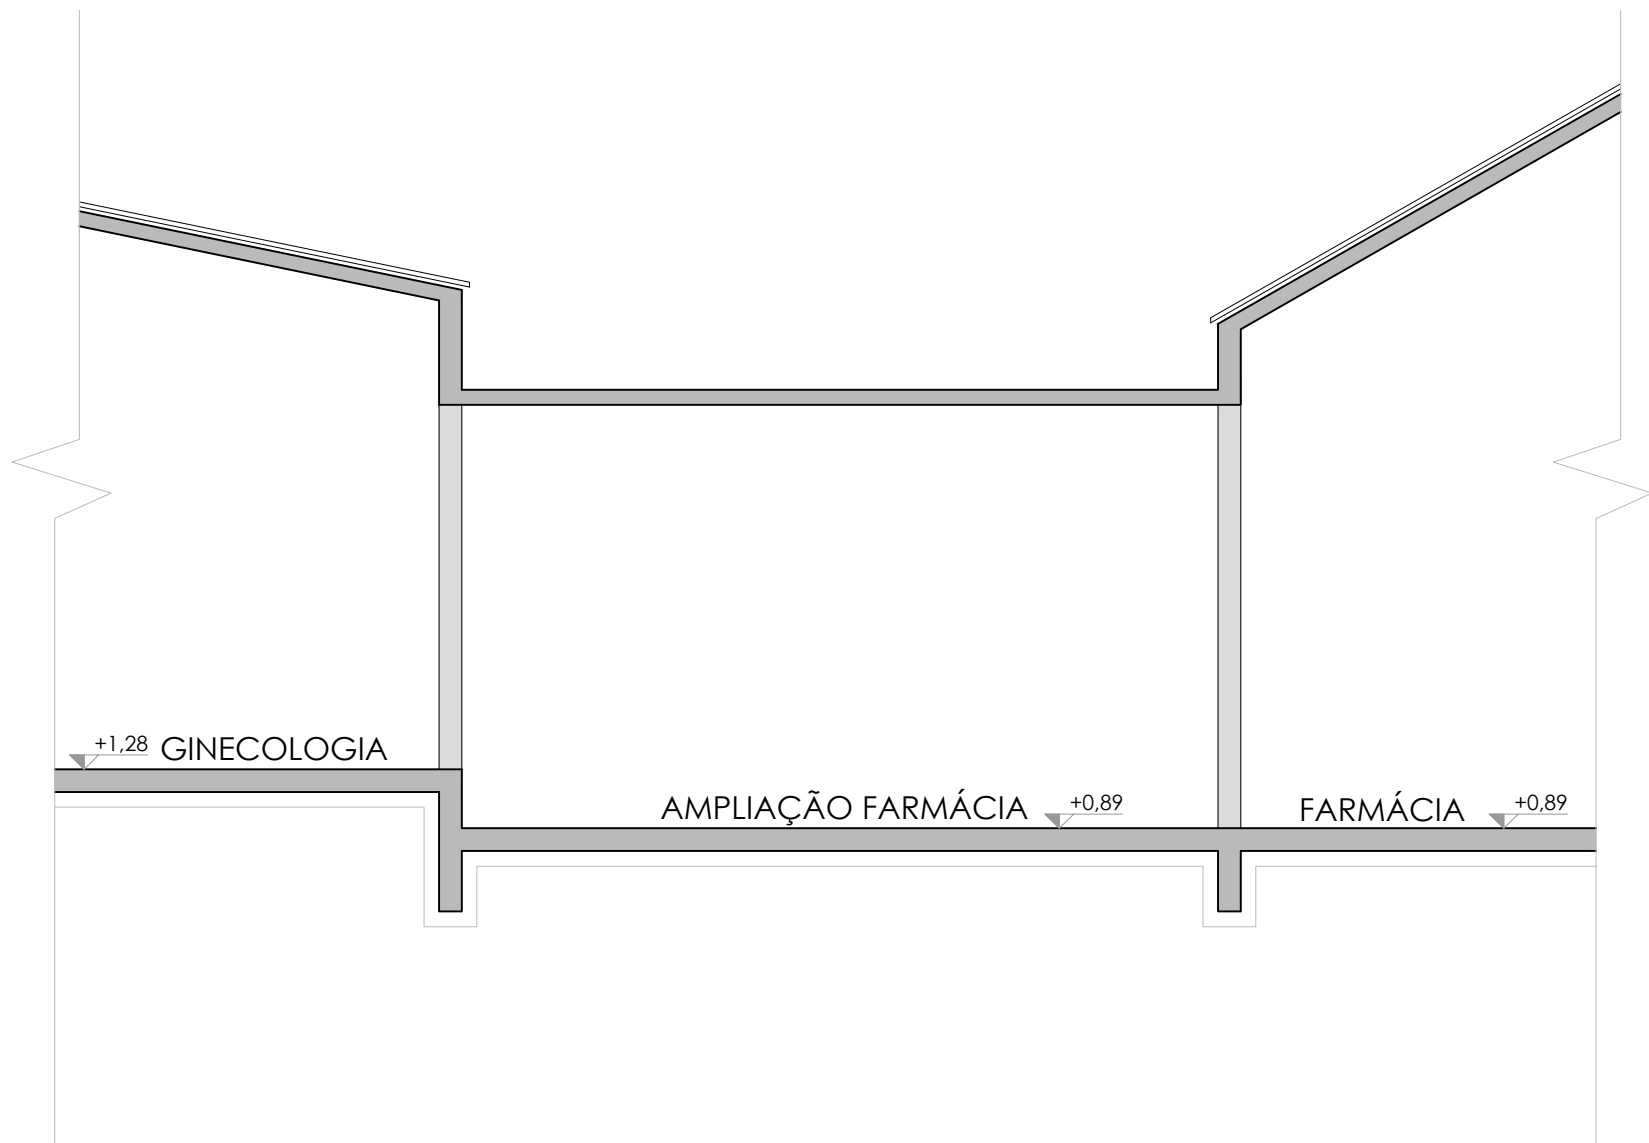

CORTE A | A
ESCALA:1/50

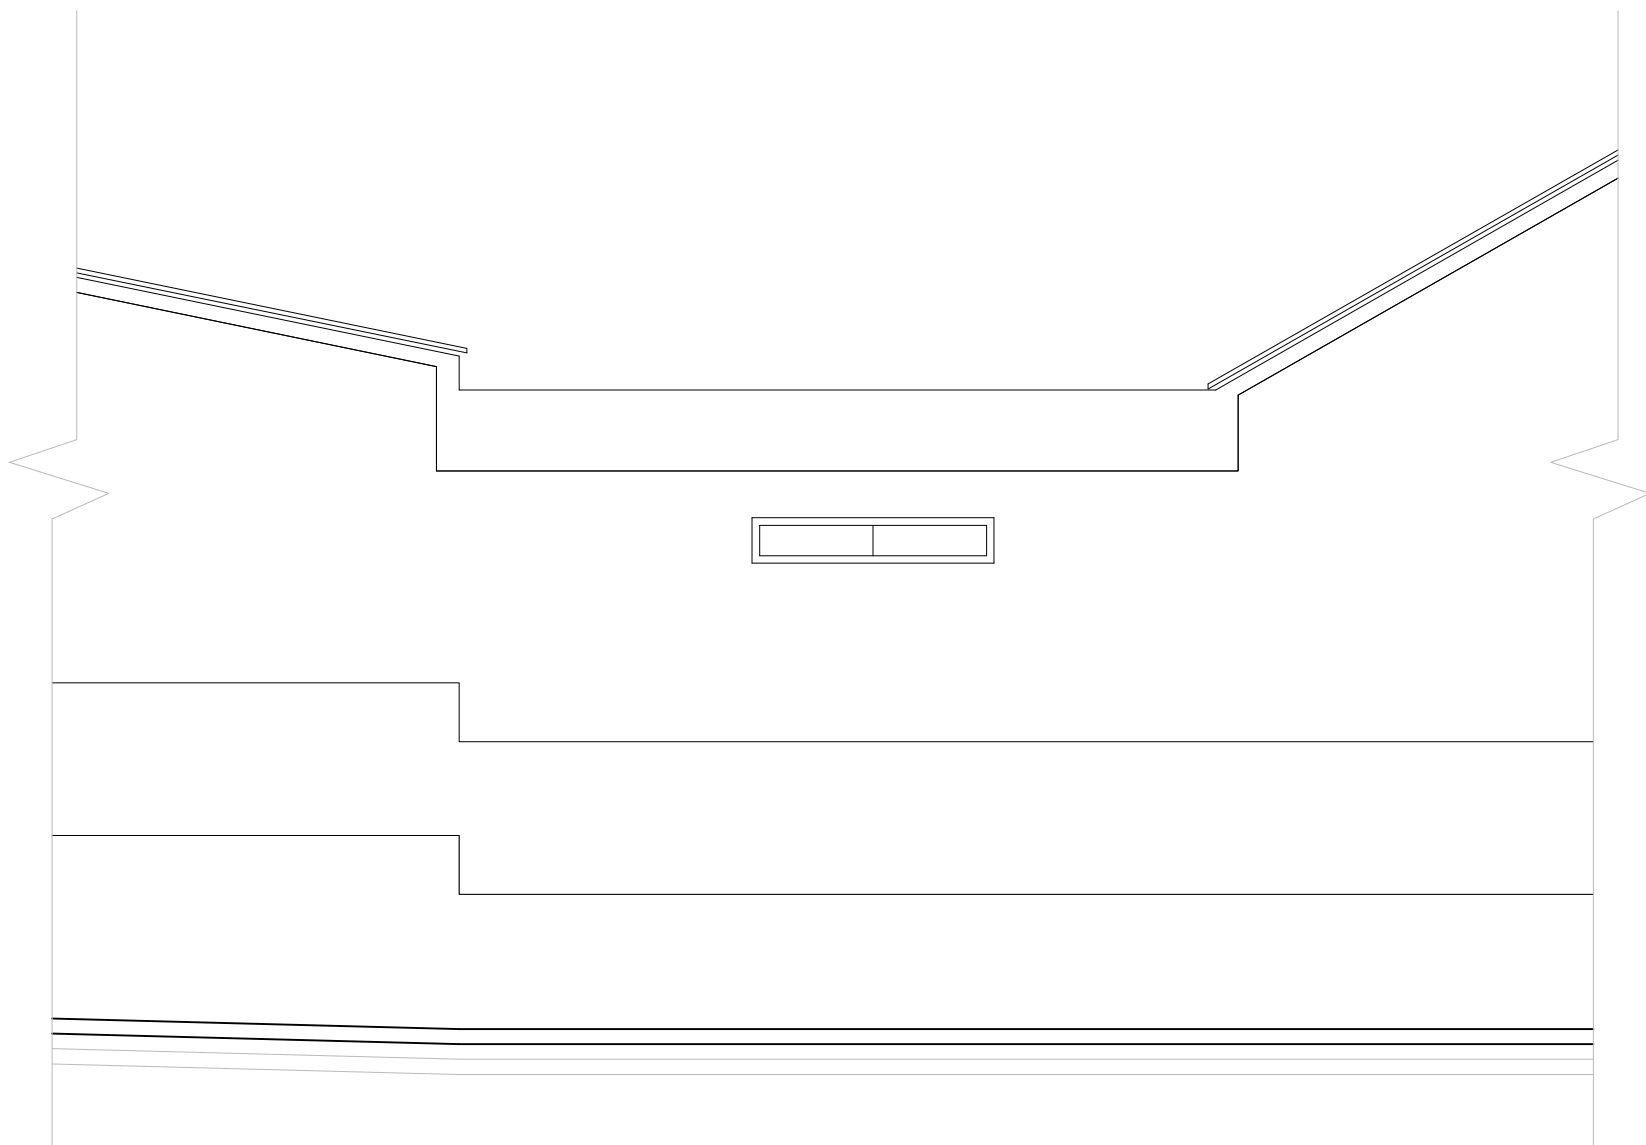

FACHADA
ESCALA:1/50

- OBS.
- HAVENDO DIVERGÊNCIA ENTRE COTA E ESCALA, PREVALECERÁ A COTA.
 - COTAS EM METROS.
 - QUALQUER ALTERAÇÃO NO PROJETO SOMENTE SERÁ PERMITIDA, SE AUTORIZADA POR ESCRITO PELO RESPONSÁVEL TÉCNICO, AUTOR DO PROJETO.

		CLIENTE	PREFEITURA MUNICIPAL DE APIÚNA	
		DESCRIÇÃO	REESTRUTURAÇÃO DA FARMÁCIA DA UNIDADE BÁSICA DE SAÚDE CENTRO	
ENDEREÇO				
AVENIDA FLORIANÓPOLIS, N°107, CENTRO, APIÚNA/SC				
DATA		ASSUNTO		FOLHA
FEVEREIRO/2024		PLANTA BAIXA AMPLIAÇÃO/COBERTURA CORTE AA/FACHADA ARQUIVO		02/02
ESCALA		FORMATO		
INDICADA		A1		
CLIENTE		ReestruturacaoSaude.dwg		
		RESPONSÁVEL TÉCNICO		
		APROVADO EM 26/02/2024		
		LETICIA LUIZA LANGE ARQUITETA E URBANISTA CAU/SC A130918-B		