


Planta baixa

Escala: 1/500

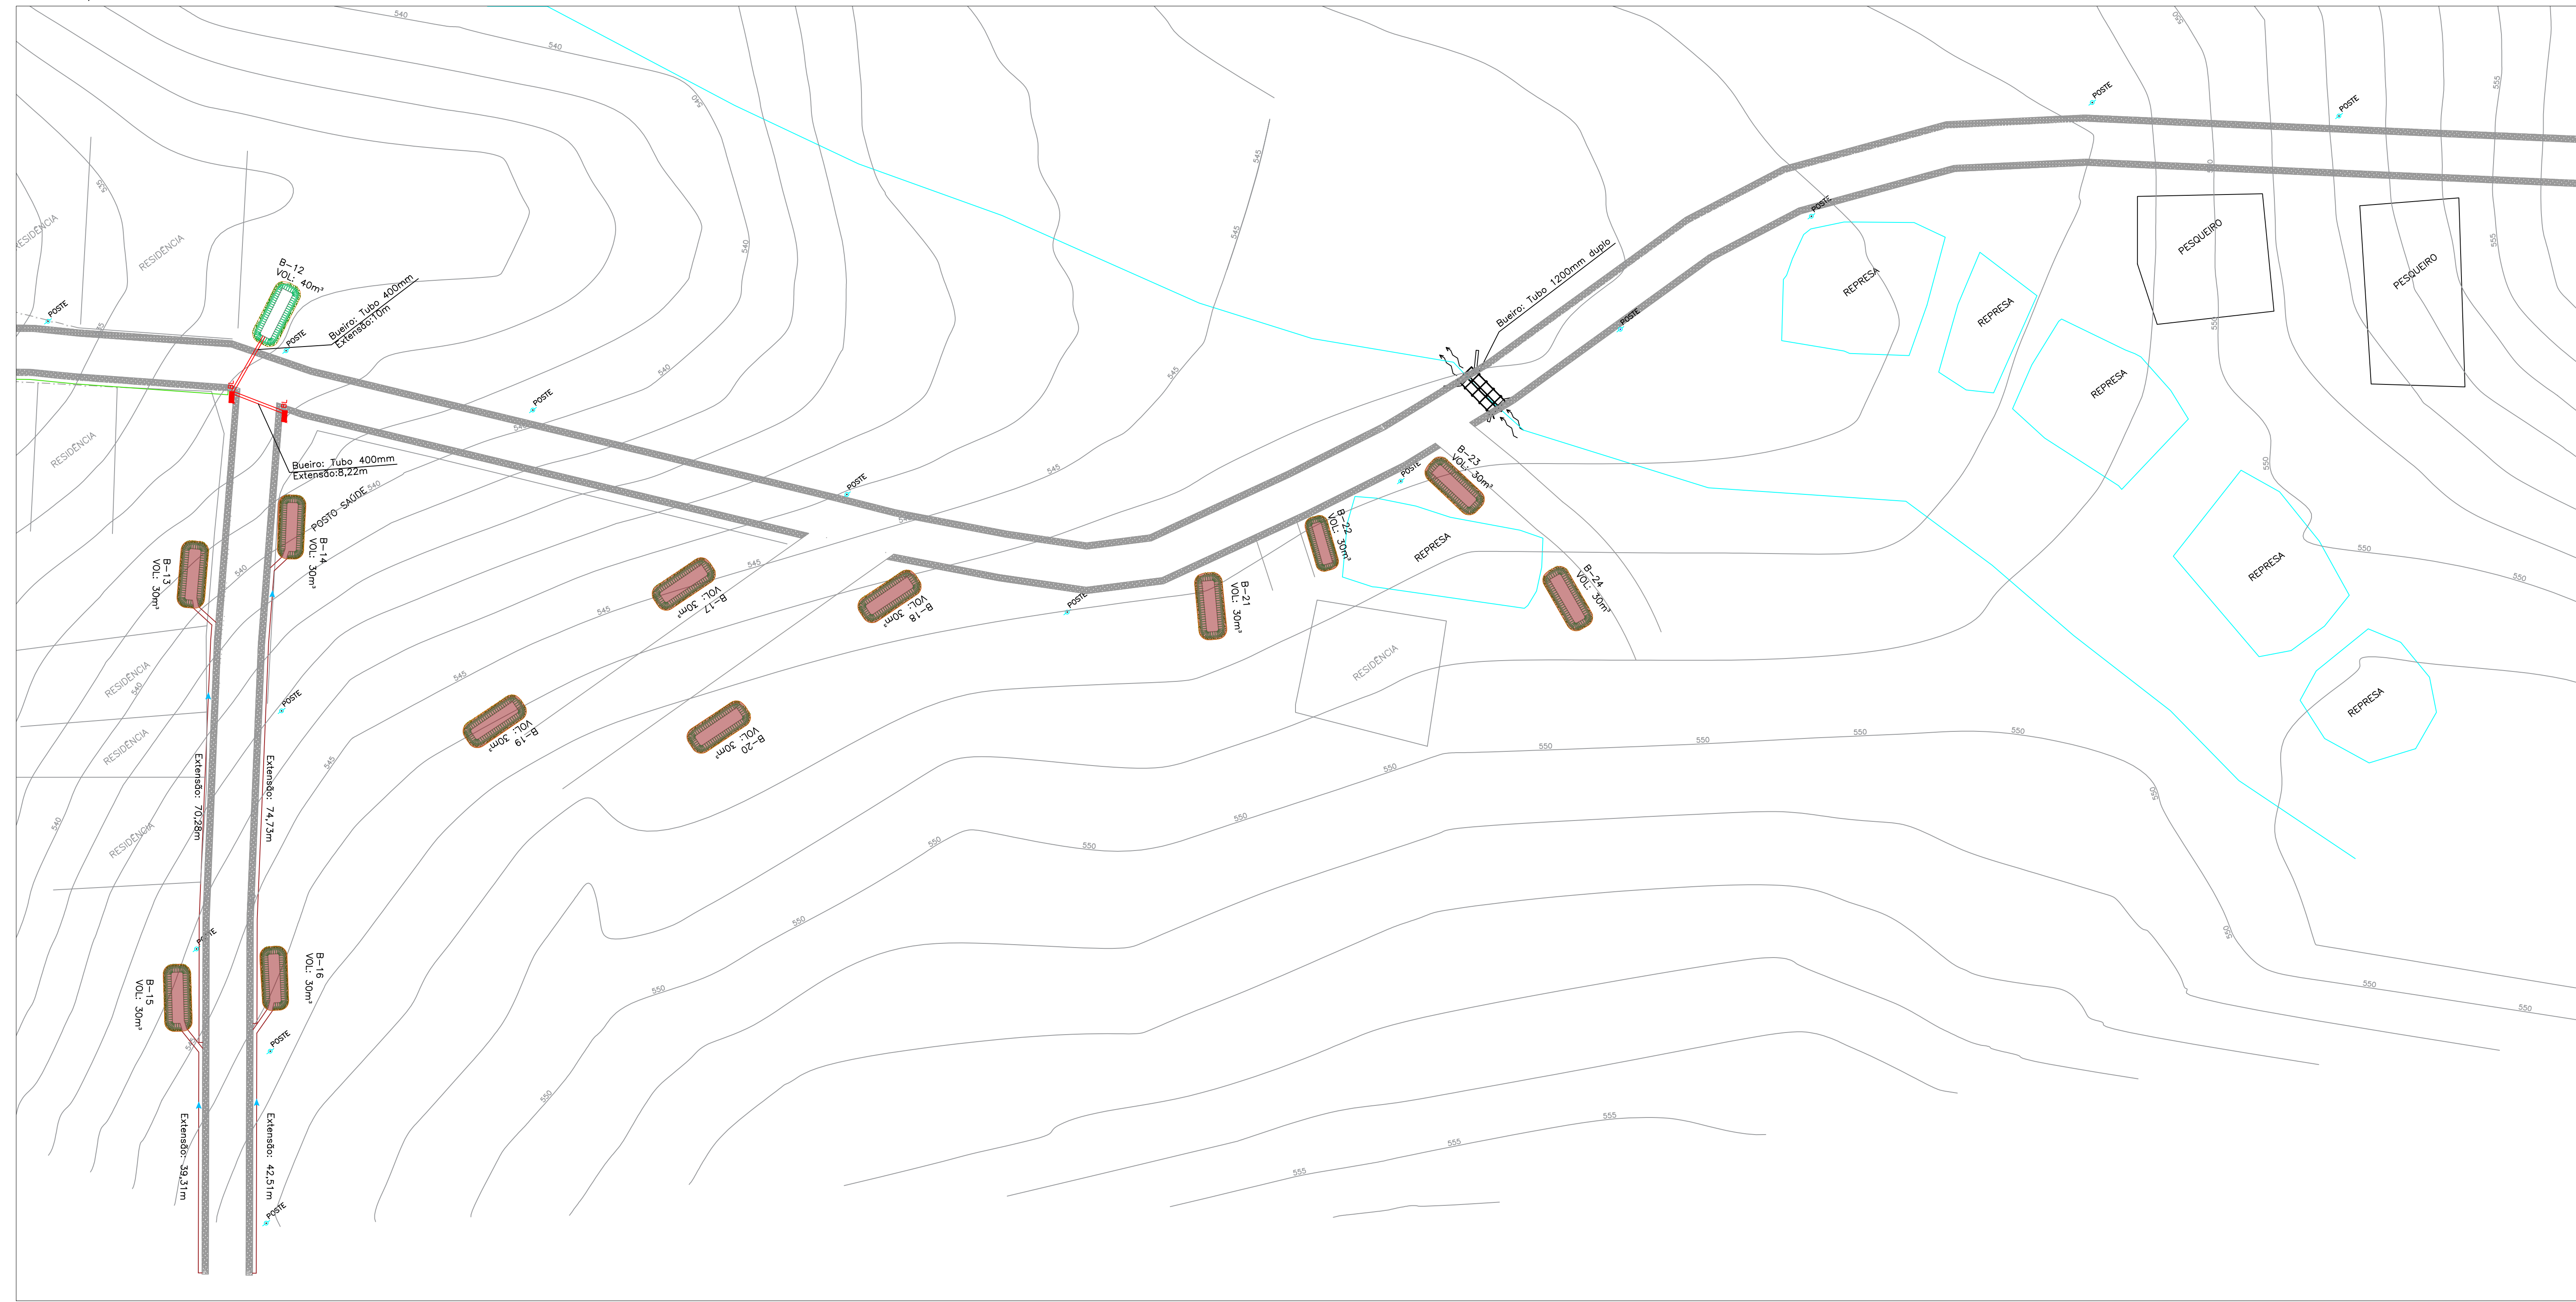

Planta baixa

Escala: 1/500

LEGENDA
INICIO DO TRECHO(374264 m E 7310140 m S)
Sentido do Fluxo de Água
Boca de lobo a executar (4 und)
Tubulação de 400mm a executar (75,20 m)
Boca de lobo existente
Tubulação existente
Caixa de retenção
Sarjeta de grama trapezoidal (SZG 60-20)
Tubulação de 1200mm existente
Caixa de retenção fora da faixa de domínio a ser executada pelo município/proprietária
Sarjeta fora da faixa de domínio a ser executada pelo município/proprietária



PREFEITURA MUNICIPAL DE
LUIZIANA

Conteúdo da prancha:

PROJETO DE DRENAGEM

Proprietário:

PREFEITURA MUNICIPAL DE LUIZIANA
CNPJ N°:80.888.688/0001-27

Responsável Técnico:

DIOGO D. ALMEIDA PEREIRA
Eng° Civil CREA-PR 138479-D

Escala:

INDICADO

Data:

AGOSTO/2025

Prancha:

02/03

obs: Todos os dispositivos de drenagem para captação de água da chuva que estão dentro da faixa de domínio do município serão executados pela empresa vencedora, sendo os demais dispositivos essenciais para funcionalidade do sistema de captação de água da chuva, conforme legenda do projeto apontado pelo IDR deverão ser executados pelo município/proprietário.