


Planta baixa  
Escala: 1/1500



Planta baixa  
Escala: 1/1500

	LEGENDA
<span style="color: blue;">●</span>	INÍCIO DO TRECHO(374264 m E 7310140 m S)
<span style="color: magenta;">●</span>	FIM DO TRECHO(376657 m E 7308347 m S)
<span style="color: blue;">▶</span>	Sentido do Fluxo de Água

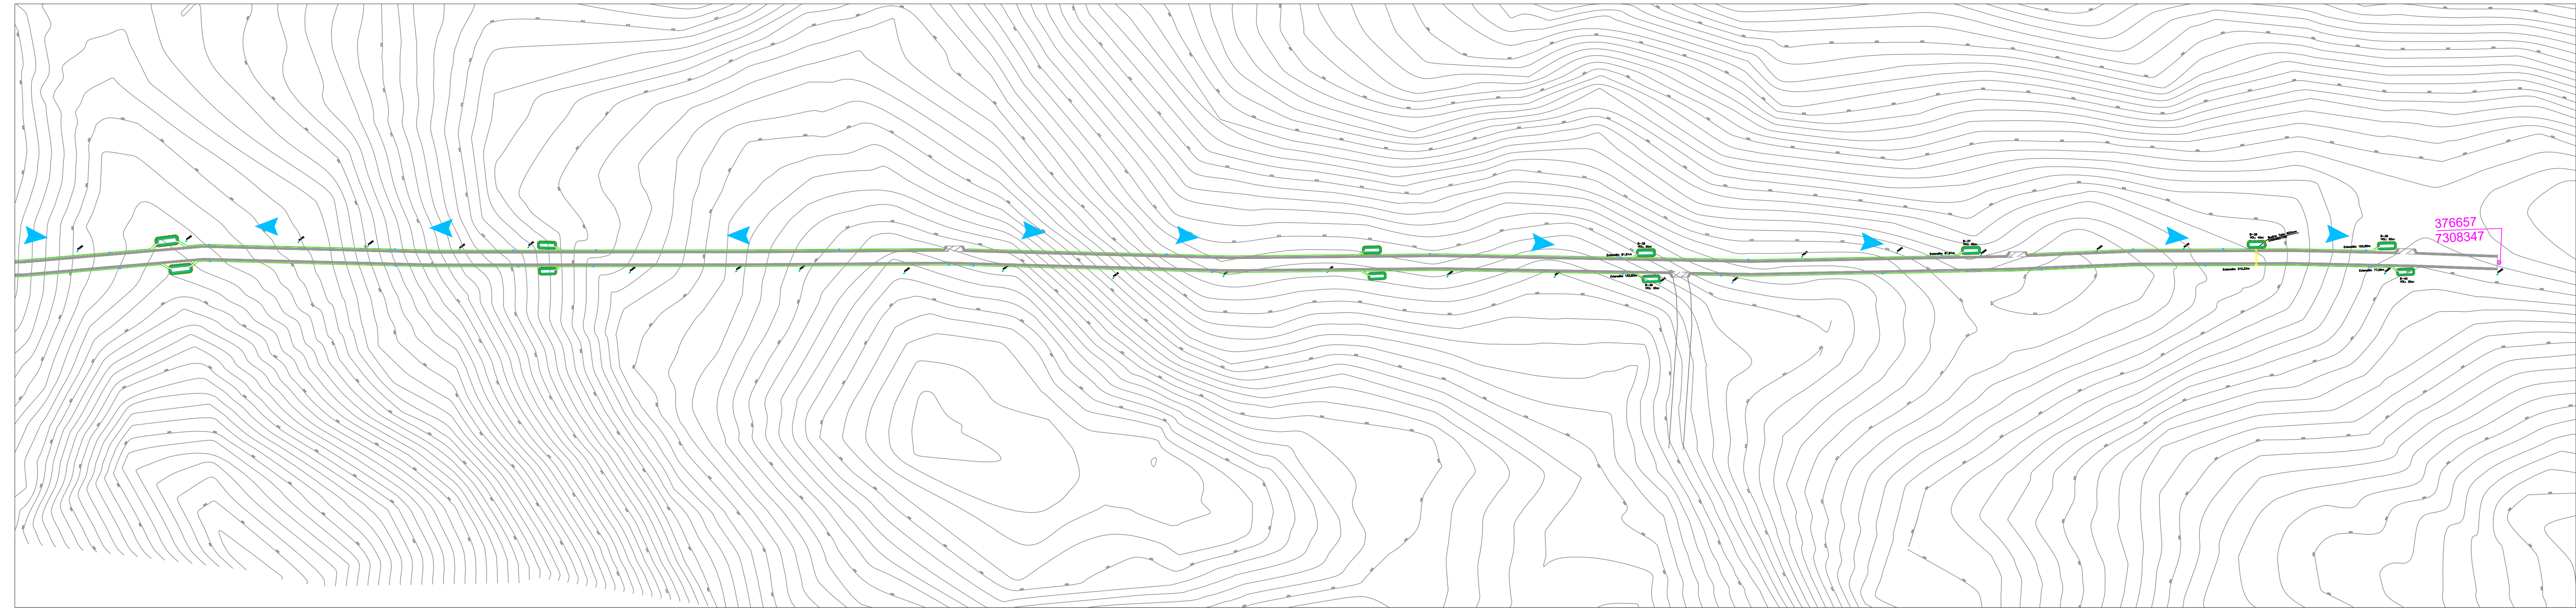

PREFEITURA MUNICIPAL DE  
LUIZIANA

Conteúdo da prancha:  
PROJETO DE MACRODRENAGEM E LOCALIZAÇÃO

Proprietário:  
  
PREFEITURA MUNICIPAL DE LUIZIANA  
CNPJ N°.80.888.688/0001-27

Responsável Técnico:  
  
DIOGO D. ALMEIDA PEREIRA  
Eng.º Civil CREA-PR 138479-D

Escala:	Data:	Prancha:
INDICADO	AGOSTO/2025	01/03