




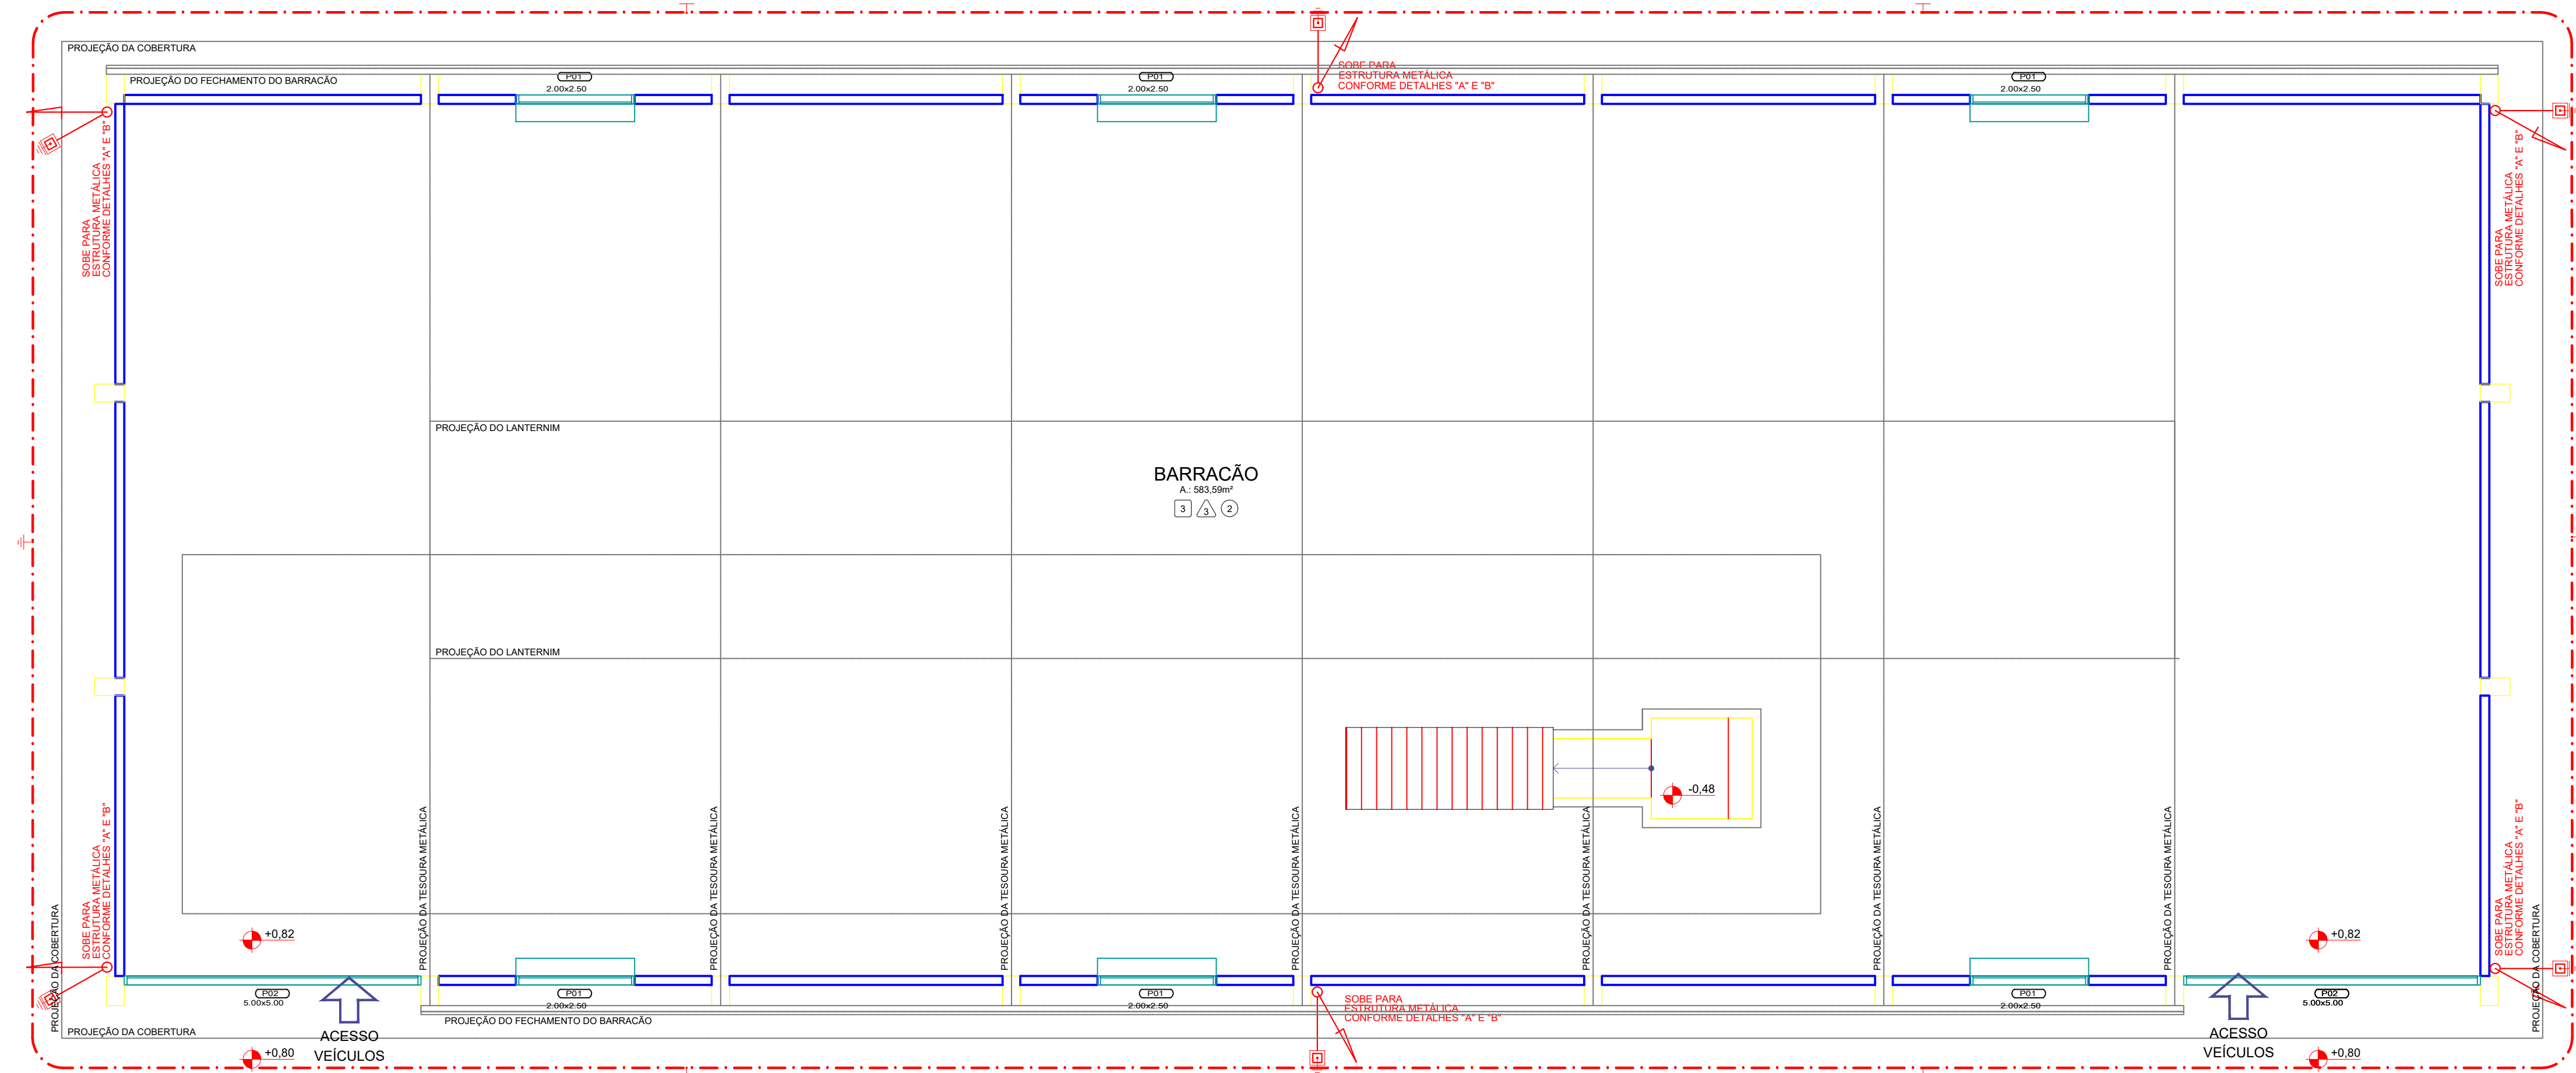


PLANTA BAIXA - SPDA
Escala 1/75

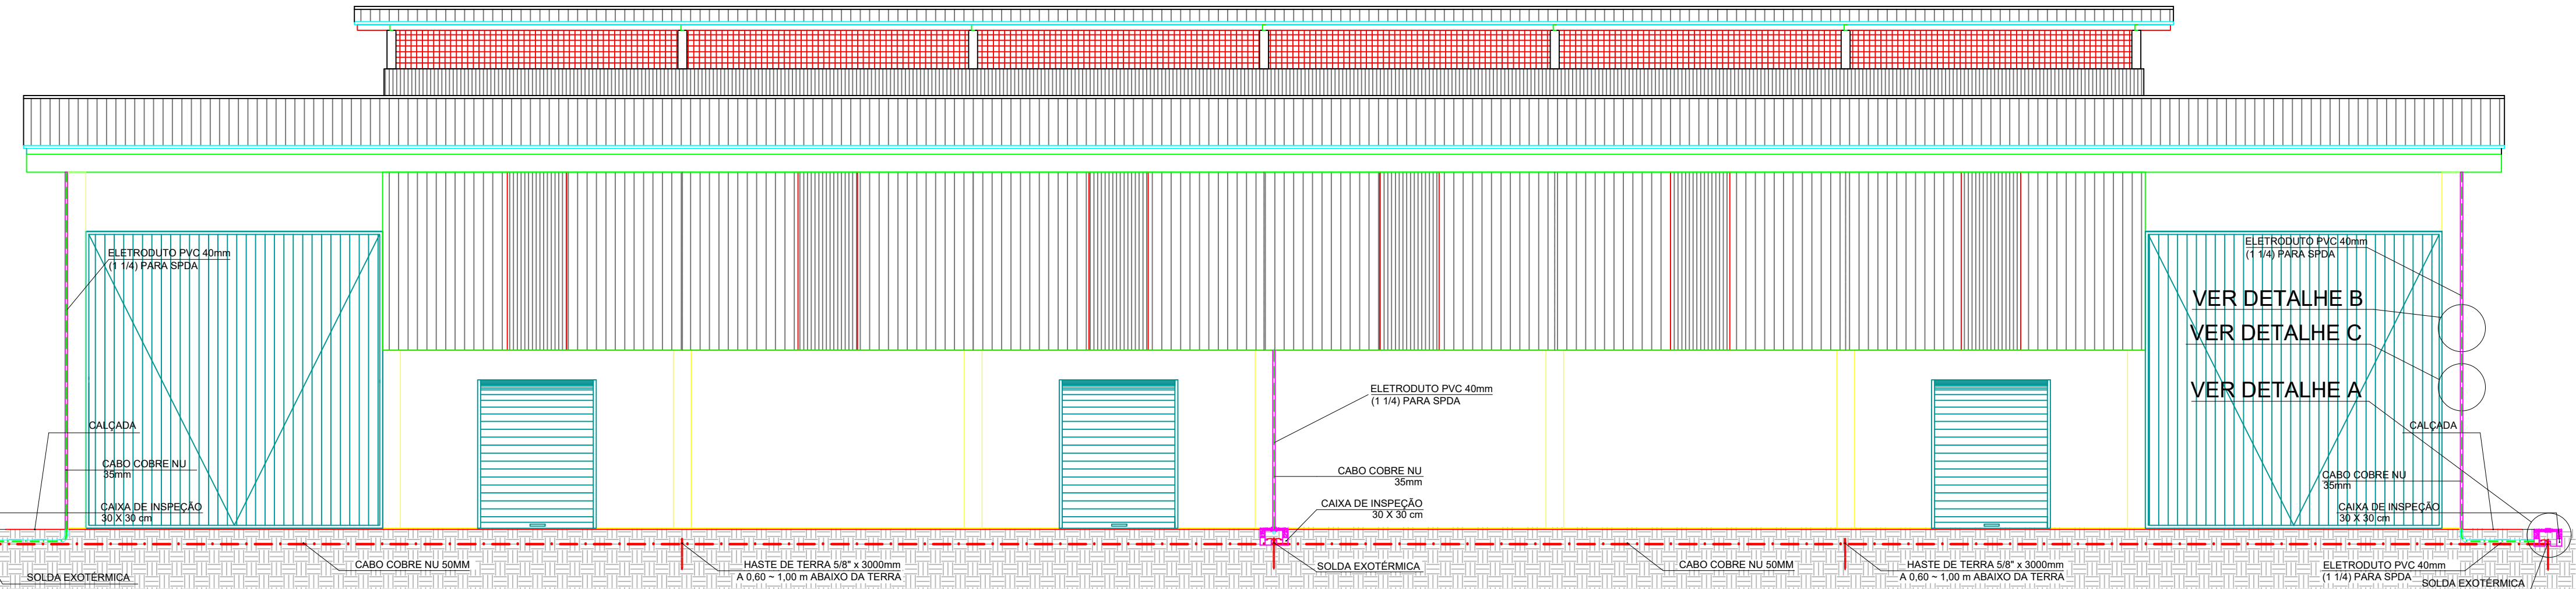


FACHADA LATERAL (BARRACÃO-UVR)
ESCALA 1/75

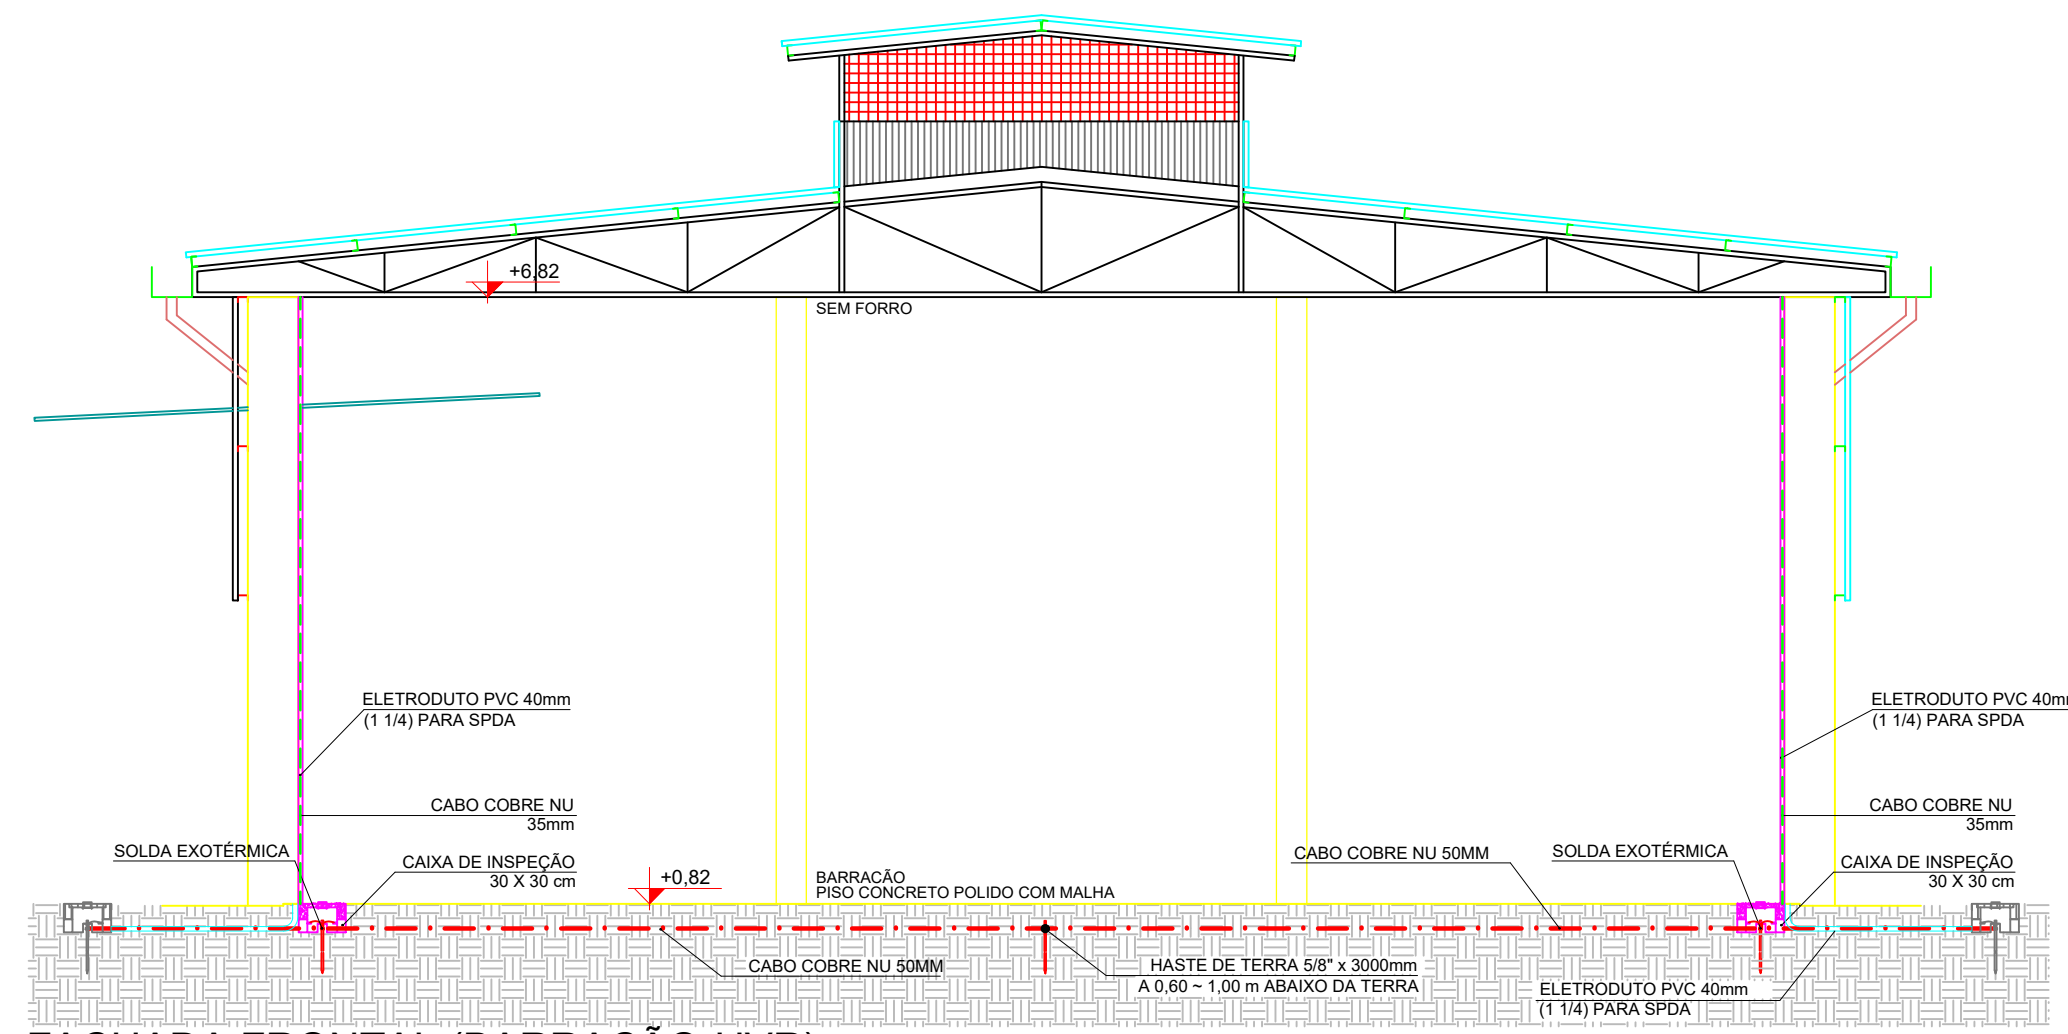

FACHADA FRONTAL (BARRACÃO-UVR)
ESCALA 1/75

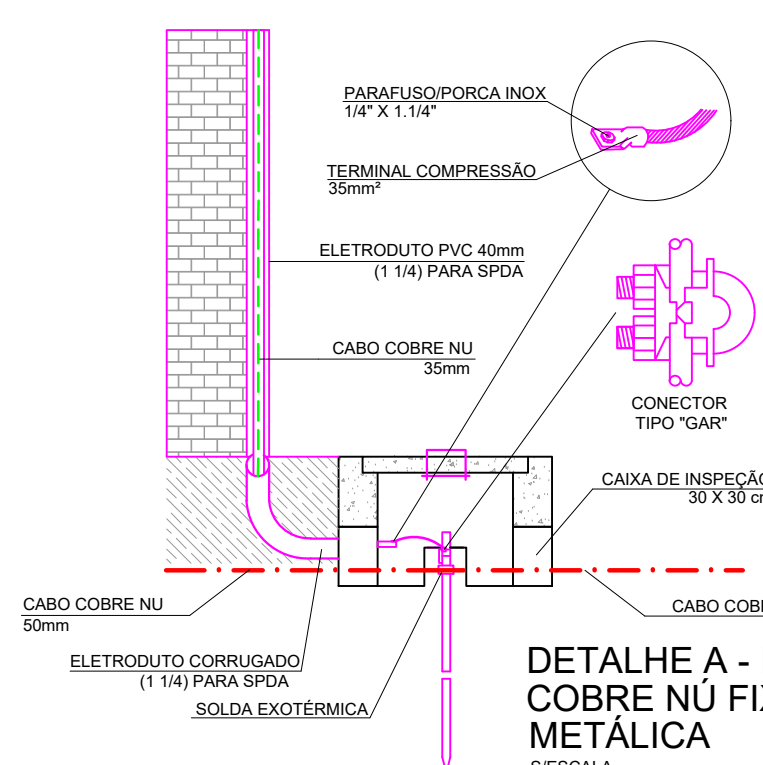

DETALHE A - INTERLIGAÇÃO DO CABO DE COBRE NU FIXADO NA ESTRUTURA METÁLICA
S/ESCALA

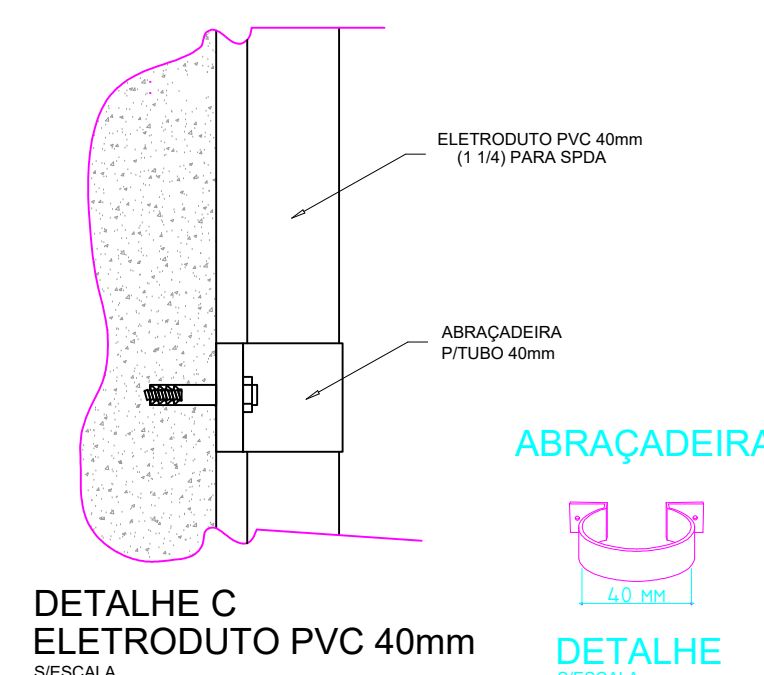


DETALHE C ELETRODUTO PVC 40mm
S/ESCALA

QUADRO DE QUANTITATIVO			
SISTEMA DE PROTEÇÃO PARA DESCARGA ATMOSFÉRICAS			
ITEM		UNID.	QUANT.
01	ELETRODUTO DE PVC 40MM (1 1/4) PARA SPDA	M	42,00
02	CABO DE COBRE NU 35mm² COM ISOLADORES FIXADO NA ESTRUTURA METÁLICA	M	44,40
03	CABO DE COBRE NU 50mm² COLOCADO	M	120,26
04	CAIXA DE PASSAGEM EM ALV. 30x30x30 COM TAMPA DE CA	UN	6
05	ATERRAMENTO C/ HASTE COBRE 16,0mm x 3000 mm	UN	12

- SIMBOLOGIA**
- HASTE DE TERRA 5/8" x 3000mm A 0,60 ~ 1,00 m ABAIXO DA TERRA
 - PONTO DE TERRA C/ CAIXA DE INSPEÇÃO E HASTE DE TERRA (EXTERNA)
 - CABO DE COBRE NU 50mm² (ENTERRADO NO SOLO)
 - CABO DE COBRE NU 35mm²
 - ELETRODUTO PVC 40mm (1 1/4) PARA SPDA
 - CONEXÃO EM SOLDA EXOTÉRMICA N.º 115

- NOTAS**
- CABOS DE ATERRAMENTO NÃO INDICADOS DEVERÃO SER DE COBRE NÚ 50mm²
 - AS DESCIDAS SERÃO FEITAS POR ELETRODUTOS PVC 40mm (1 1/4) PARA SPDA, FIXADA NA PAREDE
 - OS CABOS EXTERNOS CONECTADOS AS BARRAS DE COBRE SERÃO DE COBRE NÚ 35mm²
 - AS CONEXÕES ENTRE CABOS/CABOS, CABOS/ESTRUTURAS METÁLICAS, CABOS/HASTES DEVERÃO SER DE SOLDA EXOTÉRMICA N.º 115
 - OS VALORES DE RESISTÊNCIA DE TERA INDICADOS NESTE PROJETO SÃO REFERENTES A MEDIÇÕES EFETUADAS ANTES DE SUA EXECUÇÃO.

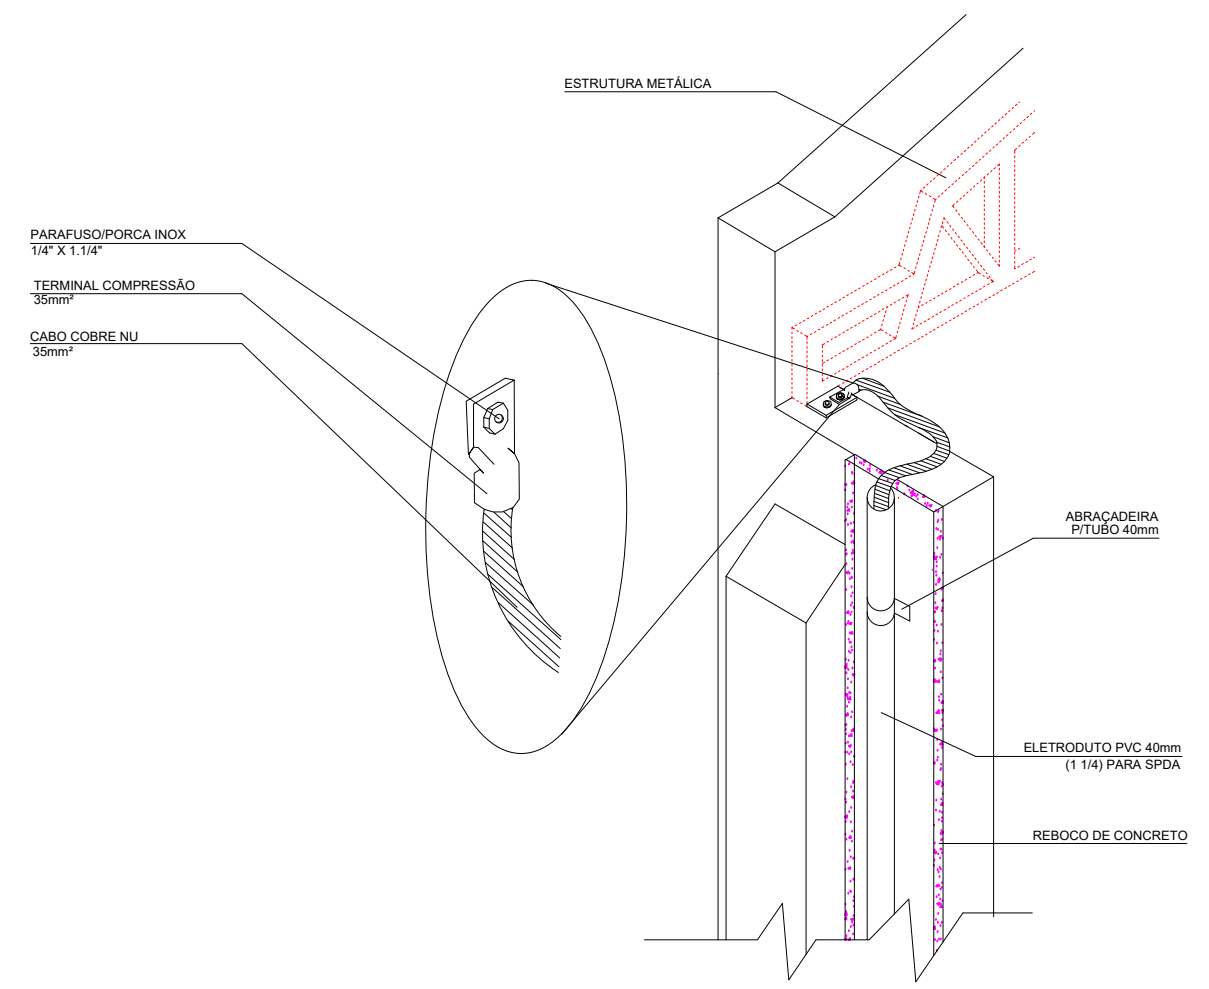

DETALHE B - LIGAÇÃO DA MALHA COM O ELETRODUTO PVC 40 mm
S/ESCALA



PROJETO SPDA BARRACÃO-UVR

MUNICÍPIO - UF: GODOY MOREIRA-PR

PROPRIETÁRIO/RESPONSÁVEL: Prefeitura Municipal de Godoy Moreira

LOCALIZAÇÃO: Gleba Ubá 6ª Seção - Lote 247 - 1

MUNICÍPIO DE GODOY MOREIRA-PR

RESP. TÉCNICO: ENG.º CIVIL VALDEIR PIREZ FITZ
CREA CREA-PR: 201592/D

OBSERVAÇÕES:

PLANTA BAIXA SPDA
FACHADA LATERAL
FACHADA FRONTAL
DETALHES

COORDENAÇÃO		REVISÃO		ESCALA	INDICADA	PRANCHA
		R-03		ESCALA	INDICADA	03/03
FORMATO		A1 (841 X 594)		DATA EMISSÃO		10/2025