


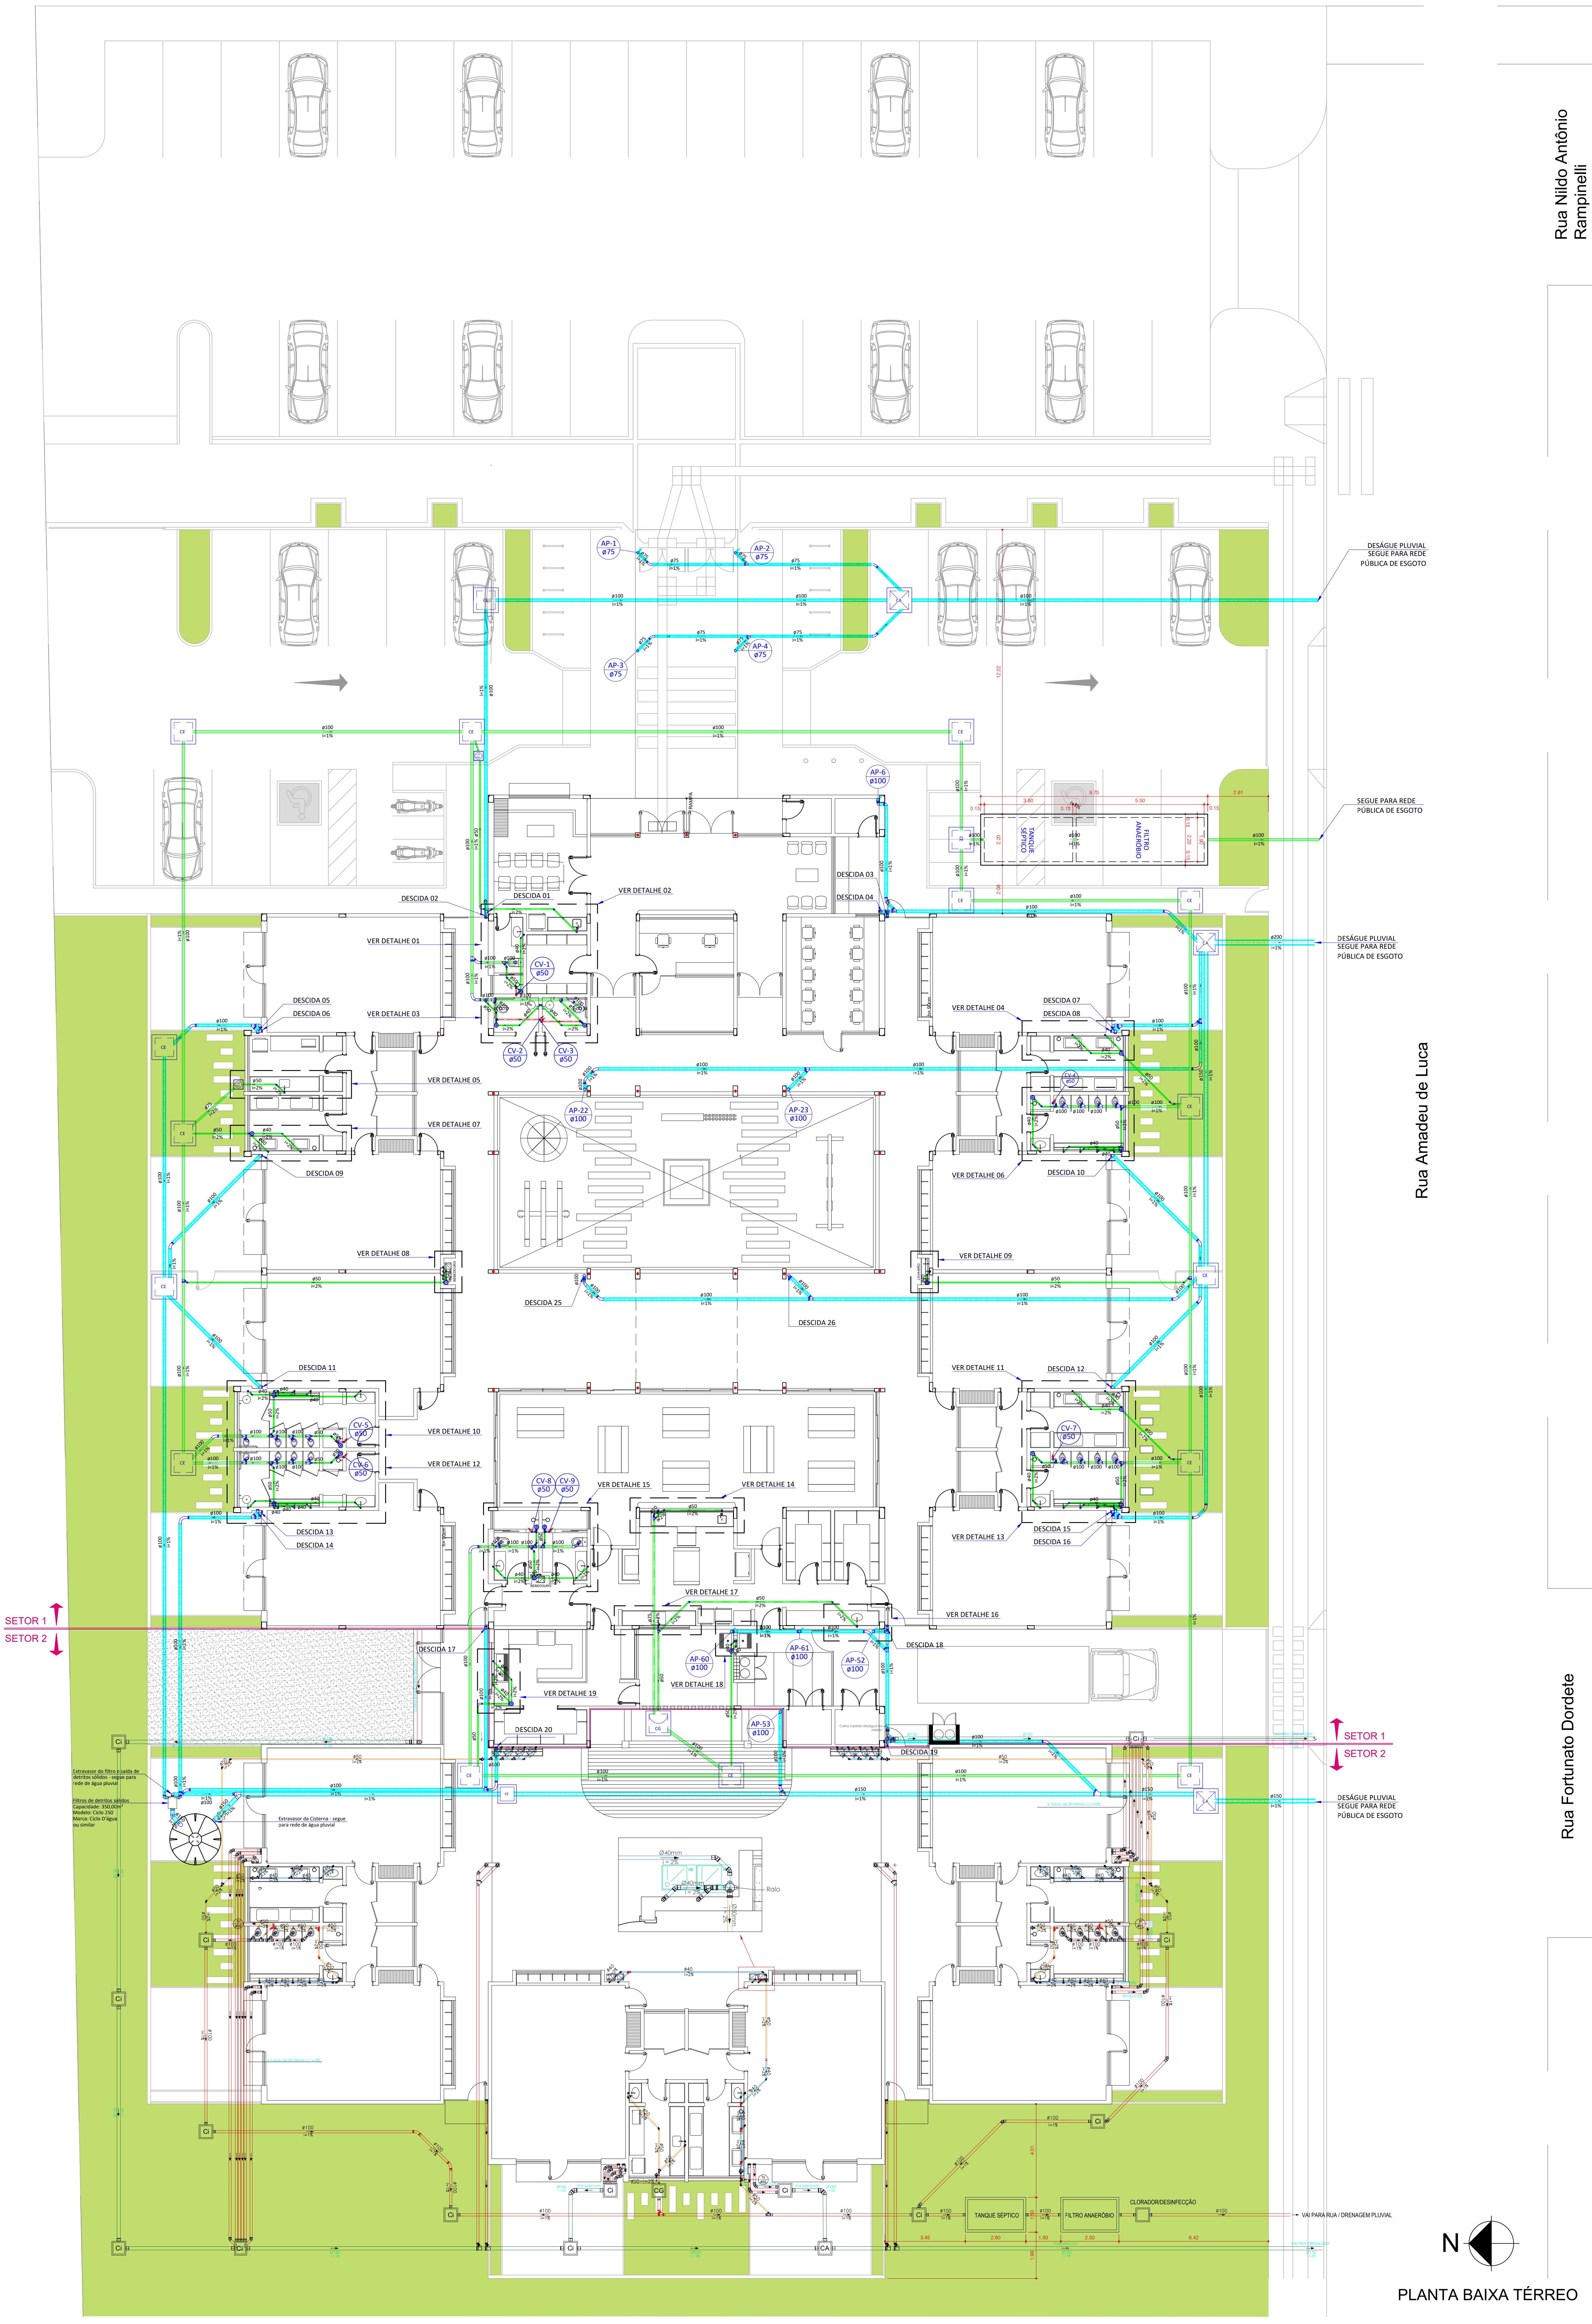

LEGENDAS SETOR 1

Legenda	
	Tubo de ventilação - PVC ESGOTO SÉRIE NORMAL
	Tubo de esgoto sanitário com Ø e inclinação indicada em projeto - PVC ESGOTO SÉRIE NORMAL
	Tubo de esgoto de gordura com Ø e inclinação indicada em projeto - PVC ESGOTO SÉRIE NORMAL
	Tubo de esgoto pluvial com Ø e inclinação indicada em projeto - PVC ESGOTO SÉRIE NORMAL
	Tubo que sobe
	Coluna de Ventilação Secundária - PVC ESGOTO SÉRIE NORMAL
	Tubo de Queda de esgoto sanitário com Ø indicada em projeto - PVC ESGOTO SÉRIE NORMAL
	Tubo de Queda de águas pluviais com Ø indicada em projeto - PVC ESGOTO SÉRIE NORMAL
	Bebedouro
	Caixa Sifonada
	Caixa de areia pluvial simples
	Caixas Inspeção Esgoto Simples
	Caixas de Gordura
	Cap
	Curva 45 Longa para Esgoto Sanitário
	Curva 90 longa
	Joelho 45
	Joelho 90
	Joelho 90 - coluna
	Joelho 90 - desce
	Junção simples c/ redução
	Lavatório Residencial com sifão
	Lavatório de Uso Geral
	Pia de Cozinha Residencial com Sifão 50mm
	Ralos pluviais
	Ramais de Ventilação
	Tanque de Lavar Roupas DN 40mm
	Te sanitário
	Te sanitário- superior
	Vaso Sanitário c/ curva 90°

LEGENDAS SETOR 2

Tubulação	
	- Tubo PVC Soldável branco 100mm
	- Tubo PVC Soldável branco 40mm
	- Tubo PVC Soldável branco 50mm

PREFEITURA MUNICIPAL DE FORQUILHINHA

SECRETARIA DE OBRAS E DESENVOLVIMENTO URBANO

SECRETARIA DE EDUCAÇÃO

C.E.I. NOVO OURO NEGRO

LOCAL: Rua Nildo Antônio Rampinelli, S/N, Bairro Ouro Negro - Forquilha/SC

REF: SETOR 1 e 2: PROJETO SANITÁRIO E PLUVIAL	RESPONSÁVEL TÉCNICO: ODIVALDO DAL TOÉ ENG. CIVIL - CREA/SC 063573-6
---	---

ESCALA: 1/100	DATA: JULHO / 2026	PROJETO: ENGENHARIA	FOLHA: 01 / 06
---------------	--------------------	---------------------	----------------

PLANTA BAIXA TÉRREO