


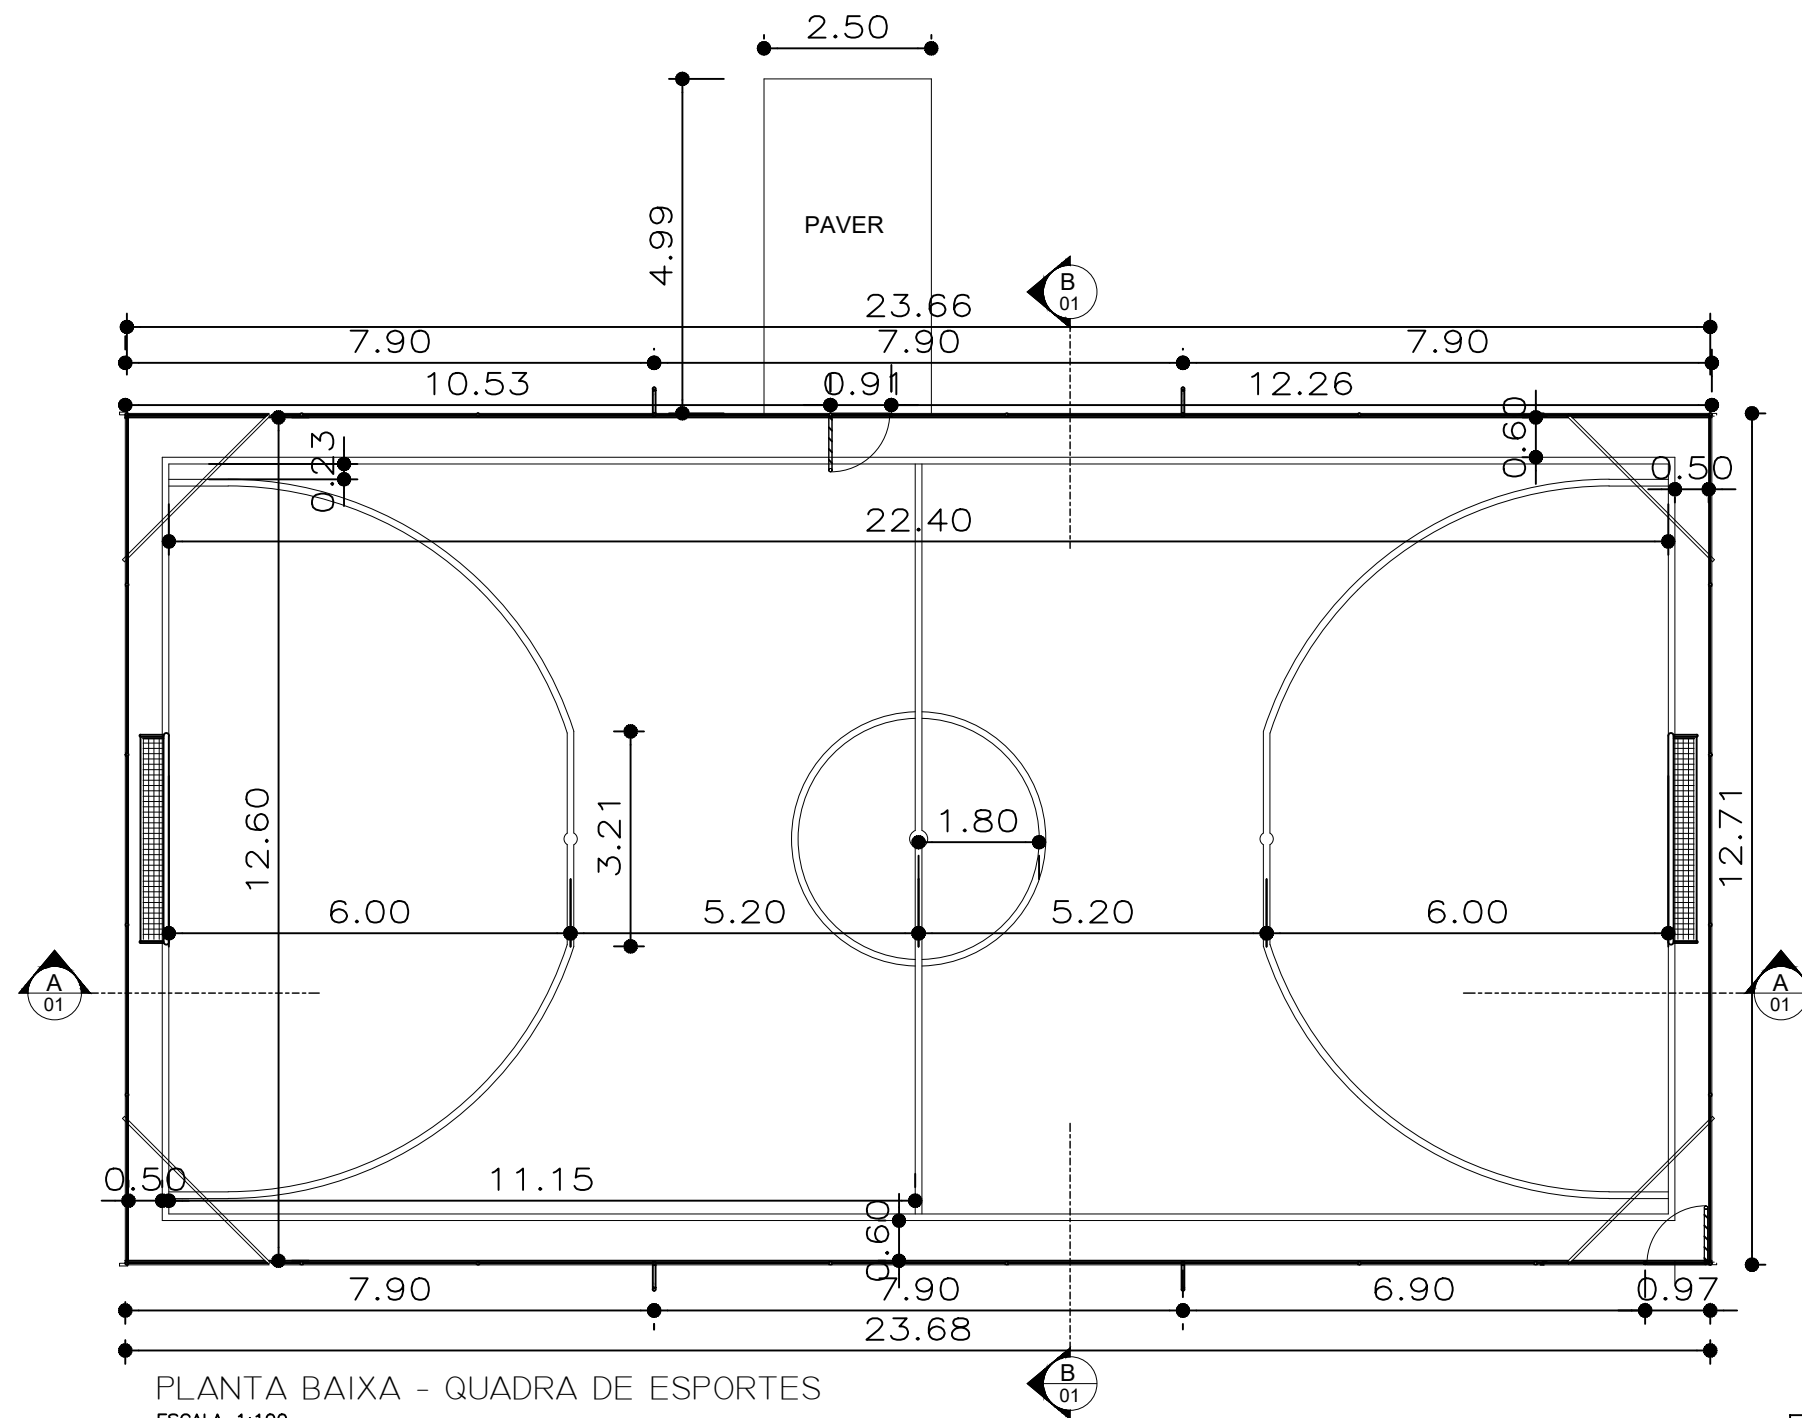

PLANTA BAIXA - QUADRA DE ESPORTES
ESCALA 1:100

..\..\quadra Santa Isabel\1.png

..\..\quadra Santa Isabel\4.png



PREFEITURA MUNICIPAL DE SÃO JOAQUIM

PROJETO ARQUITETÔNICO QUADRA

E.E.I. SANTA PAULINA

RUA JOÃO PEREIRA CASTILHO - SÃO JOAQUIM - SC

EQUIPE TÉCNICA:

DIRETOR DE PROJETOS ESPECIAIS: GUSTAVO NUNES CORRÊA - CAU A-91631-5

ARQUITETA E URBANISTA MARIA DE FÁTIMA SOUSA - CAU A 64851-5

ENG. CIVIL DIEGO MESQUITA RIBEIRO - CREA-SC 172393-2

ENG. CIVIL JANICE JULIANA NOGUEIRA MARIAN - CREA-SC 201185-2

ENG. CIVIL ISMAEL SILVA PEREIRA - CREA-SC 17895-41

TÉC. EM GEOMENSURA CLEBER O. C. MADEIROS - CFT 2500652297

ESCALA INDICADA ÁREA 297,35m² FOLHA 02/04 DATA JUNHO / 2024