



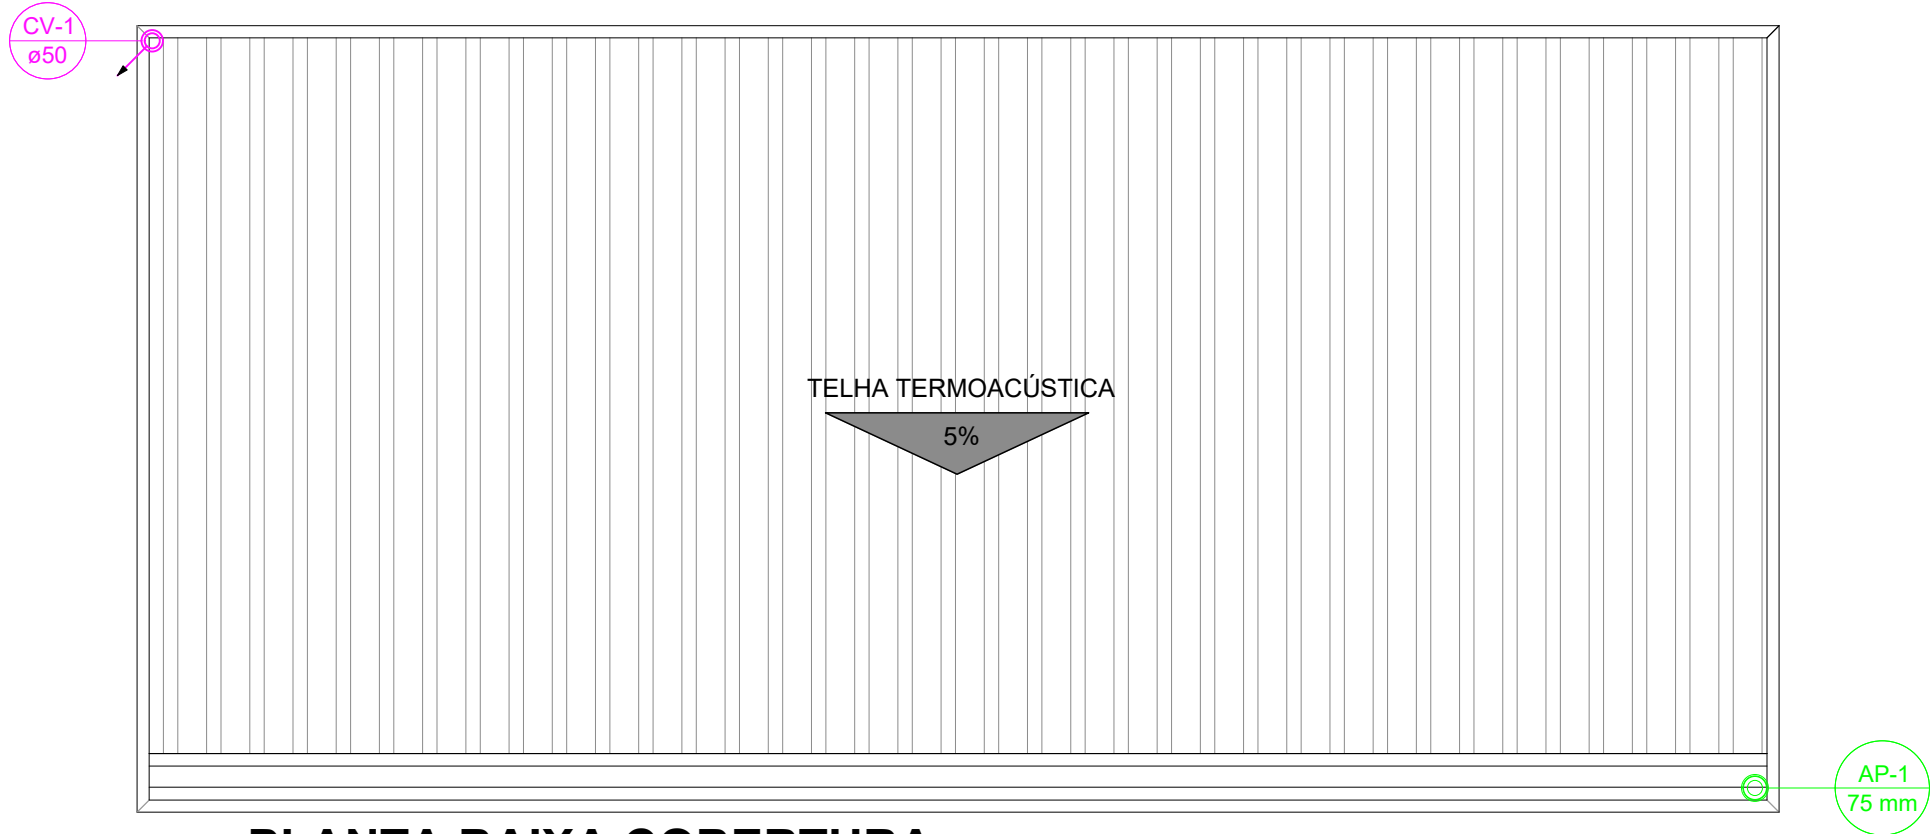

PLANTA BAIXA COBERTURA

Escala 1: 25

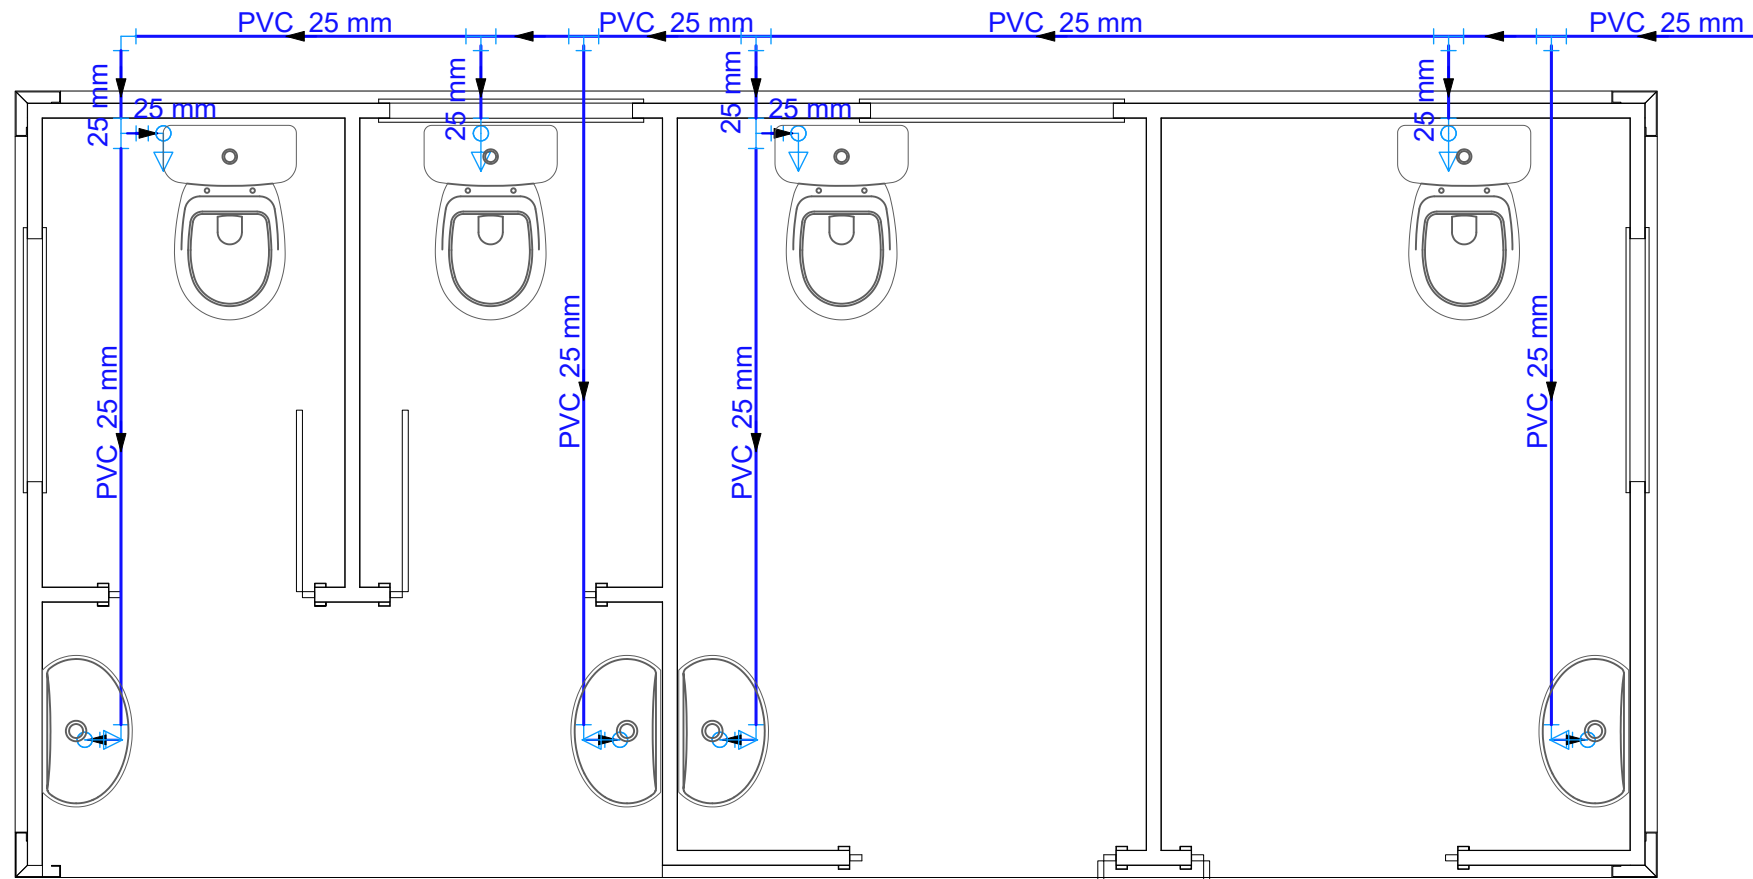


PLANTA BAIXA HIDRAULICO

Escala 1: 25

Legenda de condutos
Esgoto
Pluvial
Ventilação
Água fria

Legenda
Caixa Sifonada
Joelho 45
Joelho 90- coluna
Joelho 90° Serie R coluna
Junção simples
Lavatório de Uso Geral - piso
Vaso Sanitário c/ J90°
CAP Série R - superior
Terminal de ventilação- coluna

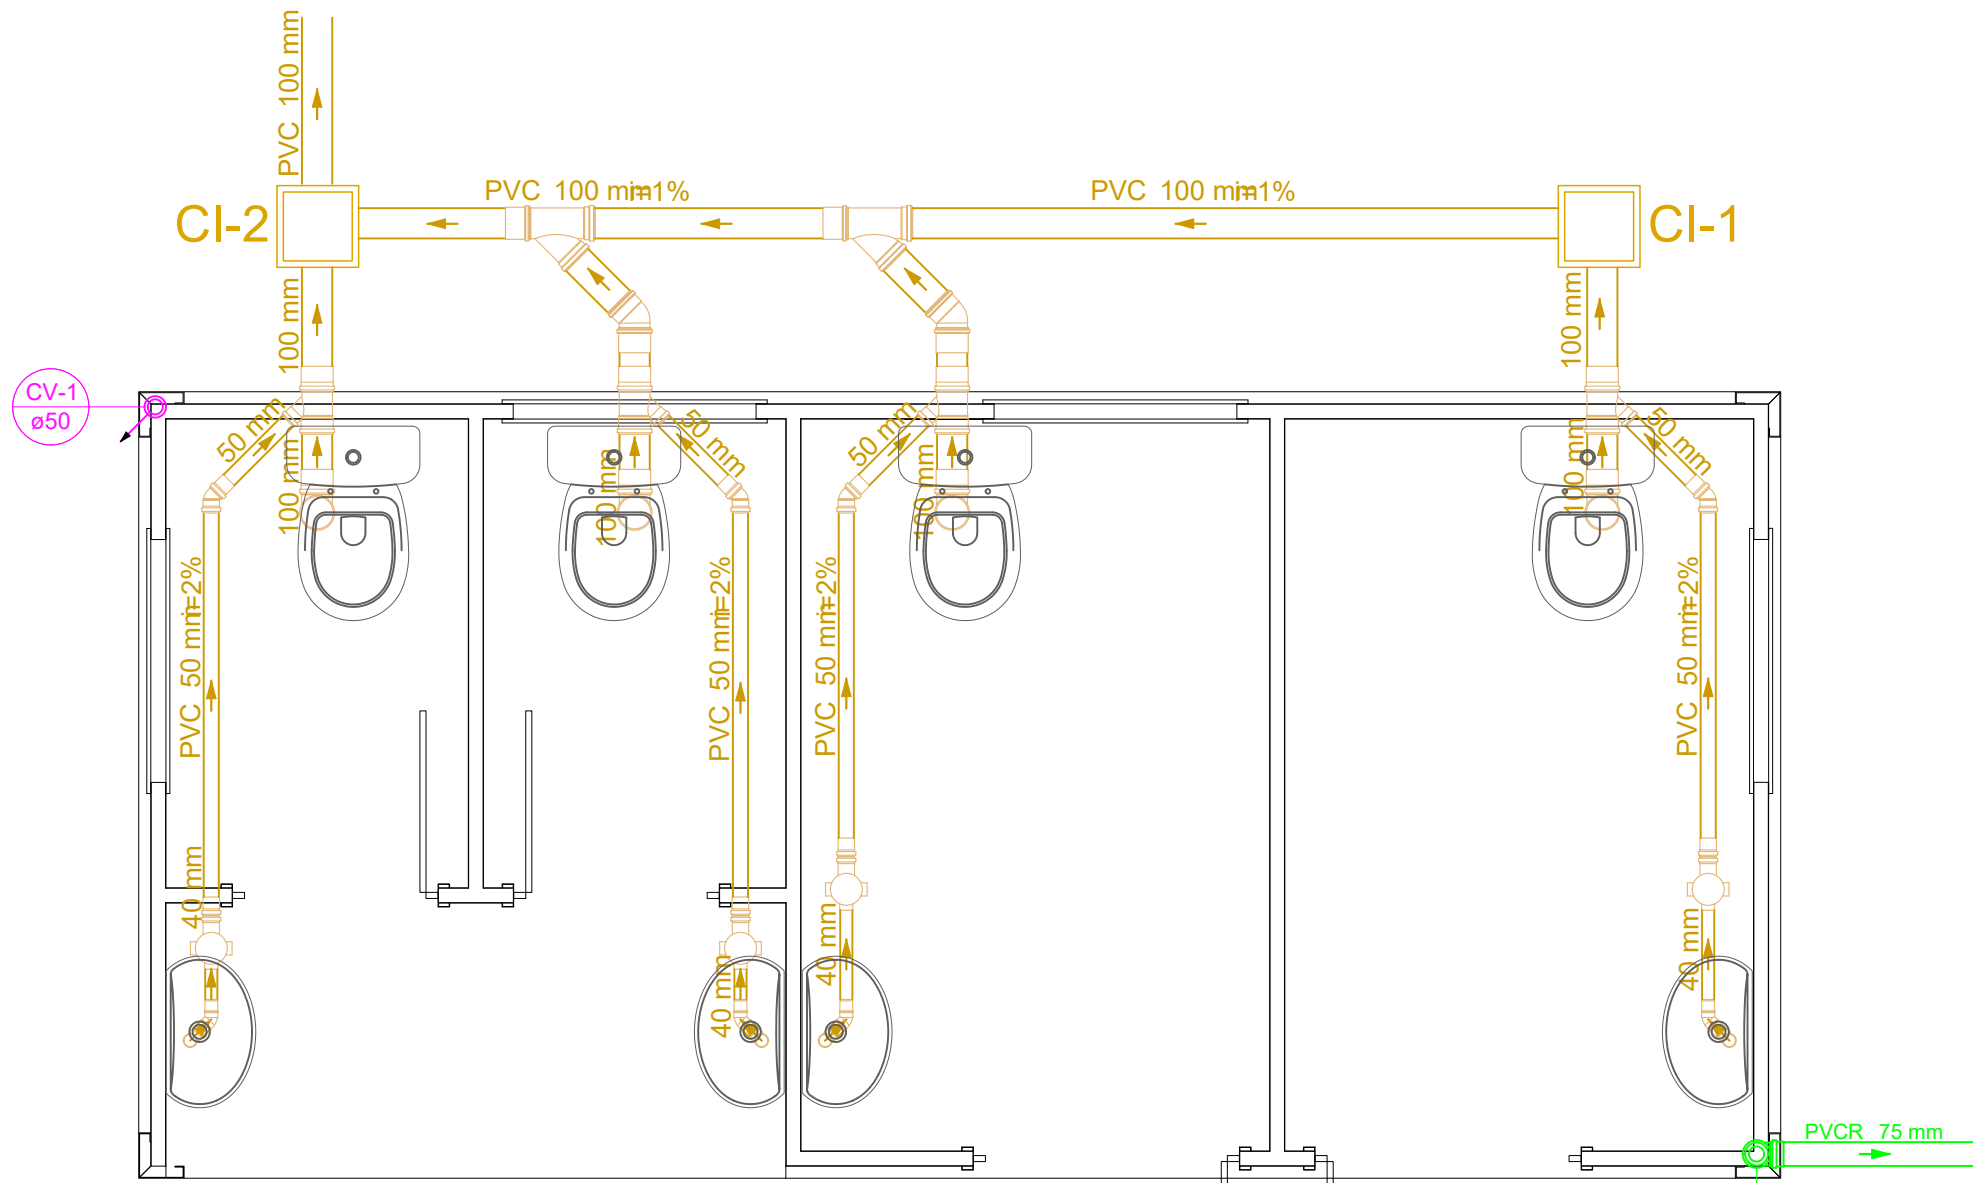

PLANTA BAIXA SANITÁRIO

Escala 1: 25

Aprovações:



Rua Roberto Trompowski,68 - 2º andar / Tel: 49 3522-2800 - www.ammoc.org.br - e-mail: ammoc@ammoc.org.br - Joaçaba/SC

PREFEITURA MUNICIPAL DE TREZE TÍLIAS

Obra:

CONSTRUÇÃO MODULAR DE BANHEIROS

Local da Obra:

RUA OSCAR RODRIGUES DA NOVA, 41 - CENTRO

Conteúdo:

PLANTA BAIXA, DETALHES CONSTRUTIVOS

Responsável Técnico:

Ana Júlia U. de Carvalho - Eng. Civil - CREA-SC 105.295-8
André Brito Dotti - Eng. Civil - CREA-SC 162.237-5
André Felipe Kasteller - Eng. Civil - CREA-SC 201.019-5
Camila Zagonel - Eng. Civil - CREA-SC 112.963-0
Denir Narcizo Zulian - Eng. Civil - CREA-SC 50.805-8
Felipe L. Parisoto - Eng. Agrônomo - CREA-SC 183.059-9
Max Mooshammer - Eng. Civil - CREA-SC 139.164-0
Suellen Karine Cervetin - Eng. Civil - CREA-SC 166.933-0

Quaisquer alterações consulte os responsáveis técnicos:

Assinatura Responsável Técnico

Assinatura Prefeito(a) Municipal

Desenho:

Data:

Escala:

Área Total:

ANDRÉ B./ISADORA

Maió / 2026

Indicada (s)

14,12 m²

HIDROSSANITÁRIO

HID
ÚNICA