




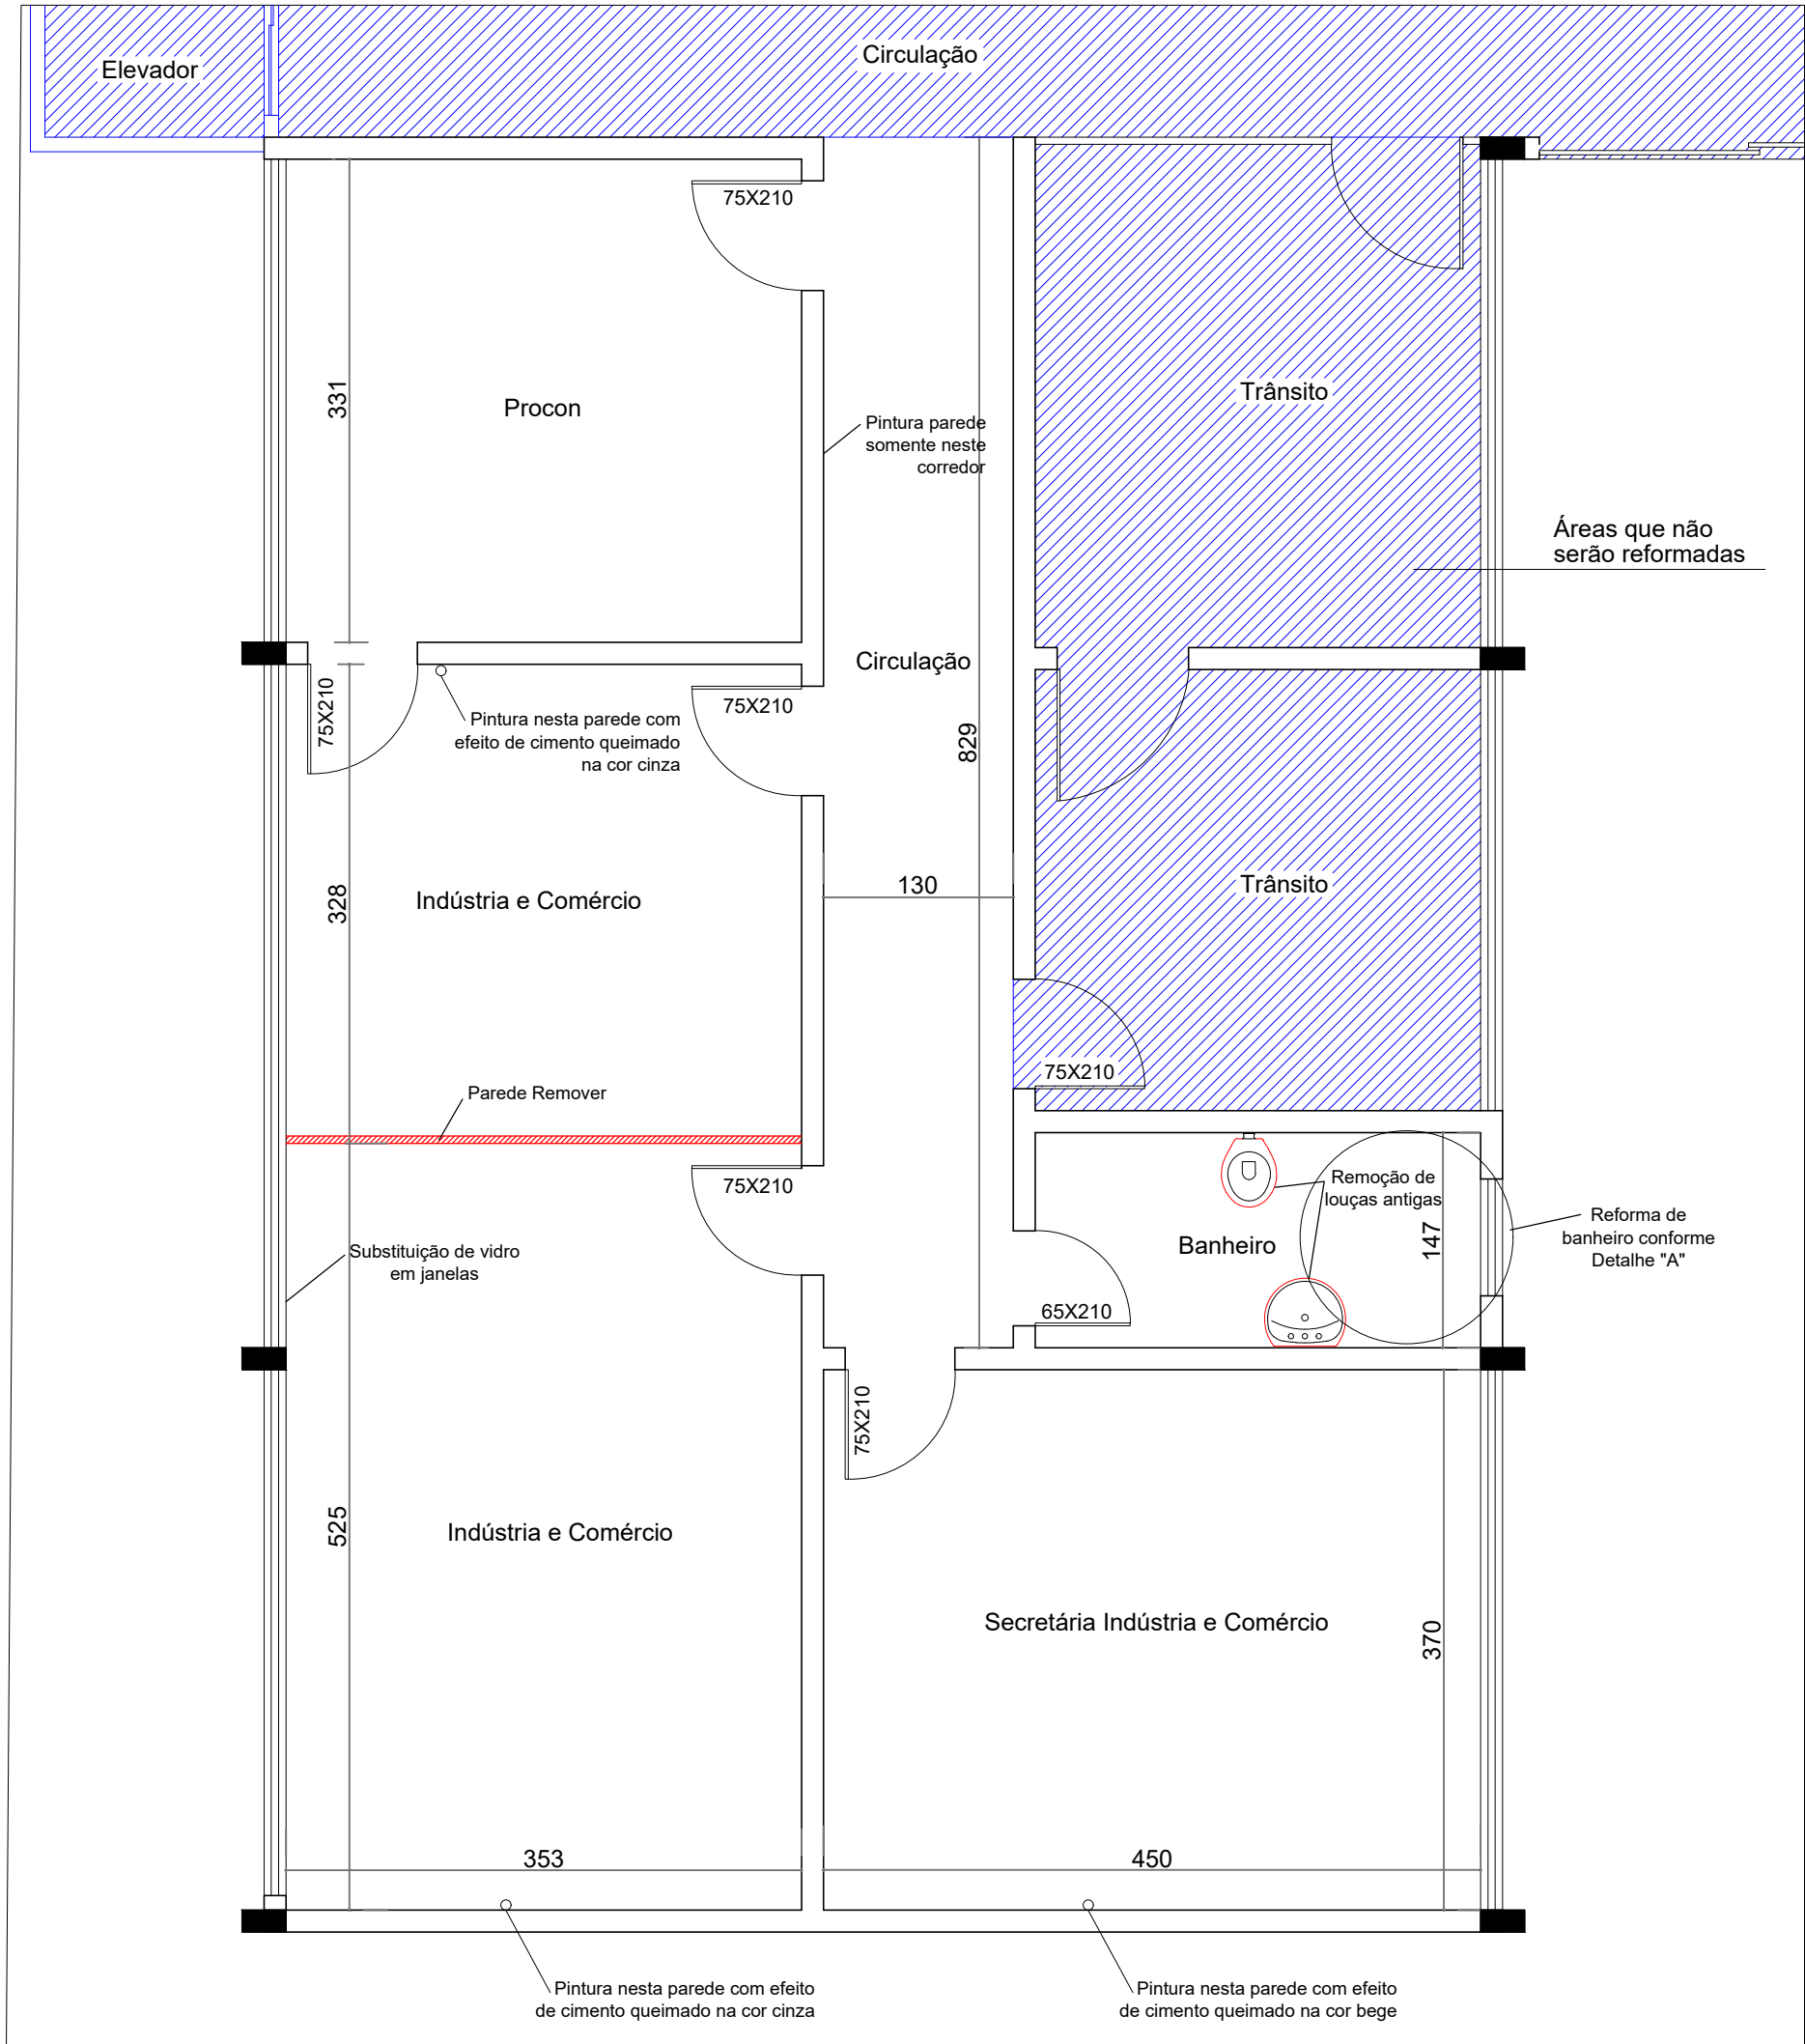



PLANTA BAIXA - REFORMAS
ESCALA 1:50

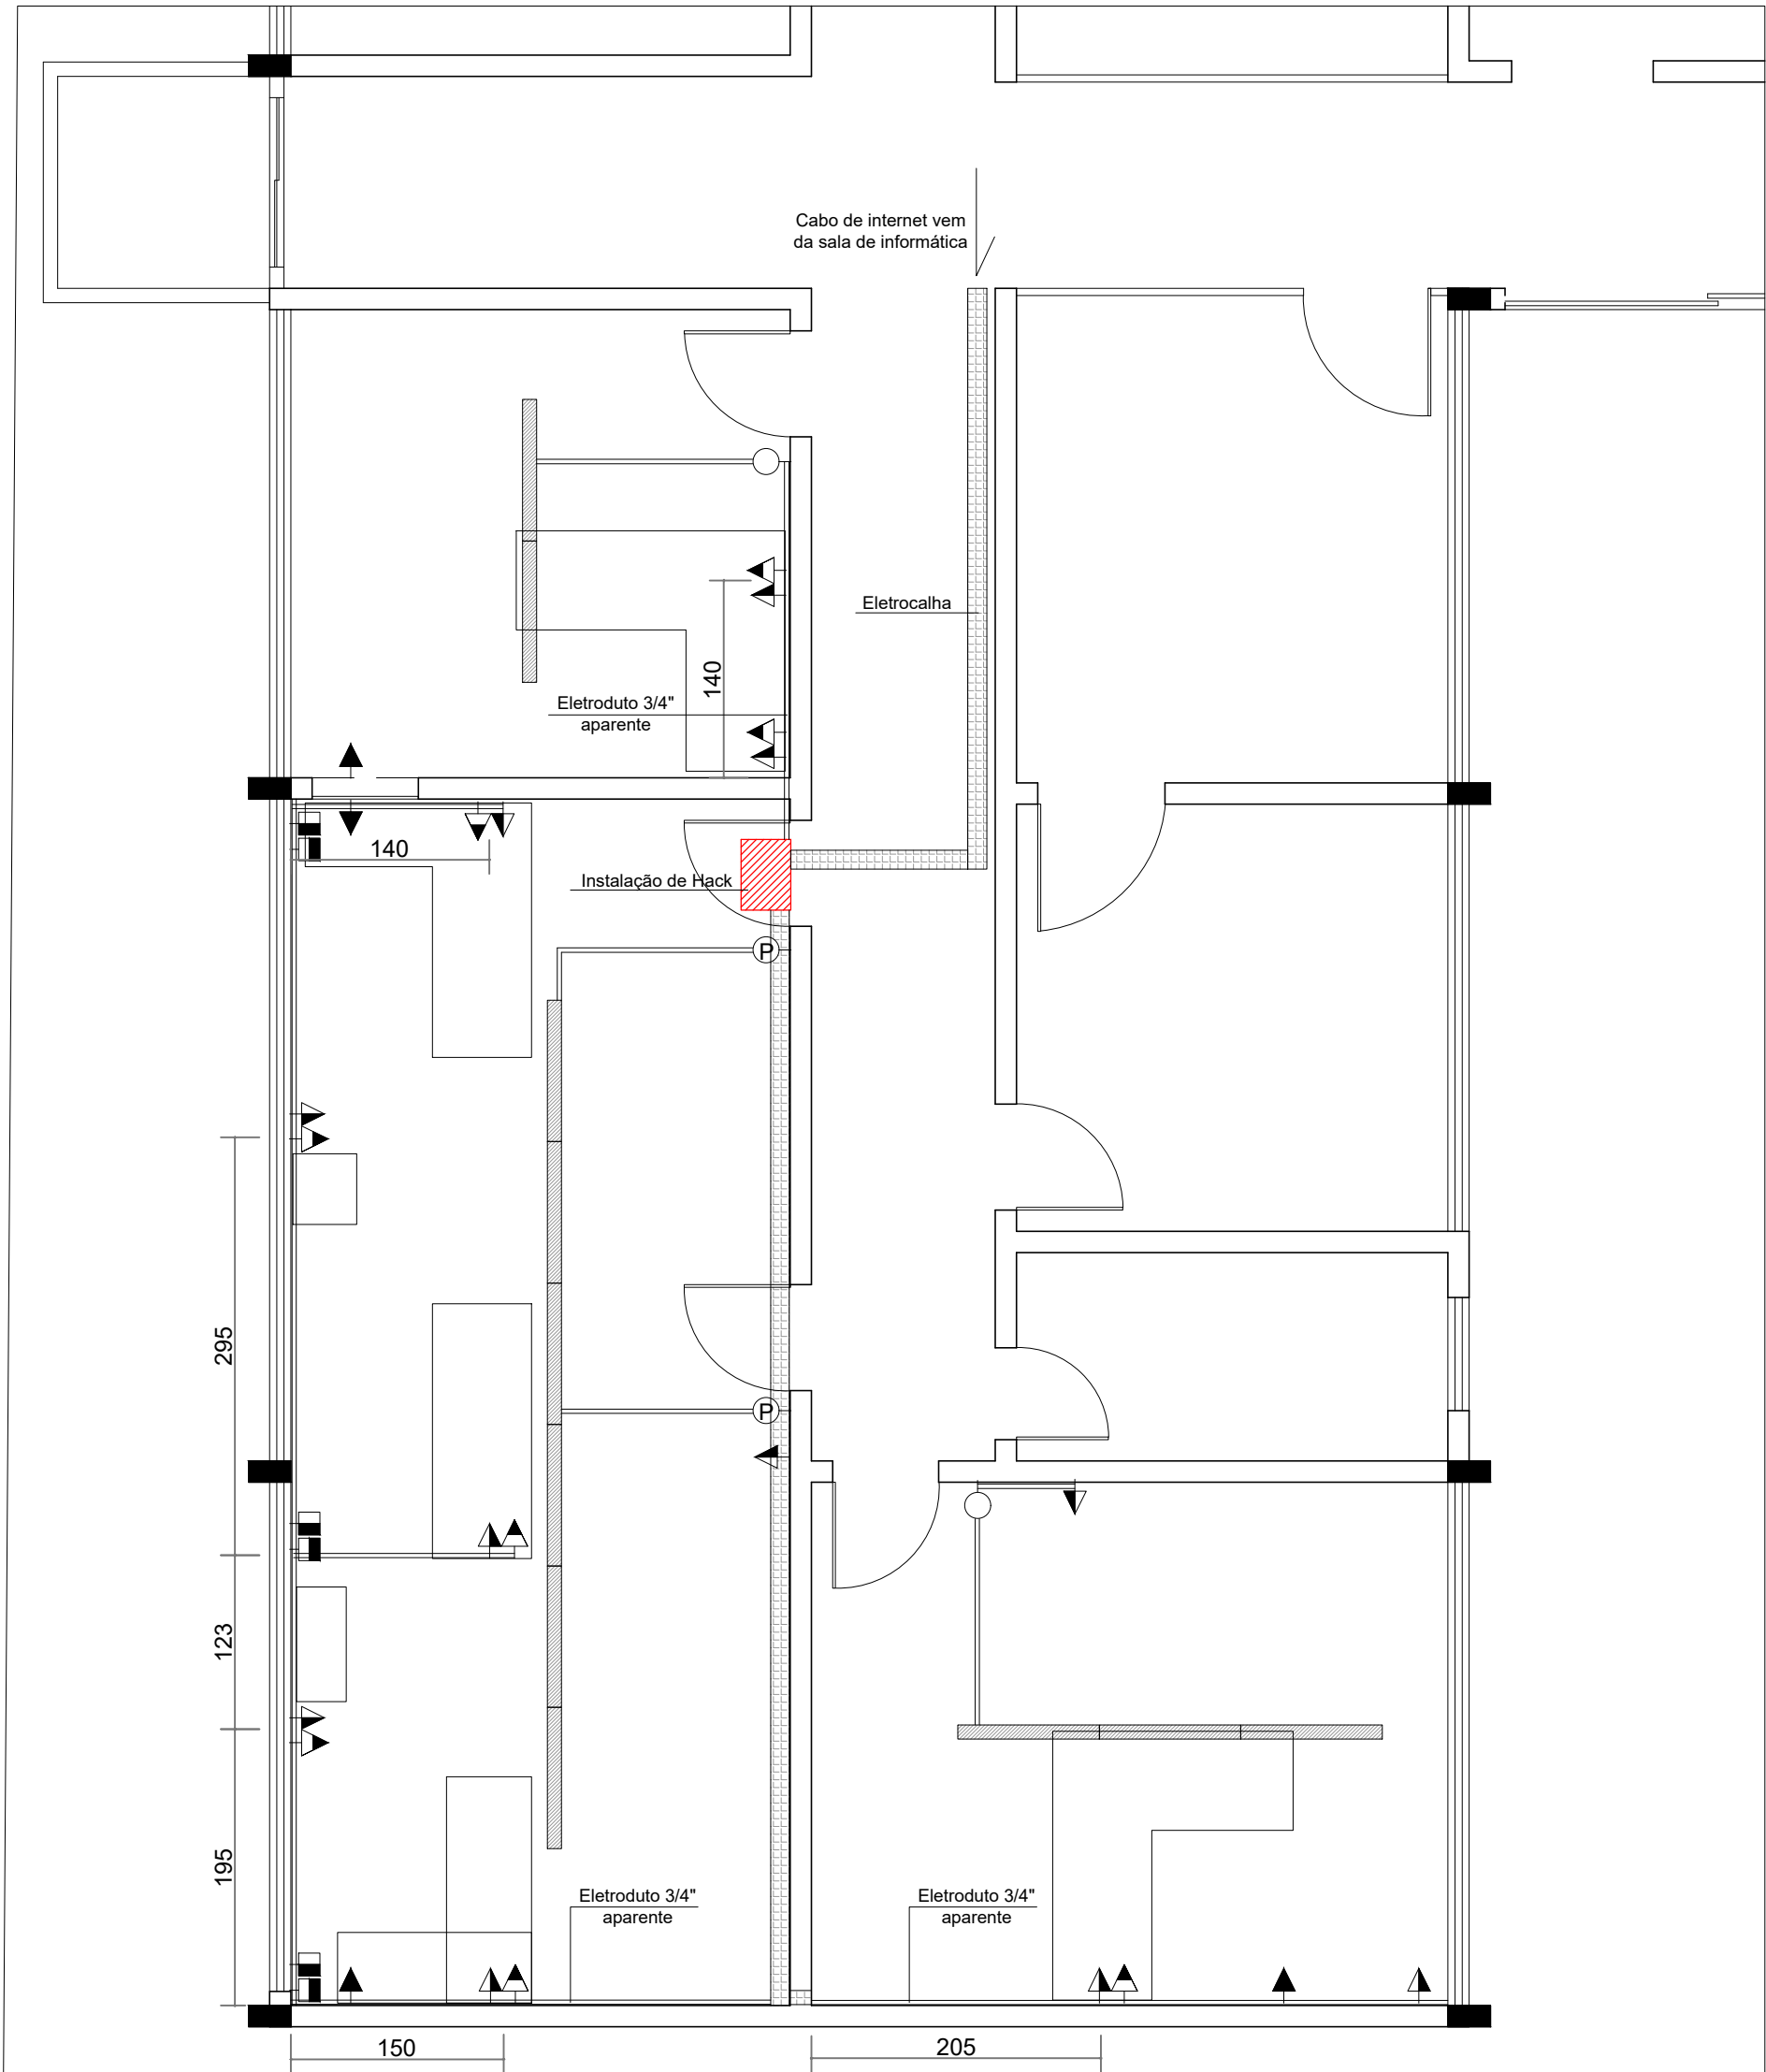

INSTALAÇÕES ELÉTRICAS E INTERNET
ESCALA 1:50

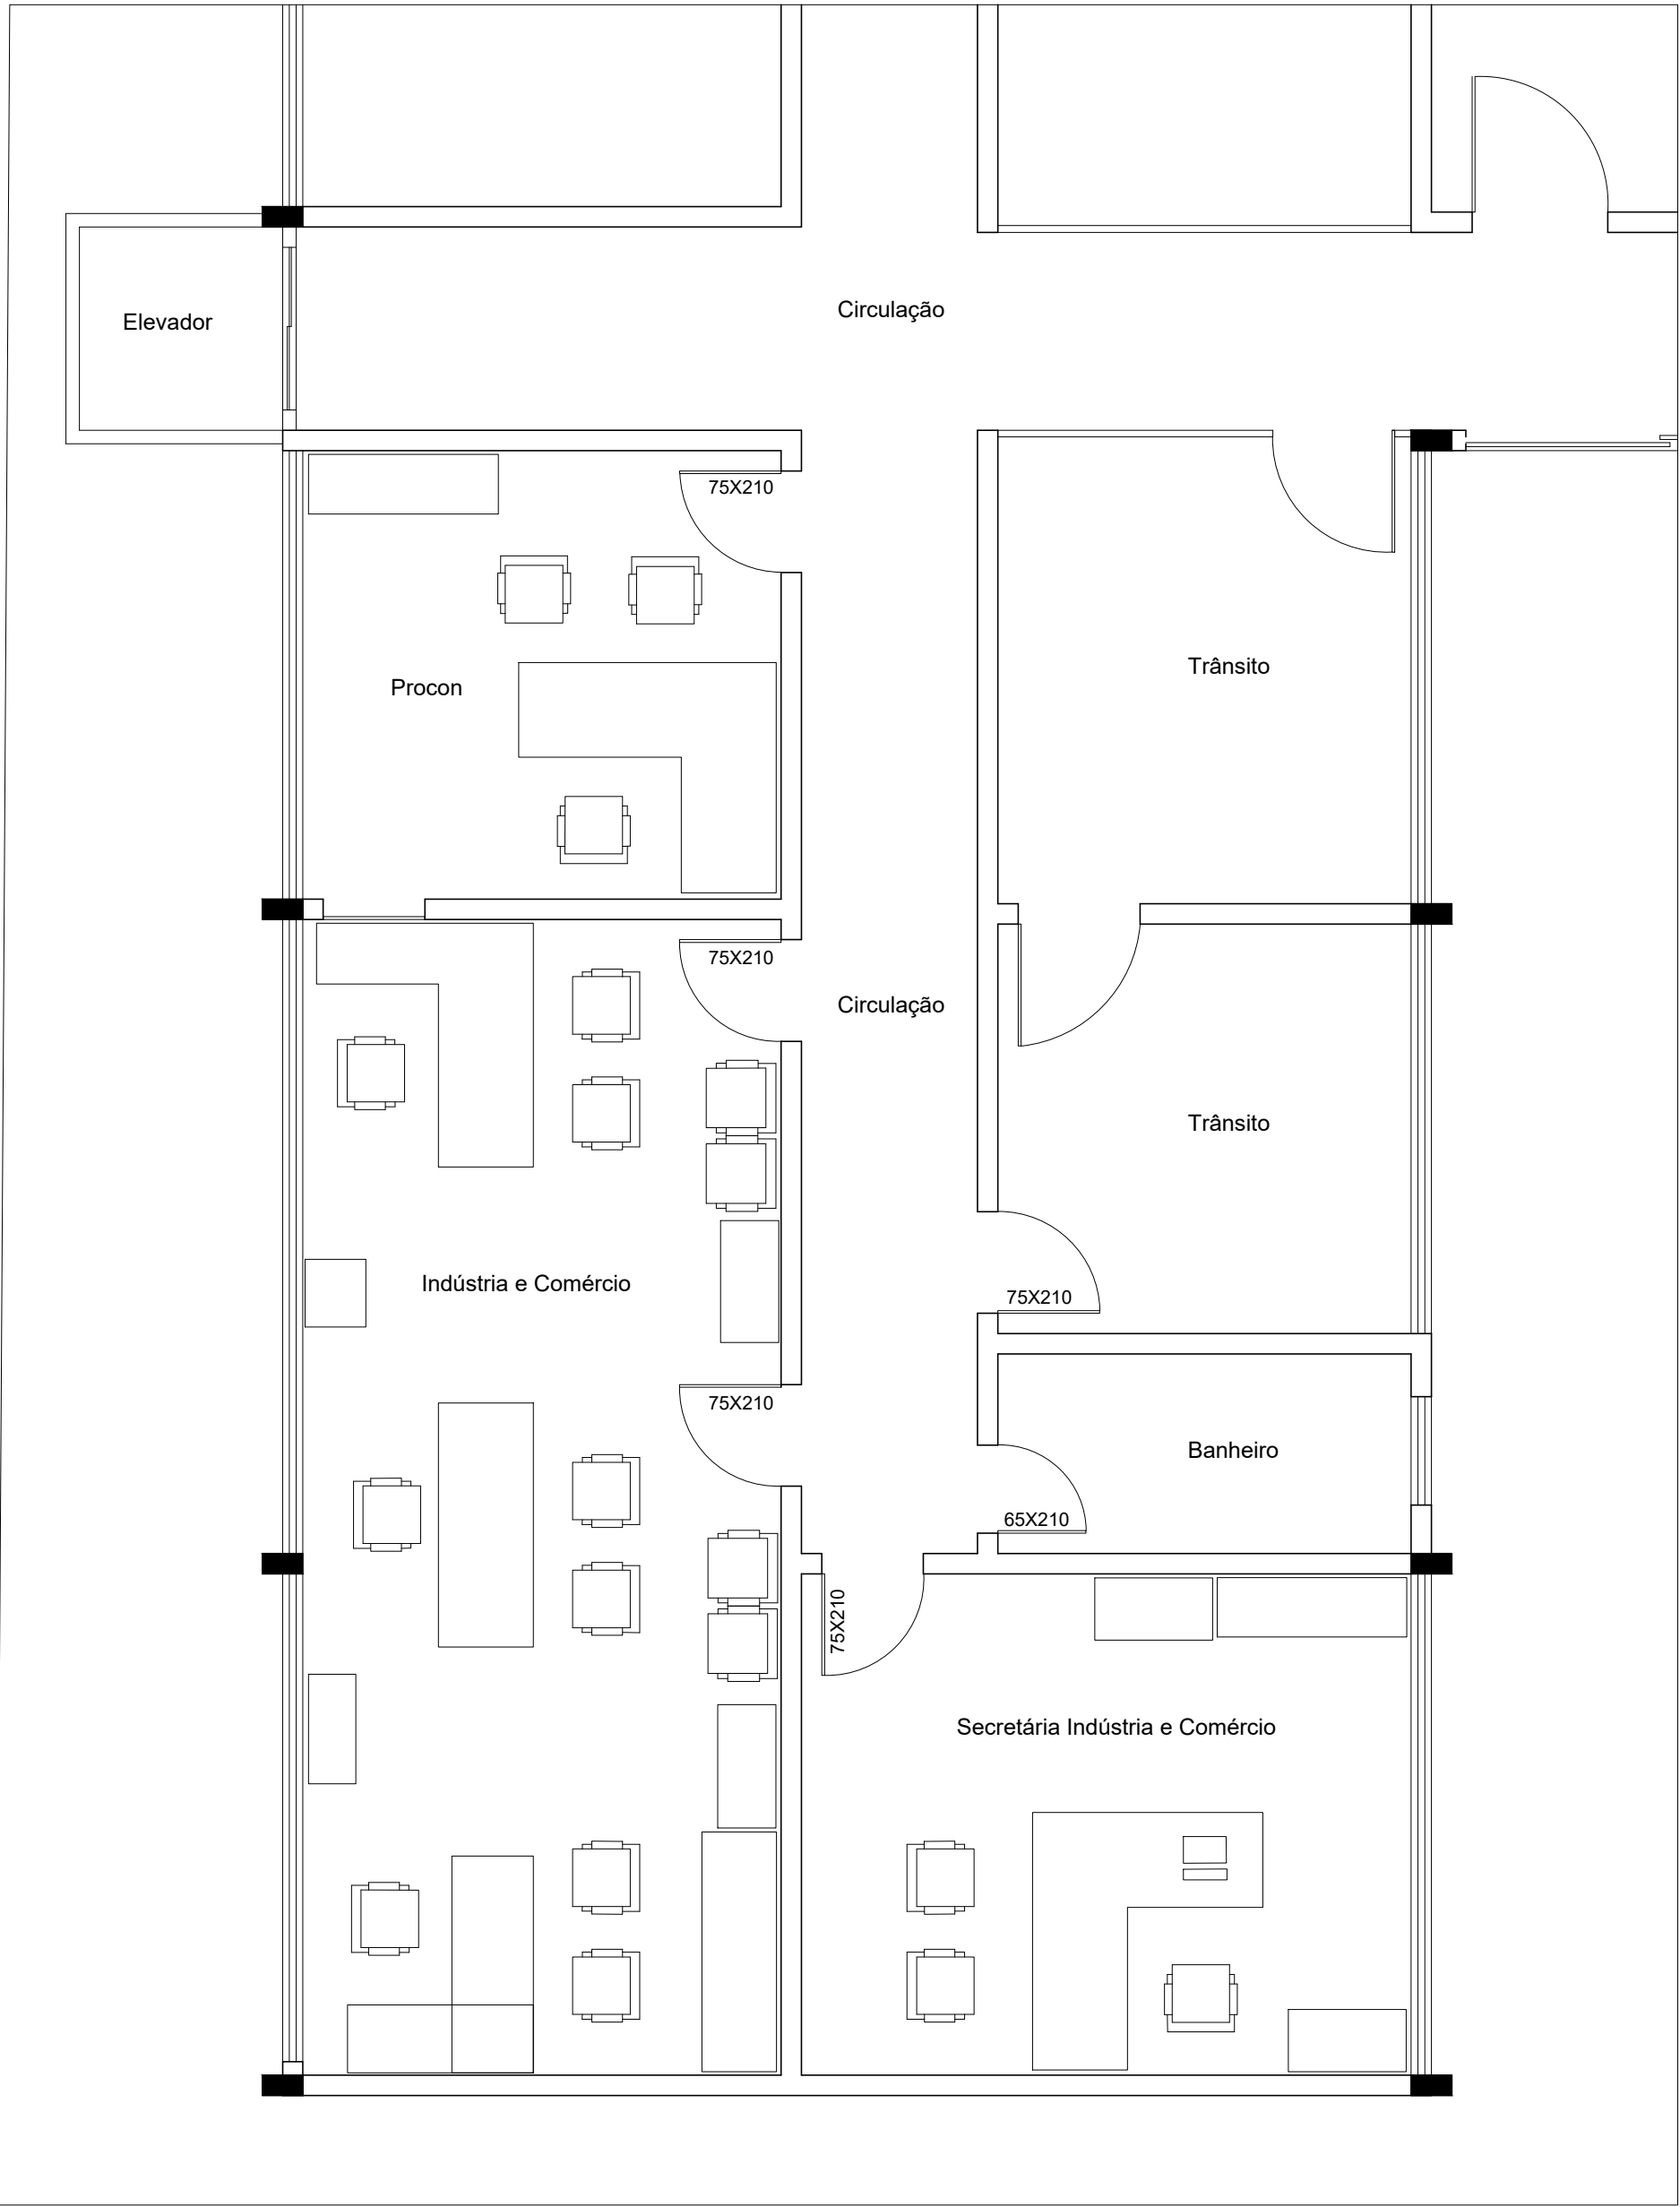

PLANTA BAIXA - MOBILIÁRIO
ESCALA 1:50

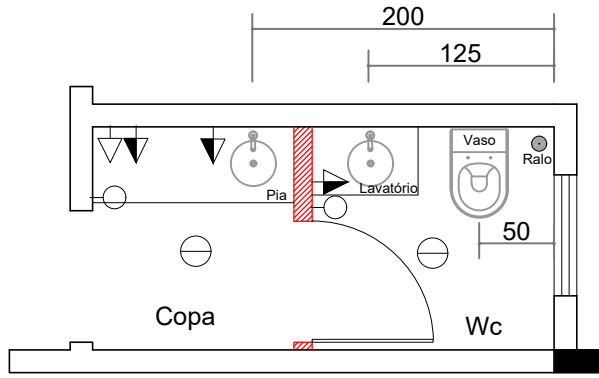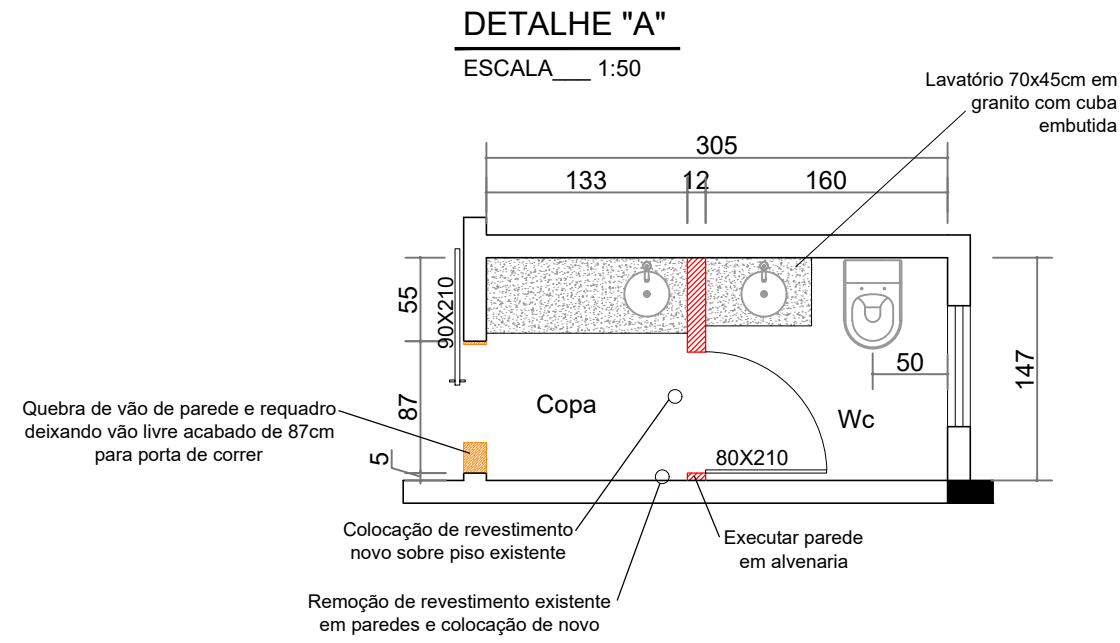

INSTALAÇÕES ELÉTRICAS, HIDRÁULICAS E SANITÁRIAS
ESCALA 1:50

Simbologia

⬡	PONTO DE LUZ LUMINÁRIA LED
⊖	PONTO DE LUZ PLAFON LED
⊖	INTERRUPTOR SIMPLES h=1,10m
⊖	INTERRUPTOR PARALELO h=1,10m
⬡	TOMADA BAIXA h=0,60m
⬡	TOMADA ALTA h=2,40m
⬡	PONTO PARA INTERNET h=0,60m



SECRETARIA DE ADMINISTRAÇÃO
SETOR DE PLANEJAMENTO

Av. Euclides da Cunha, 60 - Centro
Fone/Fax: (49) 3554-0044

OBRA: REFORMA DE SALAS PARA SECRETARIA DE INDÚSTRIA E COMÉRCIO			
PRONTO: EXECUÇÃO DE REFORMA EM SALAS NO PRÉDIO DA PREFEITURA			
CONTEÚDO: Projeto Arquitetônico - Elétrico - Internet - Hidráulico - Sanitário			
LOCAL: Av. Euclides da Cunha, n. 60, Centro, Município de Maravilha/SC			
PROPRIETÁRIO: Município de Maravilha CNPJ 82.821.190/0001-72			
RESP. TÉCNICO: Patricia Bedin CAU A98058-7			
DESENHO:	ESCALA: N/A	DATA: jan-25	ARQUIVO: Planta Baixa.dwg

FRANCA:
ARQ
01/01