


PLANTA BAIXA TELECOM  
ESCALA: 1:75

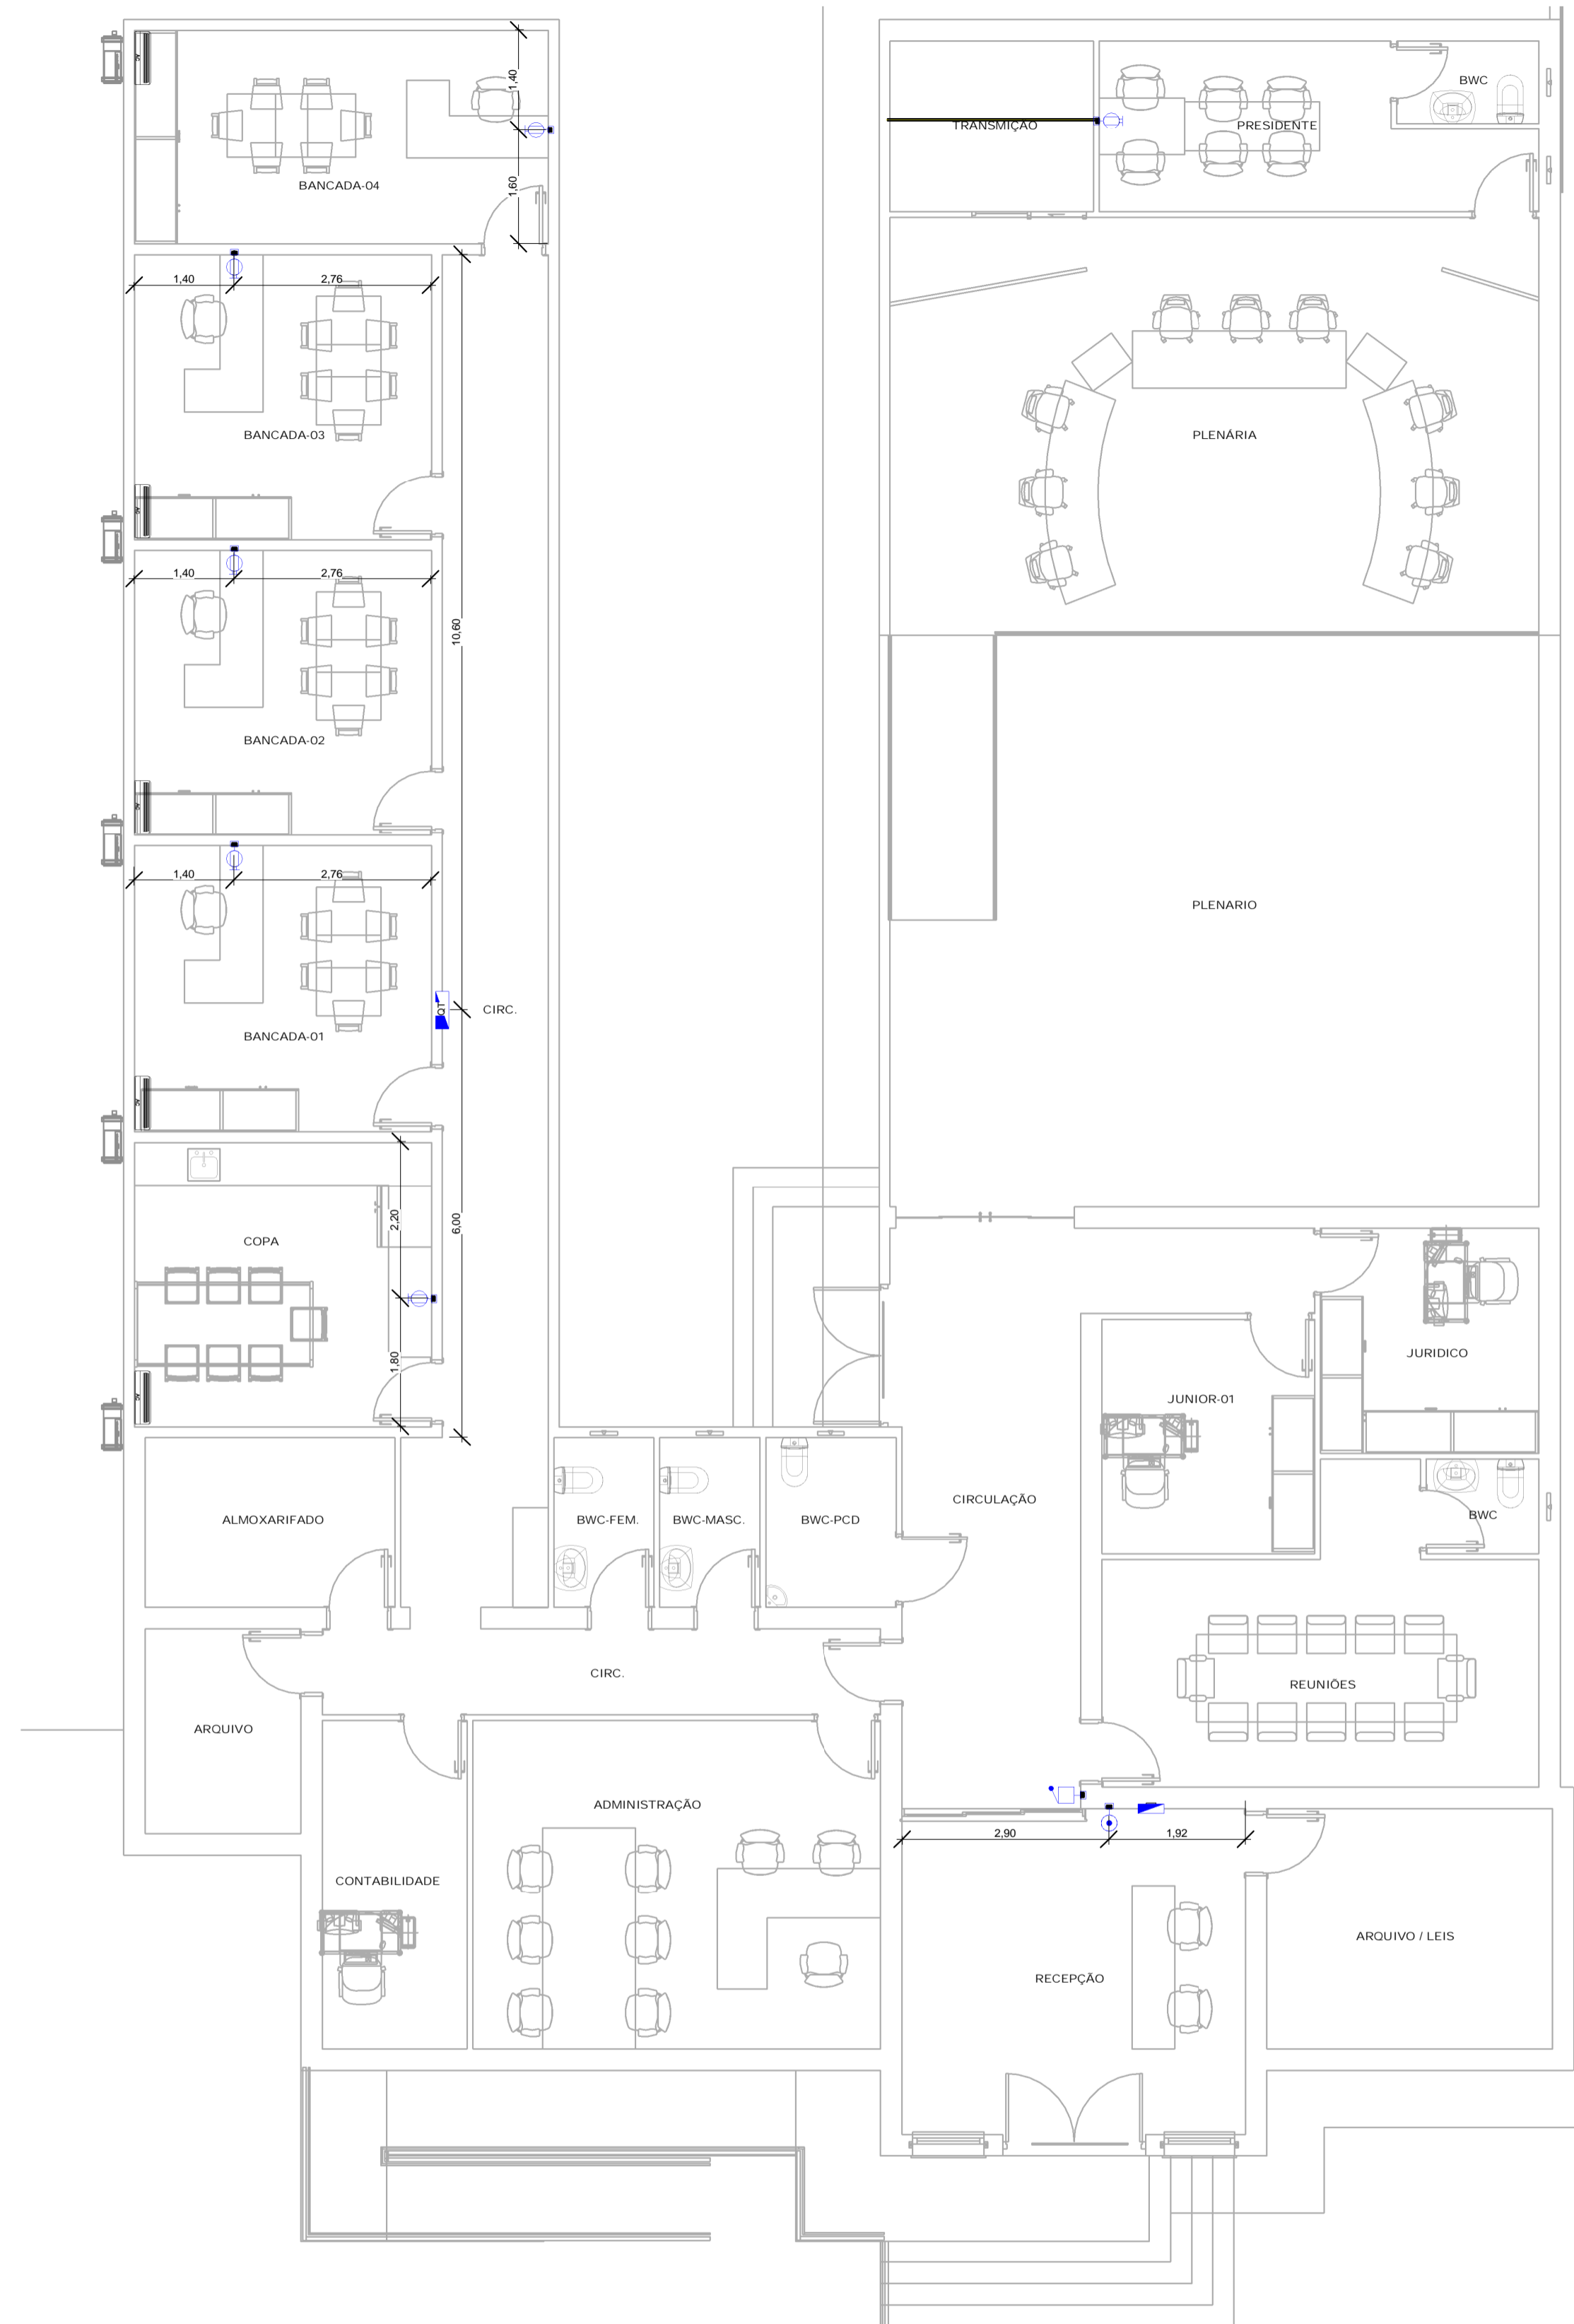

PLANTA BAIXA PONTOS DE INTERNET  
ESCALA: 1:50

SÍMBOLOGIA	
	Ponto de Internet, 30cm a 1,50m do piso
	Ponto Pulsador Campinha
	Ponto Cigarra Campinha
	Quadro De Telecomunicações (QT) Embutir, com porta etiquetas modelo VDI 30x30

QUANTITATIVO
1 Quadro Telecomunicações modelo VDI 30x30cm
6 Ponto de Internet Caixa 4x2
118,80 Metros de cabo CAT-6
1 Ponto de Pulsador Campinha
1 Ponto Cigarra Campinha

Carimbos

PROJETO TELECOM



Declaramos que a aprovação do projeto não implica no reconhecimento, por parte do Município, do direito de propriedade ou de posse do terreno. Os cálculos das áreas e parâmetros urbanísticos deste projeto foram efetuados seguindo as legislações vigentes de obras e edificações, bem como de uso e ocupação do solo do município de Antônio Carlos, sendo a veracidade desta tabela a sob a responsabilidade do técnico deste projeto.

Conteúdo PLANTA BAIXA TELECOM / QUANTITATIVO / SÍMBOLOGIA	Revisões:	Datas:
Obra CÂMARA MUNICIPAL DE VEREADORES DE	Endereço completo da edificação: RUA 6 DE NOVEMBRO / Nº186 / CENTRO ANTÔNIO CARLOS / SC / 88181-520	Desenhista: Laércio G. Júnior
Proprietário do terreno:	Proprietário da obra:	ART ou RRT Projeto 10166651-6
Responsável Técnico Projeto:	Responsável Técnico Execução:	ART ou RRT Execução:
FILIPPE PETRY CREA-SC / 137723-1		Escala: INDICADA
		Data: 07/11/2025
		Prancha: <b>01 / 01</b>