

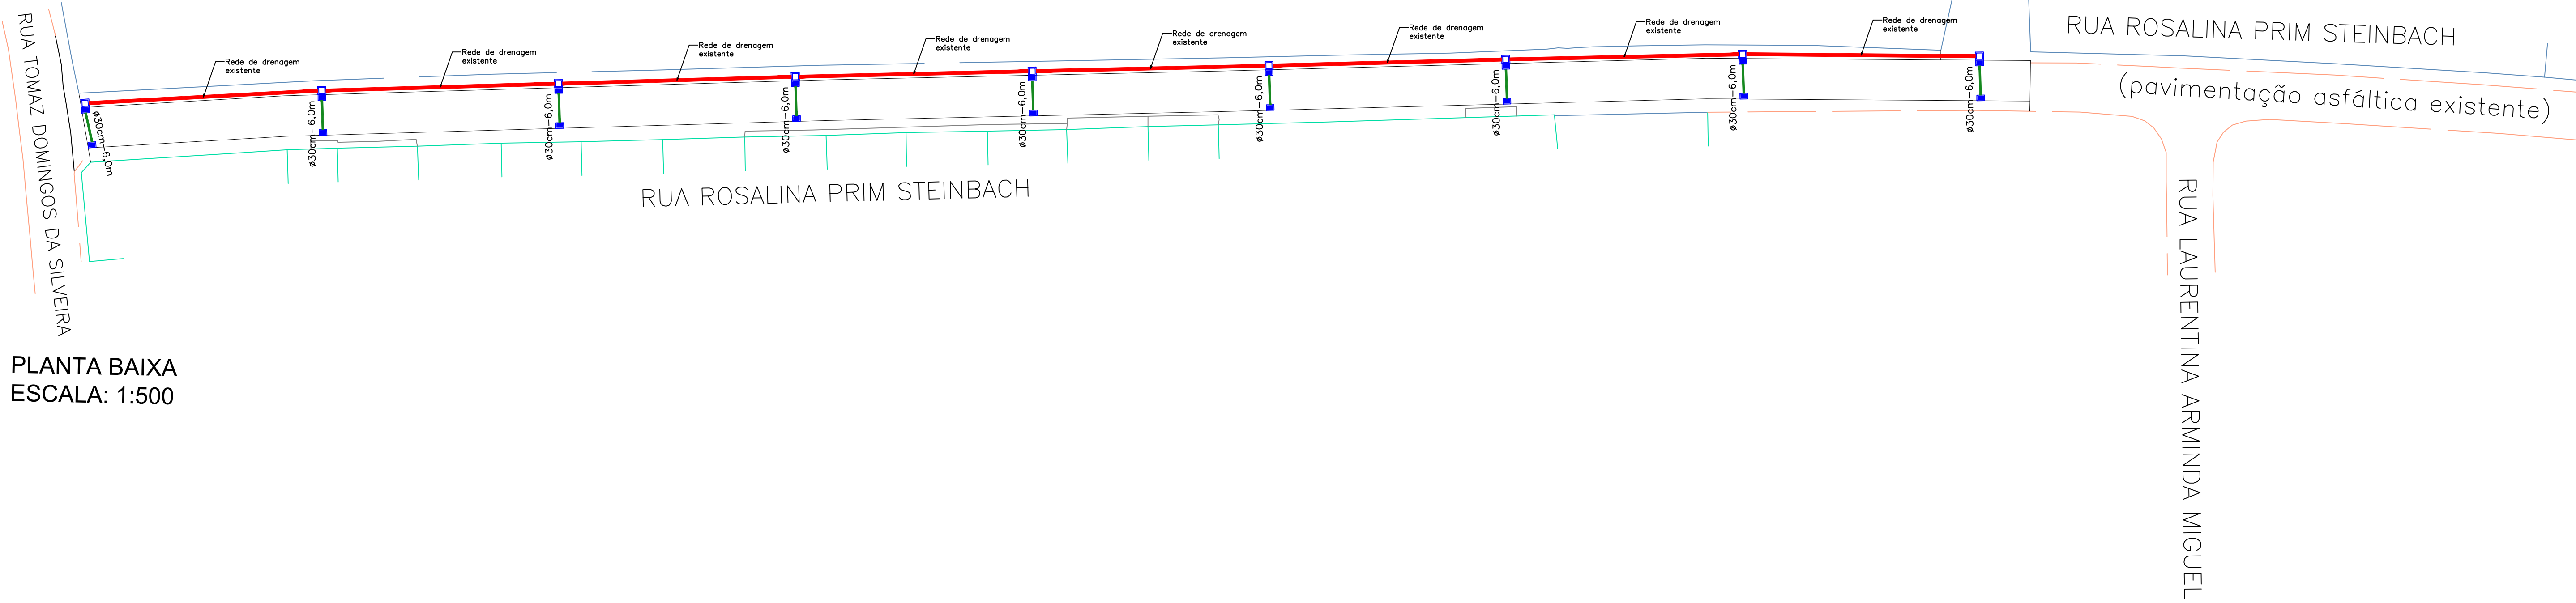
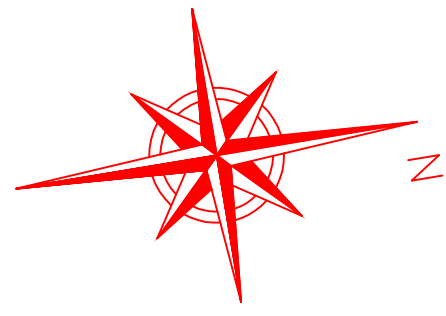


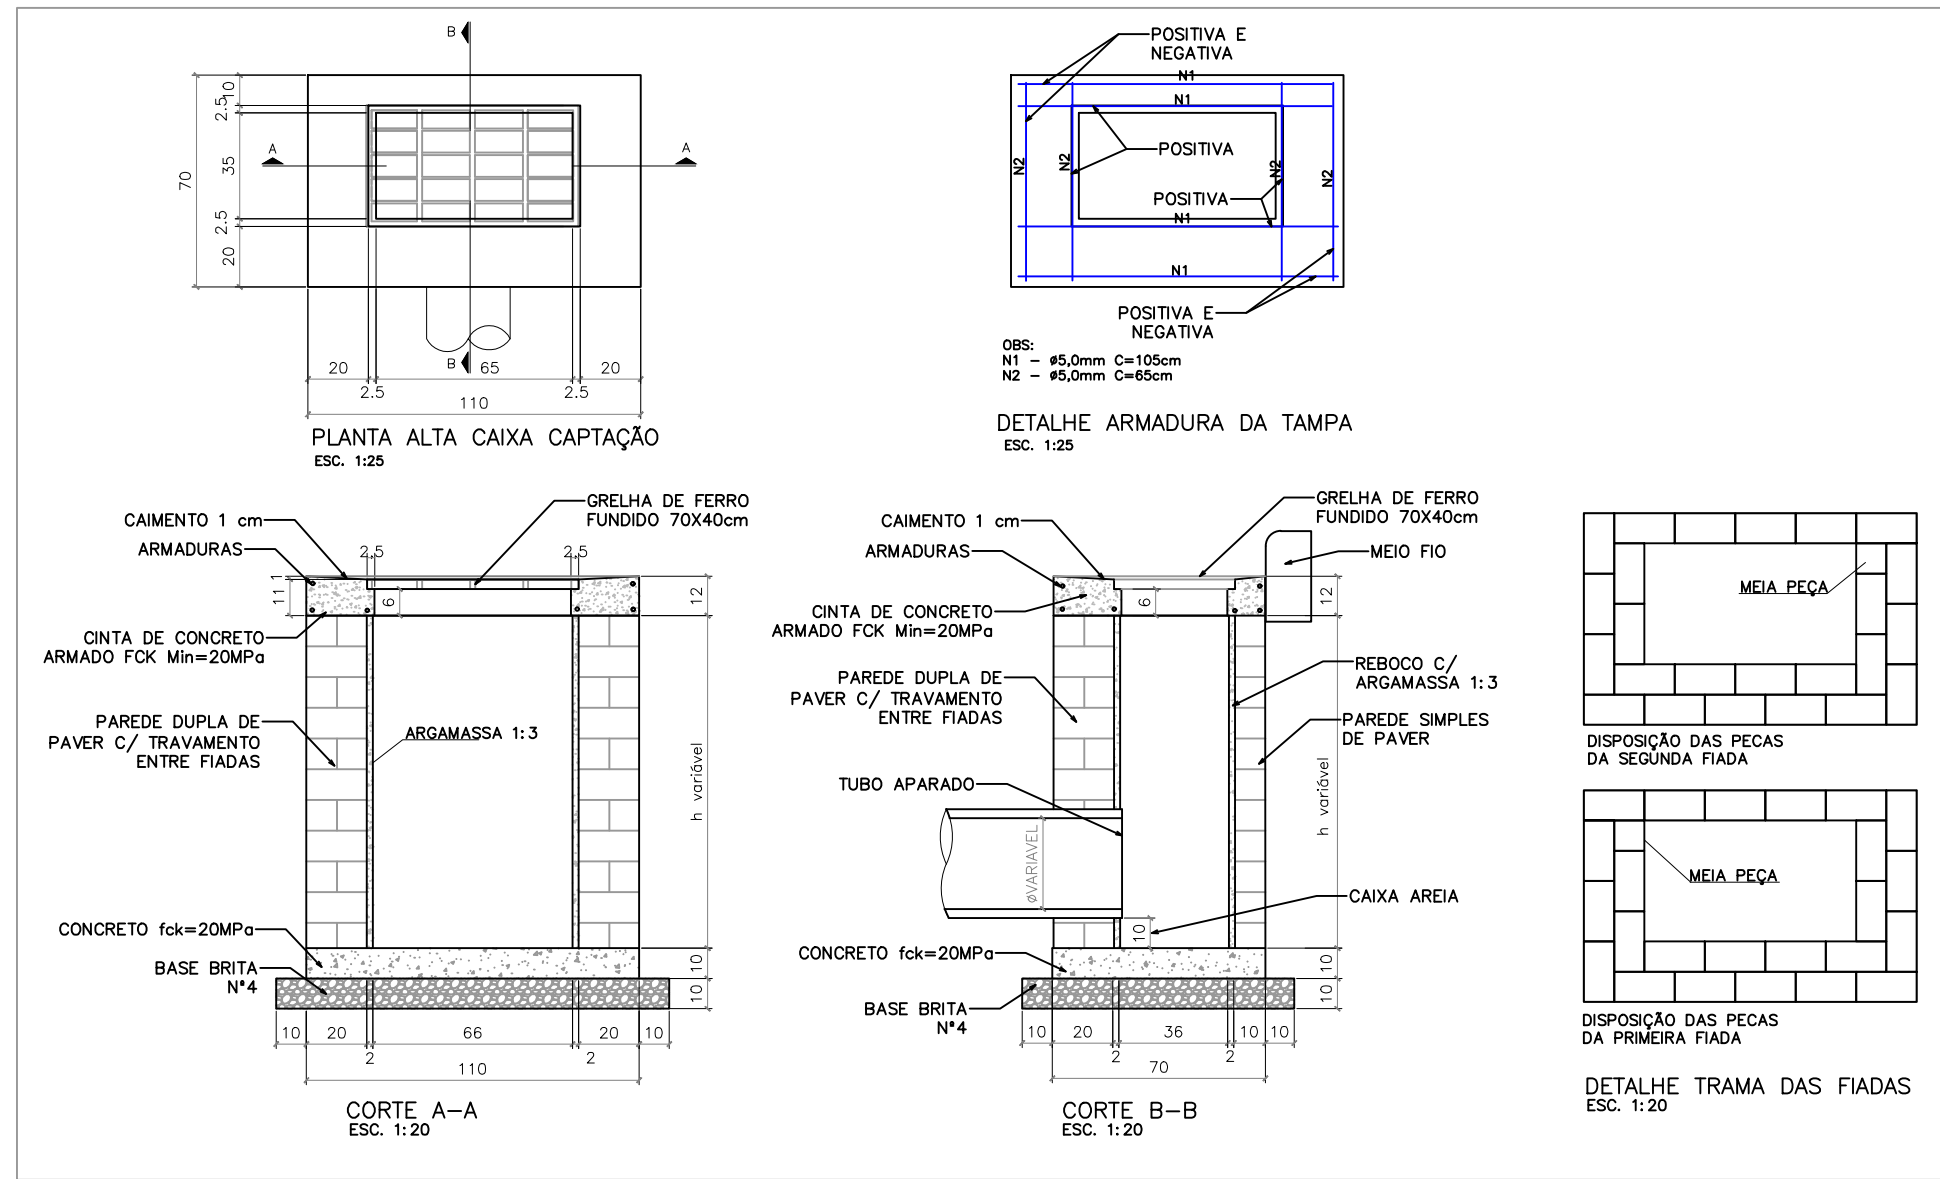

PLANTA BAIXA
ESCALA: 1:500

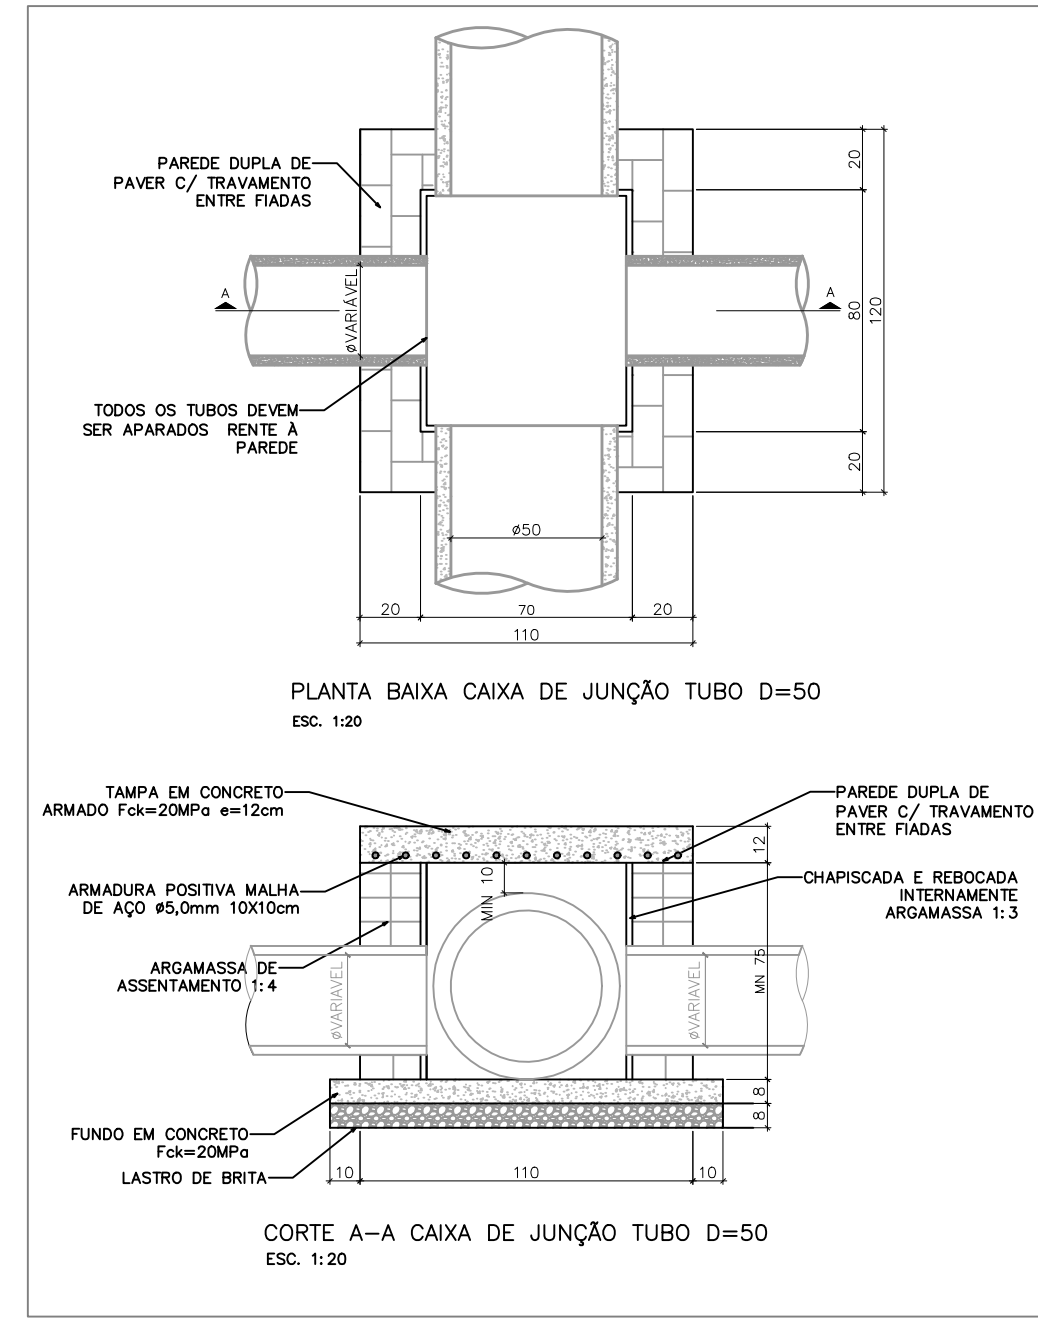

LEGENDA	
	SENTIDO DA DECLIVIDADE
	CAIXA DE CAPTAÇÃO
	CAIXA DE JUNÇÃO
	DECLIVIDADE DA TUBULAÇÃO (%) DIAMETRO DA TUBULAÇÃO EM cm COMPRIMENTO DO TRECHO EM METROS
	ALA DE CONCRETO
	REDE DE DRENAGEM EXISTENTE
	REDE DE DRENAGEM D=0,30M

QUANTITATIVO DRENAGEM
COMPRIMENTO = 250,00m
LARGURA MÉDIA = 6,00m
REDE DE DRENAGEM ø30cm = 54,00m
REDE DE DRENAGEM ø50m (recuperação)=30,00m
CAIXAS DE CAPTAÇÃO = 18 Unidades
CAIXAS DE JUNÇÃO ø50cm = 09 Unidades

ESTADO DE SANTA CATARINA
PREFEITURA MUNICIPAL DE PALHOÇA
SECRETARIA DE INFRAESTRUTURA E SANEAMENTO
Av. Hilza Terezinha Pagani, 289 - Parque Residencial Pagani - FONE 3279-1800

PROJETO:

DRENAGEM, PAVIMENTAÇÃO EM PAVER E SINALIZAÇÃO

LOCAL:

RUA ROSALINA PRIM STEINBACH (trecho 02) - SÃO SEBASTIÃO - PALHOÇA/SC

CONTEÚDO:

P. BAIXA DRENAGEM, DETALHES

RESP. TÉCNICO:

VERSÃO:

EMIÇÃO INICIAL

DATA:

09/08/2024

PRANCHA:

01/03