




CROQUI DE LOCALIZAÇÃO

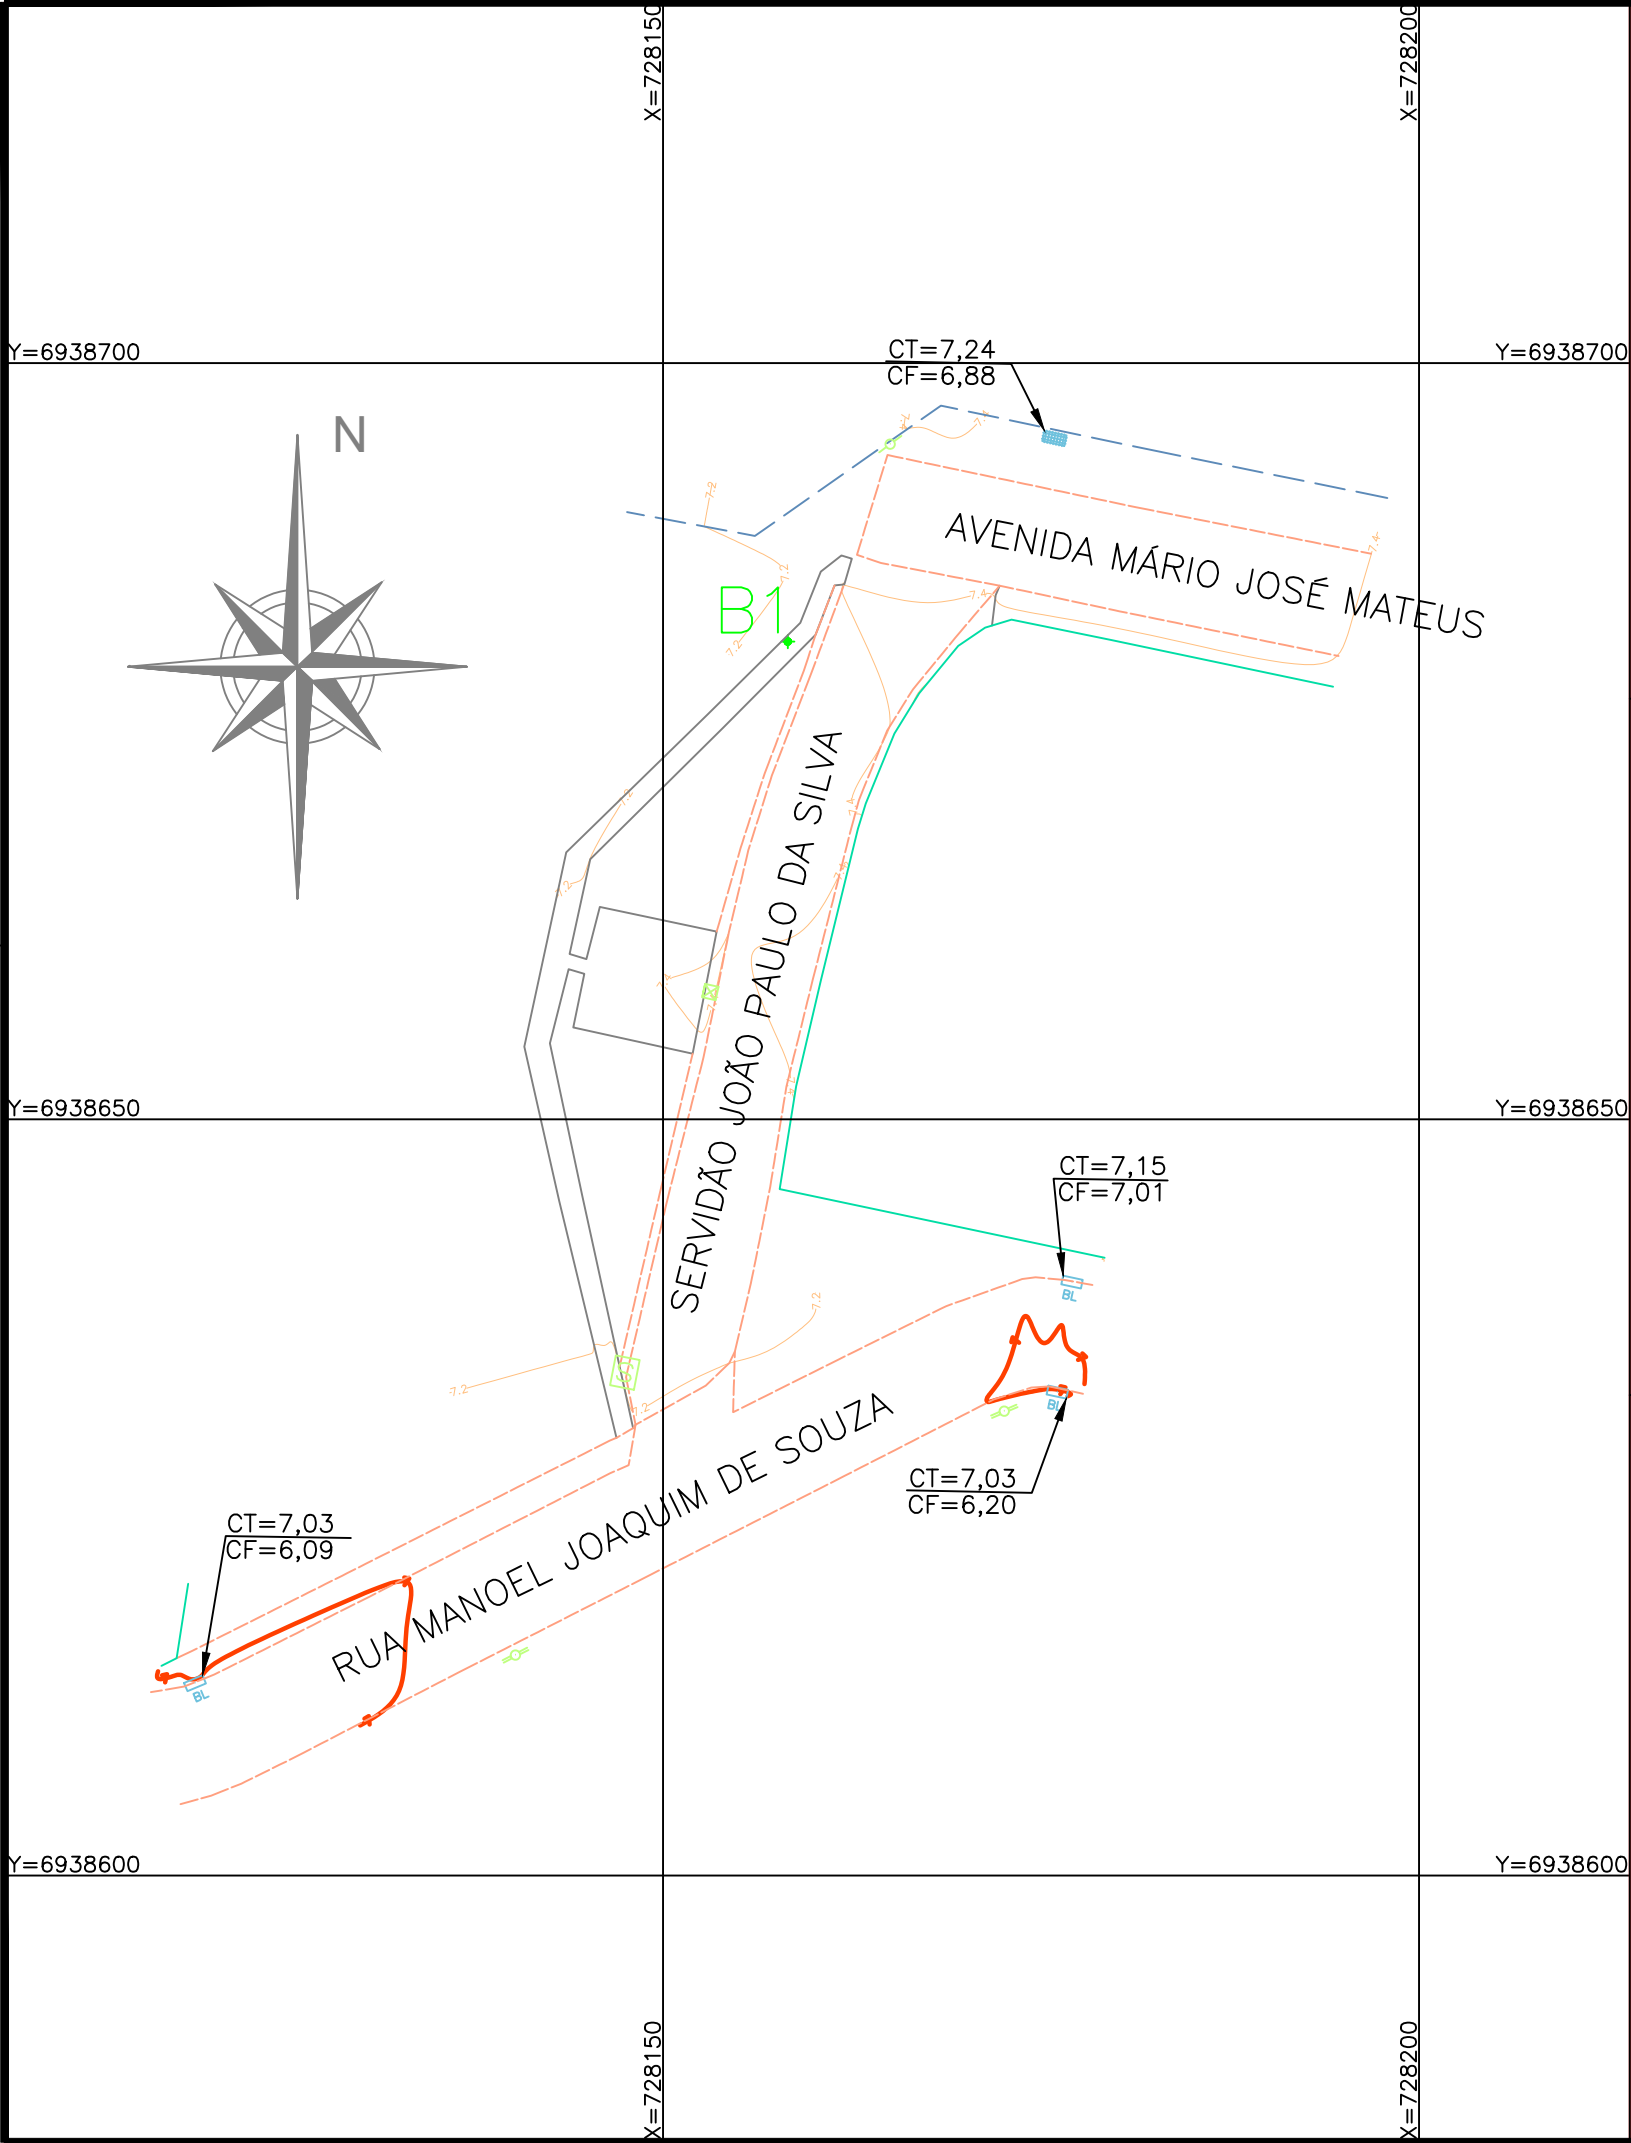

LEGENDA

- | | | | | | |
|--|--------------------------------|--|---------------------------------|--|-----------------------------|
| | EDIFICAÇÃO DE ALVENARIA | | PONTO ÁGUA | | LINHA DE TRANSMISSÃO |
| | EDIFICAÇÃO DE MADEIRA | | CAIXA GASODUTO | | POSTE CONCRETO ALTA TENSÃO |
| | TALUDE | | CAIXA ESGOTO | | POSTE CONCRETO BAIXA TENSÃO |
| | CERCAS | | CAIXA ENERGIA | | POSTE MADEIRA ALTA TENSÃO |
| | ALAMEDRADO OU GRADIL | | CAIXA TELEFONE | | POSTE MADEIRA BAIXA TENSÃO |
| | CALÇADA | | PLACA SINALIZAÇÃO | | POSTE DE ILUMINAÇÃO |
| | PROJEÇÃO EDIFICAÇÃO | | PLACA PUBLICIDADE | | POSTE RESIDENCIAL |
| | MURO EXISTENTE (TIJOLOS/PEDRA) | | VÉRTICES DO TERRENO | | ÁRVORE EXISTENTE |
| | ALINHAMENTO ENTRE AS DIVISAS | | CURVAS DE NÍVEL | | CAIXA NÃO IDENTIFICADA |
| | MEIO-FIO | | VALAS EXISTENTE | | COTA |
| | ESTRADA / CAMINHO | | ESTAÇÃO DE LEVANTAMENTO E APOIO | | CAIXA COM GRELHA |
| | LIMITE DE VEGETAÇÃO (MANGUE) | | | | MOBILIÁRIO |
| | PONTE/PONTILHÃO | | | | DRENAGEM EXISTENTE |
| | LINHA DE TRANSMISSÃO | | | | LIXEIRA |
| | | | | | BOCA DE LOBO |



ESTADO DE SANTA CATARINA
PREFEITURA MUNICIPAL DE PALHOÇA
SECRETARIA DE INFRAESTRUTURA E SANEAMENTO
Av. Hilza Terezinha Pagani, 289

PROJETO:

LEVANTAMENTO TOPOGRÁFICO PLANIALTIMÉTRICO

OBRA:

SERVIDÃO JOÃO PAULO DA SILVA

ENDEREÇO:

Rua Manoel Joaquim de Souza - Bairro Caminho Novo

RESPONSÁVEL
TÉCNICO PROJETO:



Documento assinado digitalmente
MARCOS ANTONIO BROCARDO JUNIOR
Data: 06/05/2025 14:49:43-0300
Verifique em <https://validar.iti.gov.br>

PROPRIETÁRIO:

PREFEITURA MUNICIPAL DA PALHOÇA
CNPJ 82.892.316/0001-08

CFT/SC 000000000000

CONTEÚDO:

Planta Topográfica

DATA:

Abril/2025

ÁREA TOTAL:

- m²

ESCALA:



1:500

DESENHO:

Dpto. técnico

PRANCHA:

01/01

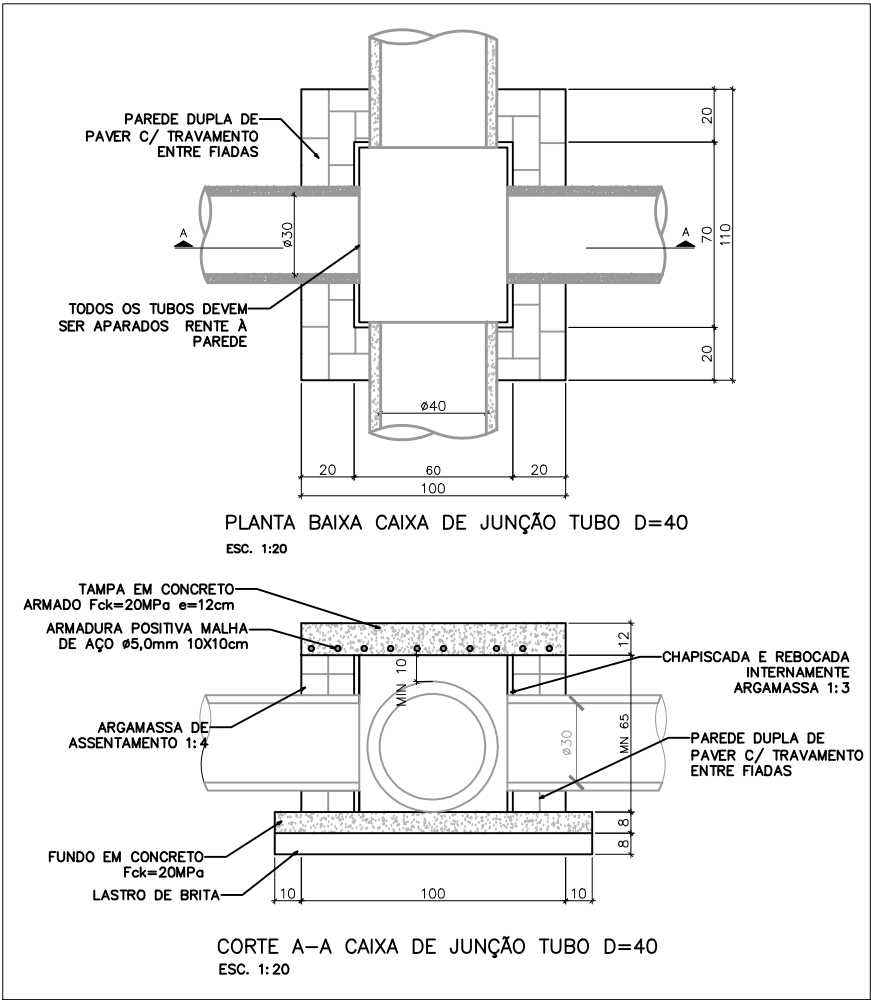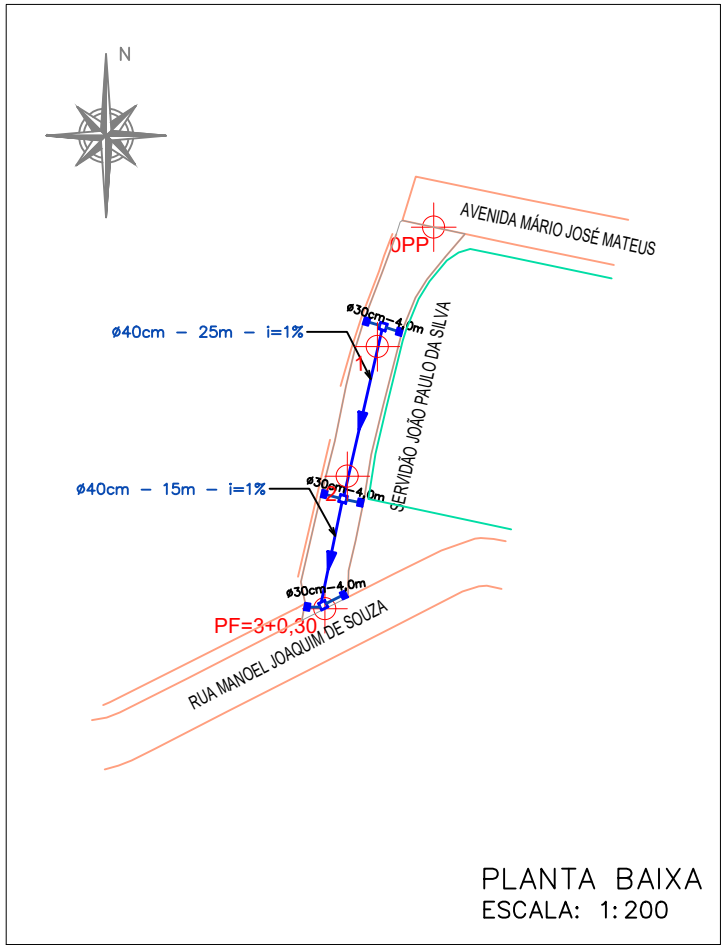

LEGENDA	
	SENTIDO DA DECLIVIDADE
	CAIXA DE CAPTAÇÃO
	CAIXA DE JUNÇÃO
	DECLIVIDADE DA TUBULAÇÃO (%)
	DIÂMETRO DA TUBULAÇÃO EM cm
	COMPRIMENTO DO TRECHO EM METROS
	ALA DE CONCRETO
	TUBULAÇÃO EXISTENTE

QUANTITATIVO DRENAGEM
TUBOS C/ DIÂMETRO DE 30cm = 12,00m
TUBOS C/ DIÂMETRO DE 40cm = 40,00m
CAIXAS DE CAPTAÇÃO = 06
CAIXAS DE JUNÇÃO = 03

ESTADO DE SANTA CATARINA
PREFEITURA MUNICIPAL DE PALHOÇA
SECRETARIA DE INFRAESTRUTURA E SANEAMENTO
Av. Hilza Terezinha Pagani, 289 - Parque Residencial Pagani - FONE 3279-1800

PROJETO:
DRENAGEM PLUVIAL, PAVIMENTAÇÃO EM PAVER E SINALIZAÇÃO VIÁRIA VERTICAL

LOCAL:
SERVIDÃO JOÃO PAULO DA SILVA - BELA VISTA

CONTEÚDO:
PLANTA DRENAGEM, DETALHES


RESP. TÉCNICO:


Documento assinado digitalmente
MARCOS ANTONIO BROCARDO JUNIOR
Data: 08/05/2025 16:15:34-0300
Verifique em <https://validar.it.gov.br>

VERSÃO:
EMIÇÃO INICIAL


DATA:
29/04/2025

PRANCHA:
02/04

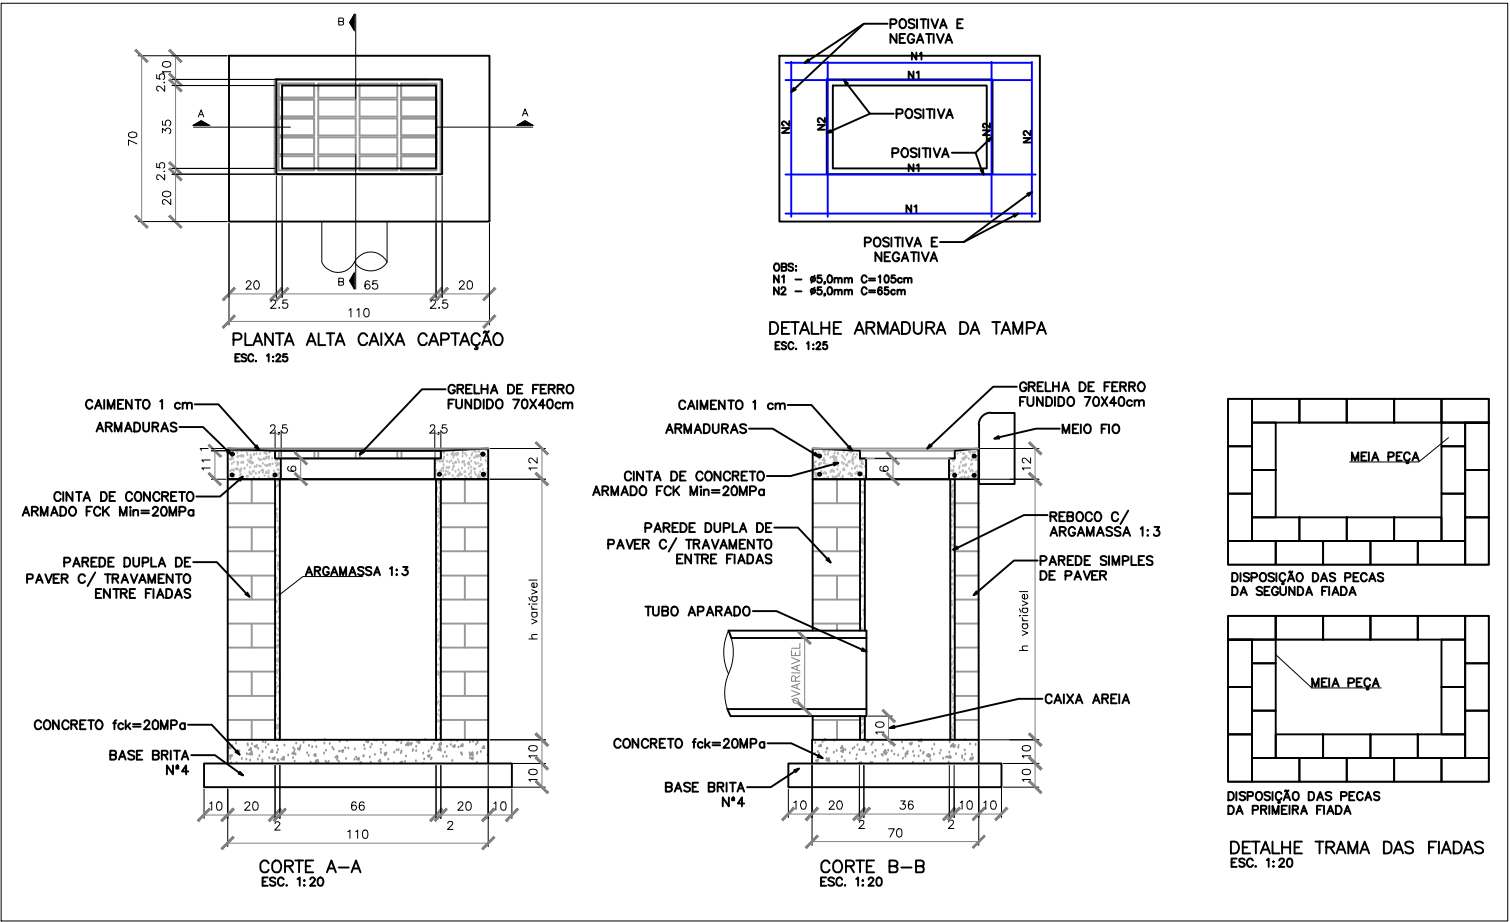

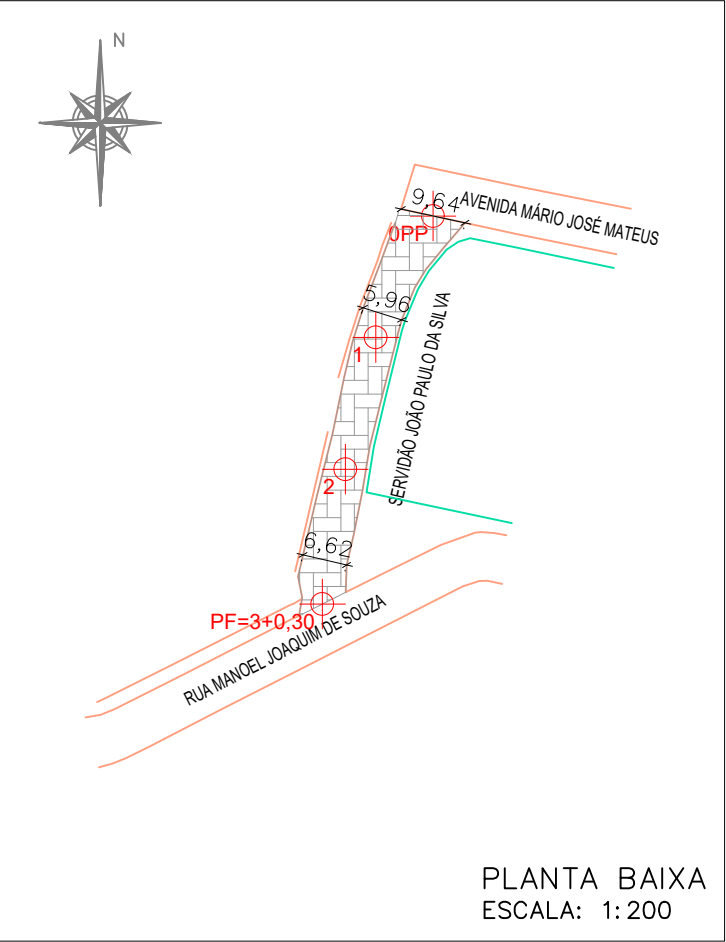


PLANTA BAIXA
ESCALA: 1:200

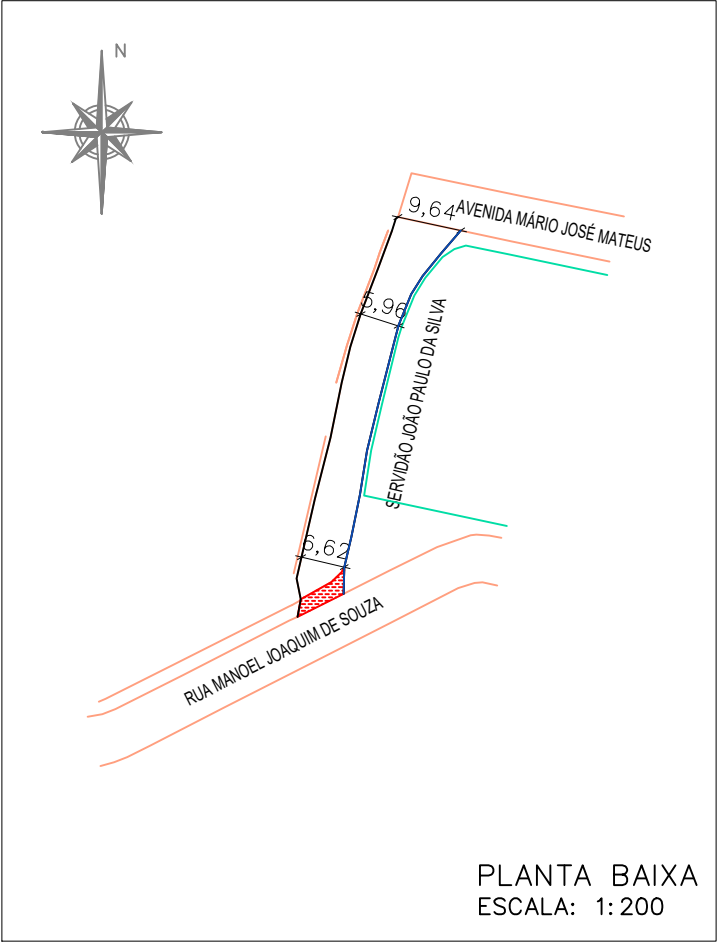

PLANTA BAIXA
ESCALA: 1:200

LEGENDA	
	PAVIMENTAÇÃO EM PAVER
	REMOÇÃO DE CALÇADA
	MURO
	MEIO FIO EXISTENTE (PINTURA)
	MEIO FIO A EXECUTAR

QUANTITATIVO PAVIMENTAÇÃO
PAVIMENTAÇÃO EM PAVER= 390,48m ²
REMOÇÃO DE CALÇADA= 18,26m ²
PINTURA DE MEIO FIO= 62,56m
EXECUÇÃO DE MEIO FIO= 58,52m

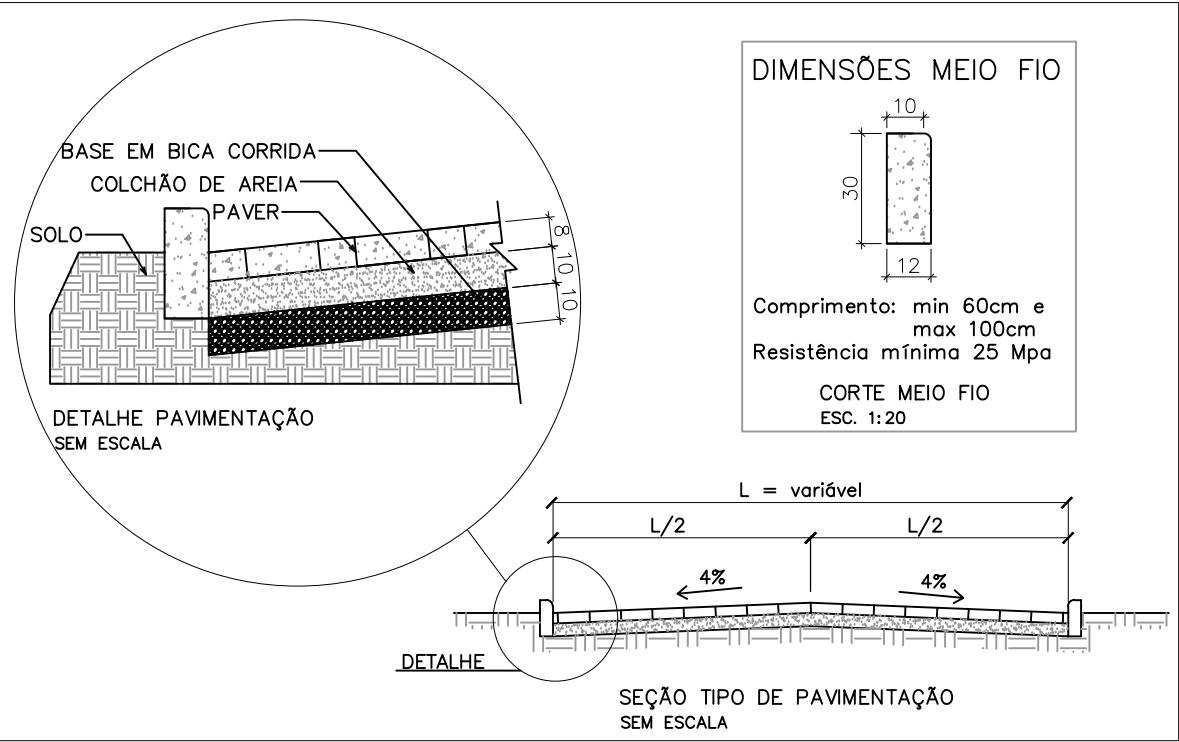

ESTADO DE SANTA CATARINA
PREFEITURA MUNICIPAL DE PALHOÇA
SECRETARIA DE INFRAESTRUTURA E SANEAMENTO
Av. Hilza Terezinha Pagani, 289 - Parque Residencial Pagani - FONE 3279-1800

PROJETO:
DRENAGEM PLUVIAL, PAVIMENTAÇÃO EM PAVER E SINALIZAÇÃO VIÁRIA VERTICAL

LOCAL:
SERVIDÃO JOÃO PAULO DA SILVA - BELA VISTA

CONTEÚDO:
PLANTA PAVIMENTAÇÃO, SEÇÃO TRANSVERSAL, DETALHES


RESP. TÉCNICO:

Documento assinado digitalmente
MARCOS ANTONIO BROCARDO JUNIOR
Data: 08/05/2025 16:15:34-0300
Verifique em <https://validar.iti.gov.br>

VERSÃO:
EMIÇÃO INICIAL

DATA:
29/04/2025

PRANCHA:
03/04

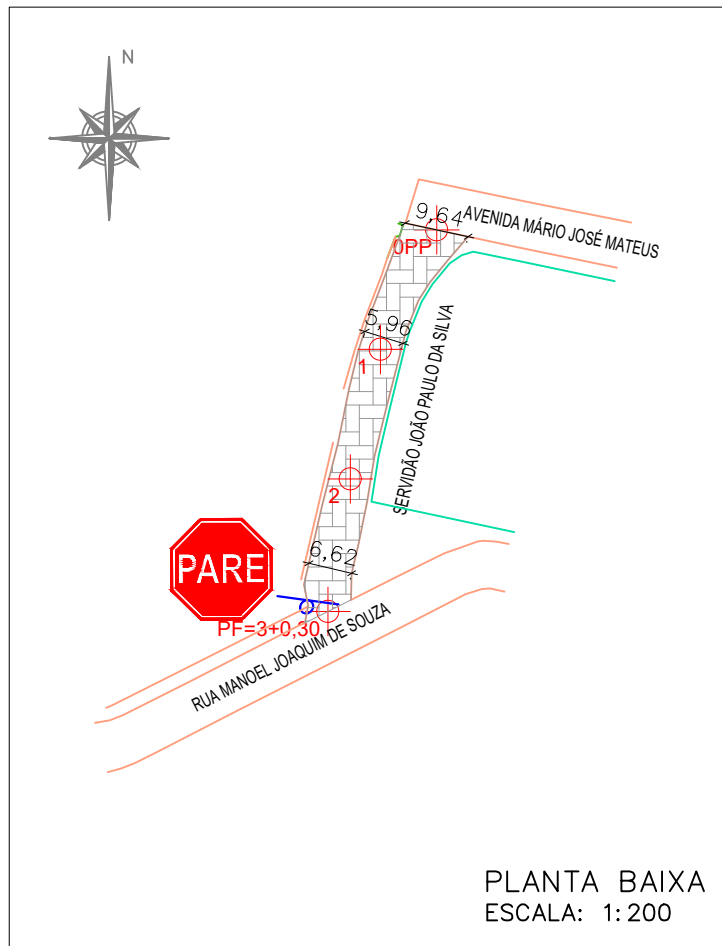

PLACAS DE SINALIZAÇÃO VIÁRIA	
	PLACA DUPLA DE DENOMINAÇÃO DE RUAS
	R-1 - LADO= 0,25 m
	R-19 - D = 0,50m
	A-45 - LADO= 0,45 m
	A-18 - LADO= 0,45 m
	A-20 a - LADO= 0,45 m
	A-20 b - Lado de 0,45 m

OBSERVAÇÕES:

AS PLACAS DEVERÃO ATENDER AS ESPECIFICAÇÕES CONTIDAS NO PROJETO E NO CÓDIGO BRASILEIRO DE TRÂNSITO.

AS PLACAS DEVEM SER COLOCADAS FAZENDO UM ÂNGULO DE 93° A 95° EM RELAÇÃO AO SENTIDO DO FLUXO DE TRÁFEGO, VOLTADAS PARA O LADO EXTERNO DA VIA.

A BORDA INFERIOR DA PLACA COLOCADA LATERALMENTE A VIA, DEVE FICAR A UMA ALTURA LIVRE ENTRE 2,0m A 2,5m EM RELAÇÃO AO SOLO.

O AFASTAMENTO LATERAL DAS PLACAS, MEDIDO ENTRE A BORDA LATERAL DA MESMA E DA PISTA, DEVE SER, NO MÍNIMO DE 30cm PARA TRECHOS RETOS, E 40cm PARA TRECHOS EM CURVA.

QUANTITATIVO SINALIZAÇÃO
PLACA 'PARE' - R-1= 01

ESTADO DE SANTA CATARINA
PREFEITURA MUNICIPAL DE PALHOÇA
SECRETARIA DE INFRAESTRUTURA E SANEAMENTO
Av. Hilza Terezinha Pagani, 289 - Parque Residencial Pagani - FONE 3279-1800

PROJETO:
DRENAGEM PLUVIAL, PAVIMENTAÇÃO EM PAVER E SINALIZAÇÃO VIÁRIA VERTICAL

LOCAL:
SERVIDÃO JOÃO PAULO DA SILVA - BELA VISTA

CONTEÚDO:
PLANTA SINALIZAÇÃO, DETALHES

RESP. TÉCNICO:

Documento assinado digitalmente
MARCOS ANTONIO BROCARDI JUNIOR
Data: 08/05/2025 16:15:34-0300
Verifique em <https://validar.itl.gov.br>

VERSÃO:
EMIÇÃO INICIAL

DATA:
29/04/2025

PRANCHA:
04/04