



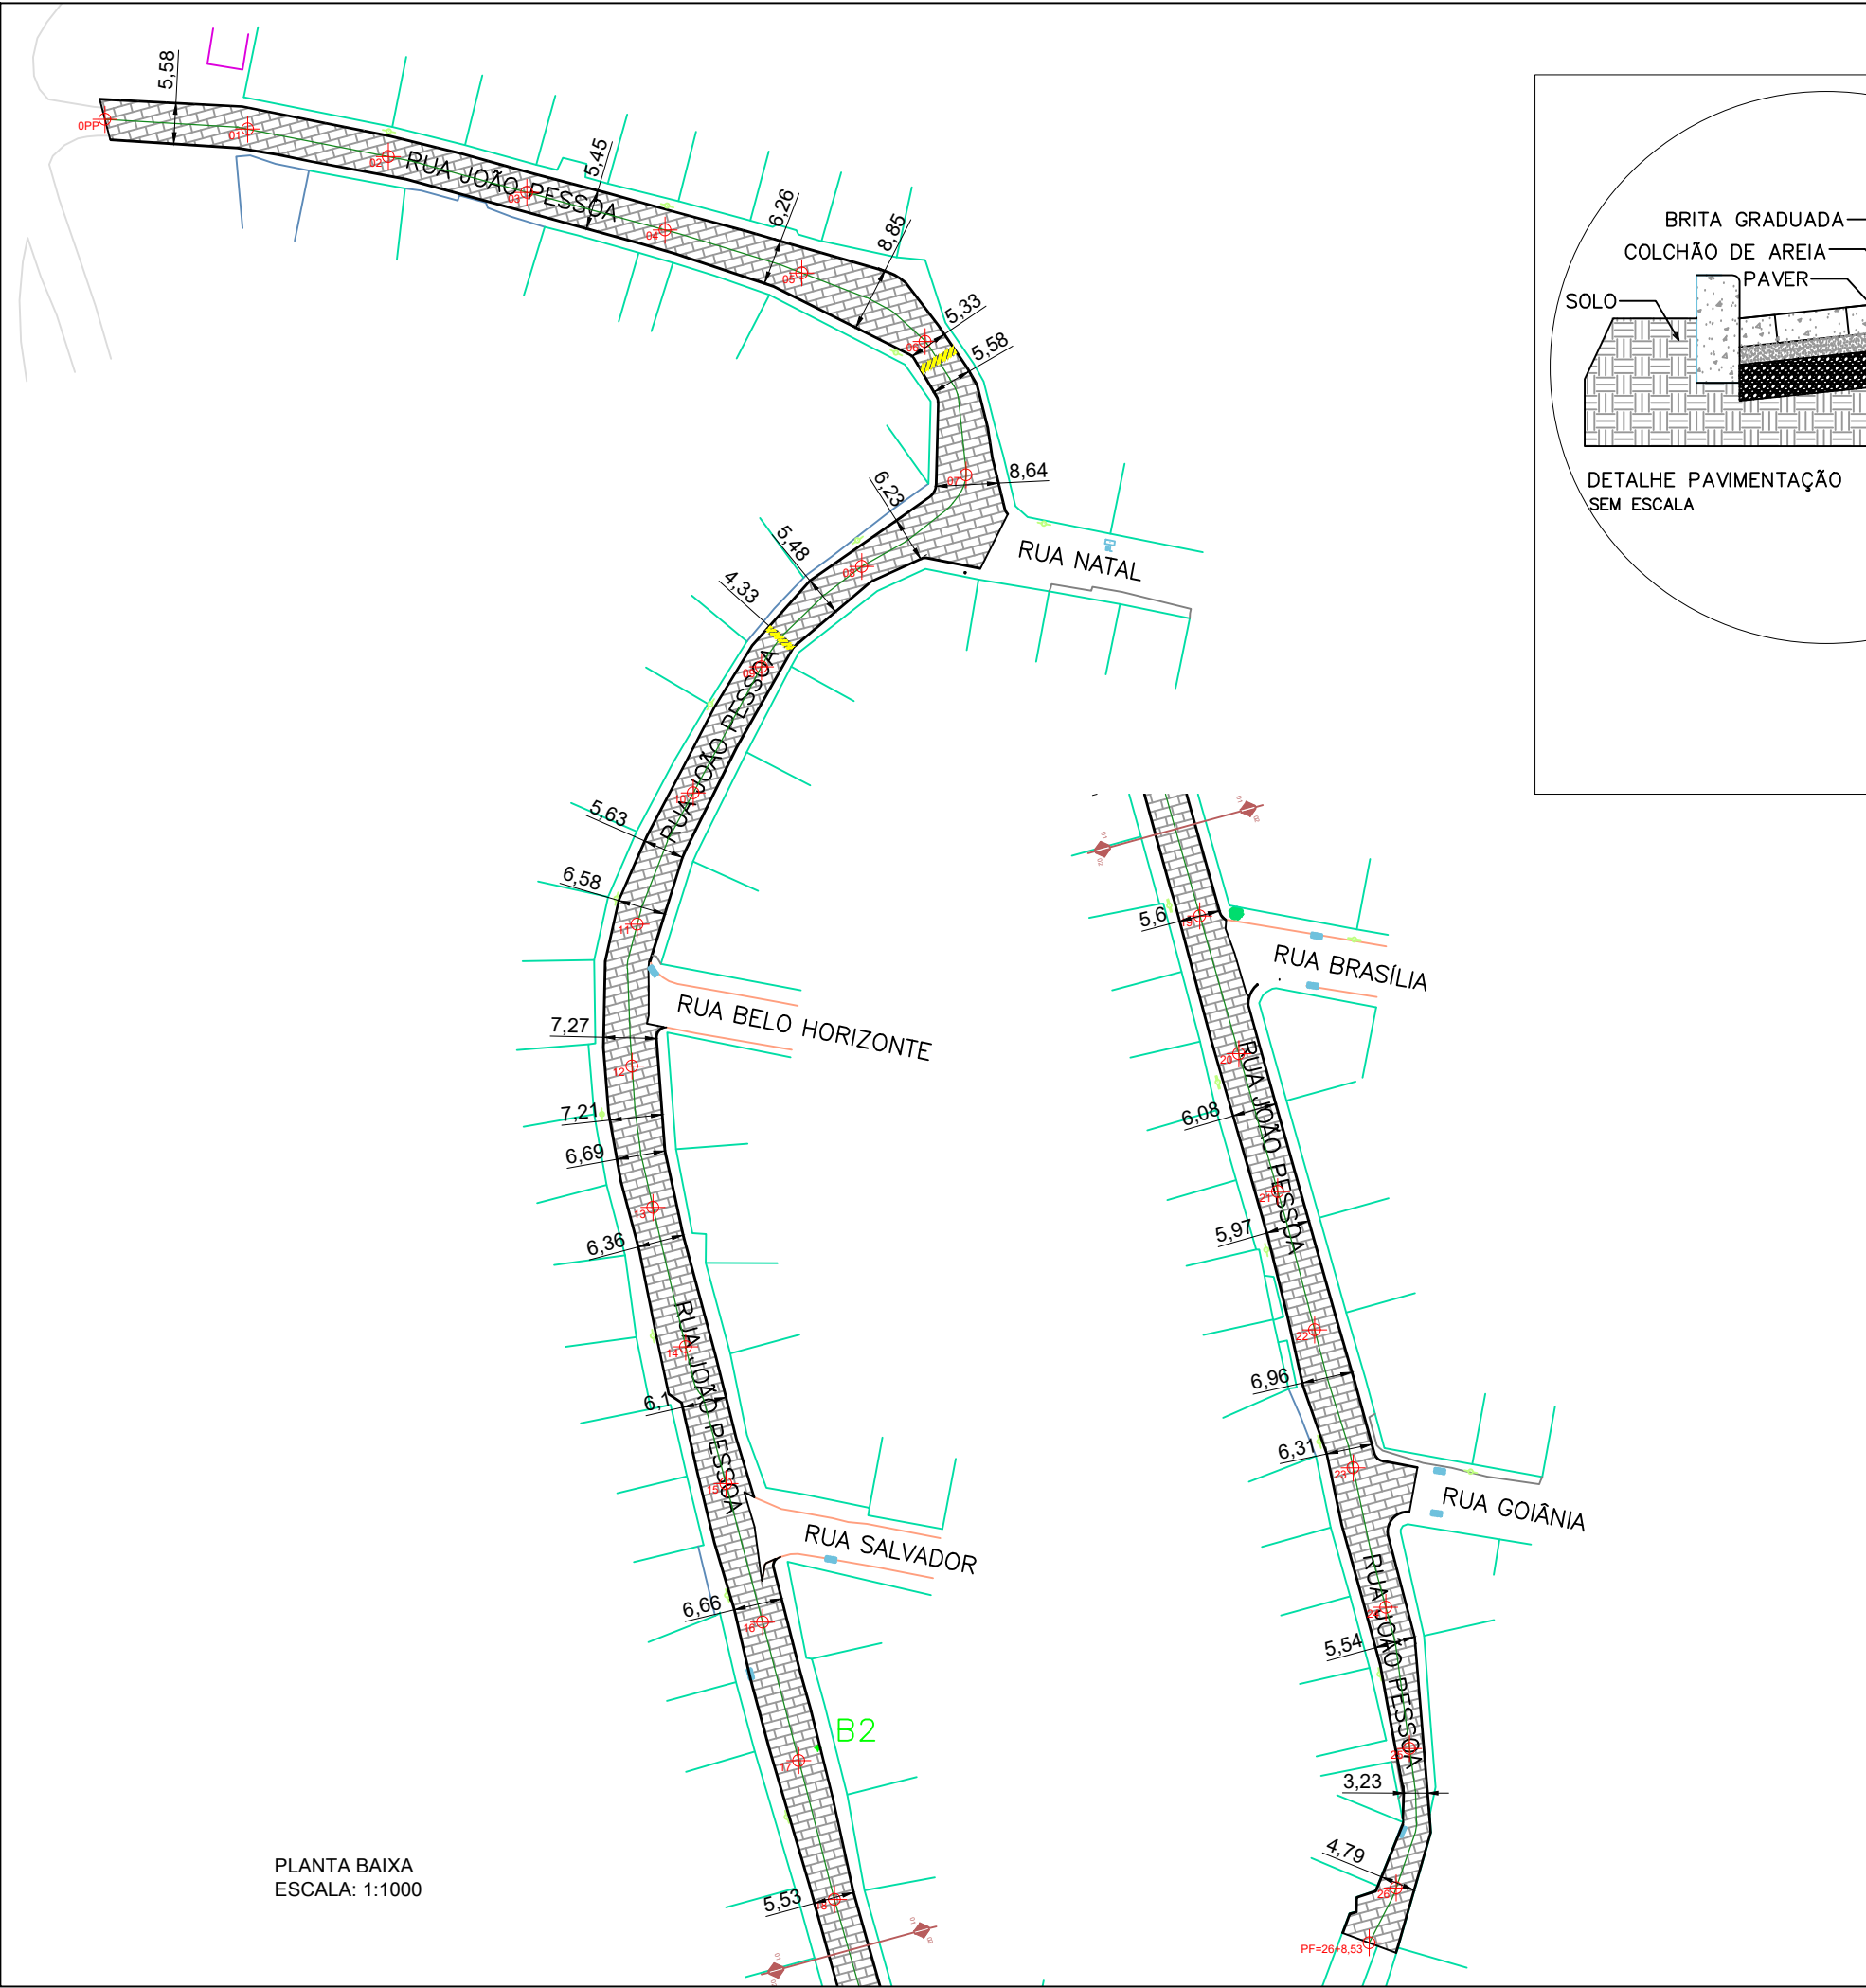

PLANTA BAIXA
ESCALA: 1:1000

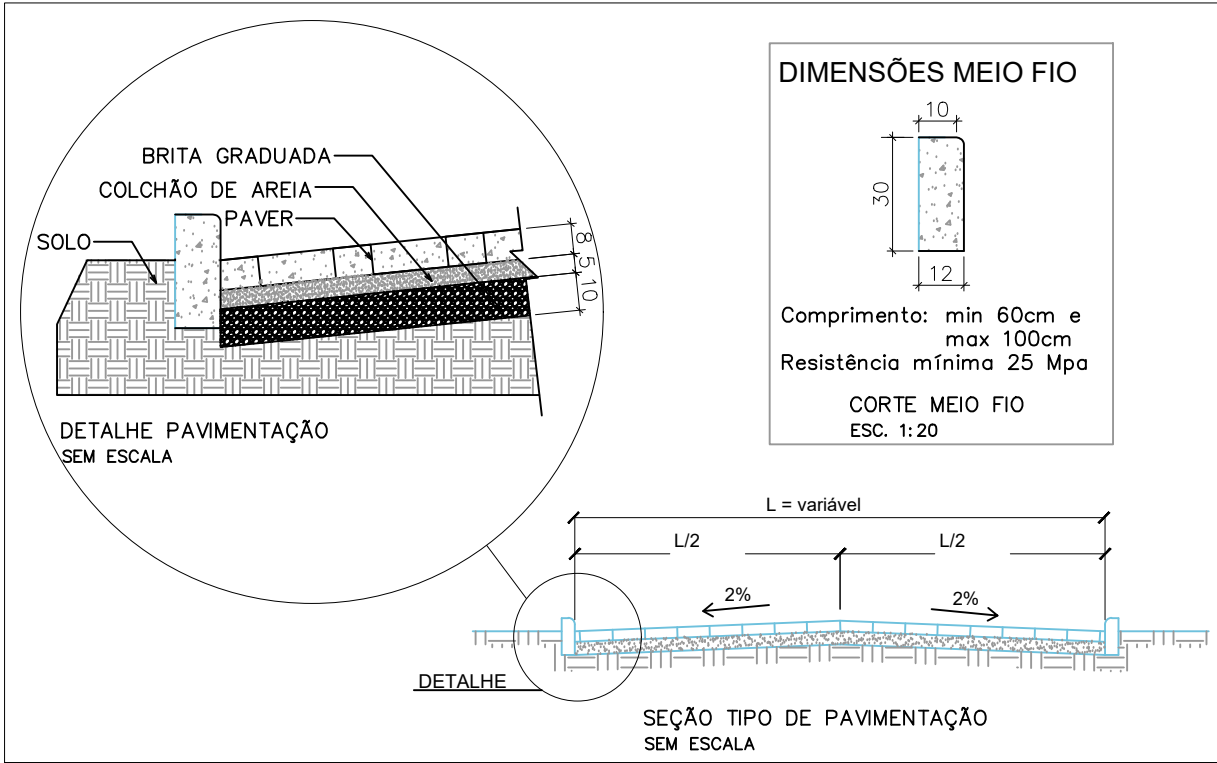

DIMENSÕES MEIO FIO

10
30
12

Comprimento: min 60cm e
max 100cm
Resistência mínima 25 Mpa

CORTE MEIO FIO
ESC. 1:20

QUANTITATIVO PAVIMENTAÇÃO

PAVIMENTAÇÃO EM PAVER= 3.250,25m²
EXECUÇÃO DE MEIO FIO= 1.032,45m
RECOMPOSIÇÃO PAV. INTERTRAVADO= 32,76m²

LEGENDA

PAVIMENTAÇÃO EM PAVER
MURO
MEIO FIO A EXECUTAR



ESTADO DE SANTA CATARINA
PREFEITURA MUNICIPAL DE PALHOÇA
SECRETARIA DE INFRAESTRUTURA E SANEAMENTO
Av. Hilza Terezinha Pagani, 289 - Parque Residencial Pagani - FONE 3279-1800

PROJETO:
**DRENAGEM PLUVIAL, PAVIMENTAÇÃO EM PAVER E
SINALIZAÇÃO VIÁRIA VERTICAL**

LOCAL:
RUA JOÃO PESSOA - BAIRRO PRAIA DE FORA

CONTEÚDO:
PLANTA PAVIMENTAÇÃO, SEÇÃO TRANSVERSAL

RESP. TÉCNICO:

VERSÃO:
EMIÇÃO INICIAL

DATA:
16/06/2026

PRANCHA:
02/04