




PROJETO DE LUMINOTÉCNICA, PAINÉIS DE LED E SONORIZAÇÃO
199.200.000-000
CNPJ: 08.000.000/0001-11

Relação Equipamentos


	Simbologia	Quant	Unidade	Tipo	Índice de Proteção	Lâmp	Potência	Tensão	Temperatura de cor correlata	Óptica Led Ângulo	Potência Total	
Fachadas/Área Externa	EL-1 a EL-8	8	unid	Refletor Elipsoidal	IP 44	Led	160 W	220Vac	5600	17,4 - 32,8°	1280	W
	LP-1 a LP-86	86	unid	Refletor Led	IP 66	12 x 1W LED	12 W	24Vdc	RGB	25°	1032	W
	LQ-1 a LQ-228	228	unid	Refletor Led	IP 66	9 x 3W LED	27 W	24Vdc	RGB	7°	6156	W
	LZ-1 a LZ-12	12	unid	Refletor Led	IP 65	7 x 60W LED	420 W	220Vac	RGBW	4,3 a 45°	5040	W
	RG-1 a RG12	12	unid	Refletor Led Wash Ribalta	IP 65	24 x 20W LED	480 W	220Vac	RGBW 4 em 1	40°	5760	W
	RP-1 a RP-30	30	unid	Refletor Led Wash Ribaltas 50cm	IP 66	9 x 3W LED	27 W	24Vdc	RGB	30°	810	W
	RM-01 a RM-18	18	unid	Refletor Led Wash Ribaltas 100cm	IP 66	18 x 3W LED	54 W	24Vdc	RGB	30°	972	W
		394	unid							Total	20078	W

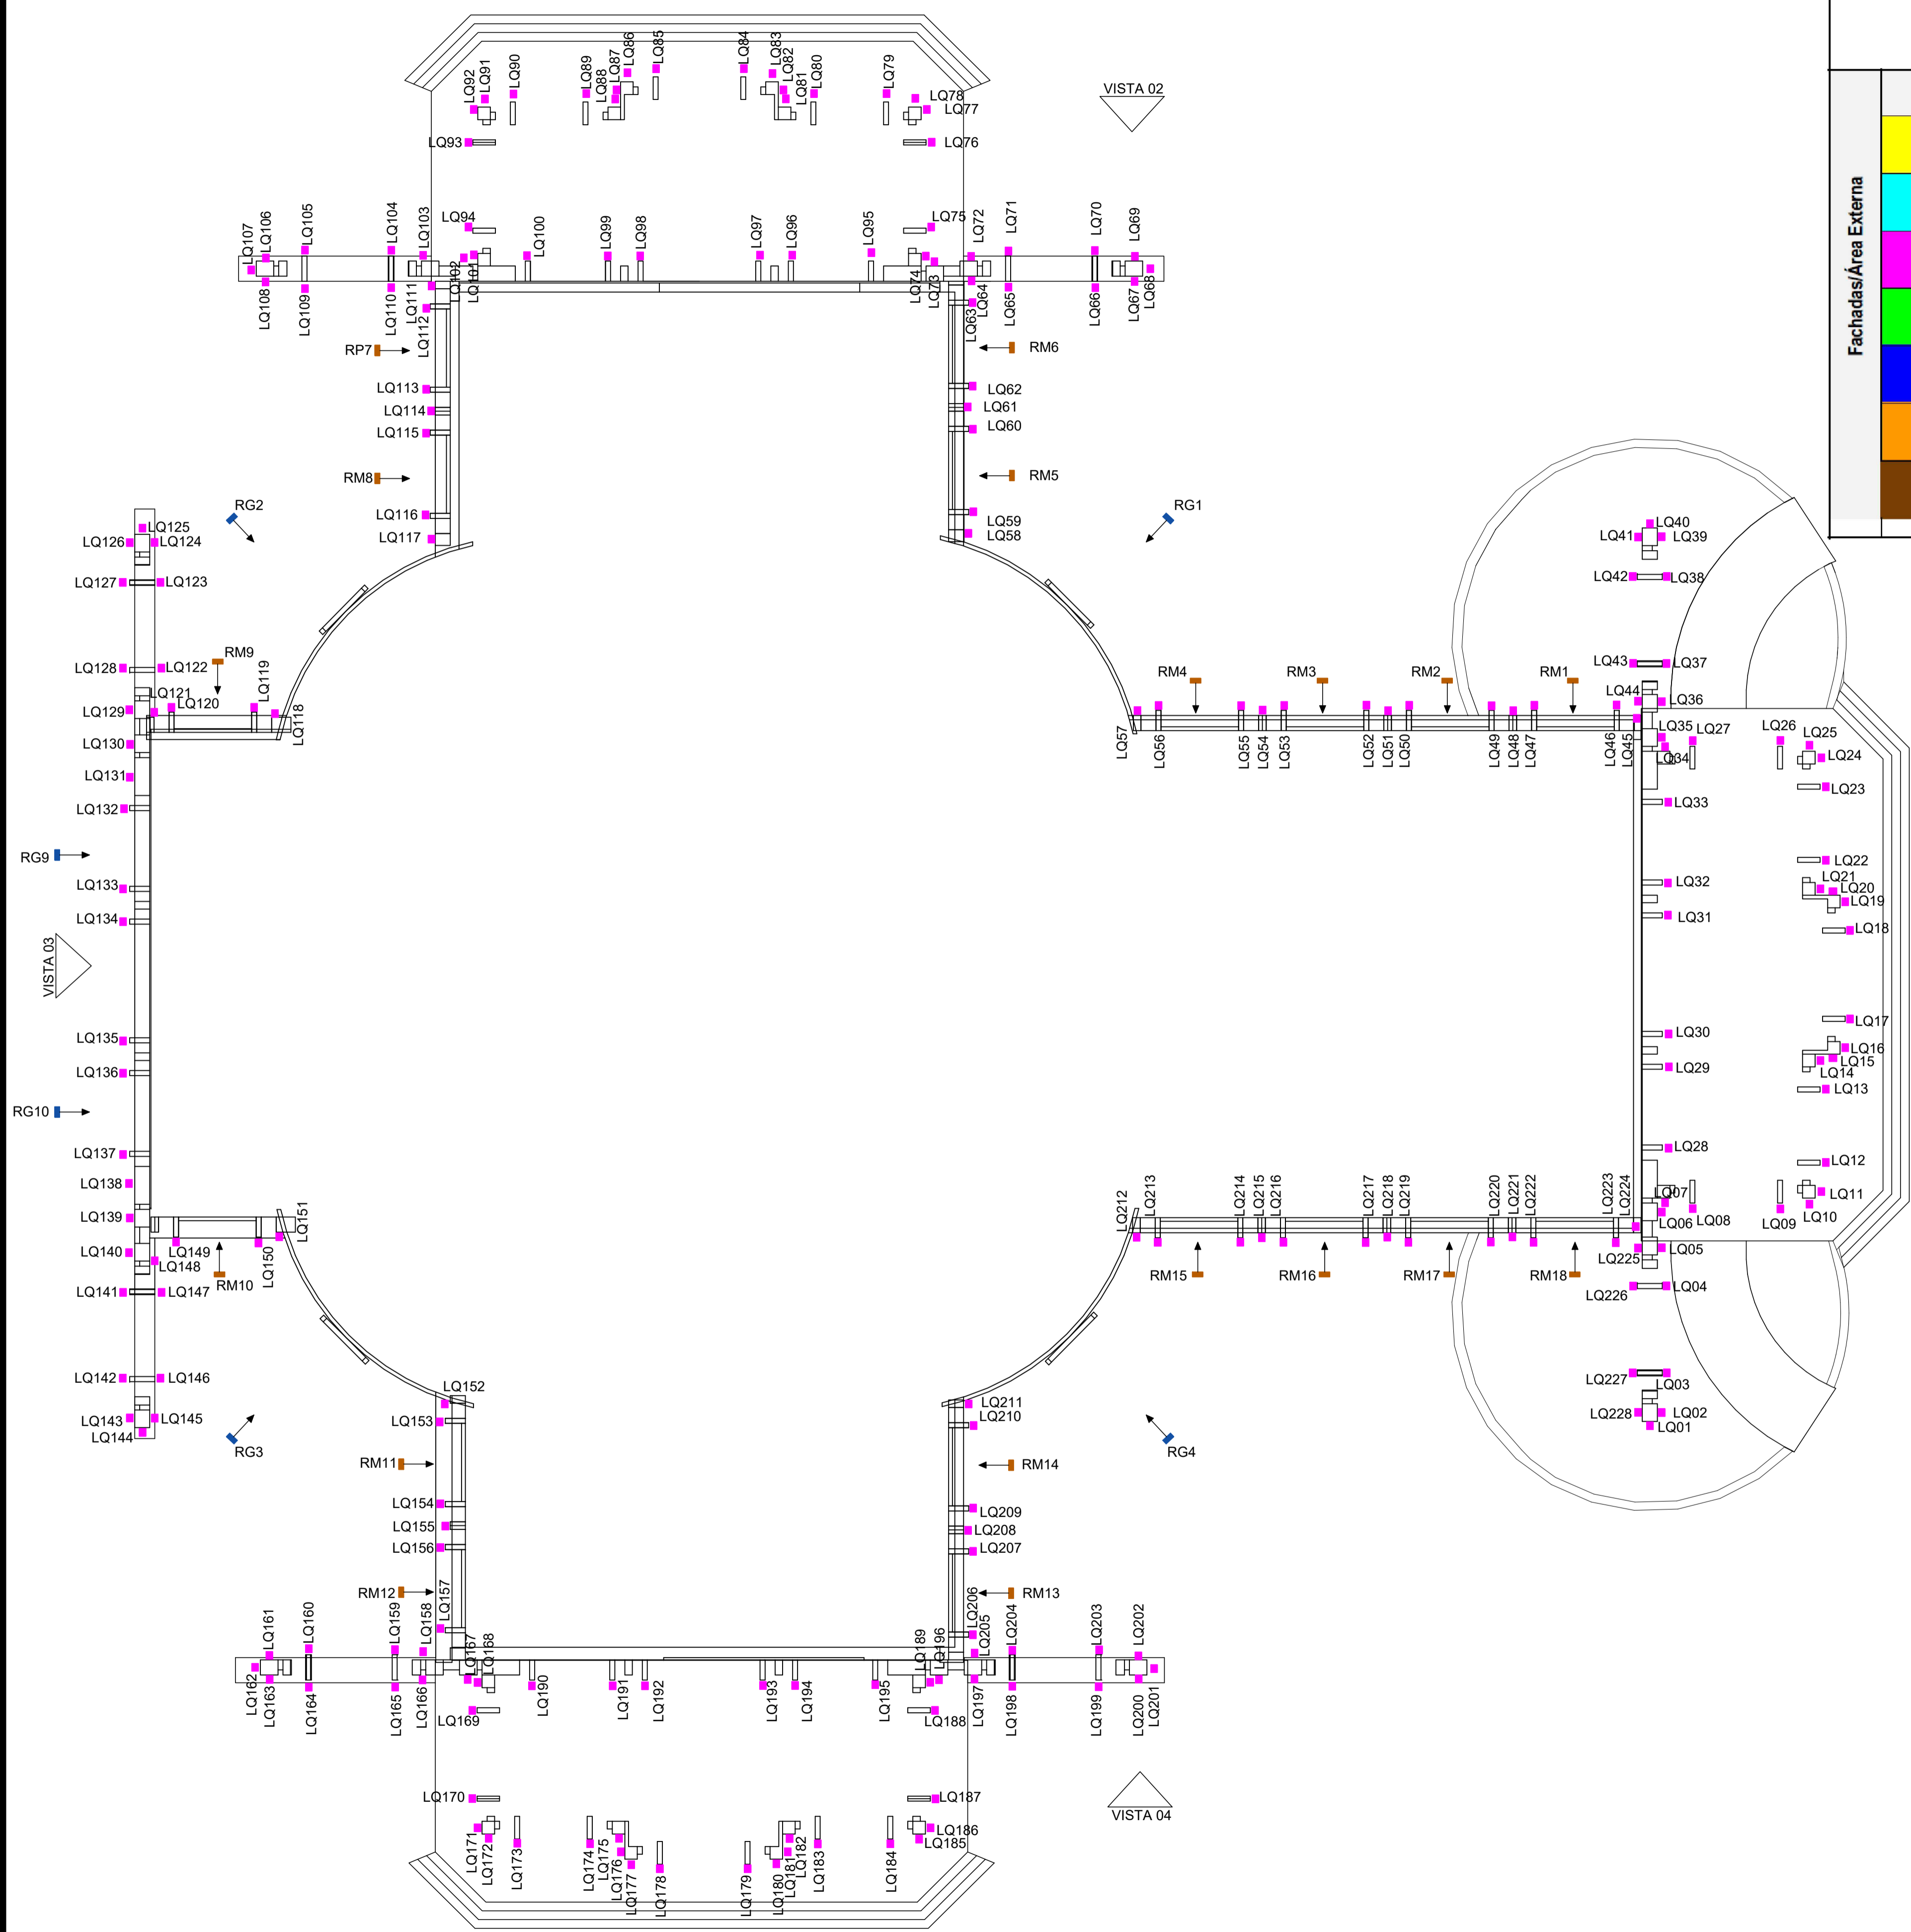



PLANTA BAIXA NÍVEL 00 E 01


Esc.: 1/250

	R&P	Projetos de iluminação, Painéis de Led, Sonorização e Vídeo Tel: (12) 99781-1100 edvaldo@rpproject.com.br
	PROJETO LUMINOTÉCNICO BASÍLICA SANTUÁRIO DO SAGRADO CORAÇÃO MISERICORDIOSO DE JESUS - IÇARA SC	
AUTOR DO PROJETO: Edvaldo Peixoto EQUIPE TÉCNICA: Laís Azeredo TRT CFT2505265487 ENDEREÇO DA OBRA: ICR-253 Morro Bonito CEP: 88.820-000 - Içara SC		
CONTRATANTE: Prefeitura Municipal de Içara CNPJ/MF: 82.916.800/0001-11		
		 Autor do Projeto

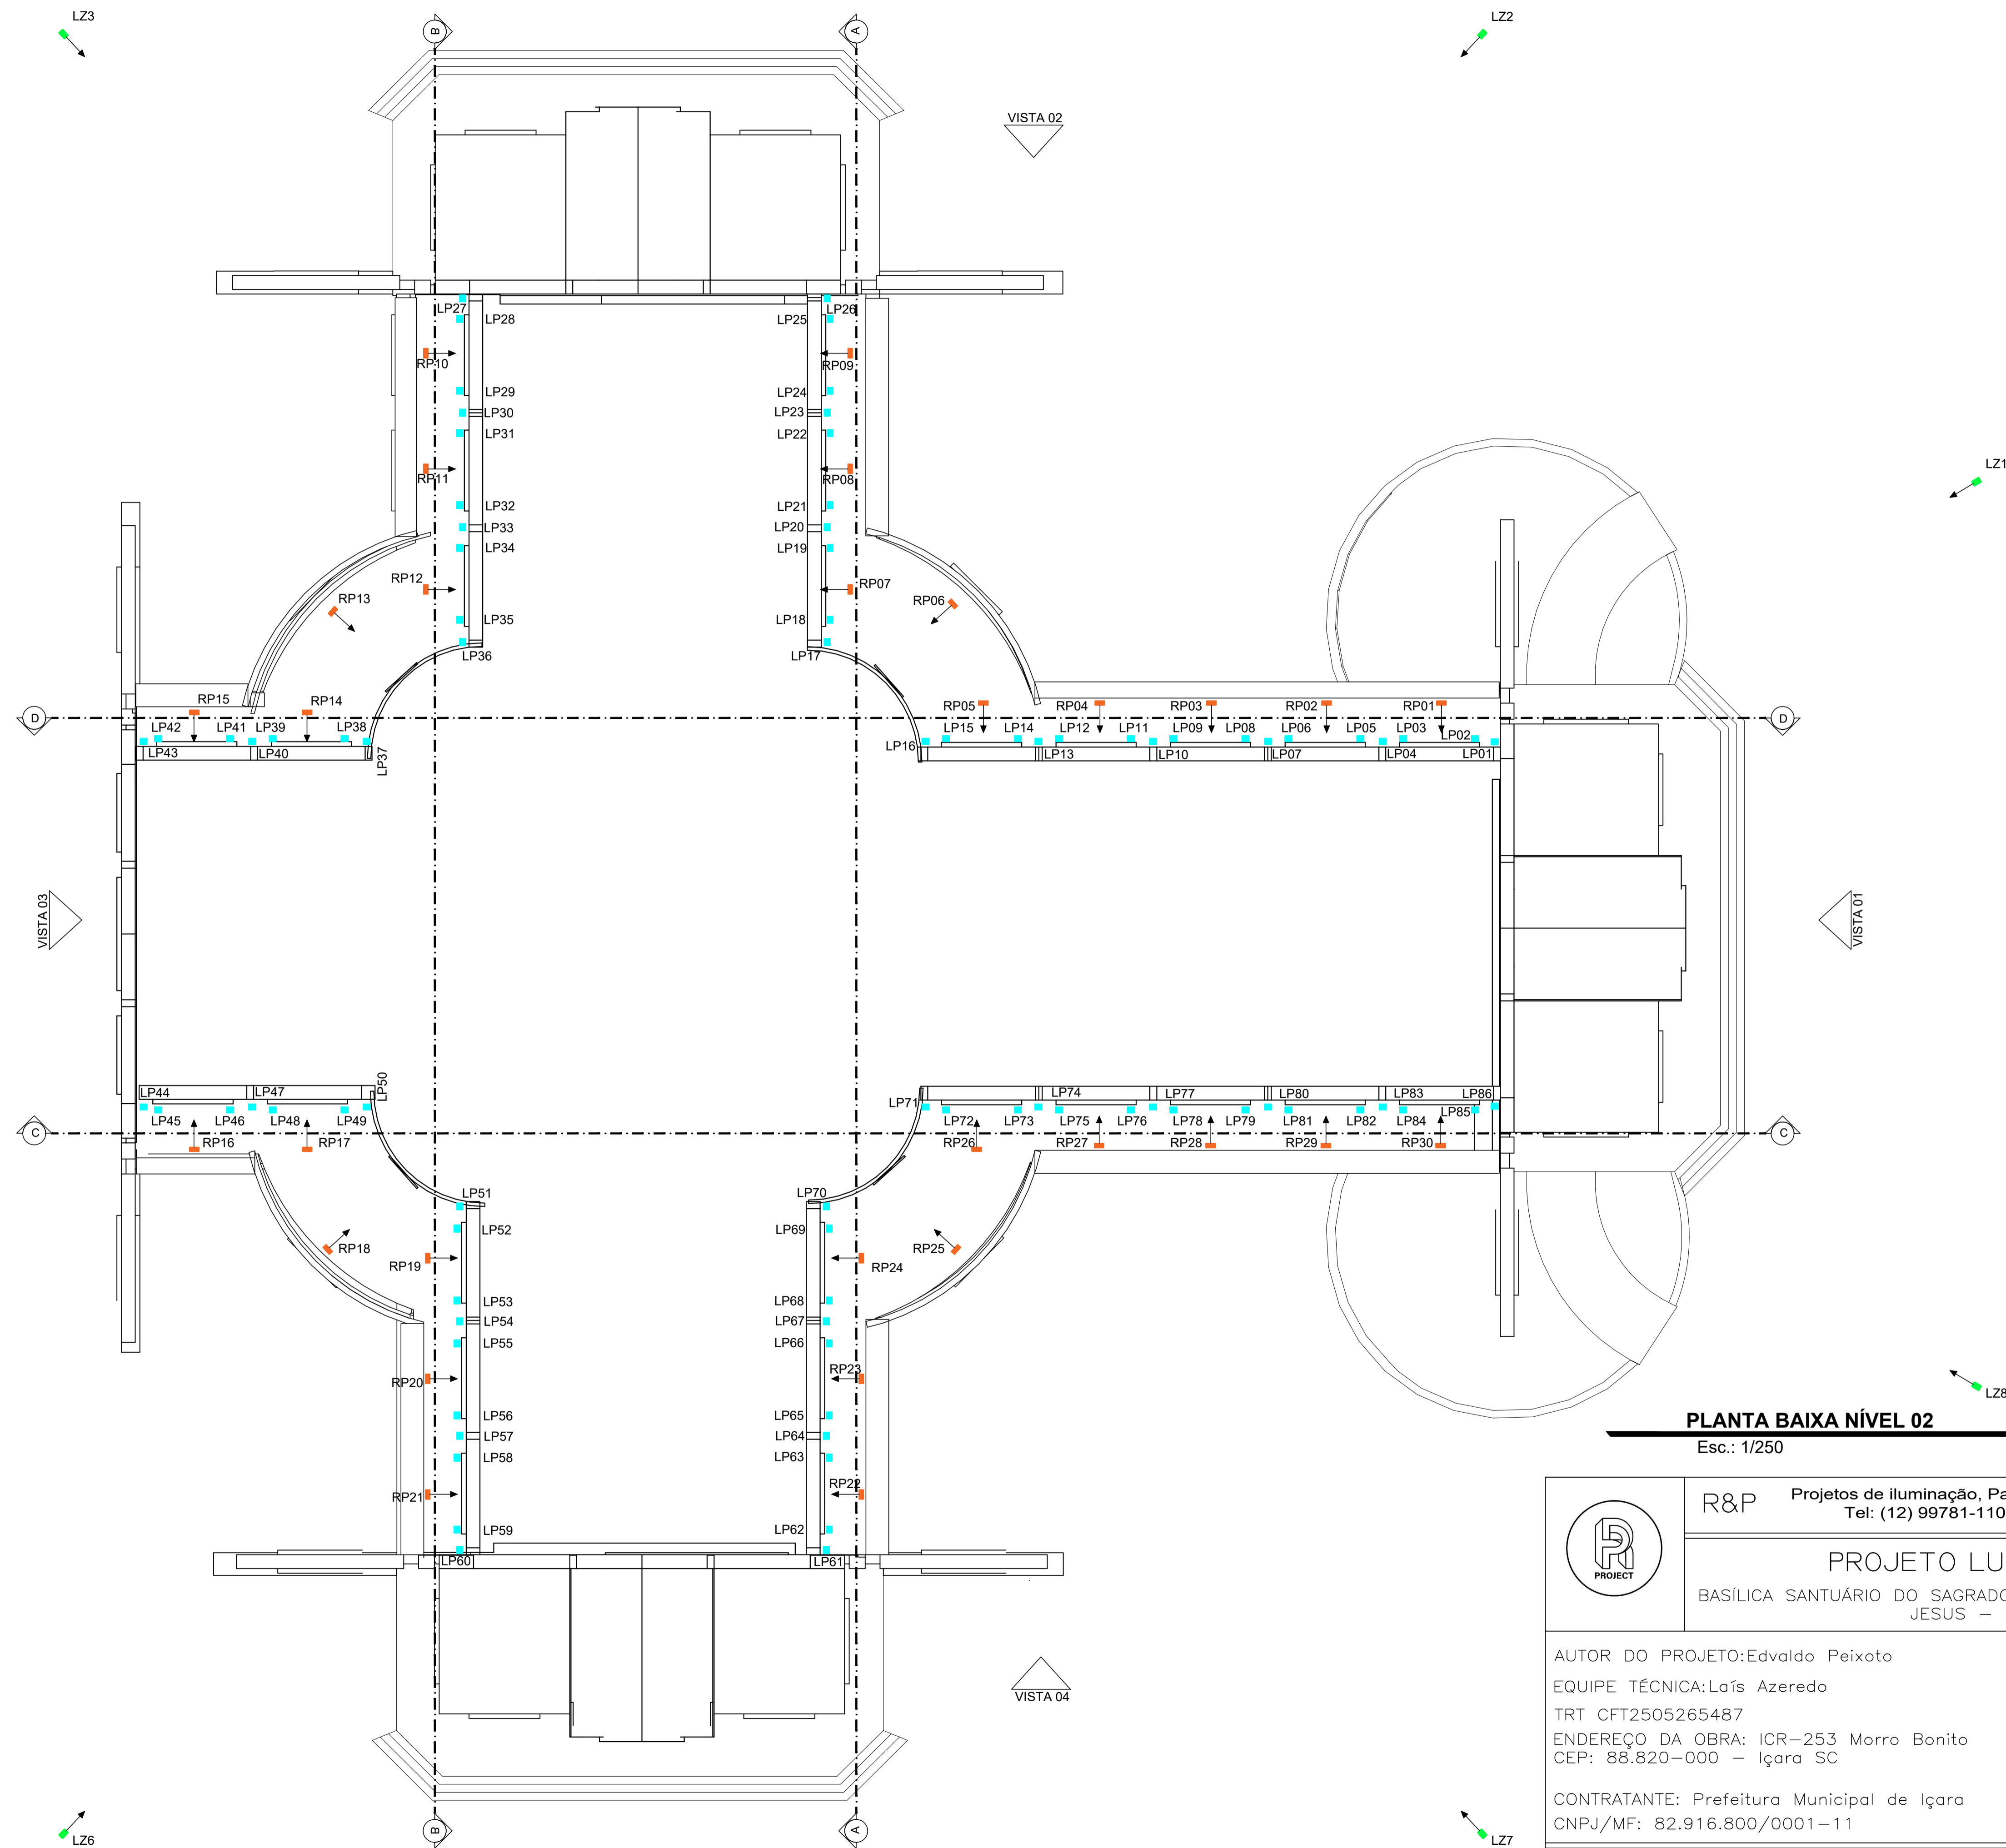


PLANTA BAIXA NÍVEL 02
Esc.: 1/250

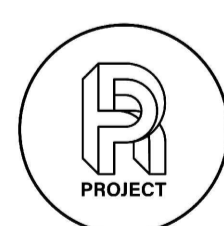	R&P Projetos de iluminação, Painéis de Led, Sonorização e Vídeo Tel: (12) 99781-1100 edvaldo@rpproject.com.br
	PROJETO LUMINOTÉCNICO BASÍLICA SANTUÁRIO DO SAGRADO CORAÇÃO MISERICORDIOSO DE JESUS - IÇARA SC
AUTOR DO PROJETO: Edvaldo Peixoto EQUIPE TÉCNICA: Laís Azeredo TRT CFT2505265487 ENDEREÇO DA OBRA: ICR-253 Morro Bonito CEP: 88.820-000 - Içara SC	
CONTRATANTE: Prefeitura Municipal de Içara CNPJ/MF: 82.916.800/0001-11	
 Autor do Projeto	
ESCALA 1:250	FOLHA 02
DATA JANEIRO/2026	

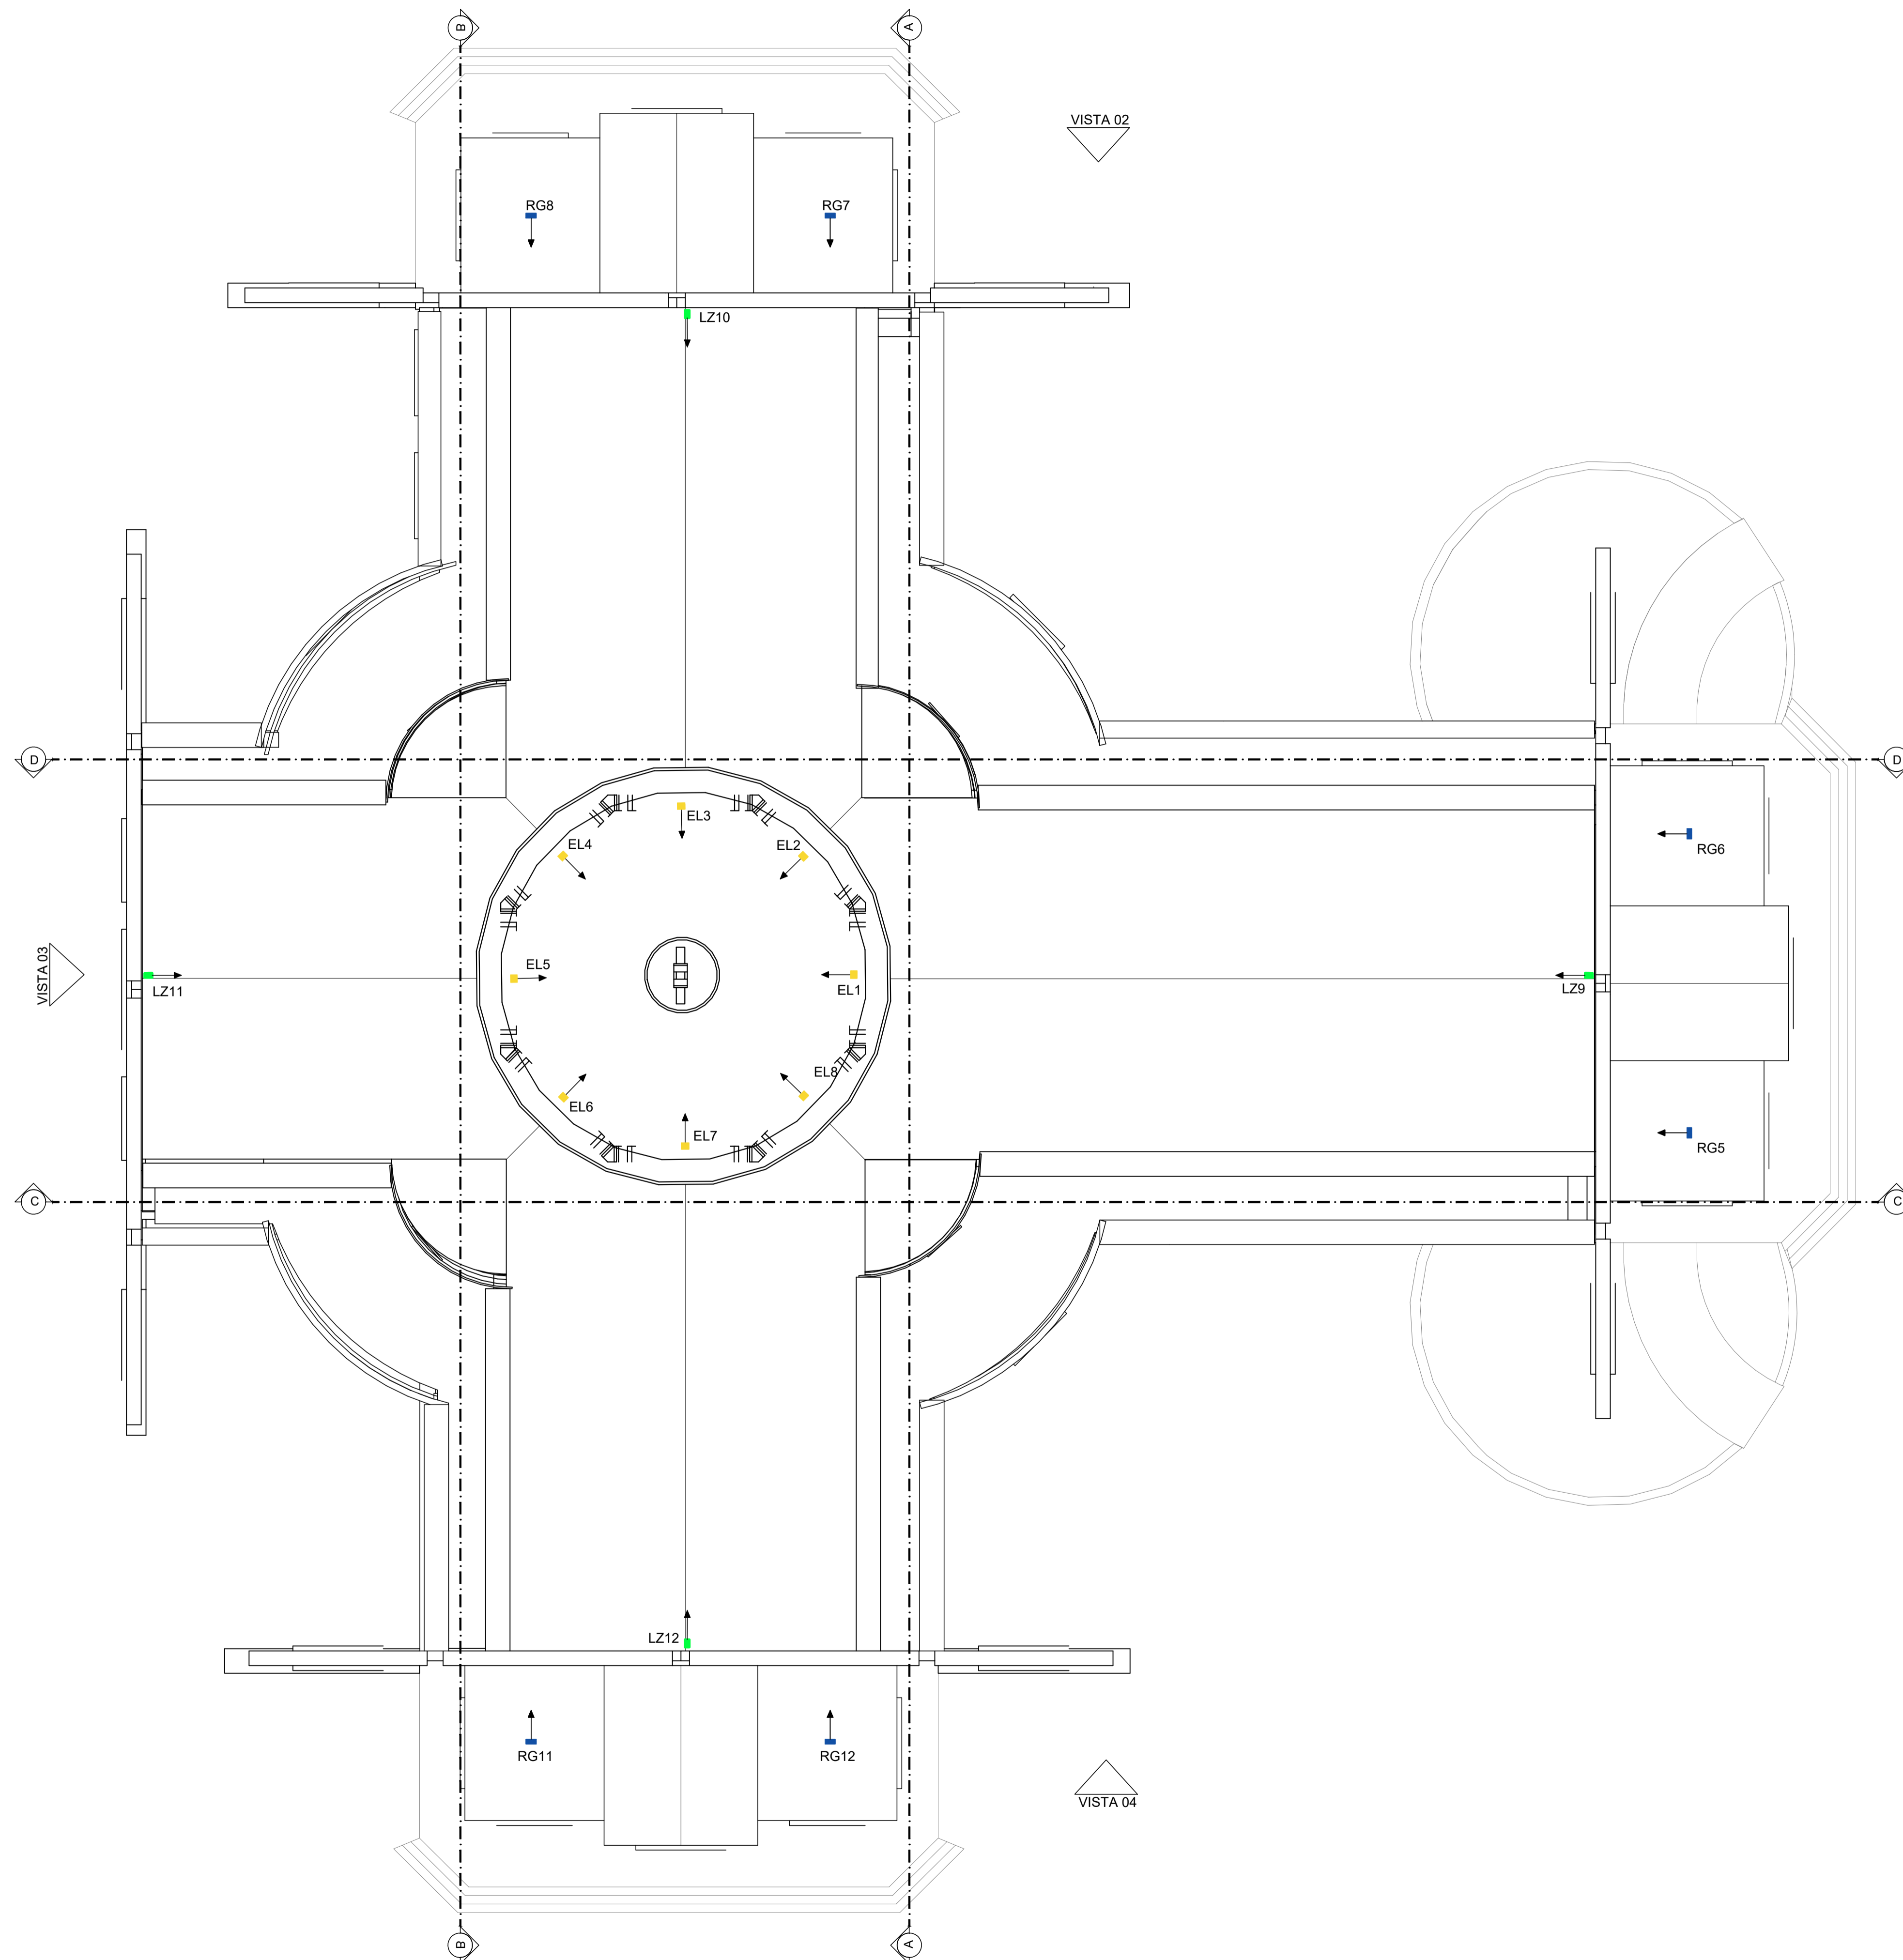

PLANTA BAIXA NÍVEL 03, 04

Esc.: 1/300

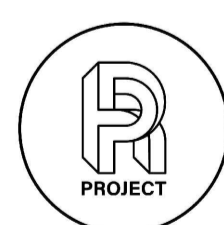	R&P Projetos de iluminação, Painéis de Led, Sonorização e Vídeo Tel: (12) 99781-1100 edvaldo@rpproject.com.br
	PROJETO LUMINOTÉCNICO BASÍLICA SANTUÁRIO DO SAGRADO CORAÇÃO MISERICORDIOSO DE JESUS - IÇARA SC
AUTOR DO PROJETO: Edvaldo Peixoto EQUIPE TÉCNICA: Laís Azeredo TRT CFT2505265487 ENDEREÇO DA OBRA: ICR-253 Morro Bonito CEP: 88.820-000 - Içara SC	
CONTRATANTE: Prefeitura Municipal de Içara CNPJ/MF: 82.916.800/0001-11	
ESCALA 1:250	FOLHA 03
DATA JANEIRO/2026	

(Handwritten signature)
 Autor do Projeto

N5 32,65m


N4 14,10m

N3 12,15m

N2 7,60m


N1 0,90m

NÍVEL 0

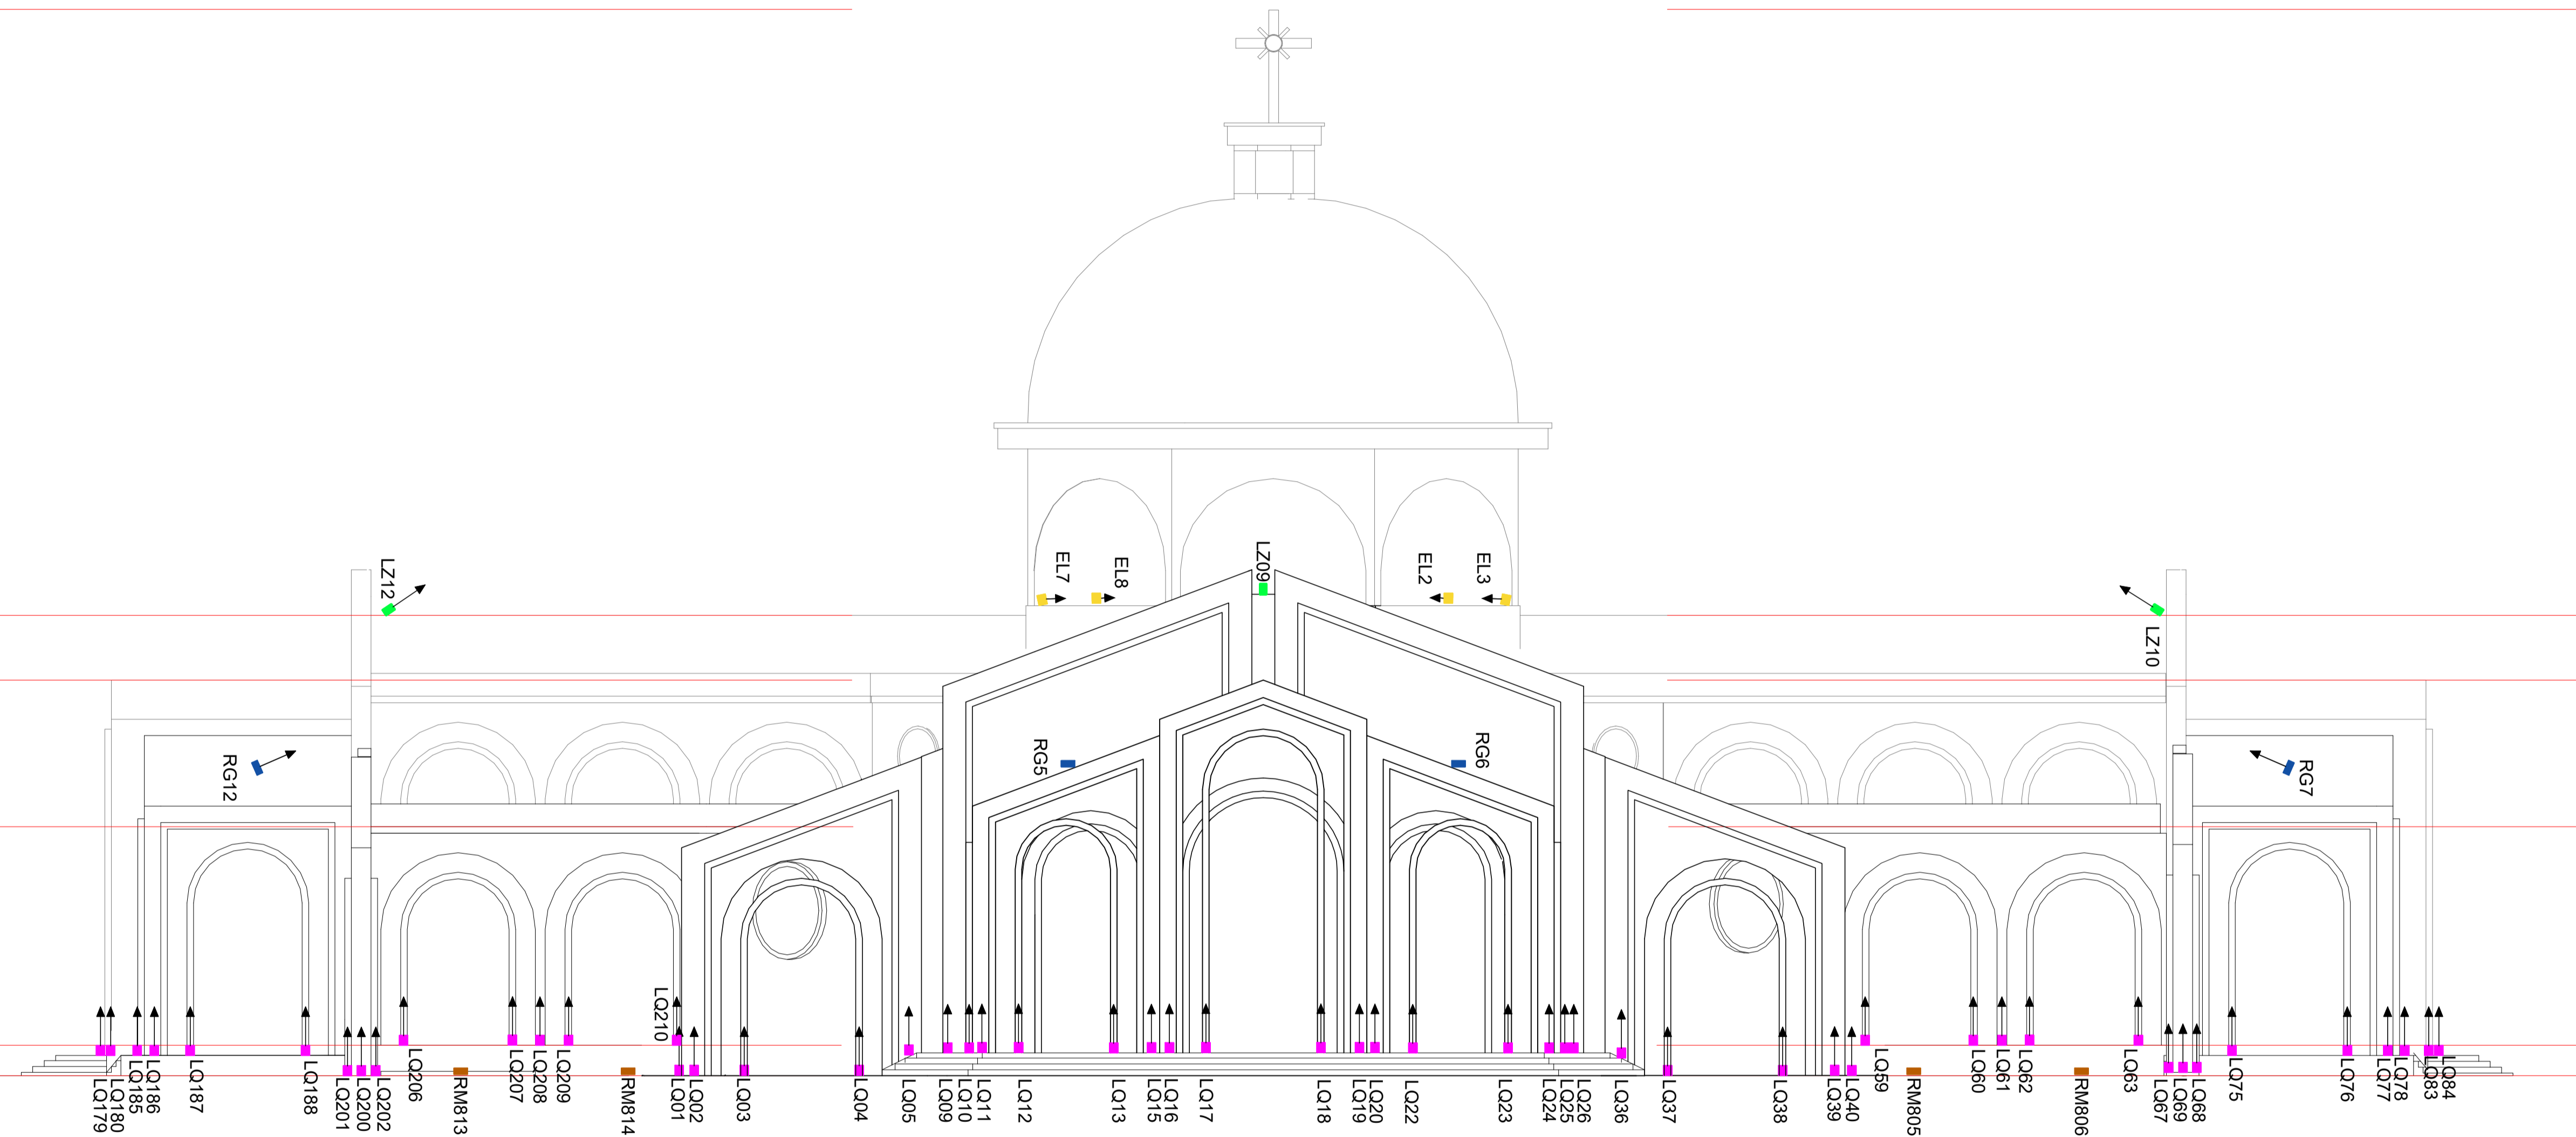

VISTA 01

Esc.: 1/250

	R&P Projetos de iluminação, Painéis de Led, Sonorização e Vídeo Tel: (12) 99781-1100 edvaldo@rpproject.com.br
	PROJETO LUMINOTÉCNICO BASÍLICA SANTUÁRIO DO SAGRADO CORAÇÃO MISERICORDIOSO DE JESUS - IÇARA SC
AUTOR DO PROJETO: Edvaldo Peixoto EQUIPE TÉCNICA: Laís Azeredo TRT CFT2505265487 ENDEREÇO DA OBRA: ICR-253 Morro Bonito CEP: 88.820-000 - Içara SC	
CONTRATANTE: Prefeitura Municipal de Içara CNPJ/MF: 82.916.800/0001-11	
ESCALA 1:250	FOLHA 04
DATA JANEIRO/2026	



Autor do Projeto

N5 32,65m


N4 14,10m

N3 12,15m

N2 7,60m


N1 0,90m

NÍVEL 0

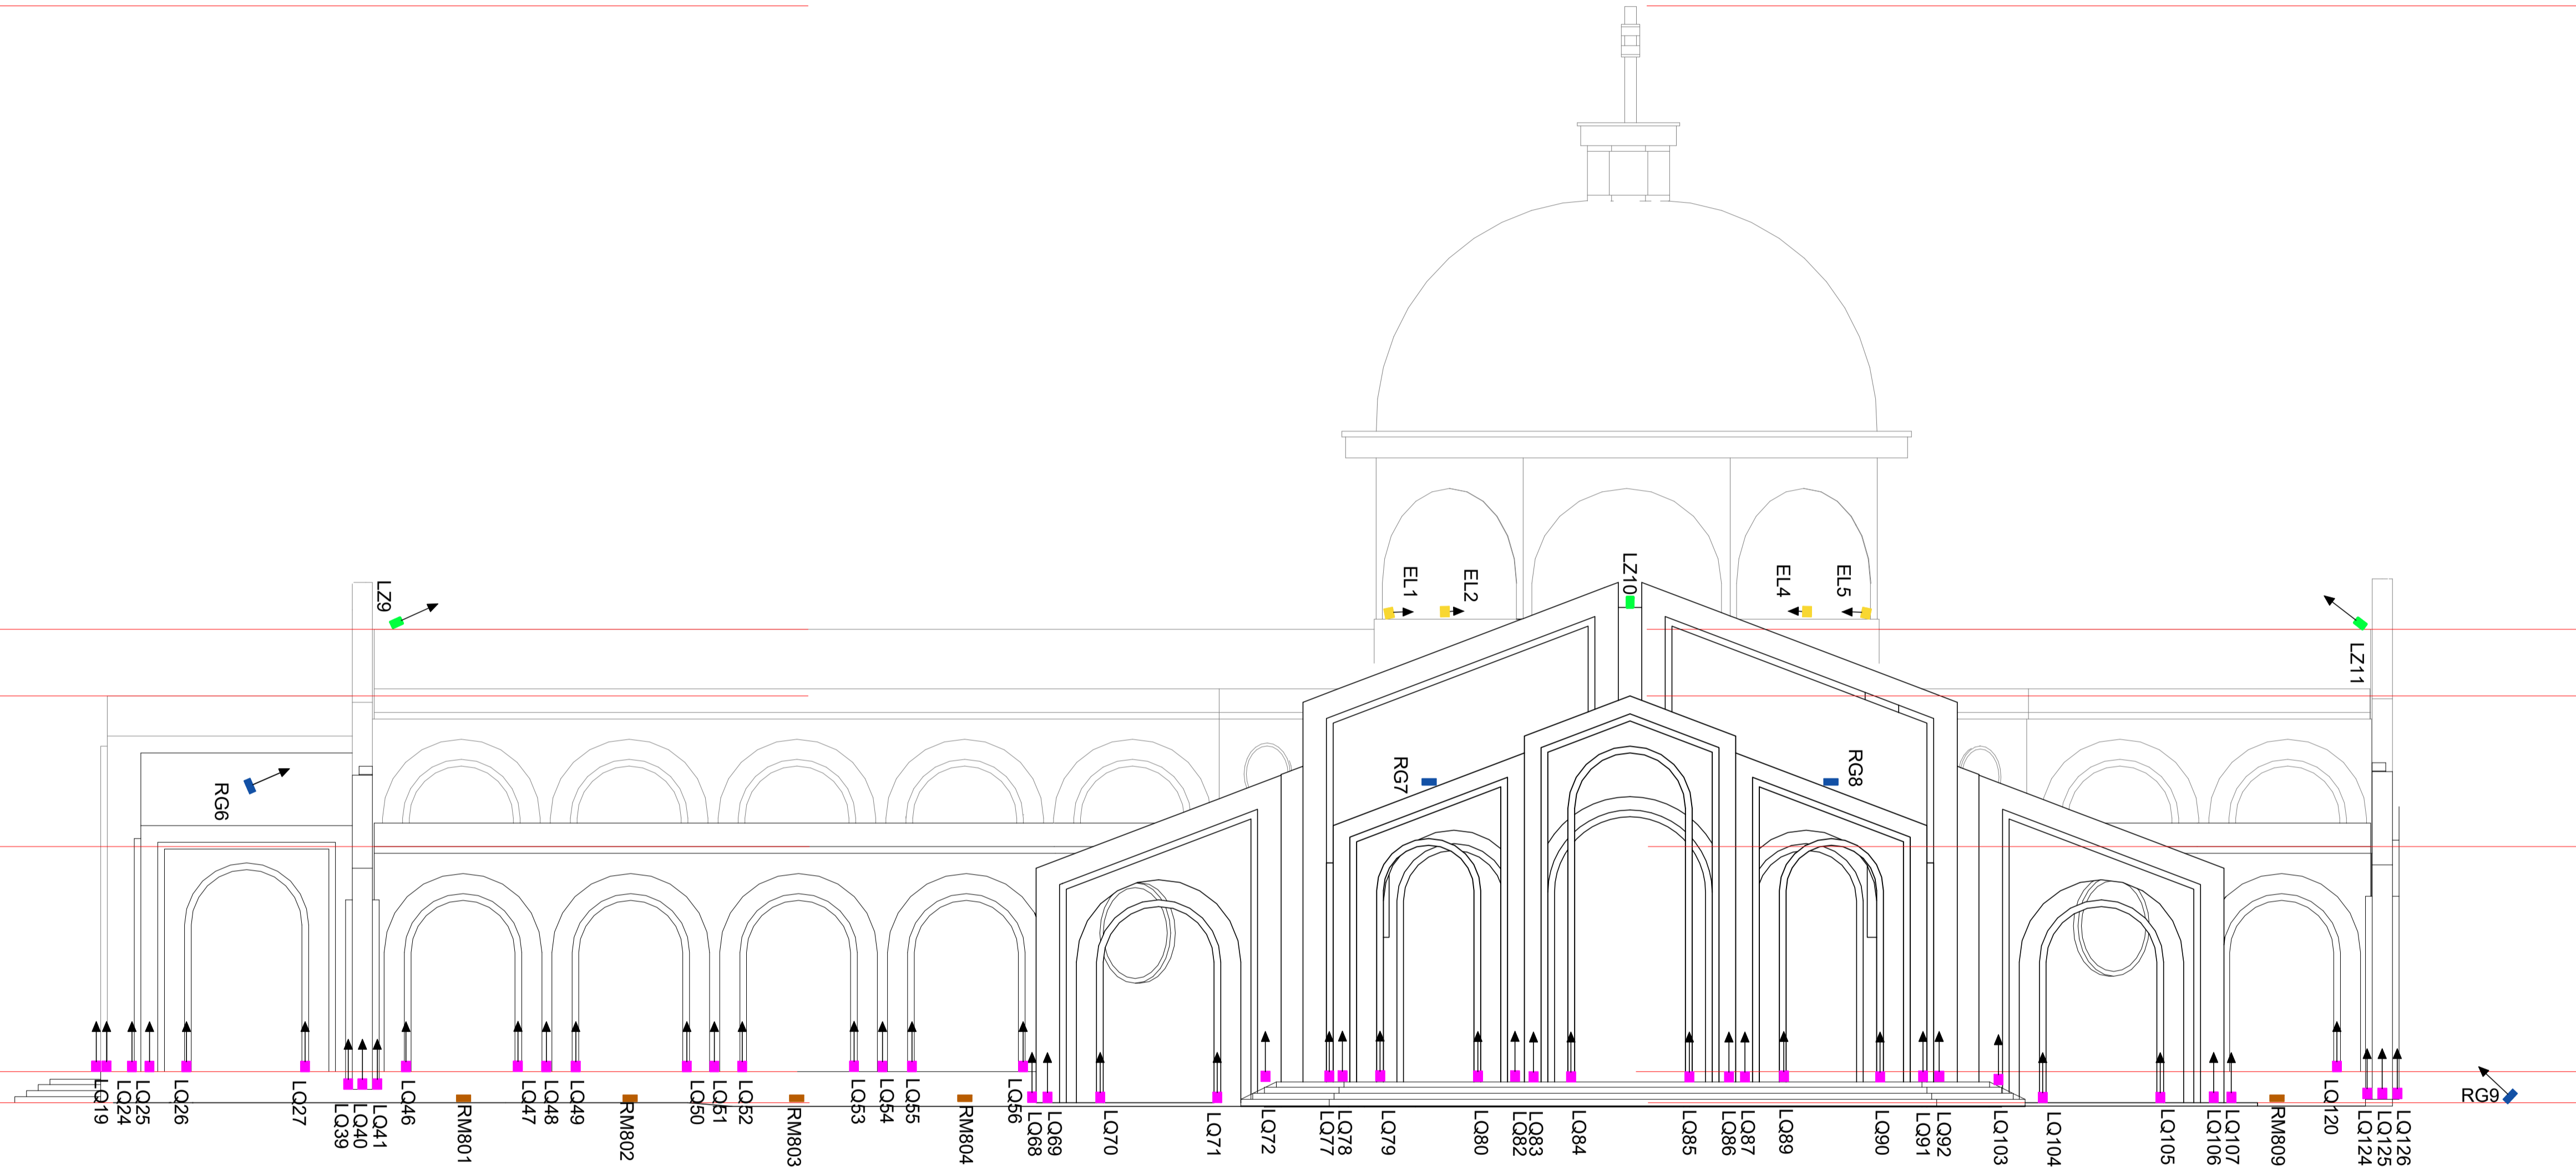

VISTA 02

Esc.: 1/250

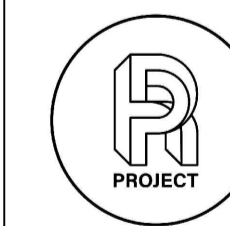

R&P Projetos de iluminação, Painéis de Led, Sonorização e Vídeo
 Tel: (12) 99781-1100 edvaldo@rpproject.com.br

PROJETO LUMINOTÉCNICO
 BASÍLICA SANTUÁRIO DO SAGRADO CORAÇÃO MISERICORDIOSO DE JESUS - IÇARA SC

AUTOR DO PROJETO: Edvaldo Peixoto
 EQUIPE TÉCNICA: Laís Azeredo
 TRT CFT2505265487
 ENDEREÇO DA OBRA: ICR-253 Morro Bonito
 CEP: 88.820-000 - Içara SC

CONTRATANTE: Prefeitura Municipal de Içara
 CNPJ/MF: 82.916.800/0001-11

(Handwritten signature)
 Autor do Projeto

ESCALA 1:250

FOLHA 05

DATA JANEIRO/2026

N5 32,65m


N4 14,10m

N3 12,15m

N2 7,60m


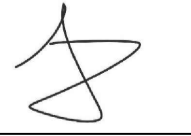
N1 0,90m

NÍVEL 0

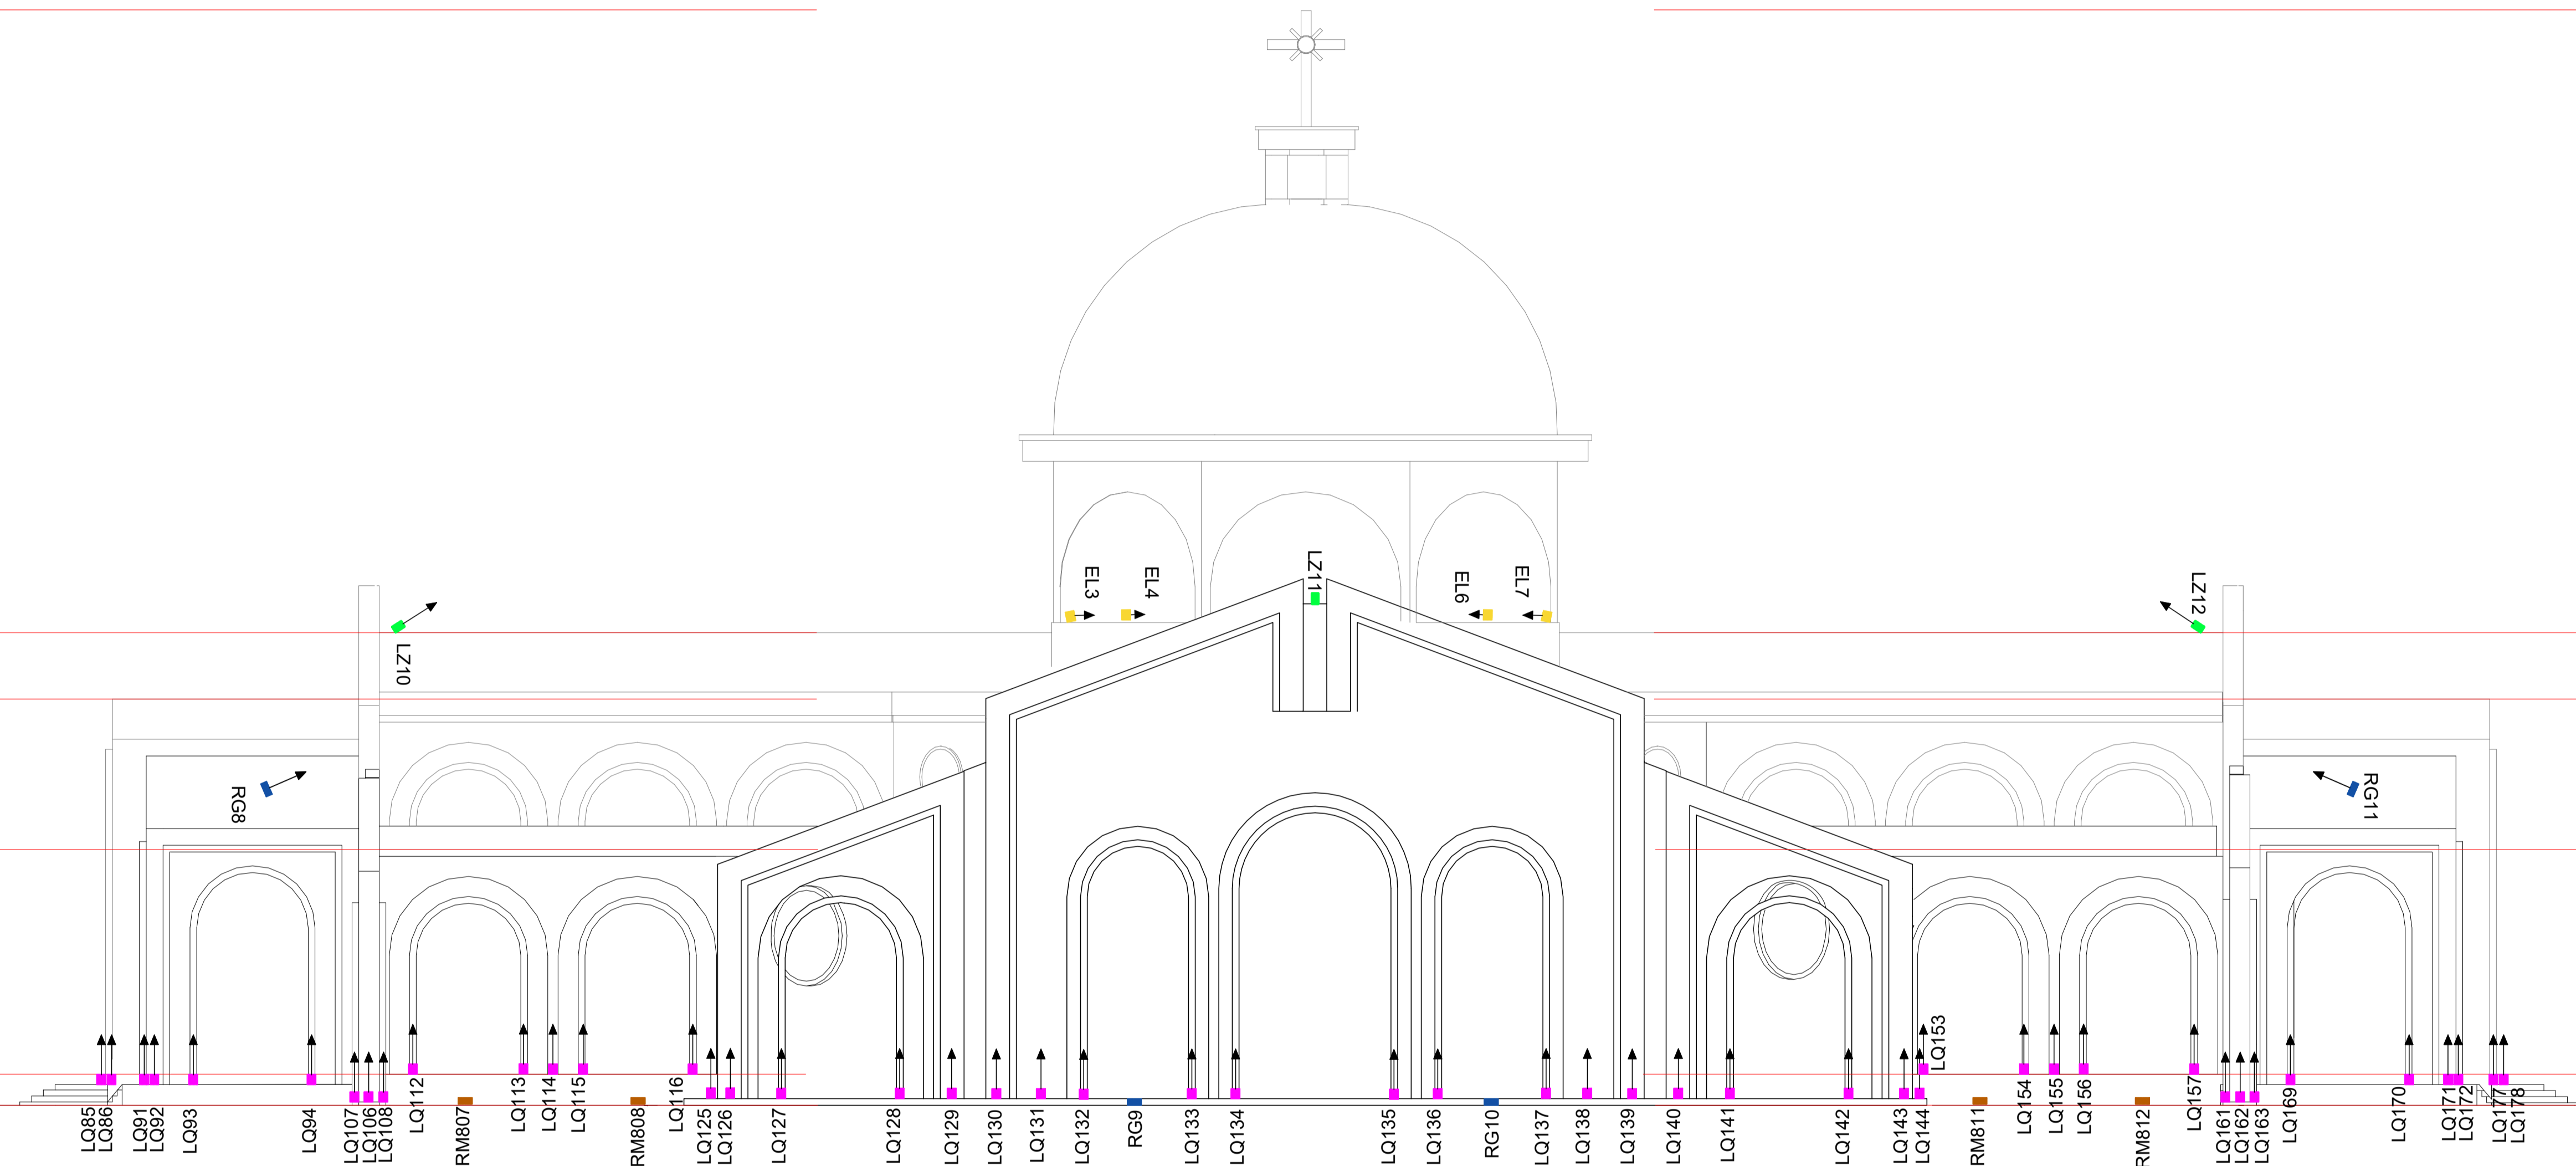

VISTA 03

Esc.: 1/250

	R&P Projetos de iluminação, Painéis de Led, Sonorização e Vídeo Tel: (12) 99781-1100 edvaldo@rpproject.com.br
	PROJETO LUMINOTÉCNICO BASÍLICA SANTUÁRIO DO SAGRADO CORAÇÃO MISERICORDIOSO DE JESUS - IÇARA SC
AUTOR DO PROJETO: Edvaldo Peixoto EQUIPE TÉCNICA: Laís Azeredo TRT CFT2505265487 ENDEREÇO DA OBRA: ICR-253 Morro Bonito CEP: 88.820-000 - Içara SC	
CONTRATANTE: Prefeitura Municipal de Içara CNPJ/MF: 82.916.800/0001-11	
 Autor do Projeto	
ESCALA 1:250	FOLHA 06
DATA JANEIRO/2026	

N5 32,65m


N4 14,10m

N3 12,15m

N2 7,60m


N1 0,90m

NÍVEL 0

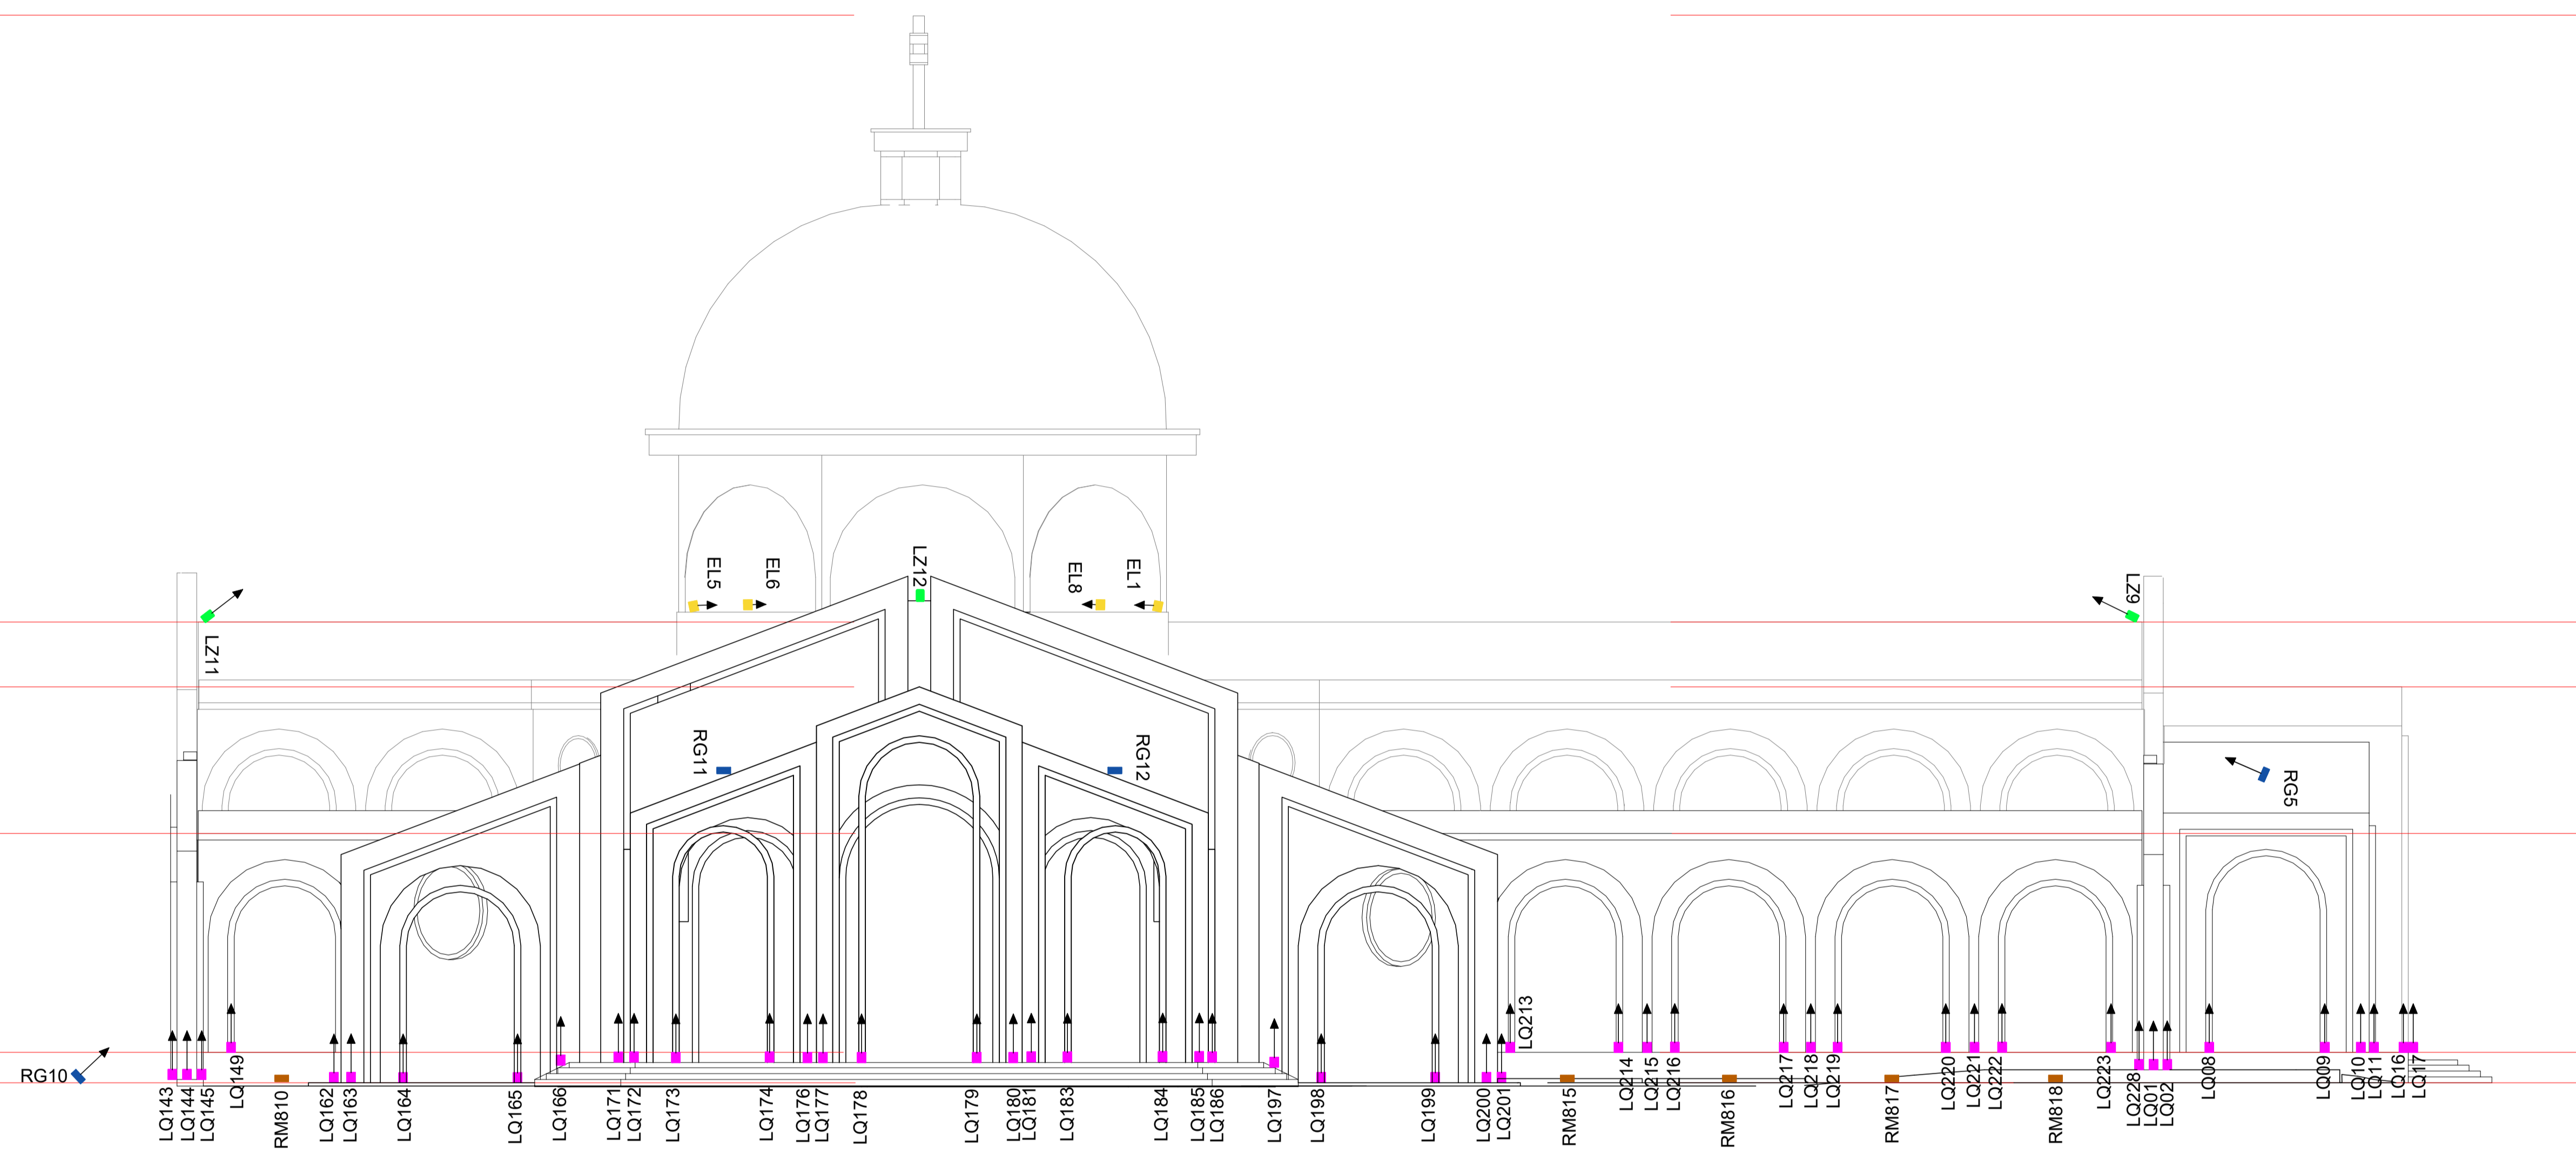

VISTA 04

Esc.: 1/250

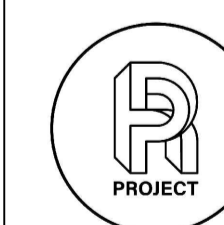

R&P Projetos de iluminação, Painéis de Led, Sonorização e Vídeo
 Tel: (12) 99781-1100 edvaldo@rpproject.com.br

PROJETO LUMINOTÉCNICO
 BASÍLICA SANTUÁRIO DO SAGRADO CORAÇÃO MISERICORDIOSO DE JESUS - IÇARA SC

AUTOR DO PROJETO: Edvaldo Peixoto
 EQUIPE TÉCNICA: Laís Azeredo
 TRT CFT2505265487
 ENDEREÇO DA OBRA: ICR-253 Morro Bonito
 CEP: 88.820-000 - Içara SC
 CONTRATANTE: Prefeitura Municipal de Içara
 CNPJ/MF: 82.916.800/0001-11

(Handwritten signature)
 Autor do Projeto

N5 32,65m


N4 14,10m

N3 12,15m

N2 7,60m


N1 0,90m

NÍVEL 0

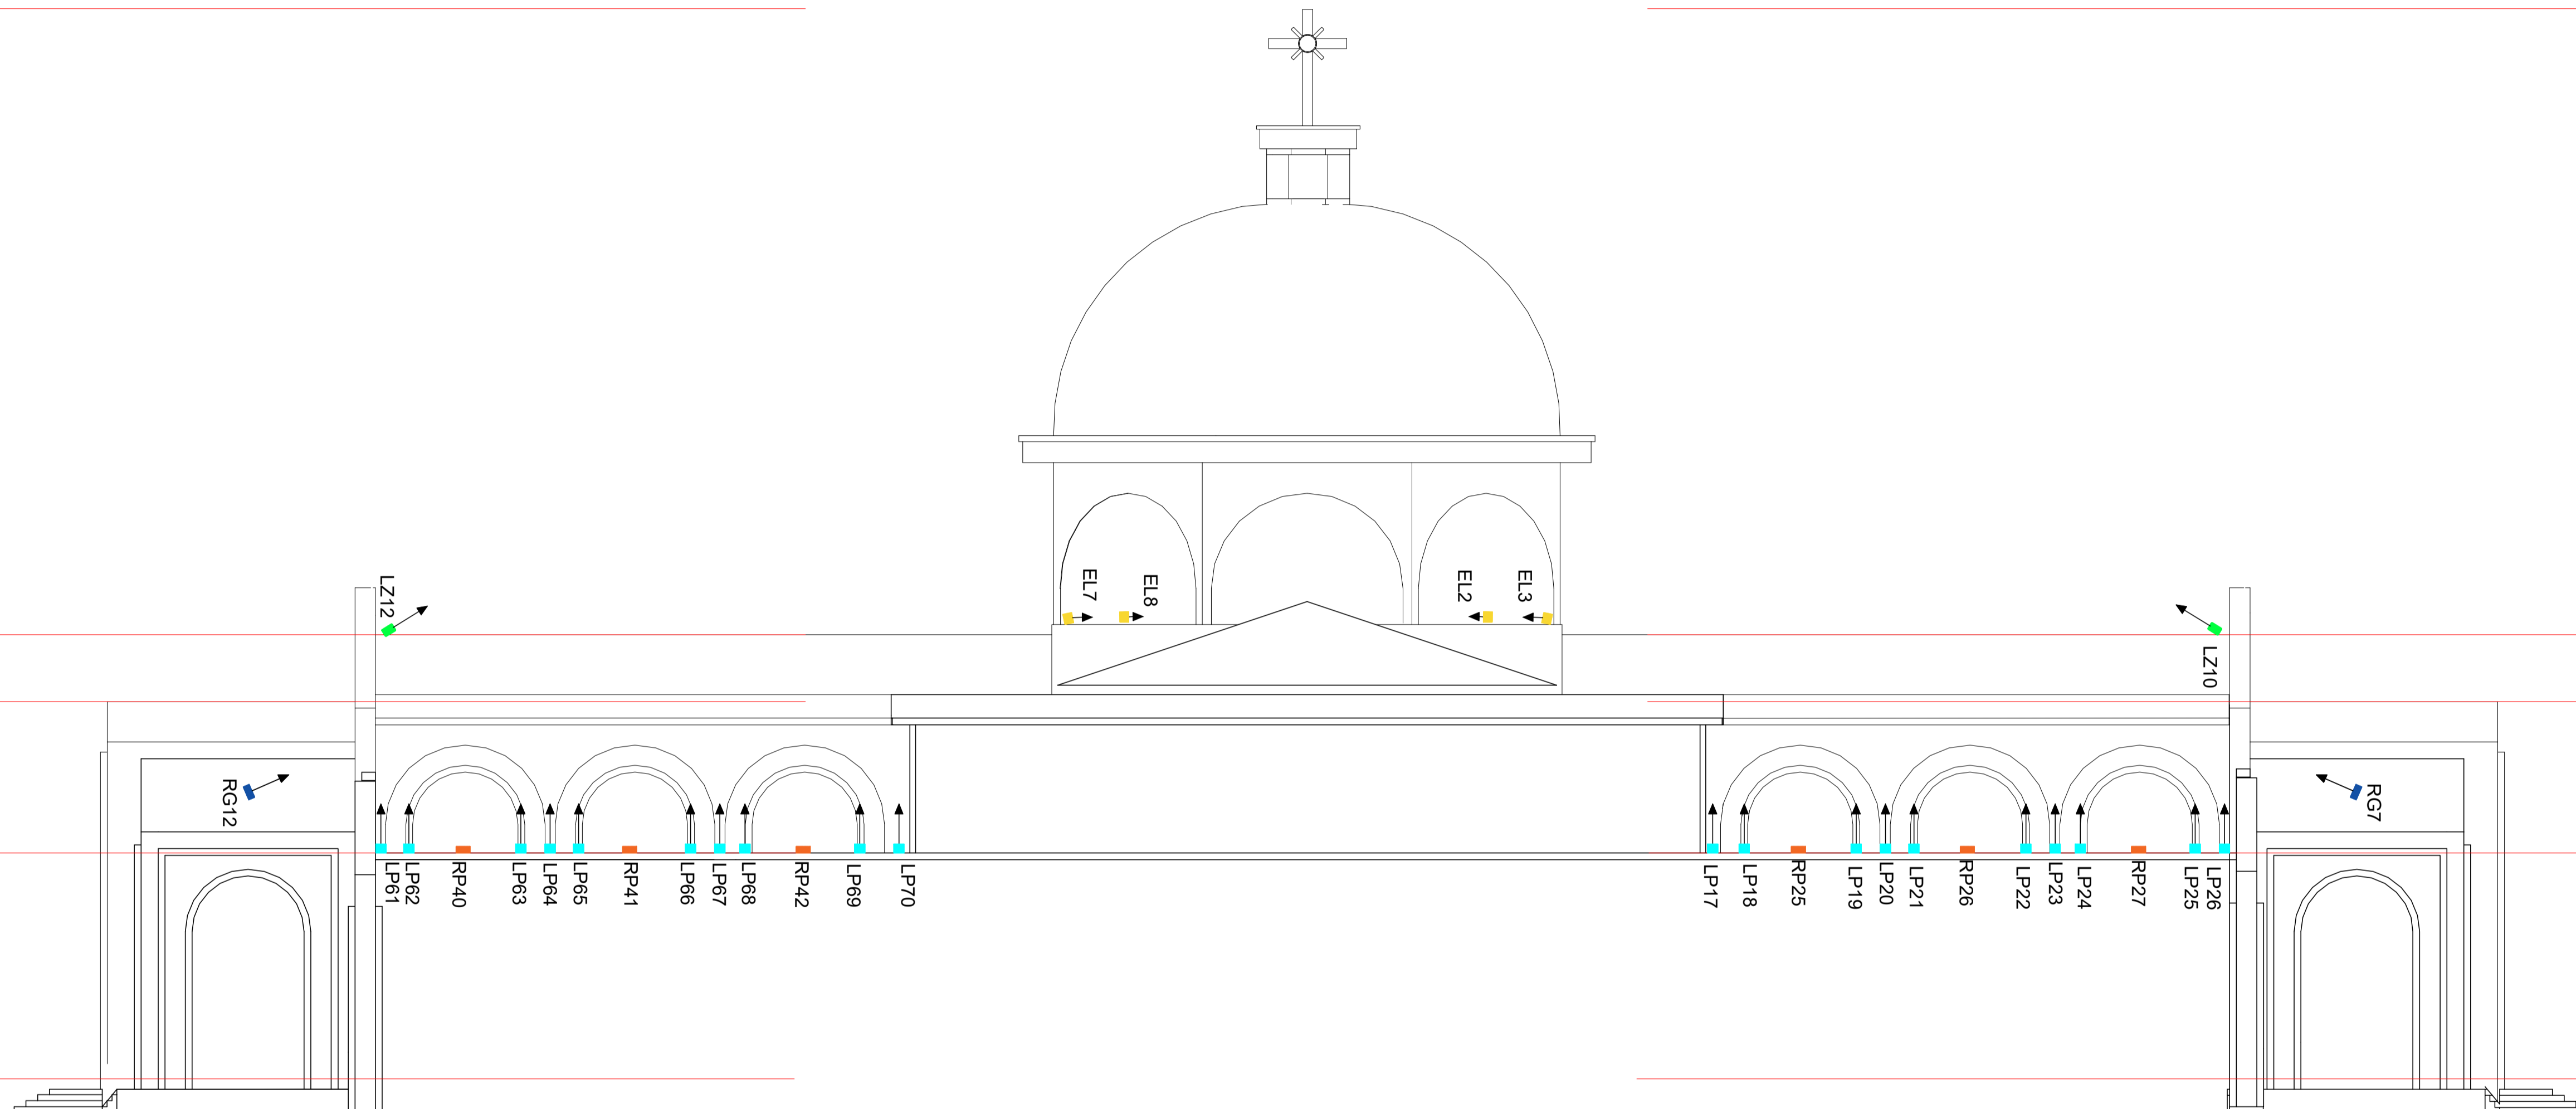

CORTE AA

Esc.: 1/250

	R&P Projetos de iluminação, Painéis de Led, Sonorização e Vídeo Tel: (12) 99781-1100 edvaldo@rpproject.com.br
	PROJETO LUMINOTÉCNICO BASÍLICA SANTUÁRIO DO SAGRADO CORAÇÃO MISERICORDIOSO DE JESUS - IÇARA SC
AUTOR DO PROJETO: Edvaldo Peixoto EQUIPE TÉCNICA: Laís Azeredo TRT CFT2505265487 ENDEREÇO DA OBRA: ICR-253 Morro Bonito CEP: 88.820-000 - Içara SC	
CONTRATANTE: Prefeitura Municipal de Içara CNPJ/MF: 82.916.800/0001-11	
ESCALA 1:250	FOLHA 08
DATA JANEIRO/2026	



Autor do Projeto

N5 32,65m


N4 14,10m

N3 12,15m

N2 7,60m

N1 0,90m

NÍVEL 0

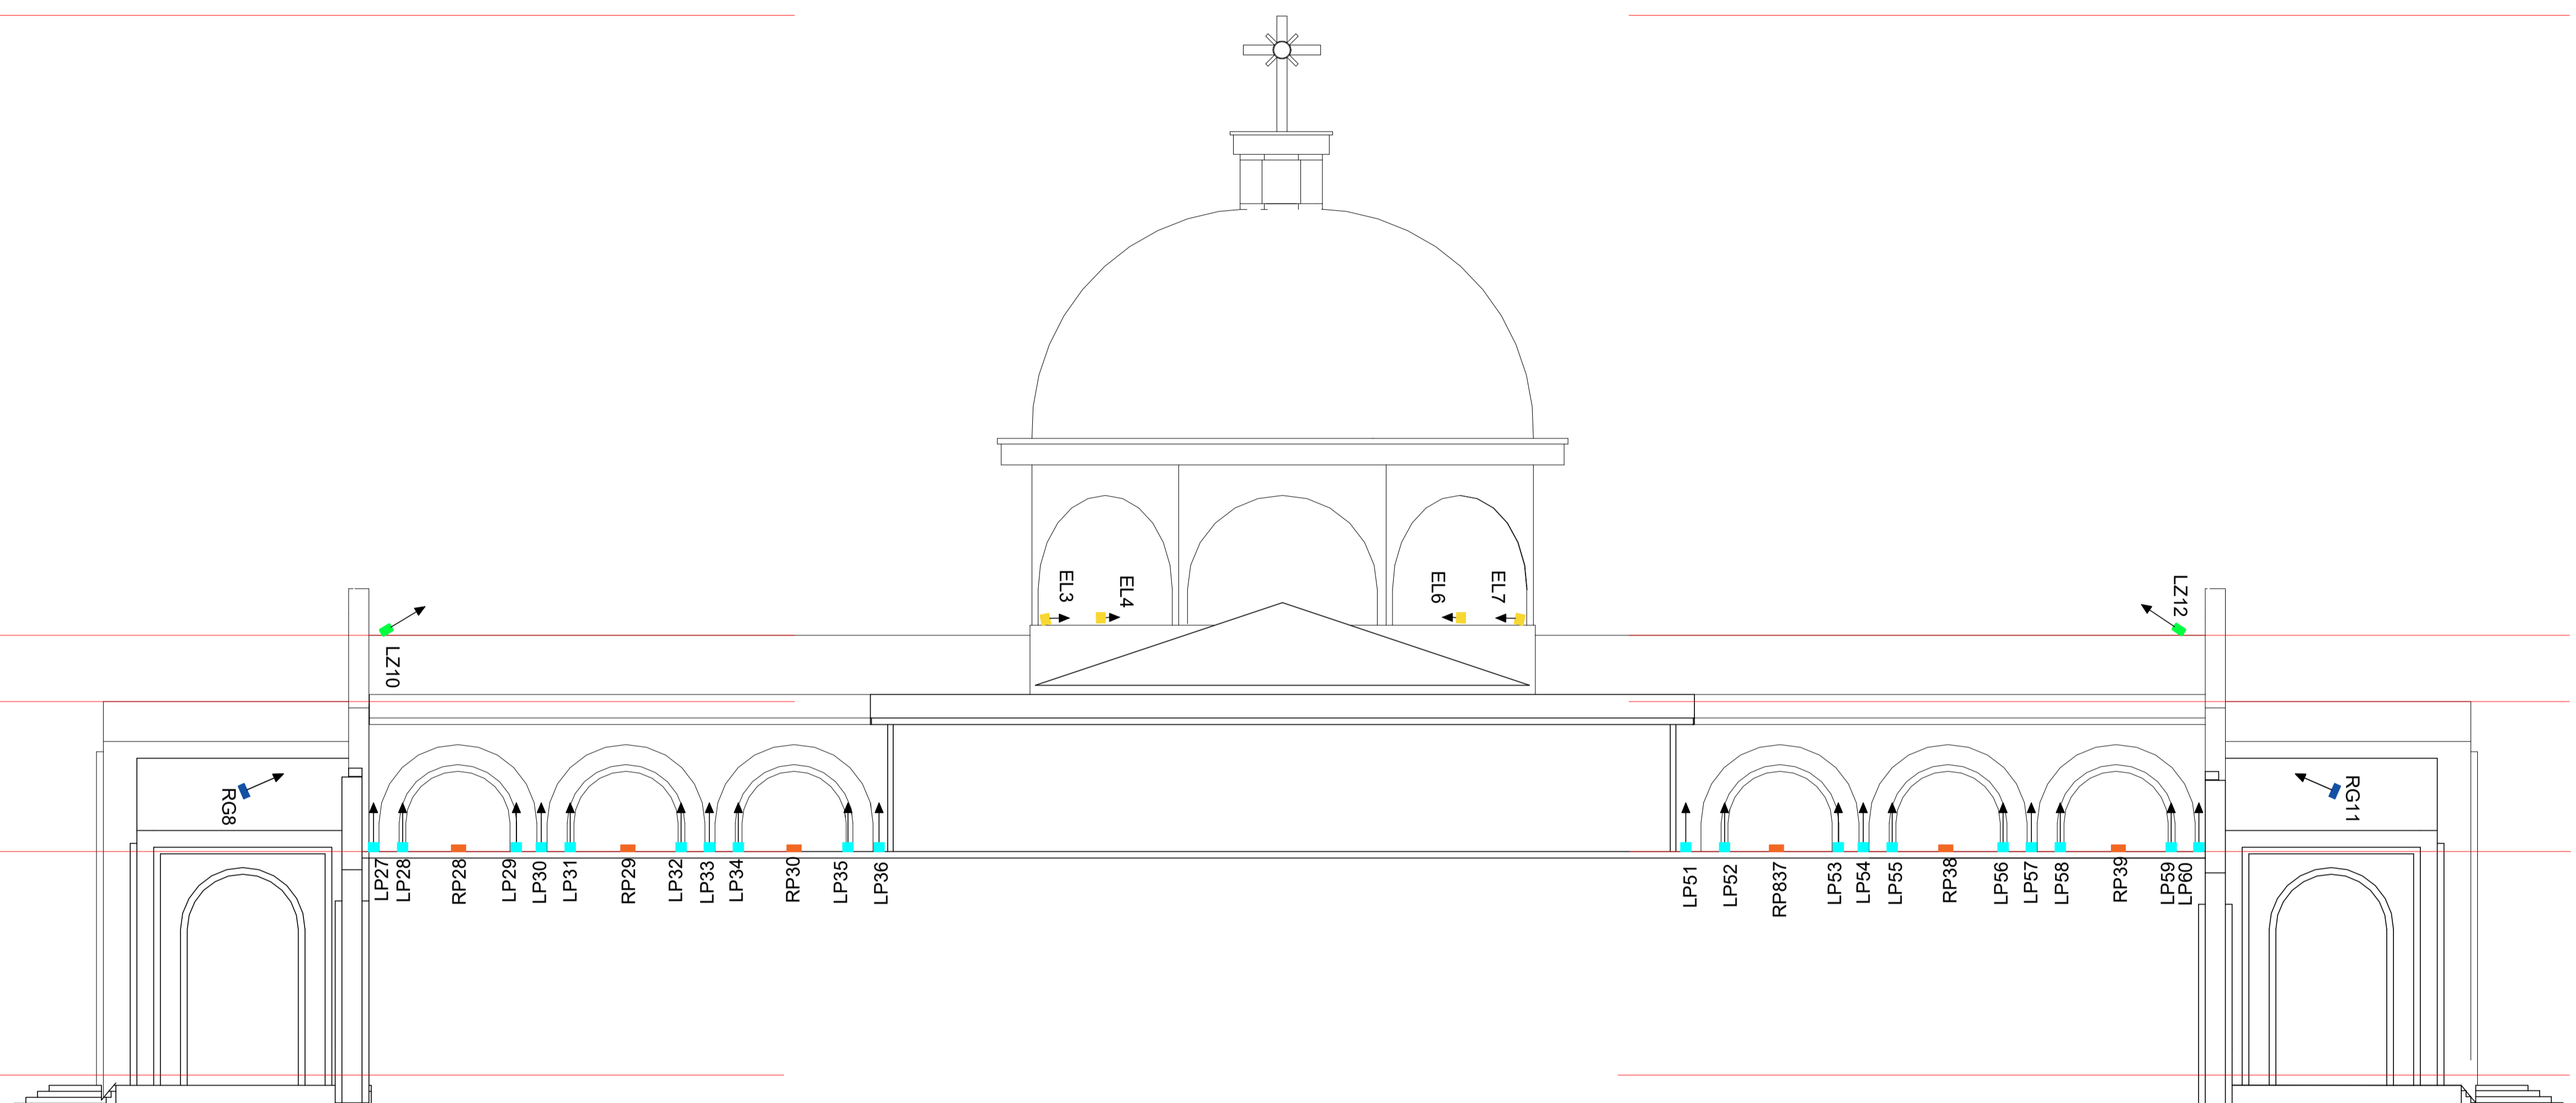

CORTE BB

Esc.: 1/250

	R&P Projetos de iluminação, Painéis de Led, Sonorização e Vídeo Tel: (12) 99781-1100 edvaldo@rpproject.com.br
	PROJETO LUMINOTÉCNICO BASÍLICA SANTUÁRIO DO SAGRADO CORAÇÃO MISERICORDIOSO DE JESUS - IÇARA SC
AUTOR DO PROJETO: Edvaldo Peixoto EQUIPE TÉCNICA: Laís Azeredo TRT CFT2505265487 ENDEREÇO DA OBRA: ICR-253 Morro Bonito CEP: 88.820-000 - Içara SC	
CONTRATANTE: Prefeitura Municipal de Içara CNPJ/MF: 82.916.800/0001-11	
ESCALA 1:250	FOLHA 09
DATA JANEIRO/2026	



Autor do Projeto

N5 32,65m


N4 14,10m

N3 12,15m

N2 7,60m



N1 0,90m

NÍVEL 0

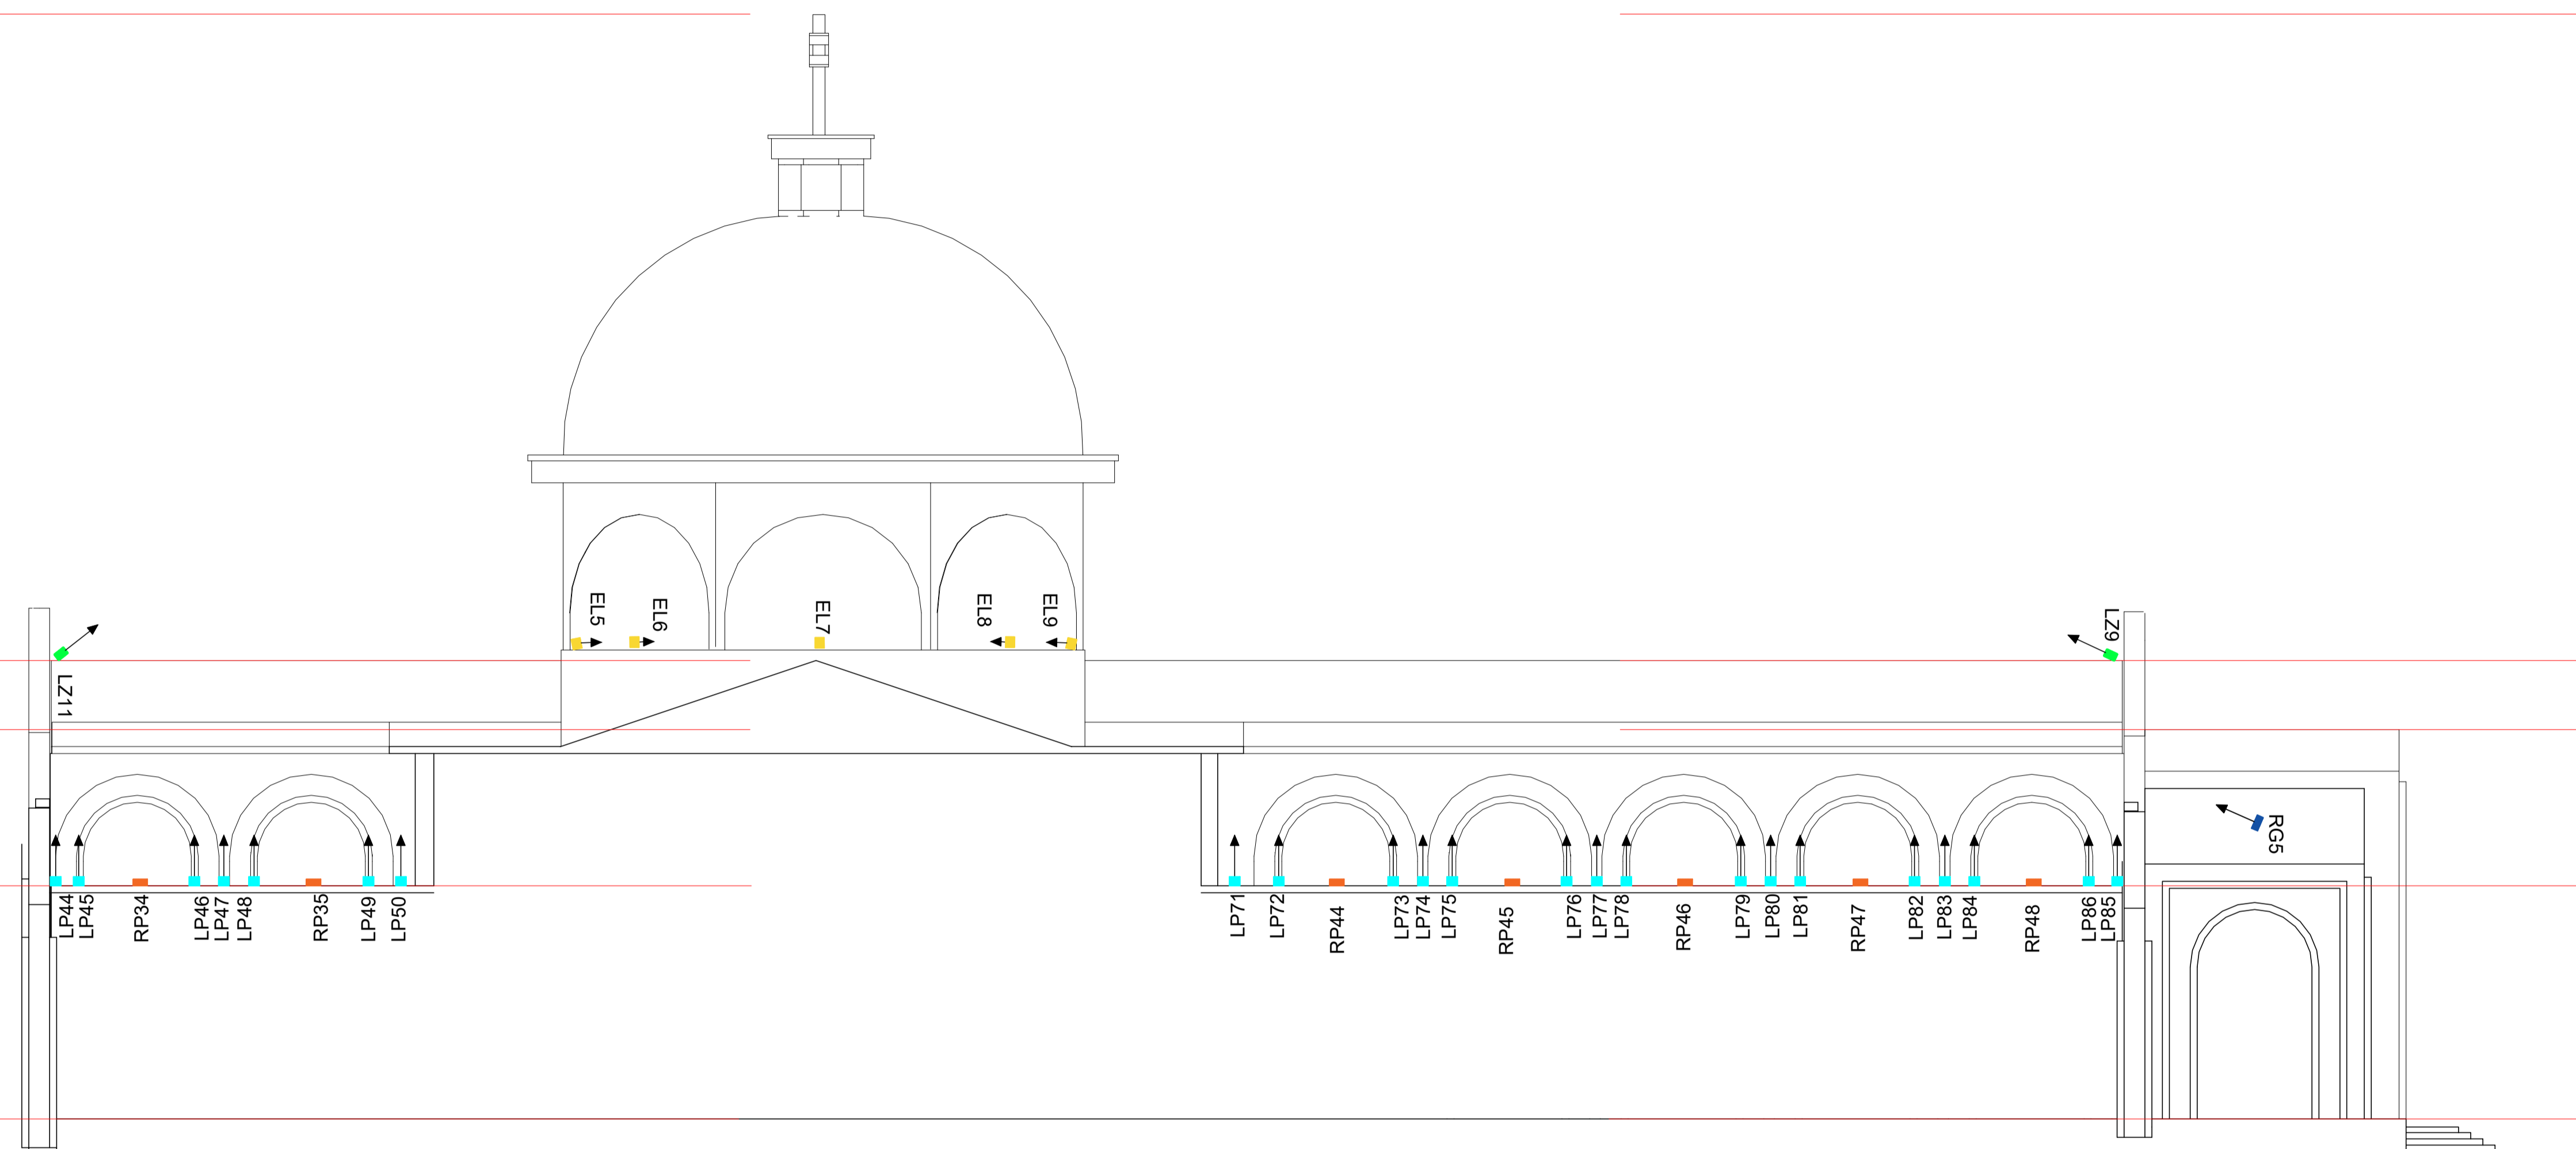

CORTE CC

Esc.: 1/250

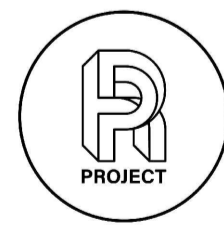	R&P Projetos de iluminação, Painéis de Led, Sonorização e Vídeo Tel: (12) 99781-1100 edvaldo@rpproject.com.br
	PROJETO LUMINOTÉCNICO BASÍLICA SANTUÁRIO DO SAGRADO CORAÇÃO MISERICORDIOSO DE JESUS - IÇARA SC
AUTOR DO PROJETO: Edvaldo Peixoto EQUIPE TÉCNICA: Laís Azeredo TRT CFT2505265487 ENDEREÇO DA OBRA: ICR-253 Morro Bonito CEP: 88.820-000 - Içara SC	
CONTRATANTE: Prefeitura Municipal de Içara CNPJ/MF: 82.916.800/0001-11	
 Autor do Projeto	
ESCALA 1:250	FOLHA 10
DATA JANEIRO/2026	

N5 32,65m


N4 14,10m

N3 12,15m

N2 7,60m


N1 0,90m

NÍVEL 0

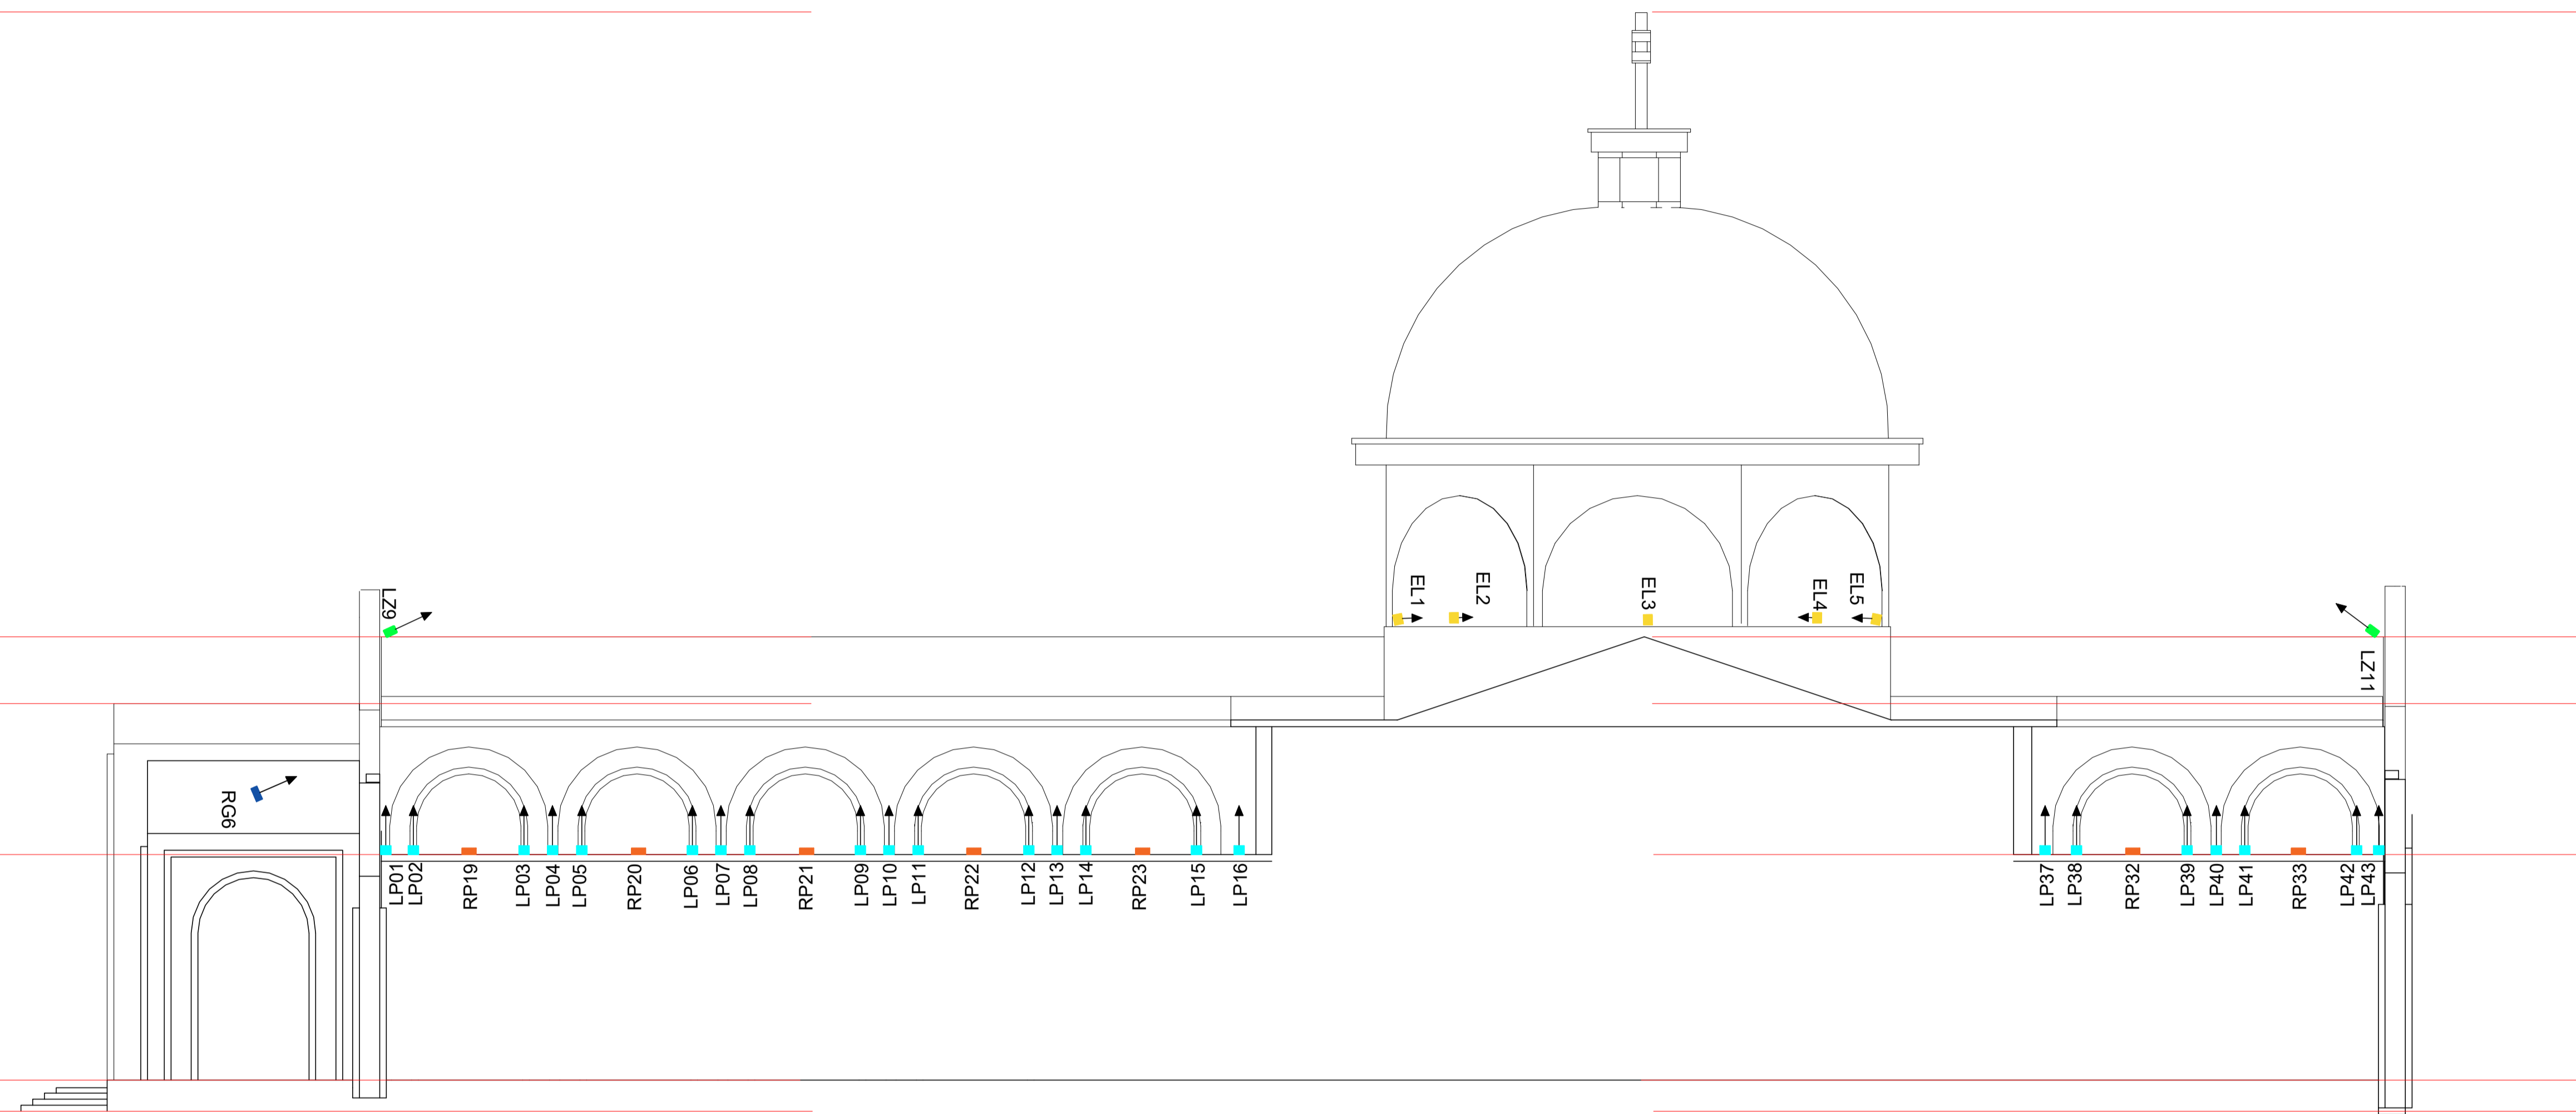

CORTE DD

Esc.: 1/250

	R&P Projetos de iluminação, Painéis de Led, Sonorização e Vídeo Tel: (12) 99781-1100 edvaldo@rpproject.com.br
	PROJETO LUMINOTÉCNICO BASÍLICA SANTUÁRIO DO SAGRADO CORAÇÃO MISERICORDIOSO DE JESUS - IÇARA SC
AUTOR DO PROJETO: Edvaldo Peixoto EQUIPE TÉCNICA: Laís Azeredo TRT CFT2505265487 ENDEREÇO DA OBRA: ICR-253 Morro Bonito CEP: 88.820-000 - Içara SC	
CONTRATANTE: Prefeitura Municipal de Içara CNPJ/MF: 82.916.800/0001-11	
ESCALA 1:250	FOLHA 11
DATA JANEIRO/2026	



Autor do Projeto