



**PLANTA BAIXA TÉRREO**  
escala 1:50

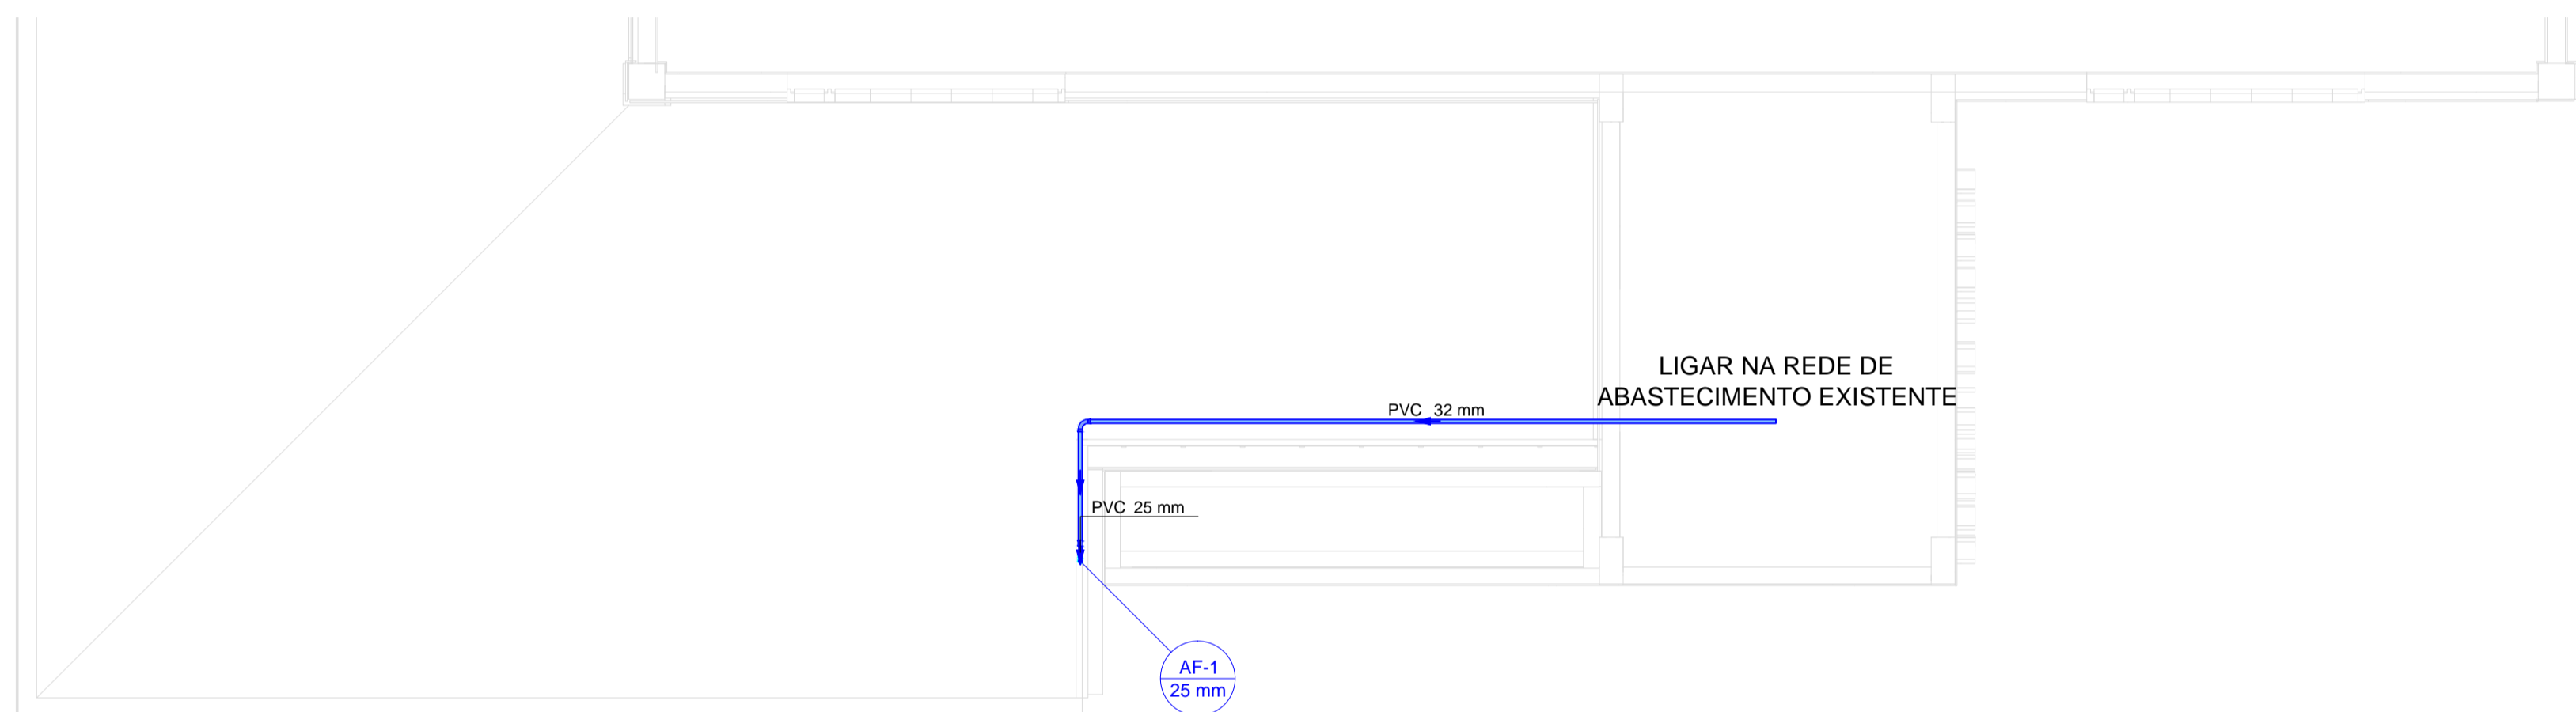

**PLANTA BAIXA FORRO**  
escala 1:50

LIGAR NA REDE DE  
ABASTECIMENTO EXISTENTE

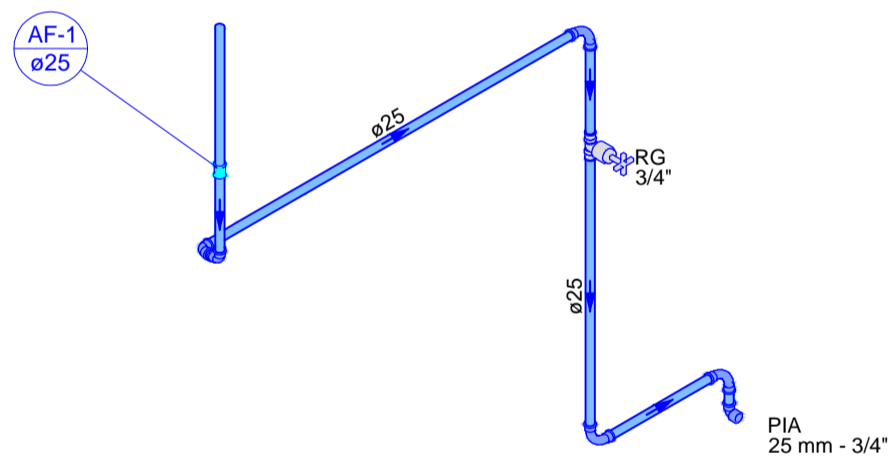

Detalhe HID-1  
Escala 1:25

Legenda de condutos	
Rede de água fria	

0	EMIÇÃO ORIGINAL	28/06/24	CEGEO	TIAGO	PMC
REV.	DESCRIÇÃO	DATA	EXEC.	VERIF.	APROV.
AS INFORMAÇÕES DESTA DOCUMENTO SÃO PROPRIEDADE DA PMC, SENDO PROIBIDA A UTILIZAÇÃO FORA DA SUA FINALIDADE.					
RESP. TÉCNICO:					
TIAGO ROSSO URBANO - ENG.º CIVIL - CREA/SC: 126.160-6					
CONTRATO: 238/PMC/2023					
ELABORAÇÃO:					
			UNIVERSIDADE DO EXTREMO SUL CATARINENSE IPAT - Instituto de Pesquisas Ambientais e Tecnológicas Rodovia Gov. Jorge Lacerda, Km 4,5 - Bairro Sangão - Criciúma/SC Cx.Postal. 3167 - Fone/Fax (48) 3431 4500/ 3431 4540 CEP 88805-350		
			PMC - PREFEITURA MUNICIPAL DE CRICIÚMA RUA DOMÊNICO SÔNEGO, 542 - SANTA BARBARA 88803-000, CRICIÚMA - SC		
OBRA:					
CENTRO COMUNITÁRIO RECANTO VERDE					
PROJETO:					
PROJETO HIDROSSANITÁRIO - HIDRÁULICO					
CONTEÚDO:					
PLANTA BAIXA TÉRREO   PLANTA BAIXA COBERTURA   DETALHES ISOMÉTRICOS					
ÁREA TOTAL: 698,46 m²		ENDEREÇO: RUA LUIZ NETTO, B. RECANTO VERDE - CRICIÚMA-SC			
ESCALA: INDICADA		DESENHO: MATEUS MACCARINI		FOLHA: 01/01	
DATA: 28/06/2024		Nº		SOC-CTC-RCV-HID-01/01-R00	