



Detalhe SAN-1  
Escala 1:25

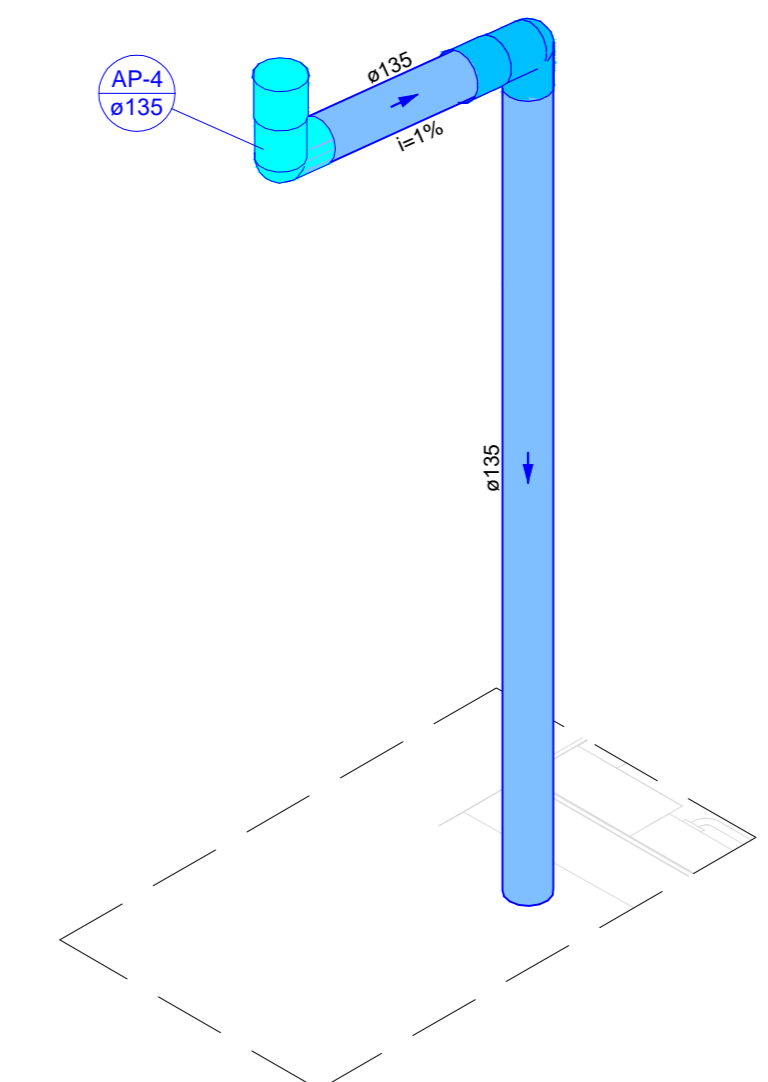


Detalhe SAN-2  
Escala 1:25

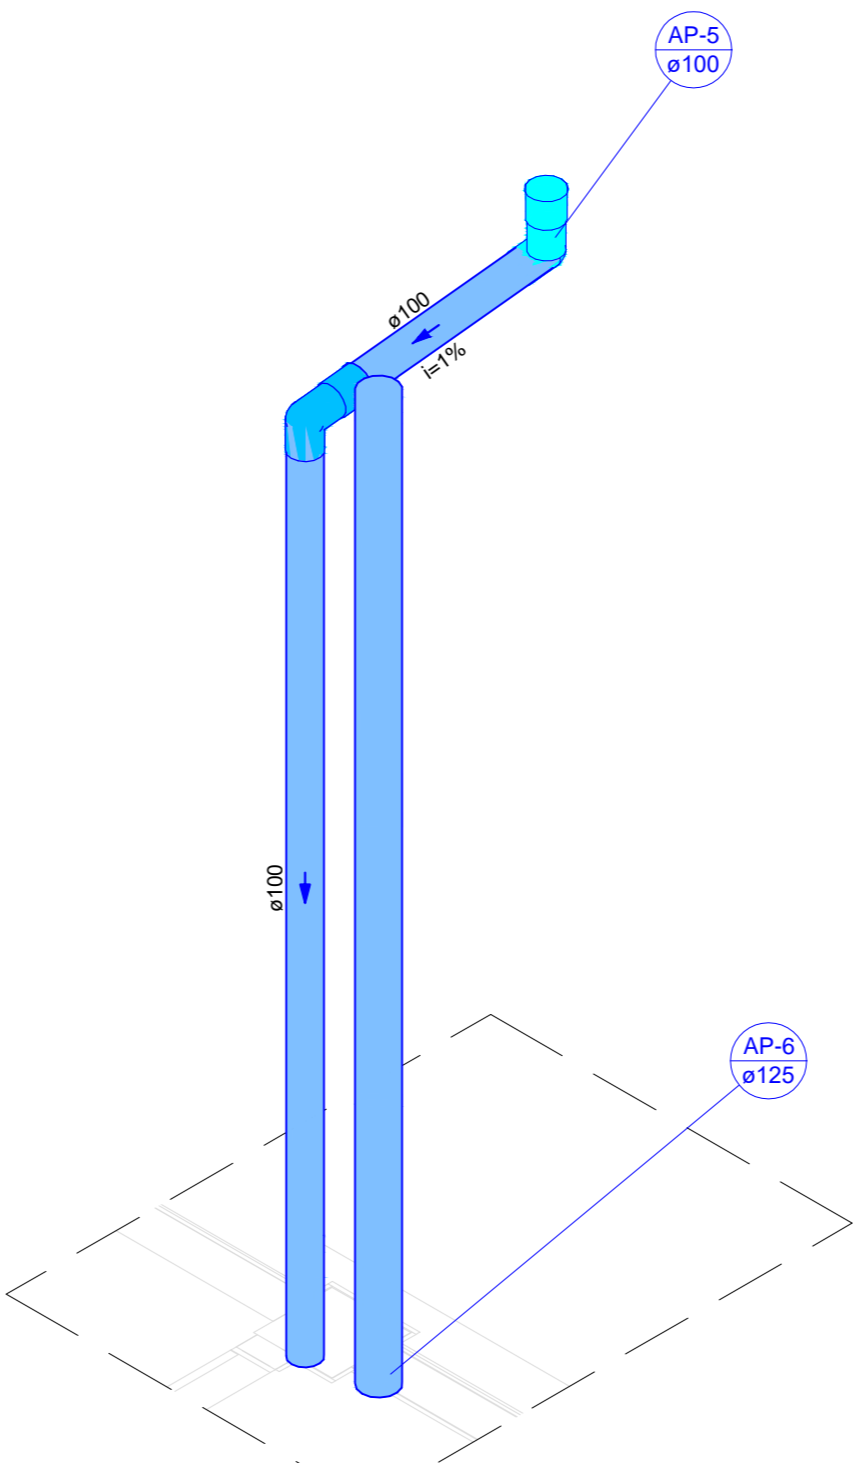

Detalhe SAN-3  
Escala 1:25





Detalhe SAN-4  
Escala 1:25

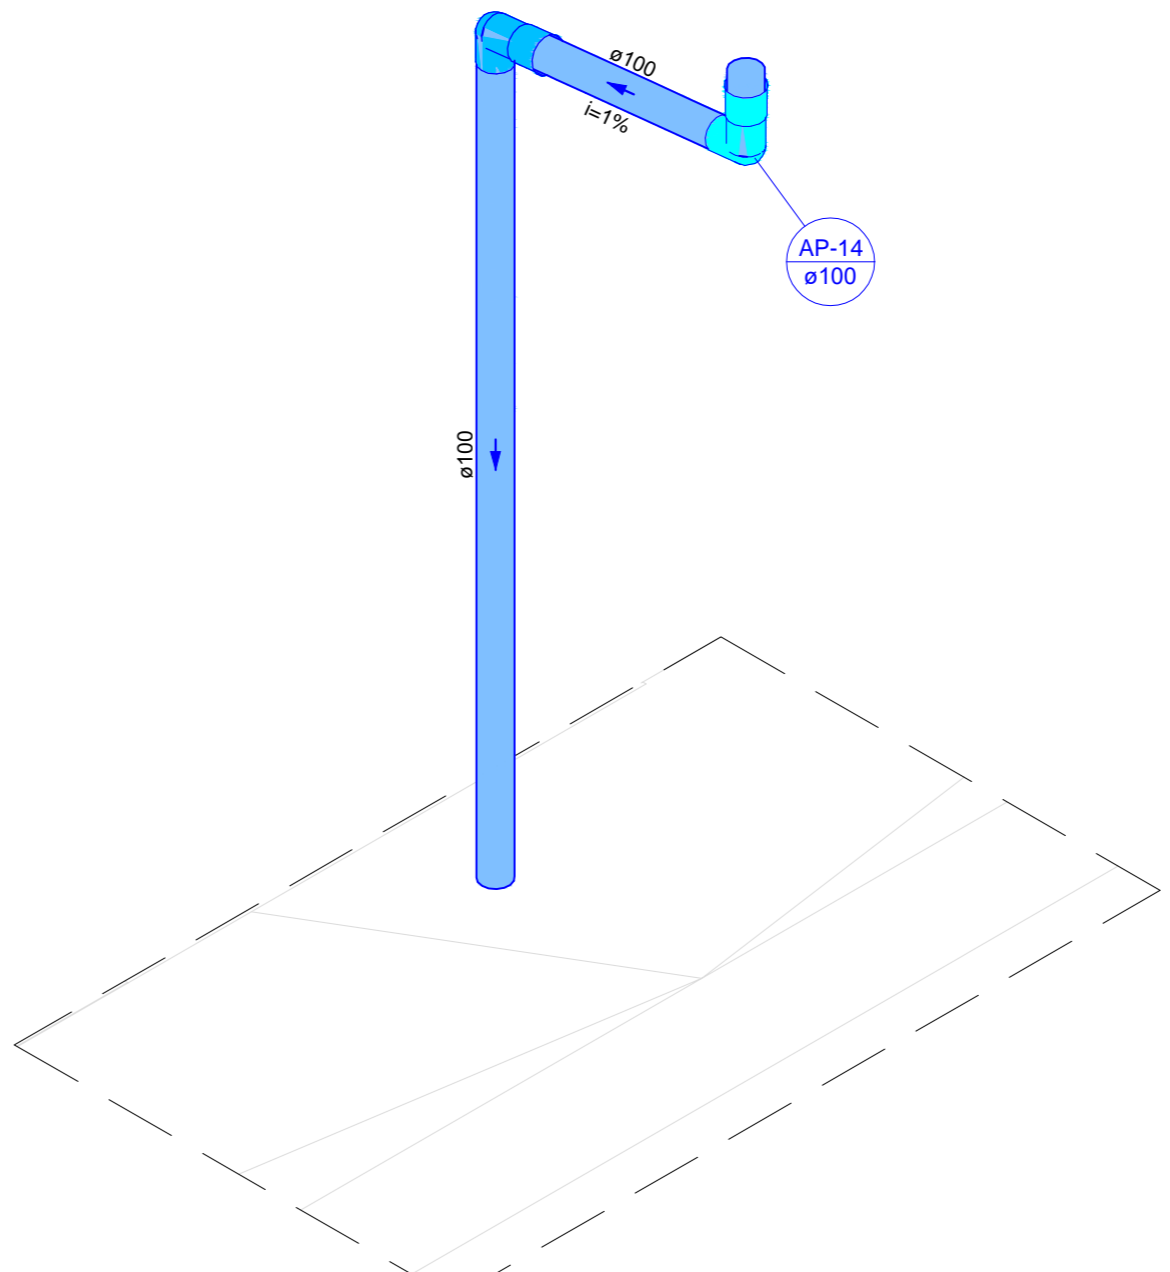

Detalhe SAN-5  
Escala 1:25

Legenda de condutos	
	Esgoto
	Pluvial

D. EMISSÃO ORIGINAL		26/03/24	CSEJO	TIAGO	PAC
REV. DESCRIÇÃO		DATA	EXEC.	VERIF.	APROV.
AS INFORMAÇÕES DESTE DOCUMENTO SÃO PROPRIEDADE DA P.M.C. SENDO PROIBIDA A UTILIZAÇÃO FORA DA SUA FINALIDADE.					
REP. TÉCNICO:					
TIAGO ROSSO URBANO - ENG.º CIVIL - CREA/SC: 126.160-6					
238/PVAC/2023					
ELABORAÇÃO:					
UNIVERSIDADE DO OESTE DO PARANÁ IPAT - Instituto de Pesquisas Ambientais e Tecnológicas Rodovia Gov. Jorge Lacerda, Km 43 - Bairro Sengido - Criciúma/SC Criciúma, 13.617 - Fone/Fax: (48) 3431-4000/3431-4440 - CEP: 88803-300					
COORDINADOR:					
P.M.C. - PREFEITURA MUNICIPAL DE CRICIÚMA RUA DOMÊNICO SÔNIEGO, 542 - SANTA BARBARA 88803-000, CRICIÚMA - SC					
OBJETO:					
CENTRO COMUNITÁRIO RECANTO VERDE					
REQUISITO:					
PROJETO HIDROSSANITÁRIO - SANITÁRIO					
CONTEÚDO:					
PLANTA BAIXA TÉRREO   DETALHES ISOMÉTRICOS					
ÁREA TOTAL	698,46 m²	INTERIORE	RUA LUZ NETTO, B. RECANTO VERDE - CRICIÚMA/SC		
ESCALA	INDICADA	DESENHO	MATEUS MACCABINI	01/03	
DATA	26/03/2024	OP	SOC-CIC-RVC-SAN-01/03-R00		

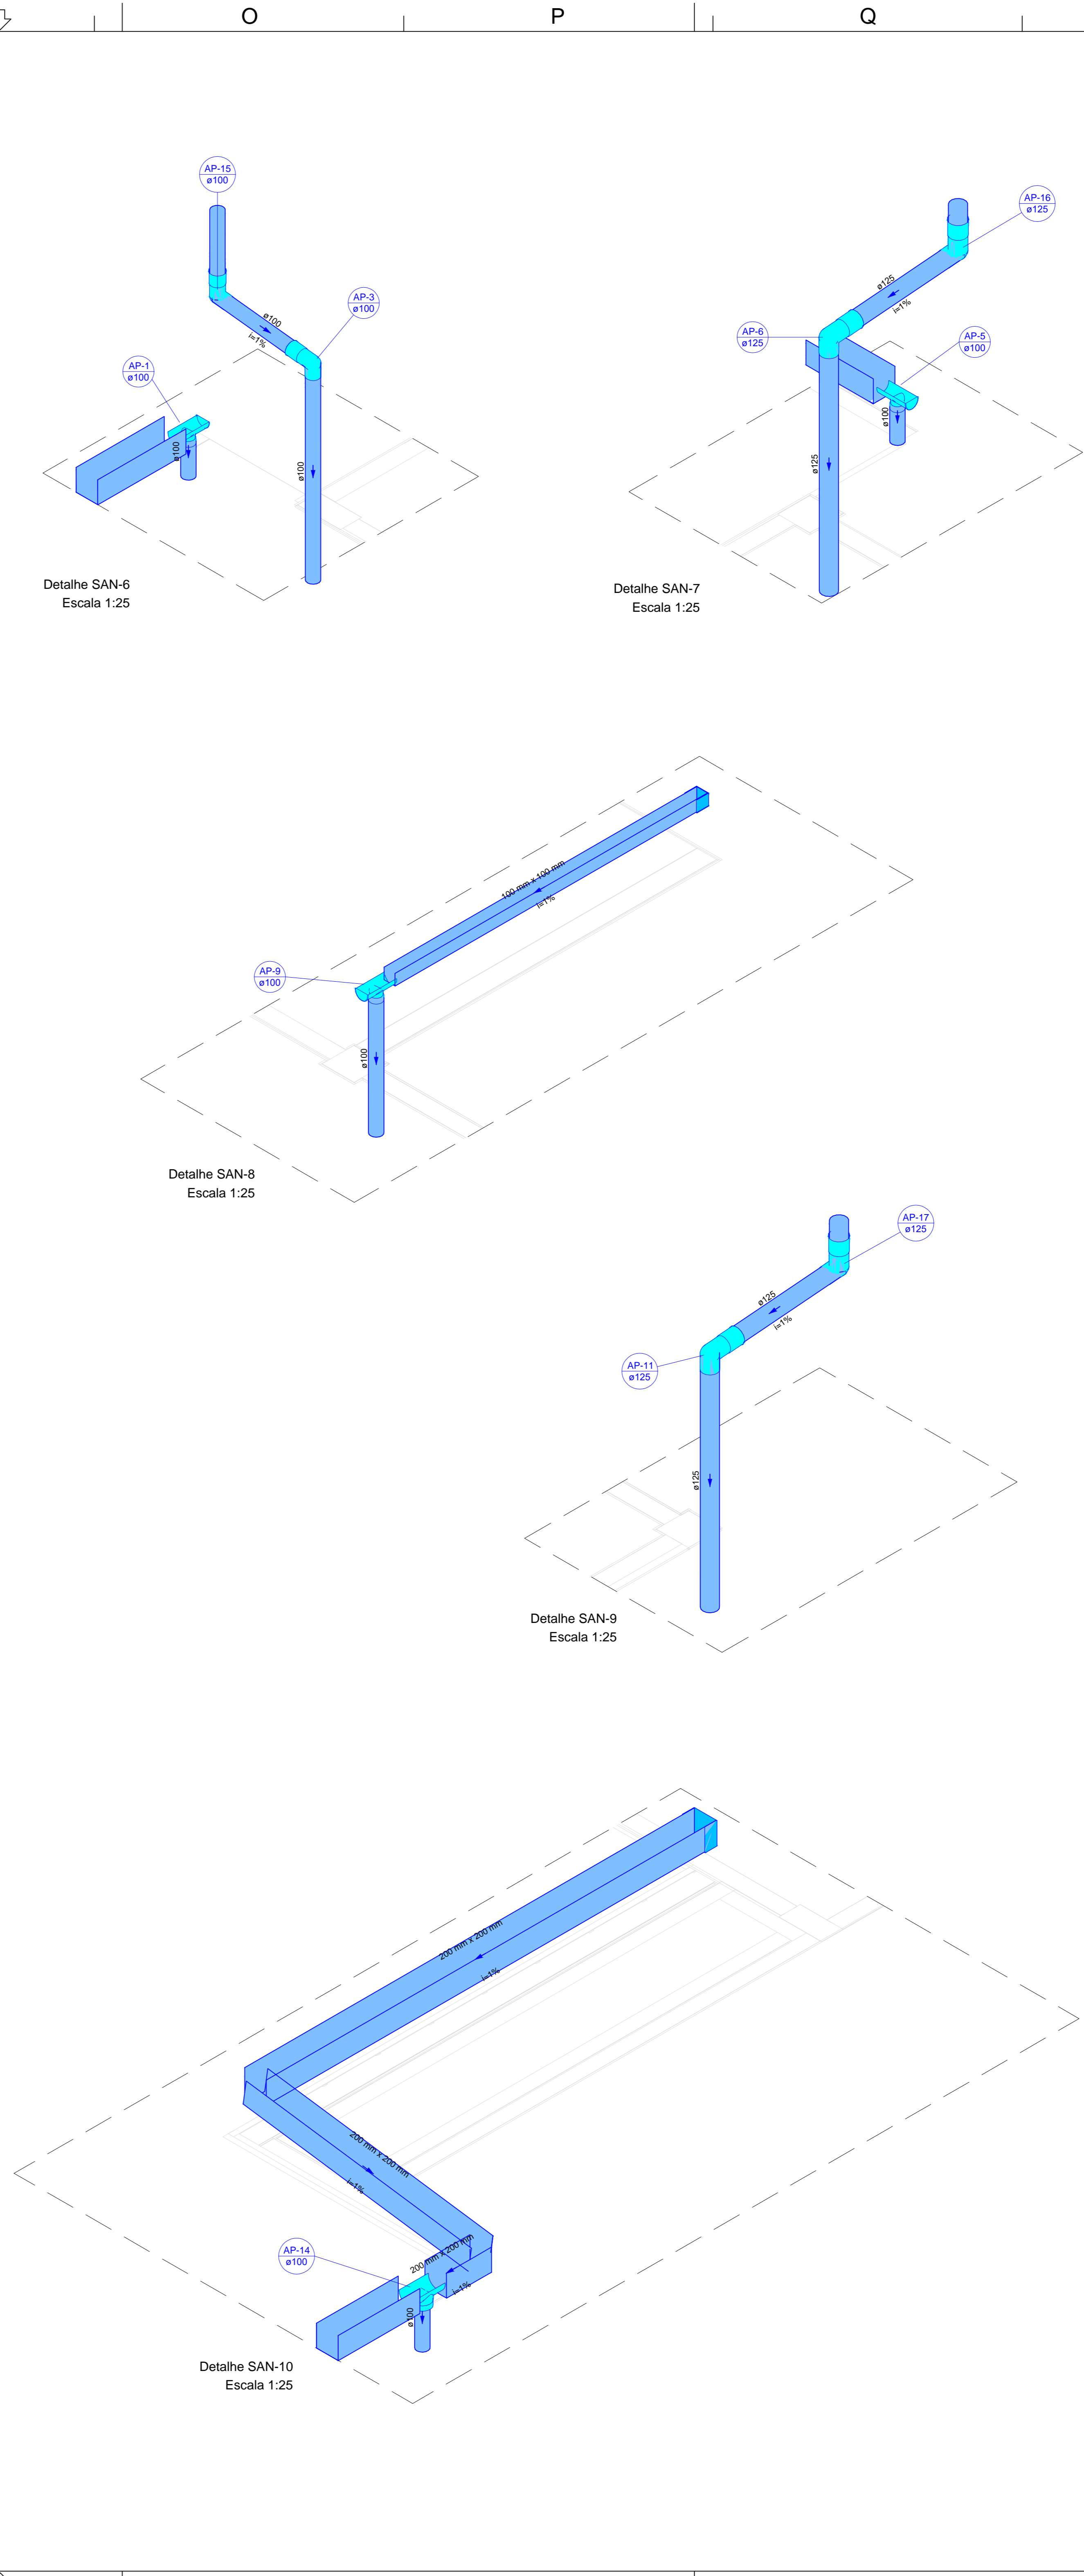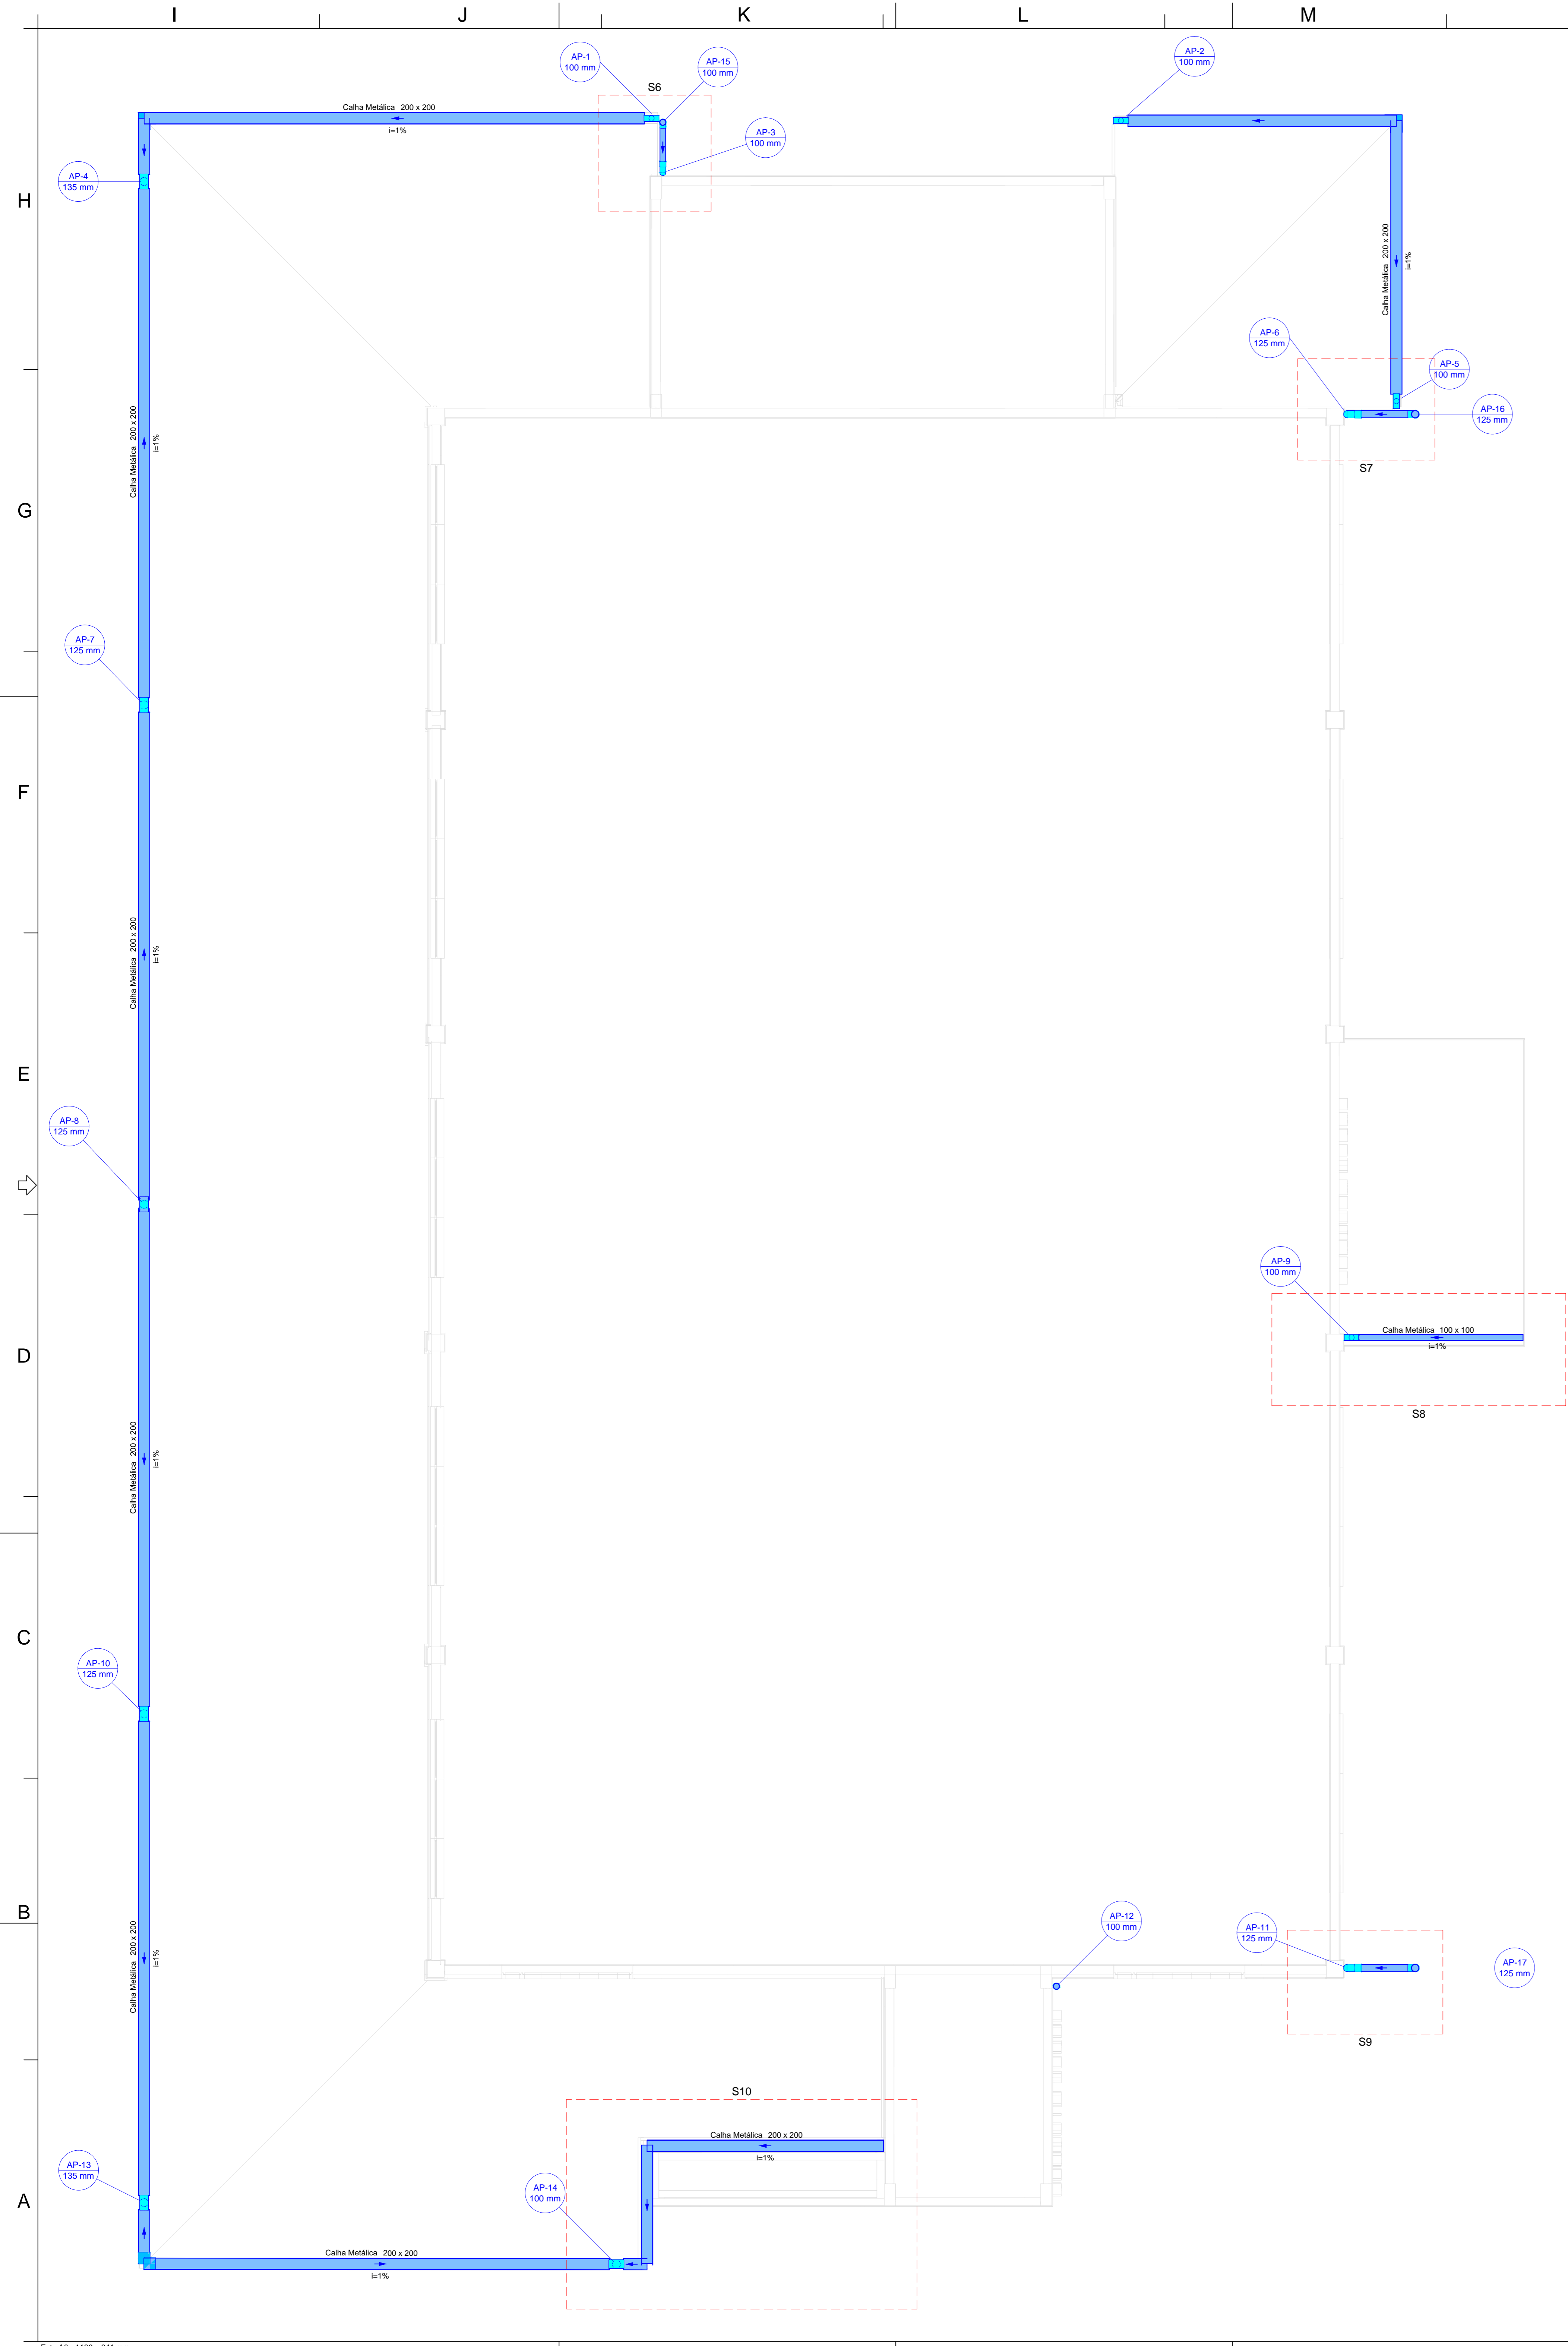

Legenda de condutos	
<span style="color: green;">—</span>	Egotos
<span style="color: blue;">—</span>	Pluviais

D. EMISSÃO ORIGINAL		28/03/24	CSEB	TIAGO	PAC
REV. DESCRIÇÃO		DATA	EXEC	VERIF	APROV
AS INFORMAÇÕES DESSE DOCUMENTO SÃO PROPRIEDADE DA PMVC. SEU USO PARA A UTILIZAÇÃO FORA DA SUA FINALIDADE.					
REP. TÉCNICO:					
TIAGO ROSSO URBANO - ENG.º CIVIL - CREA/SC: 126.140-6					
23/04/2023					
LABORAÇÃO:					
UNIVERSIDADE DO OESTE DO PARANÁ IPAT - Instituto de Pesquisas Ambientais e Tecnológicas Rodovia Gov. José Lourenço, Km 4,5 - Bairro Senguel - Criciúma/SC Criciúma, 13.077 - Fone/Fax: (48) 3431-4000/3431-4440 - CEP: 88803-300					
CONTRATANTE:					
PMVC - PREFEITURA MUNICIPAL DE CRICIÚMA RUA DOMÊNICO SÔNIEGO, 542 - SANTA BARBARA 88803-000, CRICIÚMA - SC					
OBJETO:					
CENTRO COMUNITÁRIO RECANTO VERDE					
REQUISITO:					
PROJETO HIDROSSANITÁRIO - SANITÁRIO					
CONTEÚDO:					
PLANTA BAIXA FORRO   DETALHES ISOMÉTRICOS					
ÁREA TOTAL	698,46 m²	INTERESSADO	RUA LUÍZ NETTO, B. RECANTO VERDE - CRICIÚMA/SC	FOLHA:	02/03
ESCALA	INDICADA	DESENHISTA	MATEUS MACCABINI	DATA	28/03/2024
SQC-CIC-RVC-SAN-02/03-R00					

