


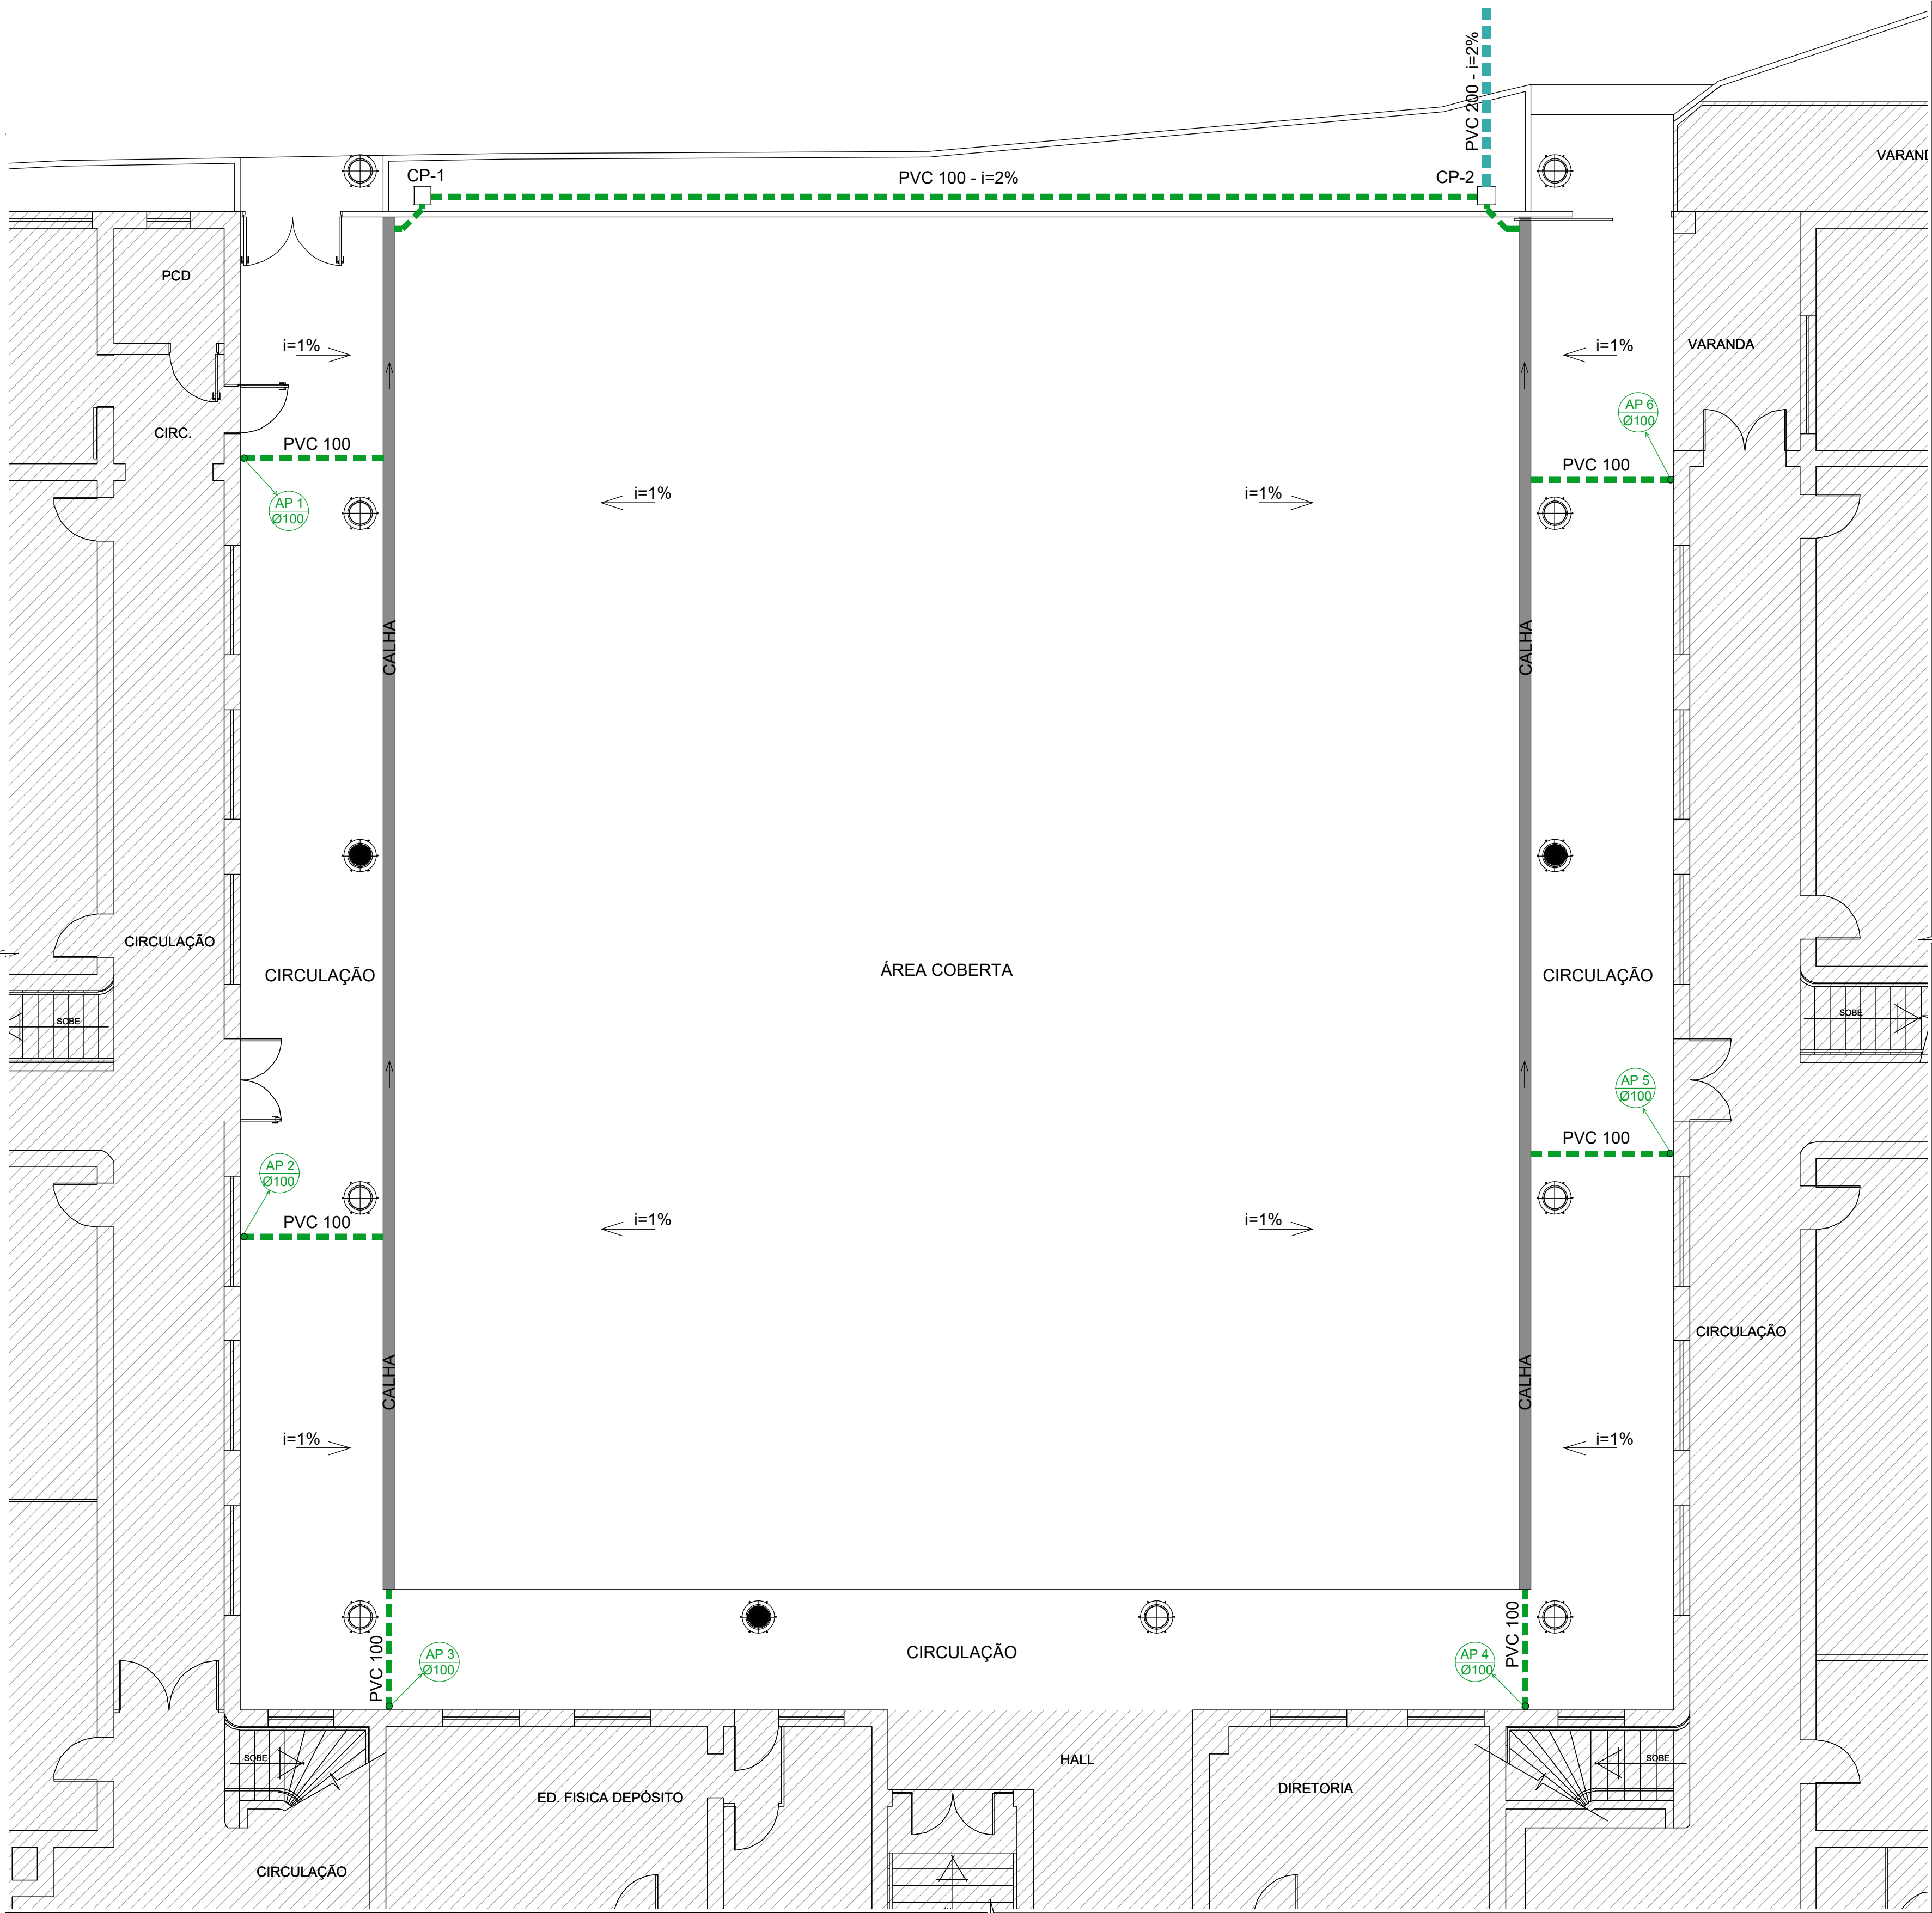

PLANTA BAIXA PAVTO. SUPERIOR

Escala 1 : 75



Rua Roberto Trompowski, 68 - 2º andar / Tel: 49 3522-2800 - www.ammoc.org.br - e-mail: ammoc@ammoc.org.br - Joaçaba/SC

PREFEITURA MUNICIPAL DE IBICARÉ

Obra: PROJETO DE REFORMA E COBERTURA ESCOLA MUNICIPAL MADRE LEONTINA

Local da Obra: RUA SÃO JOSÉ - ESQ. RUA ALBERTO BENEMAN CENTRO - IBICARÉ

Conteúdo: PLANTA BAIXA PLUVIAL

Responsável Técnico:
Ana Júlia U. de Carvalho - Eng. Civil - Crea/SC 105.295-8
André Brito Dotti - Eng. Civil - Crea/SC 162.237-5
André Felipe Kasteller - Eng. Civil - Crea/SC 201.019-5
Denir Narcizo Zulian - Eng. Civil - Crea/SC 50.805-8
Felipe Lorenci Parisoto - Eng. Agrônomo - Crea/SC 183.059-9
Max Mooshammer - Eng. Civil - Crea/SC 139.164-0
Suellen Karine Cervelin - Eng. Civil - Crea/SC 166.933-0

PLU
ÚNICA

Quaisquer alterações consulte os responsáveis técnicos:

Assinatura Responsável Técnico		Assinatura Prefeito(a) Municipal	
Desenho:	Data:	Escala:	Área Total:
André Beal	Agosto / 2025	Indicada (s)	4.172,39 m²