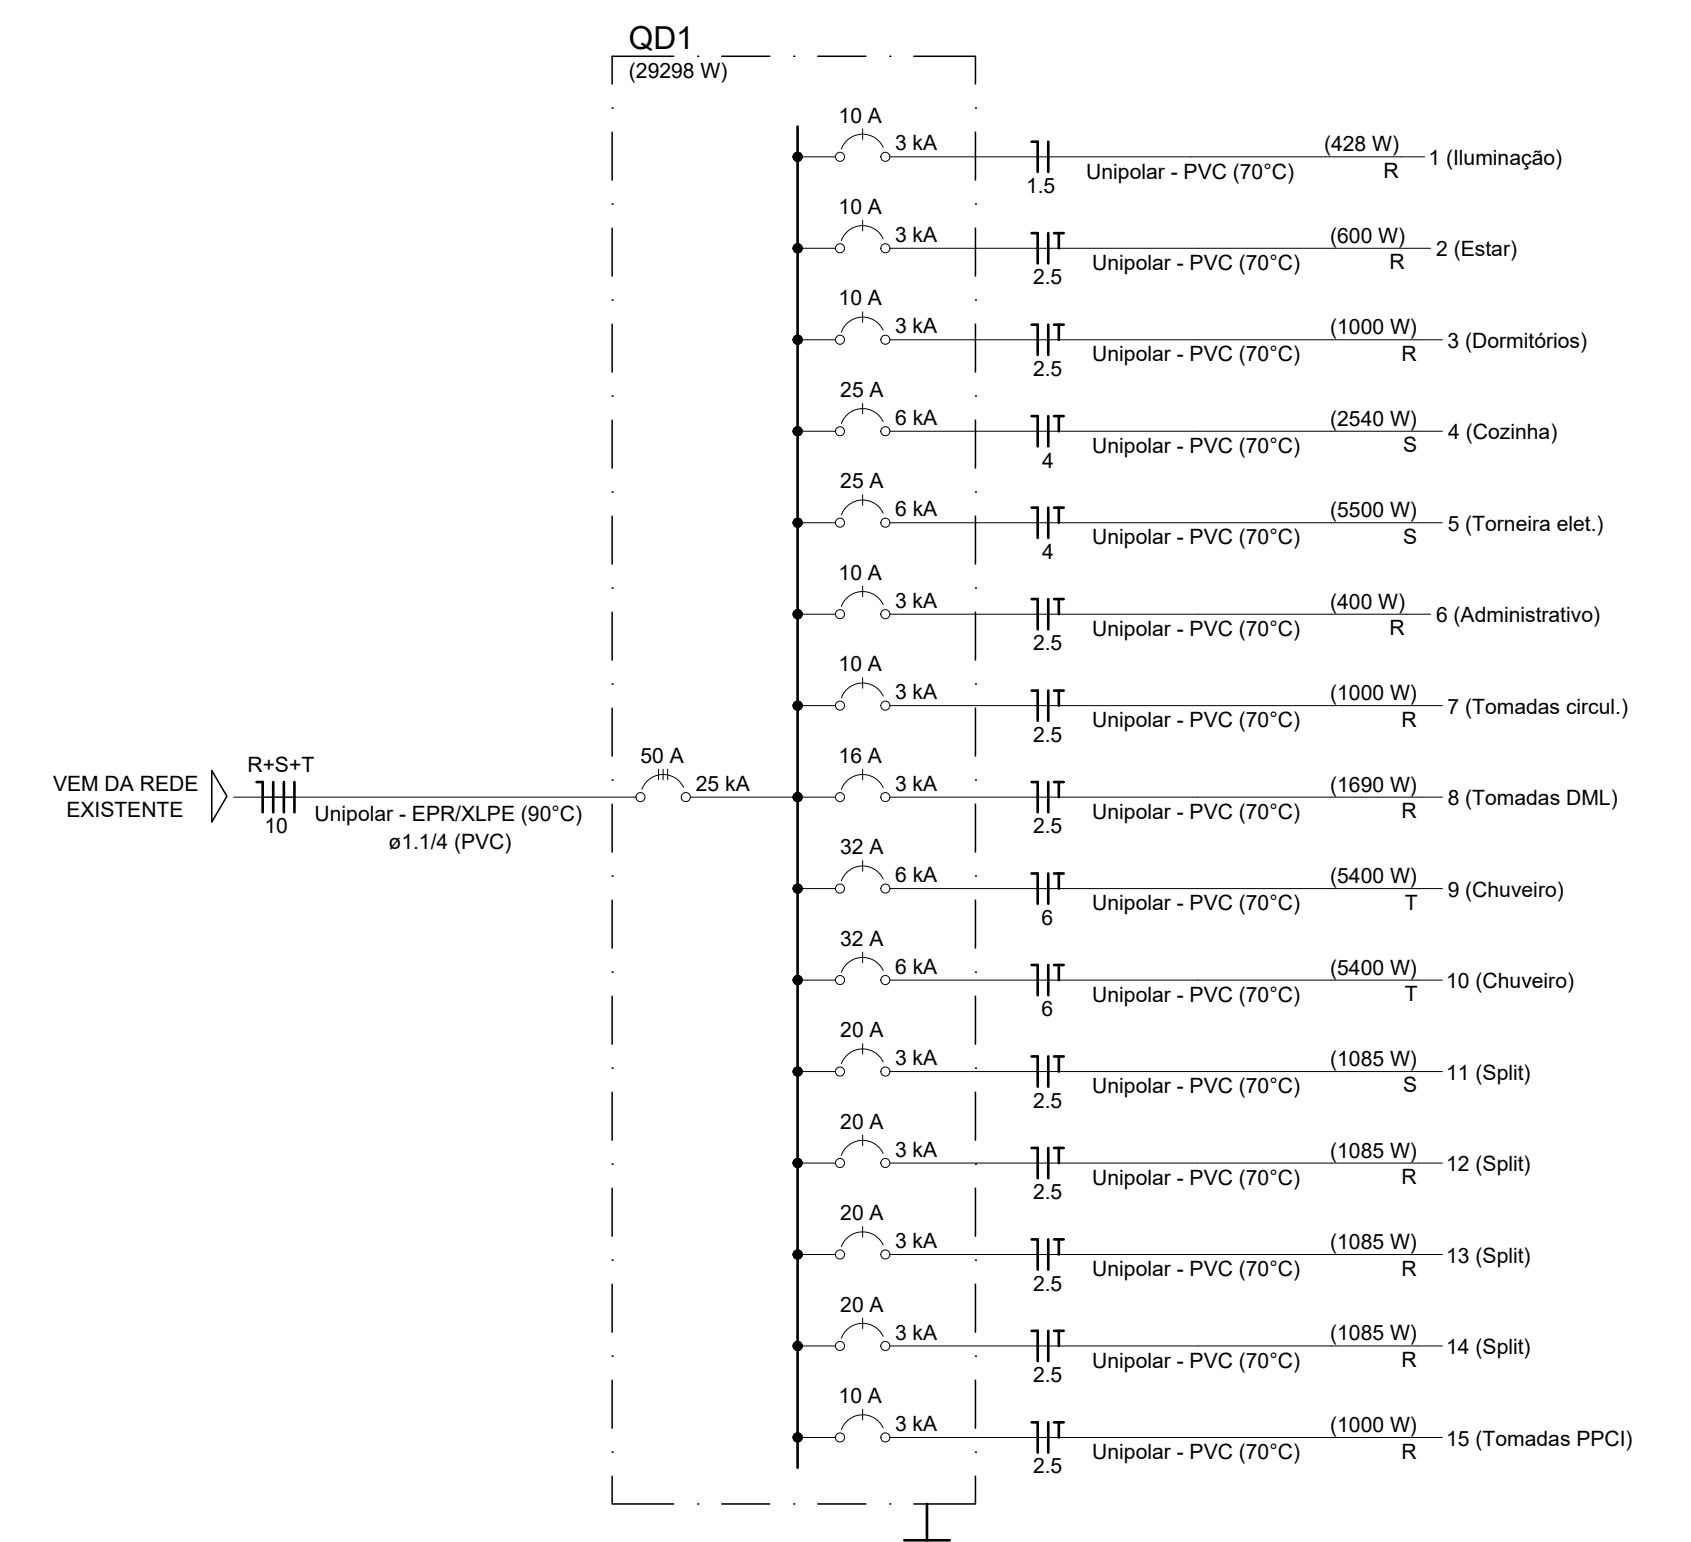


LEGENDA SÍMBOLOS	
	2 Tomadas baixas a 0,30m do piso
	Interruptor paralelo 1 e 2 tecla e Tomada hexagonal a 1,00m do piso
	Interruptor simples e Tomada hexagonal a 1,00m do piso
	Lâmpada Led 10W
	Lâmpada Led 21W
	Quadro de distribuição
	Tomada baixa a 0,40m do piso
	Tomada média a 1,00m do piso
	Tomada alta a 2,00m do piso
	Tomada alta a 2,20m do piso

Circuito	Descrição	Esquema	Tensão (V)	Iluminação (W)		Tomadas (W)							Pot. total (W)	Fases	Pot - R (W)	Pot - S (W)	Pot - T (W)	Seção (mm²)	Disj (A)
				10	21	100	140	600	690	1085	5400	5500							
1	Iluminação	F+N	127 V	5	18									428	R	428		1.5	10
2	Estar	F+N+T	127 V			6								600	R	600		2.5	10
3	Dormitórios	F+N+T	127 V			10								1000	R	1000		2.5	10
4	Cozinha	F+N+T	127 V				1	4						2540	S		2540	4	25
5	Torneira elet.	F+N+T	127 V									1		5500	S		5500	4	25
6	Administrativo	F+N+T	127 V			4								400	R	400		2.5	10
7	Tomadas circul.	F+N+T	127 V			10								1000	R	1000		2.5	10
8	Tomadas DML	F+N+T	127 V			10		1						1690	R	1690		2.5	16
9	Chuveiro	F+N+T	127 V							1				5400	T		5400	6	32
10	Chuveiro	F+N+T	127 V							1				5400	T		5400	6	32
11	Split	F+N+T	127 V						1					1085	S		1085	2.5	10
12	Split	F+N+T	127 V						1					1085	R		1085	4	20
13	Split	F+N+T	127 V						1					1085	R		1085	4	20
14	Split	F+N+T	127 V						1					1085	R		1085	4	20
15	Tomadas PPCI	F+N+T	127 V			10								1000	R		1000	4	20
TOTAL				5	18	50	1	4	1	4	2	1	29298	R+S+T	9373	9125	10800	10	50

**QUADRO DE CARGAS**



**DIAGRAMA UNIFILAR**

**PLANTA ELÉTRICA**  
Escala 1 : 50

Aprovações:

Rua Roberto Trompowski, 68 - 2º andar / Tel: 49 3522-2800 - www.ammoc.org.br - e-mail: ammoc@ammoc.org.br - Joaçaba/SC

**PREFEITURA MUNICIPAL DE IBICARÉ**

Obra: **REFORMA E AMPLIAÇÃO POSTO DE SAÚDE**

Local da Obra: **AV. HERCILIO LUZ - CENTRO - IBICARÉ/SC**

Conteúdo: **PLANTA BAIXA - DETALHES CONSTRUTIVOS**

Responsável Técnico:  
 Ana Júlia U. de Carvalho - Eng. Civil - Crea/SC 105.295-8  
 André Brito Dotti - Eng. Civil - Crea/SC 162.237-5  
 André Felipe Kasteller - Eng. Civil - Crea/SC 201.019-5  
 Denir Narcizo Zulian - Eng. Civil - Crea/SC 50.805-8  
 Felipe Lorenci Parisoto - Eng. Agrônomo - Crea/SC 183.059-9  
 Max Mooshammer - Eng. Civil - Crea/SC 139.164-0  
 Suellen Karine Cervelin - Eng. Civil - Crea/SC 166.933-0

Quaisquer alterações consulte os responsáveis técnicos:

Assinatura Responsável Técnico: **André Beal**  
 Assinatura Prefeito(a) Municipal: \_\_\_\_\_

Desenho: **André Beal**      Data: **Março / 2026**      Escala: **Indicada (s)**      Área Total: \_\_\_\_\_

**ELÉTRICO**

**ELE ÚNICA**