




10 VISTA EXTERNA SANITÁRIO  
ESCALA 1/100

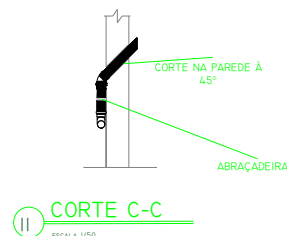


11 CORTE C-C  
ESCALA 1/50

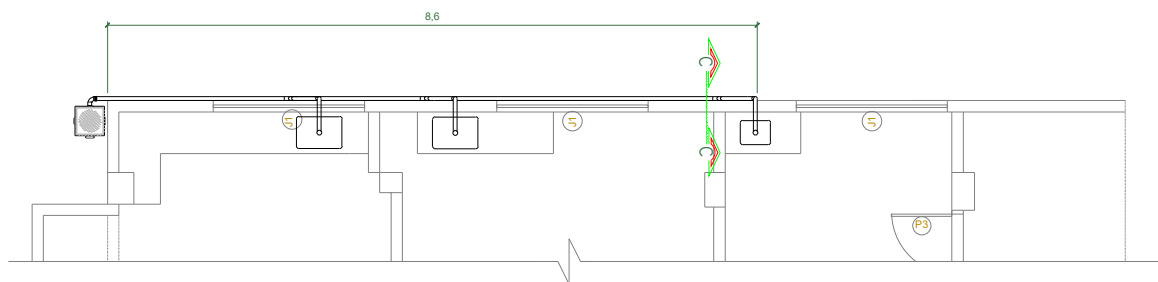


12 PLANTA BAIXA SANITÁRIO  
ESCALA 1/100

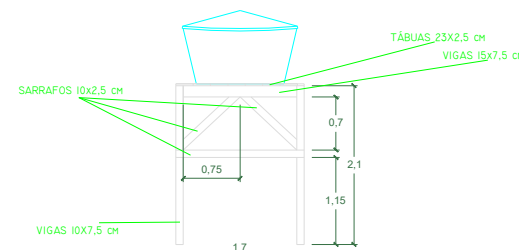


13 SUPORTE P/ CAIXA D'ÁGUA  
ESCALA 1/100

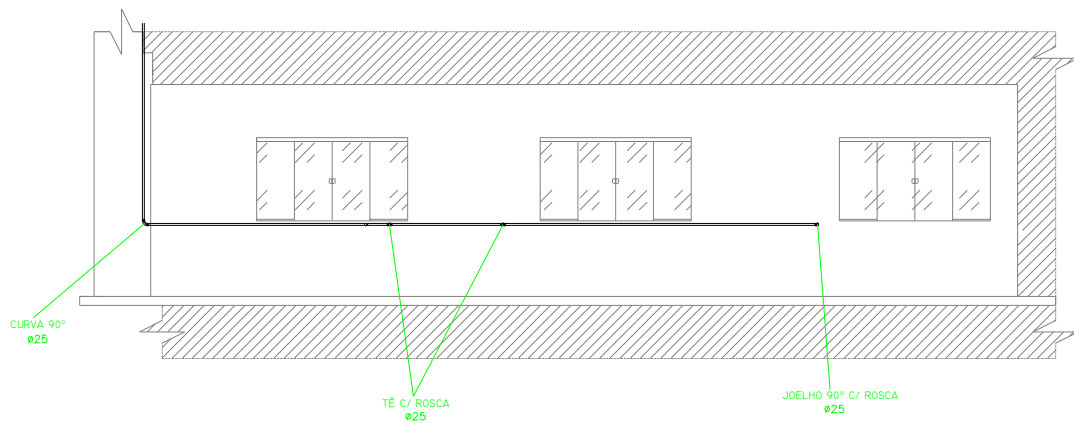


14 VISTA EXTERNA SANITÁRIO  
ESCALA 1/100

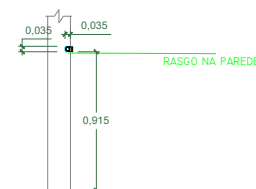

15 CORTE D-D  
ESCALA 1/50

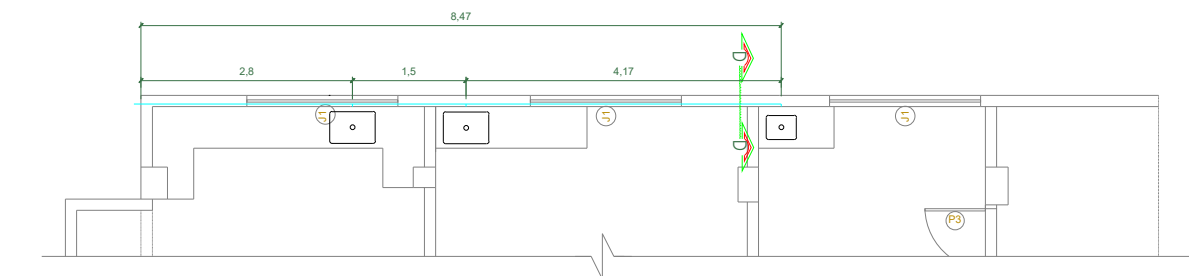

16 PLANTA BAIXA SANITÁRIO  
ESCALA 1/100

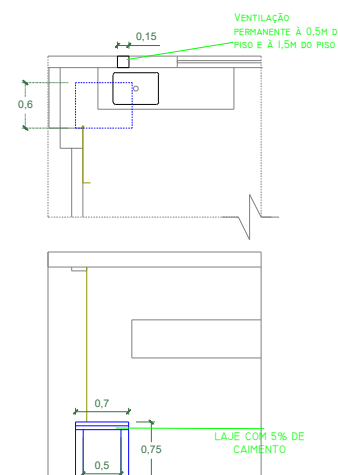

17 CABINE DE GÁS  
ESCALA 1/100

## ESPECIFICAÇÕES

## OBSERVAÇÕES / ANÁLISE

## PROJETO HIDROSSANITÁRIO

DESCRIÇÃO DA PRANCHA  
HIDROSSANITÁRIO E GÁS

ENDEREÇO: LINHA PONTE DE PEDRAS

PROPRIETÁRIA: PREFEITURA DE CAIBI

RESP. TÉCN. ENGENHARIA CIVIL: BRUNO BUGS CREA-SC: 220158-3

ASSINATURA

PRANCHA  
03/05

ESCALA PLOTAGEM 1/100

ESCALA DESENHO INDICADA

DATA EMISSÃO 13/04/2026